



PIANTA IMPALCATO VISTA SUPERIORE
Scala 1:50

Scale 1:50

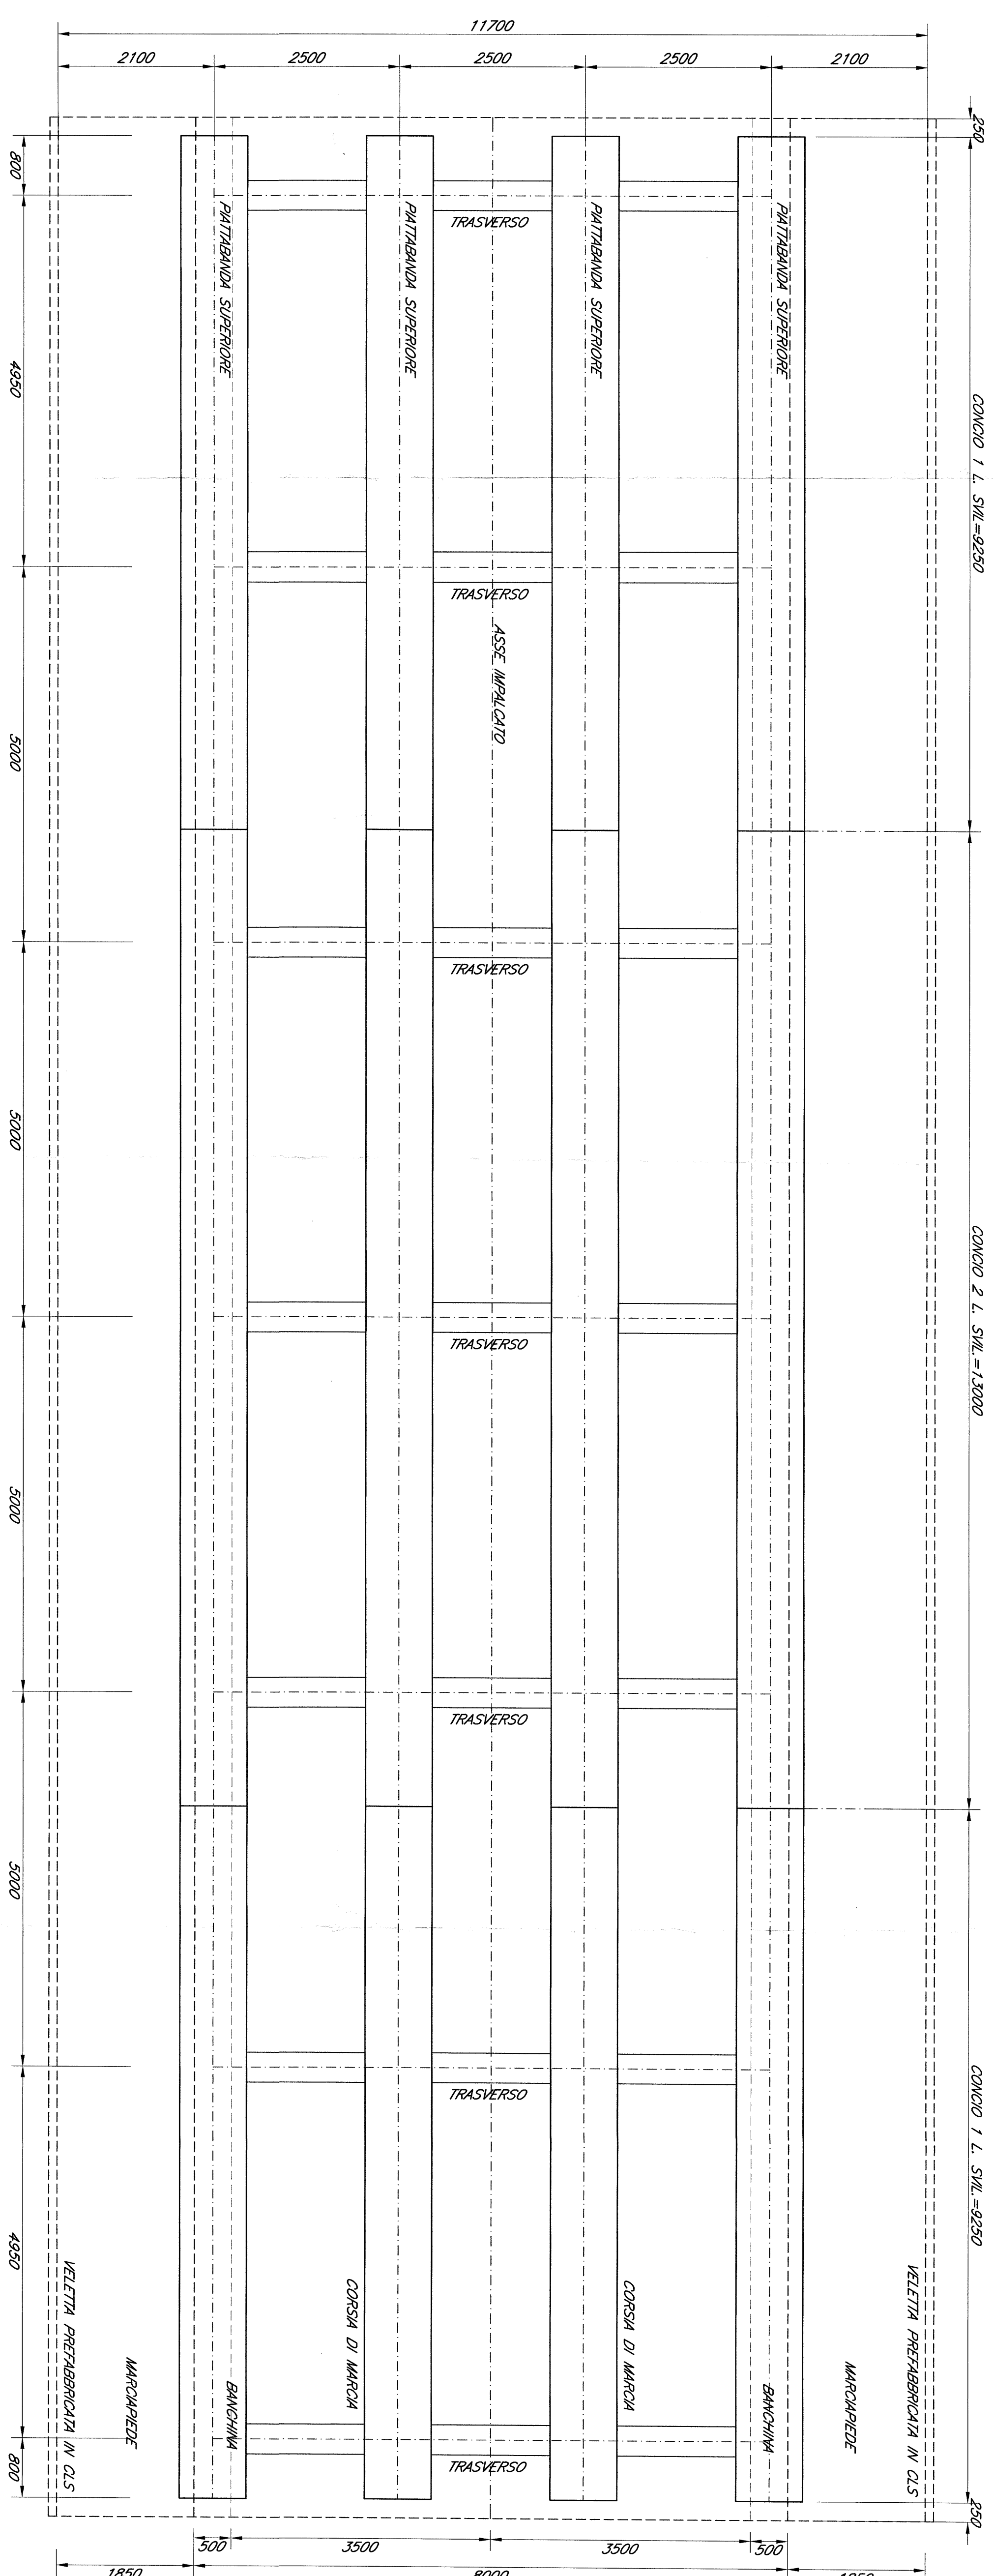



PIANTA IMPALCATO VISTA INFERIORE
Scala 1:50

Scala 1:50

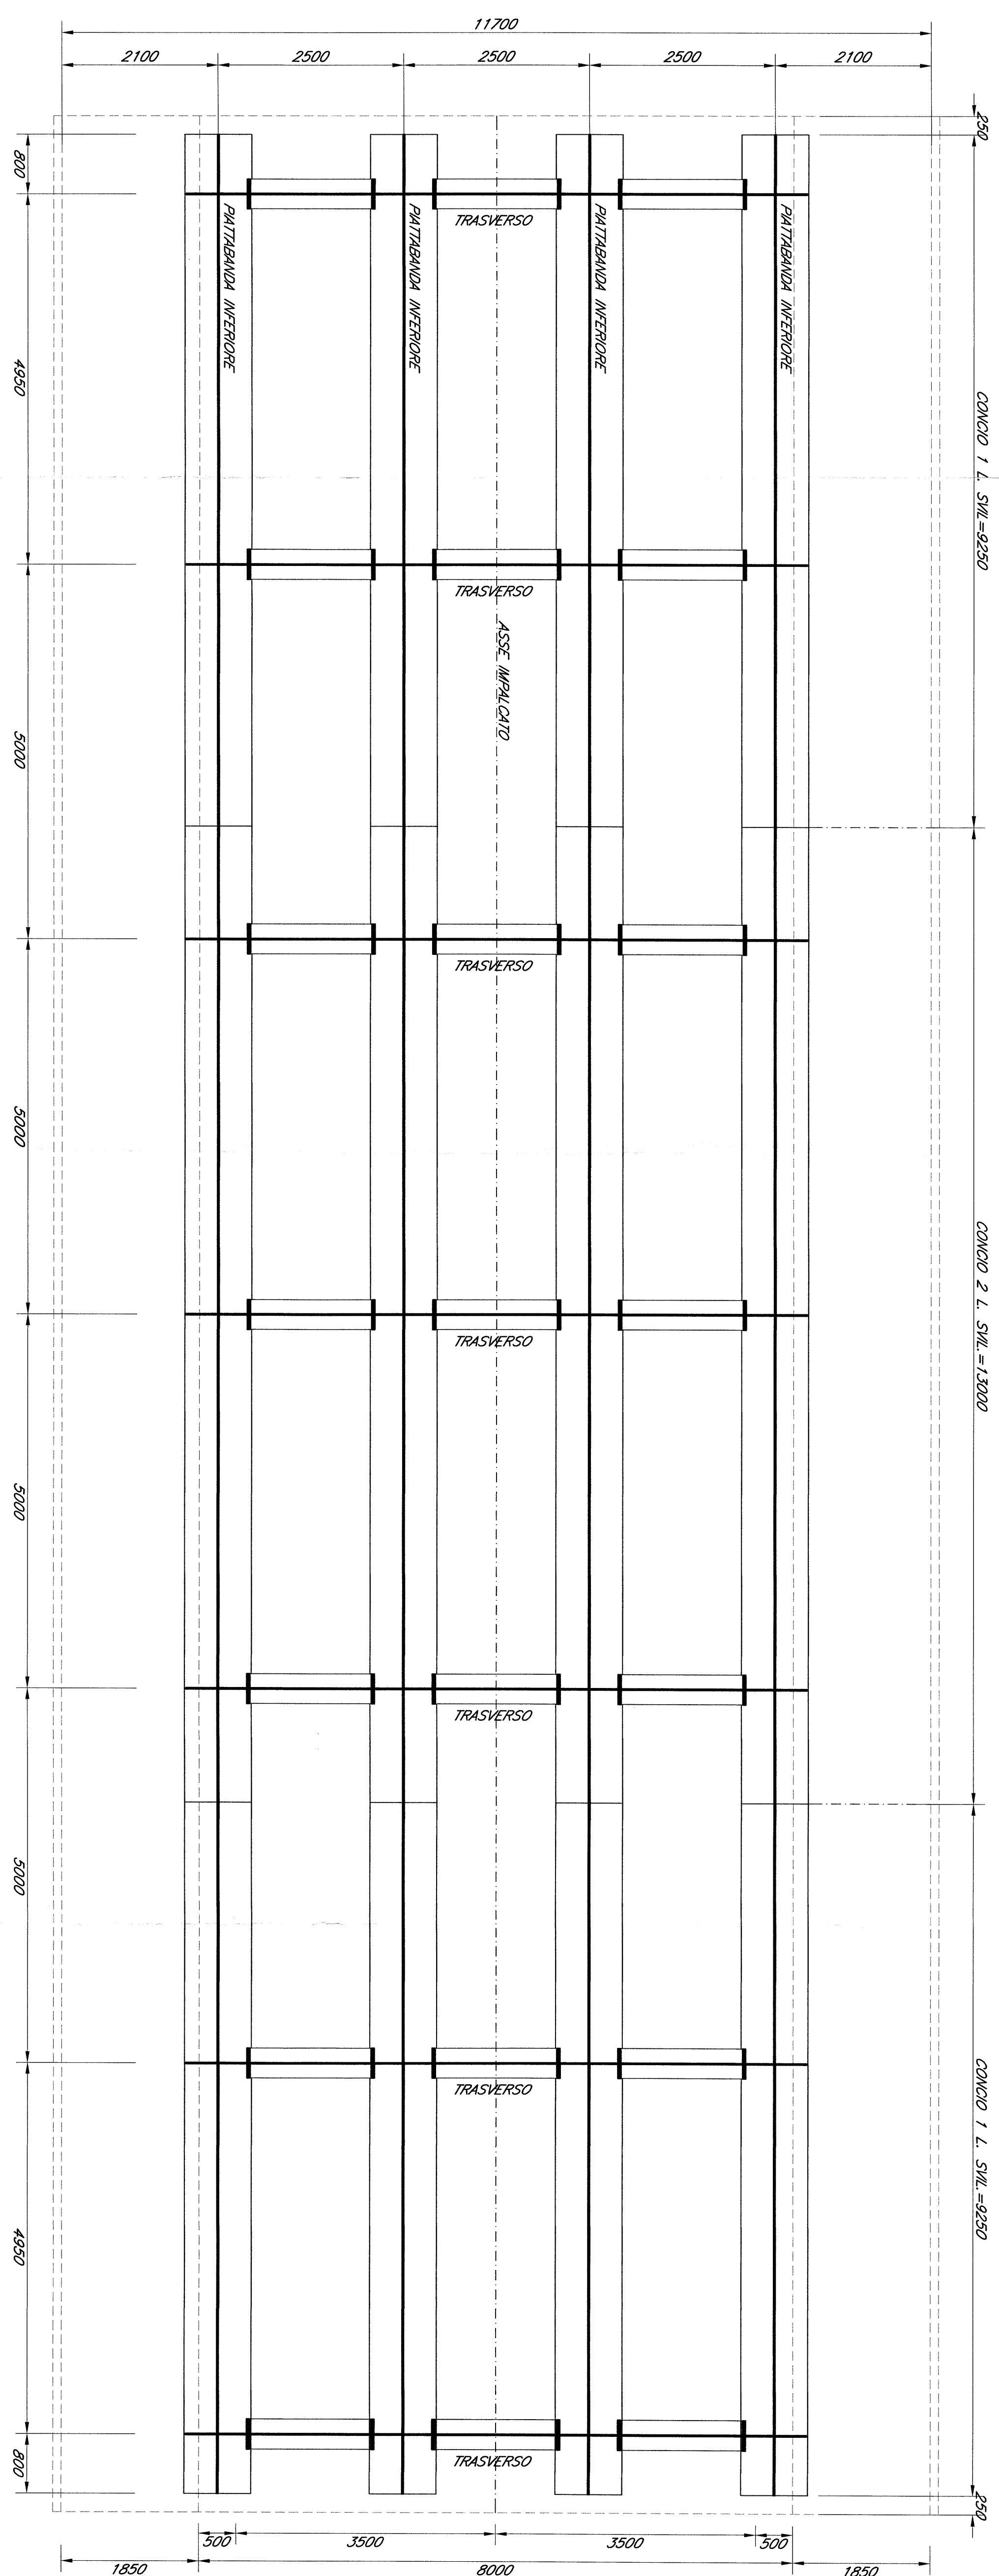

SEZIONE LONGITUDINALE
Scala 1:50

Scalda 1:50

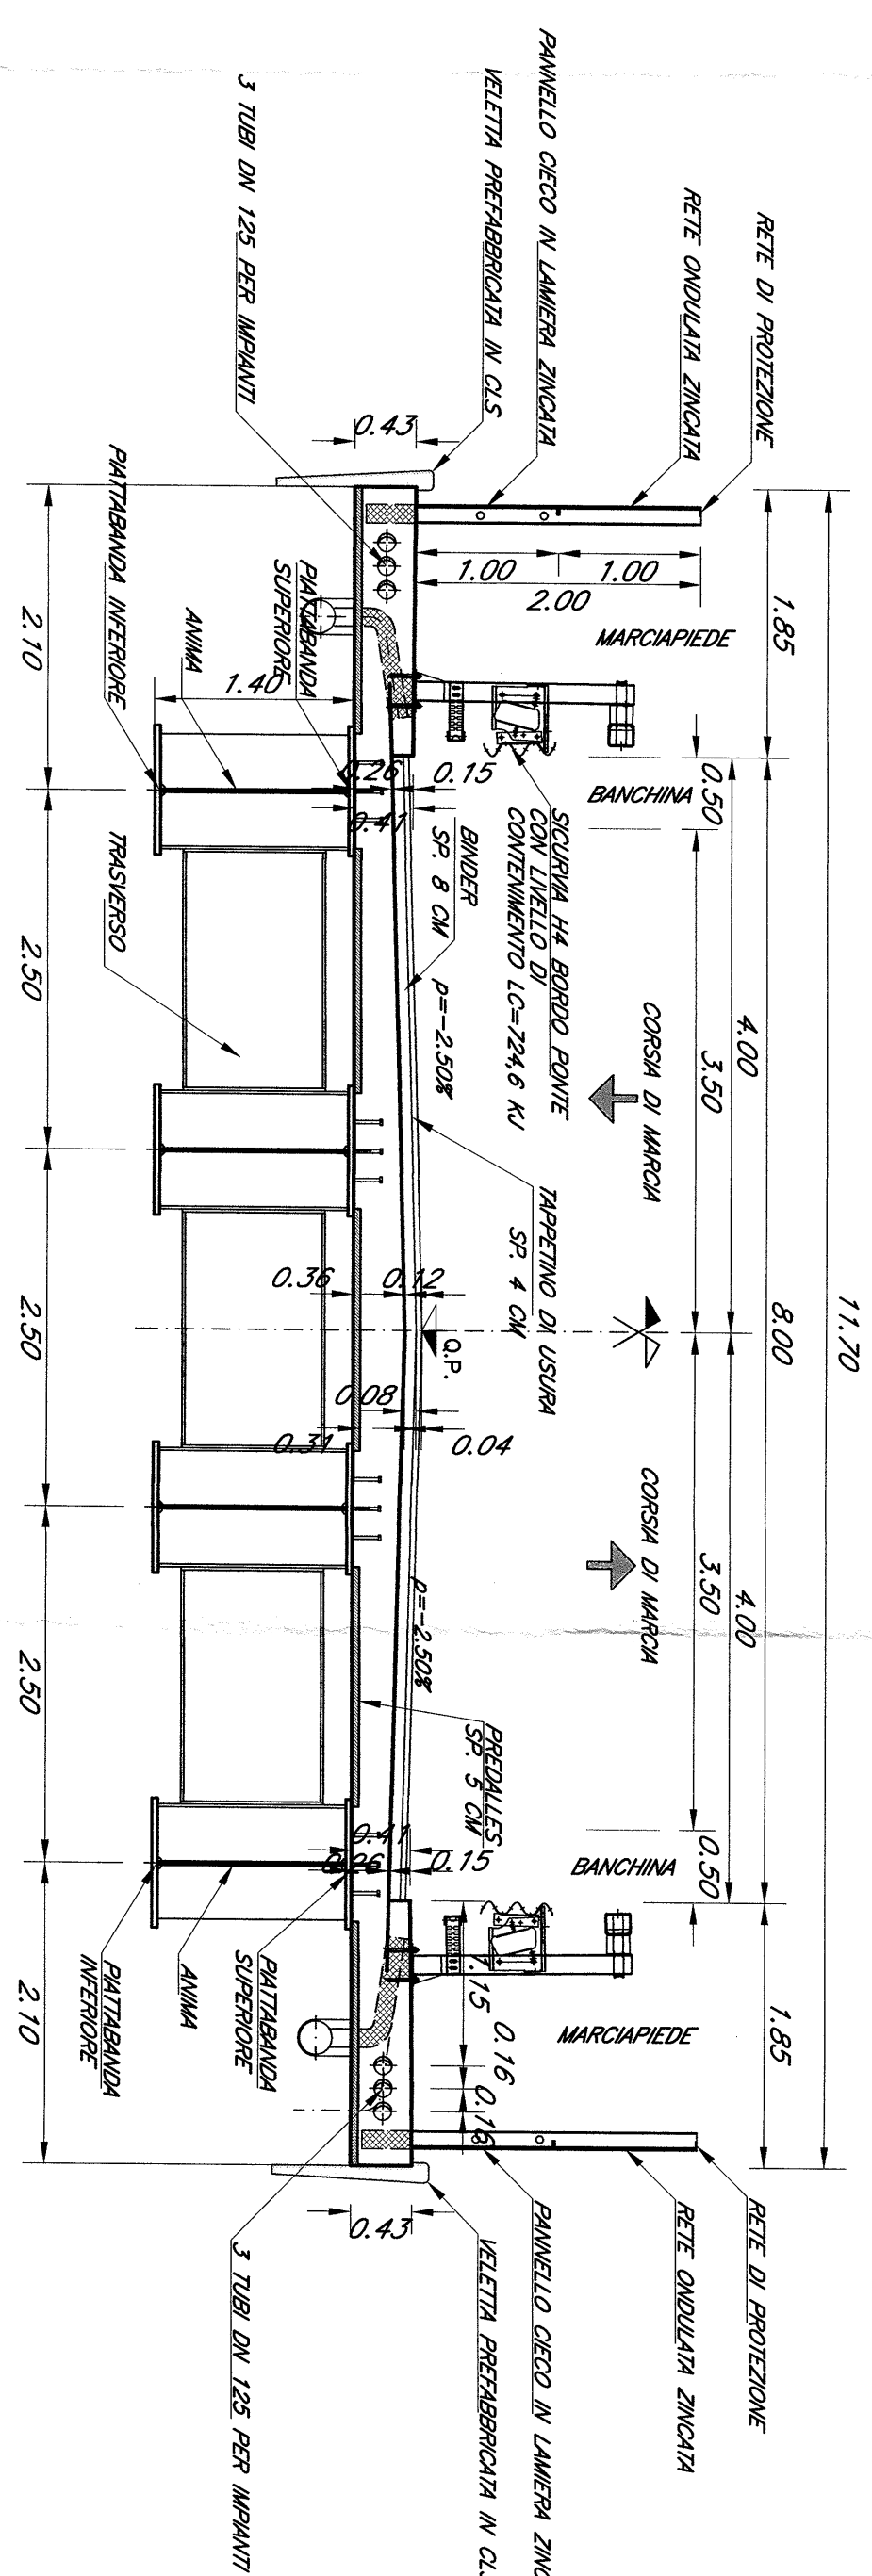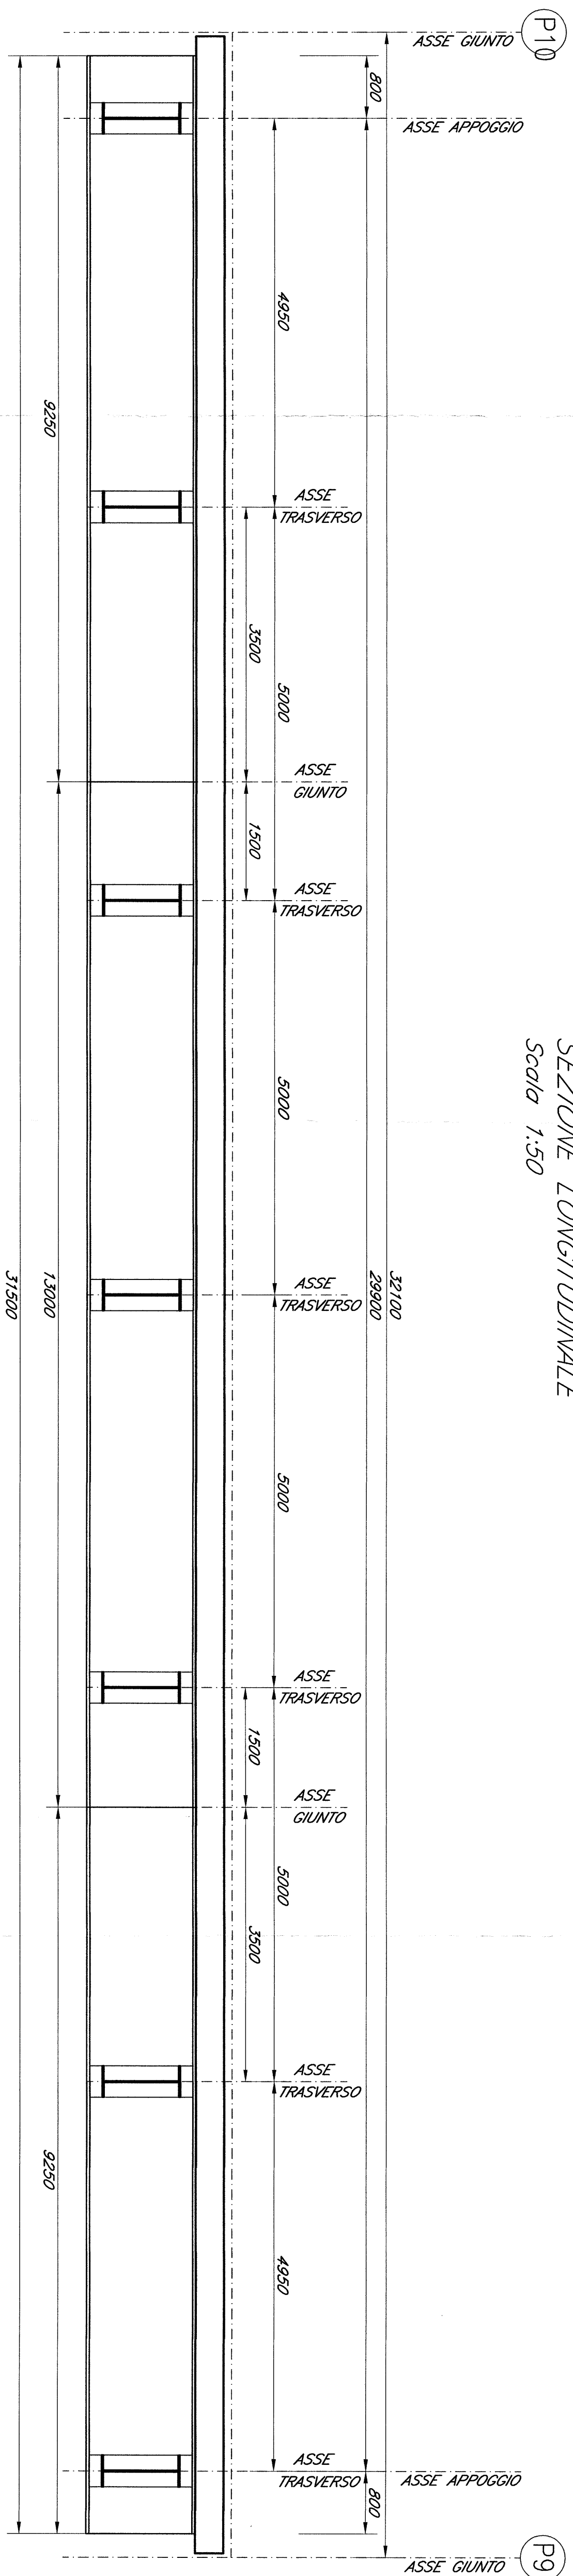

N.B. = Le progressive ferroviarie riportate sulle opere d'arte sono quelle storiche.

COMITENTE

SR RFI
RETE FERROVIARIA ITALIANA
GRUPPO FERROVIARIO ITALIANO
 Direzione Generale
 Piazza del Parlamento, 1 - 00187 Roma, Italia

CONTRATTO ISTITUZIONALE DI SVILUPPO PER LA REALIZZAZIONE DELLA DIRETTRICE FERROVIARIA NAPOLI-BARI-LECCE-TARANTO

U.O. STRUTTURE

PROGETTO DEFINITIVO

LINEA POTENZA-POGGIA - AMMODERNAMENTO SOTTOPROGETTO 2 - ELETTRIFICAZIONE, RETIFICHE DI TRACCIATO, Soppressioni P.L. E CONSOLIDAMENTO SEDE LOTTO 4 - OPERE AGGIUNTIVE PER OTTENERE PRESCRIZIONI DI CDS ISTRUTTORIA

IV08 - KM1 75-285

Caratteristica impianto elettrico: II+32 10 m - sez. trasv. 11,70

[illegible]