

NOTA 1:
N°6 TUBI PVC Ø100 O IN ALTERNATIVA
RISERVA DI PASSAGGIO L300 x H200 mm

NOTA 2:
AREE DOVE NON POSARE
FERRI DI ARMATURA

MILANO

VENEZIA


PLANIMETRIA LAY OUT APPARECCHIATURE
IMPIANTI SPECIALI E DI ESASIONE BARRIERA DI CASTEGNATO
Scala 1:200

LABORATORI DI RIFERIMENTO	
DESCRIZIONE	CODICE
NOTE	
<p>NOTE prescrizione posa tubi:</p> <ul style="list-style-type: none"> • attraversamenti - posa a profondità 50 cm; • isole - posa a profondità min. 30 cm max. 50 cm; • riserva da Q.E. a cabina: • n°6 tubi PVC Ø100 o passaggio L300xH200 mm; <p>prescrizione posa spire magnetiche:</p> <ul style="list-style-type: none"> • profondità 5 cm. <p>LEGENDA: tubi PVC Ø 100 --- tubi PVC Ø 80 --- tubi PVC Ø 63 --- tubi PVC Ø 50 ---</p>	

LEGENDA	
	CAVIDOTTO IMPIANTI ELETTRICI (NUMERO TUBI E SEZ. RILEVABILI IN PIANTA)
	TRITUBO RETE DATI FIBRA OTTICA (NUMERO TUBI E SEZ. RILEVABILI IN PIANTA)
	CAVIDOTTO IMPIANTI SPECIALI (NUMERO TUBI E SEZ. RILEVABILI IN PIANTA)
	ATTRAVERSAMENTO STRADALE CAVIDOTTO + POZZETTO 1000x1000x1200 mm
	POZZETTO IMPIANTO ILLUMINAZIONE + F.M. 800x800x1000 mm
	POZZETTO IMPIANTO ILLUMINAZIONE + F.M. 400x400x1000 mm
	POZZETTO IMPIANTO SPECIALI 800x800x1000 mm
	POZZETTO RETE DATI FIBRA OTTICA 1450x1000x1300 mm
	POZZETTO IMPIANTO SPECIALI 400x400x1000 mm

CARATTERISTICHE DEI MATERIALI	
LEGENDA SIMBOLI	
	TELECAMERA VIDEOSORVEGLIANZA
	TELECAMERA SART
	SEMAFORO DISPONIBILITA' PISTA
	SEMAFORO DI INGRESSO PISTA
	SBARRA AUTOMATICA

SEZIONE PISTA TIPO
SCALA 1:100

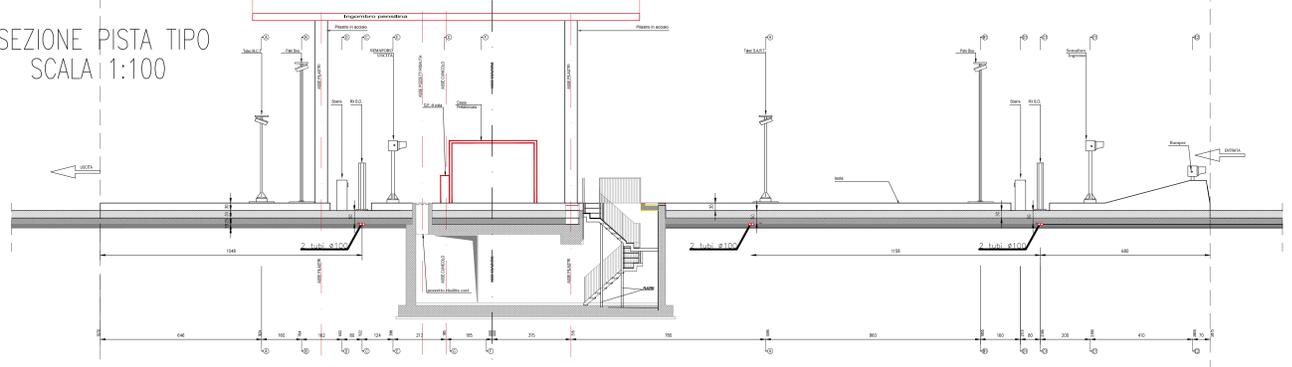

N.B.
BASE ARCHITETTONICA VALIDA SOLO PER IMPIANTI SPECIALI.
LA POSIZIONE DELLE SBARRE E DEI CANCELLI ANDRA' VERIFICATA IN FASE DI COSTRUZIONE.

CONCEDENTE AUTOSTRADALE LOMBARDE	CONCESSIONARIA BREBESI SPA																																																																																																			
CUP E31B0560039007																																																																																																				
COLLEGAMENTO AUTOSTRADALE DI CONNESSIONE TRA LE CITTA' DI BRESCIA E MILANO																																																																																																				
PROCEDURA AUTORIZZATIVA D. LGS 163/2006 DELIBERA C.I.P.E. DI APPROVAZIONE DEL PROGETTO DEFINITIVO N° 42/2009																																																																																																				
INTERCONNESSIONE A35-A4 PROGETTO DEFINITIVO																																																																																																				
INTERCONNESSIONE A35 - A4																																																																																																				
FAAX1 - FABBRICATO BARRIERA DI TRAVAGLIATO IMPIANTI SPECIALI E TELECOMUNICAZIONI PLANIMETRIA IMPIANTI DI ESASIONE																																																																																																				
PROGETTAZIONE: BBM CONSORZIO B.B.M.	VERIFICA: BBM CONSORZIO B.B.M.																																																																																																			
PER IL CONSORZIO B.B.M. FONDO MIRCA PIZZOTTI & C. S.p.A. Via S. Felice 10 - 25121 Mantova (MN) Ordine degli Ingegneri di Parma N. 821																																																																																																				
PER IL CONCESSIONARIO BREBESI SPA Via S. Felice 10 - 25121 Mantova (MN) Ordine degli Ingegneri di Parma N. 821																																																																																																				
<table border="1"> <thead> <tr> <th colspan="2">I.D.</th> <th colspan="10">IDENTIFICAZIONE ELABORATO</th> <th colspan="2">DATA</th> </tr> <tr> <th>04</th> <th>PL</th> <th>D</th> <th>I</th> <th>I</th> <th>FA</th> <th>AX1</th> <th>00</th> <th>00</th> <th>00</th> <th>00</th> <th>00</th> <th>00</th> <th>A</th> <th>00</th> <th>MARZO</th> <th>2011</th> </tr> </thead> <tbody> <tr> <td colspan="17">ELABORAZIONE PROGETTUALE</td> </tr> <tr> <td colspan="17">REVISIONE</td> </tr> <tr> <td colspan="17">IL CONCESSIONARIO</td> </tr> <tr> <td colspan="17">IL CONCESSIONARIO</td> </tr> </tbody> </table>		I.D.		IDENTIFICAZIONE ELABORATO										DATA		04	PL	D	I	I	FA	AX1	00	00	00	00	00	00	A	00	MARZO	2011	ELABORAZIONE PROGETTUALE																	REVISIONE																	IL CONCESSIONARIO																	IL CONCESSIONARIO																
I.D.		IDENTIFICAZIONE ELABORATO										DATA																																																																																								
04	PL	D	I	I	FA	AX1	00	00	00	00	00	00	A	00	MARZO	2011																																																																																				
ELABORAZIONE PROGETTUALE																																																																																																				
REVISIONE																																																																																																				
IL CONCESSIONARIO																																																																																																				
IL CONCESSIONARIO																																																																																																				