

LEGENDA


POS.	Q.TA	DESCRIZIONE	MQ TOT.	P. P. (posti)
1	1	Guardiana	14	-
2	1	Punto consegna Enel	-	-
3	1	Cabina trasformazione MT/BT	-	-
4	2	Gruppi elettrogeni	-	-
5.0	1	Ufficio a 2 piani (Affidatario)	925	-
5.1	1	Ufficio a 2 piani (RFI / ITALFERR)	231	-
		Ufficio a 2 piani (D.L.)	231	-
		Ufficio a 2 piani (C.G.)	463	-
6	1	Mensa	467	150
7	1	Infermeria	41	-
8	6	Alloggi 2 piani 40 posti (da 8.2 a 8.7)	3783	240
8.1	1	Alloggio 2 piani 40 posti con alloggi per disabili	685	40
9	1	Locale lavanderia e servizi campo	29	-
10	1	Club e formazione professionale	121	-
11	1	Magazzino manutenzione campo	80	-
12	106	Parcheggi	-	-

Pavimentazione drenante tipo "grigliato erboso"
 Pavimentazione drenante in masselli
 Area a verde
 Pavimentazione in conglomerato bituminoso

LIMITE DELL'INTERVENTO CBL5

LEGENDA

- ADDIZIONE DA RETE ACQUEDOTTO PEAD DE 110 PN10
- IDRANTE A COLONNA UNI 70
- POZZETTO CON VALVOLE DI SEZIONAMENTO
- CONTATORE GENERALE
- POZZETTO CON DISPOSITIVO DI SCARICO
- POZZETTO CON DISPOSITIVO DI SFILATO
- - - SARACINESCA

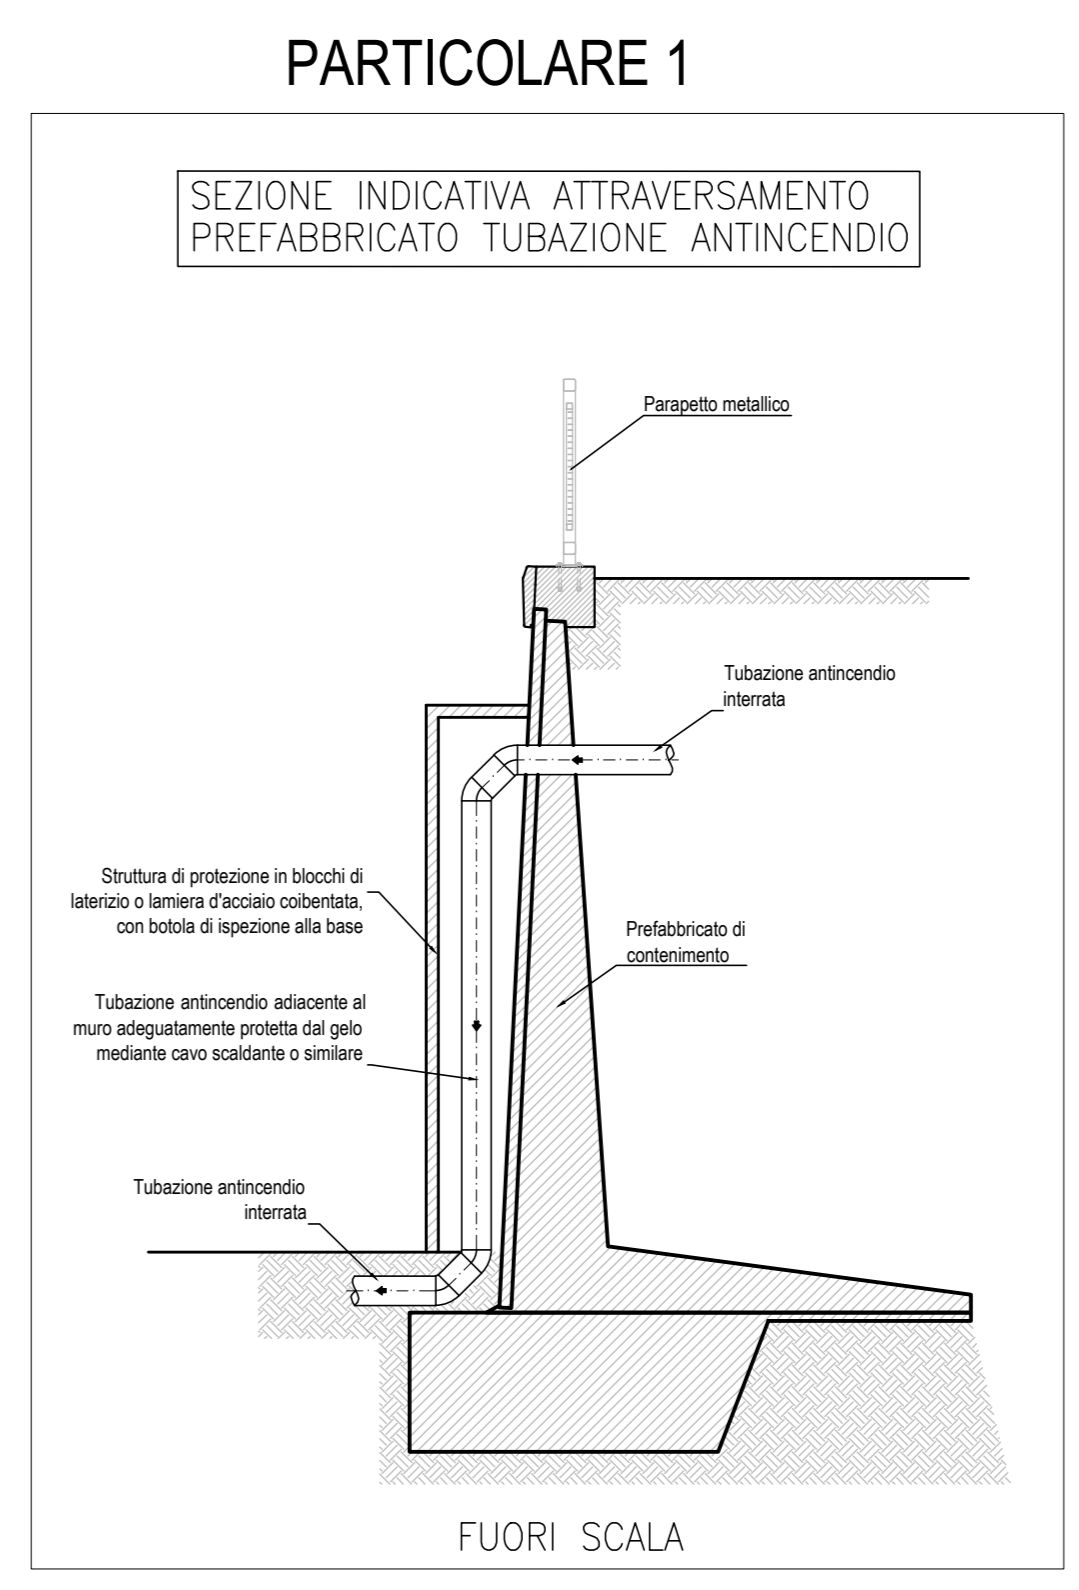

COMMITTENTE: **RFI** RETE FERROVIARIA ITALIANA GRUPPO FERROVIE DELLO STATO ITALIANE

ALTA SORVEGLIANZA: **ITALFERR** GRUPPO FERROVIE DELLO STATO ITALIANE

GENERAL CONTRACTOR: **COCIV** Consorzio Co.Riparazioni Integrali Valori

INFRASTRUTTURE FERROVIARIE STRATEGICHE DEFINITE DALLA LEGGE OBIETTIVO N.443/01

TRATTA A.V./A.C. TERZO VALICO DEI GIOVI

PROGETTO ESECUTIVO

CAMPO BASE CRAVASCO CBL5

PLANIMETRIA RETE ANTINCENDIO

GENERAL CONTRACTOR: **Cociv** Ing. E. Paganò

DIRETTORE LAVORI:

SCALA: 1:250

COMMESSA	LOTTO	FASE	ENTE	TIPO DOC.	OPERA/DISCIPLINA	PROGR.	REV.
I G 5 1	0 0	E	C V	P Z	C A 0 5 0 1	0 0 4	D

PROGETTAZIONE

Rev.	Descrizione emissione	Redatto	Data	Verificato	Data	Progettista	Data	IL PROGETTISTA
A00	Prima Emissione	COCIV	29/01/2014	COCIV	29/01/2014	A. Palomba	31/01/2014	
C00	Revisione C	COCIV	28/02/2015	COCIV	28/02/2015	A. Palomba	02/03/2015	
D00	Revisione generale	COCIV	05/05/2015	COCIV	05/05/2015	A. Margretha	05/05/2015	

In. Elab. 34

Nome File: IGS1-06-E-CV-PZ-CA05-01-004-000
 CUP: I51H0200000000