




CENTRALE DI RILANCIO ANTINCENDIO

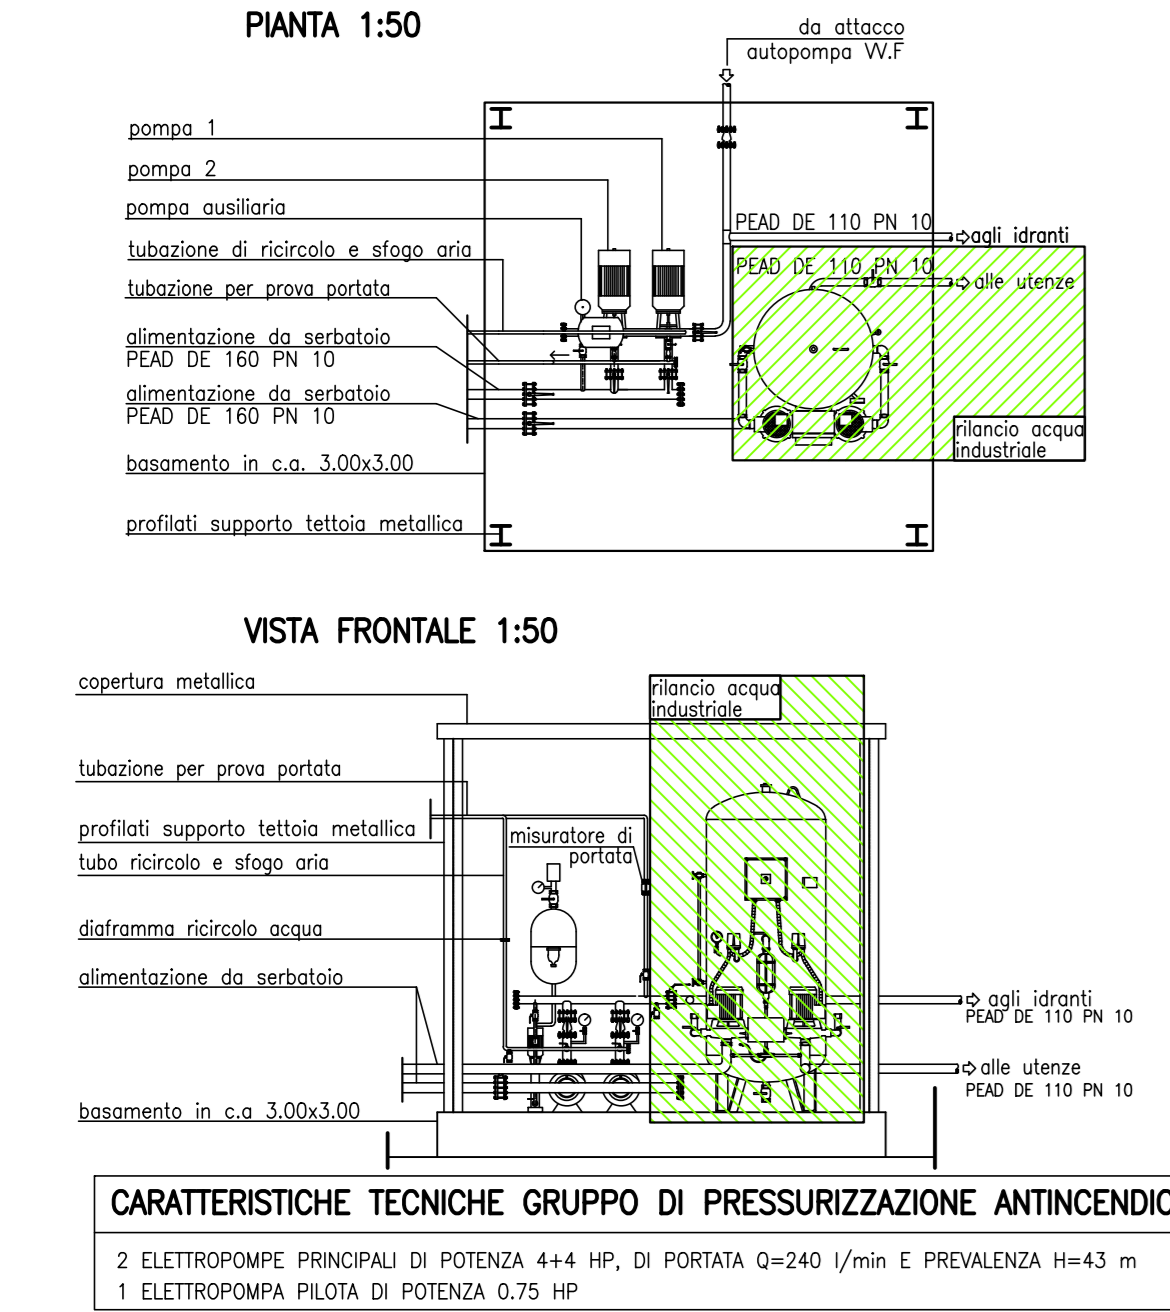


STAZIONE DI PRESSURIZZAZIONE ANTINCENDIO: SCHEMA IDRAULICO

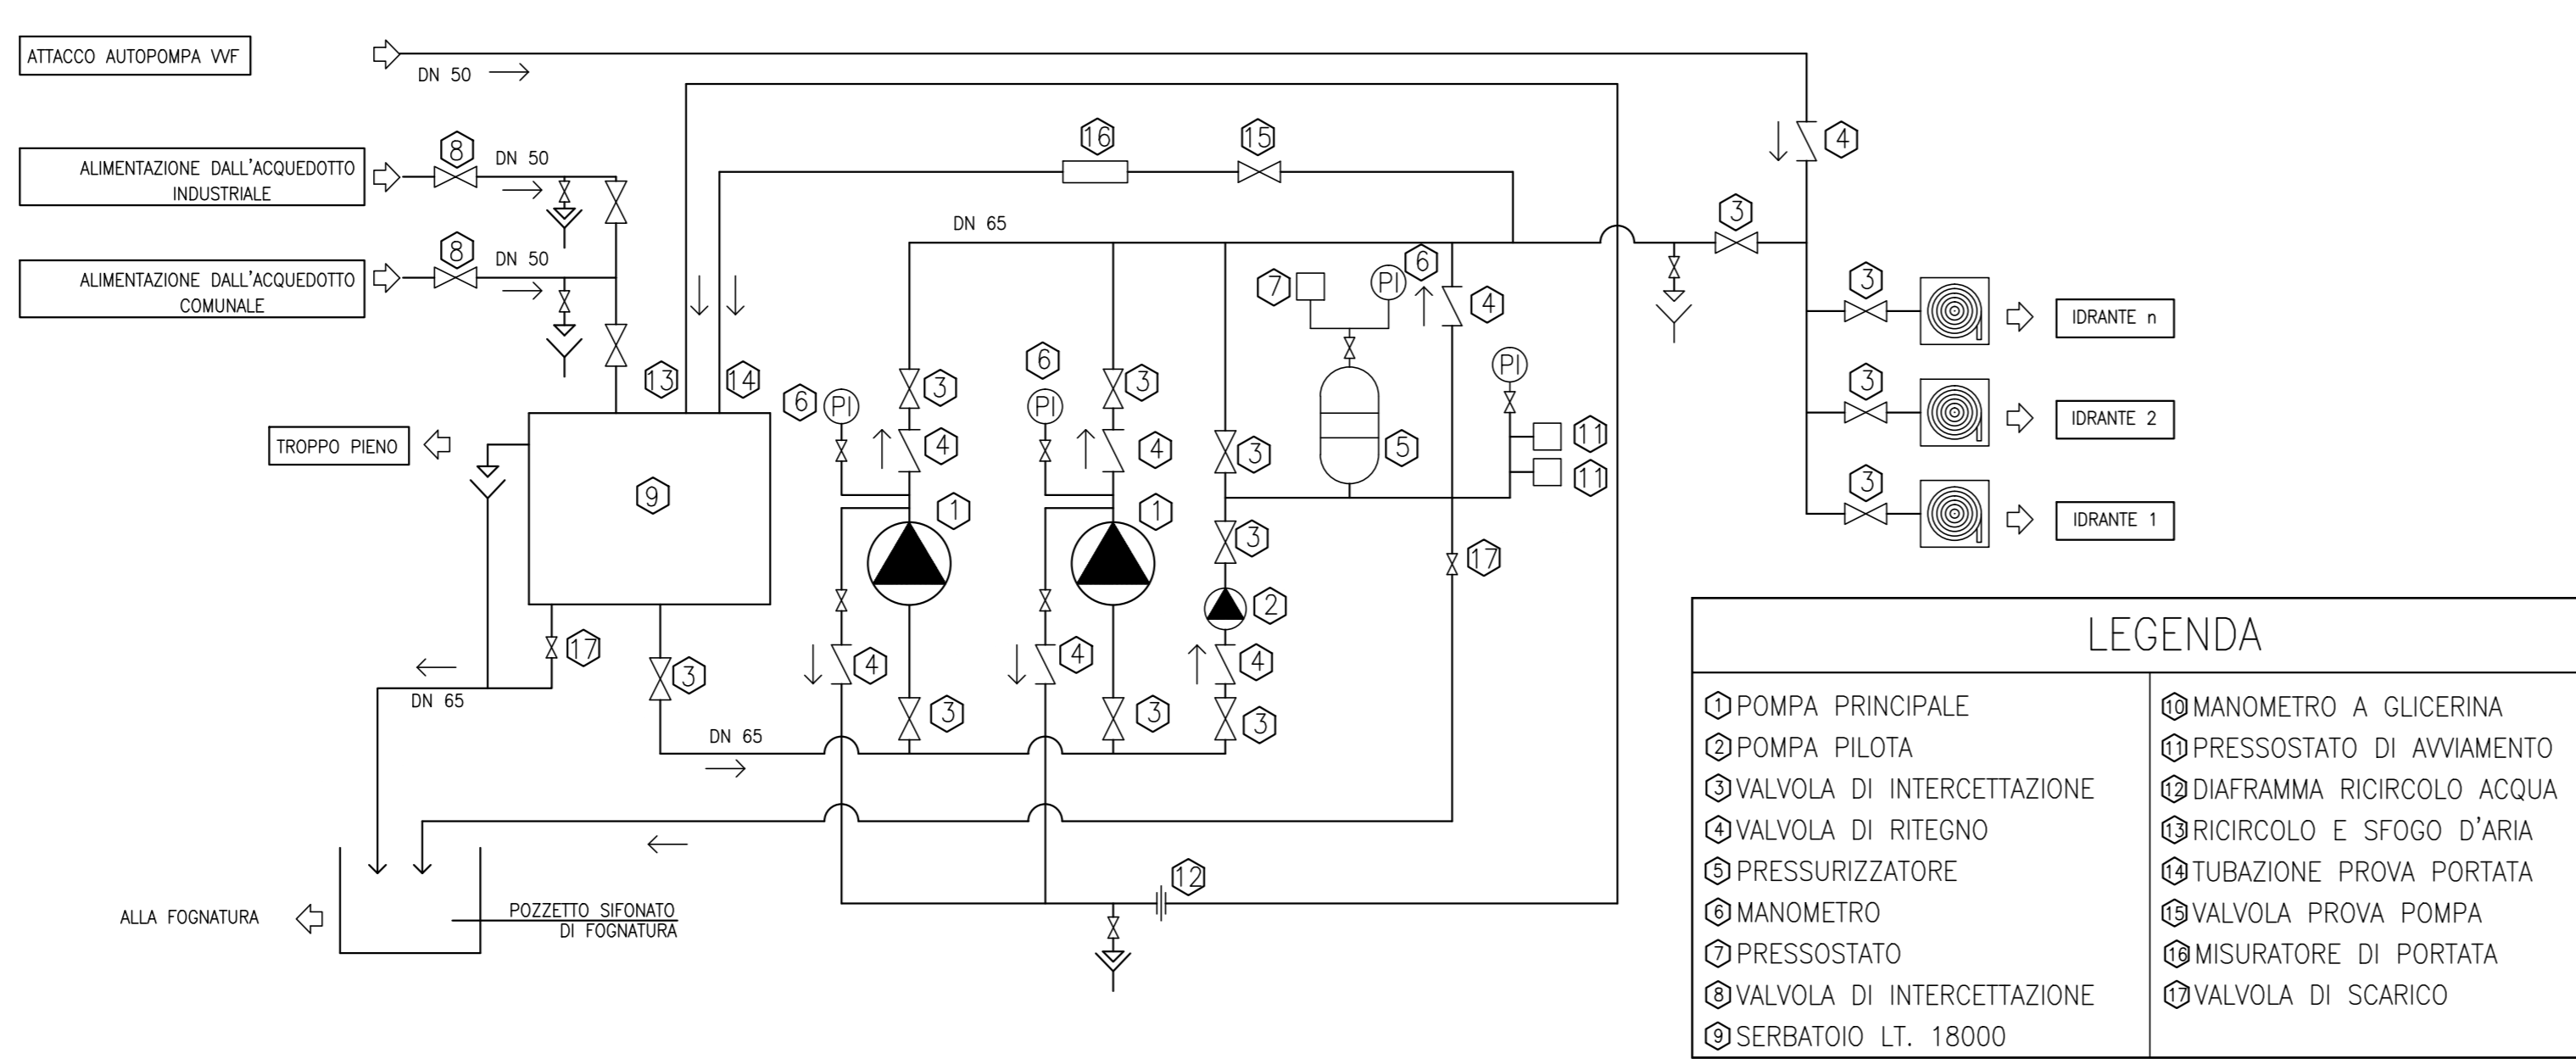


SCHEMA ACCUMULO E AUTOCLAVE UTENZE POTABILI

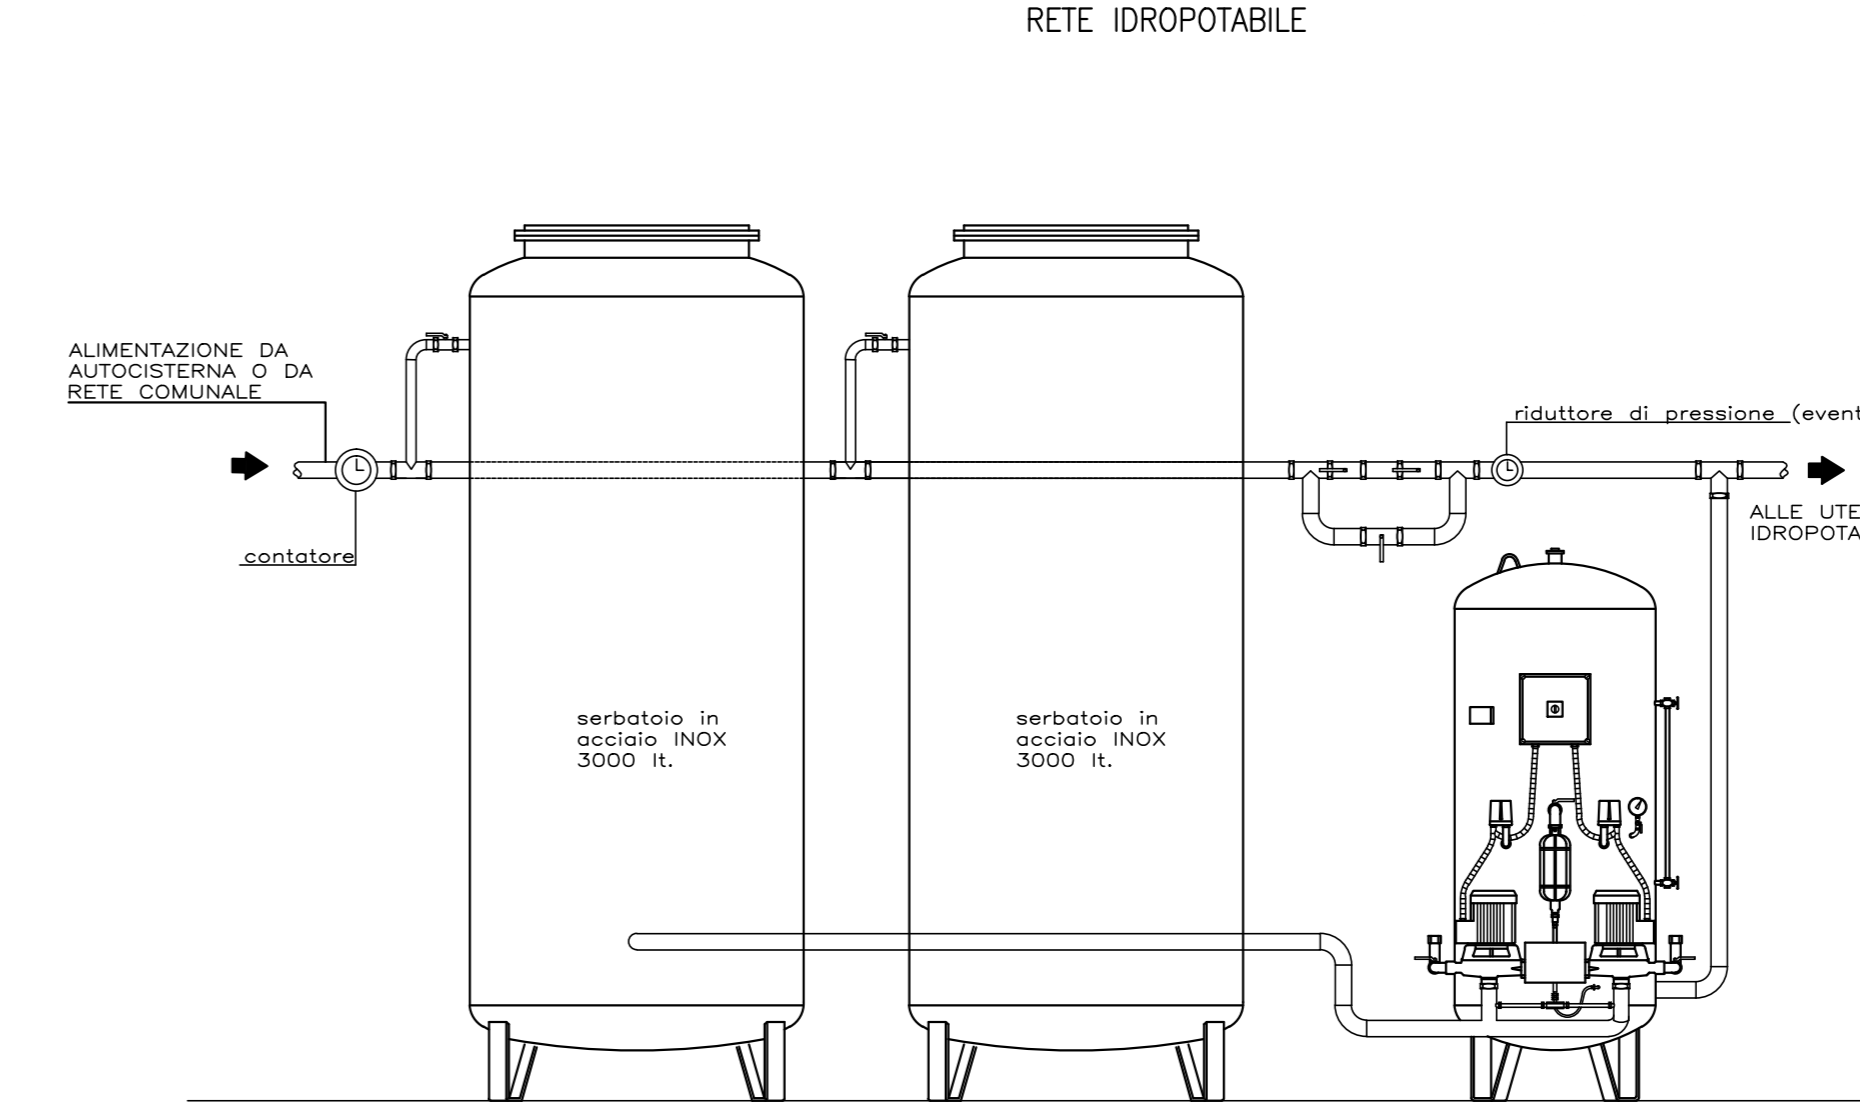

PARTICOLARE ALLACCIAMENTO ALL'UTENZA


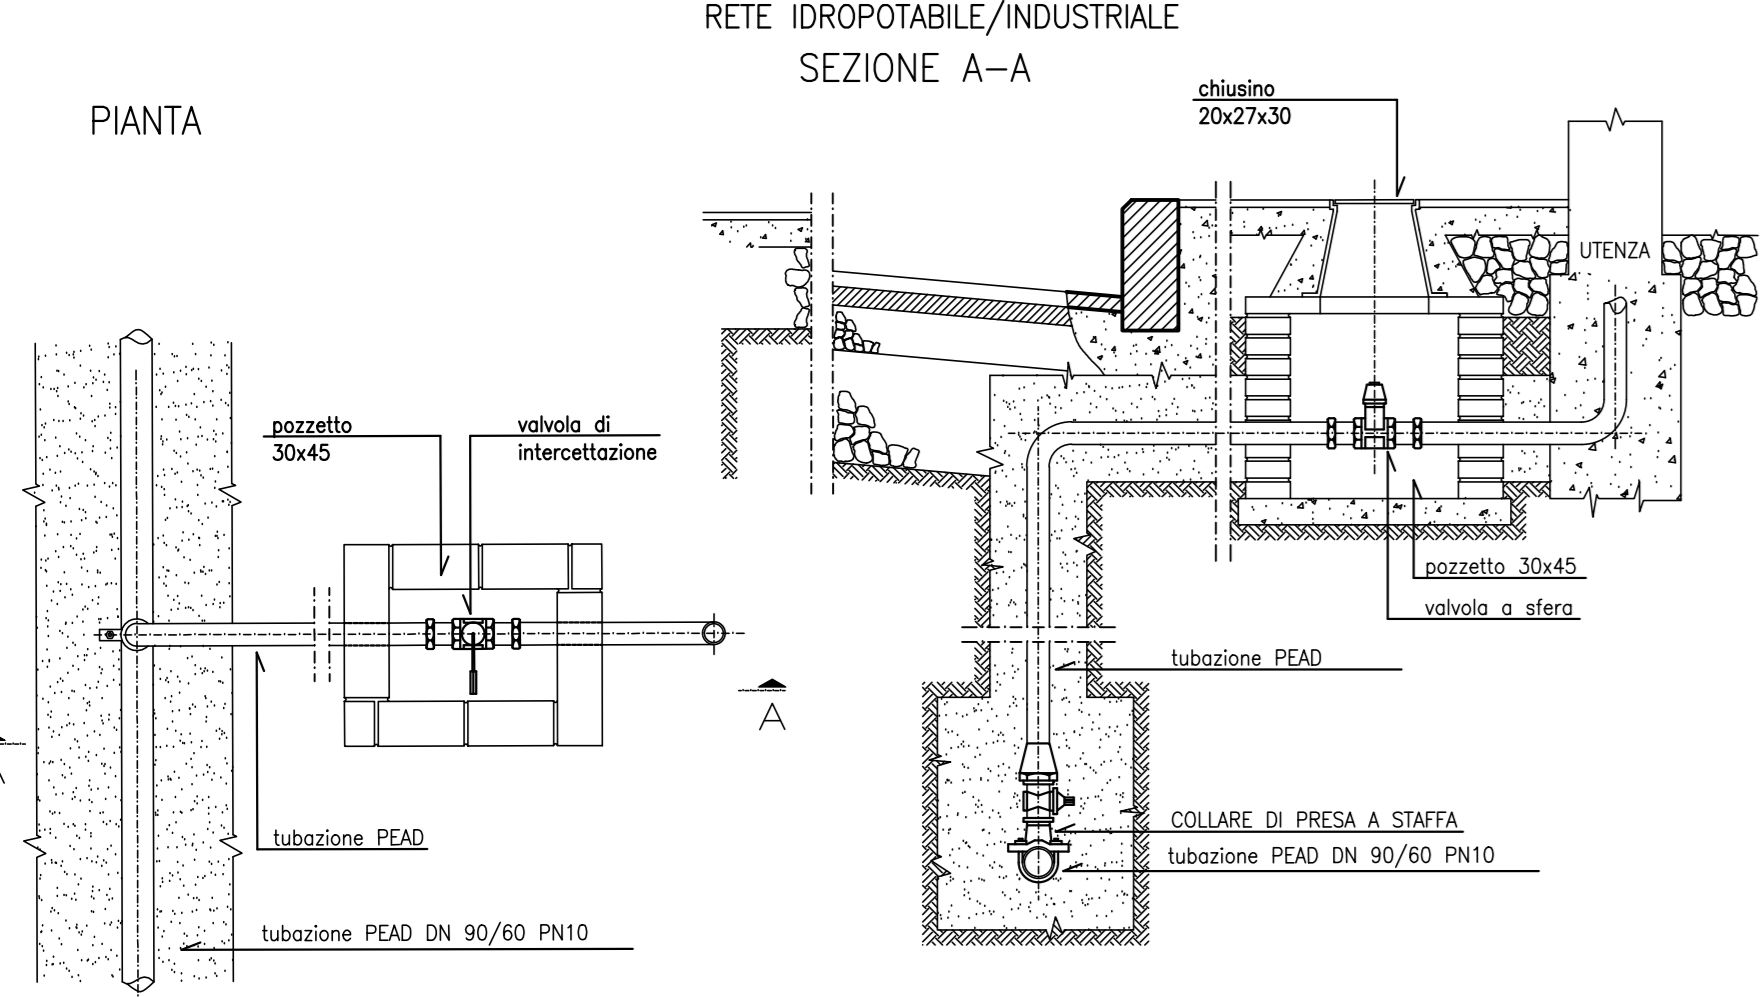


IDRANTE A COLONNA SOPRASUOLO

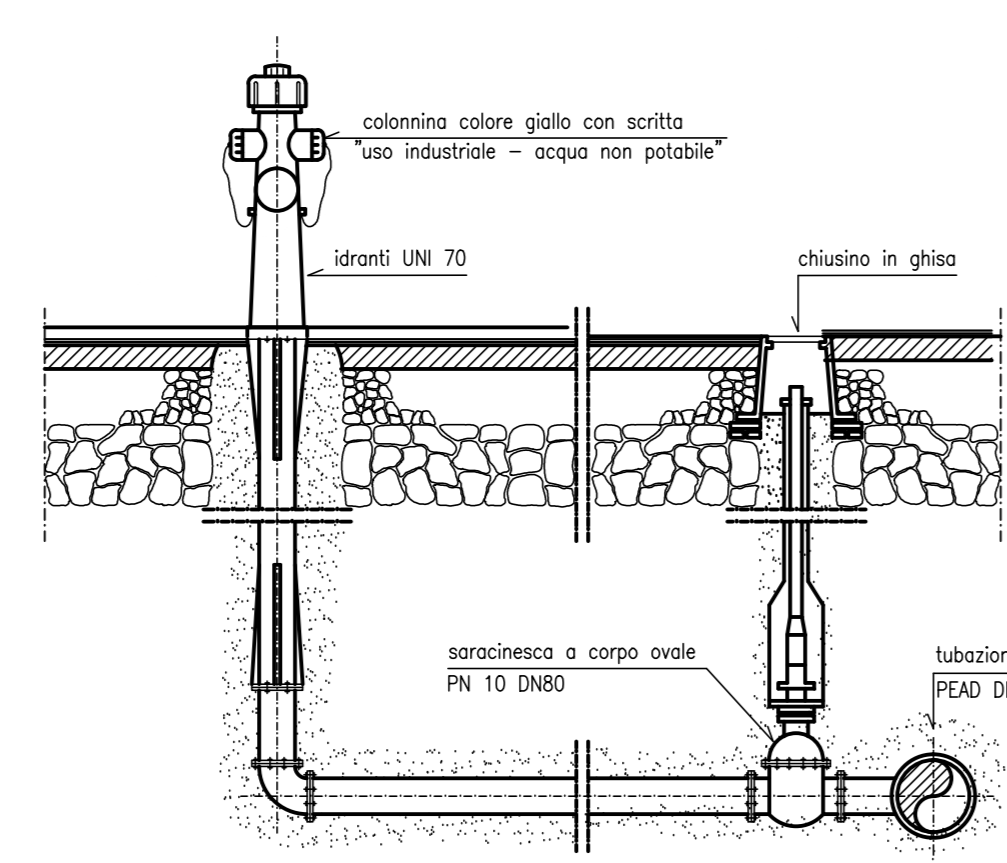

SEZIONE TIPO 1:10 STRADA BIANCA

SEZIONE TIPO 1:10 STRADA CEMENTATA

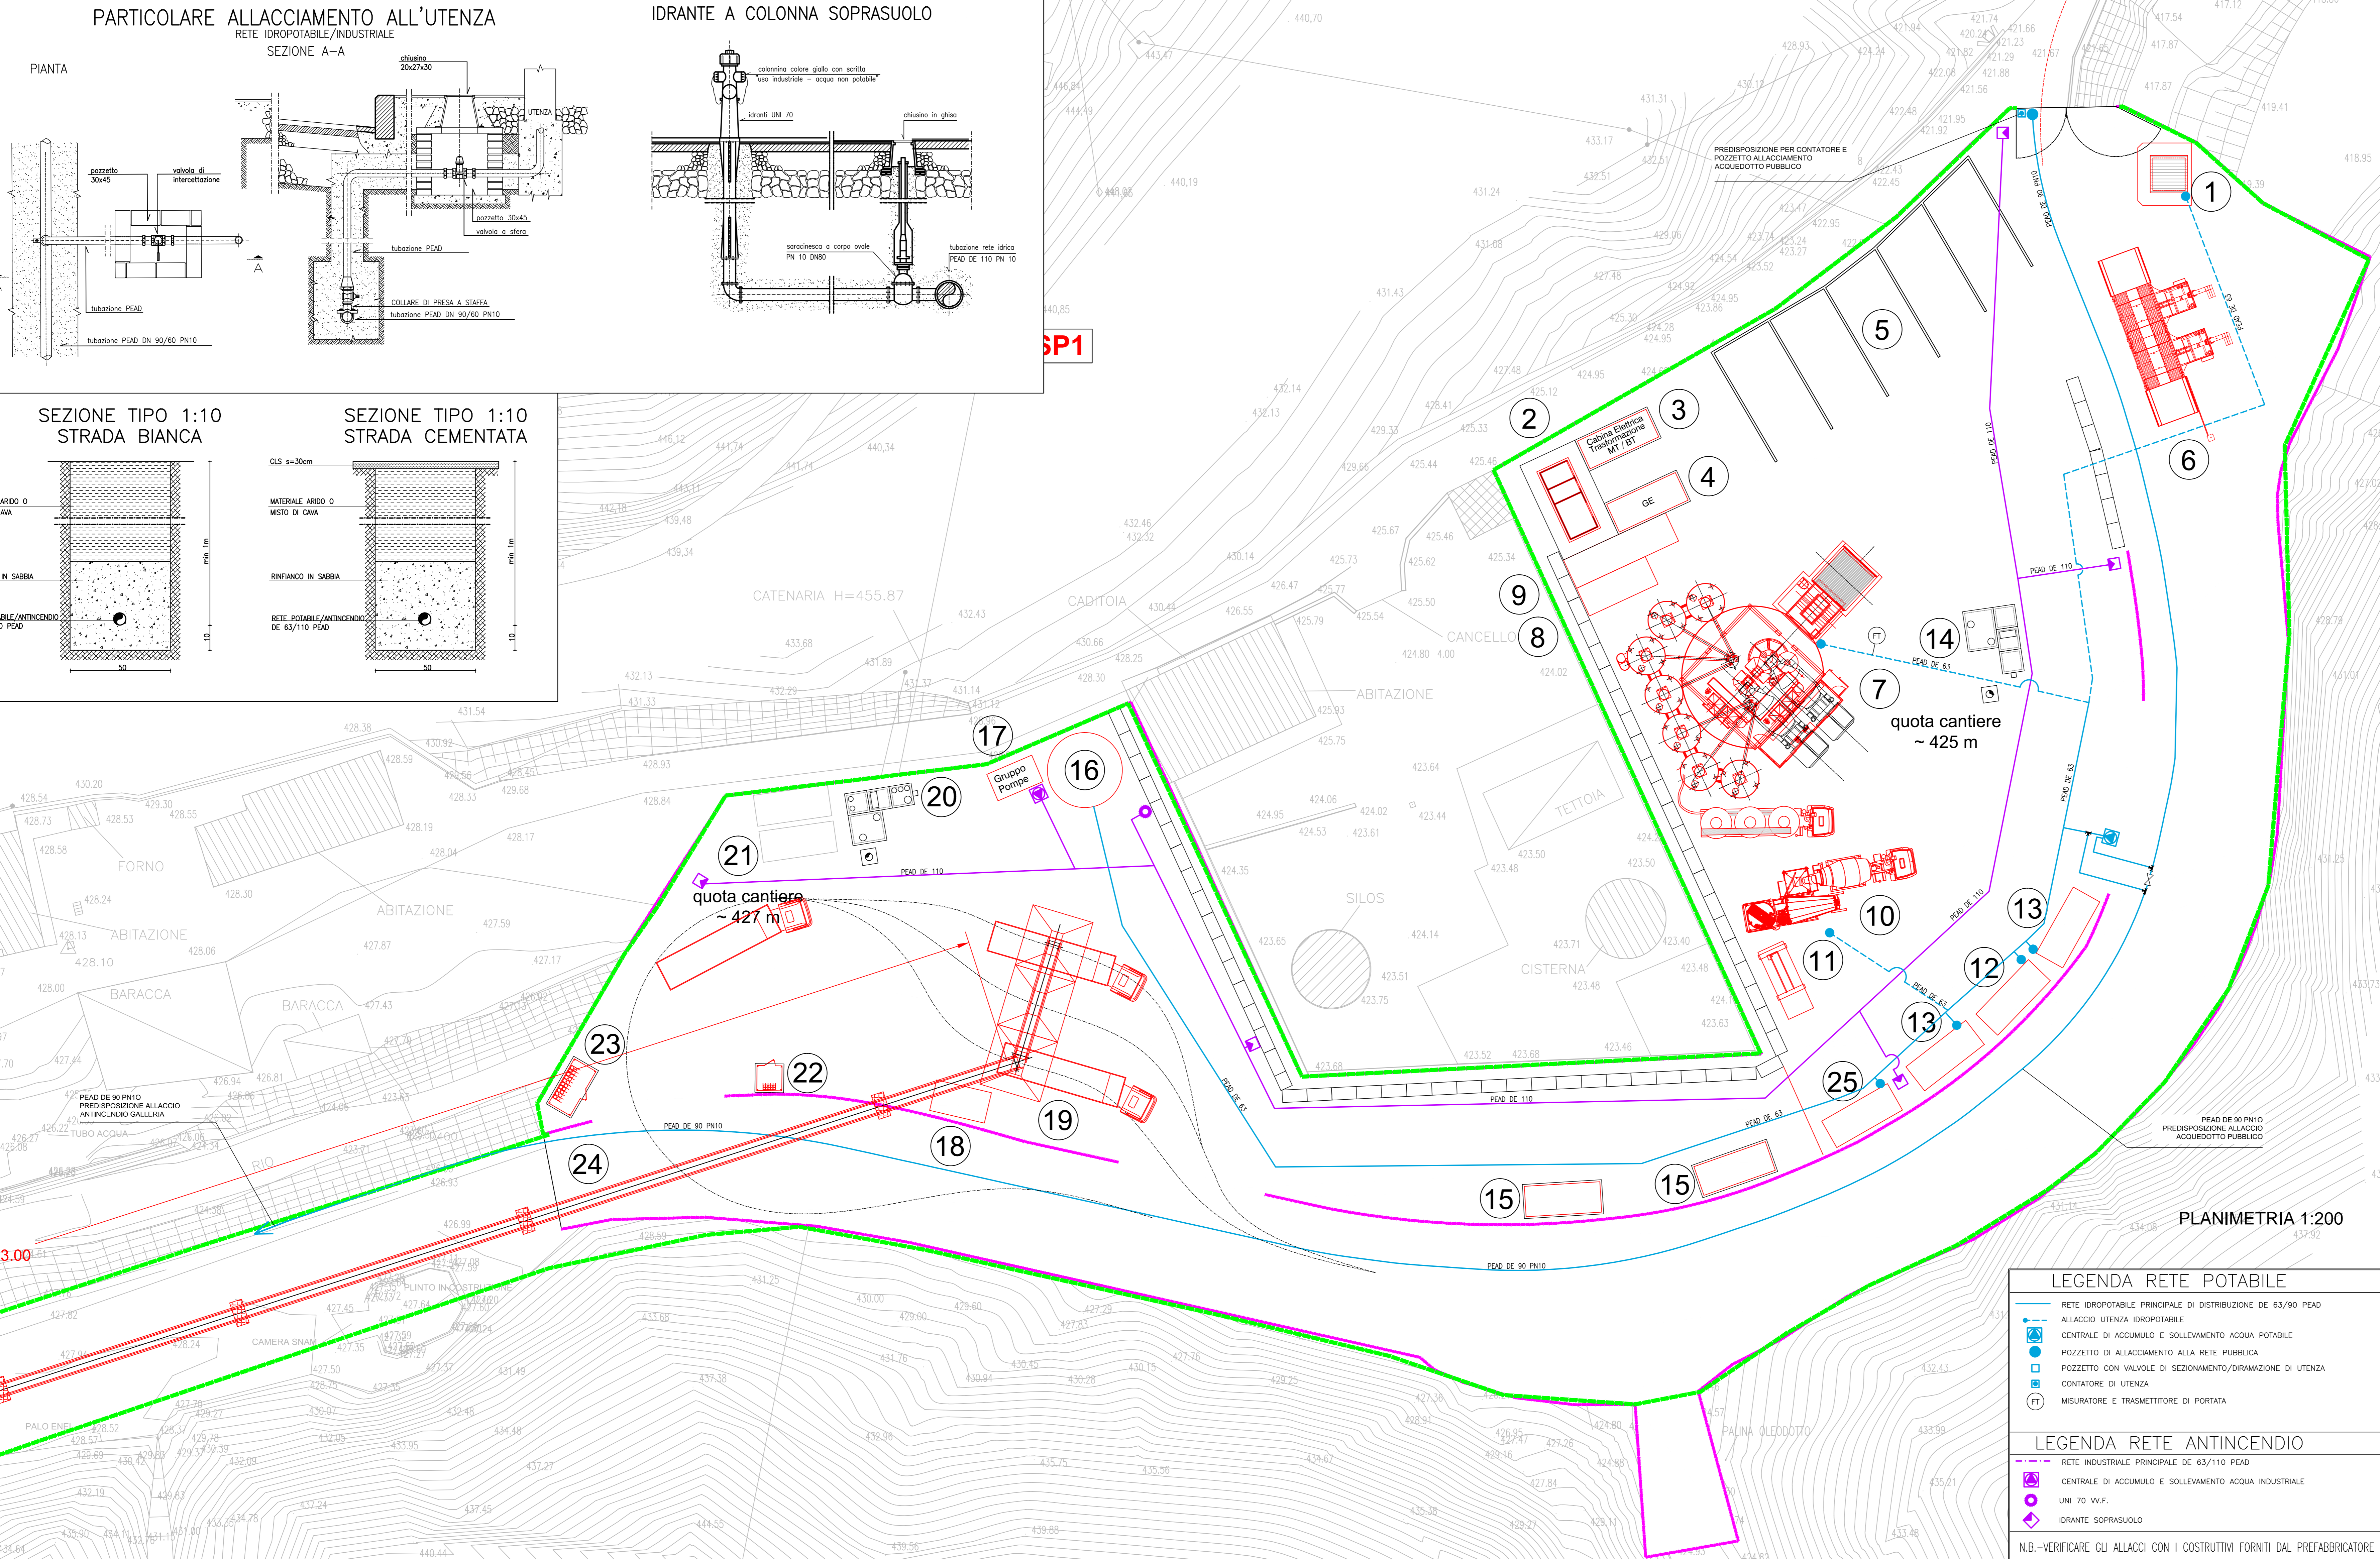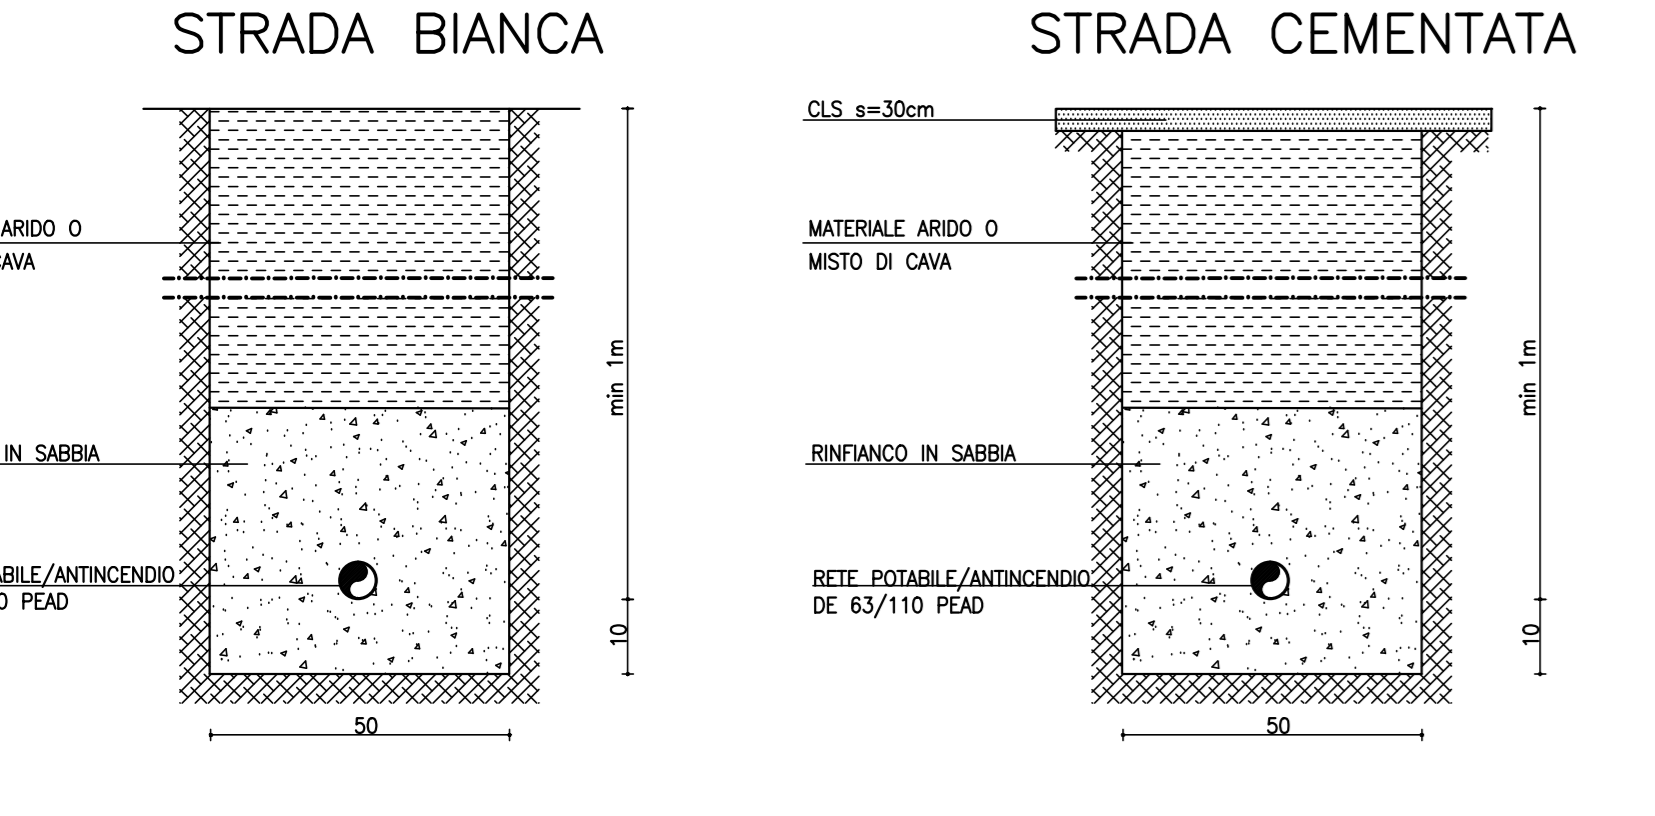

LEGENDA INSTALLAZIONI CSP1

Pos.	Descrizione
1	GUARDIANIA
2	PUNTO DI CONSEGNA ENEL
3	CABINA TRASFORMAZIONE MT / BT
4	GRUPPO ELETTROGENO
5	SETTI PER DEPOSITO INERTI
6	IMPIANTO LAVABUOTE
7	IMPIANTO DI BETONAGGIO
8	DEPOSITO ADDITIVI
9	IMPIANTO PRODUZIONE VAPORE PER RISCALDAMENTO INERTI
10	LAVAGGIO AUTOBETONIERE
11	IMPIANTO TRATTAMENTO ACQUE BETONAGGIO
12	SERVIZI IGIENICI
13	UFFICIO AREA BETONAGGIO
14	VASCA DI PRIMA PIOGGIA PIAZZALE Q = 425,0 m
15	CONTAINER DEPOSITO ATTREZZATURE
16	SERBATOIO ANTINCENDIO - ACQUA INDUSTRIALE E GRUPPO DI POMPAGGIO
17	VASCA DI PRIMA PIOGGIA PIAZZALE Q = 427,0 m
18	CONTAINER QUADRI NASTRO ESTERNO
19	TRAMOGGE (CAPACITA' 3 x -150 mc)
20	DEPOSITI OLI USATI
21	DEPOSITI OLI NUOVI
22	DEPOSITO BOMBOLE OSSIGENO
23	DEPOSITO BOMBOLE ACETILENE
24	NASTRO PER CARICO TRAMOGGE
25	LABORATORIO

LEGENDA RETE POTABILE

- RETE IDROPOTABILE PRINCIPALE DI DISTRIBUZIONE DE 63/90 PEAD
- ALLACCIAMENTO UTENZA IDROPOTABILE
- CENTRALE DI ACCUMULO E SOLLEVAMENTO ACQUA POTABILE
- POZZETTO DI ALLACCIAMENTO ALLA RETE PUBBLICA
- POZZETTO CON VALVOLE DI SEZIONAMENTO/DIRAMMAZIONE DI UTENZA
- CONTATORE DI UTENZA
- MISURATORE E TRASMETTITORE DI PORTATA

LEGENDA RETE ANTINCENDIO

- RETE INDUSTRIALE PRINCIPALE DE 63/110 PEAD
- CENTRALE DI ACCUMULO E SOLLEVAMENTO ACQUA INDUSTRIALE
- UNI 70 V.V.F.
- IDRANTE SOPRASUOLO

N.B. - VERIFICARE GLI ALLACCI CON I COSTRUTTORI FORNITI DAL PREFABBRICATORE

COMMITTENTE: **RFI** RETE FERROVIARIA ITALIANA GRUPPO FERROVIE DELLO STATO ITALIANO

ALTA SORVEGLIANZA: **ITALFERR** GRUPPO FERROVIE DELLO STATO ITALIANO

GENERAL CONTRACTOR: **COCIV** Consorzio Costruttori Impregit Valco

INFRASTRUTTURE FERROVIARIE STRATEGICHE DEFINITE DALLA LEGGE OBIETTIVO N.443/01

TRATTA A.V./A.C. MILANO - GENOVA. TERZO VALICO DEI GIOVI

PROGETTO ESECUTIVO

CSP1 - CAMPO SERVIZI CASTAGNOLA ED ANTINCENDIO E PARTICOLARI COSTRUTTIVI - FASE 2

GENERAL CONTRACTOR	DIRETTORE LAVORI	SCALA:
Cociv Ing. E. Pagani		varie

COMMESSA	LOTTO	FASE	ENTE	TIPO DOC.	OPERAZIONE	PROF.	REV.
IG51	00	E	CV	AZ	CA2901	007	B

Rev.	Descrizione emissione	Redatto	Data	Verificato	Data	Il PROGETTISTA
A00	Prima Emissione	studloghetti	29/01/2014	COCIV	29/01/2014	A. Paganoni 31/01/2014
B00	Revisione generale	studloghetti	05/05/2015	studloghetti	05/05/2015	A. Paganoni 05/05/2015

Scale: 1:200

Nome File: I511-05-CVIA-CAS01-07-000
CUP: F81H200000008