
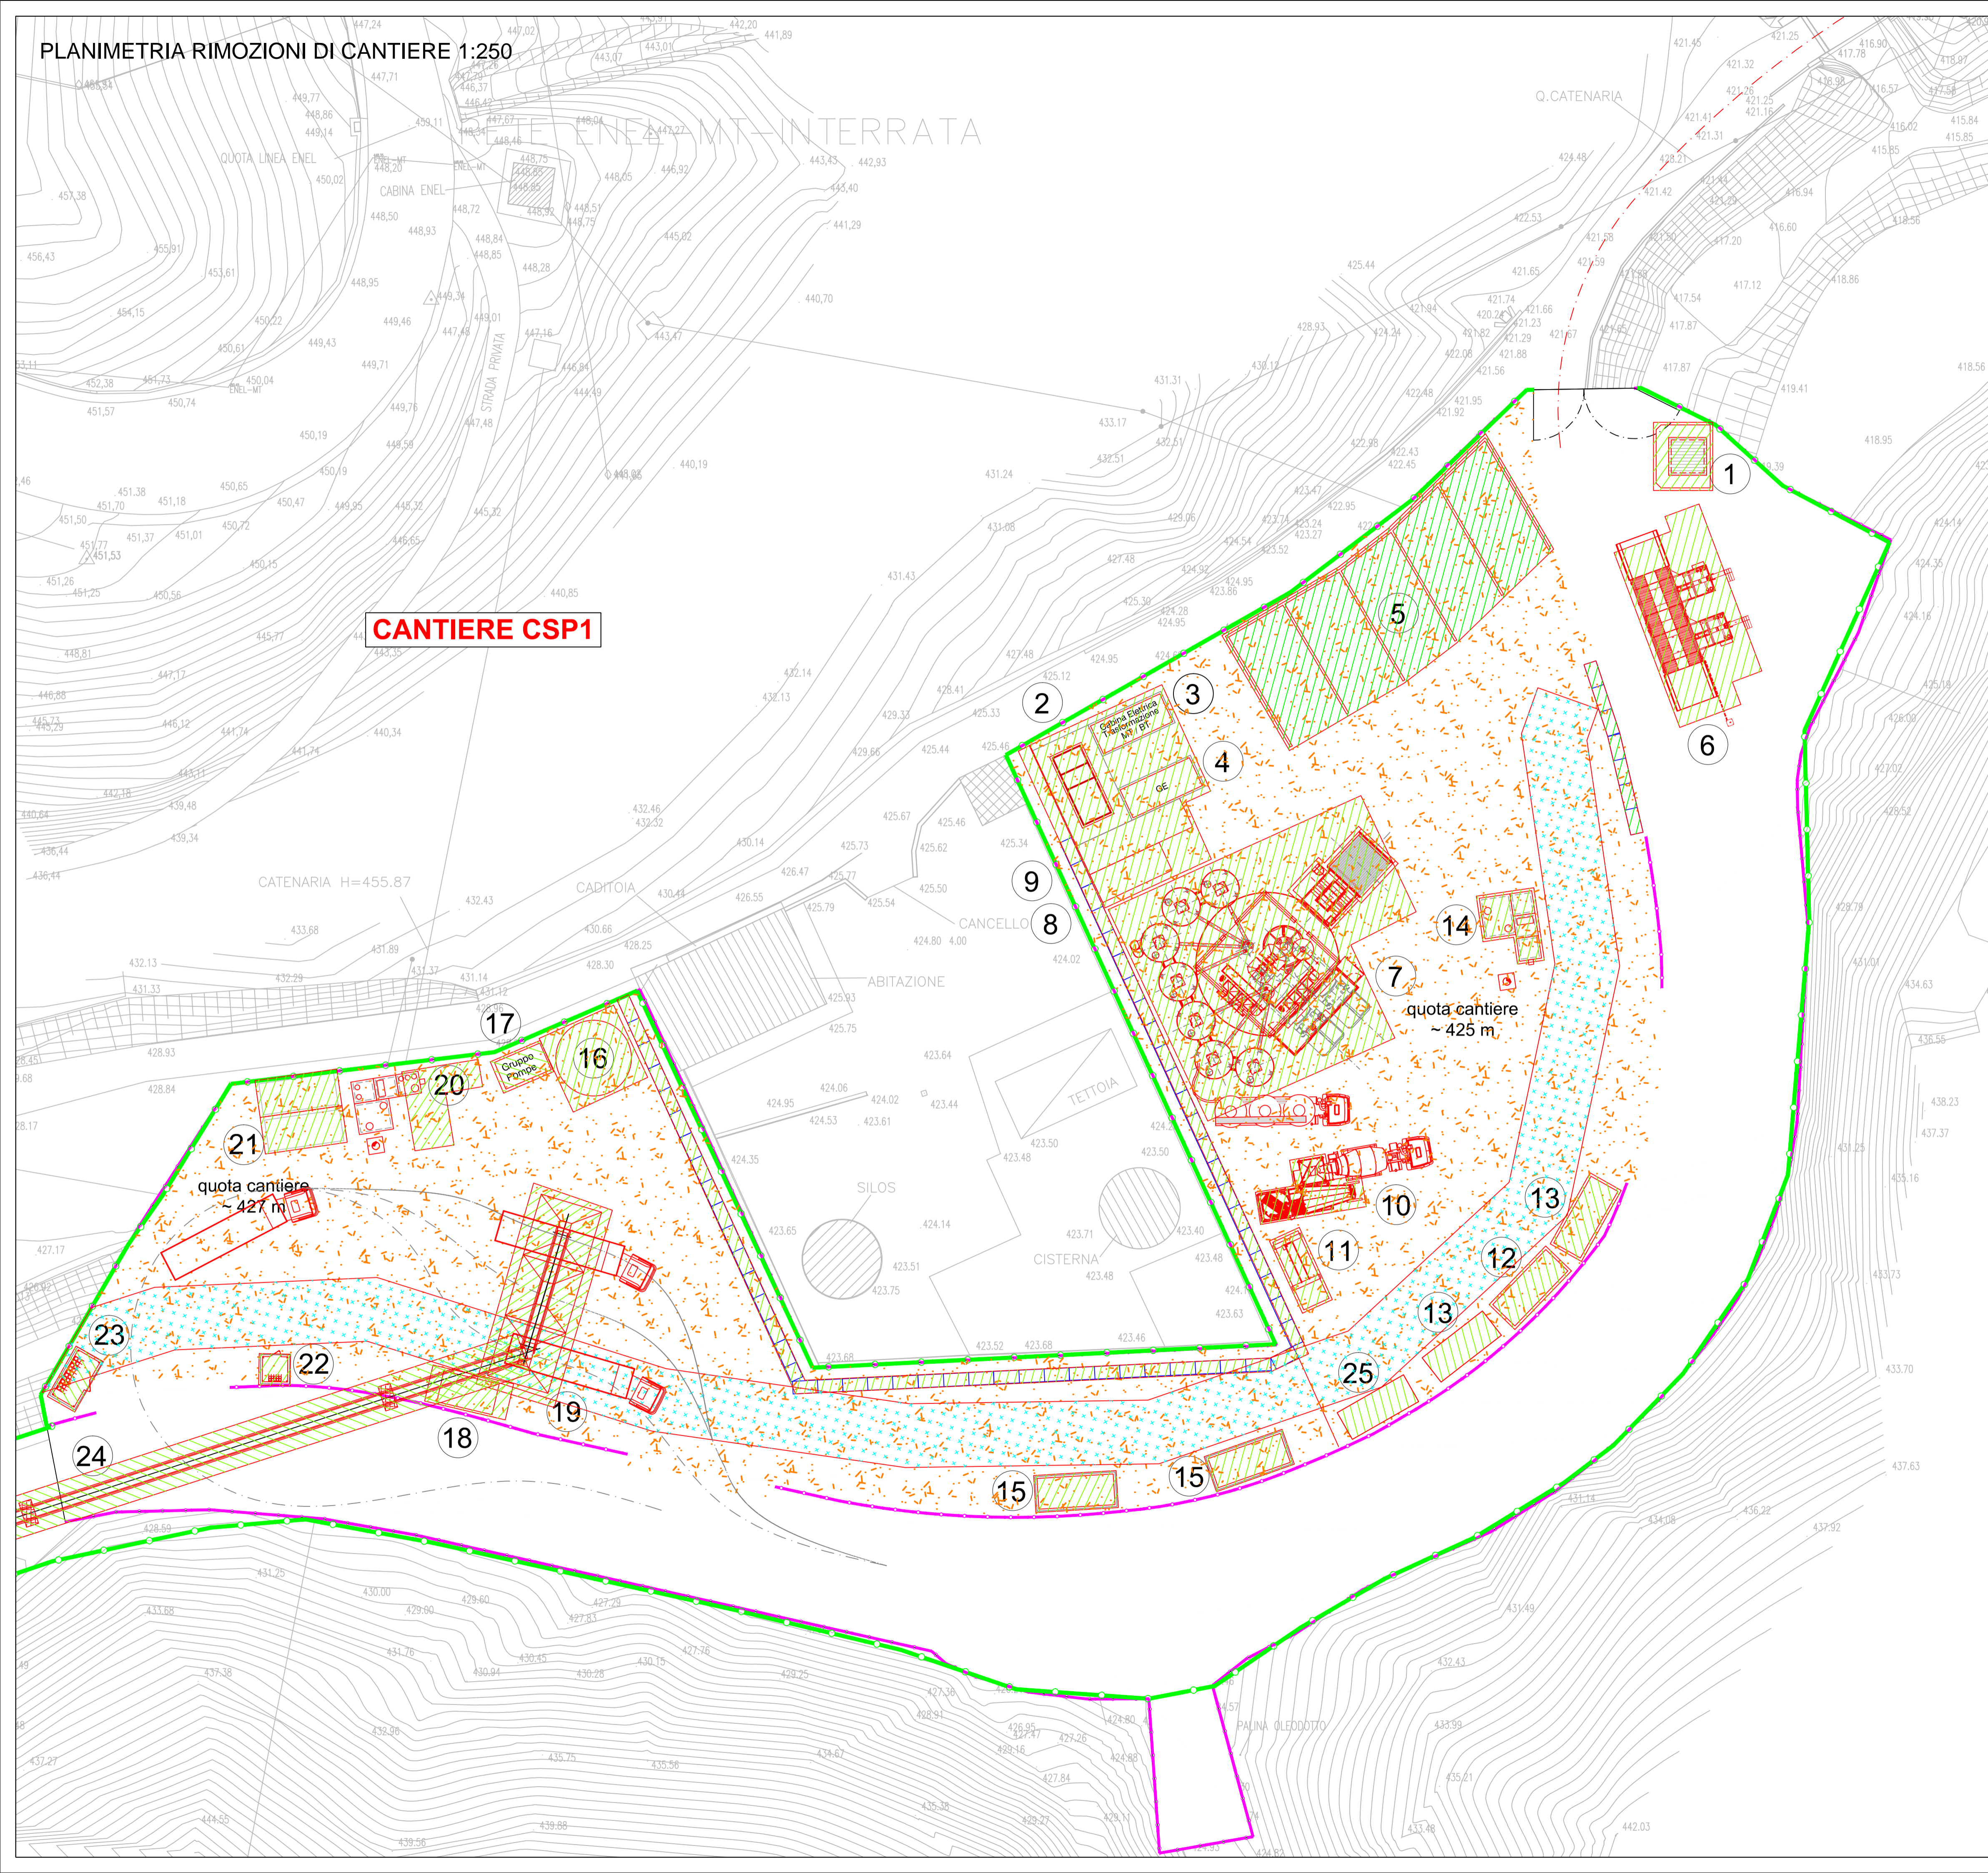
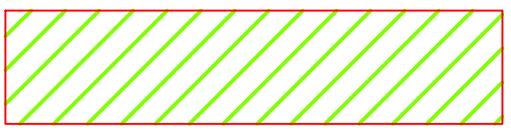
 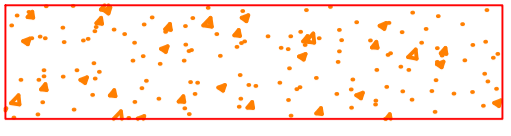


PLANIMETRIA RIMOZIONI DI CANTIERE 1:250



-  RIMOZIONE IMPIANTI E BARACCAMENTI COMPRESO MAGRONE, FONDAZIONE, TUBAZIONI DI COLLEGAMENTO, POZZETTI DI ISPEZIONE
-  RIMOZIONE STRATO IN CLS FINITURA DI PROGETTO FASE 2 E RIPRISTINO AREE
-  RIMOZIONE TUBOSIDER Ø5000

LEGENDA INSTALLAZIONI CSP1	
Pos.	Descrizione
1	GUARDIANIA
2	PUNTO DI CONSEGNA ENEL
3	CABINA TRASFORMAZIONE MT / BT
4	GRUPPO ELETTROGENO
5	SETTI PER DEPOSITO INERTI
6	IMPIANTO LAVARUOTE
7	IMPIANTO DI BETONAGGIO
8	DEPOSITO ADDITIVI
9	IMPIANTO PRODUZIONE VAPORE PER RISCALDAMENTO INERTI
10	LAVAGGIO AUTOBETONIERE
11	IMPIANTO TRATTAMENTO ACQUE BETONAGGIO
12	SERVIZI IGIENICI
13	UFFICIO AREA BETONAGGIO
14	VASCA DI PRIMA PIOGGIA PIAZZALE Q = 425,0 m
15	CONTAINER DEPOSITO ATTREZZATURE
16	SERBATOIO ANTINCENDIO + ACQUA INDUSTRIALE E GRUPPO DI POMPAGGIO
17	VASCA DI PRIMA PIOGGIA PIAZZALE Q = 427,0 m
18	CONTAINER QUADRI NASTRO ESTERNO
19	TRAMOGGE (CAPACITA' 3 x ~150 mc)
20	DEPOSITI OLII USATI
21	DEPOSITI OLII NUOVI
22	DEPOSITO BOMBOLE OSSIGENO
23	DEPOSITO BOMBOLE ACETILENE
24	NASTRO PER CARICO TRAMOGGE
25	LABORATORIO

COMMITTENTE:

RFI
 RETE FERROVIARIA ITALIANA
 GRUPPO FERROVIE DELLO STATO ITALIANE

ALTA Sorveglianza:

ITALFERR
 GRUPPO FERROVIE DELLO STATO ITALIANE


GENERAL CONTRACTOR:

COCIV
 Consorzio Collegamenti Integrati Veloci

INFRASTRUTTURE FERROVIARIE STRATEGICHE DEFINITE DALLA LEGGE OBIETTIVO N.443/01
 TRATTA A.V./A.C. MILANO - GENOVA. TERZO VALICO DEI GIOVI
 PROGETTO ESECUTIVO
CSP1 - CAMPO SERVIZI CASTAGNOLA
PLANIMETRIA ATTIVITA' DI RIMOZIONE CANTIERE
FASE 2

GENERAL CONTRACTOR Cociv Ing. E. Pagani	DIRETTORE LAVORI	SCALA: 1:250
--	------------------	-----------------

COMMESSA I G 5 1	LOTTO 0 0	FASE E	ENTE C V	TIPO DOC. P Z	OPERA/DISCIPLINA CA 2 9 0 1	PROGR. 0 0 8	REV. A
----------------------------	---------------------	------------------	--------------------	-------------------------	---------------------------------------	------------------------	------------------

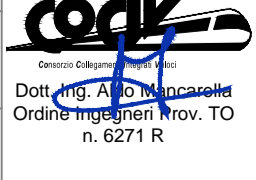Rev.	Descrizione emissione	Redatto	Data	Verificato	Data	Progettista Integratore	Data	IL PROGETTISTA
A00	Prima Emissione	studiogiacchi	05/05/2015	COCIV	05/05/2015	A.Mancarella	05/05/2015	 Dot. Ing. A. Mancarella Ordine Ingegneri Prov. TO n. 6271 R