
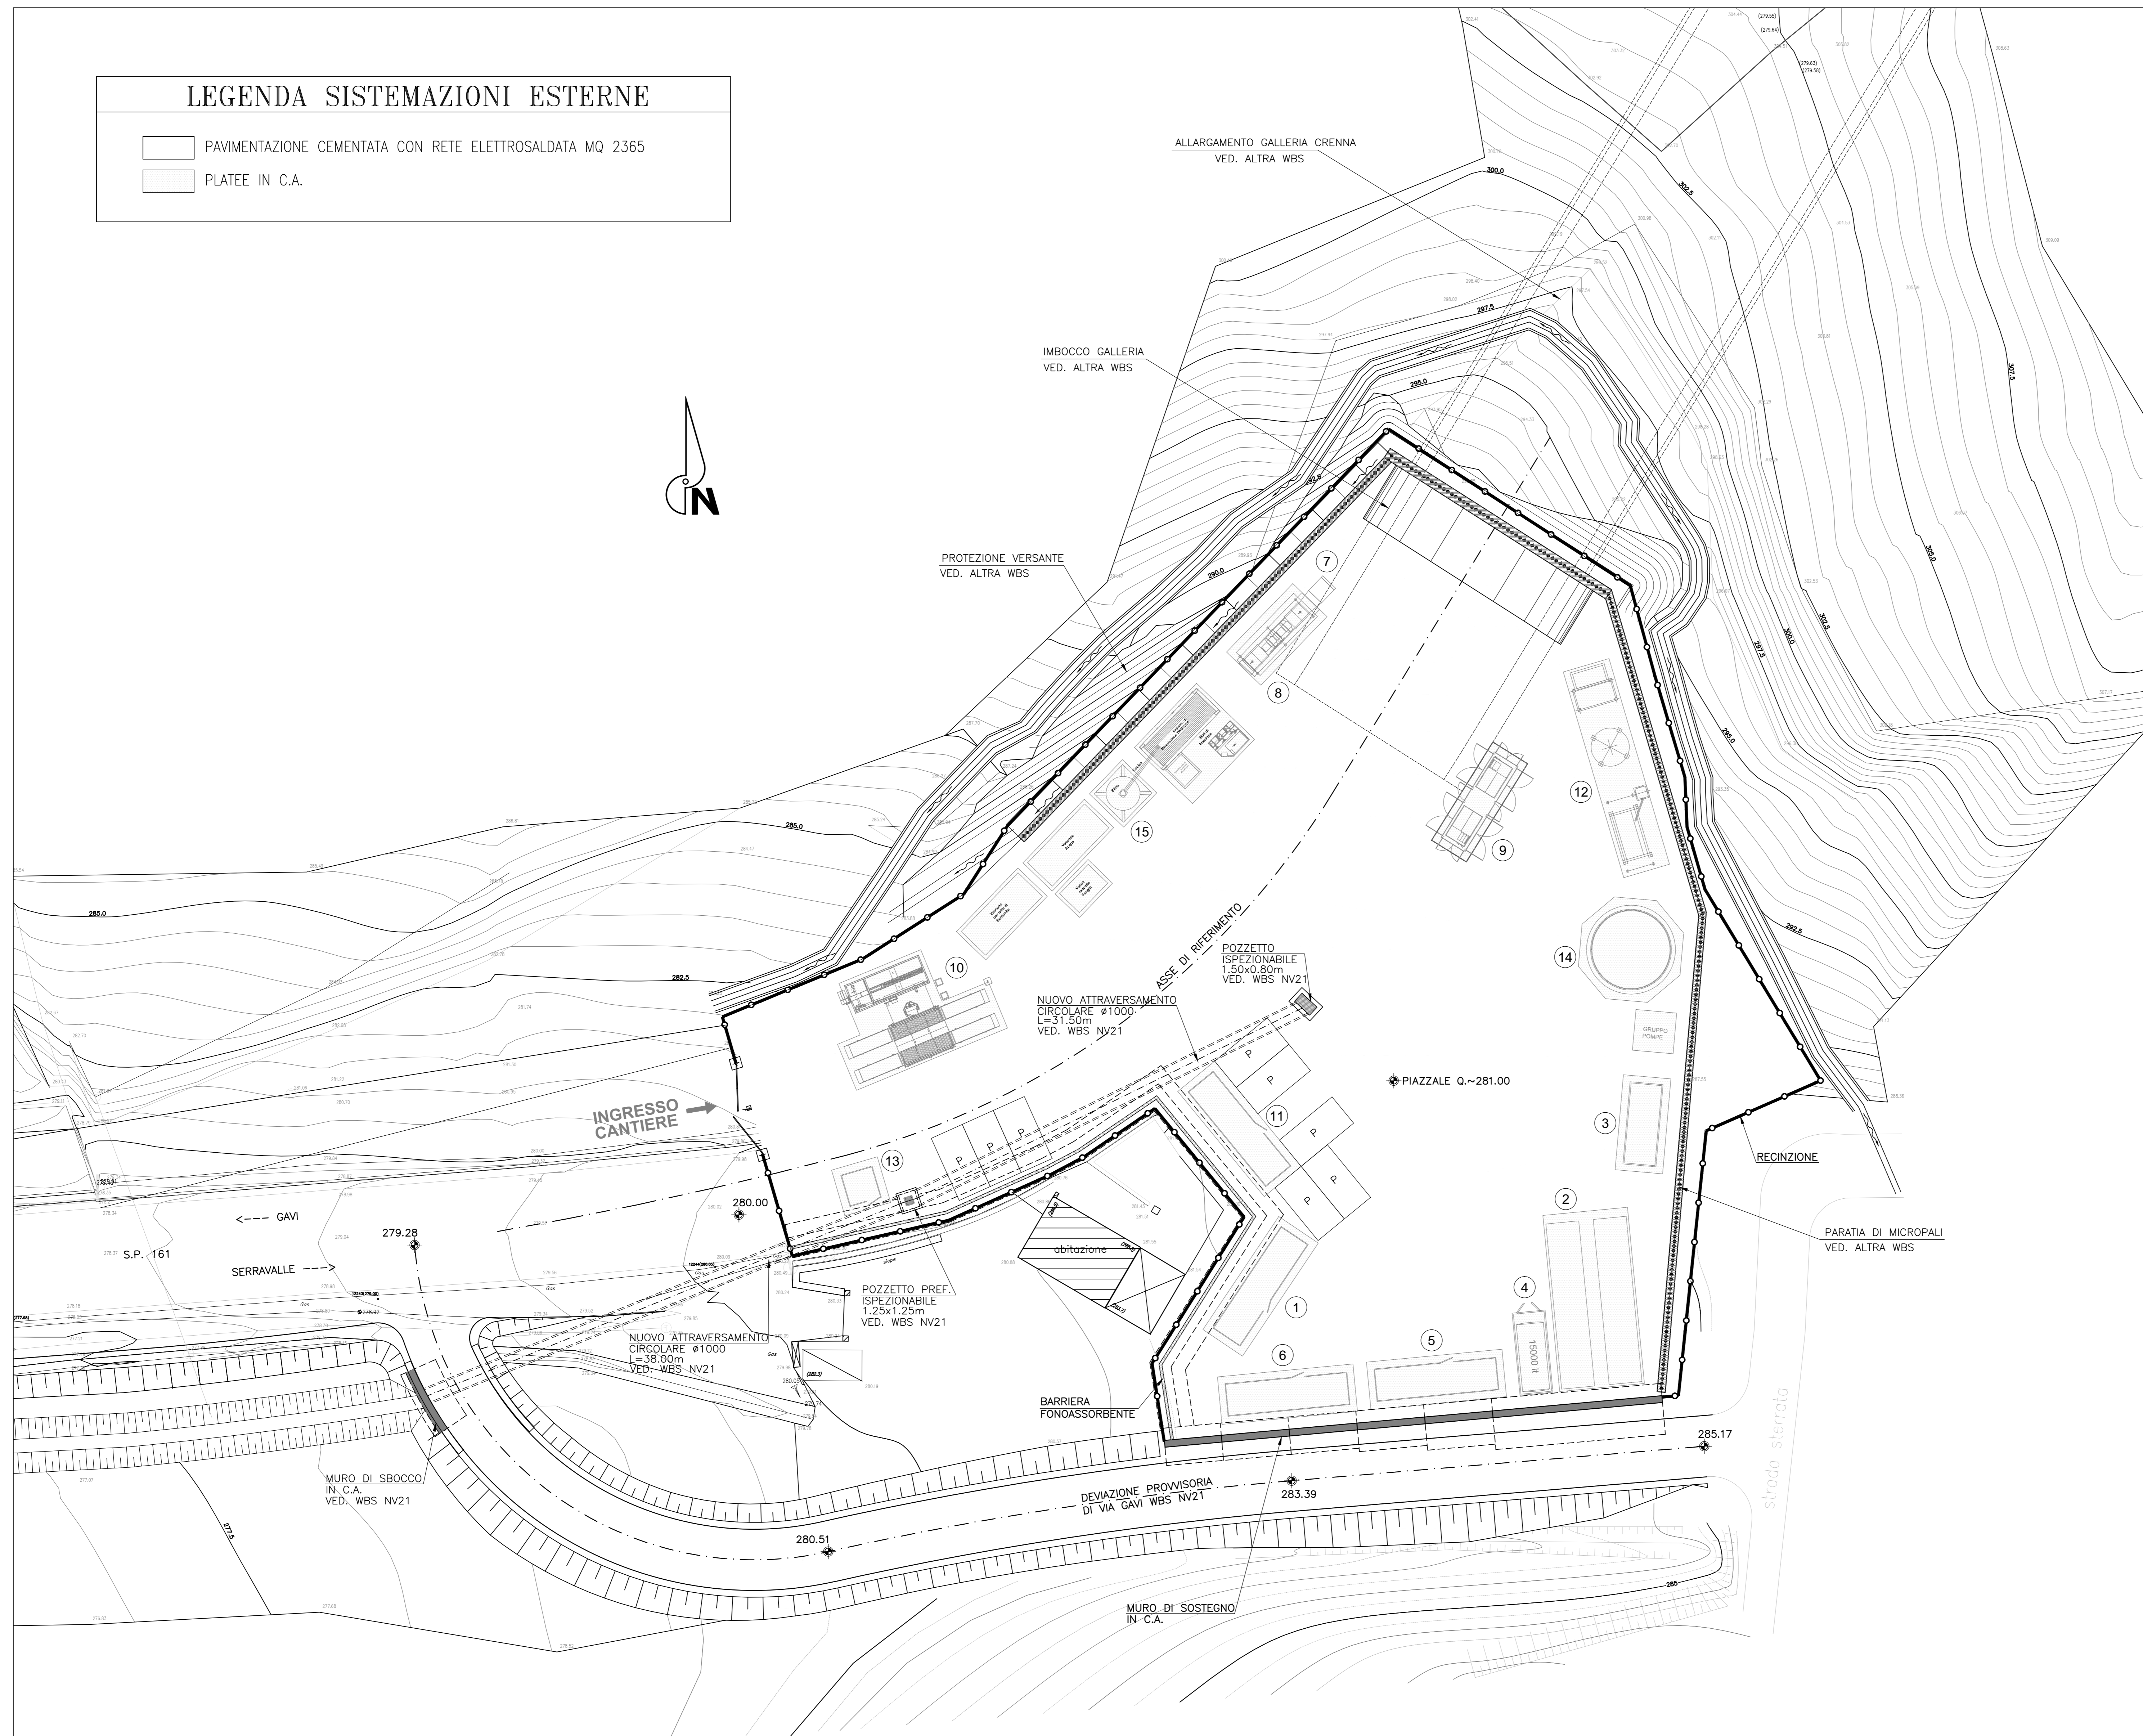


LEGENDA SISTEMAZIONI ESTERNE


- PAVIMENTAZIONE CEMENTATA CON RETE ELETTROSALDATA MQ 2365
- PLATEE IN C.A.

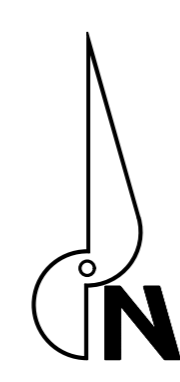

LEGENDA

- 1 Uffici
- 2 Gruppi elettrogeni
- 3 Cabina di trasformazione
- 4 Serbatoio gasolio per gruppo elettrogeno
- 5 Spogliatoi
- 6 Servizi igienici + docce
- 7 Impianto ventilazione
- 8 Container inverter per ventilazione
- 9 Elettrocompressori
- 10 Lavaruote
- 11 Locale primo soccorso
- 12 Impianto trattamento acqua con filtrpressa
- 13 Guardiana
- 14 Serbatoio acqua industriale/antincendio completo di gruppo di pompaggio
- 15 Impianto di iniezione
- 16 Area per caratterizzazione terre e rocce da scavo (eventuale)

PART. PAVIMENTAZIONE PIAZZALI


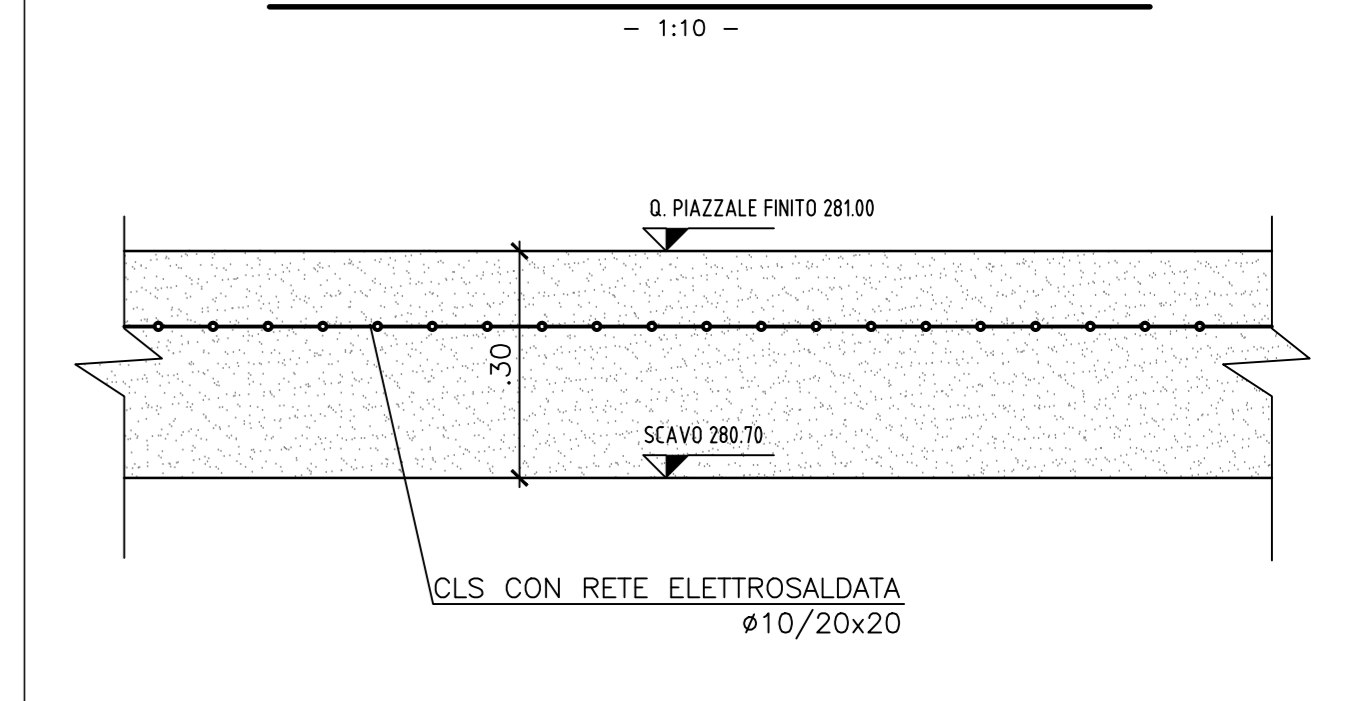


COMMITTENTE:

ALTA SORVEGLIANZA:

GENERAL CONTRACTOR:

INFRASTRUTTURE FERROVIARIE STRATEGICHE DEFINITE DALLA LEGGE OBIETTIVO N.443/01
TRATTA A.V./A.C. TERZO VALICO DEI GIOVI
PROGETTO ESECUTIVO
CA41-Cantiere Operativo Crenna (COV7) (NV21)
SISTEMAZIONE GENERALE AREA DI INTERVENTO
PLANIMETRIA PAVIMENTAZIONE

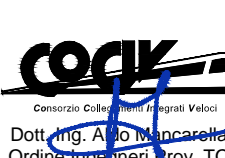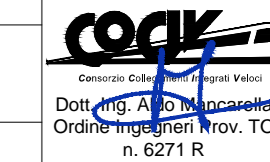GENERAL CONTRACTOR Consejo Cociv Ing. E. Pagani		DIRETTORE LAVORI		SCALA: 1:200				
COMMESSA I G 5 1	LOTTO 0 0	FASE E	ENTE C V	TIPO DOC. P 9				
OPERADISCIPLINA C A 4 1 0 1		PROGR. 0 0 3	REV. A					
PROGETTAZIONE								
Rev.	Descrizione emissione	Redatto	Data	Verificato	Data	Progettista	Data	IL PROGETTISTA
A01	Prima Emissione	COVIV	14/05/2015	COVIV	14/05/2015	A. Mancarella	14/05/2015	
 <small>COVIV - Consorzio di Equipaggiamento Integrato Valico</small> <small>COVIV - Consorzio di Equipaggiamento Integrato Valico</small> <small>COVIV - Consorzio di Equipaggiamento Integrato Valico</small>								
<small>Nome File: I201105-05-CV-FM-CA41-01-005-A01</small> <small>CUP: F81H0000000000</small>								