


LEGENDA PLANIMETRIA DI PROGETTO

- 1 VASCA DI PRIMA PIOGGIA "4x40"
- 2 PARATONDI DI STRAMAZZO
- 3 ACCUMULO SECONDA PIOGGIA "4x40"
- 21 POMPA DI RILANCIO AI TRATTAMENTI "P-405"
- 22 ACCUMULO OLIO PER AUTOSPIURGO
- 3 DISOLEATURA ACQUE SECONDA PIOGGIA "TK-405"
- 3a VASCA DI RILANCIO AL RICETTORE
- 3a1 POMPE DI SOLLEVAMENTO AL RICETTORE "P-404 A/B/C"
- 3b TRATTAMENTO FOGNA OLEOSA "TK-404"
- 4 PALAZZINA PIANO TERRA
A: SALA CONTROLLO
B: MENSA SPOGLIATOI WC
C: INGRESSO - VANDI SCALA
D: CABINA ELETTRICA
E: MAGAZZINO
PALAZZINA PRIMO PIANO
UFFICI - WC
- 5 AREA SERVIZI TR-1
- 6 LOCALE ANTINCENDIO
a: "TK-401" (SERBATOIO DIESEL
RISERVA POMPA "P-401C")
b: POMPA "P-401C" (ACQUA AL DIESEL)
c: POMPA "P-401B" (ACQUA AL ELE)
d: POMPA "P-401A" (ACQUA AL ELE)
e: POMPA "P-402" (A.L. JOKEY)
f: POMPA "P-402" (A.L. JOKEY)
- 7 LOCALE GENERATORE
I: "TK-302" (SERBATOIO DIESEL
RISERVA GENERATORE "GE-101")
g: GENERATORE ELETTRICO "GE-101"
- 8 PESE
- 9 BANCHE DI CARICAMENTO
- 10 SKID RECUPERO VAPORI
- 11 SALA POMPE GASOLIO
n: POMPA "P-101A"
i: POMPA "P-101B"
l: POMPA "P-101C"
m: POMPA "P-102"
- 12 SALA POMPE BENZINA
n: POMPA "P-201A"
o: POMPA "P-201B"
p: POMPA "P-201C"
q: POMPA "P-202"
- 13 POMPE SERVIZI
r: POMPA "P-402A" (ACQUA DOLCE)
s: POMPA "P-402B" (ACQUA DOLCE)
- 14 GUARDIOLA
- 15 CABINA OPERATORE
- 16 FOSSA IMMOFF
- 17 MURO IN C.A. DI RECINZIONE Sp. cm 20
- 18 TERMINALE DI SCARICO NAVE
- DA-401 SERBATOIO ACQUA ANTINCENDIO
- DA-402A/B/C/D SERBATOIO SCHIUMOGENO
- DA-403 RISERVA ACQUA DOLCE

COMUNE DI BRINDISI (Provincia di Brindisi)

Oggetto:
PROGETTO PER LA REALIZZAZIONE DI UN DEPOSITO COSTIERO DI IDROCARBURI - GASOLIO E BENZINA - CON ANNESSO TERMINALE DI CARICO SITO NELL'AREA PROSPICIENTE LA BANCHINA COSTA MORENA RIVA DEL PORTO DI BRINDISI

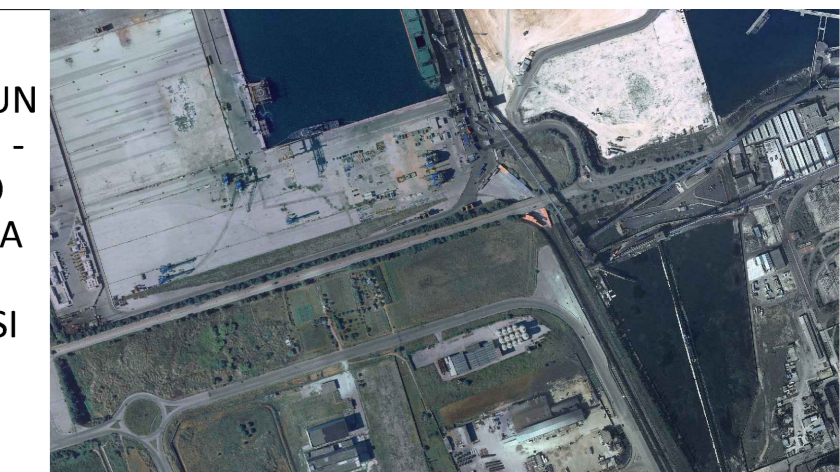

PROGETTO DEFINITIVO

Elaborato: **PLANIMETRIA DI PROGETTO** Tav: **EG.4**

Data: **11.06.2023** Ril.Doc.: **BRUND_PD_EG.4_001** scala: **1:500**

Approvazioni:

| Rev. | Data | Redazione | Verifica | Approvazione |
|------|------|-----------|----------|--------------|
| 00 | | PR | SZ | SZ |

Committente:
BRUNDISUM S.p.a.
 Sede Legale
 Via Ettore Maiorana 6/A
 Zona Industriale
 72100 - Brindisi (BR)
 Tel. 0831-571149

I progettisti:
 Ing. Salvatore Zaccaro (Capogruppo G.d.L.) Geom. Rossella Venuti
 Ing. Giuseppe Morganti Ing. Antonino Restuccia
 Arch. Alessia Scimone Ing. Marco Calogero

Giovani professionisti:
 Ing. Anna Tripodi
 Ing. Eleonora Viglianisi

Questo elaborato è di proprietà dei progettisti e della Brundisum S.p.A. - Gruppo Miccolis. E' vietata qualsiasi riproduzione, sia integrale che parziale, senza autorizzazione scritta. Non può essere utilizzato per scopi diversi da quelli per cui è fornito.