

LEGENDA IMPIANTO MESSA A TERRA

- | | |
|--|--|
| 1 VASCA DI PRIMA PROSSA "Y-401" | 9 BINE DI CARICAMENTO |
| 14 PARATOIA DI STRAMAZZO | 10 SDO RECUPERO VAPORI |
| 2 ACCUMULO SECONDA PROSSA "Y-402" | 11 SALA POMPE GASOLIO
n. POMPA "P-101A"
l. POMPA "P-101B"
r. POMPA "P-101C" |
| 21 POMPA DI RILASCIO AI TRATTAMENTI "P-403" | 12 SALA POMPE BENZINA
n. POMPA "P-201A"
l. POMPA "P-201B"
r. POMPA "P-201C" |
| 22 ACCUMULO OLEO PER AUTOSPURGO | 13 POMPE SERVIZI
r. POMPA "P-403A" (ACQUA DOLCE)
s. POMPA "P-403B" (ACQUA DOLCE) |
| 3 DEOLEATURA ACQUE SECONDA PROSSA "Y-405" | 14 GUARDICIA |
| 3a VASCA DI RILASCIO AL RICEETTORE | 15 CABINA OPERATORE |
| 3b POMPE DI SOLLEVAMENTO AL RICEETTORE "P-404 A/B/C" | 16 FORNA PIAFFO |
| 3c TRATTAMENTO FOONIA OLEOSA "Y-404" | 17 MURO IN C.A. DI RECINZIONE Ss. m=20 |
| 4 PALAZZINA PRIMO PIANO
A: SALA CONTROLLO
B: MENSA SPOGLIATOIA H/C
C: INGRESSO - VANO SCALA
D: CABINA ELETTRICA
E: MAGAZZINO
PALAZZINA PRIMO PIANO
UFFICIO - H/C | 18 TERMINALE DI SCARICO NAVE |
| 5 AREA SERVIZI | DA-401 SERBATOIO ACQUA ANTINCENDIO |
| 6 LOCALE ANTINCENDIO
a. "T-401" SERBATOIO DIESEL
b. RISERVA POMPA "P-401C"
c. POMPA "P-401C" (ACQUA AL DIESEL)
d. POMPA "P-401E" (ACQUA AL ELE)
e. POMPA "P-401E" (ACQUA AL ELE)
f. POMPA "P-401E" (AL OLEO) | DA-402B/C/D SERBATOIO SCHIUMOGENO |
| 7 LOCALE GENERATORE
f. "T-402" SERBATOIO DIESEL
g. RISERVA GENERATORE "G-101"
h. GENERATORE ELETTRICO "G-101" | DA-403 RISERVA ACQUA DOLCE |
| 8 FINE | |


COLLETTORI DI TERRA NUDO DA 95 mmq



COMUNE DI BRINDISI (Provincia di Brindisi)

Oggetto:

PROGETTO PER LA REALIZZAZIONE DI UN
DEPOSITO COSTIERO DI IDROCARBURI -
GASOLIO E BENZINA - CON ANNESSO
TERMINALE DI CARICO SITO NELL'AREA
PROSPICIENTE LA BANCHINA COSTA
MORENA RIVA DEL PORTO DI BRINDISI

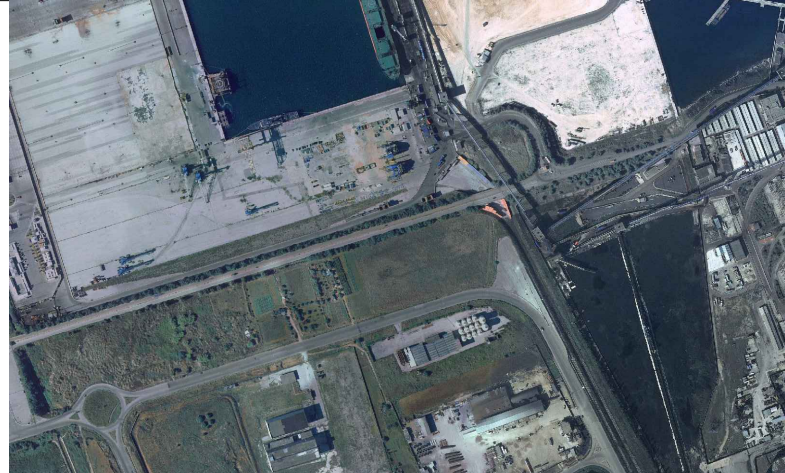

PROGETTO DEFINITIVO

Elaborato:

PLANIMETRIA IMPIANTO DI MESSA A TERRA

Tav:

EG.9

Data:

Rif.Doc.: BRUND_PD_EG_9_001

scala: 1:500

Approvazioni:

Rev.	Data	Redazione	Verifica	Approvazione
00		PR	SZ	SZ

Committente:

BRUNDISUM S.p.a.
Sede Legale
Via Ettore Maiorana 6/A
Zona Industriale
72100 - Brindisi (BR)
Tel. 0831-571149

I progettisti:

Ing. Salvatore Zaccaro (Capogruppo G.d.L.) Geom. Rossella Venuti
Ing. Giuseppe Morganti Ing. Antonino Restuccia
Arch. Alessia Scimone Ing. Marco Calogero

Giovani professionisti:

Ing. Anna Tripodi
Ing. Eleonora Vigilantisi