



VASCHE IMPIANTO DI TRATTAMENTO

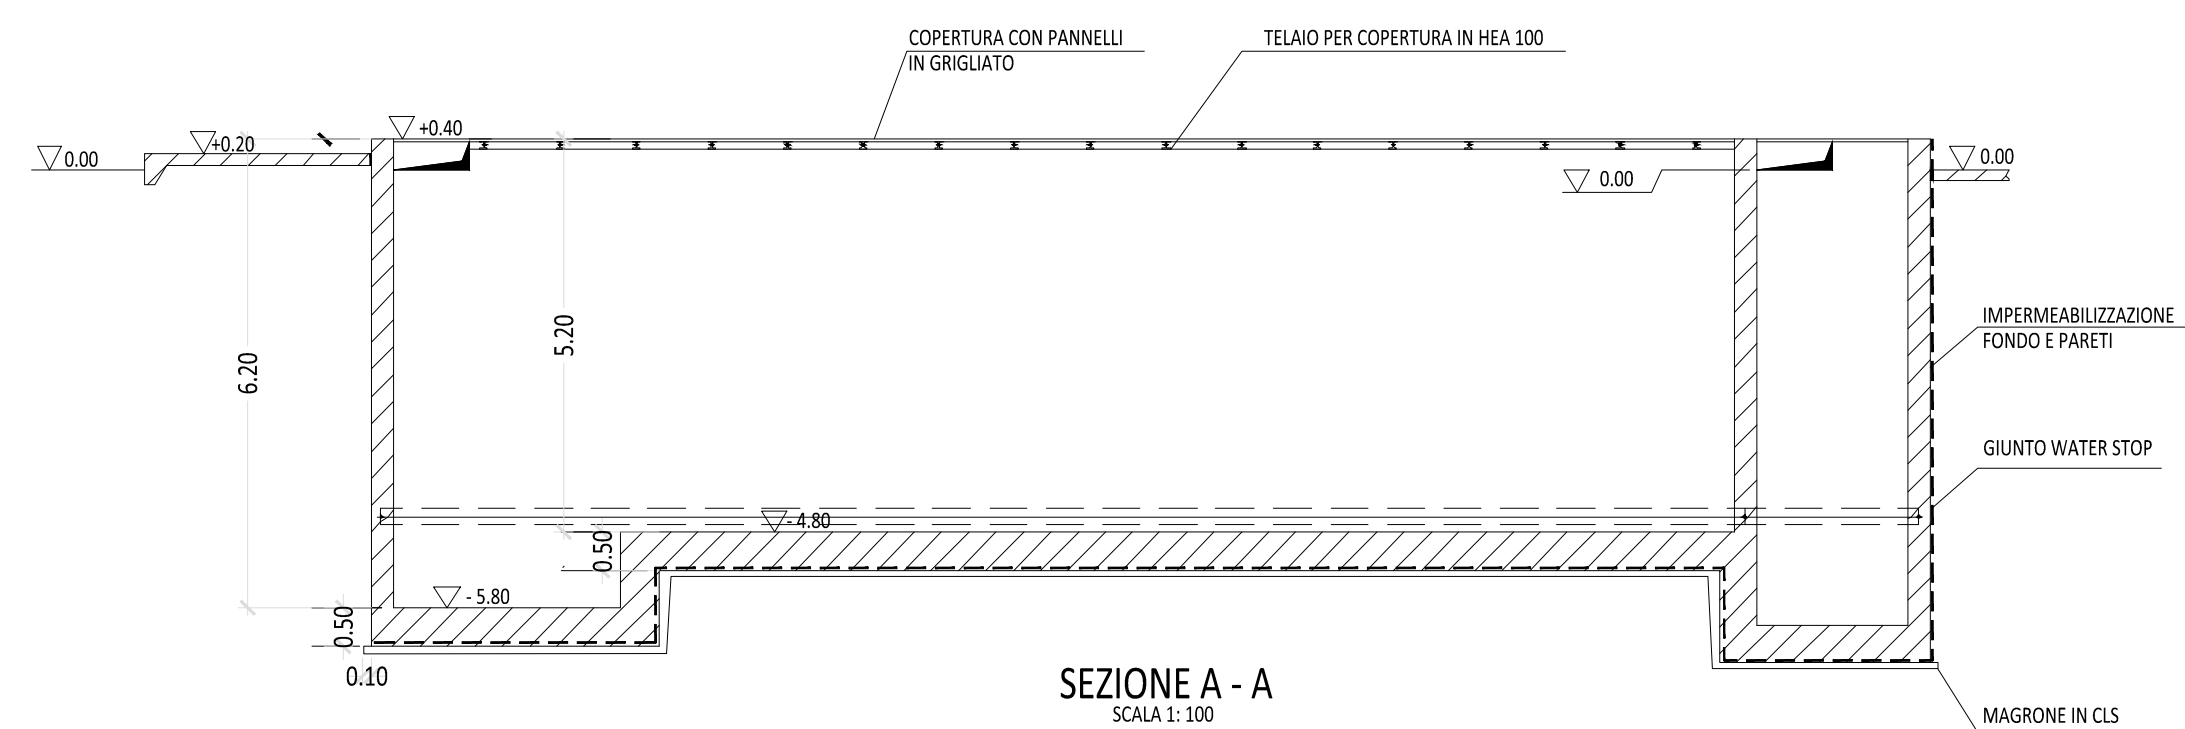


SEZIONE A - A  
SCALA 1:100

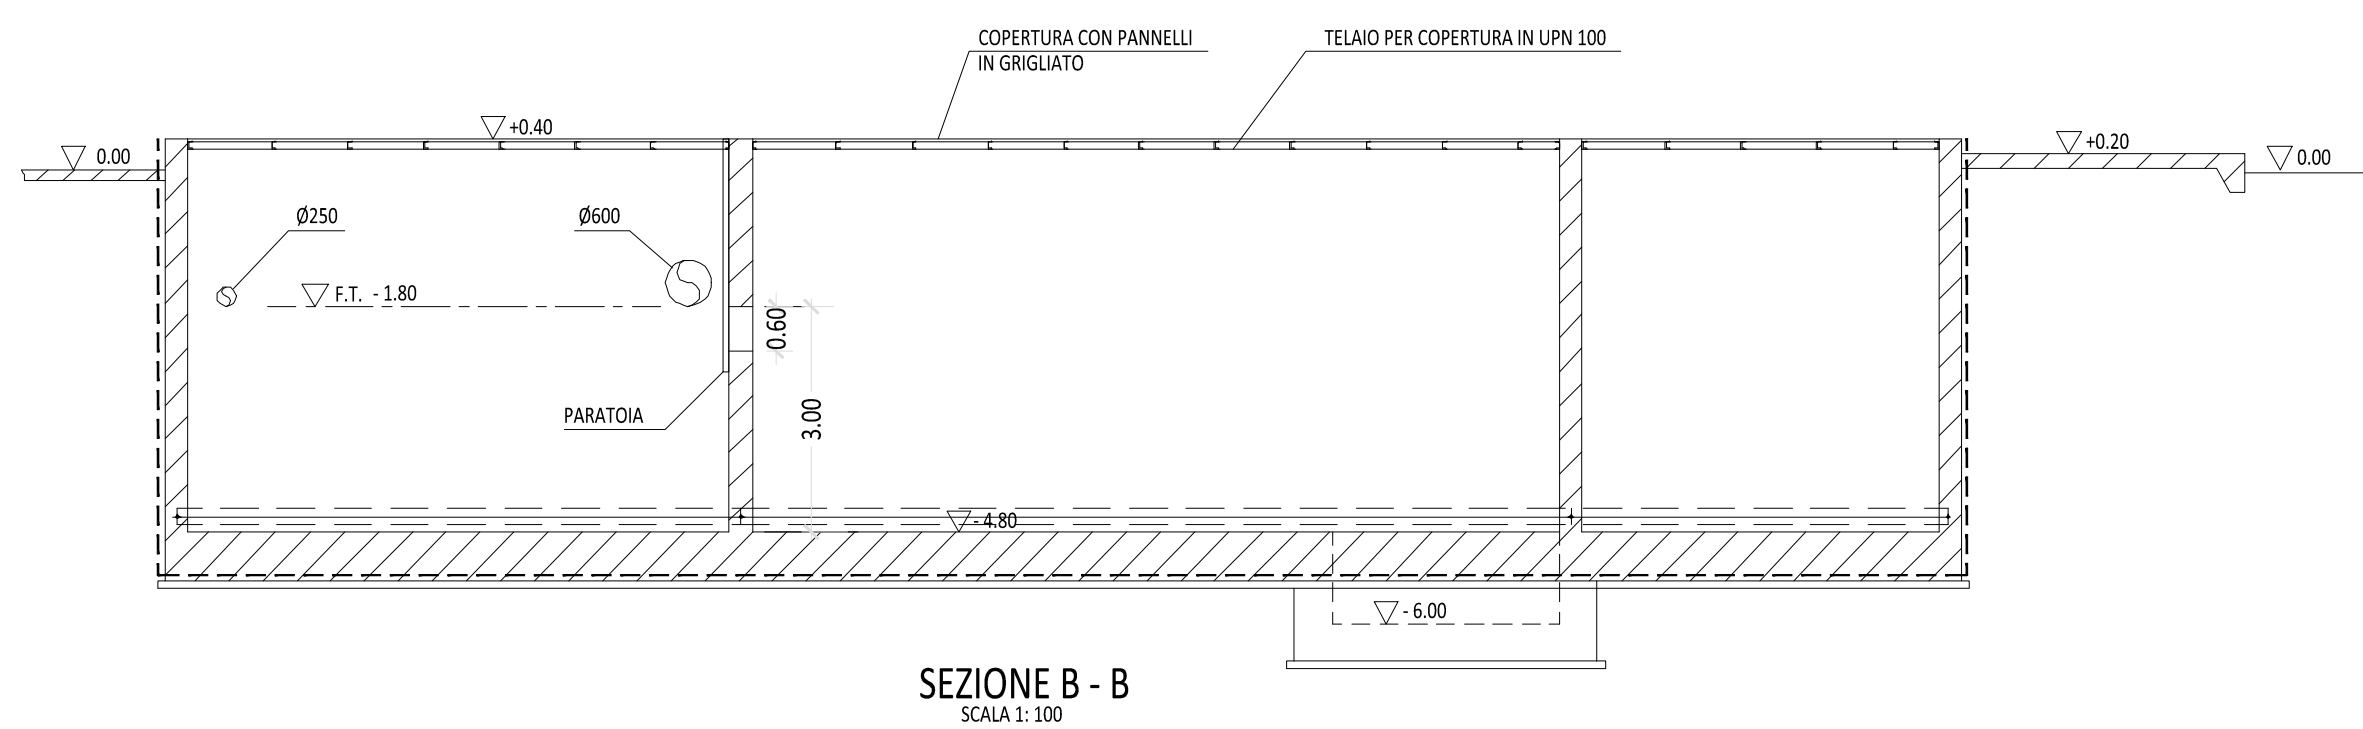

SEZIONE B - B  
SCALA 1:100

LEGENDA IMPIANTO FOGNARIO

- (A) PALAZZINA
  - (B) LOCALE ANTINCENDIO
  - (C) LOCALE GENERATORE
  - (D) PESE
  - (E) BAIE DI CARICAMENTO
  - (F) SALA POMPE GASOLIO
  - (G) SALA POMPE BENZINA
  - (H) RECUPERO VAPORI
  - (I) IMPIANTO DI TRATTAMENTO
- SISTEMA FOGNARIO ACQUE METEORICHE E SEMIOLEOSE (F.T. "FONDO TUBO"):
- TUBAZIONE IN GHISA SFEROIDALE (P=1%)
  - "PR" - POZZETTI DI RACCOLTA
  - ▣ "PG" - POZZETTI DI GIUNZIONE E ISPEZIONE
  - ▤ "PV" - POZZETTI VALVOLATI
  - ▥ "PTF" - POZZETTI TAGLIAFIAMMA
  - "PP" - POZZETTI PIEDI FLUVIALI
- SISTEMA FOGNARIO ACQUE OLEOSE (F.T. "FONDO TUBO"):
- TUBAZIONE IN GHISA SFEROIDALE (P=1%)
  - "PR" - POZZETTI DI RACCOLTA
  - ▣ "PG" - POZZETTI DI GIUNZIONE E ISPEZIONE
  - ▤ "PV" - POZZETTI VALVOLATI
  - ▥ "PTF" - POZZETTI TAGLIAFIAMMA
  - ▩ CANALE DI RACCOLTA BAIE DI CARICAMENTO
- SISTEMA FOGNARIO ACQUE SANITARIE:
- TUBAZIONE IN GHISA SFEROIDALE
  - ⊕ VASCA HMÖFF
  - POZZETTI SIFONATI

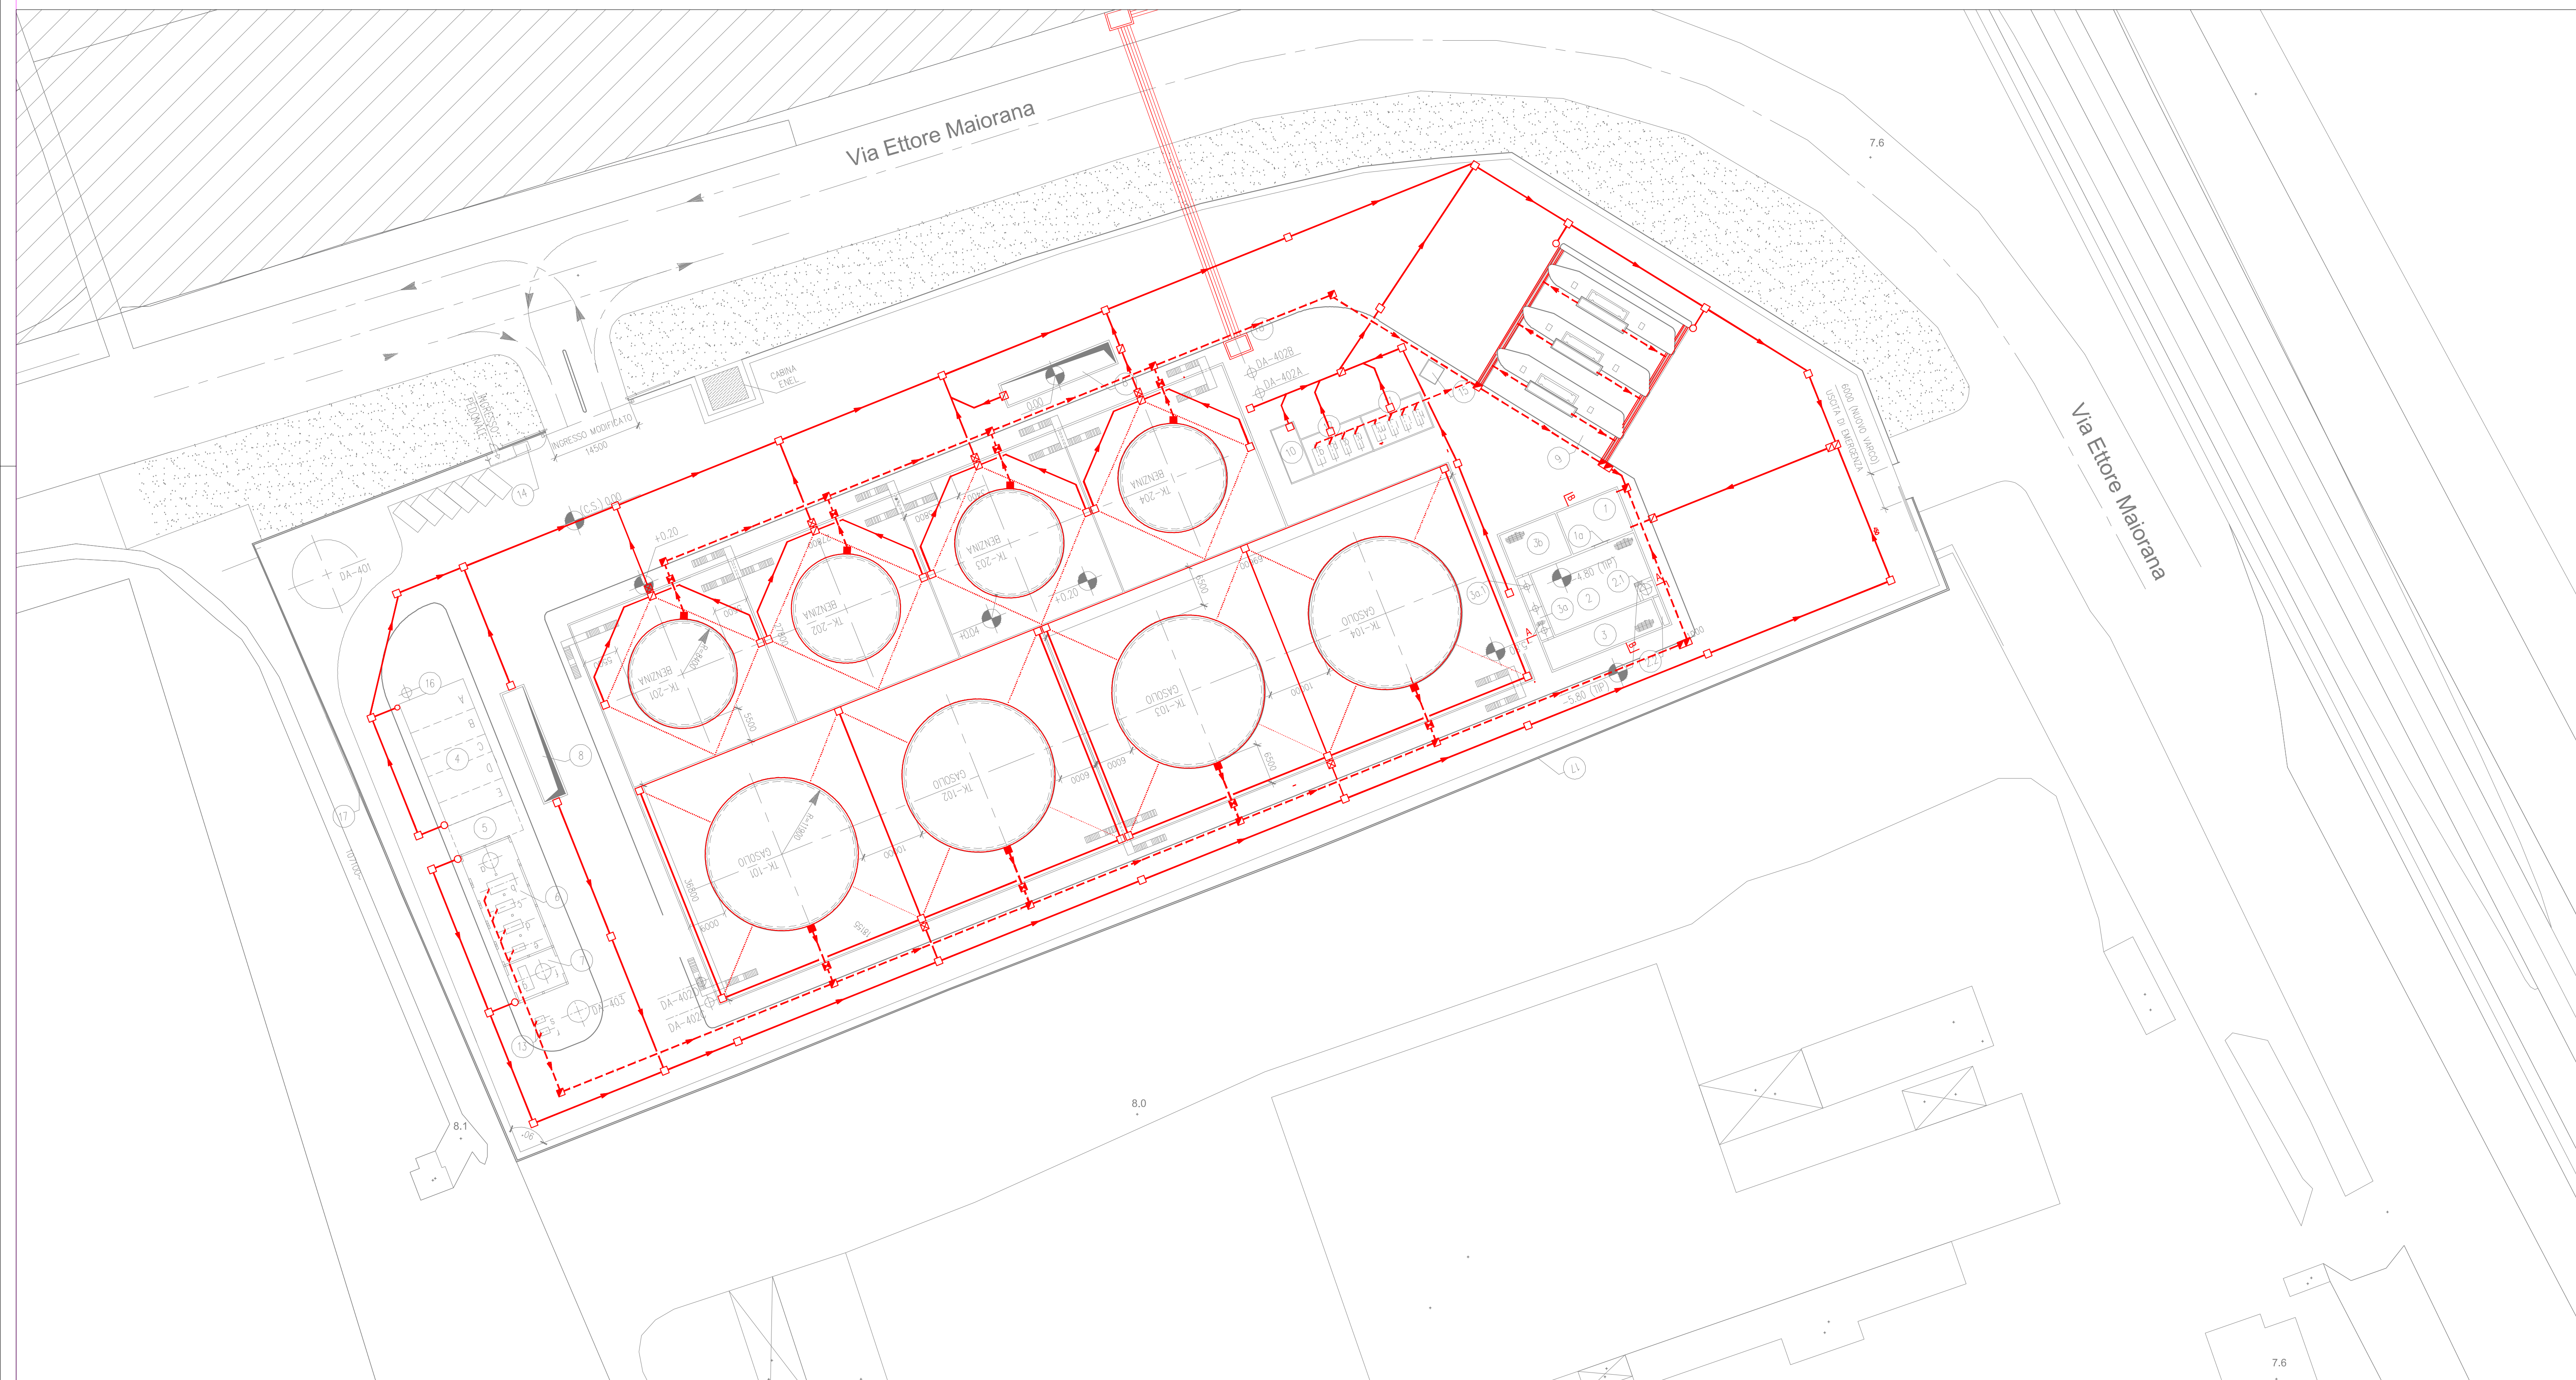

COMUNE DI BRINDISI  
(Provincia di Brindisi)

Oggetto:  
**PROGETTO PER LA REALIZZAZIONE DI UN DEPOSITO COSTIERO DI IDROCARBURI - GASOLIO E BENZINA - CON ANNESSO TERMINALE DI CARICO SITO NELL'AREA PROSPICIENTE LA BANCHINA COSTA MORENA RIVA DEL PORTO DI BRINDISI**

PROGETTO DEFINITIVO

Elaborato:	SISTEMA FOGNARIO E SEZIONI VASCHE IMPIANTO DI TRATTAMENTO	Tav:	<b>EG.13</b>
Data:	Rif.Doc.: BRUND_PD_EG_13_001	scala:	1:500

Approvazioni:

Rev.	Data	Redazione	Verifica	Approvazione
00		PR	SZ	SZ

<b>Committente:</b> <b>BRUNDISUM S.p.a.</b> Sede Legale Via Ettore Maiorana 6/A Zona Industriale 72100 - Brindisi (BR) Tel. 0831-571149	<b>I progettisti:</b> Ing. Salvatore Zaccaro (Capogruppo G.d.L.) Ing. Giuseppe Marganiti Arch. Alessia Scimone	Geom. Rossella Venuti Ing. Antonino Restuccia Ing. Marco Colagero
	<b>Giovani professionisti:</b> Ing. Anna Tripodi Ing. Eleonora Vigilanti	