



PIANTA INTERRATA VASCA
FA03 scala 1:100

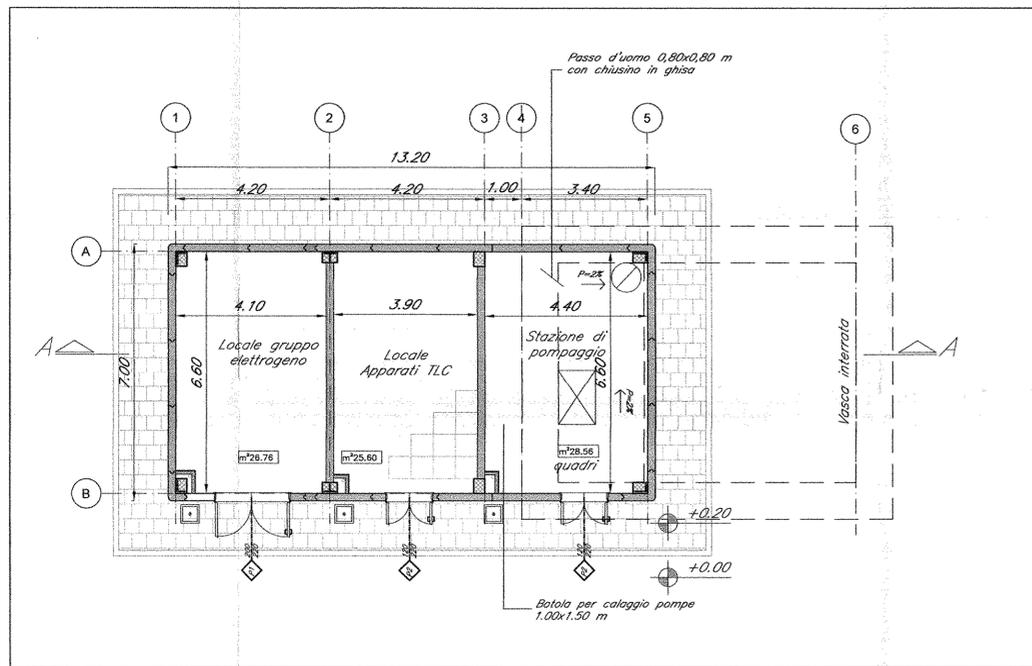

PIANTA PIANO TERRA FABBRICATO ESTERNO
FA03 scala 1:100

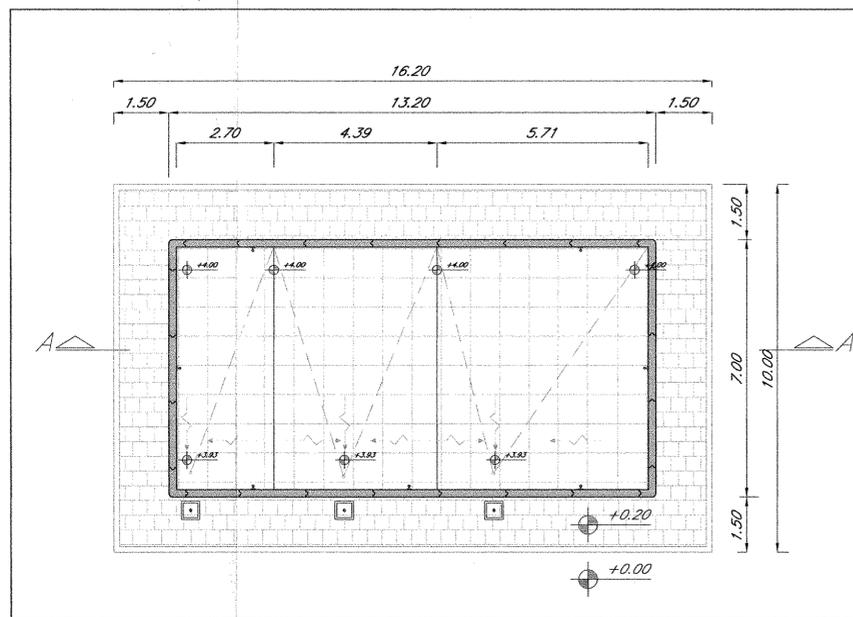

PIANTA COPERTURA FABBRICATO ESTERNO
FA03 scala 1:100

NOTA 1:

Per gli arredi, le strutture, le tecnologie e l'impiantistica si rimanda agli elaborati specifici.

NOTA 2:

Il locale stazione di pompaggio deve essere costruito in conformità alla norma UNI-11292-2008.

Andranno predisposti in copertura ganci di sicurezza ogni 50 cm ca.

COMMITTENTE:



PROGETTAZIONE:



**DIREZIONE TECNICA
UO ARCHITETTURA, STAZIONI E TERRITORIO**

PROGETTO DEFINITIVO

**ITINERARIO NAPOLI - BARI
VARIANTE LINEA CANCELLO NAPOLI**

FABBRICATI - ELABORATI ARCHITETTONICI

FA03 - Fabbricato impianto di sollevamento GA Casalnuovo - Km 1+050

SCALA:

1:100

Piante

COMMESSA LOTTO FASE ENTE TIPO DOC. OPERA/DISCIPLINA PROGR. REV.

IF0E 00 D 44 PA FA0300 001 A

Revis.	Descrizione	Redatto	Data	Verificato	Data	Approvato	Data	Autorizzato	Data
A	Emissione Esecutiva	A. Bartolomeo	07/2015	L. Malini	07/2015	D. Aprea	07/2015	R. Marini	07/2015

File: IF0E00D44PAFA0300001A.dwg

n. Eletto