
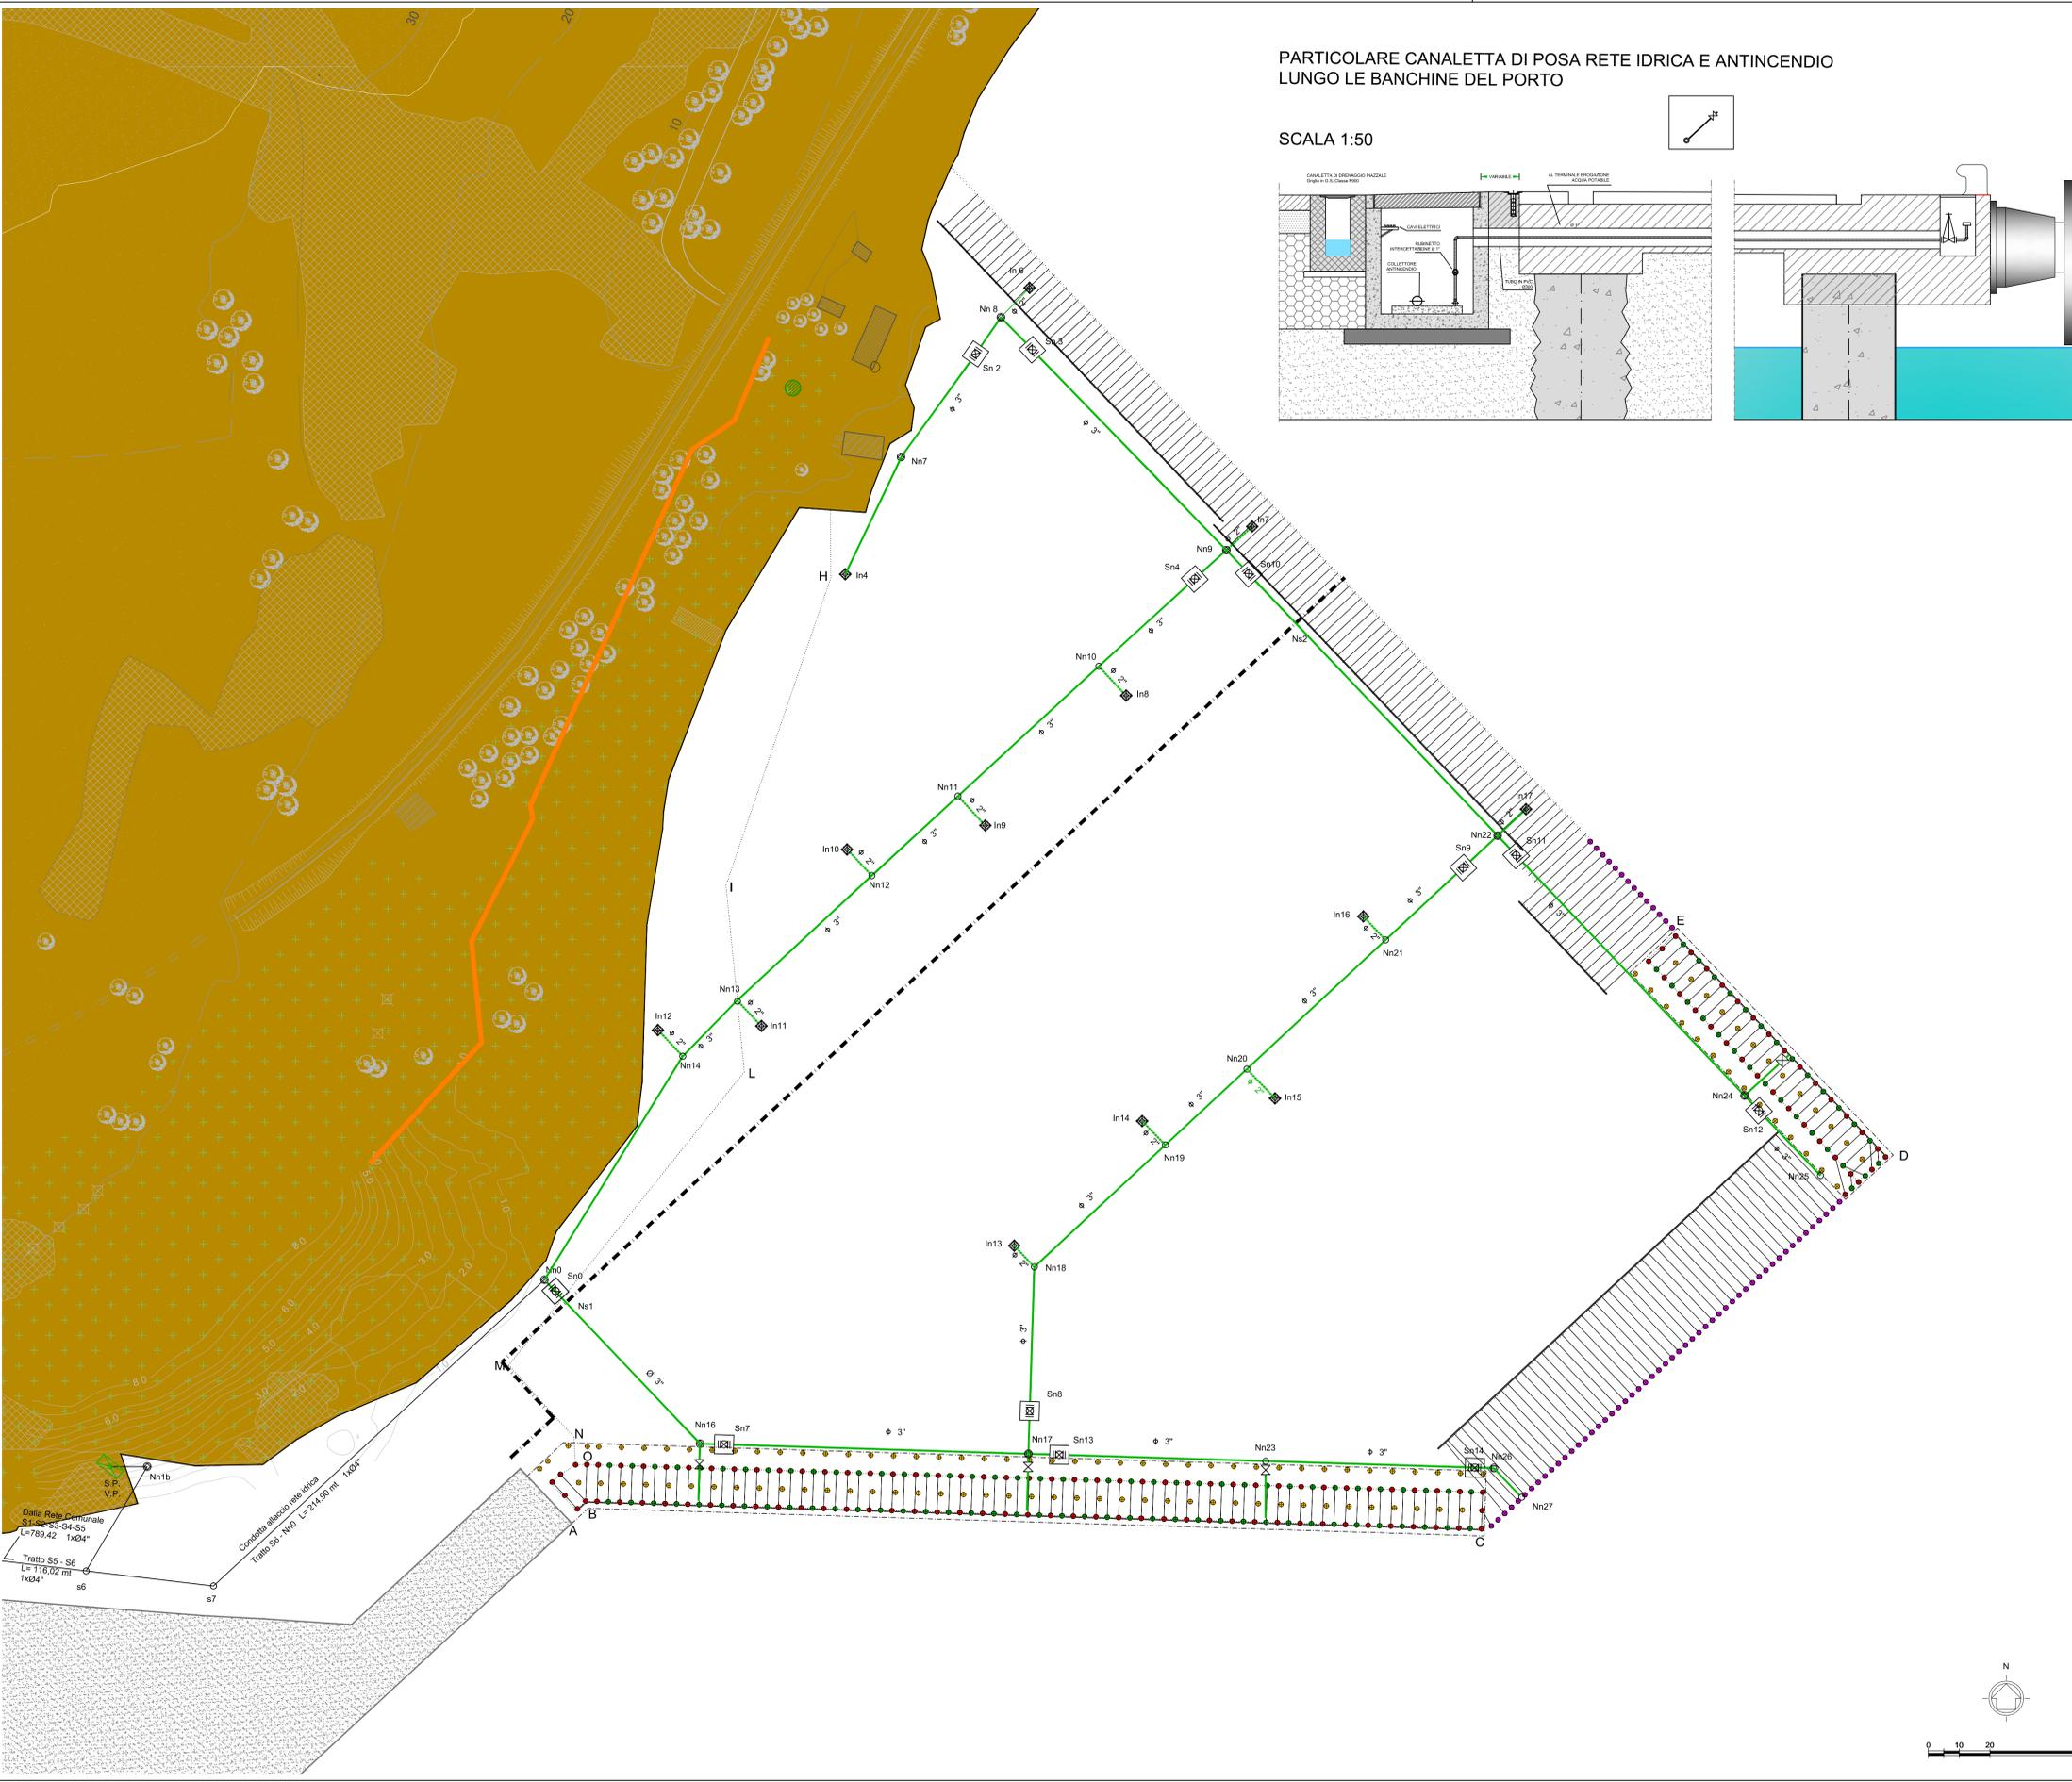



PARTICOLARE CANALETTA DI POSA RETE IDRICA E ANTINCENDIO
LUNGO LE BANCHINE DEL PORTO

SCALA 1:50

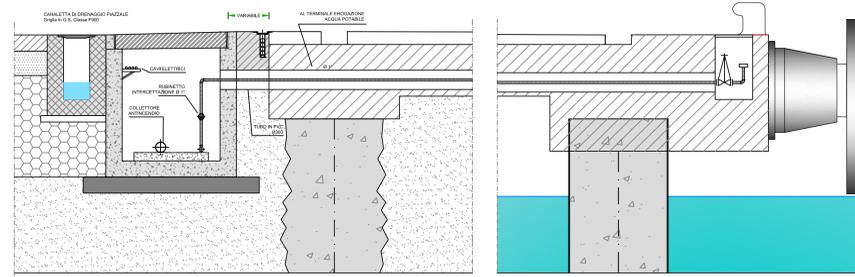

LEGENDA

- Nodo
- Pozzetto di sezionamento (100x100 cm)
- Valvola di sezionamento
- Pozzetto di distribuzione (100x100 cm)
- Sala pompe antincendio e vasca di rilancio
- Linea impianto idrico
- Linea allaccio rete idrica

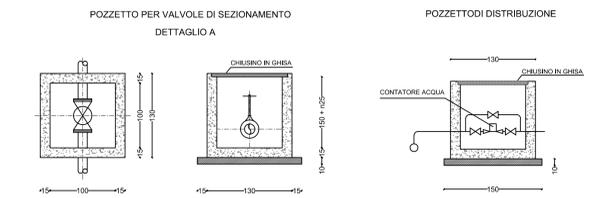

LAVORI DEL PRIMO STRALCIO E DEL SECONDO STRALCIO
DELLA TERZA FASE DEL PORTO COMMERCIALE DI AUGUSTA
- BANCHINE CONTAINERS -

IMPRESE:

Condotte S.p.A.
Fondata il 7 aprile 1980
 (MANDATARIA)

PIACENTINI COSTRUZIONI
 (MANDANTI)

Cosedil spa
 (MANDANTI)

PROGETTO ESECUTIVO DI FUSIONE ED INTEGRAZIONE DEL I E II STRALCIO

3						
2						
1	310715	PRIMA REVISIONE		S. ZANLORENZI	A. MARCHIONNE	A. MULLER
0	081114	PRIMA EMISSIONE		S. ZANLORENZI	A. MARCHIONNE	A. MULLER
REV.	DATA	EMMISSIONE		RED.	VER.	APPR.
	1073	1D02	P	002	B	SCALA: 1:1000

TITOLO ELABORATO:
IMPIANTO IDRICO E FOGNARIO
Planimetria con rete idrica potabile

PROGETTAZIONE:

INGO
 (MANDATARIA)

SIGMA INGEGNERIA & P.L.
 (MANDANTE)

RESPONSABILE DEL PROCEDIMENTO: