



SCHEMA DI COLLEGAMENTO SALA POMPE ANTINCENDIO - SERBATOIO DI ACCUMULO scala 1:100

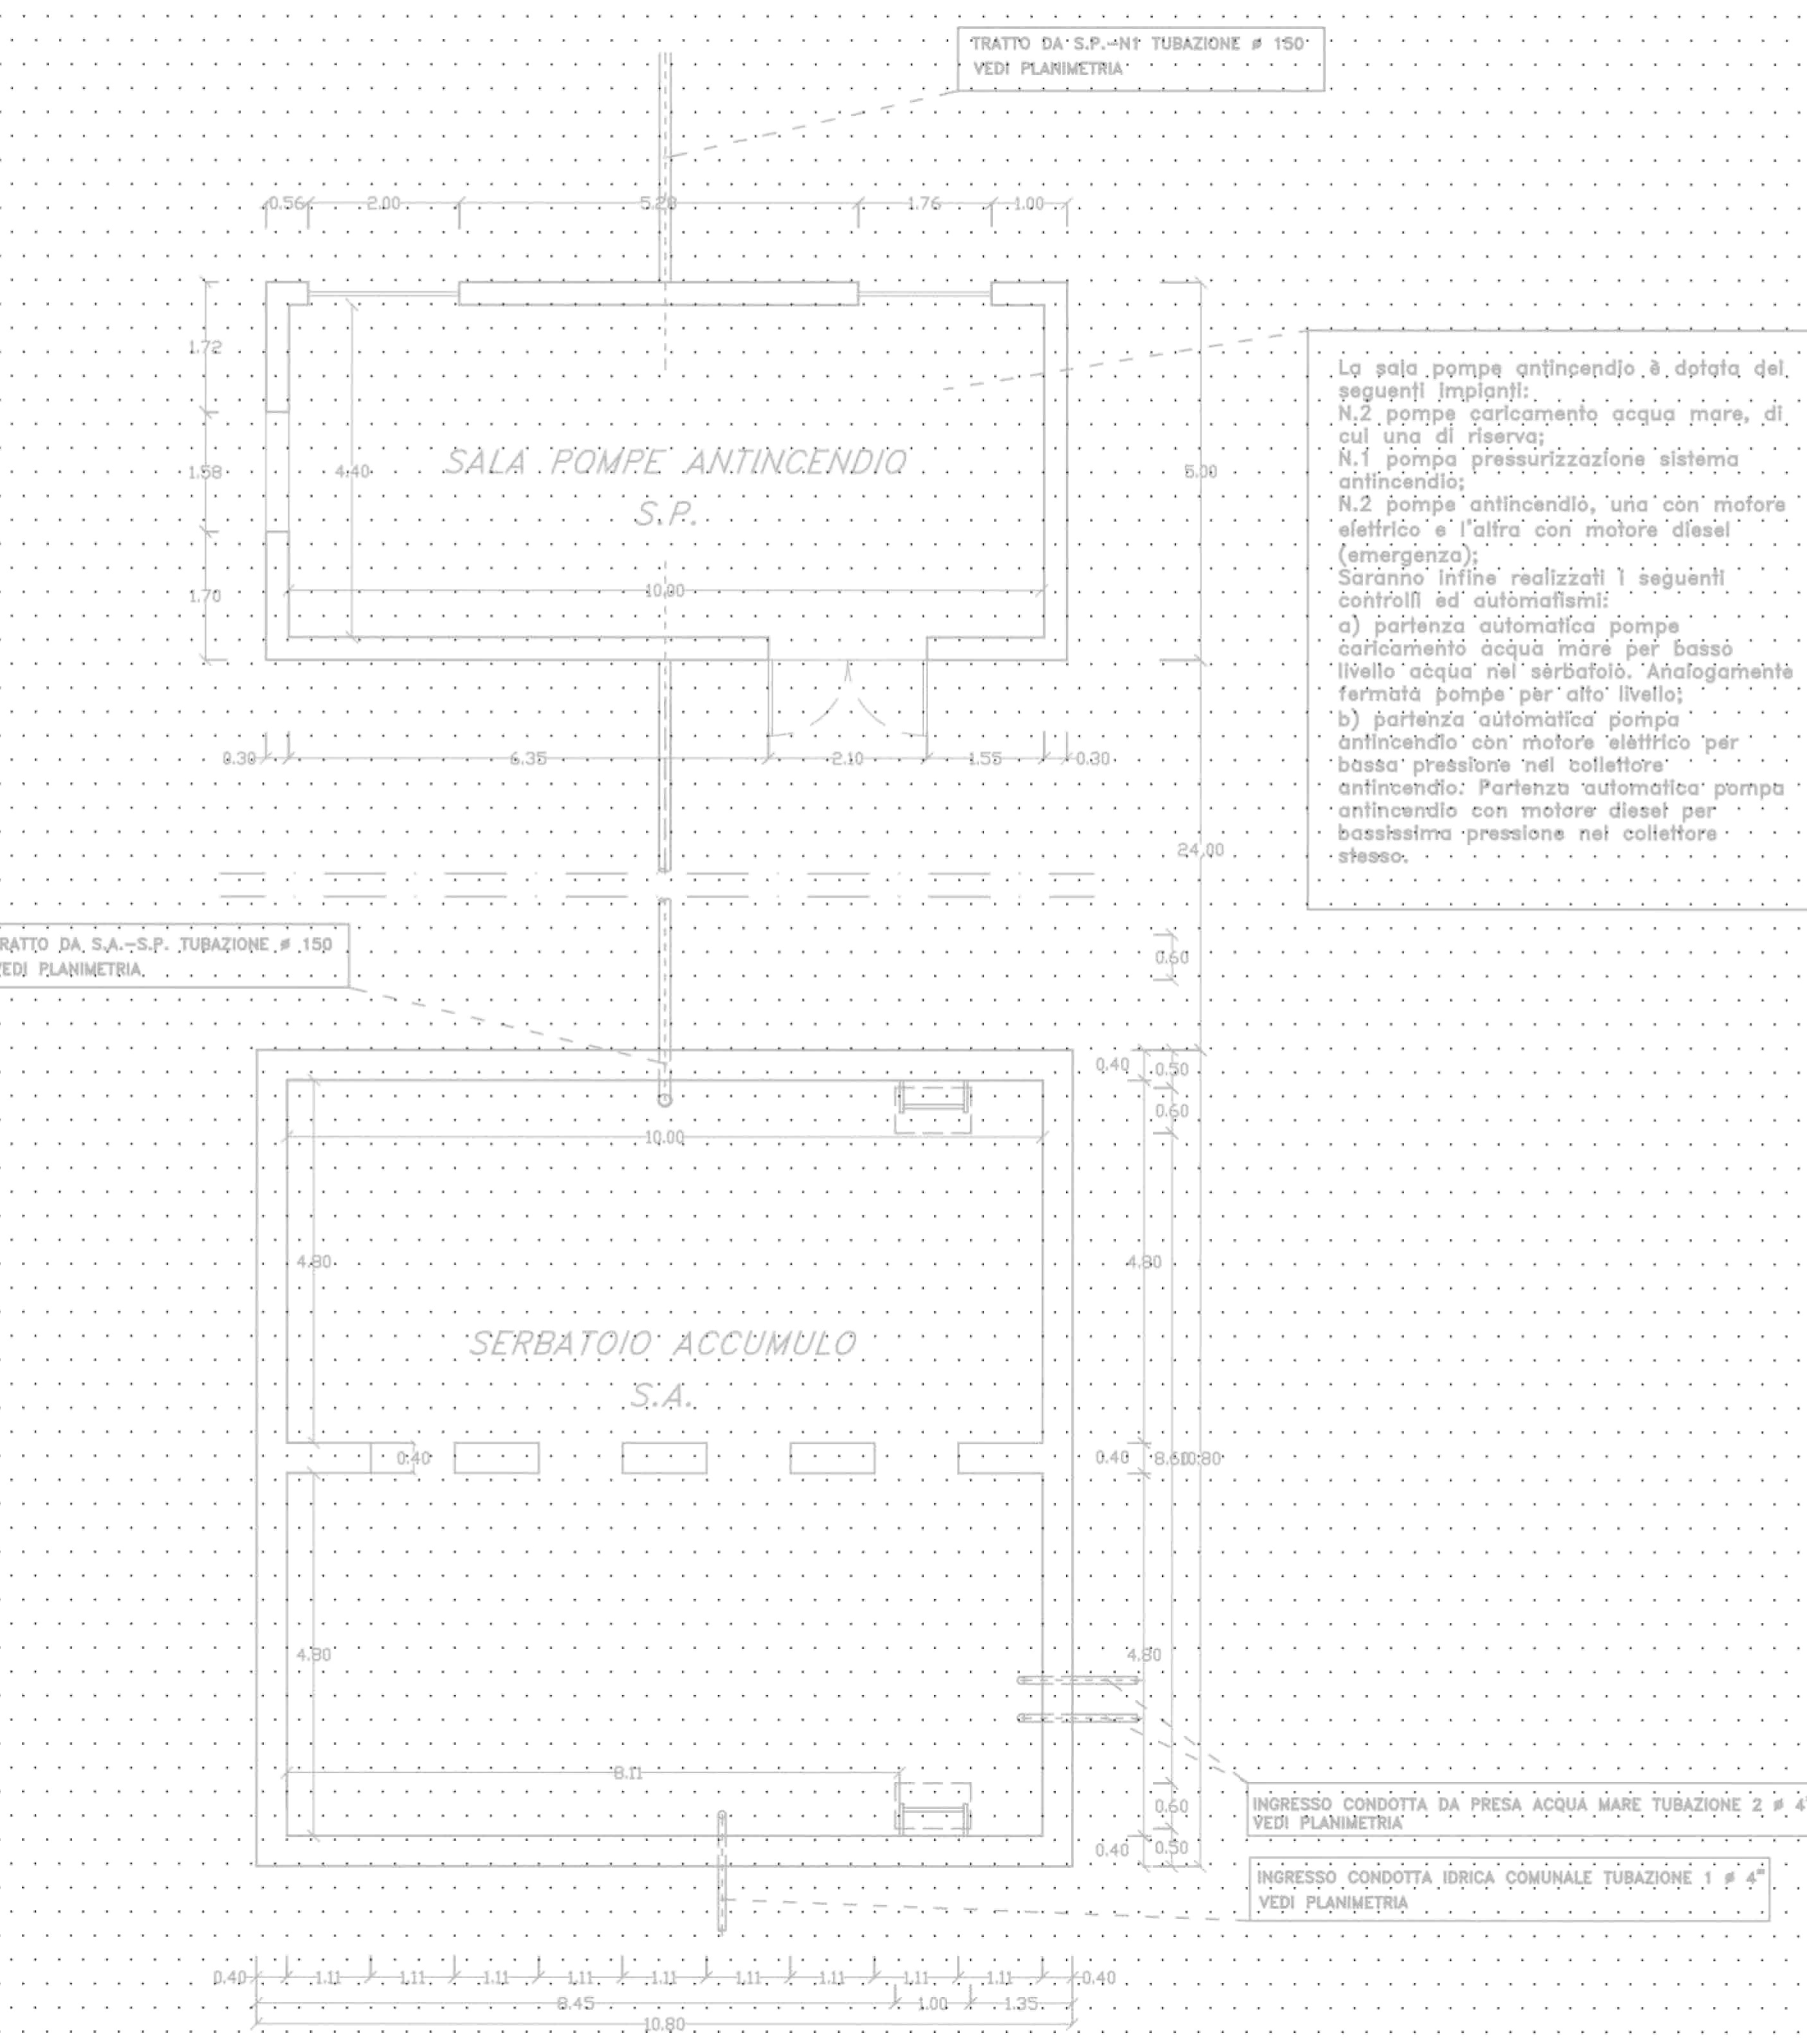


La sala pompe antincendio è dotata dei seguenti impianti:
 N.2 pompe caricamento acqua mare, di cui una di riserva;
 N.1 pompa pressurizzazione sistema antincendio;
 N.2 pompe antincendio, una con motore elettrico e l'altra con motore diesel (emergenza).
 Saranno infine realizzati i seguenti controlli ed automatismi:
 a) partenza automatica pompa caricamento acqua mare per basso livello acqua nel serbatoio. Analogamente fermata pompa per alto livello;
 b) partenza automatica pompa antincendio con motore elettrico per basso pressione nel collettore antincendio; Partenza automatica pompa antincendio con motore diesel per bassissima pressione nel collettore stesso.


PARTIGOLARE ARCHITETTONICO DELLA VASCA DI ACCUMULO scala 1:100

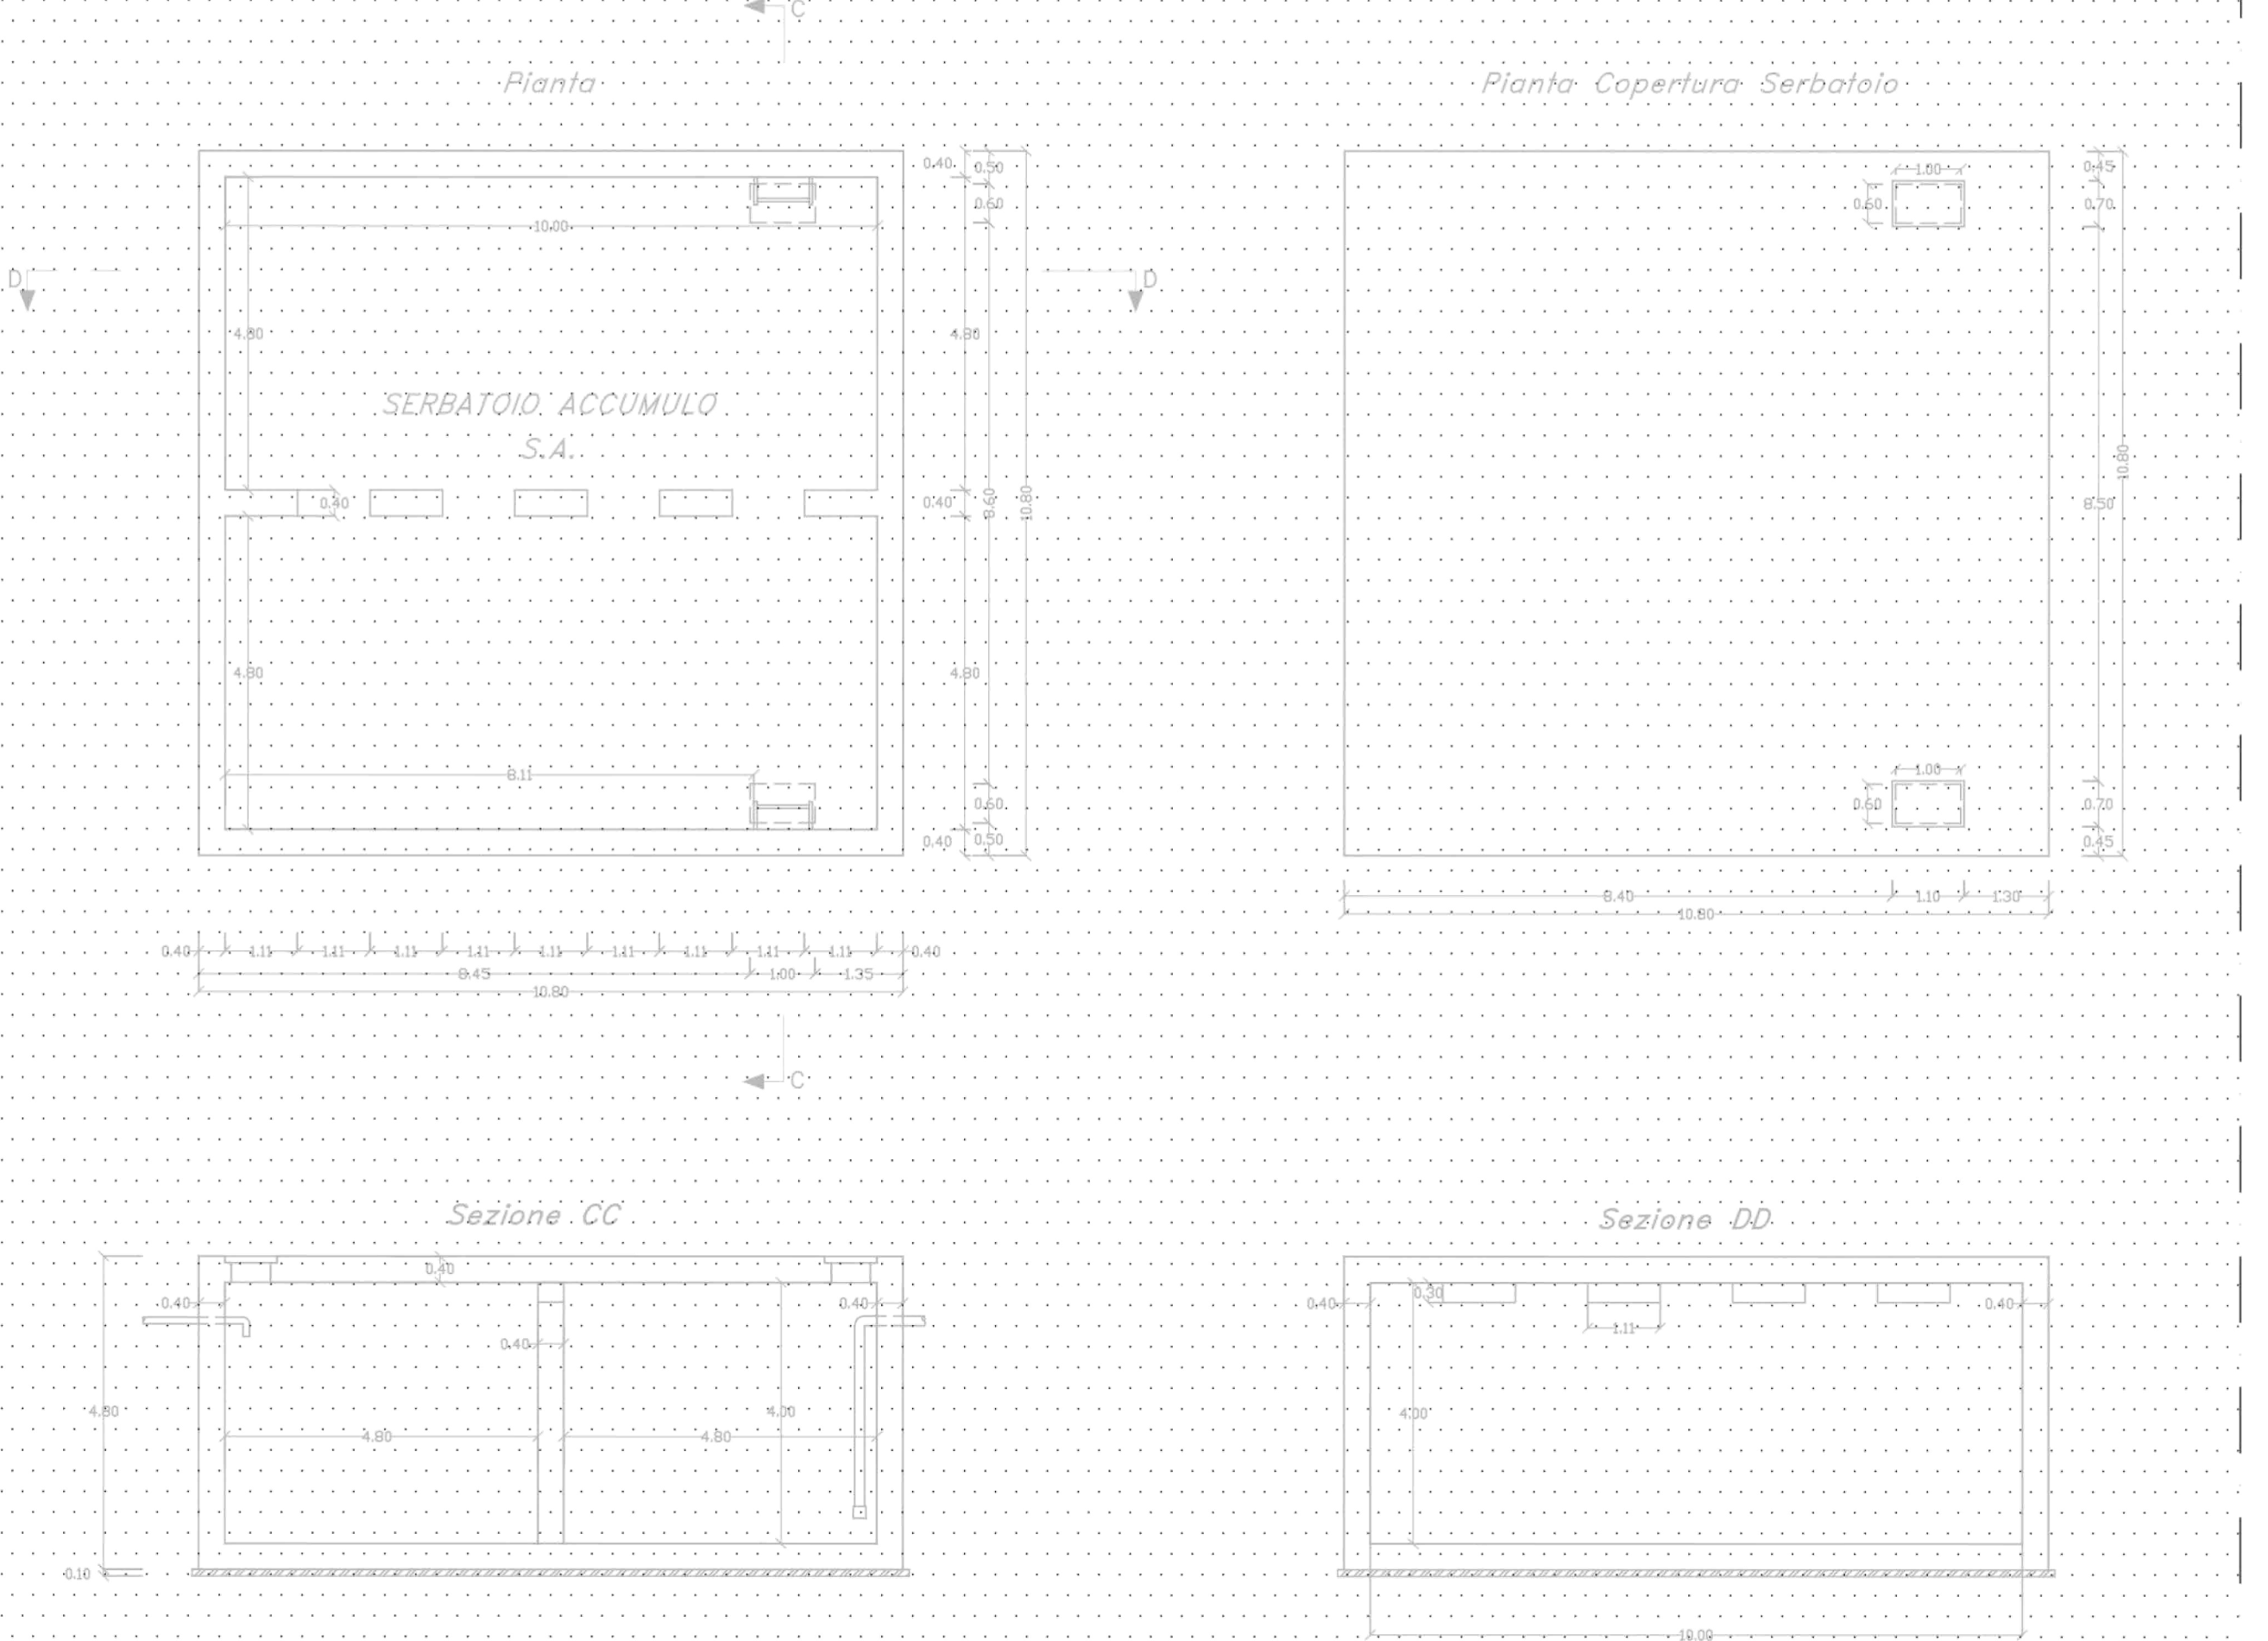

PARTIGOLARE ARCHITETTONICO DELLA SALA POMPE ANTINCENDIO E DELLA VASCA DI RILANCIO INTERRATA scala 1:100

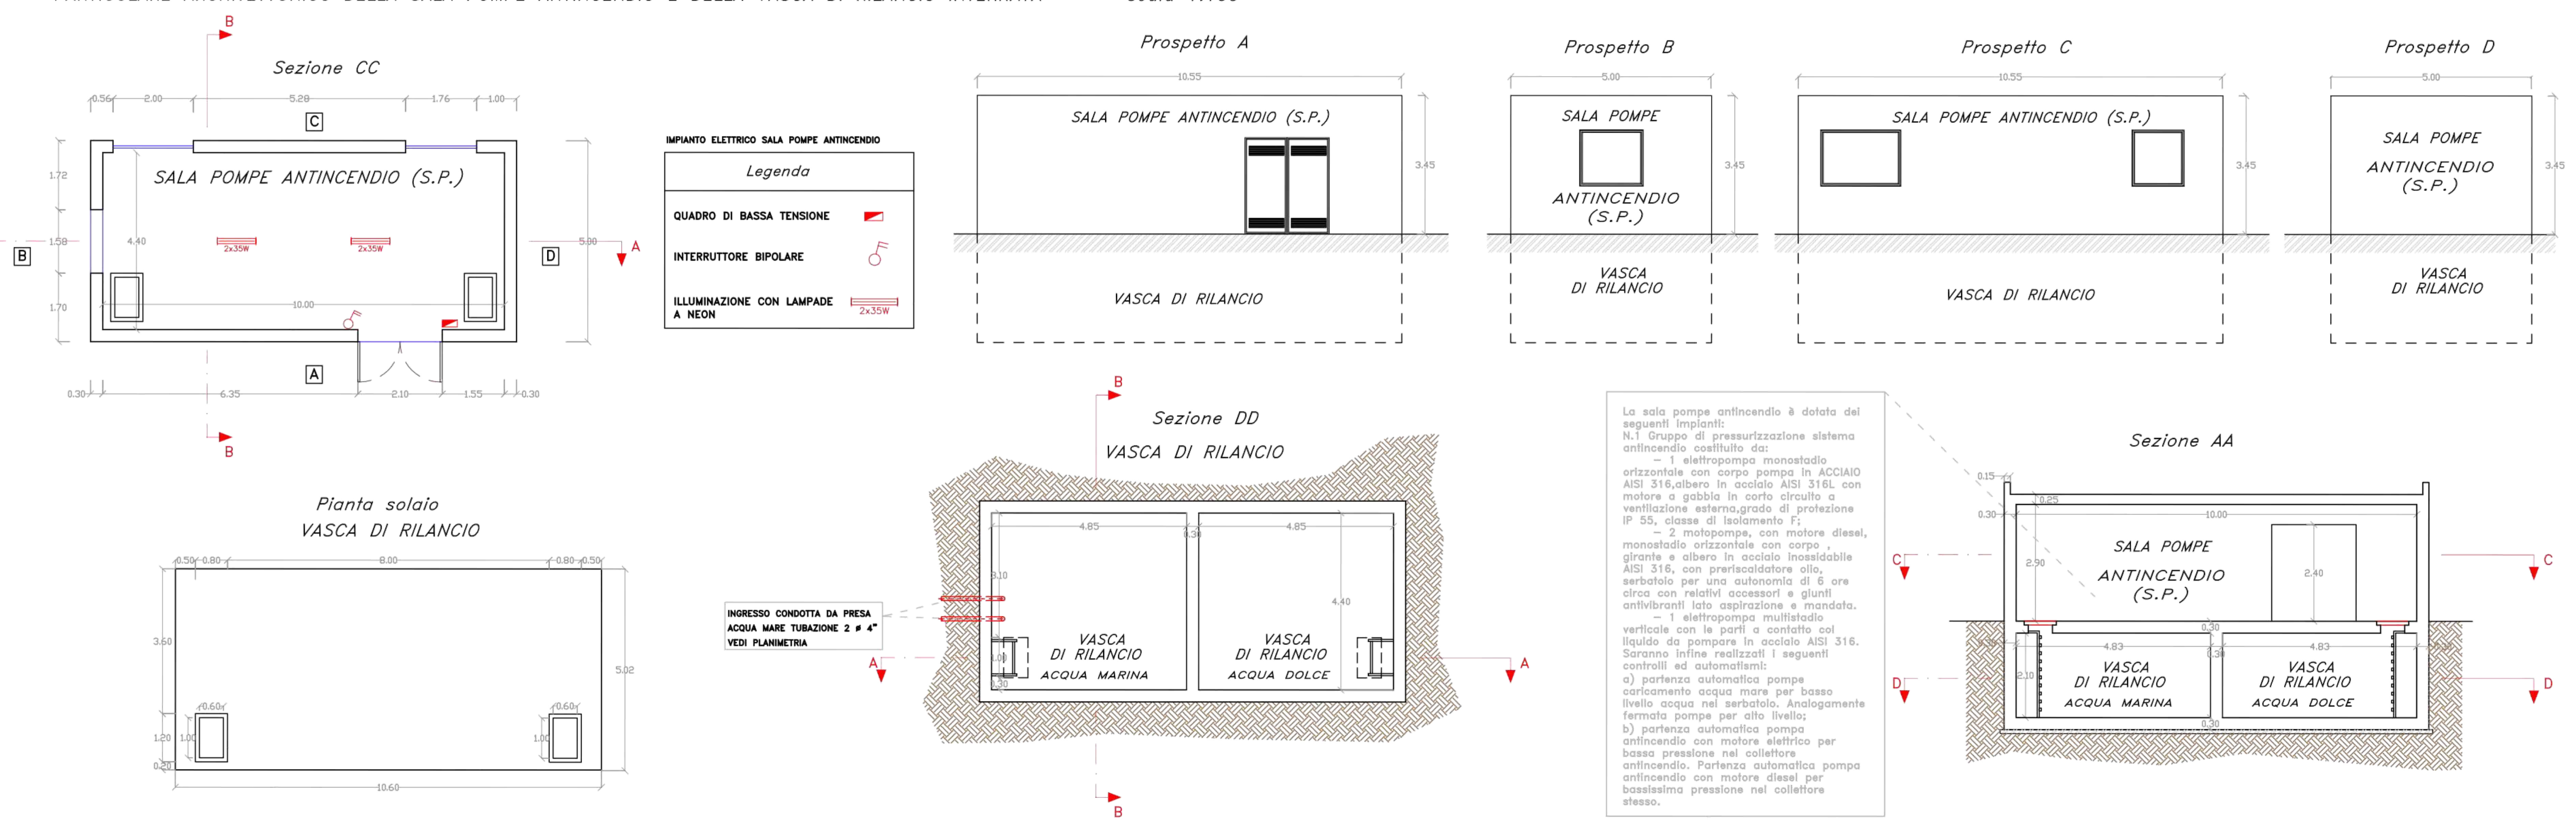

PROGETTO DI FUSIONE ED INTEGRAZIONE RELATIVO ALLE OPERE DI PRIMO STRALCIO ESECUTIVO "CON ESCLUSIONE DELL'AREA DELLA MARINA MILITARE" E DI SECONDO STRALCIO DEFINITIVO DEL PORTO COMMERCIALE DI AUGUSTA TERZA FASE - BANCHINE CONTAINERS

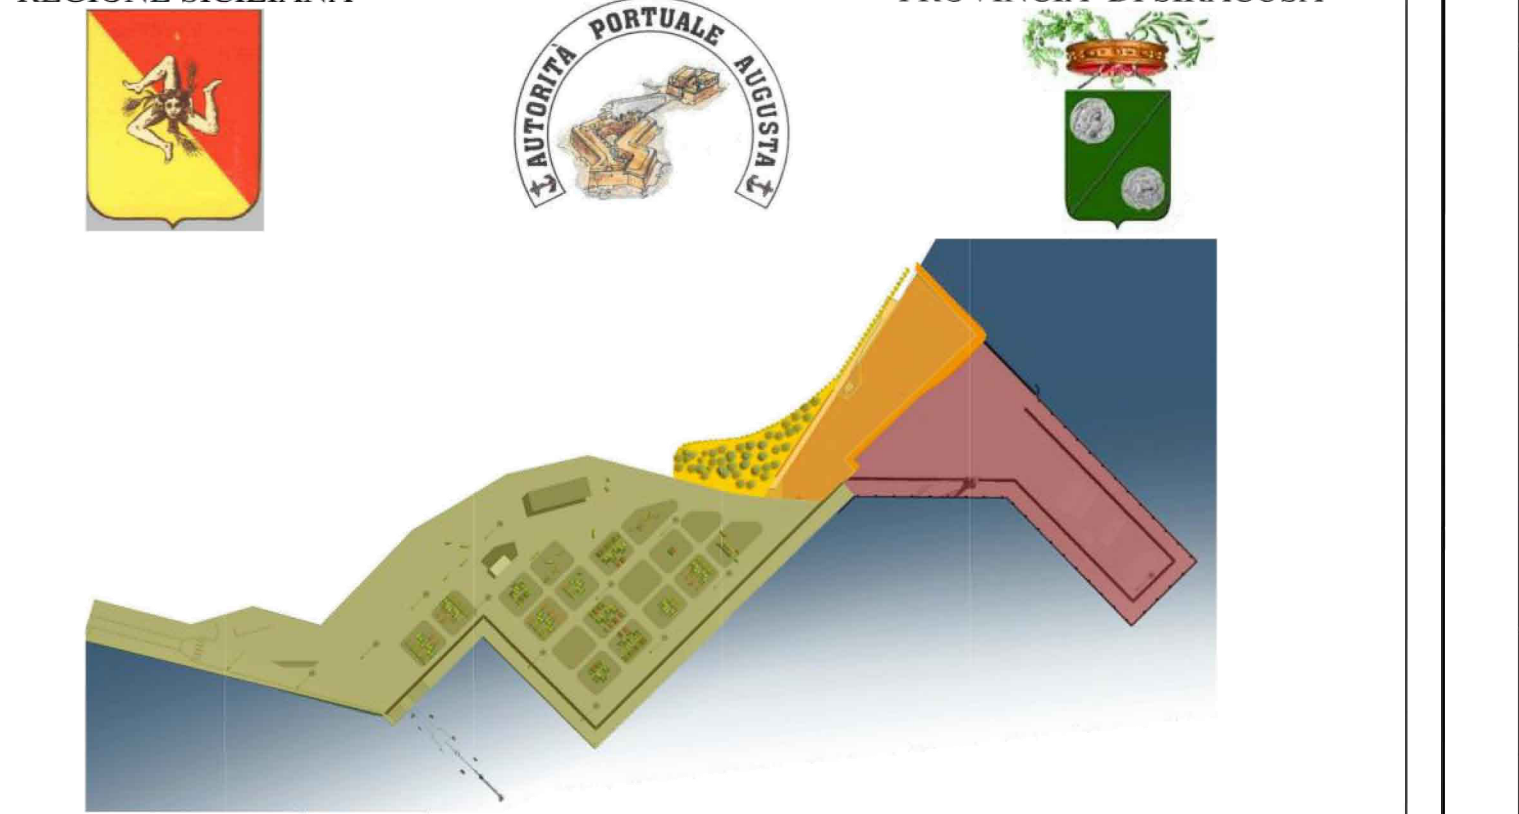

TITOLO I: PRIMO STRALCIO ESECUTIVO "CON ESCLUSIONE DELL'AREA DELLA MARINA MILITARE"

AUTORITA' PORTUALE DI AUGUSTA
 INTESA ISTITUZIONALE DI PROGRAMMA TRA IL GOVERNO DELLA REPUBBLICA E LA GIUNTA REGIONALE SICILIANA
 ACCORDO DI PROGRAMMA QUADRO PER IL TRASPORTO MARITTIMO

PROGETTO AGGIORNATO SECONDO LE PRESERIZIONI DEL DSA-DEC-2007-000244 DEL 27-03-2007 E CONFORME AI PARERI ESISTENTI IN CONFERENZA DEI SERVIZI NELLA SEDUTA DELLA COMMISSIONE REGIONALE LAVORI PUBBLICI DEL 20-11-2007 E DEL PARERE 40/08 DEL CONSIGLIO SUPERIORE DEI LAVORI PUBBLICI DEL 25-07-2008

OGGETTO: PORTO COMMERCIALE DI AUGUSTA
 OPERE DI COMPLETAMENTO TERZA FASE REALIZZAZIONE BANCHINA CONTAINERS

TITOLO I: PRIMO STRALCIO ESECUTIVO "CON ESCLUSIONE DELL'AREA DELLA MARINA MILITARE"

3. Art.38 - DPR 21 Dicembre 1999 N.554 "Elaborati Grafici del Progetto Esecutivo"

3.6 Impianto Antincendio
 3.6.3 Vasca di rilancio e sala pompaggio impianto antincendio - Architettonico

COMMITTENTE client	AUTORITA' PORTUALE DI AUGUSTA		
PROGETTISTA	ING. FRANCESCO NICCHARELLI		
CONTRATTO contract	OTTOBRE 2010		
DATA date	OTTOBRE 2010		
DESCRIZIONE	ESEGUITO	CONTROLLATO	APPROVATO
0 OTTOBRE-2008	EMMISSIONE	ING.F.SCARINATO	ARCH.MAGRO
1 SETTEMBRE-2010	EMMISSIONE	ING.F.SCARINATO	ARCH.MAGRO
2 OTTOBRE-2010	EMMISSIONE	ING.F.SCARINATO	ARCH.MAGRO

Dimensioni 513x875

Scala 1:100

Commissa AU

Lotto 3

Fase E

Cat. I

Opera AN

Progressivo 026

Foglio 1



LAVORI DEL PRIMO STRALCIO E DEL SECONDO STRALCIO DELLA TERZA FASE DEL PORTO COMMERCIALE DI AUGUSTA - BANCHINE CONTAINERS -

IMPRESA:

Condotte S.p.A.	PIACENTINI COSTRUZIONI S.p.A.	Cosedil S.p.A.
(MANDATARIA)		(MANDANTI)

PROGETTO ESECUTIVO DI FUSIONE ED INTEGRAZIONE DEL I E II STRALCIO

3						
2						
1						
0	081114	PRIMA EMISSIONE		S. ZANLORENZA, MARCHIONNE	A. MULLER	
REV.	DATA	EMMISSIONE		RED.	VER.	APPR.
	1073	1D02	P	006	A	SCALA: 1:100

TITOLO ELABORATO:
 IMPIANTO ANTINCENDIO
 Vasca di rilancio e sala di pompaggio impianto antincendio - Architettonico

PROGETTAZIONE:

ING. FRANCESCO NICCHARELLI	SIGMA INGEGNERIA S.p.A.
(MANDATARIA)	(MANDANTE)

RESPONSABILE DEL PROCEDIMENTO:
 Geom. Venerando Toscano