




Vasca di prima pioggia - vista in pianta
scala 1:50

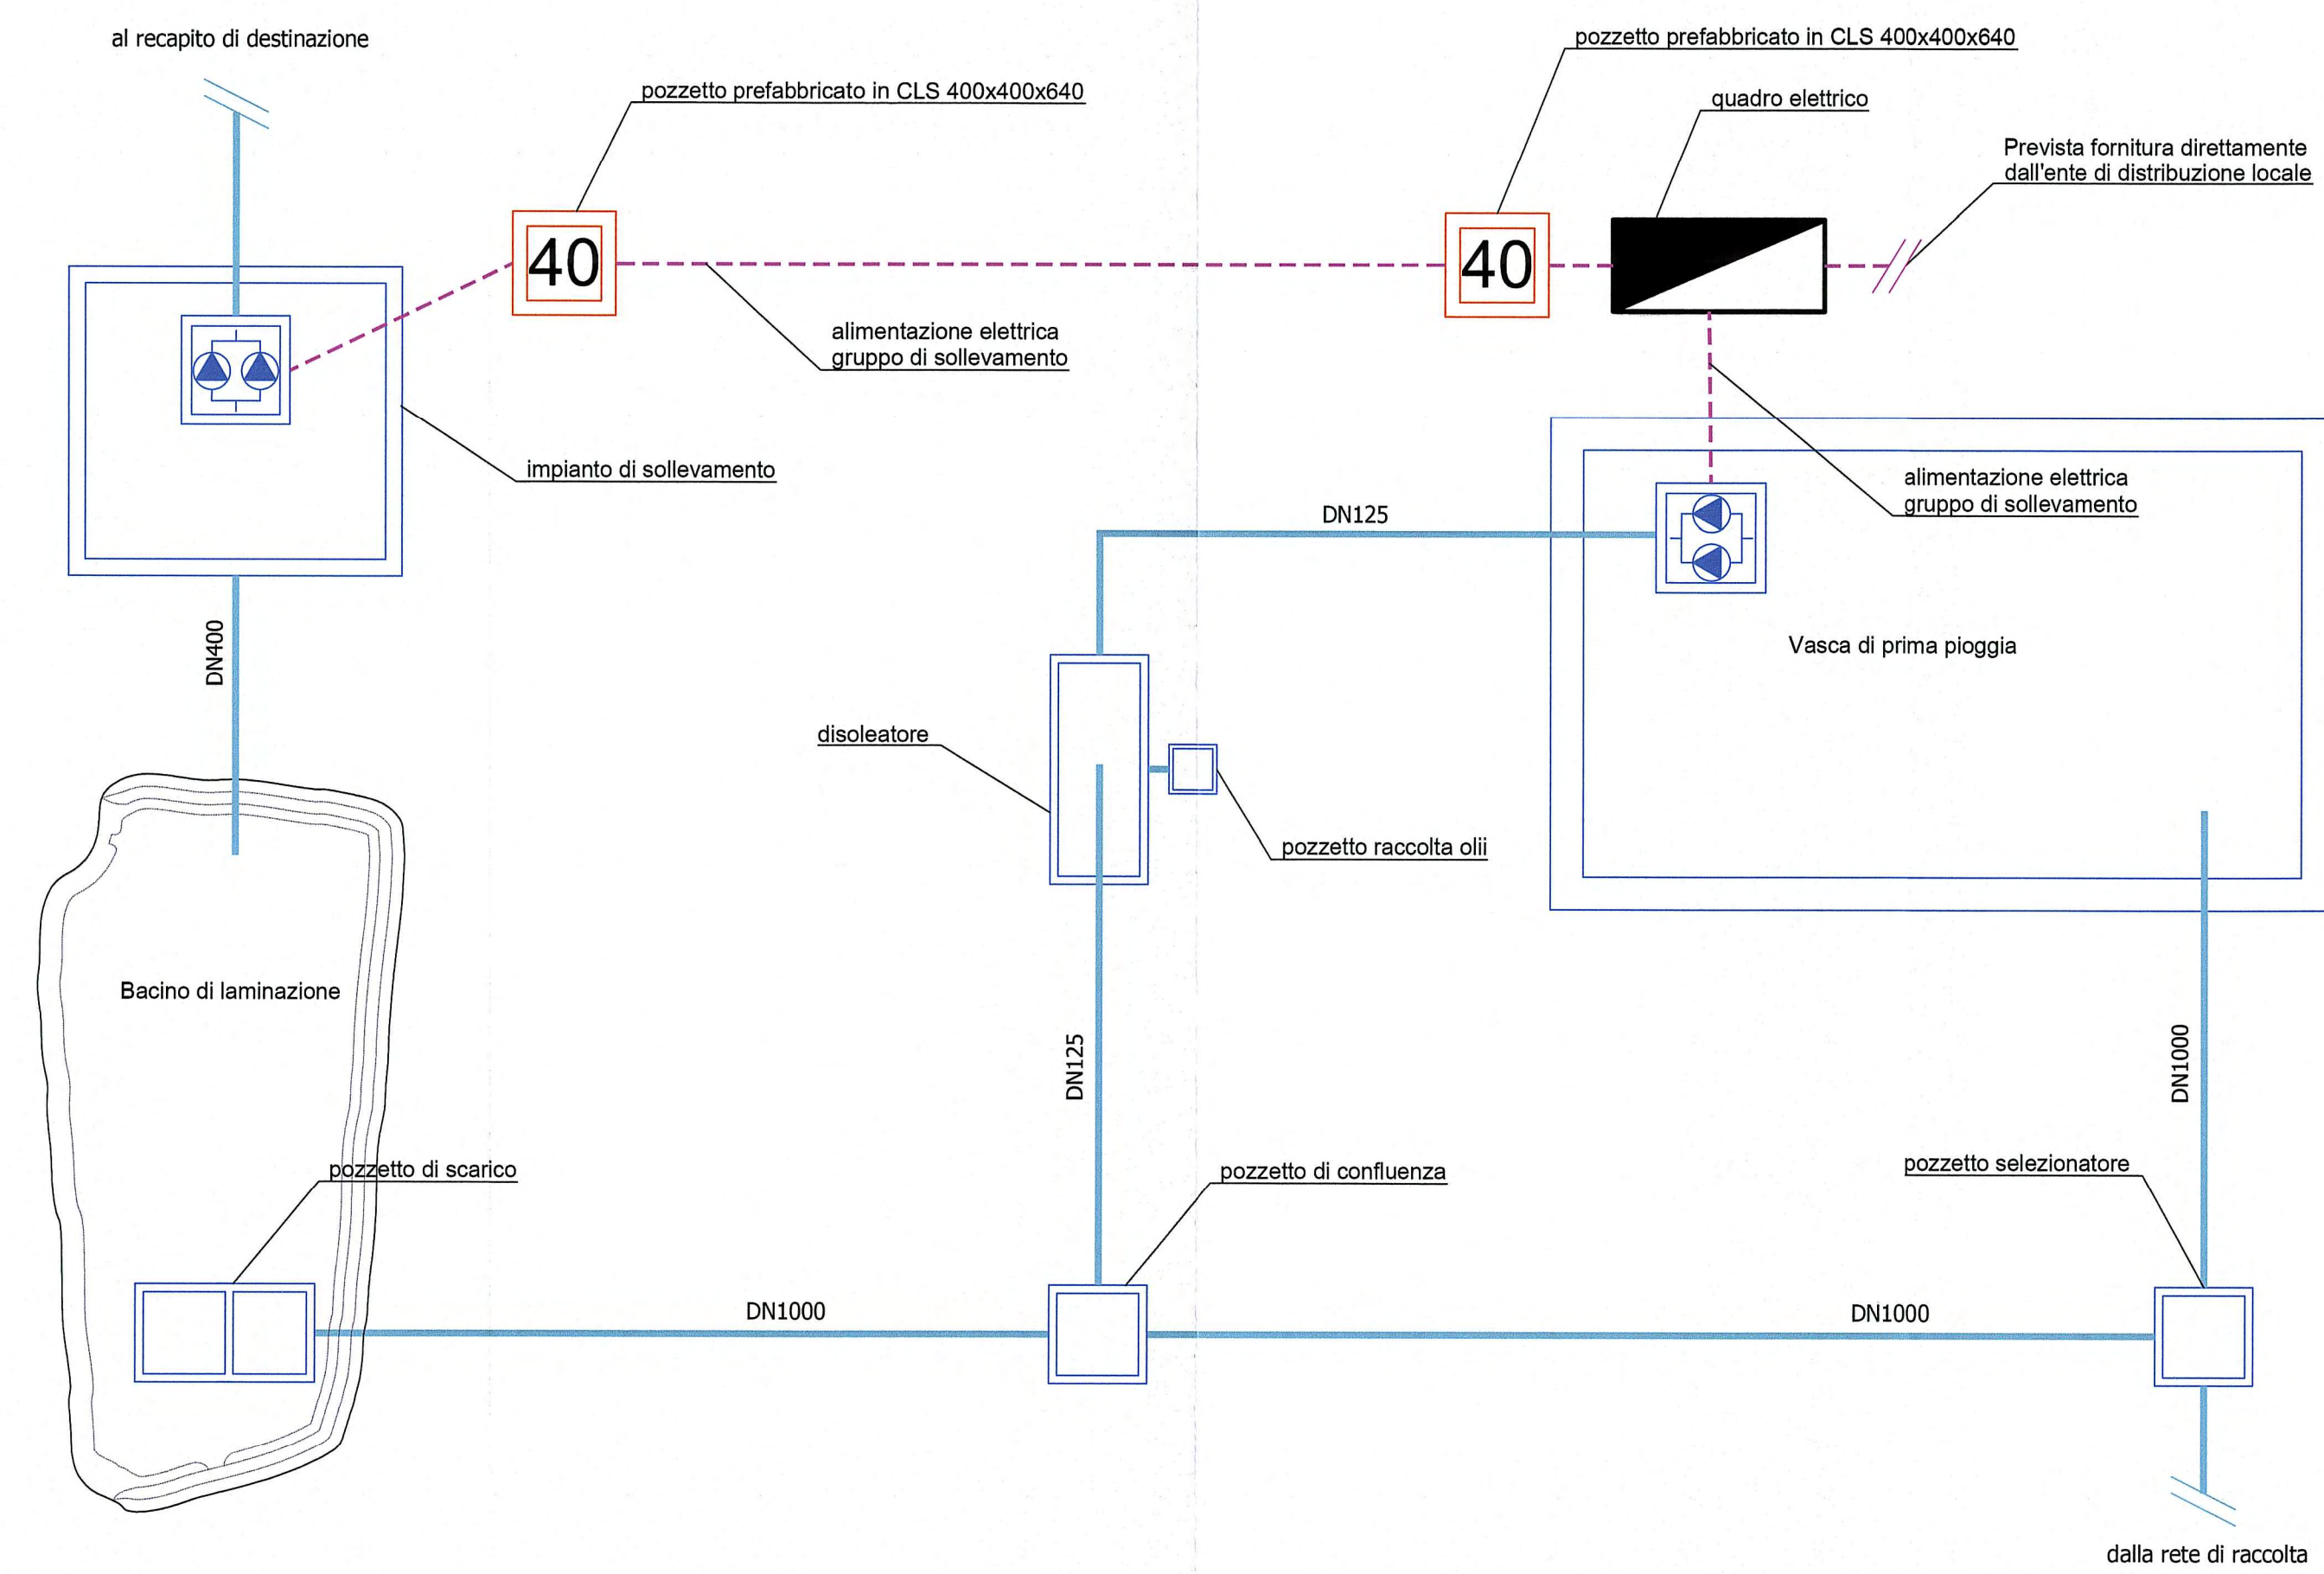


Schema di funzionamento dell'impianto trattamento acque

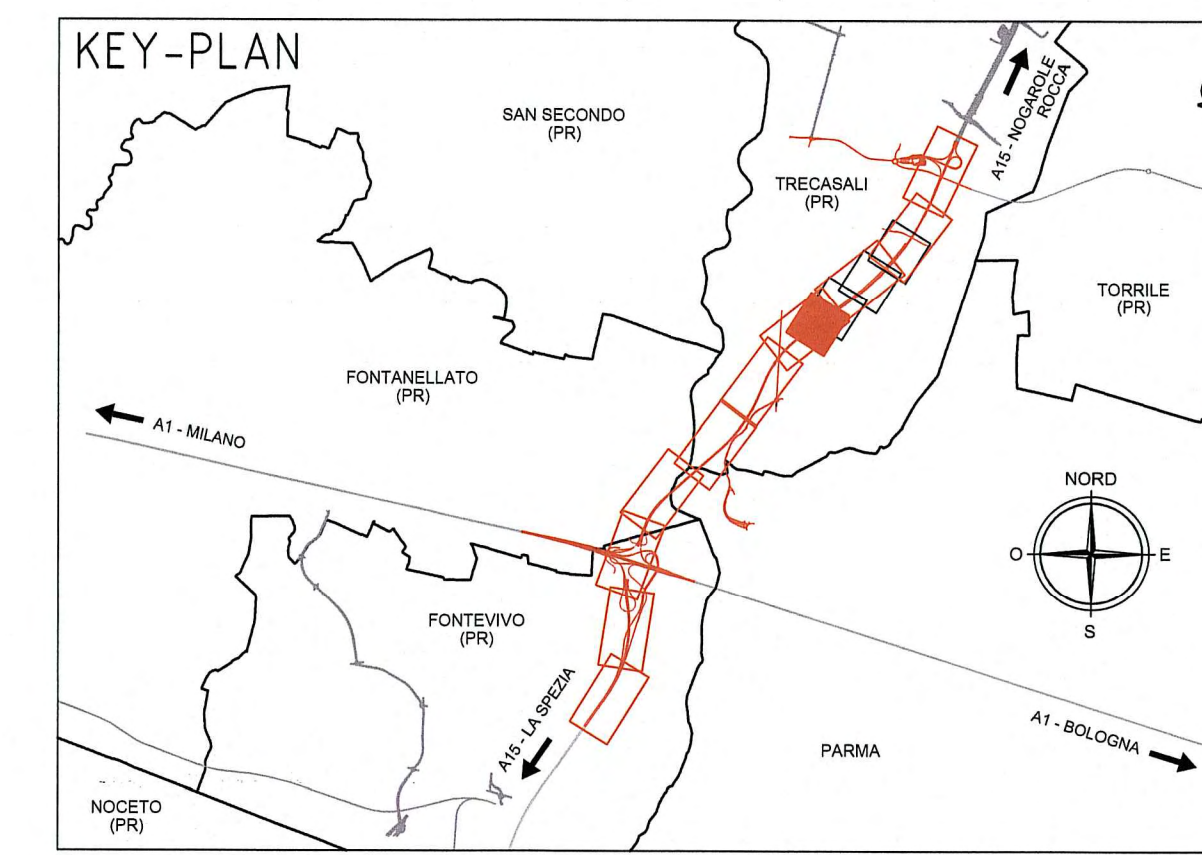

LEGENDA	
	Elettropompe
	Pozzetto prefabbricato in cls - dimensioni interna 400x400 mm - altezza esterna 640 mm
	Quadro elettrico
	Alimentazione elettrica elettropompe

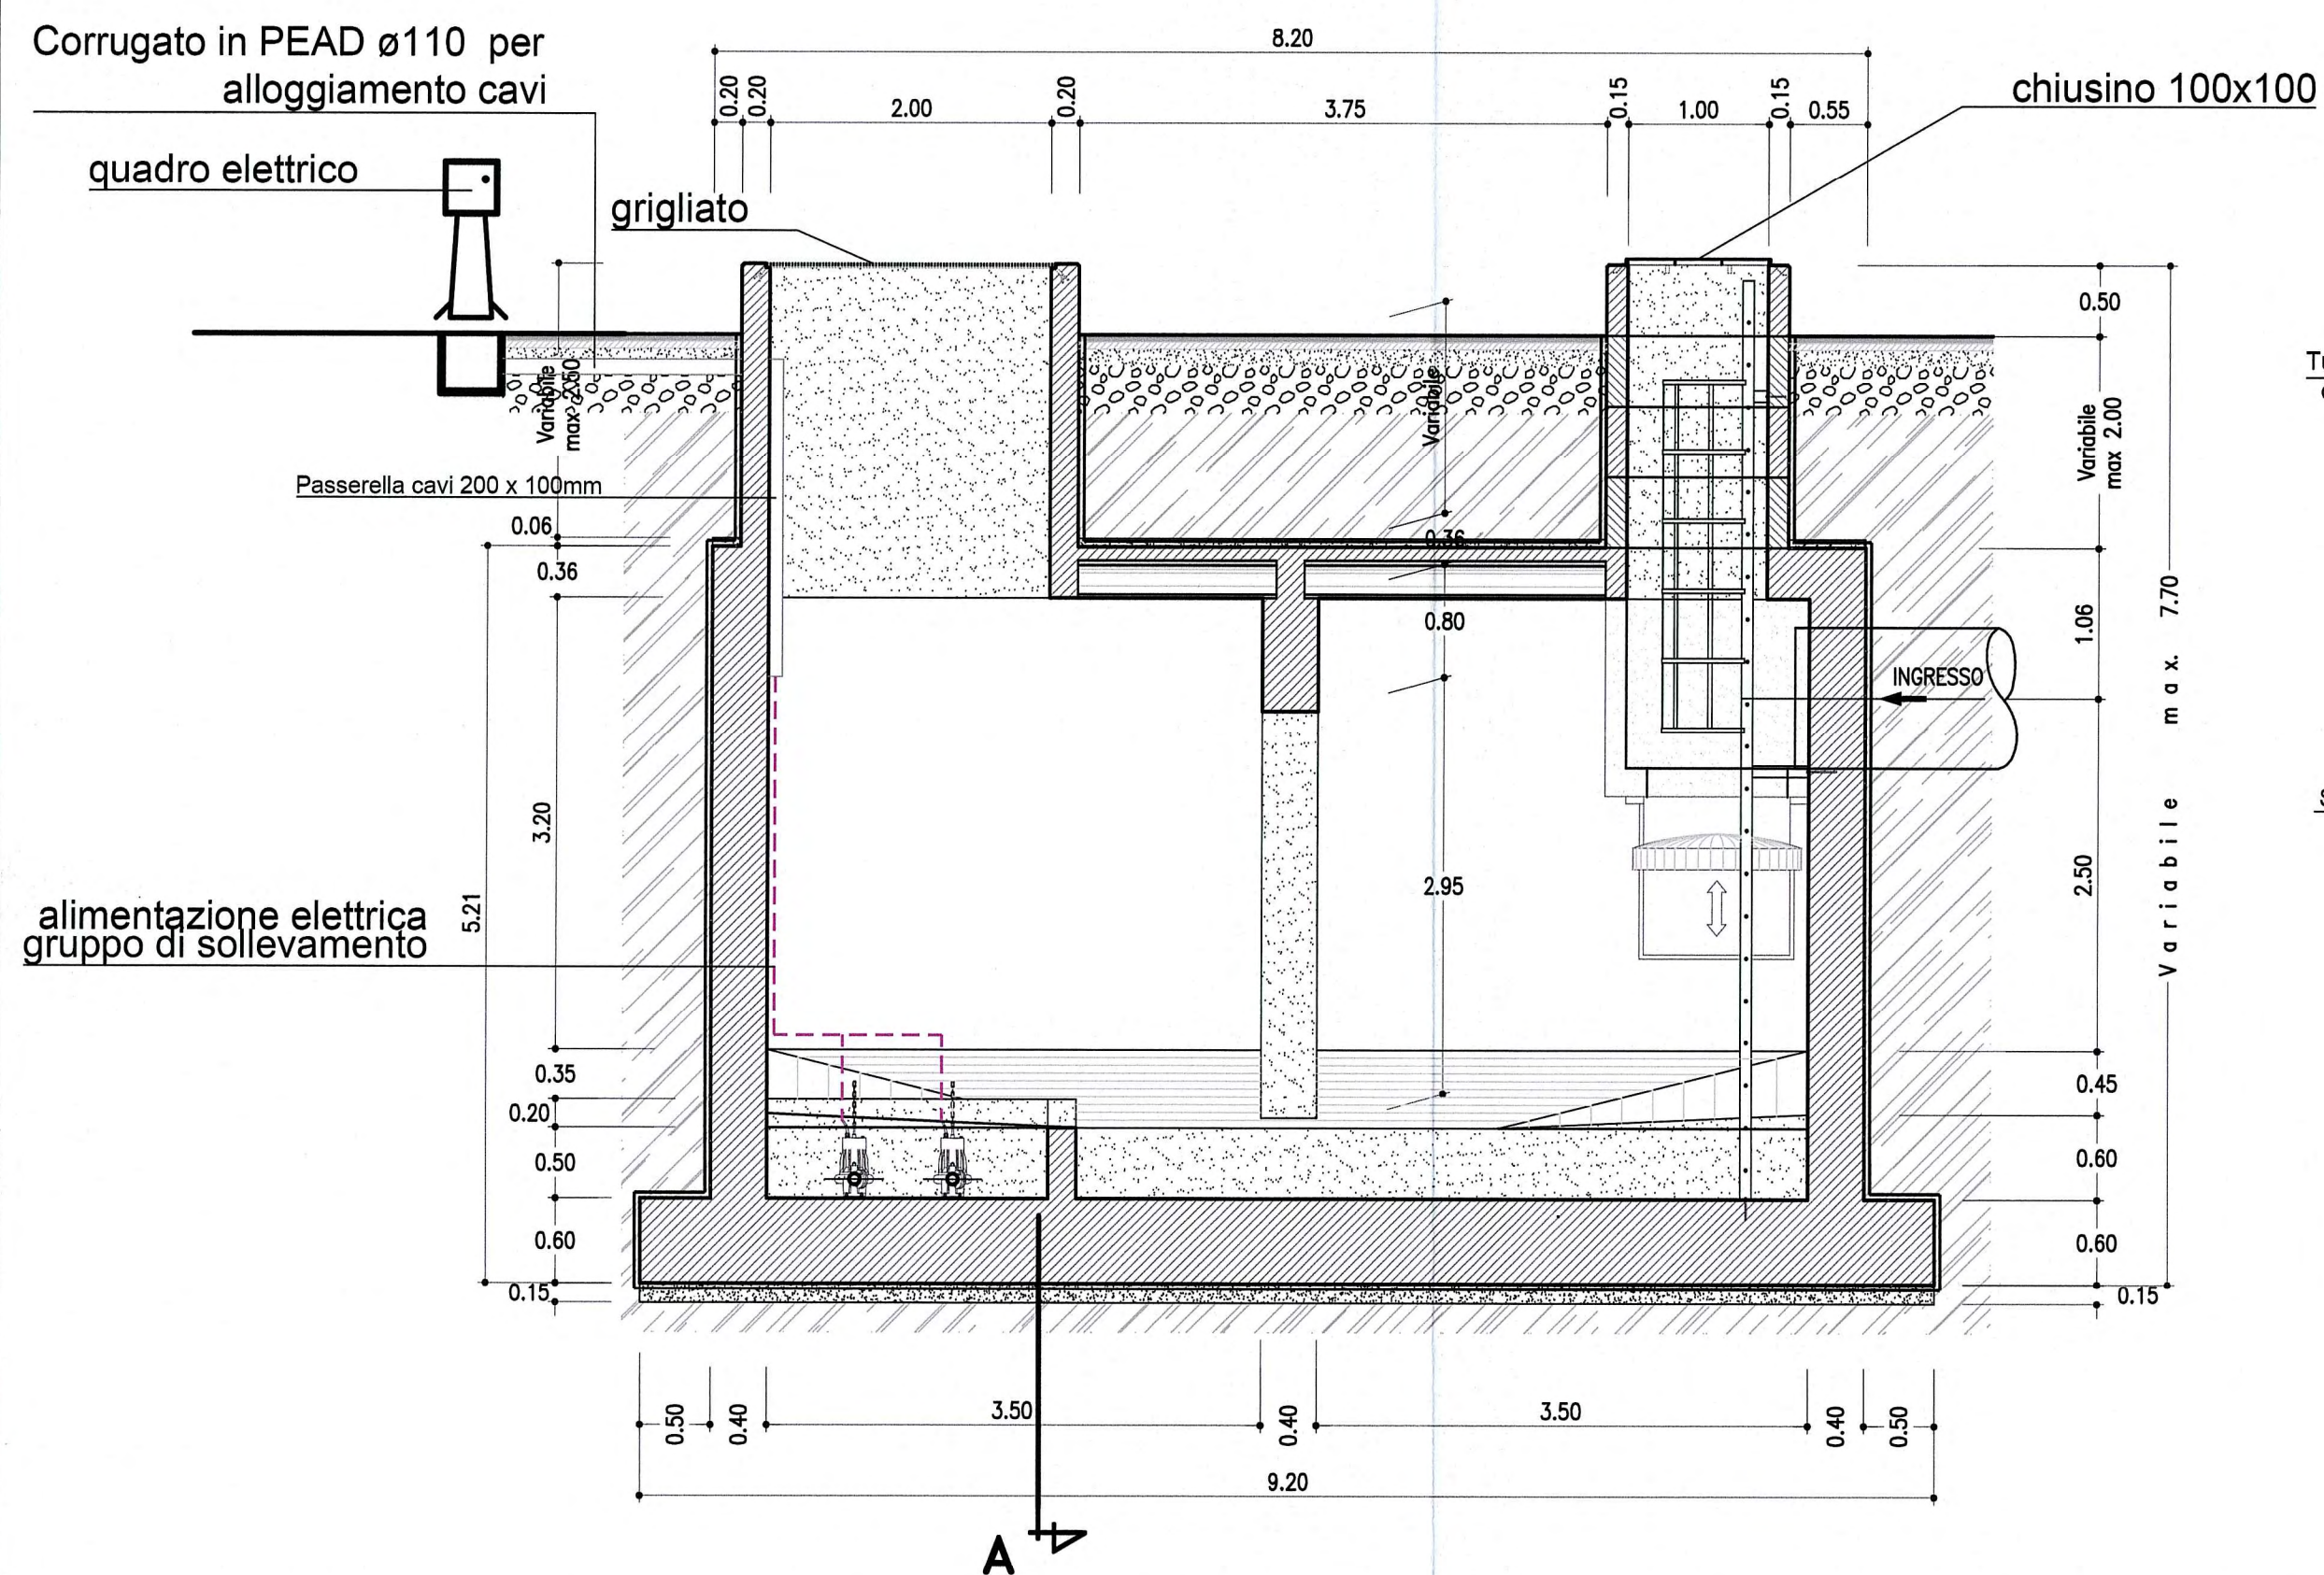


Vasca di prima pioggia - vista in sezione
scala 1:50

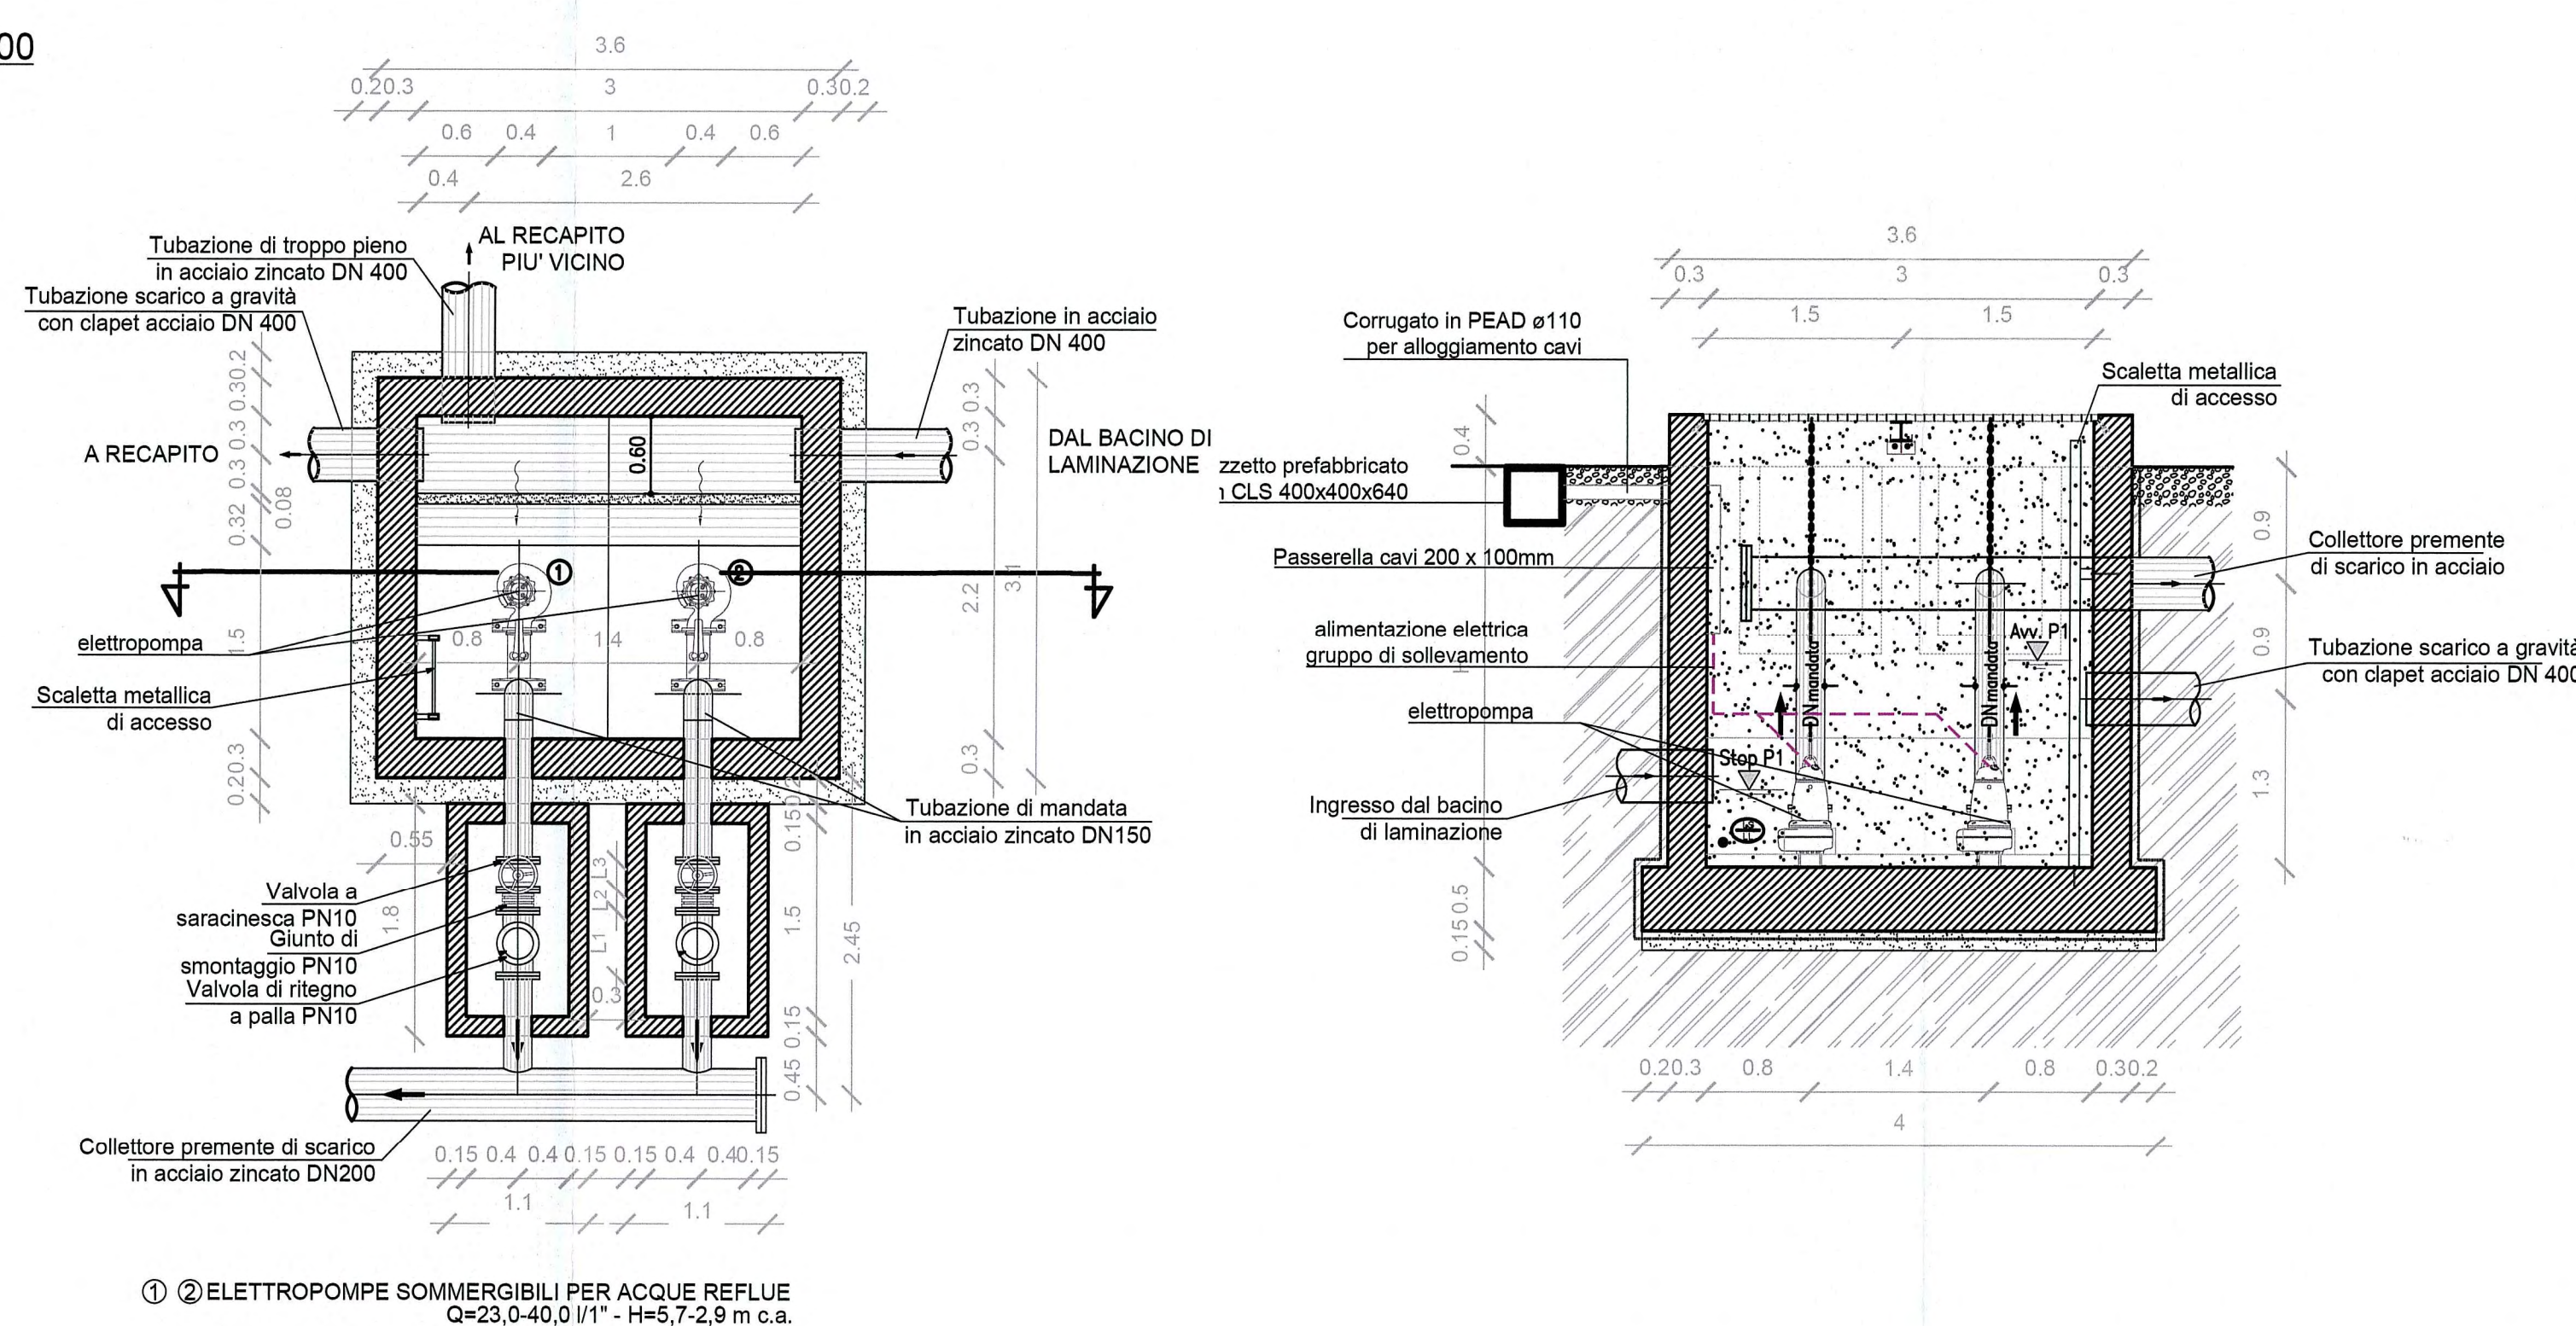


① ② ELETTROPOMPE SOMMERSIBILI PER ACQUE REFLUE
Q=23,0-40,0 l/s - H=5,7-2,9 m c.a.

Impianto di sollevamento - vista in pianta
scala 1:50

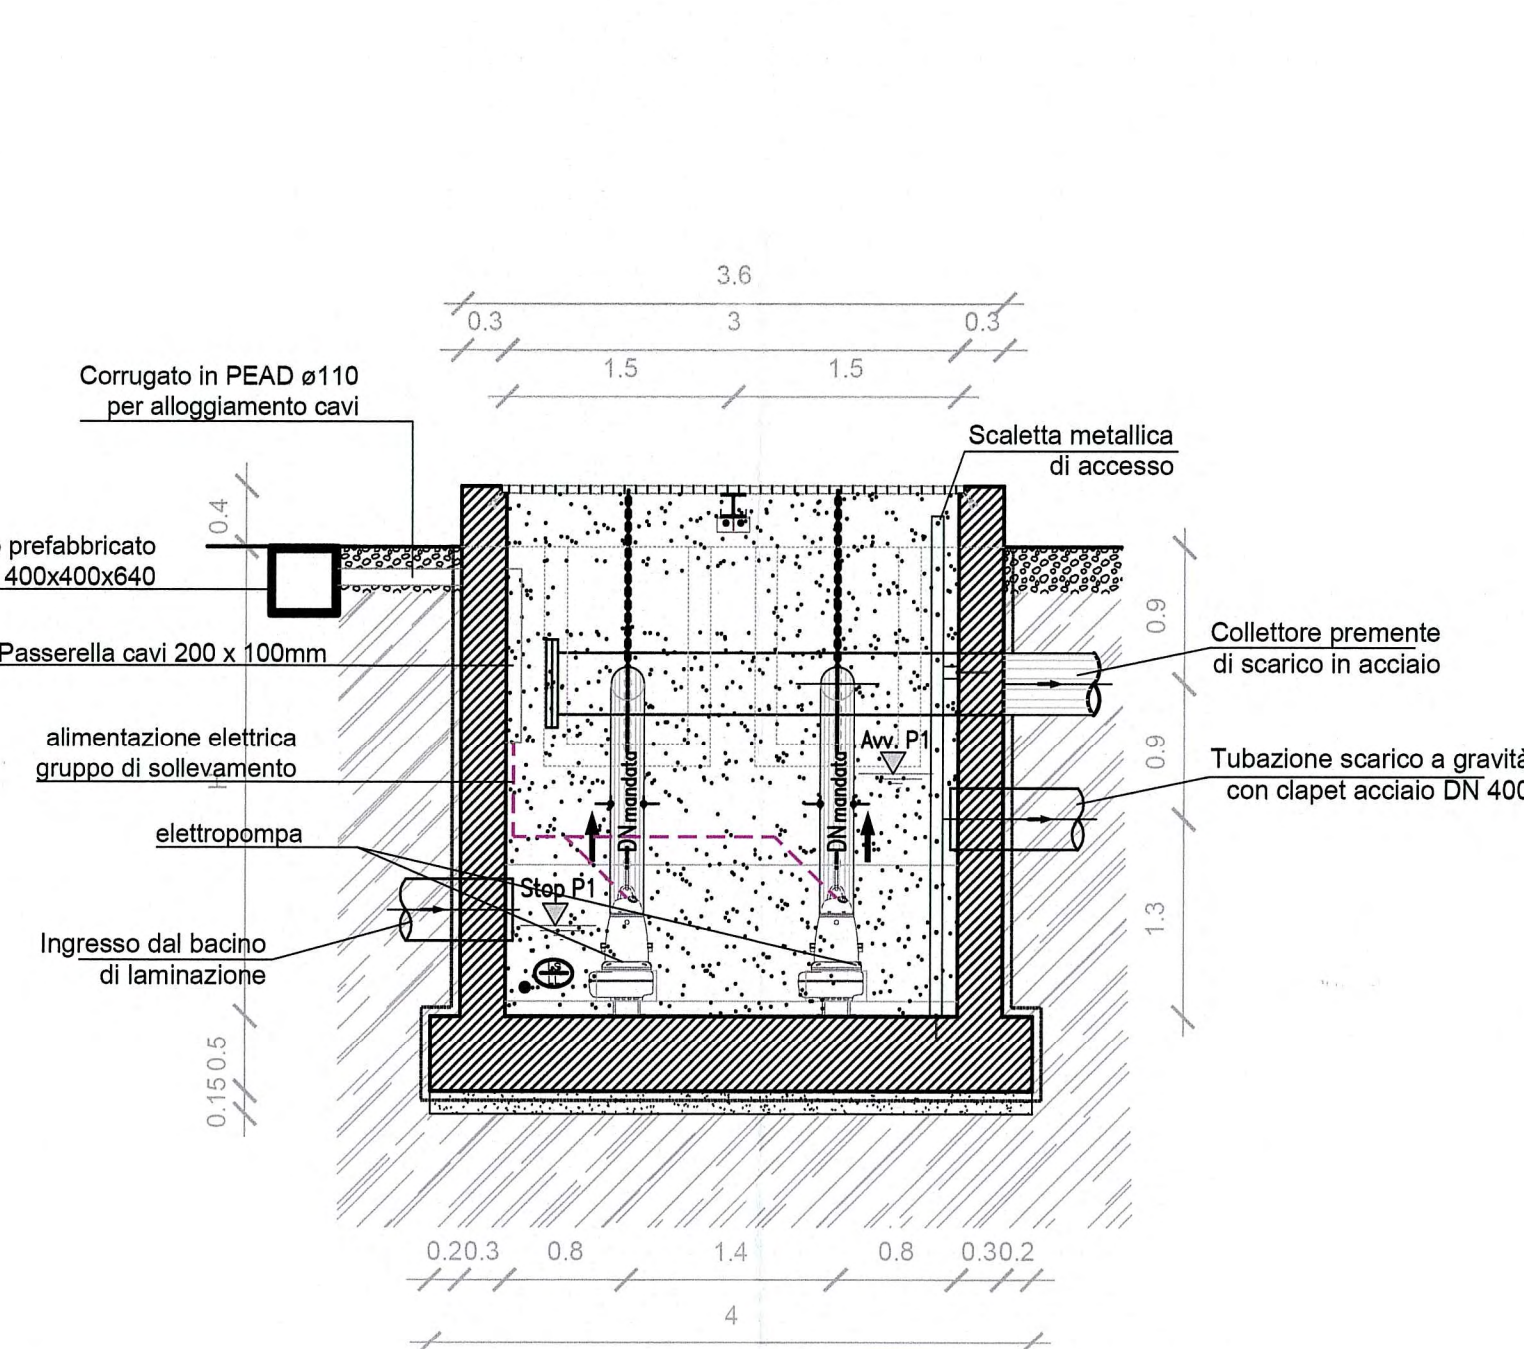

Impianto di sollevamento - vista in sezione
scala 1:50

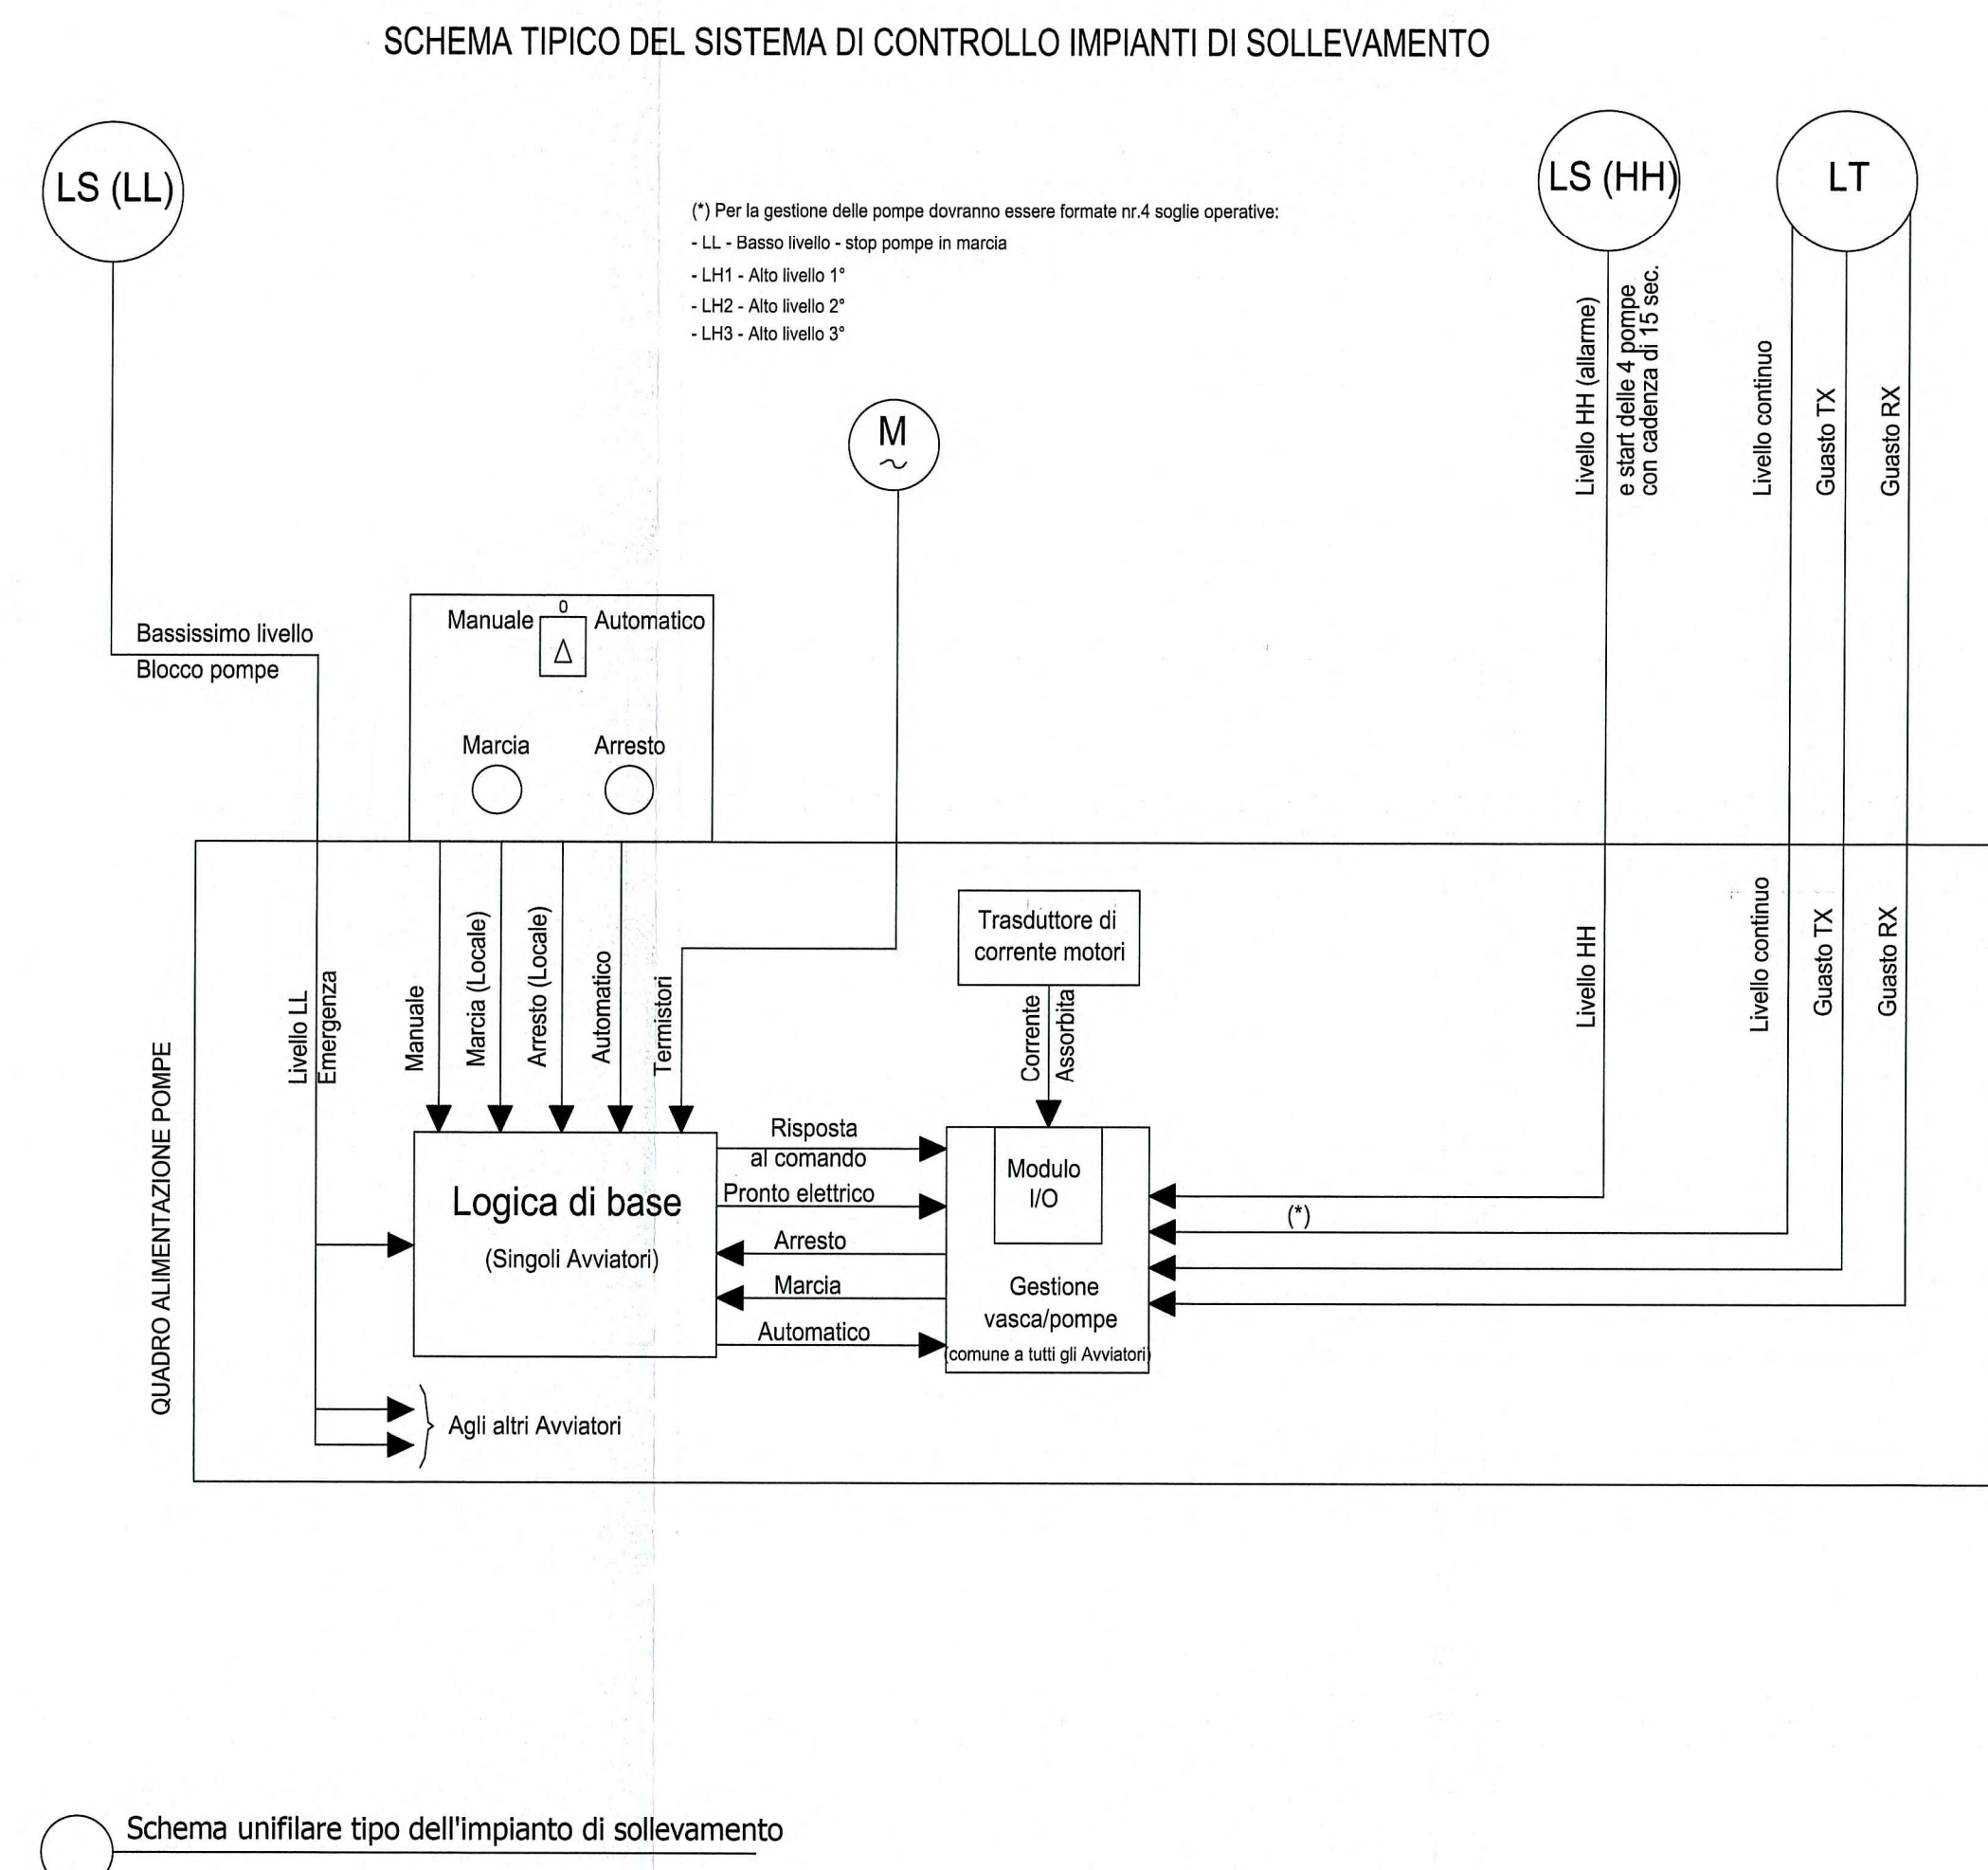

Schema unifilare tipo dell'impianto di sollevamento

Autocamionale della CISA S.p.A.
Via Combaro 26/A - Frazione Ponte Taro - 43015 NOCETO (PR)

IMPRESA PIZZAROTTI & C. S.p.A.
Il Direttore Tecnico: **IMPRESA PIZZAROTTI & C. S.p.A.**
Il Responsabile di Progetto
Dot. Ing. Luca Bondanelli

Il Geologo: NA

Il Progettista: Ing. Fabio Neri
Ordine degli Ingegneri della Provincia di Parma n. 3581
Coordinatore per la Sicurezza in fase di Progettazione: Ing. Giovanni Maria Cepparotti
Ordine degli Ingegneri della Provincia di Viterbo n. 392

Consulenze specialistiche a cura di:
Progettista Responsabile Integrazione Prestazioni: **PIZZAROTTI & C. S.p.A.**
Impresa Pizzarotti & C. S.p.A. **PIETRO MAZZOLI**
Ing. Pietro Mazzoli **PIZZAROTTI & C. S.p.A.**
Ordine degli Ingegneri della Provincia di Parma n. 821

TITOLO ELABORATO: **Asse principale**
Impianti elettromeccanici - Trattamento e Sollevamento acque
Impianti elettromeccanici da sp. nord ponte fiume Taro (km 2+371,62) al casello Trecasali (km 7+150)
Impianto di sollevamento - Particolare impianto TA-P04

Data Emissione Progetto: 18/03/2014
Scala: Varie

Identif. Elaborato:	N.RO IDENTIFICATIVO	CODICE COMESSA	LOTTO	FASE	DIRITTO	AMBITO	DEL. OPERA.	N.RO OPERA.	PARTE OPERA.	TIPO DOC.	N.RO PROG. DOC.	REVISIONE
		RAAA	1	E	I	AP	IM	03	Q	PC	002	A

15/06/2014
Rv. 15/06/2014
18/03/2014

REMISSIONE PROGETTO ESECUTIVO
DESCRIZIONE REVISIONE

A. MLZI
Redatto

NGRELLI
Coordinato

MAZZOLI
Approvato