



Vasca di prima pioggia - vista in pianta
scala 1:50

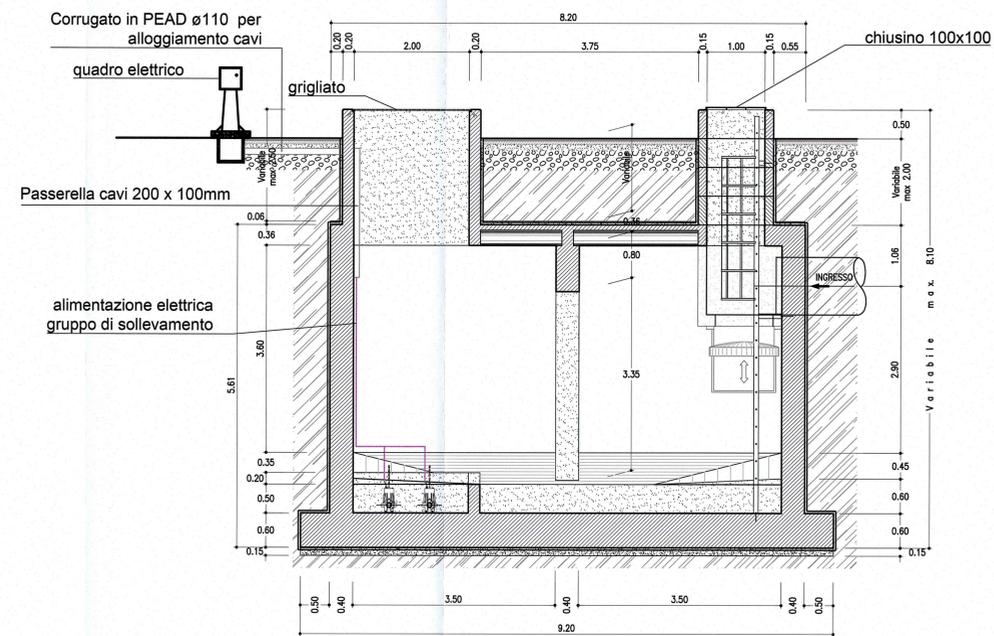


Vasca di prima pioggia - vista in sezione
scala 1:50

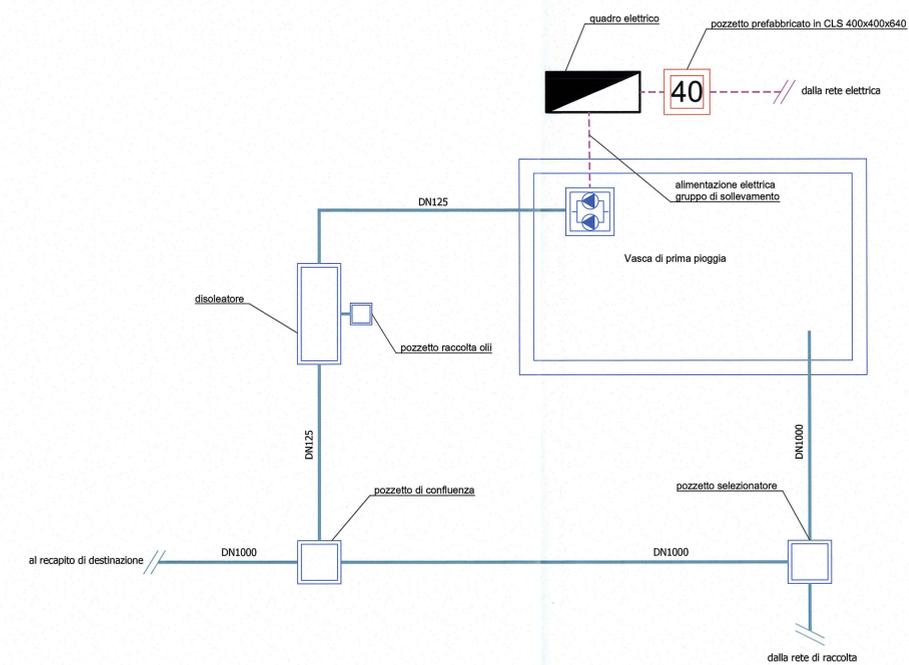


Schema di funzionamento dell'impianto trattamento acque
scala 1:50

SCHEMA TIPICO DEL SISTEMA DI CONTROLLO IMPIANTI DI SOLLEVAMENTO

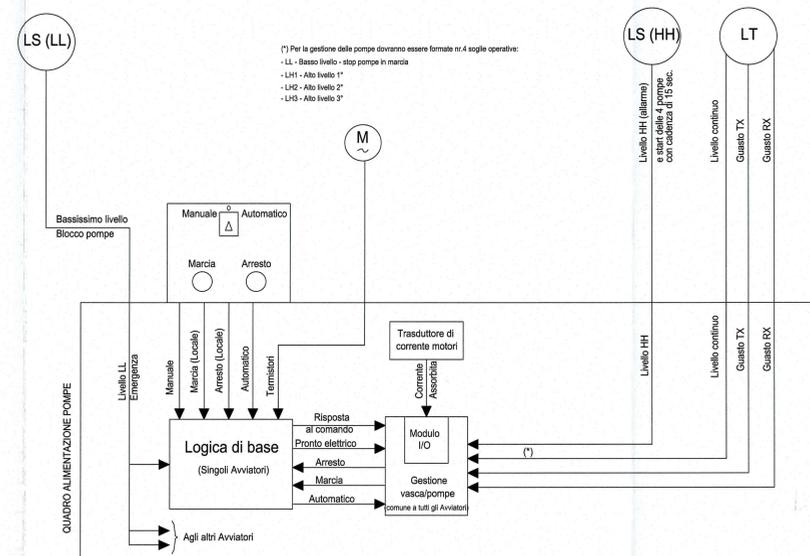

Schema unifilare tipo dell'impianto di sollevamento
scala 1:50

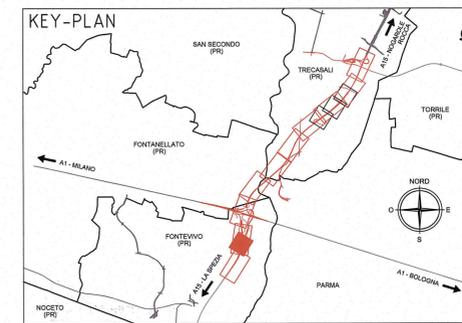

LEGENDA	
	Elettropompa
	Pozzetto prefabbricato in cls - dimensioni interne 400x400 mm - altezza esterna 640 mm
	Quadro elettrico
	Alimentazione elettrica elettropompe

Comittente: **AUTOCAMIONALE DELLA CISA S.p.A.**
Via Camboara 26/A - Frazione Ponte Taro - 43015 NOCETO (PR)

Impresa Esecutiva: **PIZZAROTTI**
FONDATA NEL 1910

AUTOSTRADA DELLA CISA A15 RACCORDO AUTOSTRADALE A15/A22 CORRIDOIO PLURIMODALE TIRRENO-BRENNERO RACCORDO AUTOSTRADALE FRA L'AUTOSTRADA DELLA CISA-FONTEVIVO (PR) E L'AUTOSTRADA DEL BRENNERO-NOGAROLE ROCCA (VR) - 1 LOTTO.
C.U.P. G61B04000060008 C.I.G. 307068161E

PROGETTO ESECUTIVO

Il Direttore T.I.B.E.: *[Signature]* Il Responsabile Procedimento: *[Signature]* Il Progettista: *[Signature]*

IMPRESA PIZZAROTTI & C. S.p.A.
Il Direttore Tecnico: **PIZZAROTTI & C. S.p.A.**
Il Responsabile di Progetto: **Dot. Ing. Luca Bondanelli**

Il Geologo: NA

PROGETTAZIONE DI: **PIZZAROTTI**
FONDATA NEL 1910

A.T.I.: **idroesse** **rock&roll** **VIA**
ASSOCIATA S.p.A. ASSOCIATA S.p.A. ASSOCIATA S.p.A.

Consulenza specialistica a cura di: **PIZZAROTTI**
FONDATA NEL 1910

Progettista Responsabile: **Dot. Ing. PIETRO MAZZOLI**
Impresa Pizzarotti & C. S.p.A. - Via Camboara 26/A - Frazione Ponte Taro - 43015 Noceto (PR) - Tel. 0522/441111
Ing. Pietro Mazzoli - Ingegnere - Via S. Maria Maddalena 12 - 43015 Noceto (PR) - Tel. 0522/441111

Titolo Elaborato: **Asse principale Impianti elettromeccanici - Trattamento e sollevamento acque**
Impianti elettromeccanici dal km -2+350 a sp. sud ponte fiume Taro (km 0+450,78)
Impianto di sollevamento - Particolare impianto TA-P01

Data Emissione Progetto: 18/03/2014
Scala: Varie

Identif. Elaborato:	N.RO IDENTIFICATIVO	CODICE COMESITA	LOTTO	FASE	DATE	AMBITO	DEL. OPERA	N.RO OPERA	PAESE OPERA	TIPO DOC.	N.RO PROJ. DOC.	ROSDI/SC
		RAAA	1	E	1	AP	IM	01	CA	PC	001	CA

Rev.	Data	REMISSIONE PROGETTO ESECUTIVO	DESCRIZIONE REVISIONE	A. M.L.ZI	NIGRELLI	MAZZOLI
				Redatto	Controllato	Approvato