



Impianto di sollevamento - vista in pianta
scala 1:50

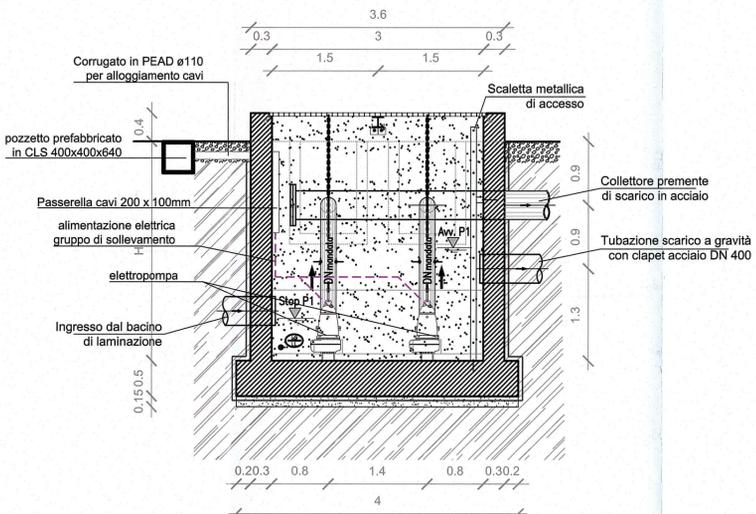


Impianto di sollevamento - vista in sezione
scala 1:50

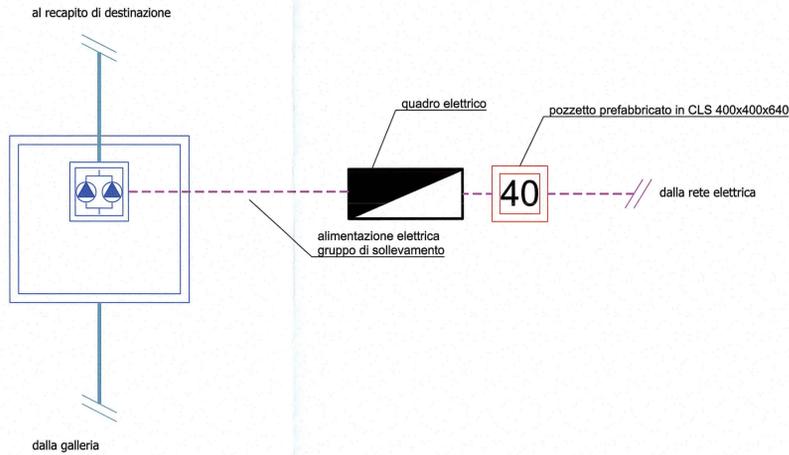


Schema di funzionamento dell'impianto trattamento acque

SCHEMA TIPICO DEL SISTEMA DI CONTROLLO IMPIANTI DI SOLLEVAMENTO

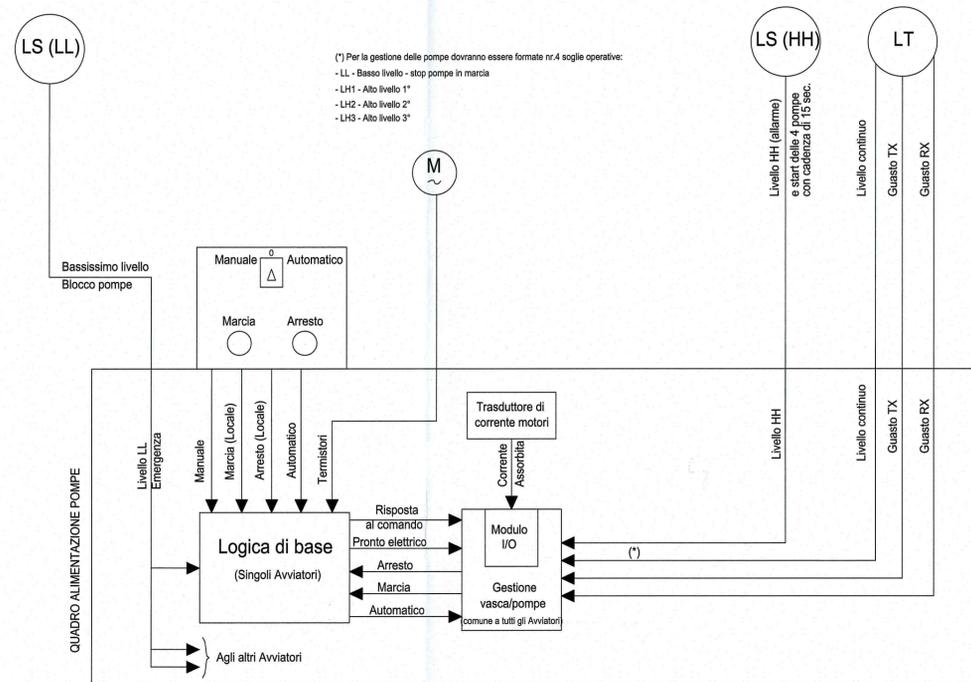

Schema unifilare tipo dell'impianto di sollevamento

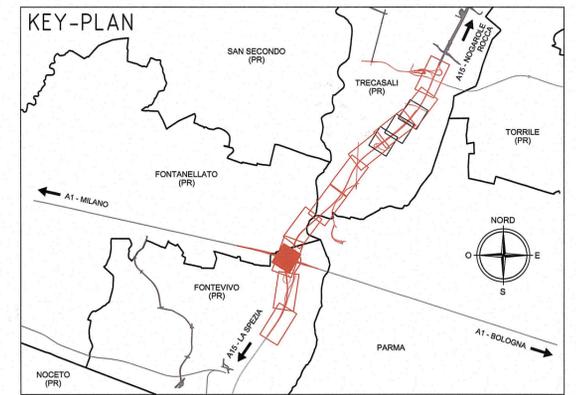

LEGENDA	
	Elettopompe
	Pozzetto prefabbricato in cls - dimensioni interne 400x400 mm - altezza esterna 640 mm
	Quadro elettrico
	Alimentazione elettrica elettropompe

Comittente:
AUTOCAMIONALE DELLA CISA S.p.A.
Via Camboara 26/A - Frazione Ponte Taro - 43015 NOCETO (PR)

Impresa Esecutrice:
PIZZAROTTI
FONDATA NEL 1910

AUTOSTRADA DELLA CISA A15
RACCORDO AUTOSTRADALE A15/A22
CORRIDOIO PLURIMODALE TIRRENO-BRENNERO
RACCORDO AUTOSTRADALE FRA L' AUTOSTRADA DELLA CISA-FONTEVIVO (PR)
E L' AUTOSTRADA DEL BRENNERO-NOGAROLE ROCCA (VR), I LOTTO.
C.U.P. G61B0400060008 C.I.G. 307068161E

PROGETTO ESECUTIVO

AUTOCAMIONALE DELLA CISA S.p.A.
Il Direttore TIRÈ: _____ Il Responsabile del Procedimento: _____ Il Presidente: _____

IMPRESA PIZZAROTTI & C. S.p.A.
Il Direttore Tecnico: **Il Responsabile di Progetto**
Dott. Ing. Luca Bondanelli

Il Geologo: NA

PROGETTAZIONE DI:
PIZZAROTTI
FONDATA NEL 1910

Il Progettista:
Ing. Fabio Nigrilli
Ordine degli Ingegneri della Provincia di Palermo n. 3581

Coordinatore per la Sicurezza in fase di Progettazione:
Ing. Giovanni Maria Cepparotti
Ordine degli Ingegneri della Provincia di Viterbo n. 392

Consulenza specialistica a cura di:
Dott. Ing. PIETRO MAZZOLI
Ing. Pietro Mazzoli
Ordine degli Ingegneri della Provincia di Viterbo n. 392

Titolo Elaborato: **Asse principale**
Impianti elettromeccanici - Trattamento e Sollevamento acque
Impianti elettromeccanici dal km -2+350 a sp. sud ponte fiume Taro (km 0+450,78)
Impianto di sollevamento - Particolare impianto GA

Data Emissione Progetto: 18/03/2014
Scala: Varie

Identif. Elaborato:											
N.RO IDENTIFICATIVO	CO.DICE COM.MISSA	LOTTO	FASE	ENTE	AMBITO	CAT. OPERA	N.RO OPERA	PARTE OPERA	TIPO DOC.	N.RO PROG. DOC.	REVISIONE
	RAAA	1	E	I	AP	IM	01	Q	PC	003	A

Rev.	Data	DESCRIZIONE REVISIONE	Redatto	Controllato	Approvato
A	13/06/2014	REMISSIONE PROGETTO ESECUTIVO	A. MUZI	NIGRELLI	MAZZOLI