




Vasca di prima pioggia - vista in pianta  
scala 1:50

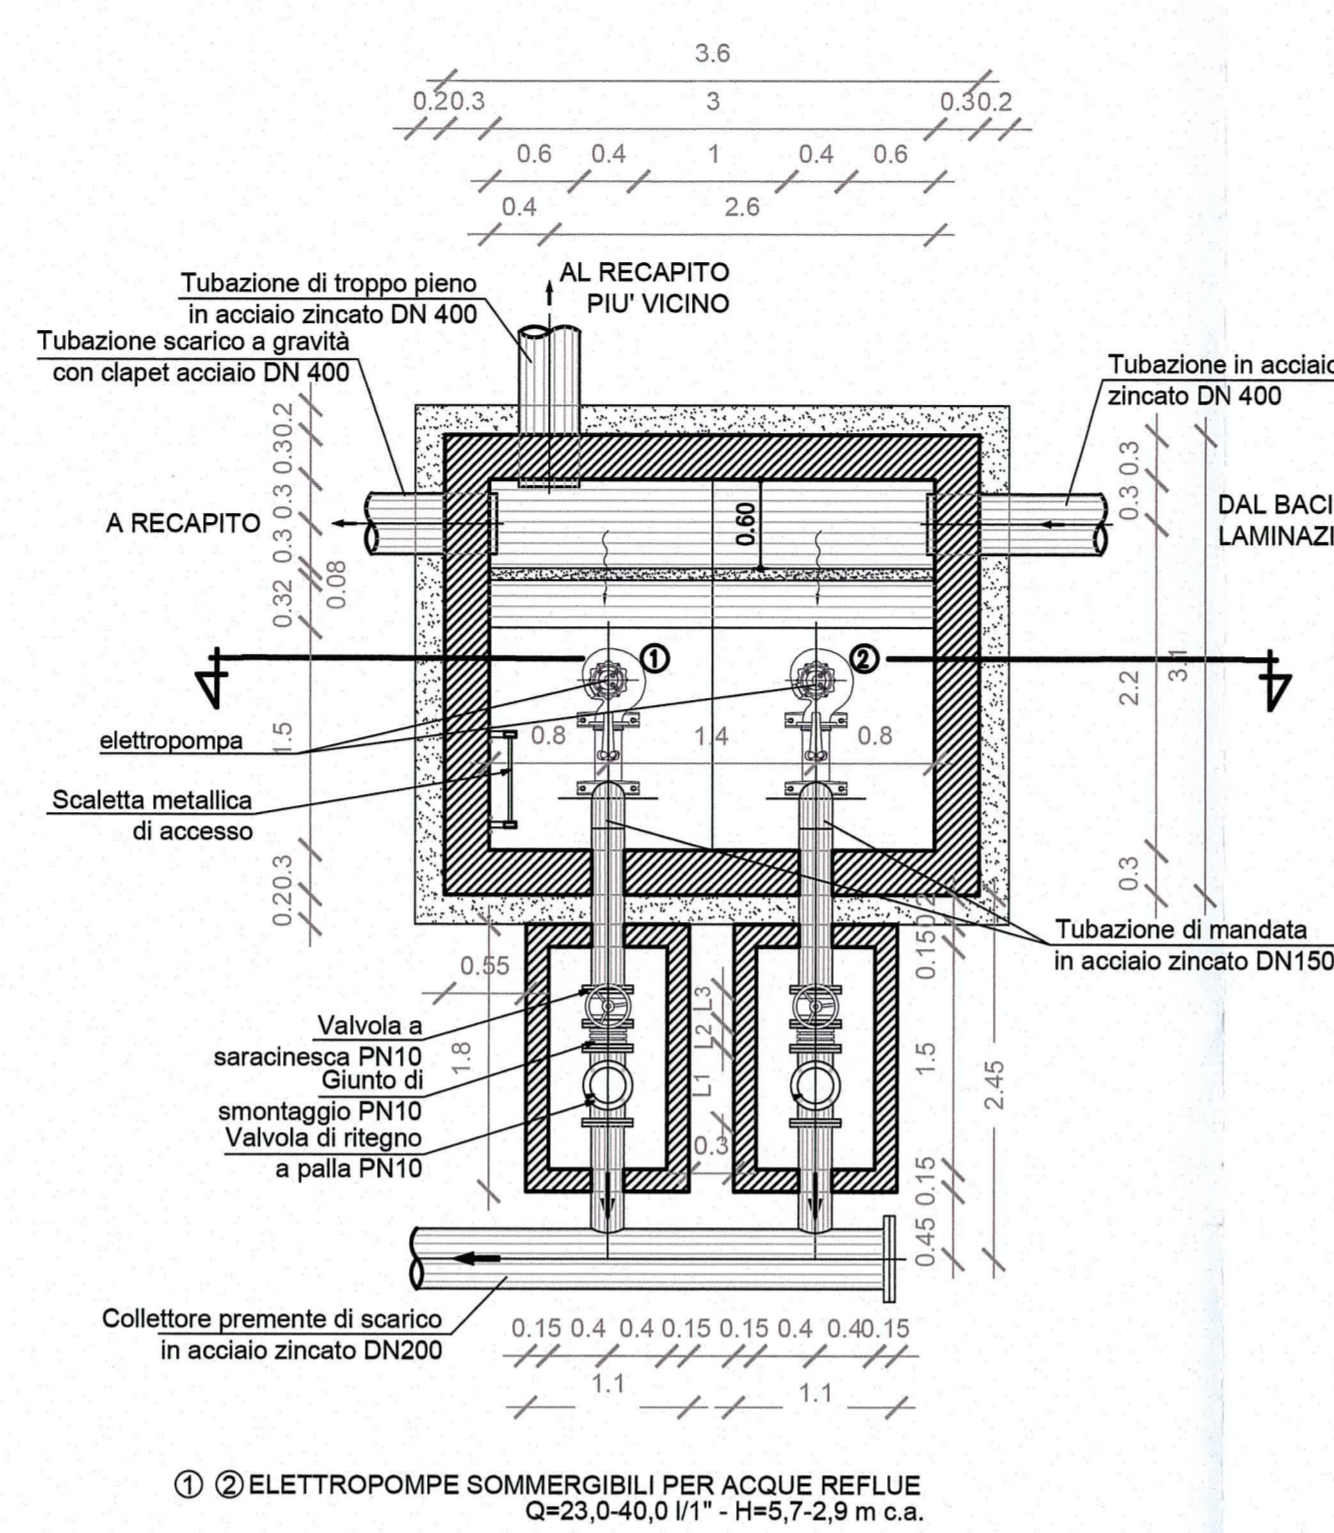


Impianto di sollevamento - vista in pianta  
scala 1:50

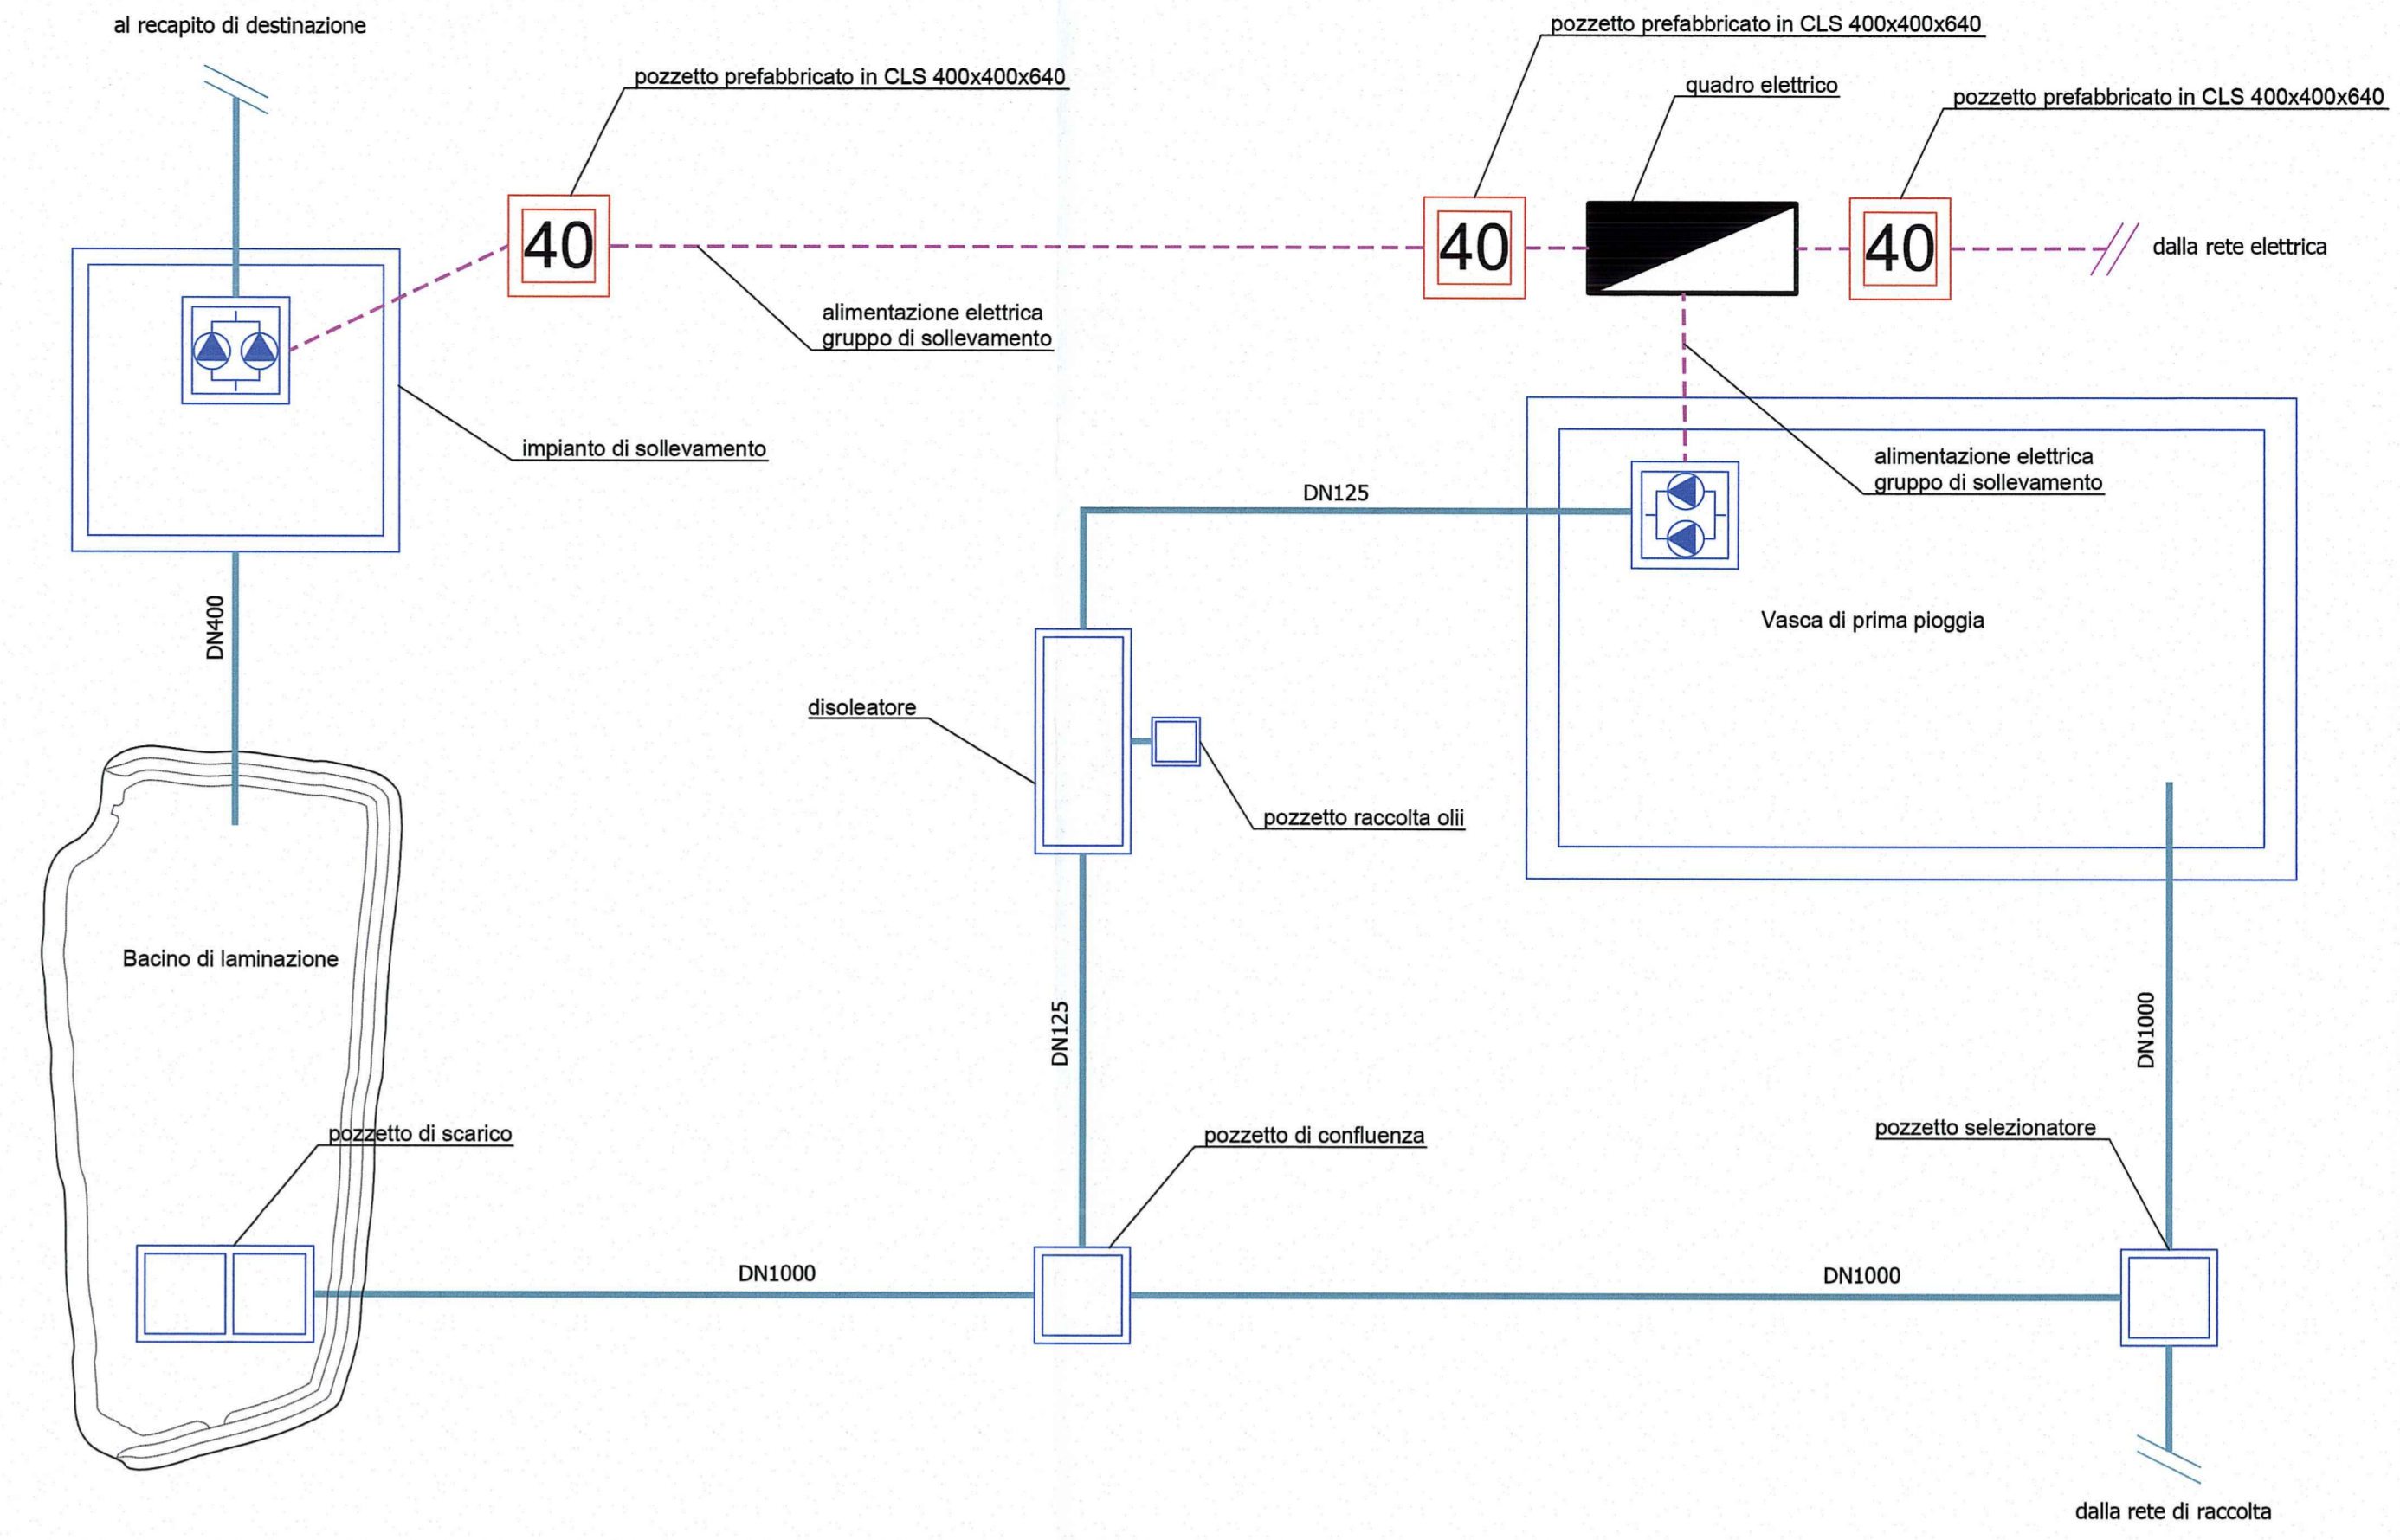


Schema di funzionamento dell'impianto trattamento acque

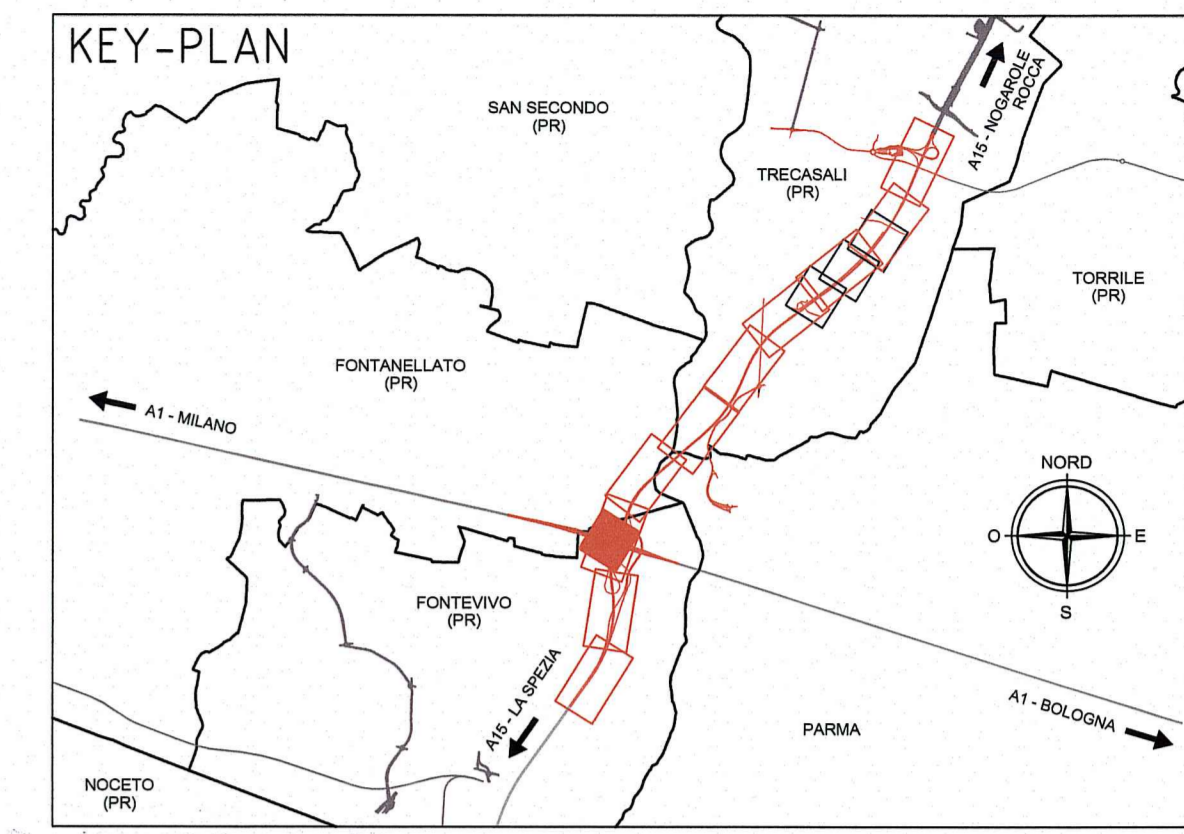


LEGENDA	
	Elettropompa
	Pozzetto prefabbricato in cls - dimensioni interne 400x400 mm - altezza esterna 640 mm
	Quadro elettrico
	Alimentazione elettrica elettropompe

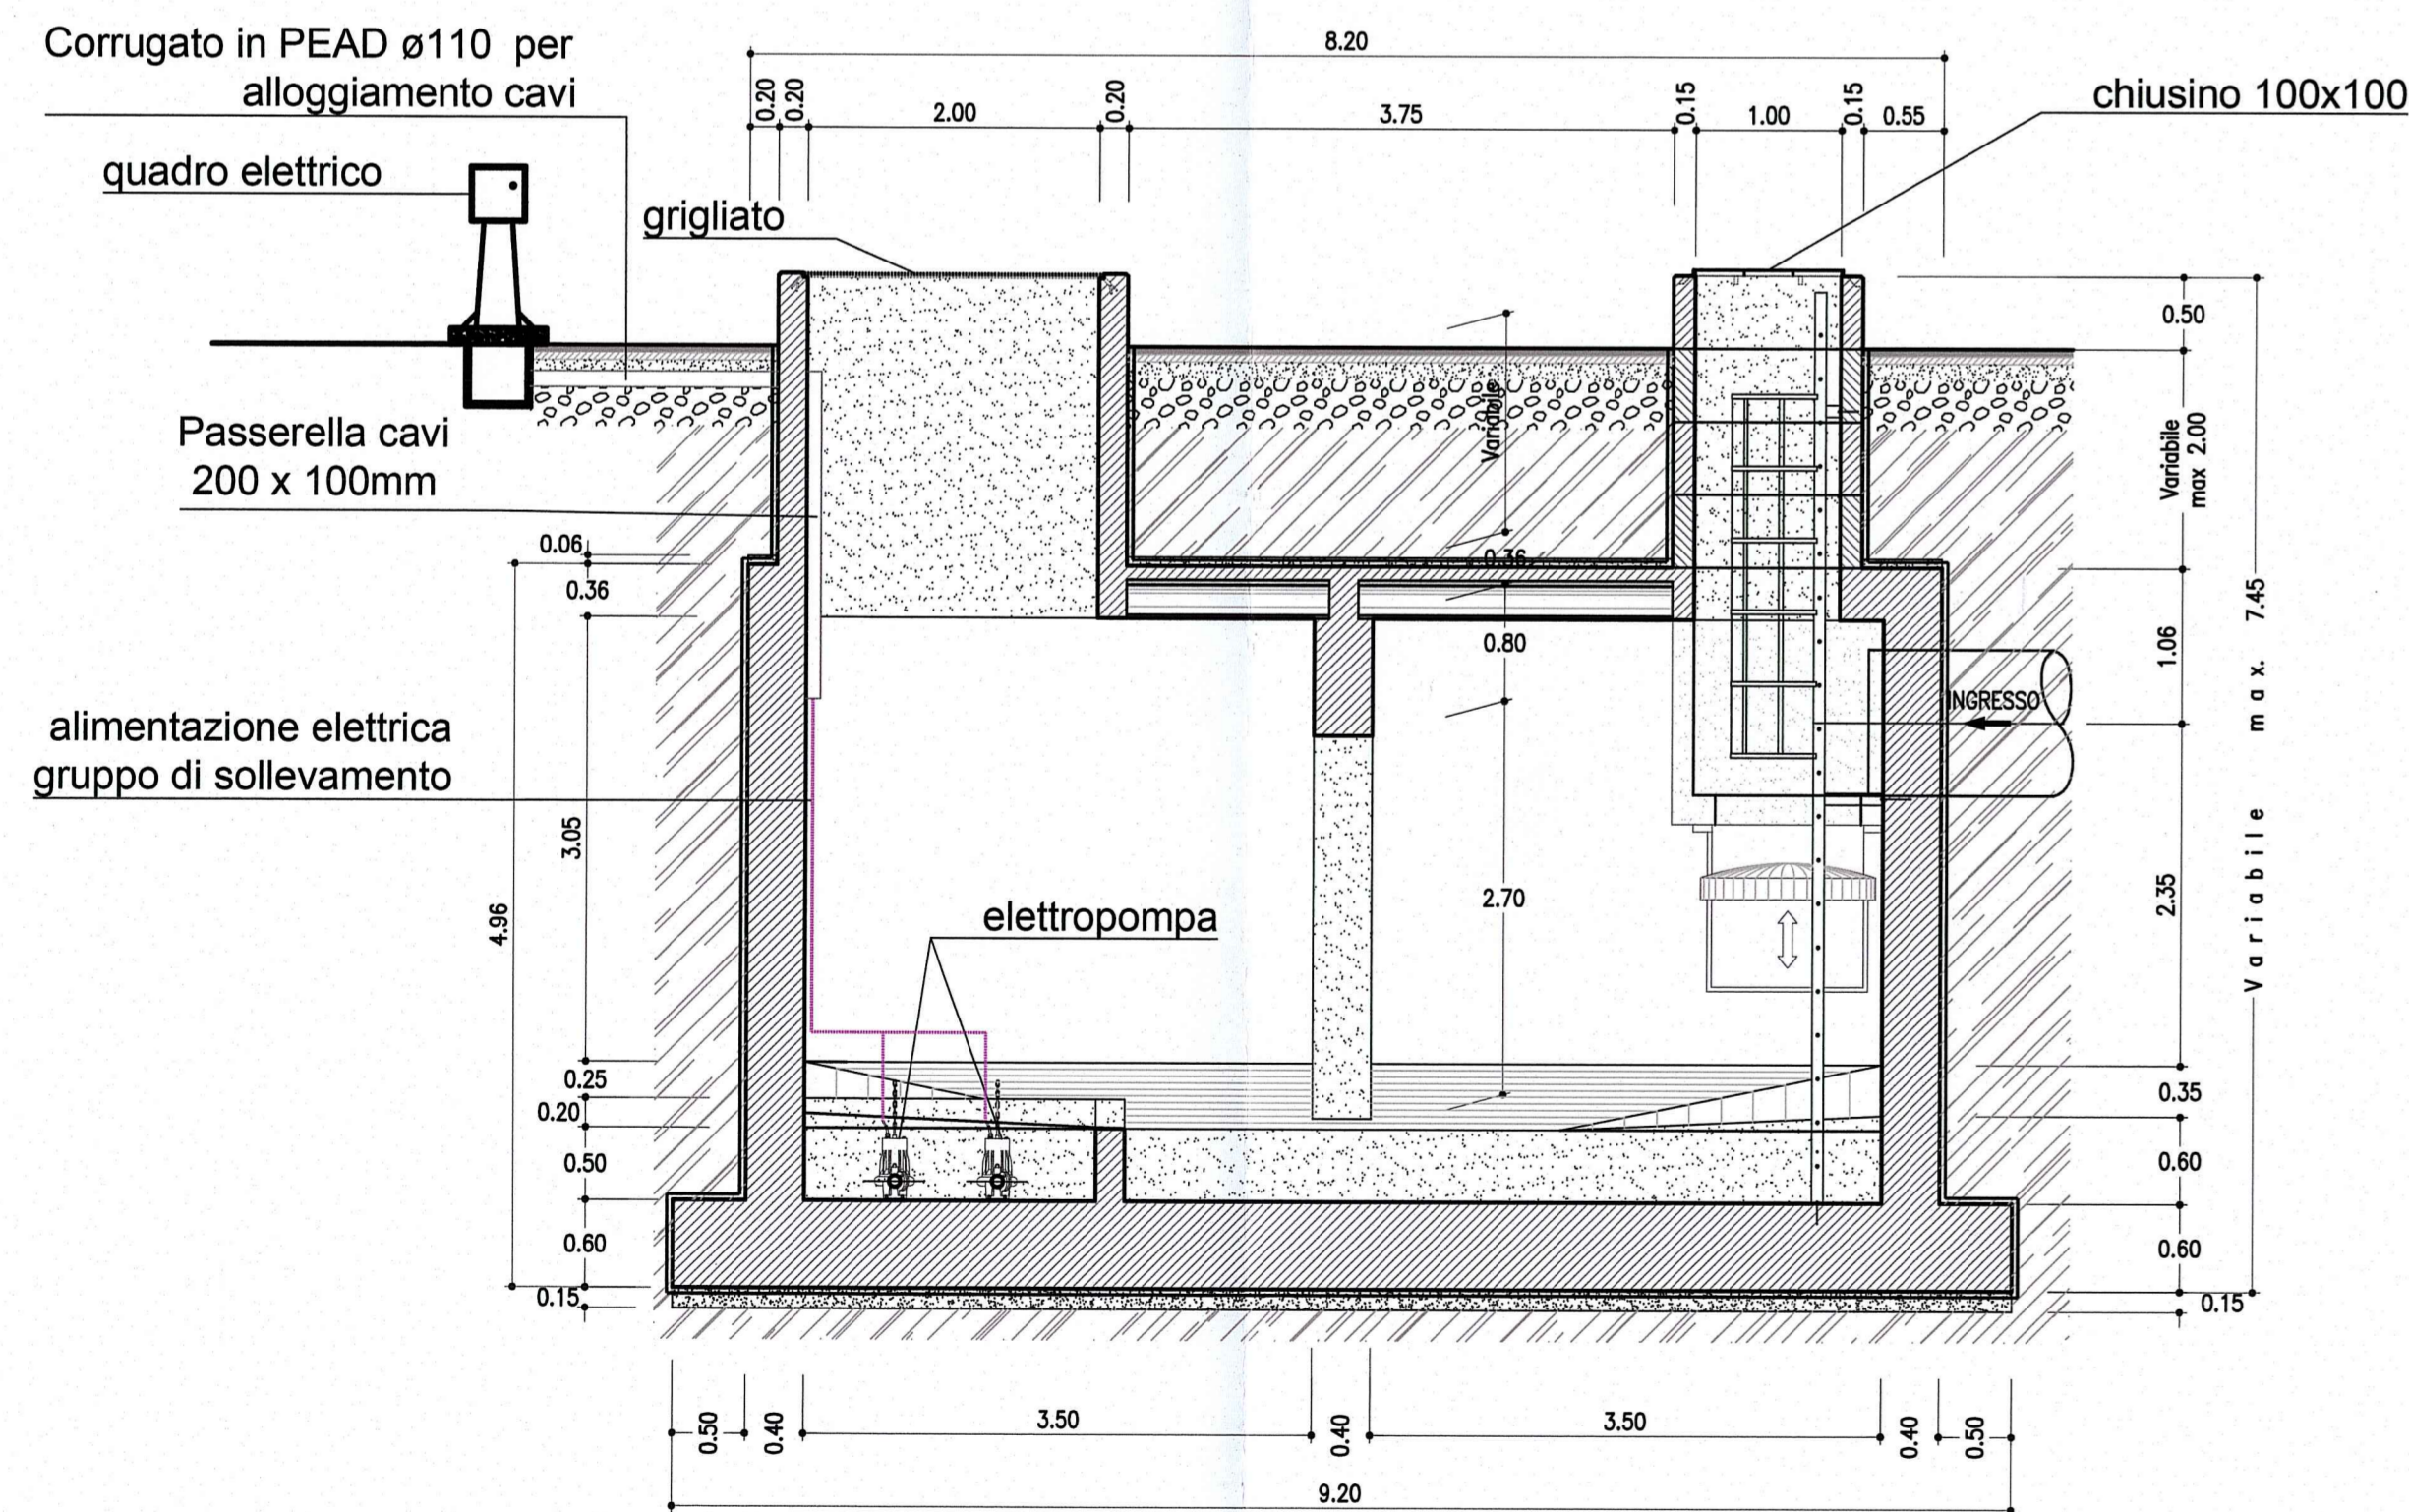

Vasca di prima pioggia - vista in sezione  
scala 1:50

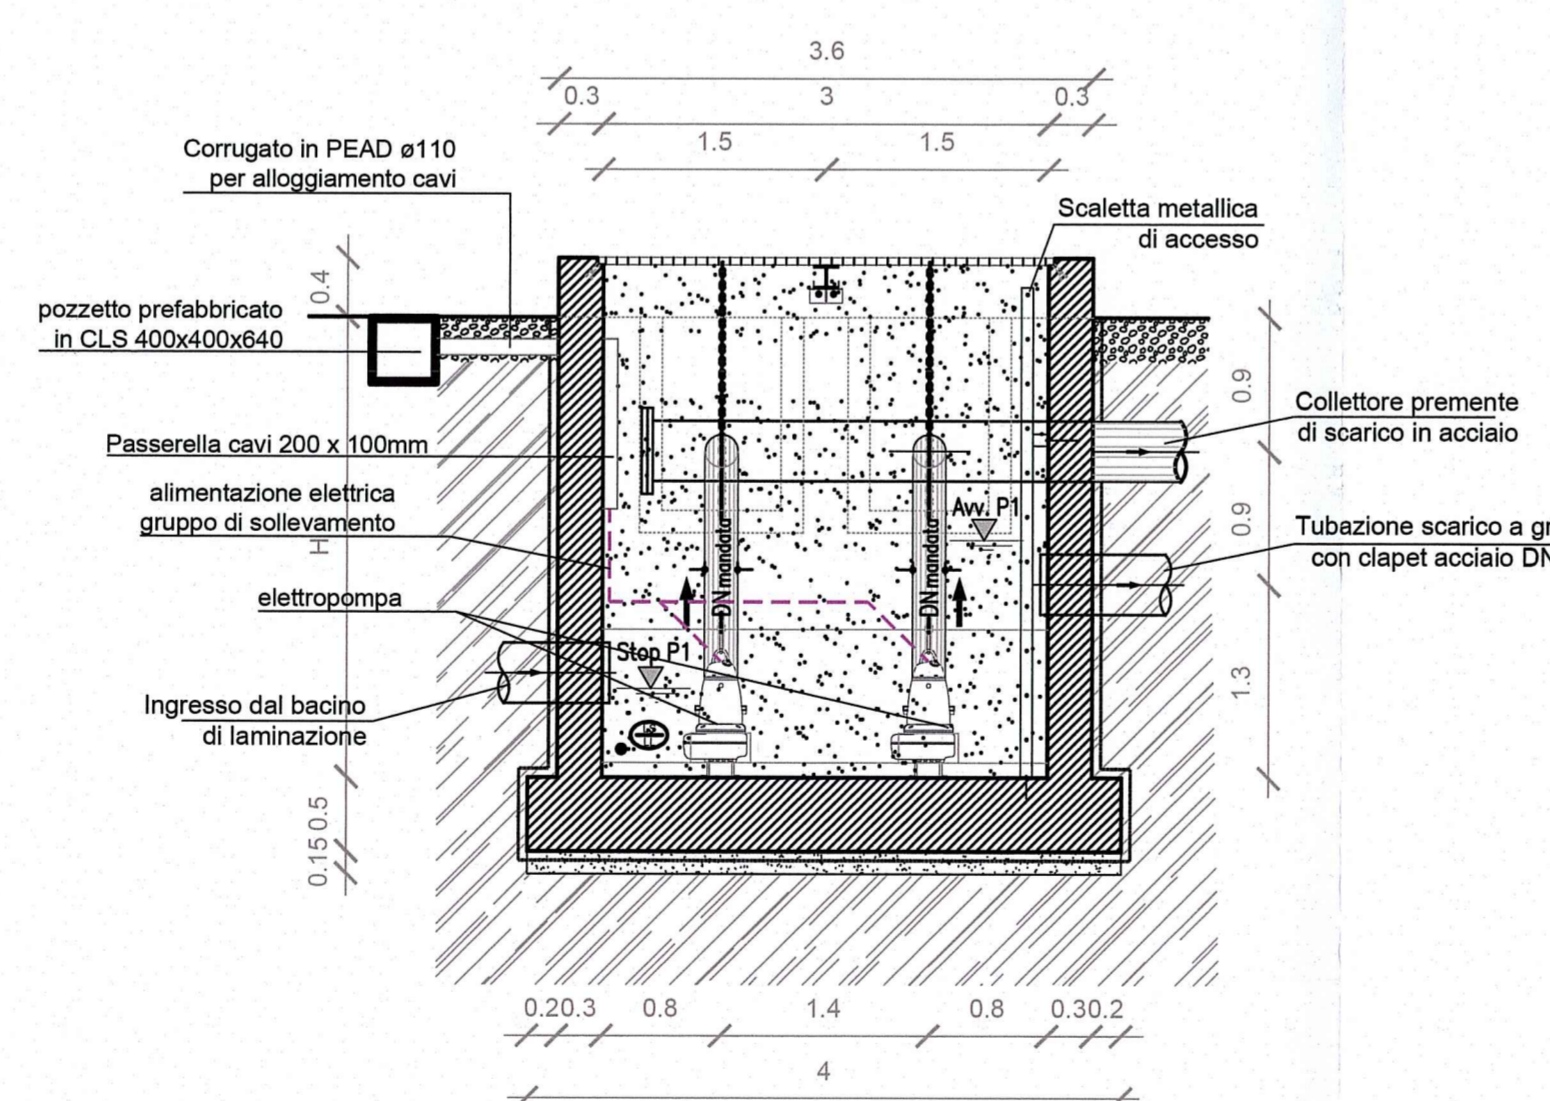

Impianto di sollevamento - vista in sezione  
scala 1:50

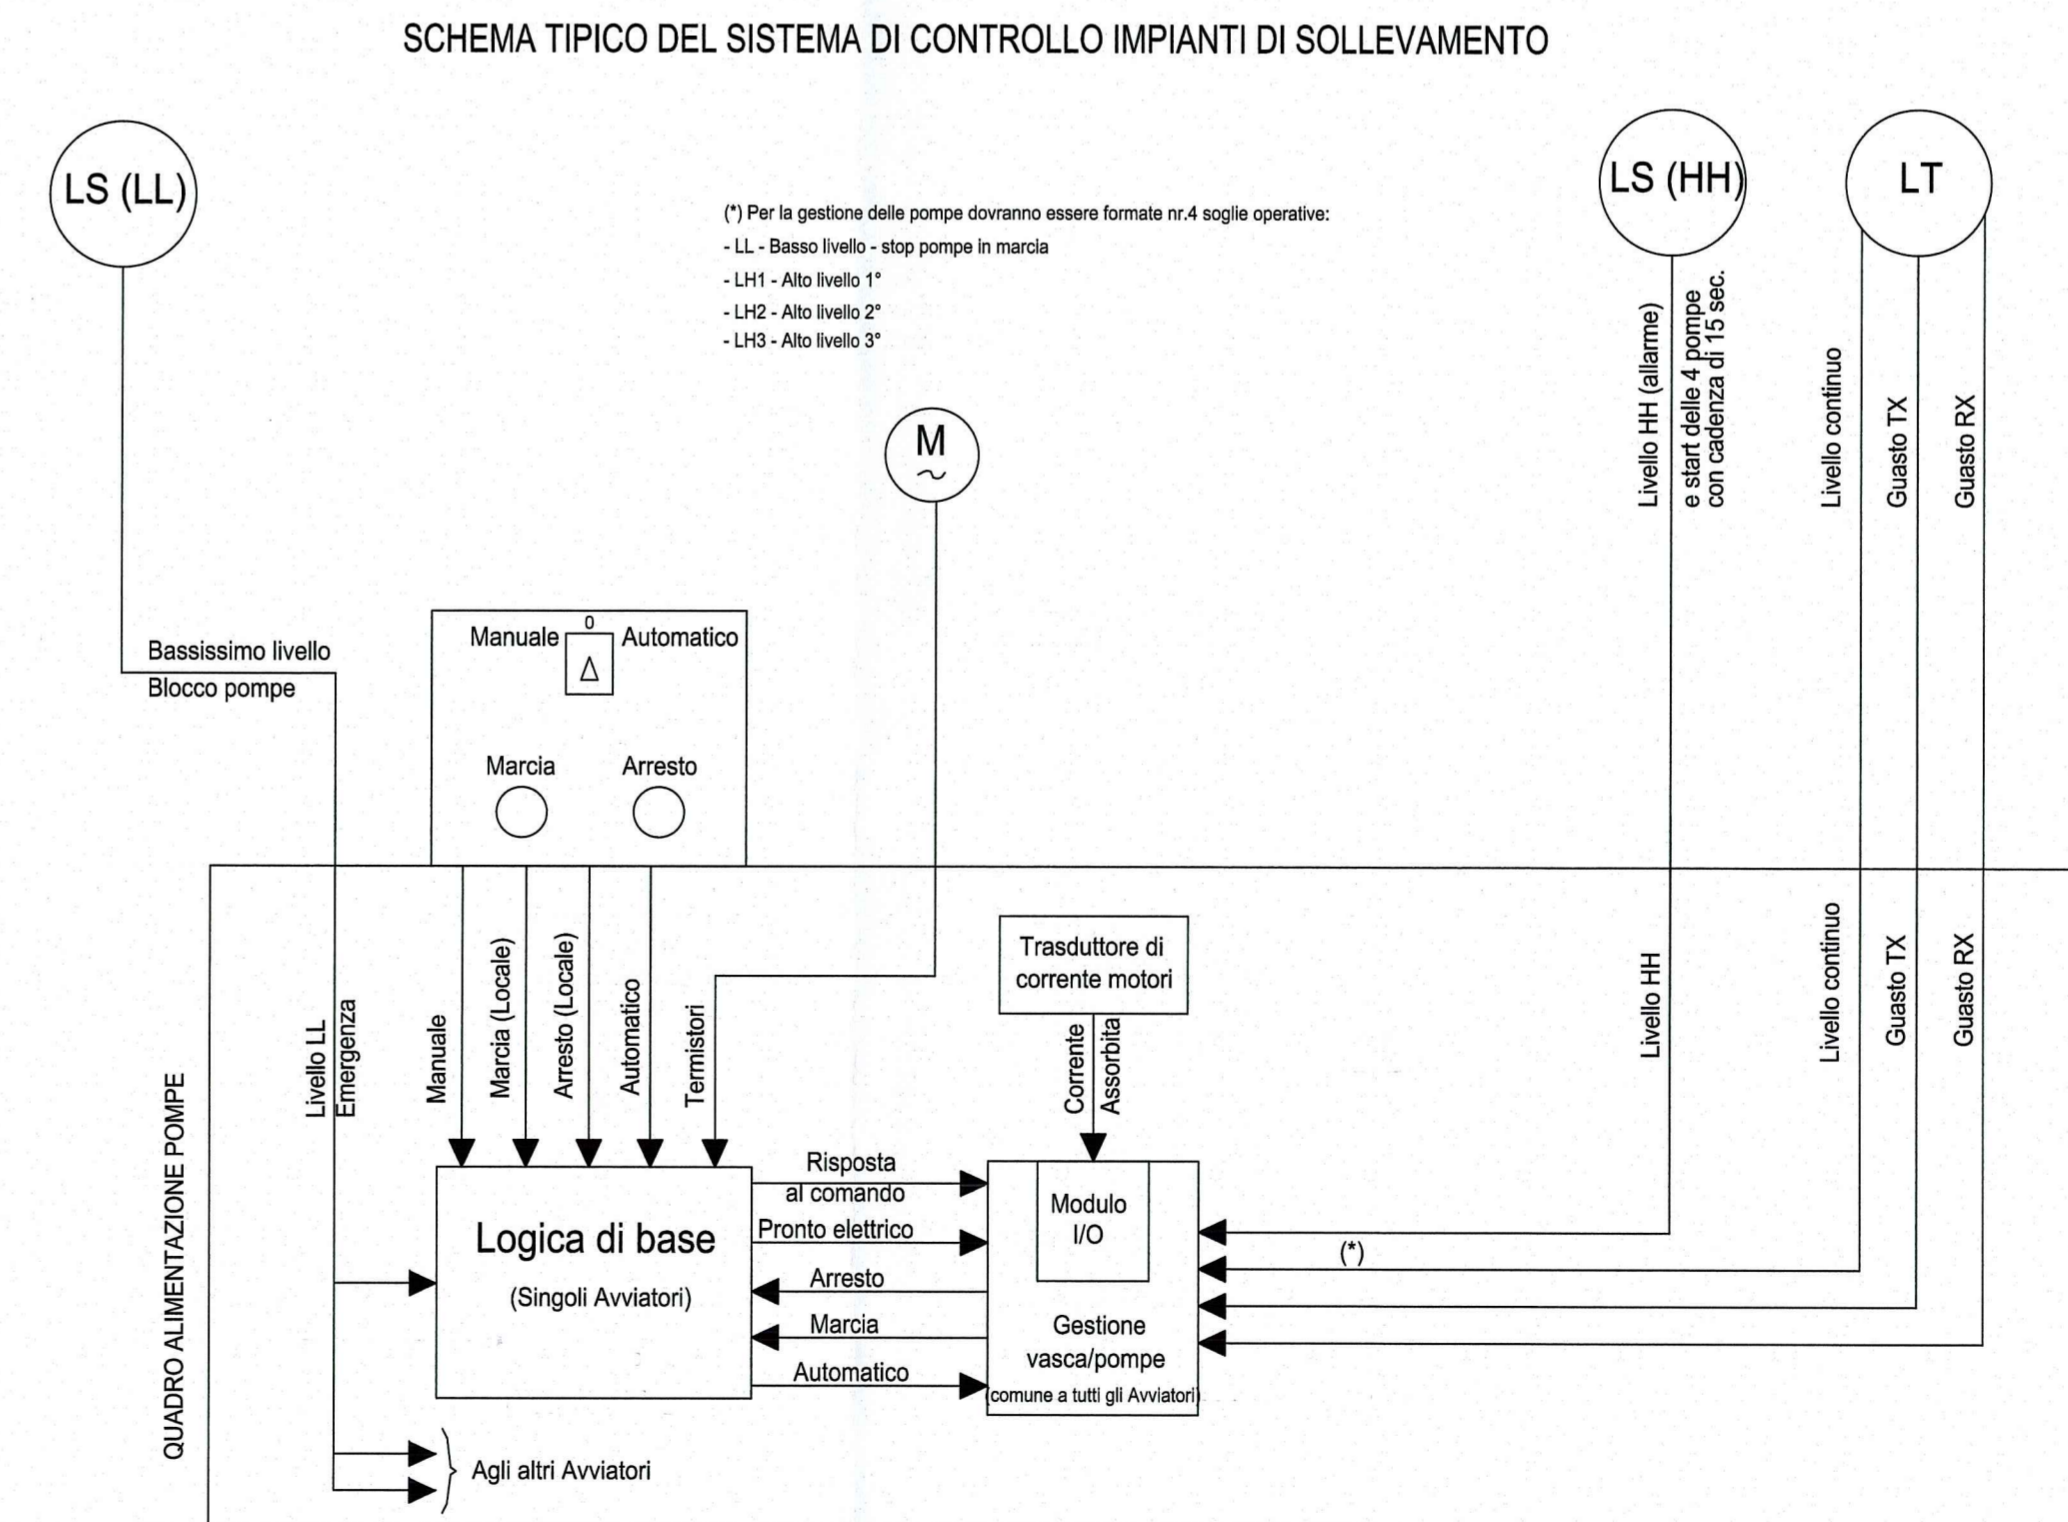

Schema unifilare tipo dell'impianto di sollevamento

Autocomionale della CISA S.p.A.  
Via Camboara 26/A - Frazione Ponte Taro - 43015 NOCETO (PR)

IMPRESA PIZZAROTTI  
FONDATA NEL 1910

AUTOSTRADA DELLA CISA A15  
RACCORDO AUTOSTRADALE A15/A22  
CORRIDOIO PLURIMODALE TIRRENO-BRENNERO  
RACCORDO AUTOSTRADALE FRA L'AUTOSTRADA DELLA CISA-FONTEVIVO (PR)  
E L'AUTOSTRADA DEL BRENNERO-NOGARELE ROCCA (VR). I LOTTO.

C.U.P. G61B0400060008 C.I.G. 307068161E

PROGETTO ESECUTIVO

Autocomionale della CISA S.p.A.  
Il Direttore Tecnico: *[Signature]* Il Responsabile Procedimento: *[Signature]* Il Presidente: *[Signature]*

IMPRESA PIZZAROTTI & C. S.p.A.  
Il Direttore Tecnico: *[Signature]* Il Responsabile di Progetto: *[Signature]* Dott. Ing. Luca Bondanelli

PROGETTAZIONE DI:  
idresse  
PIZZAROTTI  
ROXSOIL VIA

Il Geologo: NA  
Il Progettista: Ing. Fabio Nigrelli  
Ordine degli Ingegneri della Provincia di Palermo n. 3581  
Coordinatore per la Sicurezza in fase di Progettazione: Ing. Giovanni Maria Cepparotti  
Ordine degli Ingegneri della Provincia di Viterbo n. 392

Consulenza specialistica a cura di:  
IMPRESA PIZZAROTTI & C. S.p.A.  
Ing. Pietro Mazzoli  
Ordine degli Ingegneri della Provincia di Parma n. 822

Titolo Elaborato: Asse principale  
Impianti elettromeccanici - Trattamento e Sollevamento acque  
Impianti elettromeccanici dal km -2+350 a sp. sud ponte fiume Taro (km 0+450,78)  
Impianto di sollevamento - Particolare impianto TA-PO2

Data Emissione Progetto: 18/03/2014  
Scala: Varie

Ident. Elaborato:	NUM. IDENTIFICATIVO	OGGETTO	LOTTO	RETE	ES	AVVIO	OG. OPERA	NUM. OPERA	PROG. OPERA	TR. OPERA	NUM. PROG. OPERA	REVISIONE
		RAAA	1	E	1	AP	IM	01	02	PC	002	A