


NUMERAZIONE AUTOMA STANDARDIZZAZIONE	DISegni DI RIFERIMENTO / REFERENCE DRAWINGS	NUMERO DISSEGNO / DWG. NUMBER

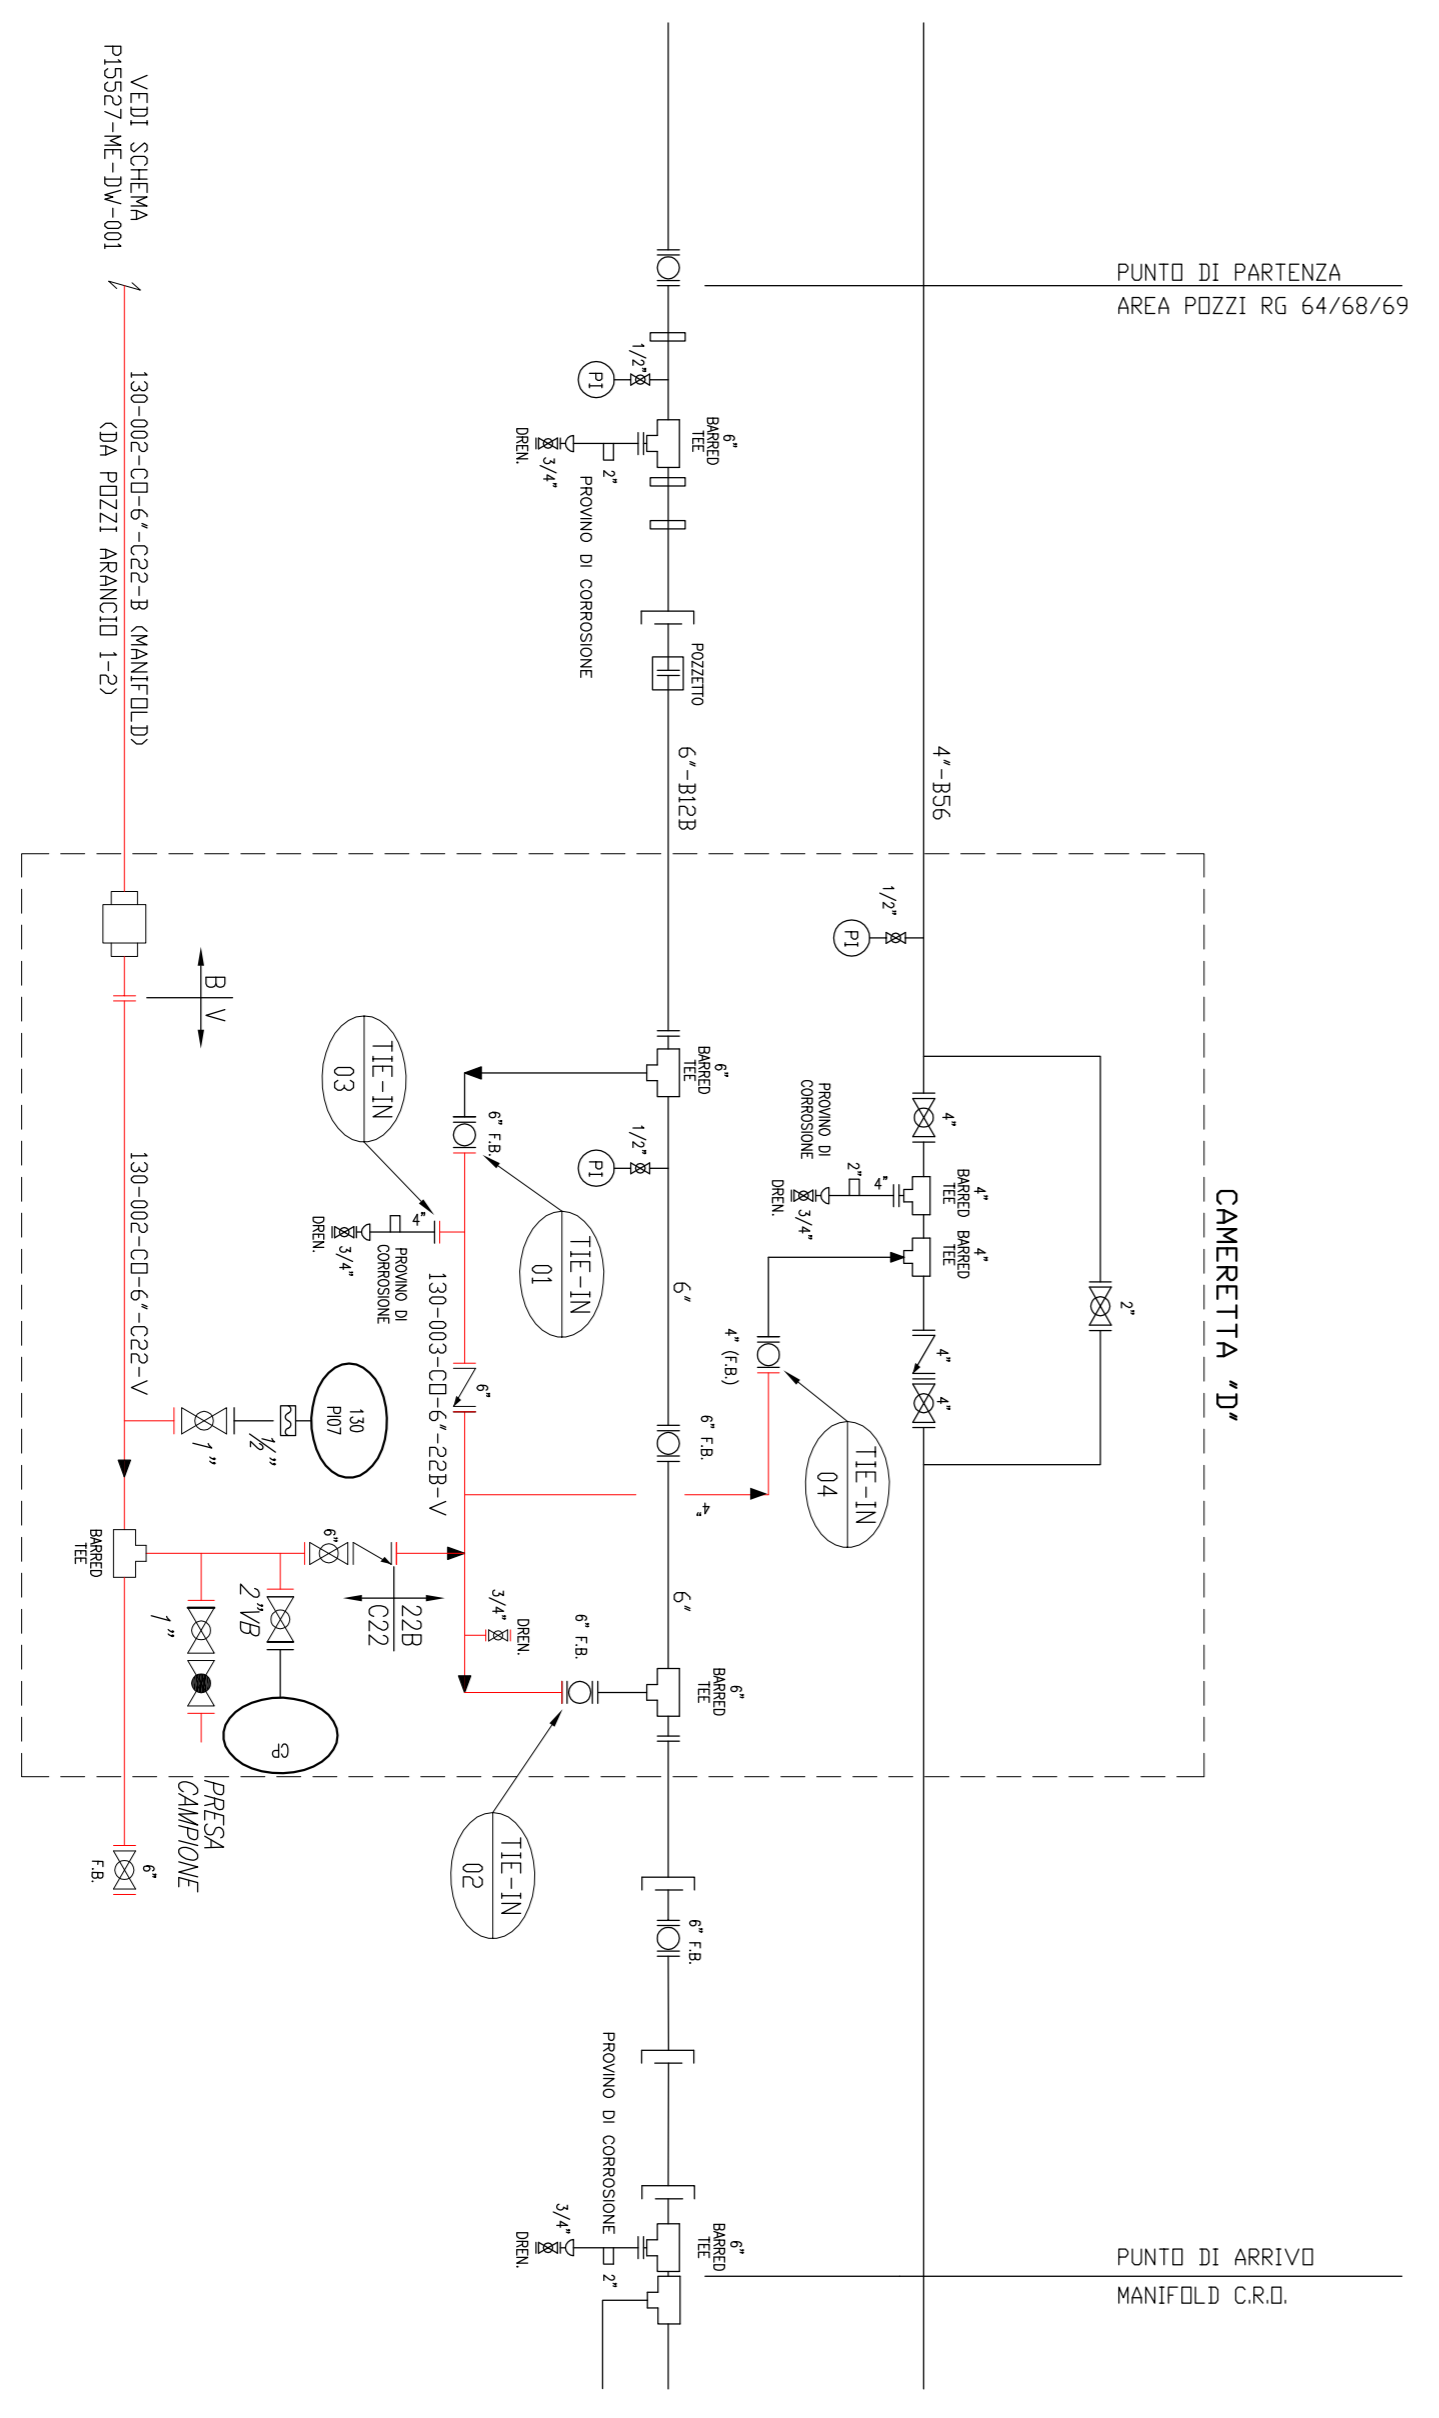

LEGENDA:

INDICA TIE-IN

PIPING NUOVO

PIPING ESISTENTE

NO.	DATA	DESCRIZIONE	PROGETTO	PROBICO	ENGINCO
3	AGI 15	INSERIMENTO TRUNKLINE ARANCIO 1-2	SOLESI	SOLESI	SOLESI
2	011 08	EMISSIONE PER AS-BUILT	SOLESI	SOLESI	SOLESI
1	FEB 08	EMISSIONE PER COSTRUZIONE	SOLESI	SOLESI	SOLESI
0	AGI 07	EMISSIONE PER COSTRUZIONE	PROGER	TEC.NOME	TEC.NOME
REV.	DATA	DESCRIZIONE	DISSEGNO	CONTRULLATO	APPROVATO
0	01/14	DESCRIZIONE	PROGER	PROGER	PROGER

PROGETTO	REVISIONE	SCALA	FOLIO	DI
Project	Revision	Scale	Sheet	of
REALIZZAZIONE NUOVA TRUNKLINE GREGGIO DA POZZI ARANCIO 1-2 A CAMERETTA D AREA CAMERETTA D P&ID	3	---	1	1
DISSEGNO N. 0735-16BTFM0301	SERVIZIO	DISSEGNO N.	CONTRULLATO	APPROVATO
DISSEGNO N. 0735-16BTFM0301	SERVIZIO	DISSEGNO N.	CONTRULLATO	APPROVATO

DOCUMENTO DI INGEGNERIA AUTOMATA. LA SOCIETA' UTELECO, I PROPRI DIRITTI A NORMA DI LEGGE. This document is company property. The company validly reserves all rights.

ORDINE DEGLI INGEGNERI
FARMACIA
N. 22
SALIZADA
ATTI