



PLANIMETRIA  
SCALA 1:500

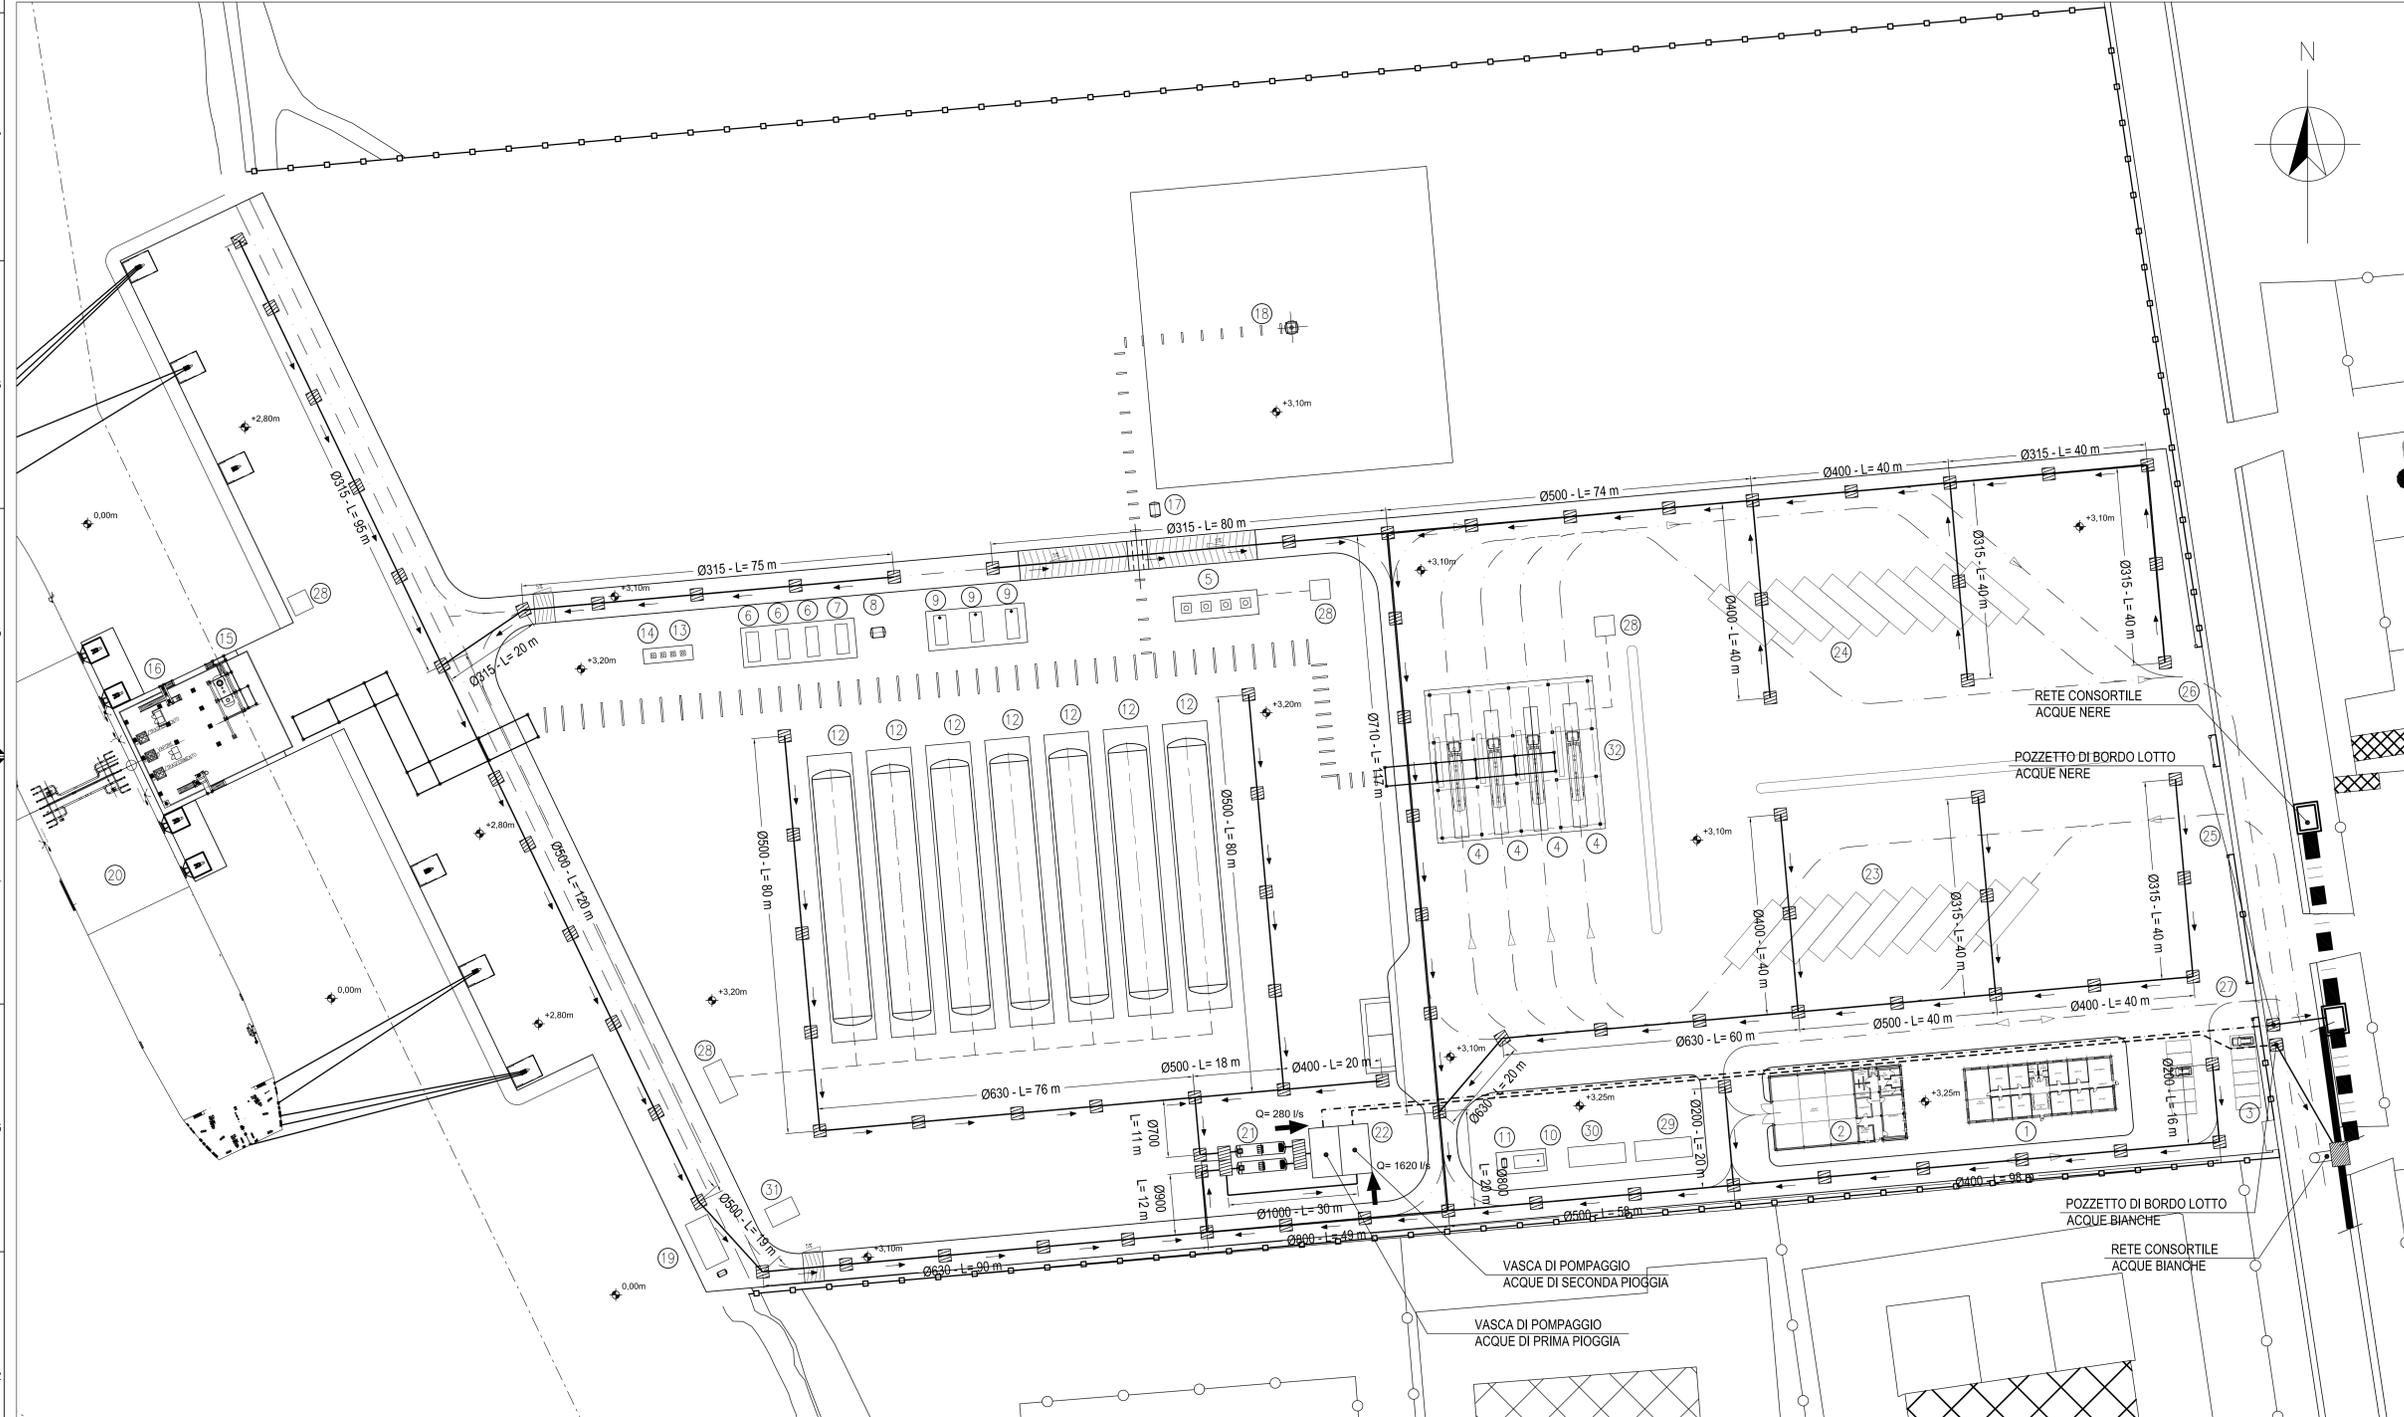

POS.	DESCRIZIONE
1	AMMINISTRAZIONE UFFICI PORTINERIA
2	MAGAZZINO OFFICINA
3	CABINA ELETTRICA
4	BAIA DI CARICO AUTOCISTERNE
5	POMPE DI CARICO PER RIFORMENTO AUTOCISTERNA
6	STIRLING A CICLO INVERSO CONDENSAZ. BOG
7	CHILLERS CIRCUITO RAFFREDDAMENTO STIRLING
8	SERBATOIO ACCUMULO GNL
9	MOTORI A COMBUSTIONE INTERNA ALIMENTATI A BOG
10	GENERATORE DI EMERGENZA
11	SERBATOIO GENERATORE DI EMERGENZA
12	SERBATOIO CRIOGENICO STOCCAGGIO GNL
13	COMPRESSORI ARIA STRUMENTI E SERVIZI
14	PACKAGE AZOTO
15	KO DRUM VAPORE DI RITORNO
16	PIATTAFORMA BRACCI DI SCARICO
17	KO DRUM DI TORCIA
18	PACKAGE TORCIA - VENT EMERGENZA
19	POMPE ANTINCENDIO
20	NAVE - BETTOLINA
21	VASCA 1a PIOGGIA
22	VASCA DI POMPAGGIO
23	AREA DI SOSTA AUTOCISTERNE (CHECK IN)
24	AREA DI SOSTA AUTOCISTERNE (CHECK OUT)
25	INGRESSO AUTOCISTERNE
26	USCITA AUTOCISTERNE
27	INGRESSO-USCITA AUTOVETTURE
28	POZZETTI RACCOLTA GNL
29	LOCALE QUADRI
30	LOCALE CONTROLLO
31	LOCALE CONTROLLO AREA BANCHINA
32	PENSILINA DI COPERTURA BAIE DI CARICO

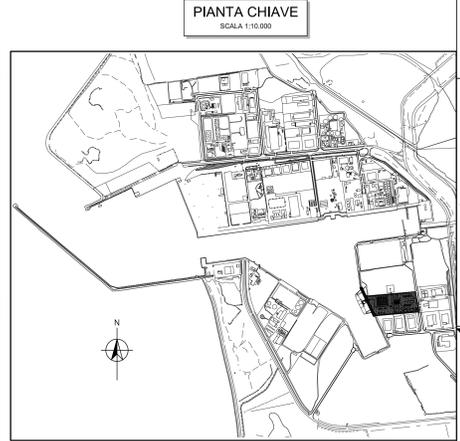

- LEGENDA:**
- POZZETTO IN C.A. CON GRIGLIA IN GHISA SFEROIDALE D400
  - DIREZIONE FLUSSO
  - TUBAZIONE PEAD SN8 P min. = 0.5%
  - TUBAZIONI IN PRESSIONE PEAD A FOGNATURA ACQUE BIANCHE
  - TUBAZIONE IN PRESSIONE PEAD A FOGNATURA ACQUE NERE

**NOTE:**

- LA RETE DI SMALTIMENTO È STATA DIMENSIONATA CON RIFERIMENTO AD UN TEMPO DI RITORNO DI 25 ANNI
- LE TUBAZIONI HANNO CLASSE DI RIGIDITÀ SN 8 KN/M² E DOVRANNO ESSERE POSATE CON RICOPRIMENTO MINIMO PARI A 80 cm.

3	RUB	QUARTA EMISSIONE	08/10/2015	SERIN7	CITTEGRO
3	RUB	TERZA EMISSIONE	12/08/2015	SERIN7	CITTEGRO
1	RUB	SECONDA EMISSIONE	07/07/2015	SERIN7	CITTEGRO
0	RUB	PRIMA EMISSIONE	06/04/2015	SERIN7	CITTEGRO

<b>EDISON</b>	PROGETTO AUTORIZZATIVO DEPOSITO COSTIERO GNL ORISTANO	<b>GASL</b>

3	08/10/2015	QUARTA EMISSIONE	PPFR	LPO	MBIG
2	12/08/2015	TERZA EMISSIONE	PPFR	LPO	MBIG
1	07/07/2015	SECONDA EMISSIONE	PPFR	LPO	MBIG

**EDISON**

PROGETTO AUTORIZZATIVO  
DEPOSITO COSTIERO GNL ORISTANO

**SISTEMA DI RACCOLTA E COLLETTAMENTO ACQUE METEORICHE PLANIMETRIA**

**D'APPOLONIA**

VIA SANRAFAELLO, 19 - 05100 DERIVA (PG) ITALIA  
TEL. +39 075 242 8141 FAX +39 075 242 8078 P. IVA 03470021005  
C.F. 03470021005

PROVA	DATA	SCALE	REVISIONI	REVISIONI	REVISIONI
ESIGUITO DA	PPFR	08/10/2015			
CONTROLLATO DA	LPO	08/10/2015	14-1286-AMM	1:500	N° 01
APPROVATO DA	MBIG	08/10/2015			3