

Ditta:



MARINA VILLA IGIEA
PALERMO

PROGETTO DI POTENZIAMENTO, ADEGUAMENTO E COMPLETAMENTO DELLE
INFRASTRUTTURE DEL PORTO TURISTICO DELL'ACQUASANTA DI PALERMO

PO FESR 2007/2013, linea di intervento 3.3.2.5 - Bando pubblico per la realizzazione di interventi strutturali
ed infrastrutturali finalizzati all'attuazione del piano strategico regionale della portualità turistica
- CODICE CUP G71G1000030004 - prog.n° 21 -

Documentazione di cui all'allegato II del D.M. 14-04-1998 richiesta dall'Assessorato alle Attività Produttive
Dipartimento Regionale delle Attività Produttive - Servizio 4 con nota prot. n. 8014233 del 11-03-2014
e nota prot. n. 8014954 del 13-03-2014


All. D.5.1 - Edificio B
(planimetria di riferimento computo metrico, particolare costruttivo)
Scala 1/100

Palermo, 29-03-2014


Progettista:
ING. VINCENZO NICOLLETTI
Via dell'Industria 10, 00186 Roma
Tel. 06/49810000




La Ditta:
MARINA VILLA IGIEA S.p.A.
87040 Igiea (Brindisi)
(Rappresentante Legale)

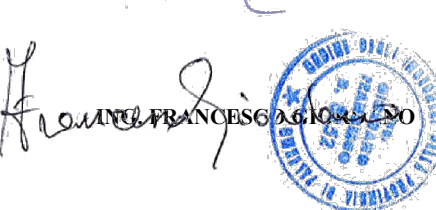


LEGENDA	
•	Punto luce
▽	Preso
⊞	Cassetta di derivazione
☎	Telefono
☎	Citofono
⊙	Campanello

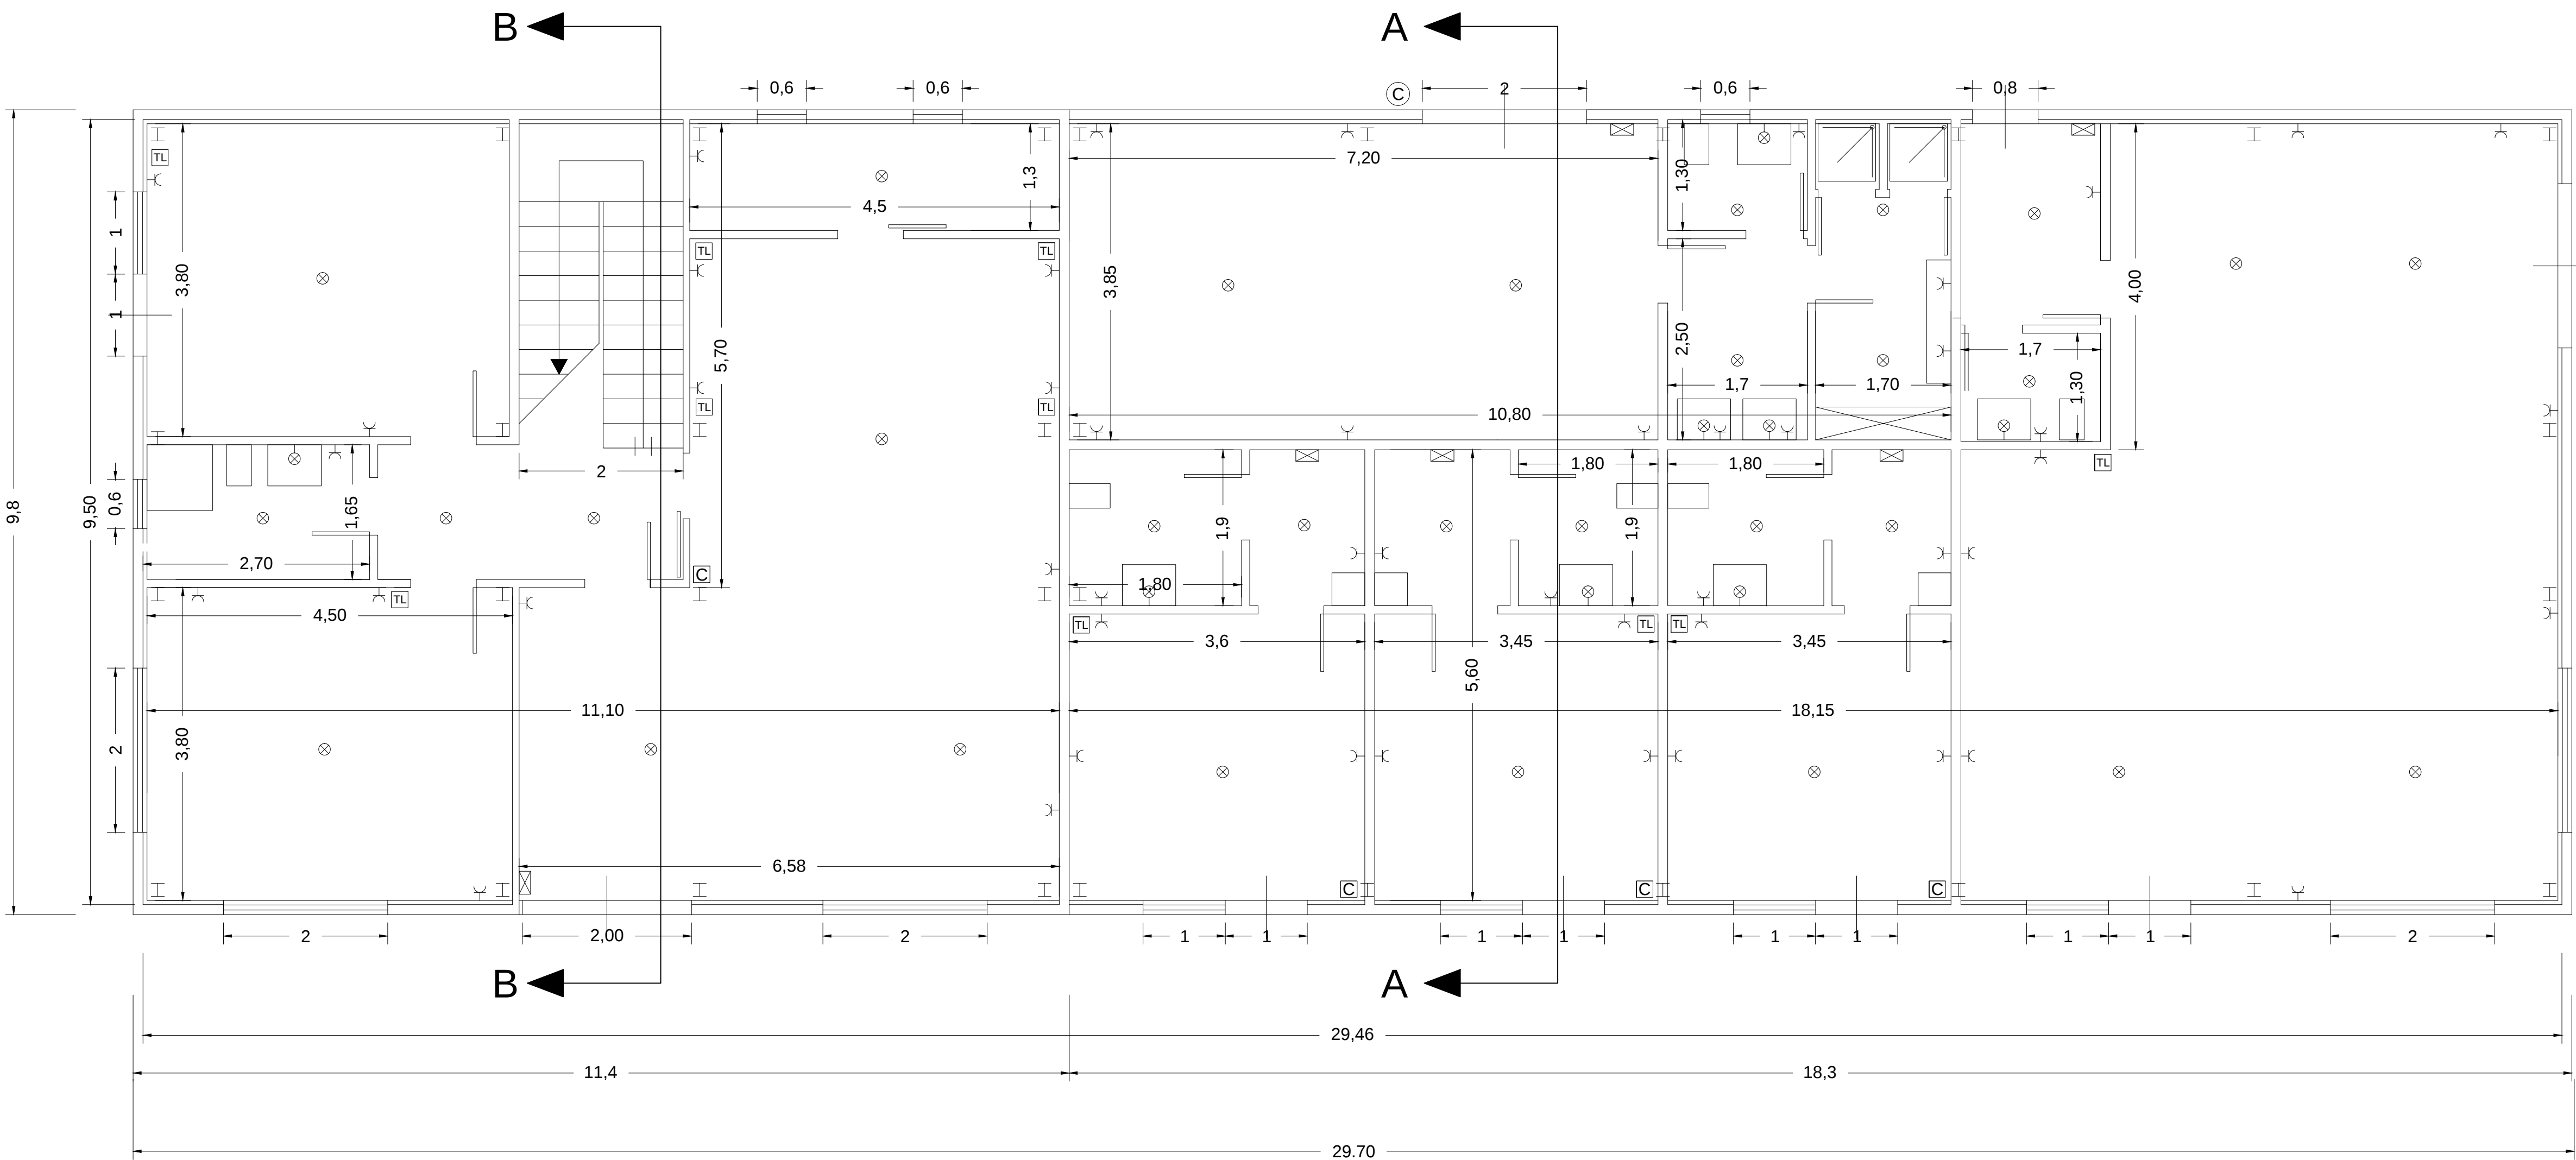


PIANTA PIANO TERRA

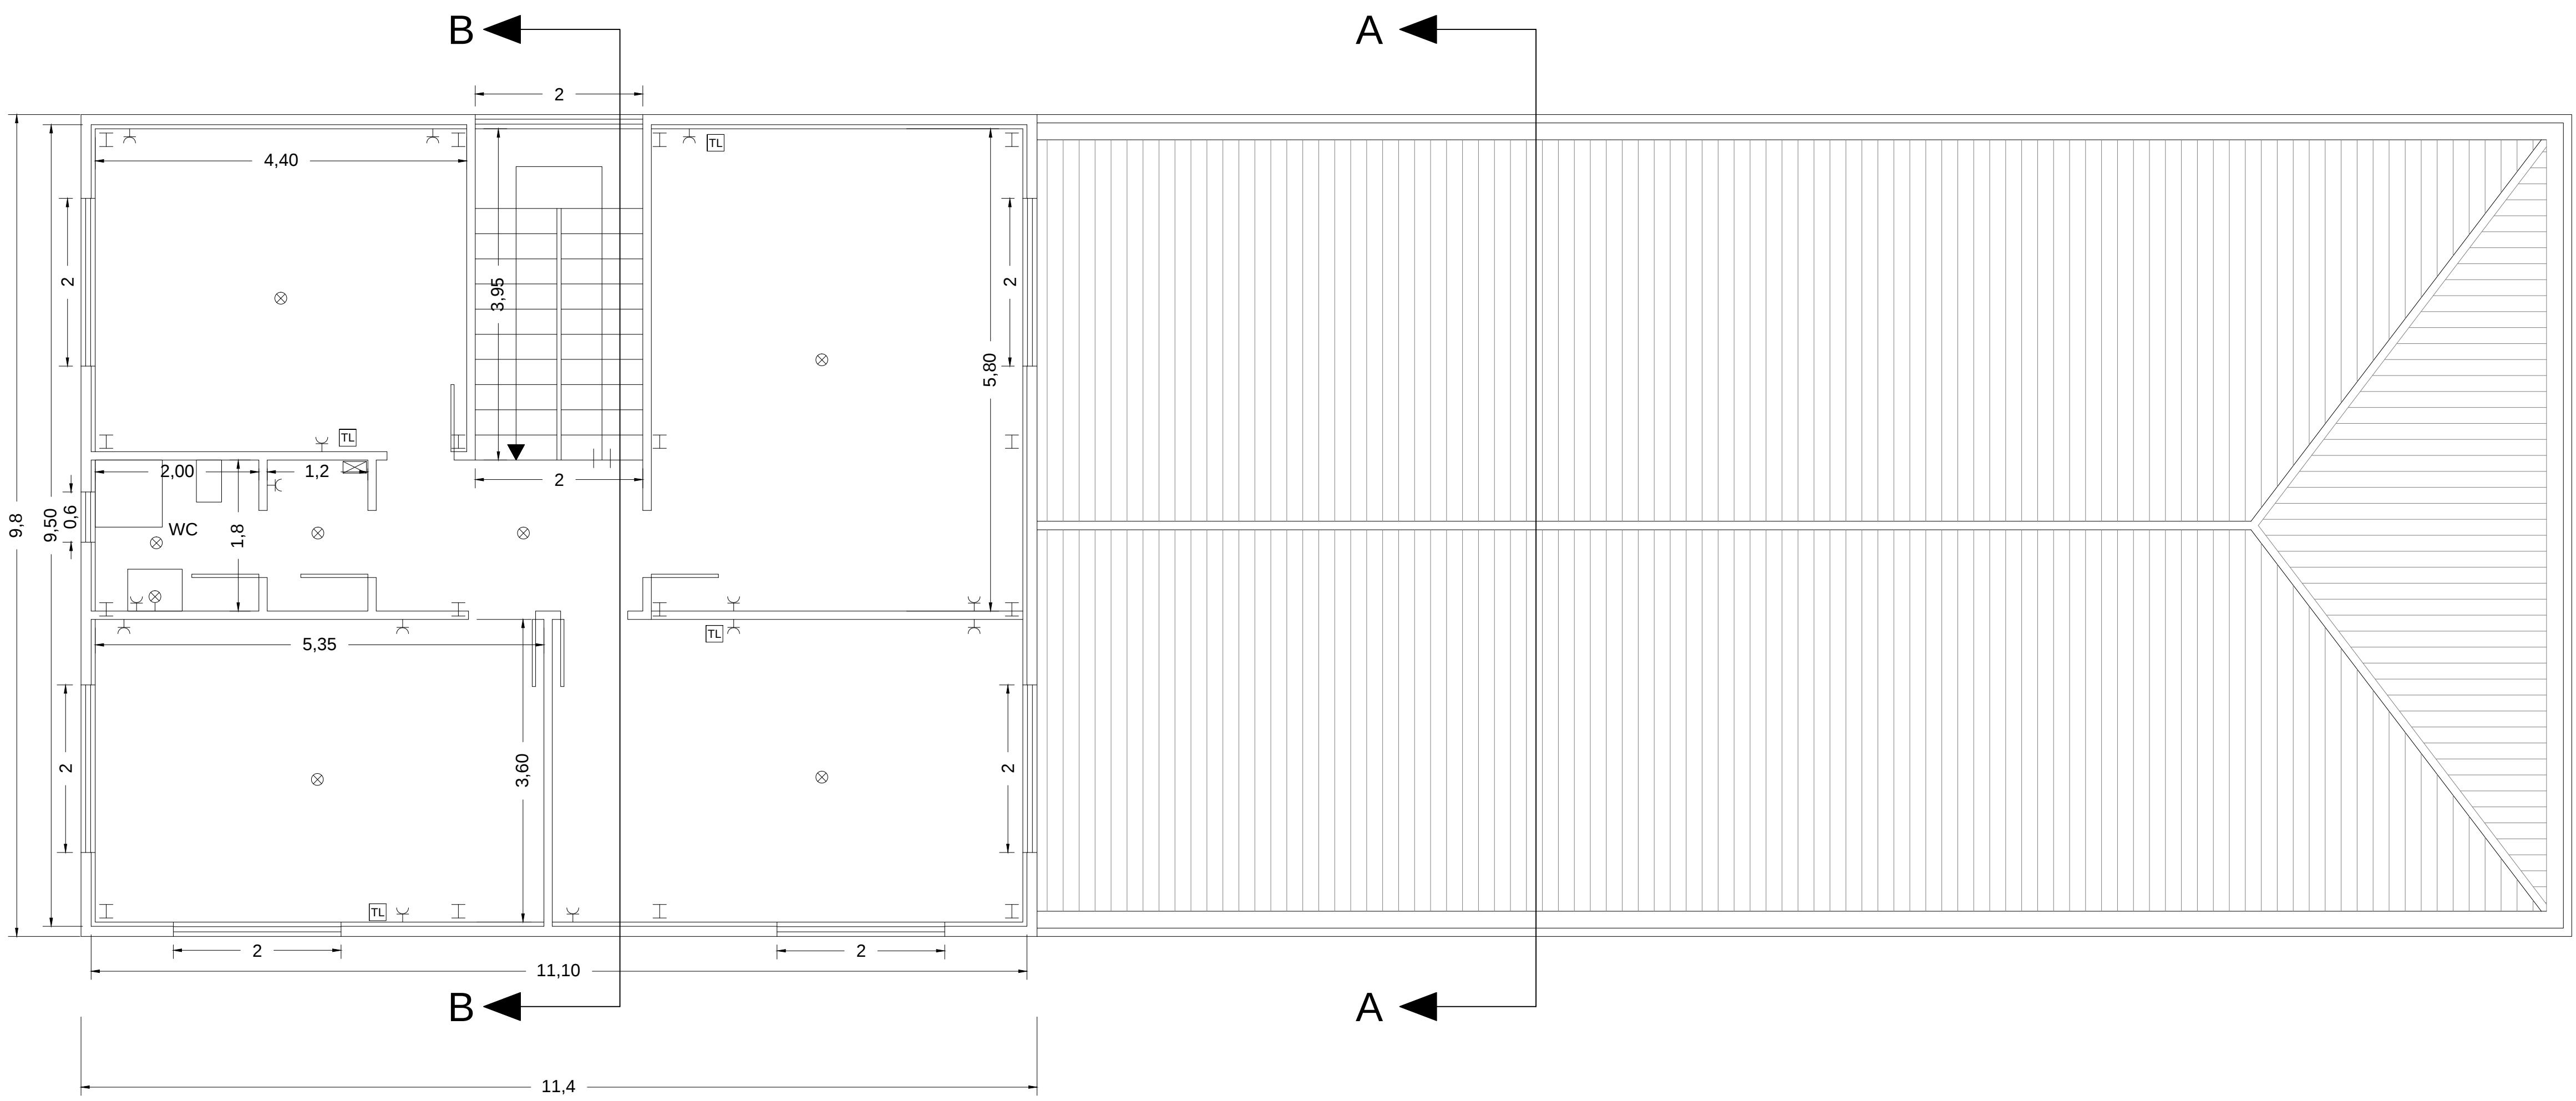


PIANTA PIANO PRIMO

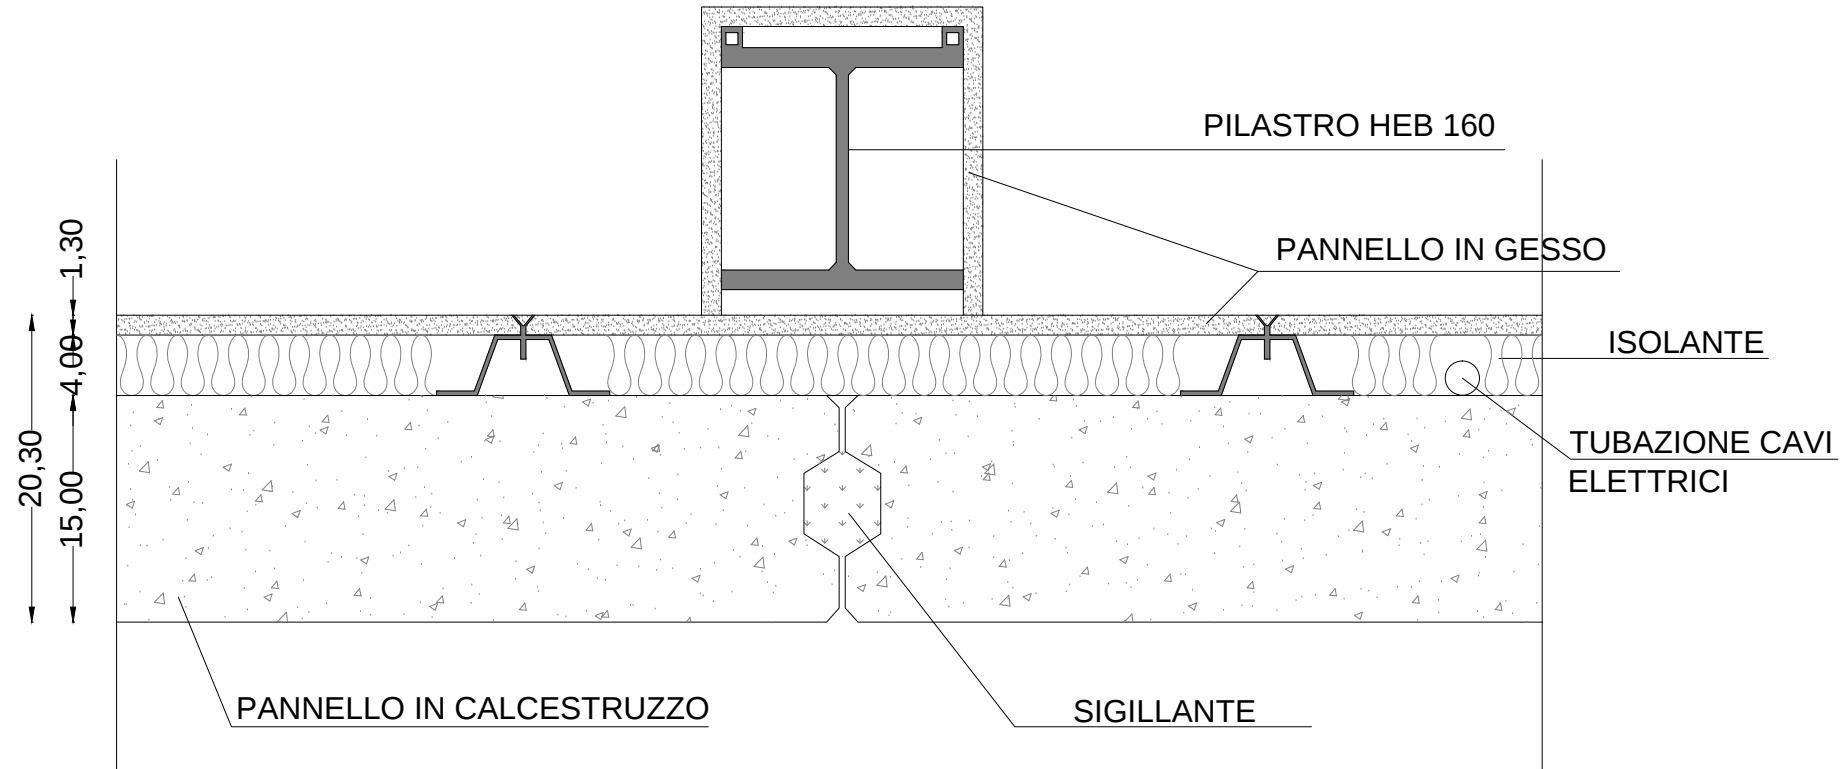

SEZIONE ORIZZONTALE

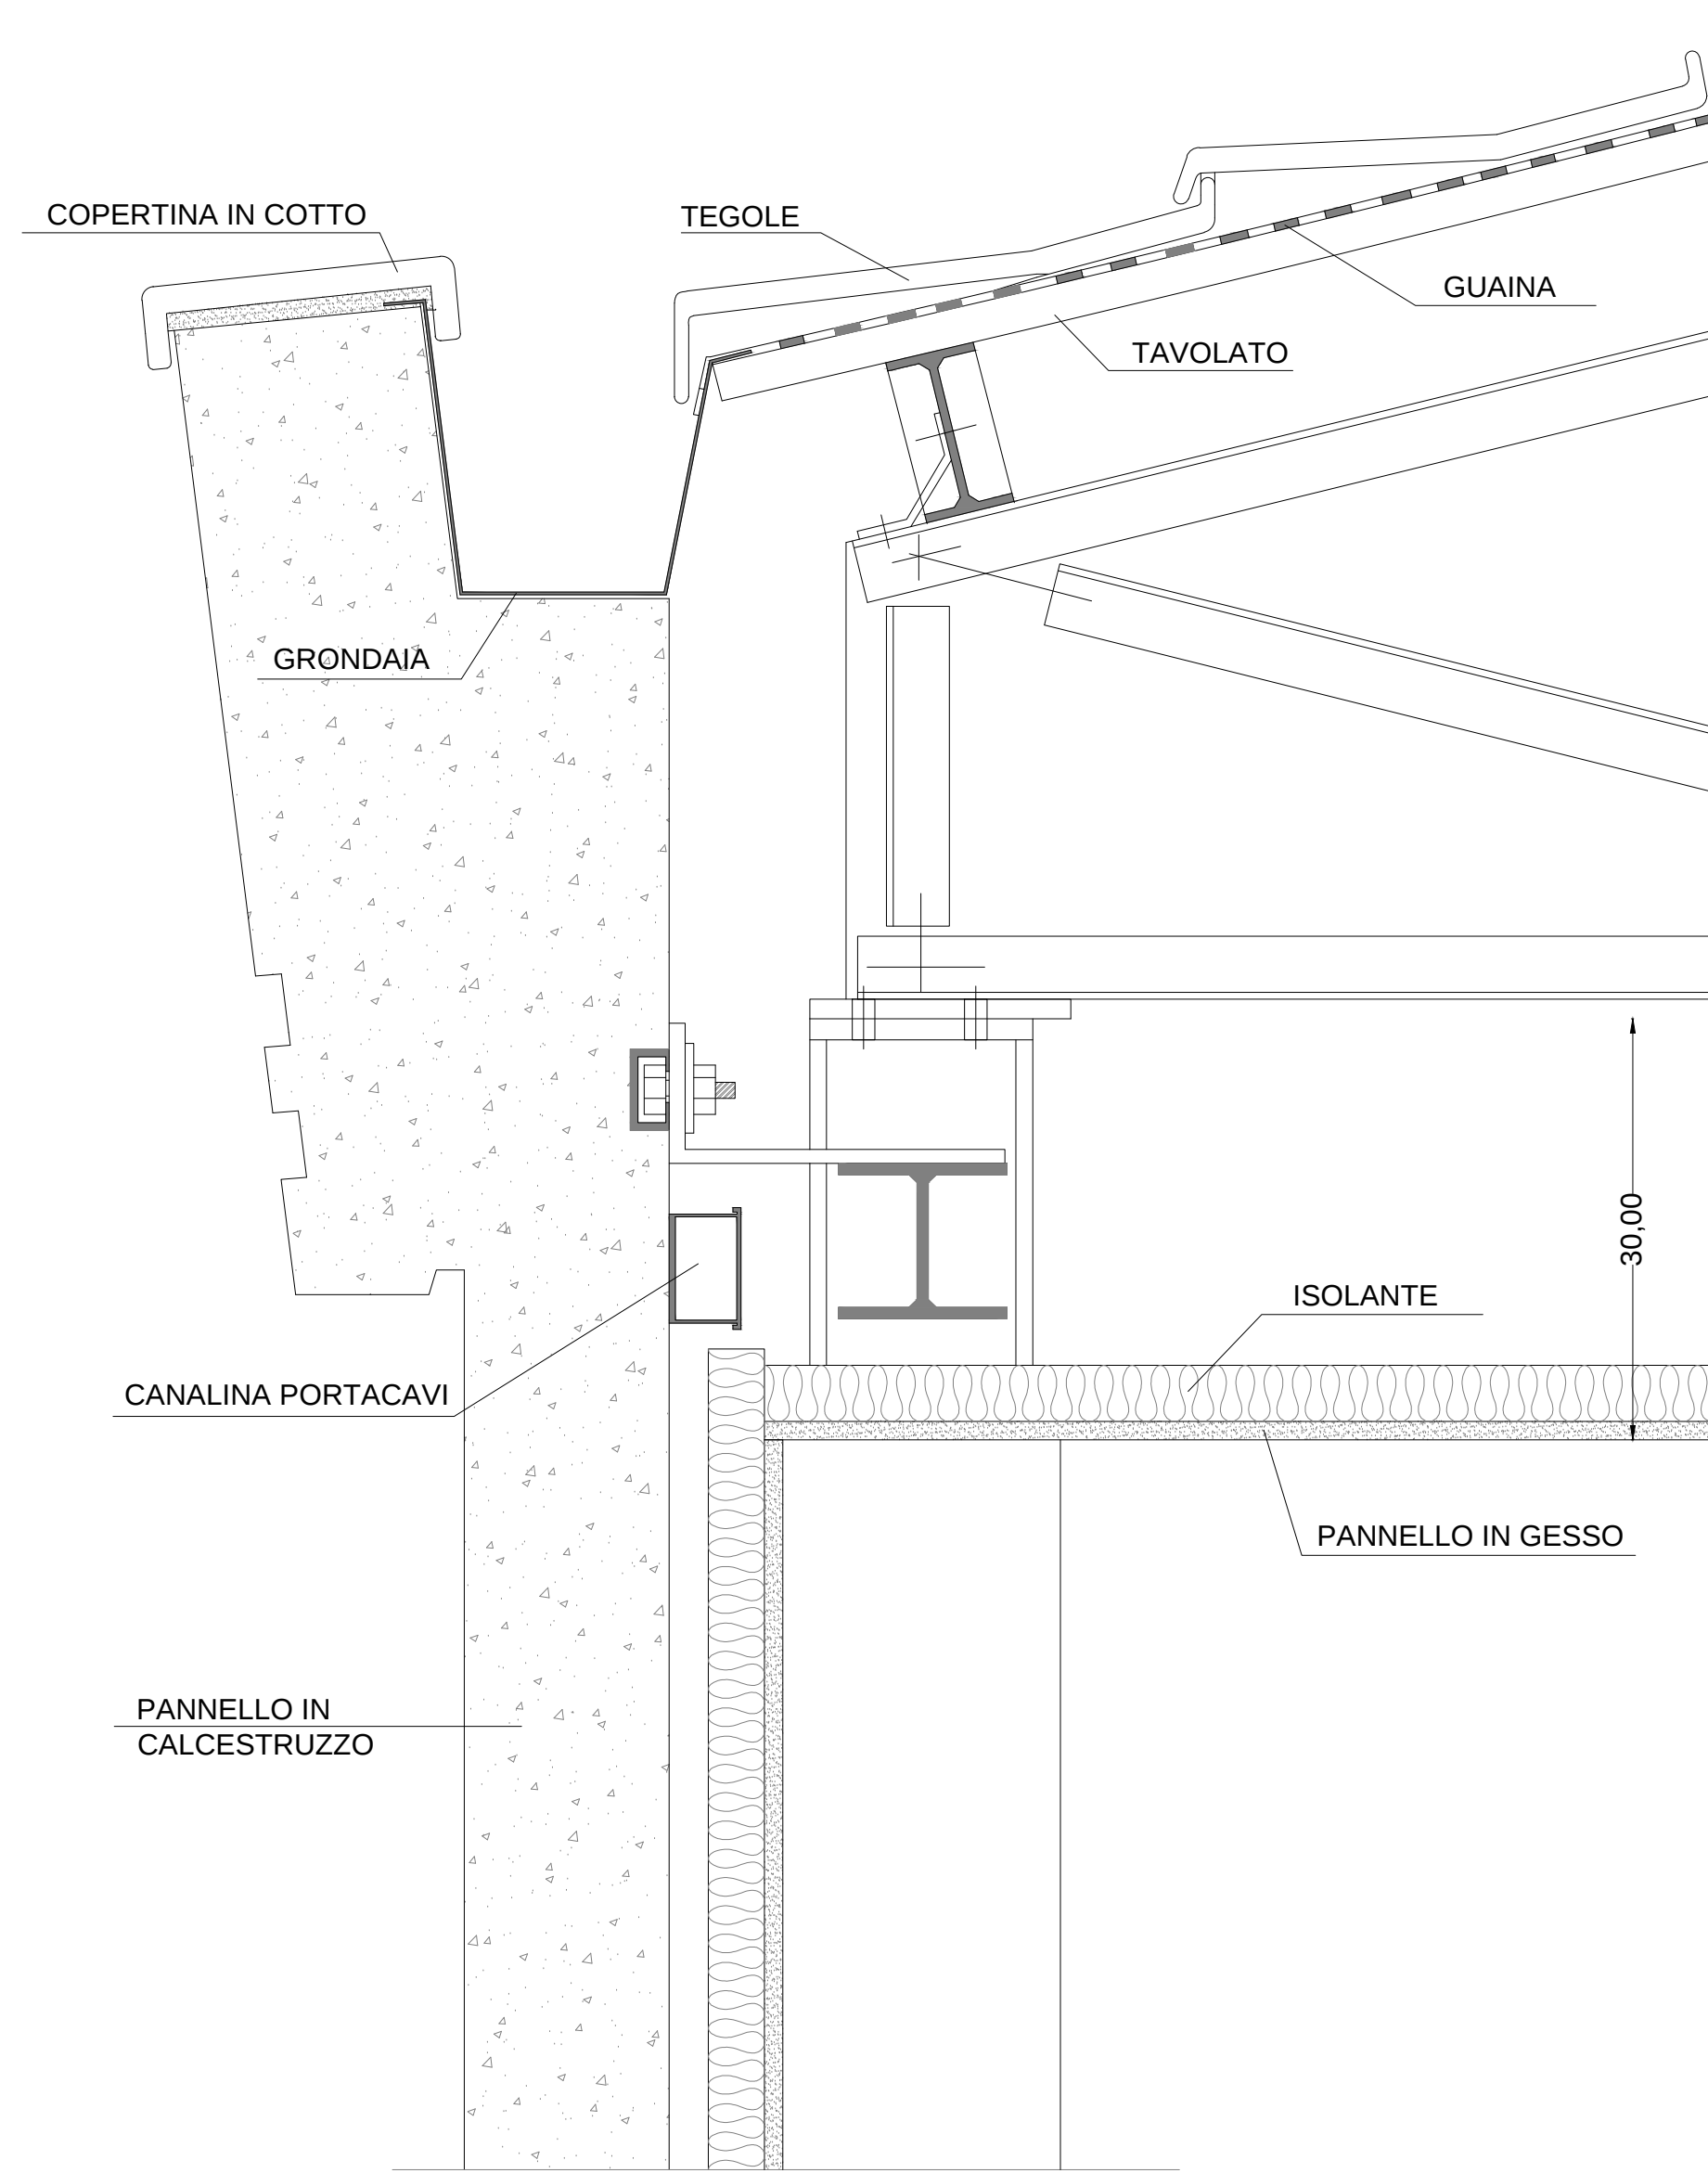

SEZIONE VERTICALE
NODO COPERTURA

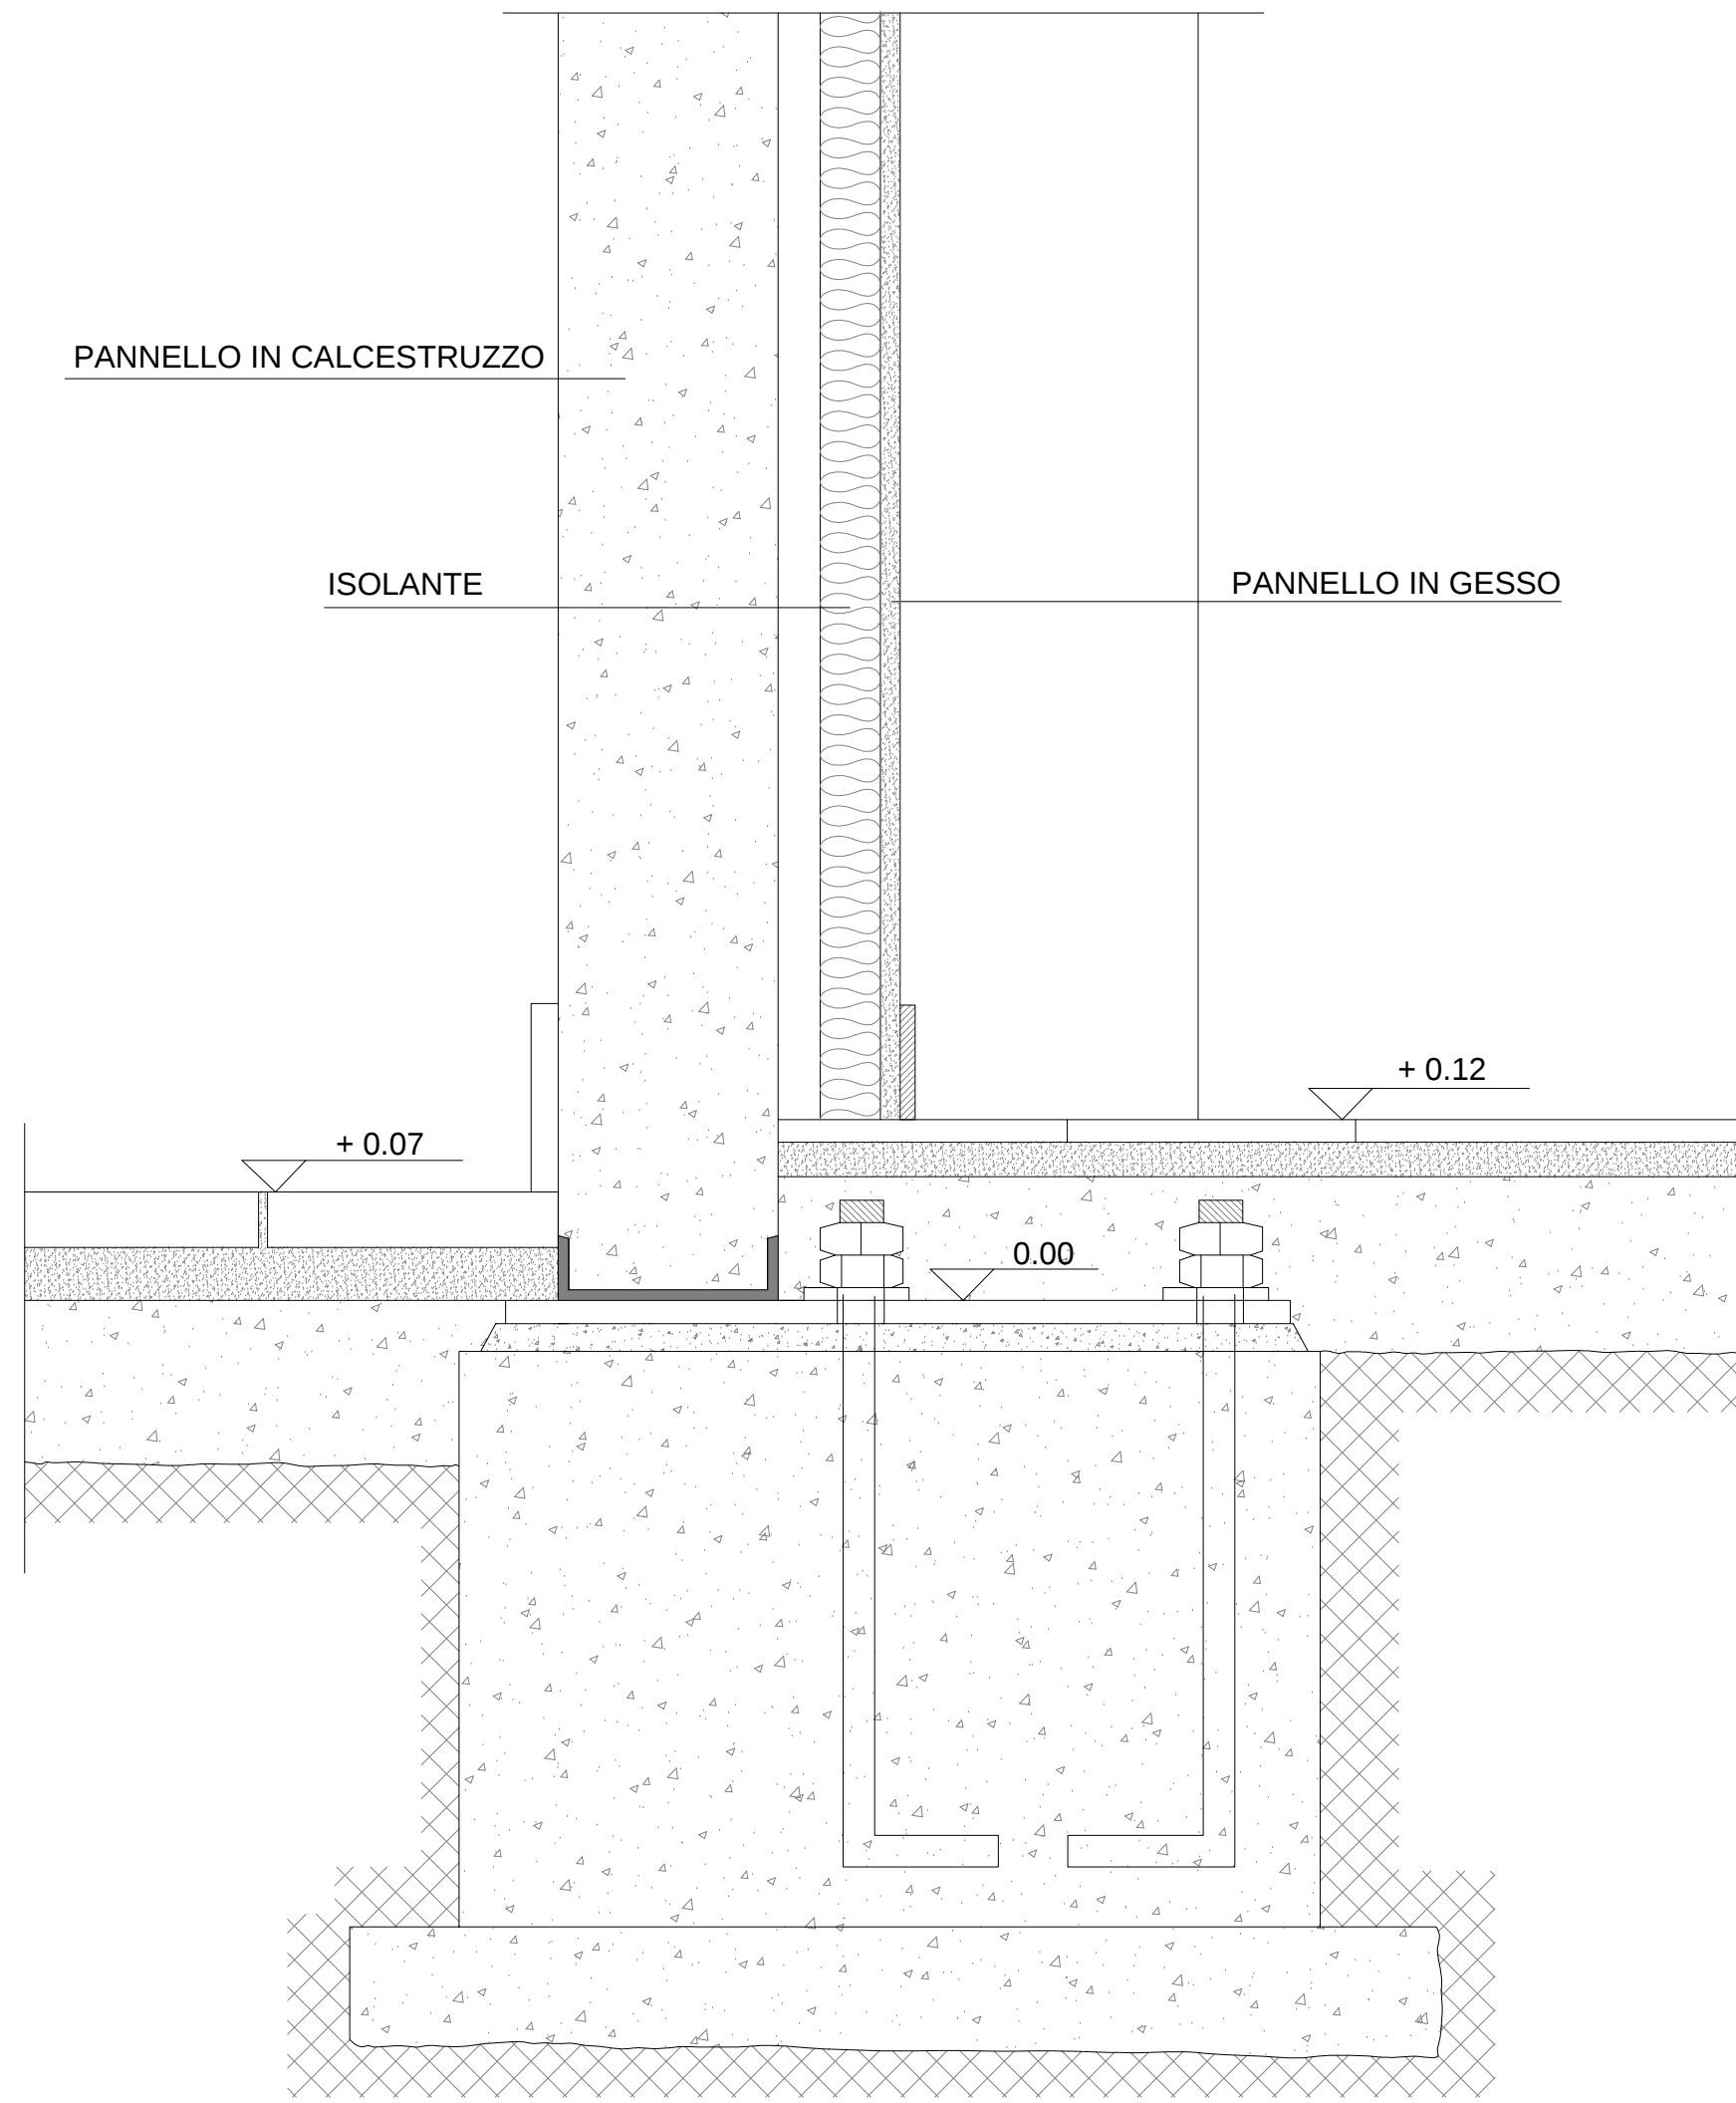

SEZIONE VERTICALE
NODO PAVIMENTO