 



[illegible]


PIANTA EDIFICIO C.2
SCALA 1:100

① Club house e punto ristoro	⑤ W.C.
② Cucina	⑥ Deposito
③ Lavanderia	⑦ W.C.
④ Spogliatoio personale	⑧ Ristorante

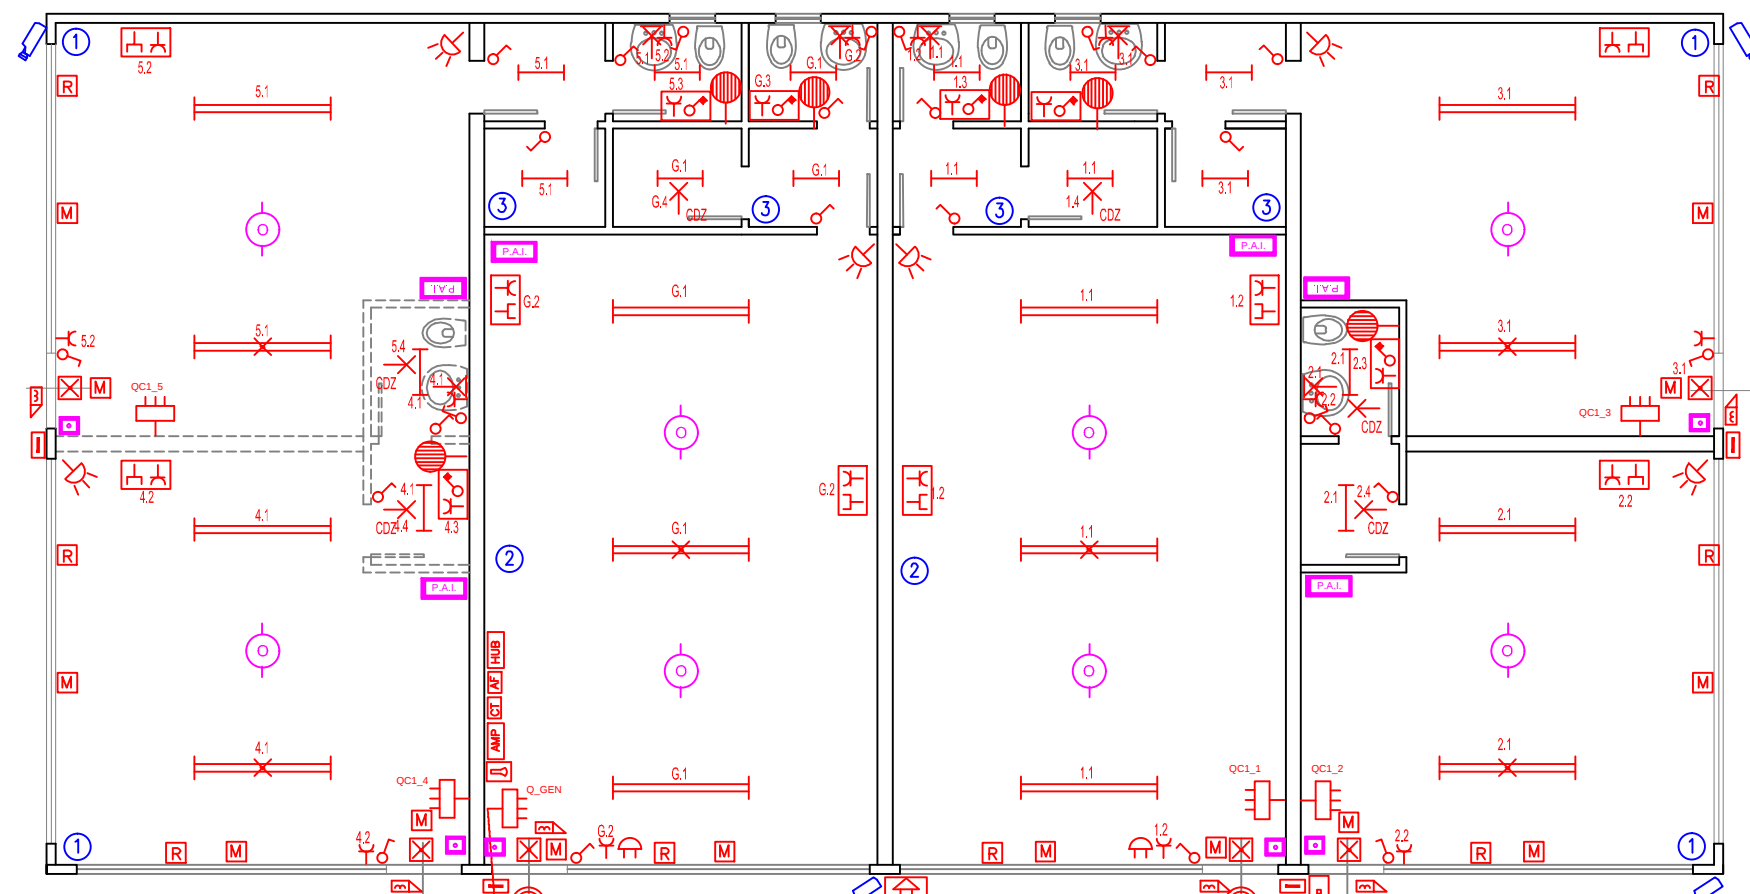

PIANTA EDIFICIO C.1
SCALA 1:100

①	Negozio
②	Loc. attività congressi e di spazio nautico/negozio
③	W.C.

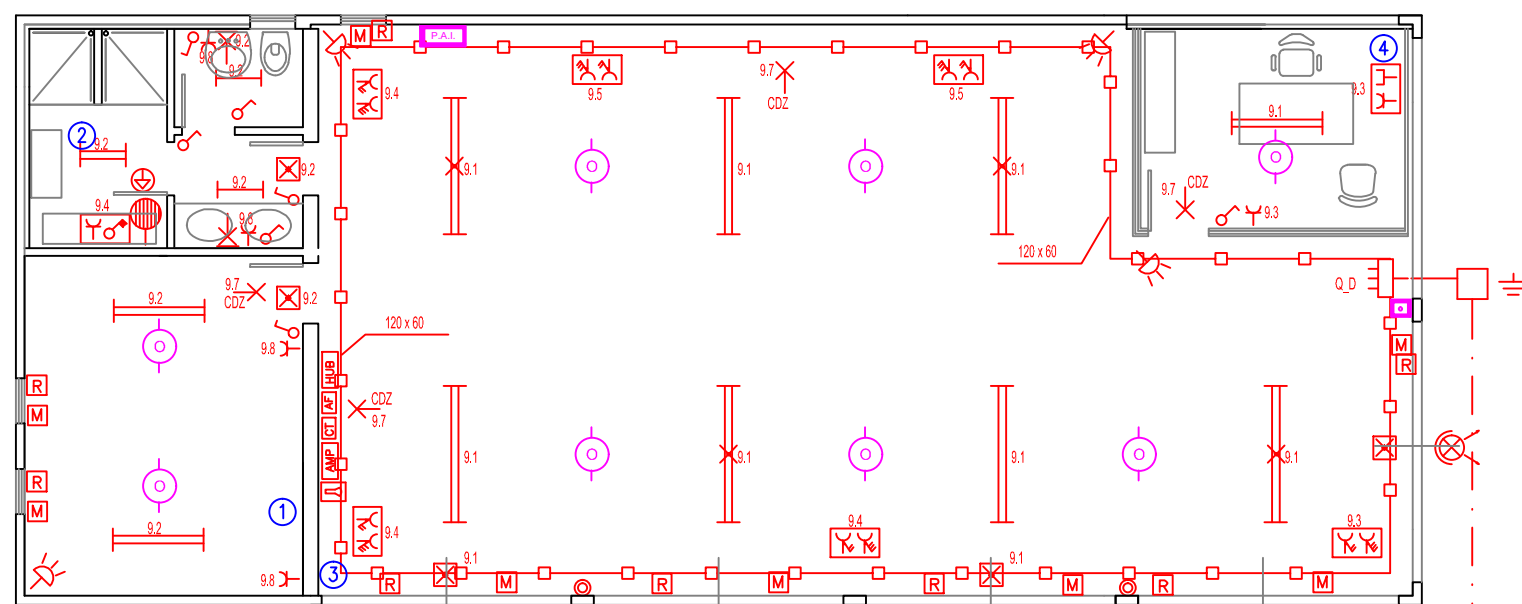

PIANTA EDIF
SCALA 1:100

①	Magezzino
②	W.C.
③	Deposito attrezzature
④	Locale armeggiatori

DISEGNO VALIDO SOLO
 PER GLI IMPIANTI

AUTORITA' PORTUALE DI PALERMO
PORTO DELL'ACQUASANTA DI PALERMO

Dittar:



MARINA VILLA IGIEA
PALERMO

PROGETTO DI POTENZIAMENTO, ADEGUAMENTO E COMPLETAMENTO DELLE
INFRASTRUTTURE DEL PORTO TURISTICO DELL'ACQUASANTA DI PALERMO

- CODICE CUP G71G1000030004 - prog.n° 21 -

Documentazione di cui all'Allegato II del D.M. 14-04-1998 richiesta dall'Assessorato alle Attività Produttive
Dipartimento Regionale delle Attività Produttive - Servizio 4 con nota prot. n. 0014233 del 11-03-2014
e nota prot. n. 0014954 del 13-03-2014

All.D.17.5 - Impianto elettrico - Schema topografico di distribuzione
Edifici - Scala 1:100

Palermo, 29-03-2014

Il Progettista:
SIGMA INGENIERIA S.p.A.
Via dell'Industria 200/a 99143 Falerone
(MC) - Italy

La Ditta:
VILLAIGIEA S.P.A.

ING. VINCENZO NICOLINI

ARCHIE DA
Hedim

La Ditta:
MARINA VILLAIGIEA S.P.A.
MARINA VILLAIGIEA S.p.A.
il Presidente

La Ditta:
MARINA VILLAIGIEA S.P.A.