
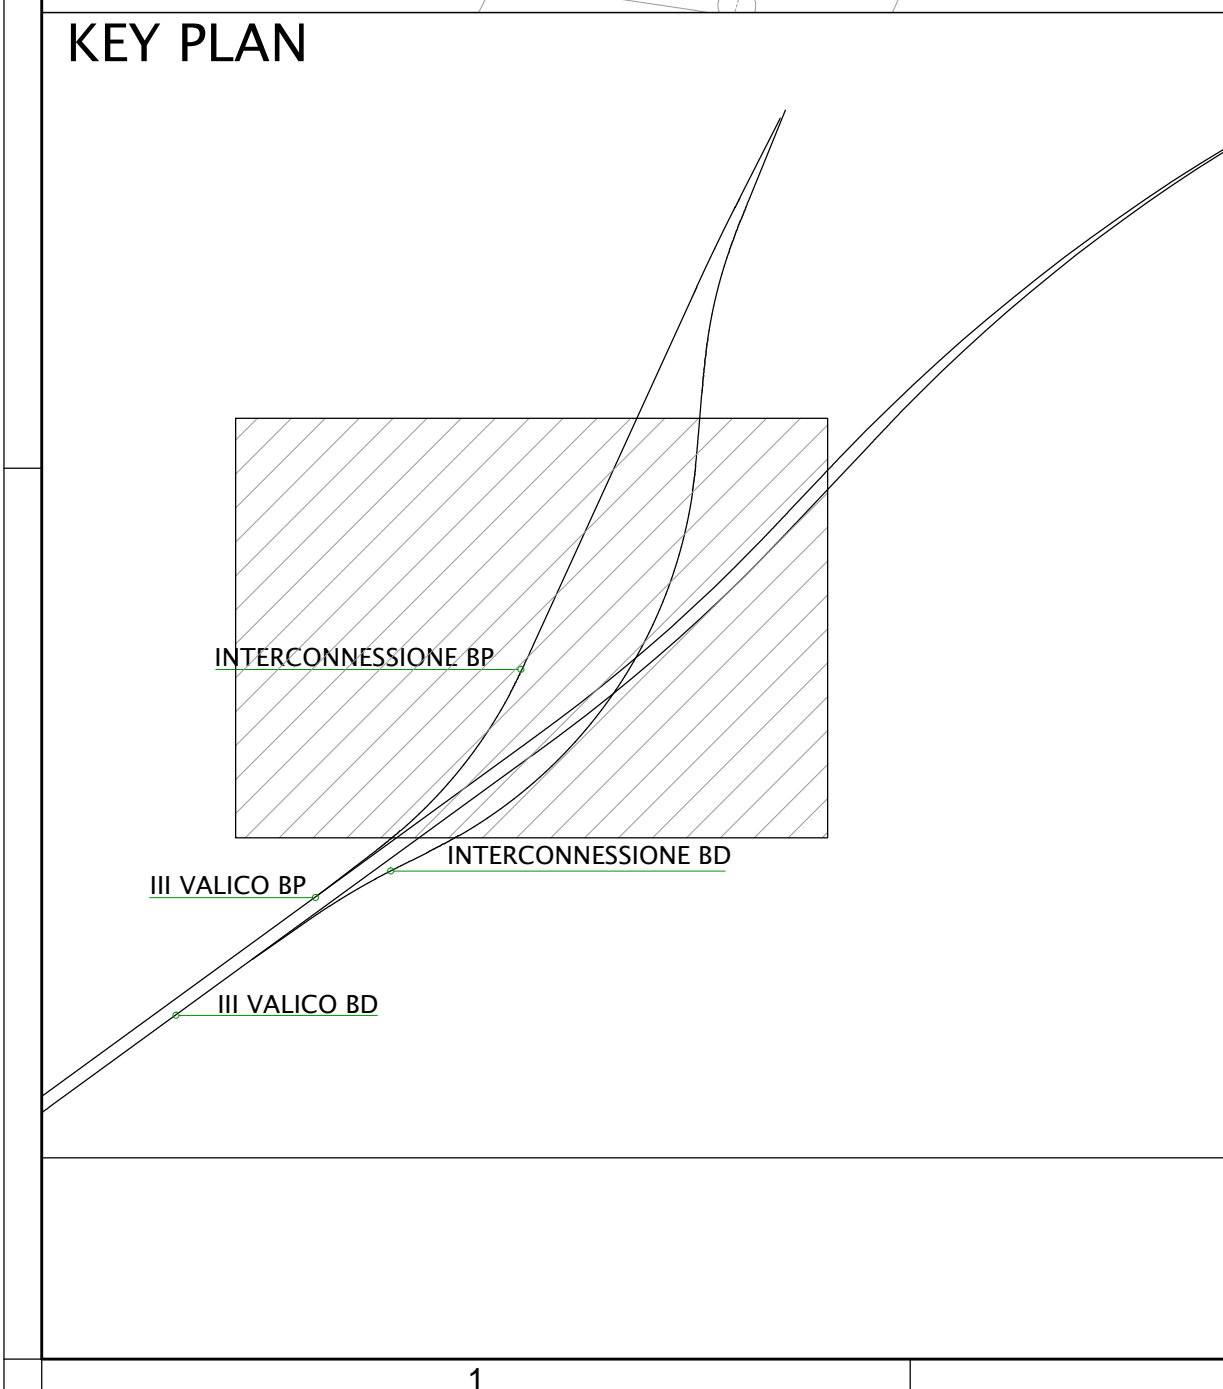


SCHEMA DI DETTAGLIO  
NODO SMALTIMENTO ACQUE  
PASSAGGIO DA GALLERIA ARTIFICIALE A NATURALE  
SCALA 1:100

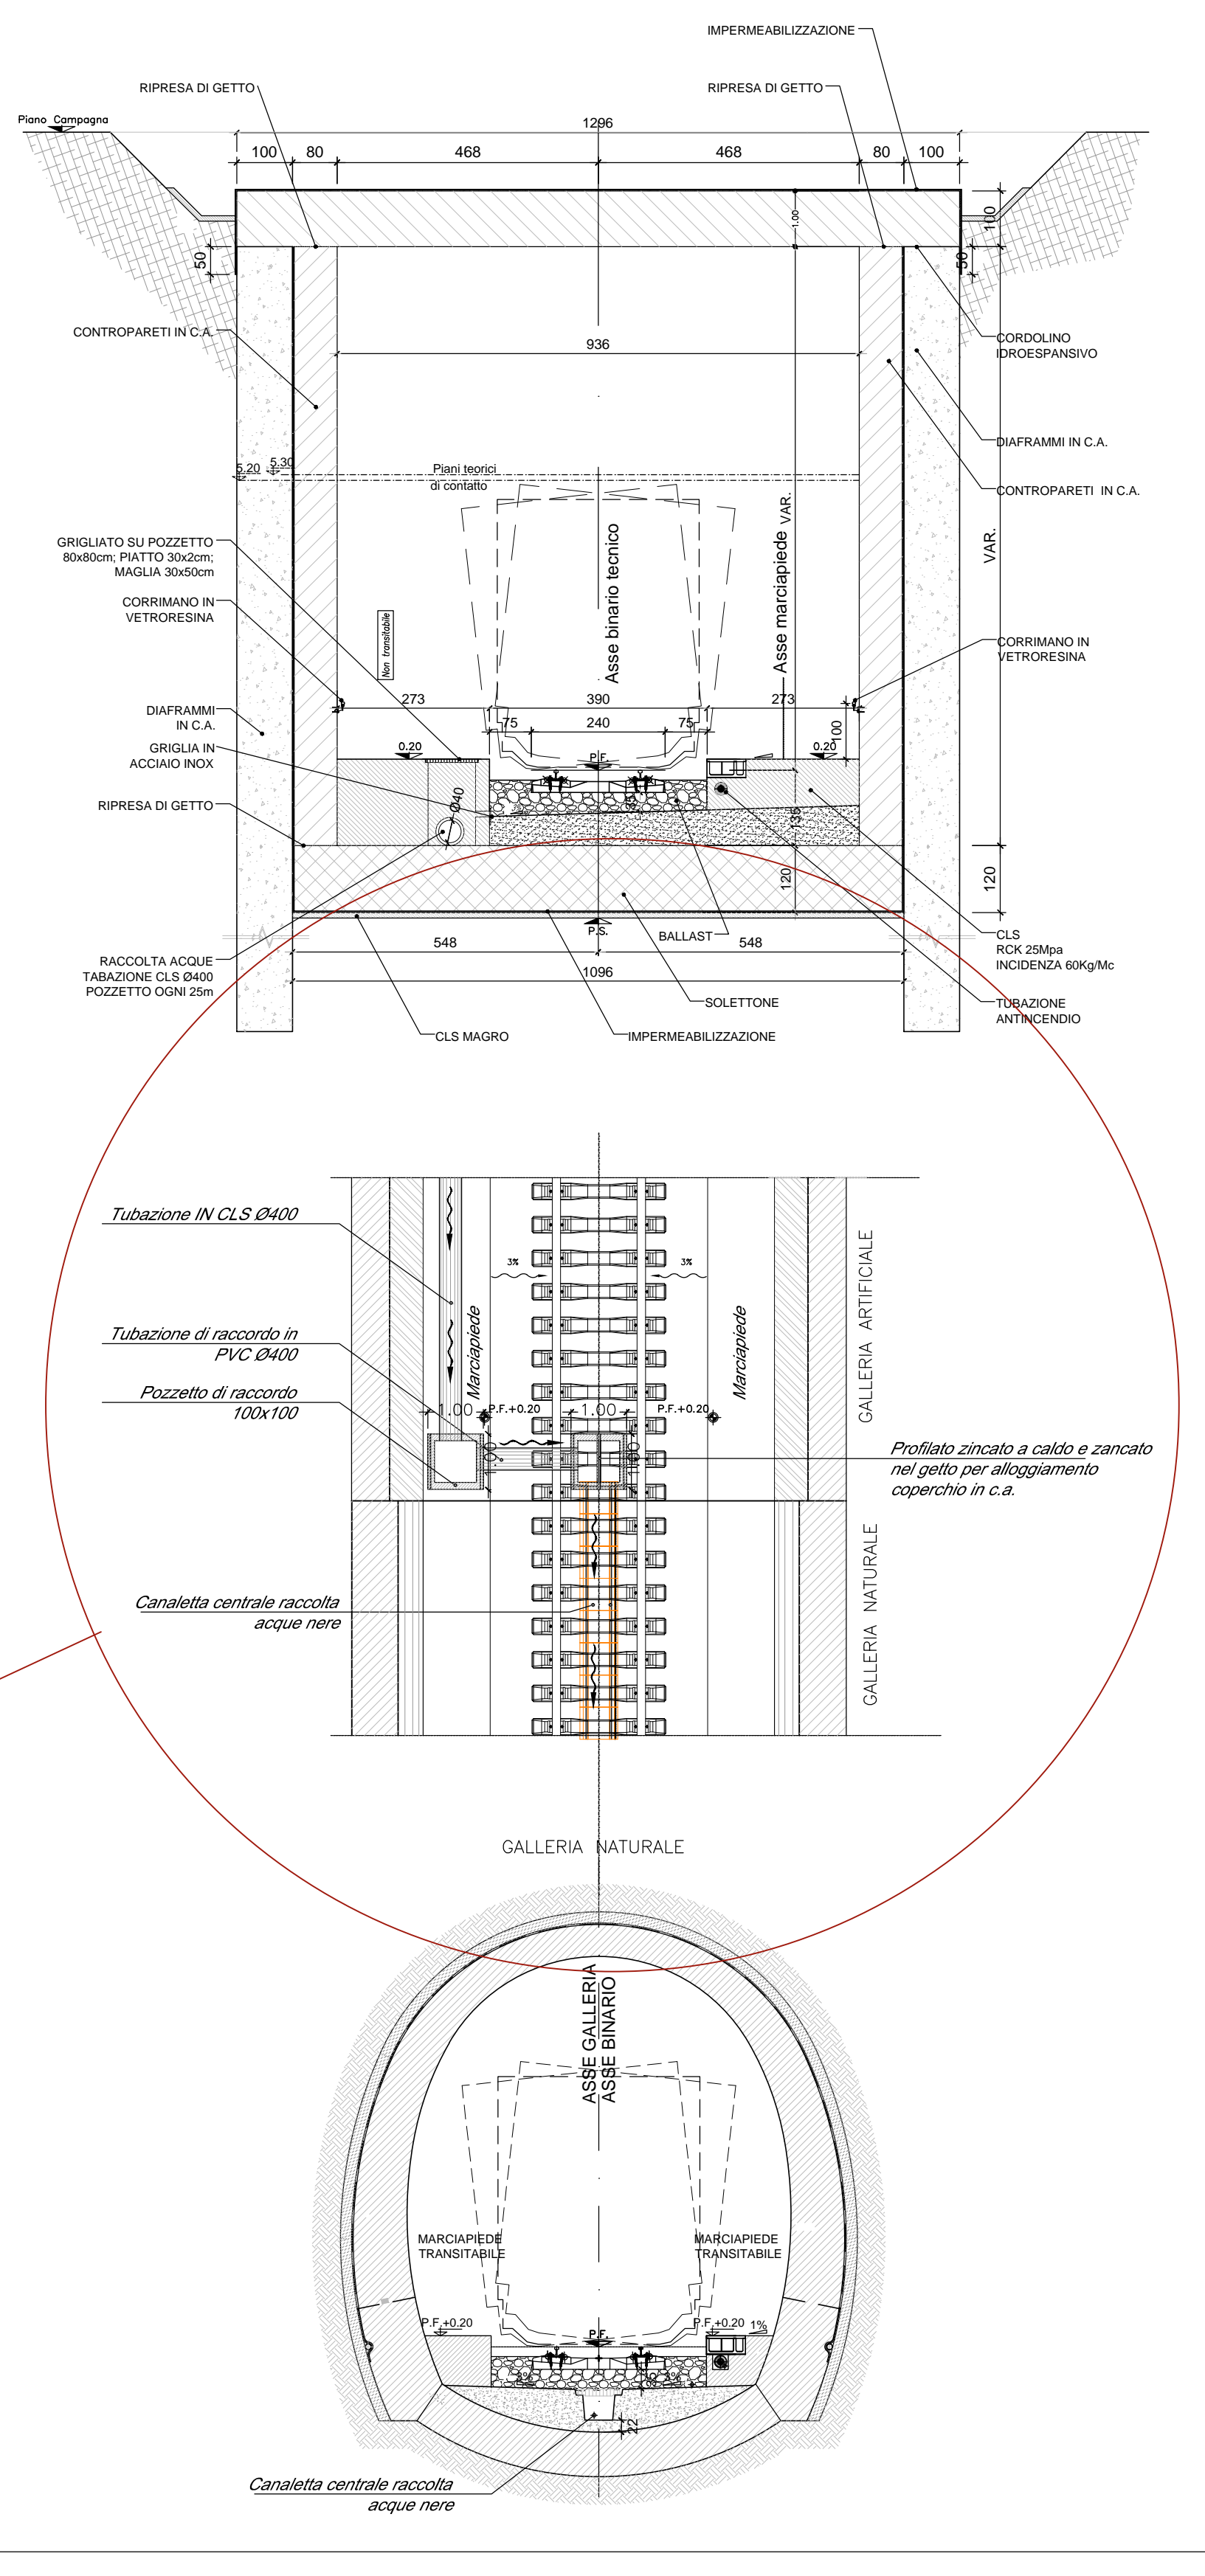

- LEGENDA**
- (A) AREA DI SICUREZZA E AREA TRIAGE
  - (B) PIAZZALE ANTINCENDIO + CABINA MT + ELISUPERFICIE E TRIAGE
  - (C) SCALA DI SICUREZZA CON AREA TRIAGE
  - (D) SCALA DI SICUREZZA
  - (E) CABINA MT/IT IN GALLERIA
  - (F) BYPASS IDRALICO
  - (G) PASSAGGIO A RASO PEDONALE
  - (I) SOVRAPPASSO CARRABILE DA DEMOLIRE E RIPRISTINARE
  - (L) SOTTOPASSO DA TOMBARE/RICOSTRUIRE IN AFFIANCAMENTO
  - (M) PASSAGGIO A RASO PEDONALE/CARRABILE
  - (N) BY-PASS
  - (O) NICCHIA TS
  - (P) IMPIANTO DI SOLLEVAMENTO
  - (1a) SCALE DI EMERGENZA (larghezza = 1.50m)
  - (1b) SCALE DI EMERGENZA (larghezza = 2.25m)
  - (2) POZZO
  - (3) FABBRICATO
  - (4) ELISUPERFICIE
  - (5) PASSAGGIO A RASO
  - (6) AREA TRIAGE

COMMITENTE:

ALTA SORVEGLIANZA:

GENERAL CONTRACTOR:

**INFRASTRUTTURE FERROVIARIE STRATEGICHE DEFINITE DALLA LEGGE OBIETTIVO N.443/01**

**TRATTA A.V.A.C. TERZO VALICO DEI GIOVI**

**PROGETTO DEFINITIVO**

**INTERCONNESSIONE DI NOVI LIGURE ALTERNATIVA ALLO SHUNT**

**Binario Dispari**

Planimetria di progetto e particolari smaltimento acque galleria binario dispari

GENERAL CONTRACTOR <b>Cociv</b> Ing. E. Pagani	DIRETTORE LAVORI Conseco	SCALA VARI
--	-----------------------------	---------------

COMMESSA	LOTTO	FASE	ENTE	TIPO DOC.	OPERA/DISCIPLINA	PROG.	REV.
A301	00	D	CV	AZ	GAVA0X	002	B

Rev.	Descrizione emissione	Redatto	Data	Verificato	Data	Progettista	Data	IL PROGETTISTA
A00	Prima emissione	COCIV	06/10/2014	COCIV	07/10/2014	A. Palomba	08/10/2014	
B00	Composizione sezione galleria artificiale	COCIV	13/01/2015	COCIV	13/01/2015	A. Palomba	14/01/2015	
B01	Modifica tavola	COCIV	21/04/2015	COCIV	23/04/2015	A. Palomba	24/04/2015	

In. Etas. Norma File: App-800-CV-AZ-GAVA0X-002-801  
CUP: F81H0000000008