


TIPOLOGIA ILLUMINAZIONE DI EMERGENZA

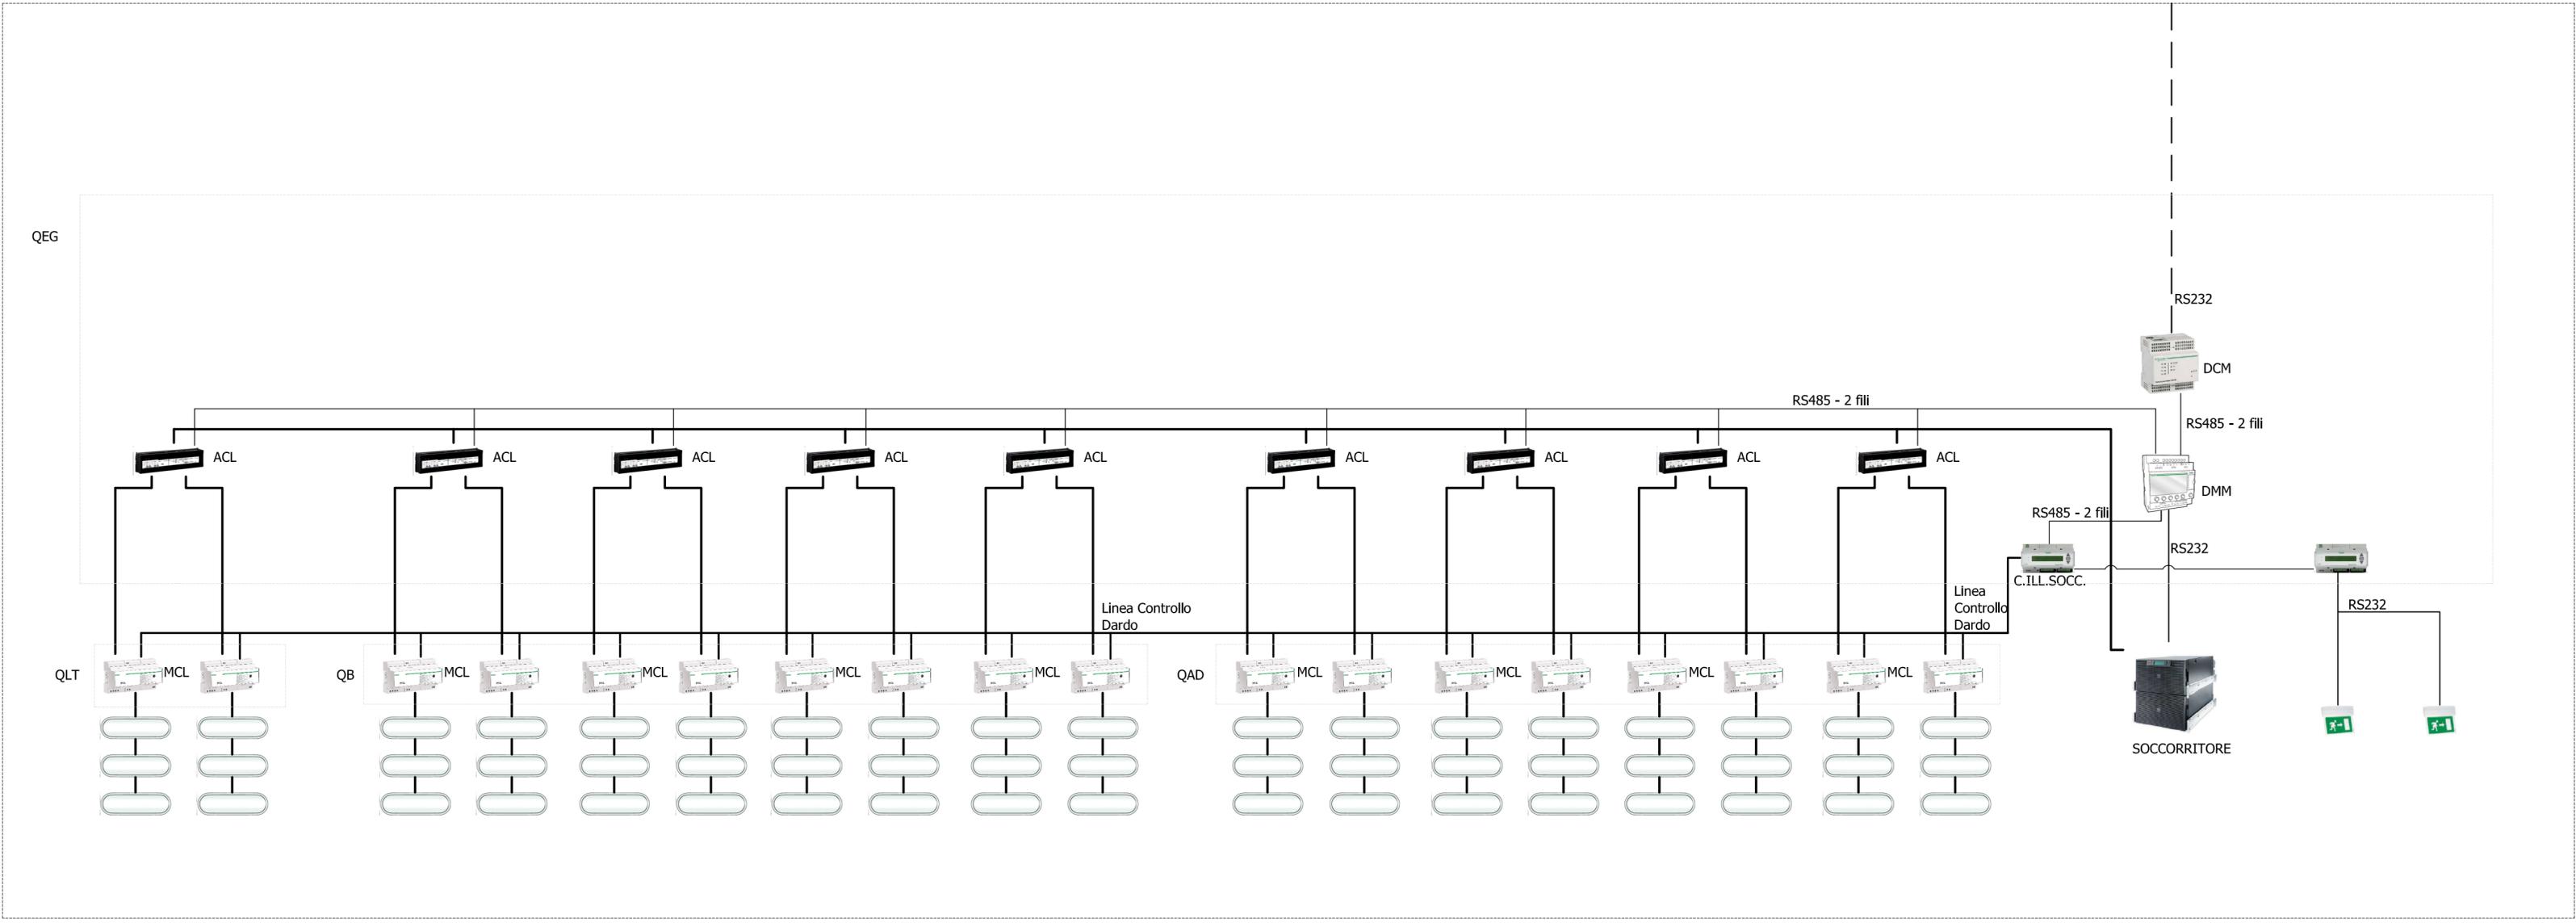

- LEGENDA**
- DMM: Apparato di interfaccia
 - ACL: Modulo di alimentazione e controllo
 - MCL: Modulo di controllo linea
 - DCM: Modulo di interfaccia con remoto

COMMITTENTE:

 RETE FERROVIARIA ITALIANA
 GRUPPO FERROVIE DELLO STATO ITALIANE

ALTA SORVEGLIANZA:

 GRUPPO FERROVIE DELLO STATO

GENERAL CONTRACTOR:

 Consorzio IricAV Due

INFRASTRUTTURE FERROVIARIE STRATEGICHE DEFINITE DALLA LEGGE OBIETTIVO N. 443/01

PROGETTO DEFINITIVO
LINEA AV/AC VERONA - PADOVA
SUB TRATTA VERONA - VICENZA

1° SUB LOTTO VERONA - MONTEBELLO VICENTINO
 STAZIONE LONIGO - IMPIANTI TECNOLOGICI
 IMPIANTO ELETTRICO
 ILLUMINAZIONE DI SOCCORSO - SCHEMA FUNZIONALE

GENERAL CONTRACTOR		ITAFERR S.p.A.		SCALA : 1:100
ATI bonifica IL PROGETTISTA INTEGRATORE <small>Franco Persio Bocchetto iscritto all'Ordine degli Ingegneri della Provincia di Roma al n° 8664 - Sez. A settore Civile e Ambientale Data: Maggio 2015</small>	CONSORZIO IRICAV DUE Il Direttore Data: Maggio 2015	Data: Maggio 2015		

COMMESSA	LOTTO	FASE	ENTE	TIPO DOC.	OPERA/DISCIPLINA	PROGR.	REV.
I N 0 D	0 0	D	I 2	D X	F V 0 1 A 8	0 0 5	A

ATI bonifica	VISTO ATI BONIFICA	
	Firma	Data Maggio 2015

Progettazione:							
Rev.	Descrizione	Redatto	Data	Verificato	Data	Approvato	Data
A	EMISSIONE	DE LUCA L.	15/05/2015	SAVIGNANO E.	20/05/2015	FRANCO E.	23/05/2015

File:IN0D00D12DXFV01A8005A_00A.DWG	CUP: J41E91000000009	n. Elab.:
	CIG: 3320049F17	