

LEGENDE/LEGENDA

- Schacht Fahrbahnentwässerung
- Pozzetto acque di falda lato esterno
- Schacht Bergwasserdrainage Innenseite
- Pozzetto acque di falda lato interno
- Schacht Hydrant
- Pozzetto anticendio
- Kabelzugschacht
- Pozzetto impianti - tiraggio

P: Anlagenschacht Innenseite - Anschluss Querverbindungen
 Pozzetto impianti lato interno - innesto con cunicoli
 P1: Anlagenschacht Außenseite - Anschluss Querverbindungen CT1/CT3
 Pozzetto impianti lato esterno - innesto con cunicoli CT1/CT3
 P2: Anlagenschacht Außenseite - Anschluss Querverbindungen CT2/CT4/CT5
 Pozzetto impianti lato esterno - innesto con cunicoli CT2/CT4/CT5


Maßstab / Scala 1 : 500
 10m 0 20m 50m

Referenzdokumente
Documenti di riferimento

02_H61_OP_090_KHS_D0700_21093	Anordnung Schächte - Grundriss (Blatt 4/8)	Disposizione pozzetti - Pianta (Tav. 4/8)
02_H61_OP_090_KHS_D0700_21095	Anordnung Schächte - Grundriss (Blatt 6/8)	Disposizione pozzetti - Pianta (Tav. 6/8)

Bearbeitungsstand
Stato di elaborazione

Revision	Modifiche	Verantwortlicher Änderung	Datum
11	Projektüberprüfung und Umsetzung der Verbesseerungen aus dem Protokollverfahren / Completamento progetto e recepimento istruzioni	Rivoltini	08.10.2014
20	Überarbeitung Anfrage Dienstleistung Nr. 1 vom 17.10.2014 / Revisione e seguito OSB n°1 del 17.10.14	Rivoltini	04.12.2014
21	Abgabe für Ausschreibung / Emissione per Appalto	Rivoltini	30.01.2015

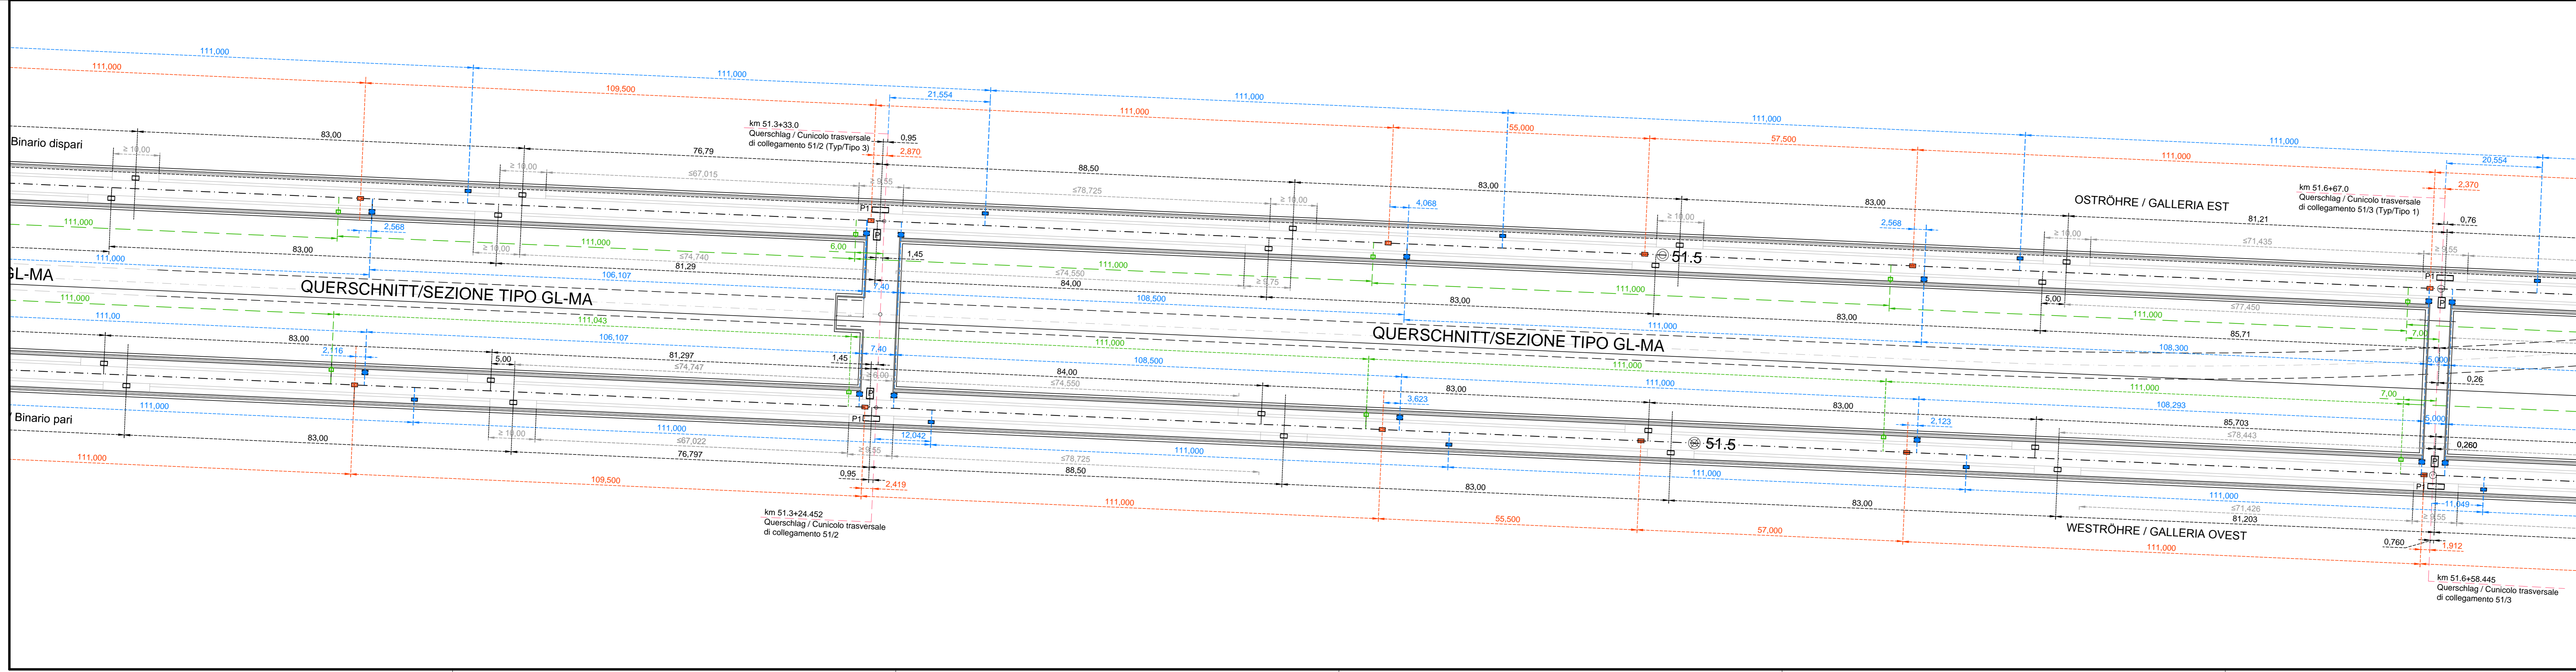

Mit Beteiligung der Europäischen Union aus dem Haushalt der Transportspezifischen Verbindungen finanziert.
 Opera finanziata con la partecipazione dell'Unione Europea attraverso il bilancio delle reti di trasporto trans-europee.

BRENNER BASISTUNNEL
GALLERIA DI BASE DEL BRENNERO
 Progettazione esecutiva

D0700: Basiss Mault 2-3
 D0700: Loto Mault 2-3

Projektarbeit	WBS
Gesamtbauwerke Teil 1	Opere generali Parte 1
Dokumententart	Typo documento
Lagepläne	Planimetrie
Titel	Titolo
Anordnung Schächte Grundriss (Blatt 5/8)	Disposizione pozzetti Pianta (Tav. 5/8)

	Generale/Responsabile integrazione prestazioni specialistiche Ing. Enrico Maria Pizzorotti Del. sup. Min. n° 4/2014		
Fachplaner / progettista specialiste Ing. Enrico Maria Pizzorotti Del. sup. Min. n° 4/2014	Fachplaner / progettista specialiste	Fachplaner / progettista specialiste	Fachplaner / progettista specialiste

Bearbeiter / Elaborato	Datum / Data	Name / Nome	Gesellschaft / Società
Geprüft / Verificato	30.01.2015	Pirovano Rivoltini	Pro. Itar Pro. Itar

Brenner Basistunnel BBT SE
 Name / Nome: R. Zurlo
 Name / Nome: K. Bergmeister

Projekt Konzept Chancen projekt	von / da bei / al	32.04.88 54.04.15	Spez. Informant / Datei documento	von / da bei / al	45.7.89 54.04.15	Status Documento / Data documento	Maßstab / Scala 1 : 500
Blatt Datei	Los Lotto	Einheit Unità	Nummer Numero	Dokumententyp Tipo documento	Vertrag Contratto	Nummer Codice	Revision Revisione
02	H61	OP	090	KHS	D0700	21094	21