



Pianta / Grundriss, 1:20

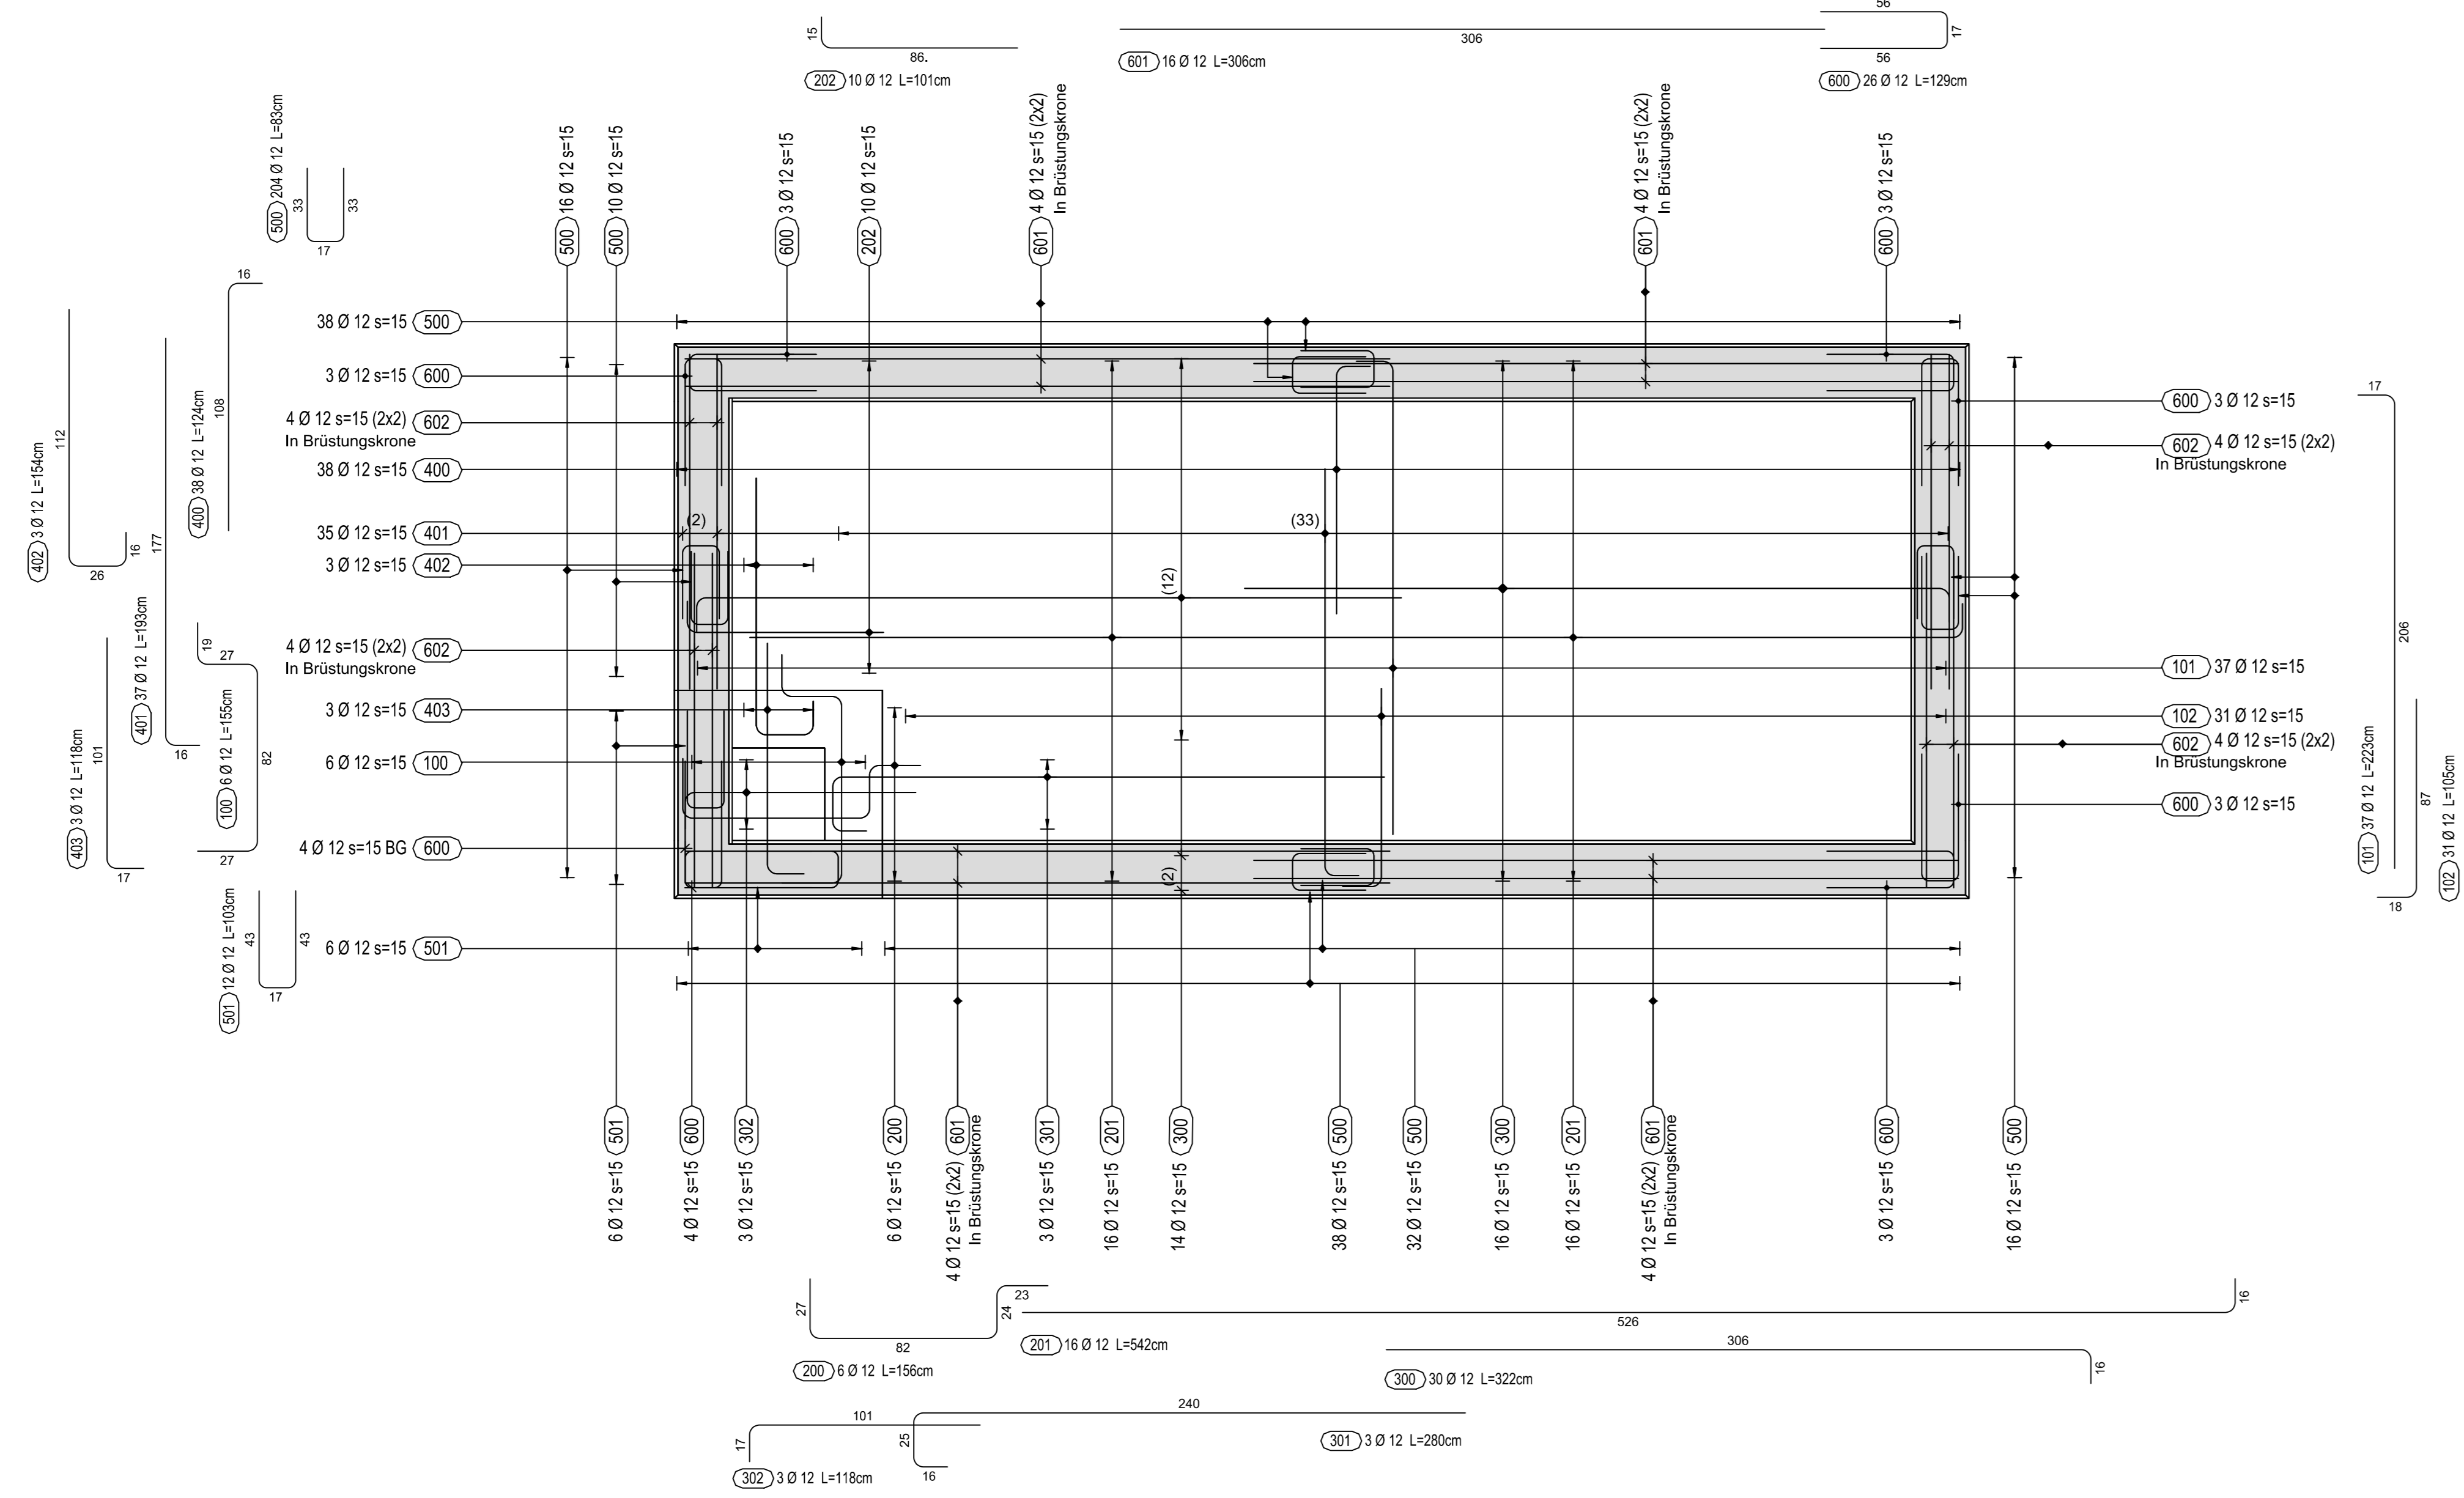


Pianta / Grundriss, 1:20

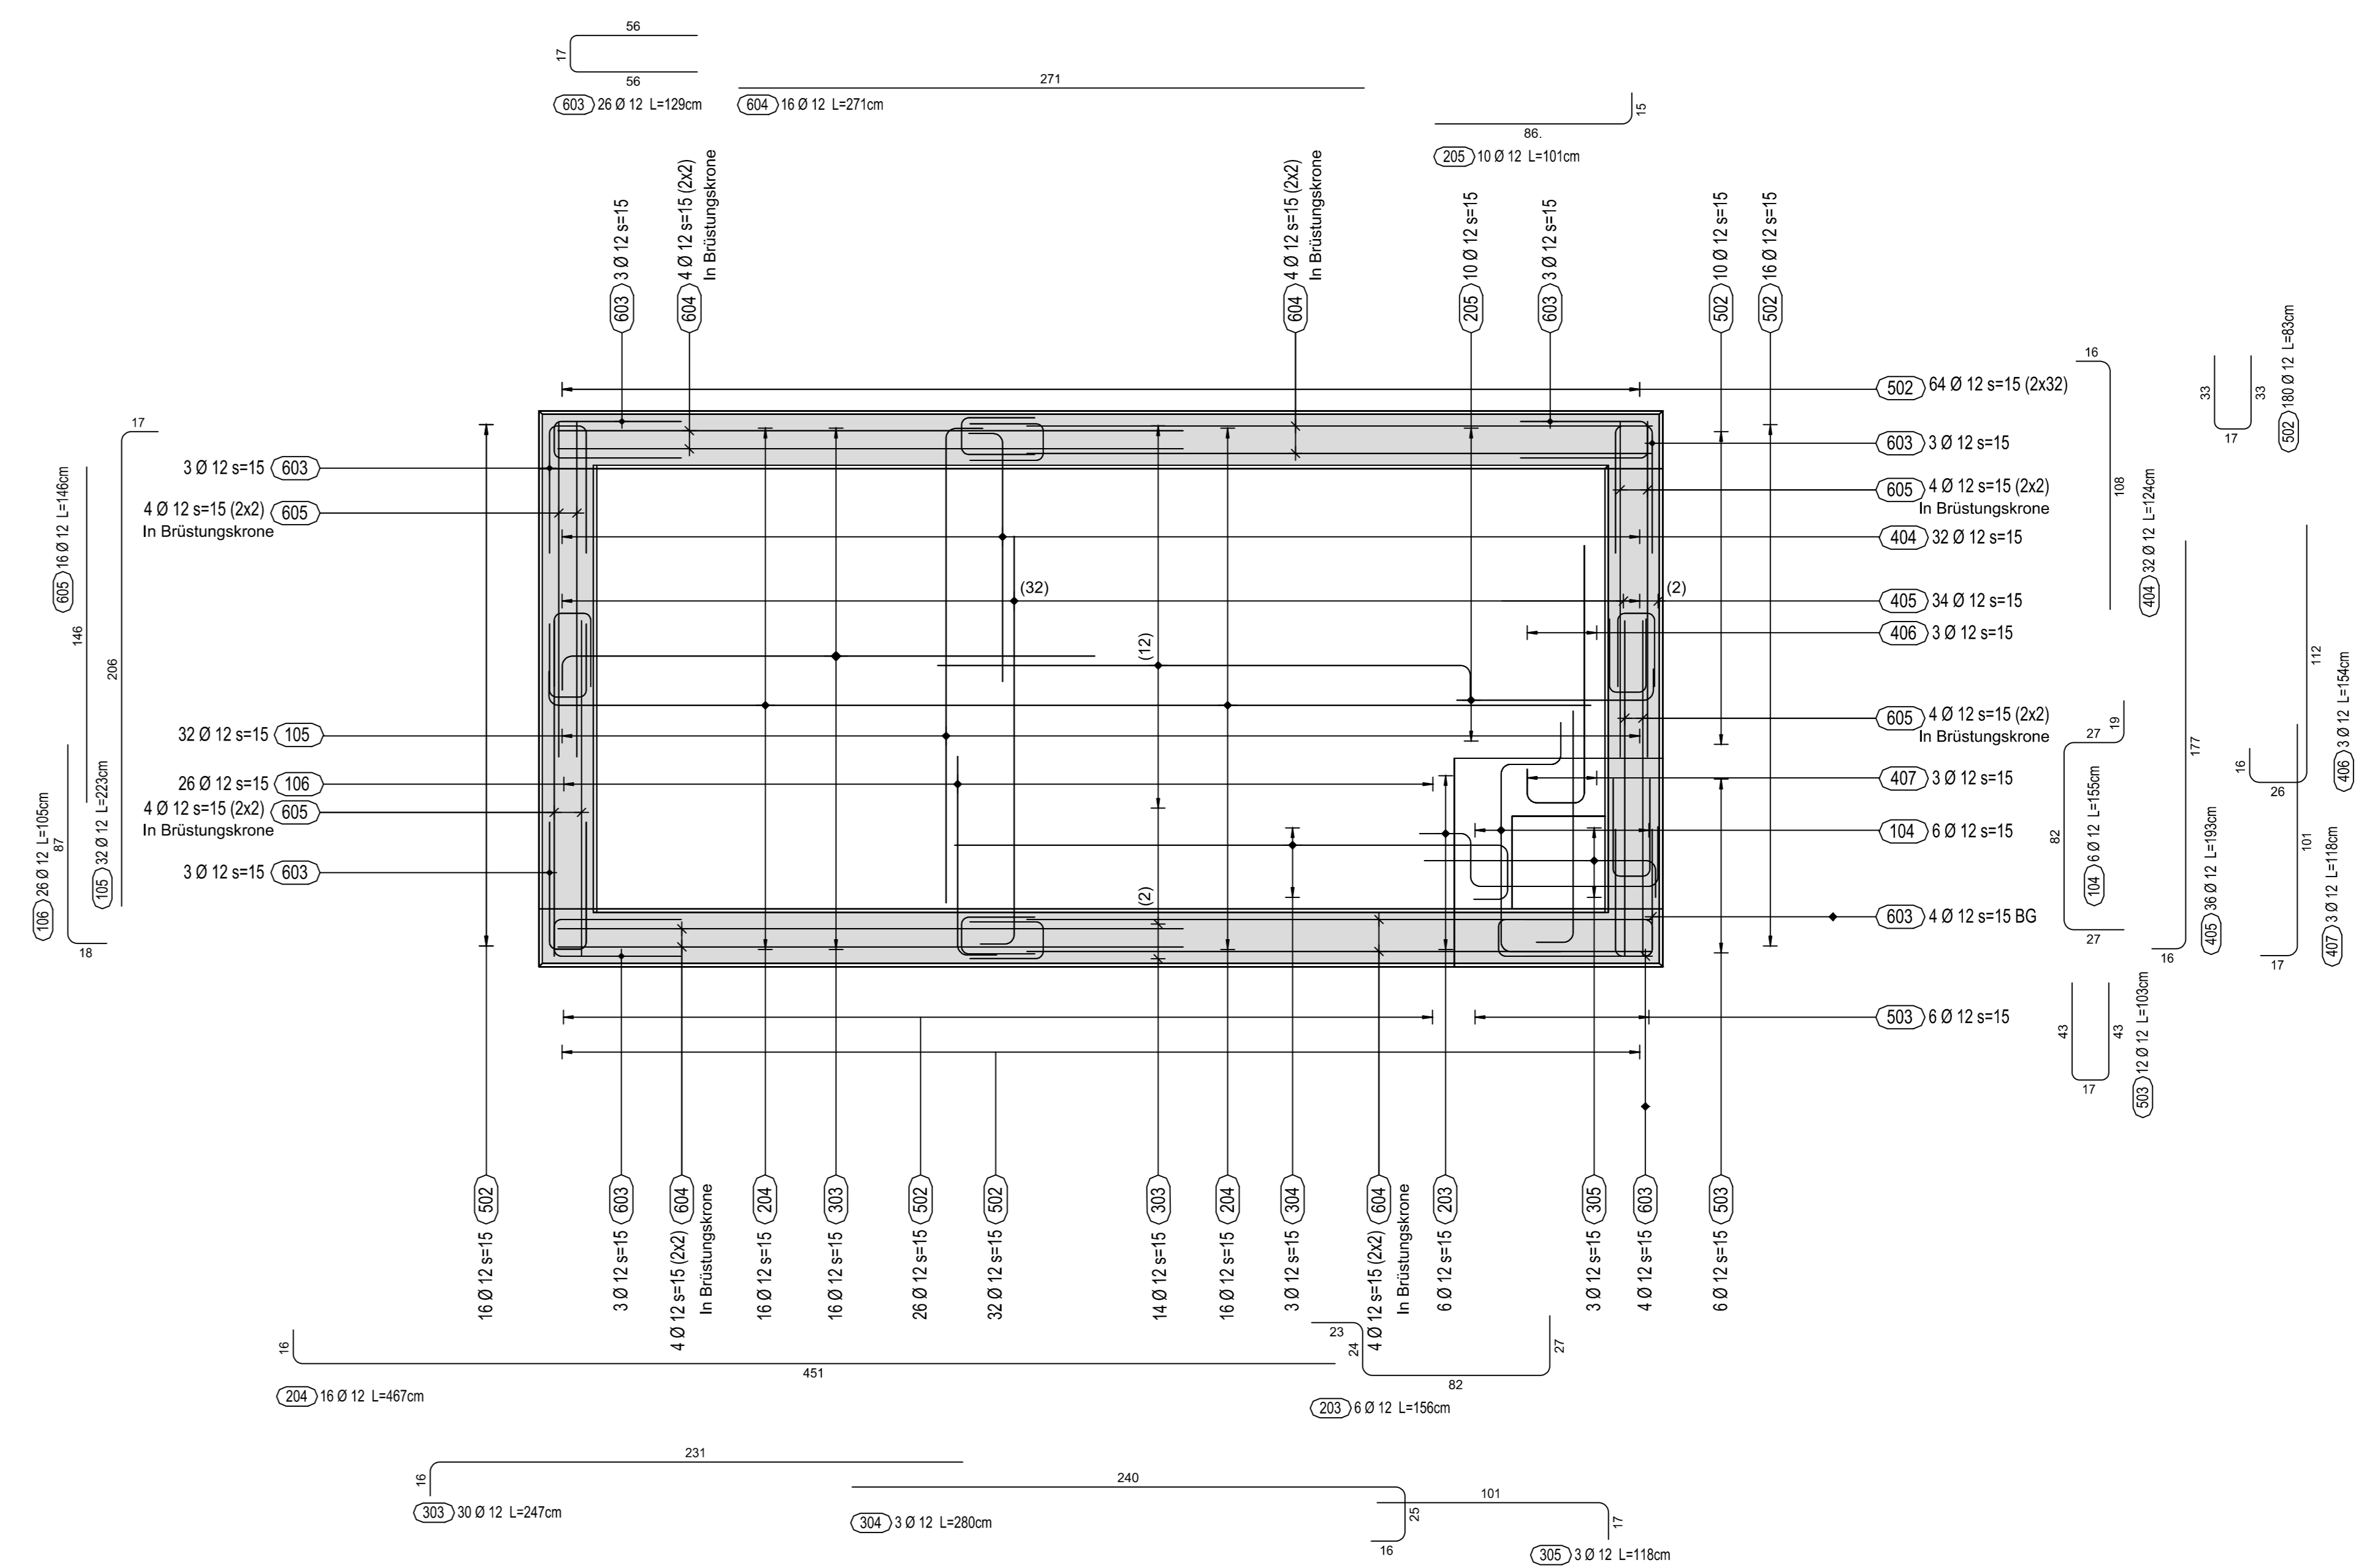

Tralicci h=12cm  
senza KUFO totale = 20 pezzi  
Distanzkörbe h=12cm  
ohne KUFO Total = 20 Stück

- Numero posizione  
Positionsnummern
- 100 : 1. strato
  - 200 : 2. strato
  - 300 : 3. strato
  - 400 : 4. strato
  - 500 : Armature di ripresa
  - 600 : rinforzo parapetto
- 100 : 1. Lage
  - 200 : 2. Lage
  - 300 : 3. Lage
  - 400 : 4. Lage
  - 500 : AE
  - 600 : Brüstungsbewehrung

Schema degli strati  
Fondazione

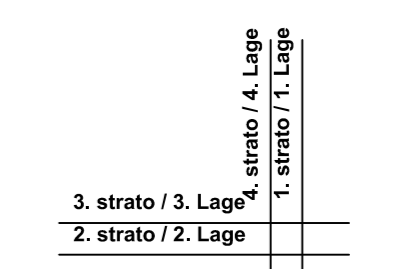

Referenzdokumente  
Documenti di riferimento

02_H61_IA_500_USC_D0700_34104	Schalungsplan - Chemikaliendosierung	Carpenteria - Dosaggi chimici
-------------------------------	--------------------------------------	-------------------------------

Processing status  
Stato di elaborazione

Revisione	Modifiche	Responsabile modifica	Data
10	Enstufung / Consegna definitiva	Falk / Steck	31.07.2014
11	Projektvollendung und Umsetzung der Verbesserungen aus dem Prüferantrag / Completamento progetto e realizzazione struttura	Falk / Steck	09.10.2014
20	Überarbeitung frühe Dienstleistung Nr. 1 vom 17.10.2014 / Revisione a seguito DGS n°1 del 17.10.14	Correa	04.12.2014
21	Angabe für die Ausschreibung / Emissione per Appalto	Correa	30.01.2015

Mit Beteiligung der Europäischen Union aus dem Haushalt der Transportschienen Verkehrsnetzes Frankreichs Vorhaben. Opera finanziata con la partecipazione dell'Unione Europea attraverso il bilancio delle reti di trasporto trans-europee

**BRENNER BASISTUNNEL**  
Ausführungsplanning  
Progettazione esecutiva

D0700: Baufeld Mault 2-3      D0700: Lotto Mault 2-3

Projektarbeit: WBS  
Tunnelabwasserbehandlungsanlage      Impianti di trattamento acque

Dokumententyp: Typo documento  
Bewehrungsplan      Armatura

Titel: Bewehrung TABA - Chemikaliendosierung  
Titolo: Armatura - Dosaggi chimici

Mandatario: PRO TIER	Mandante: PÖYRY	Mandante: pini swiss engineers	Mandante: PASQUALI-RAISA
Fachbetreuer / progettista specialiste	Fachbetreuer / progettista specialiste	Fachbetreuer / progettista specialiste	Fachbetreuer / progettista specialiste

Bezeichnet / Elaborato: 30.01.2015  
Geprüft / Verificato: 30.01.2015

Projekt: 02\_H61\_IA\_500\_USC\_D0700\_34104  
Skala: 1:20  
Status: Entwurf / Scale: 1:20  
Masse / Contorno: 21