


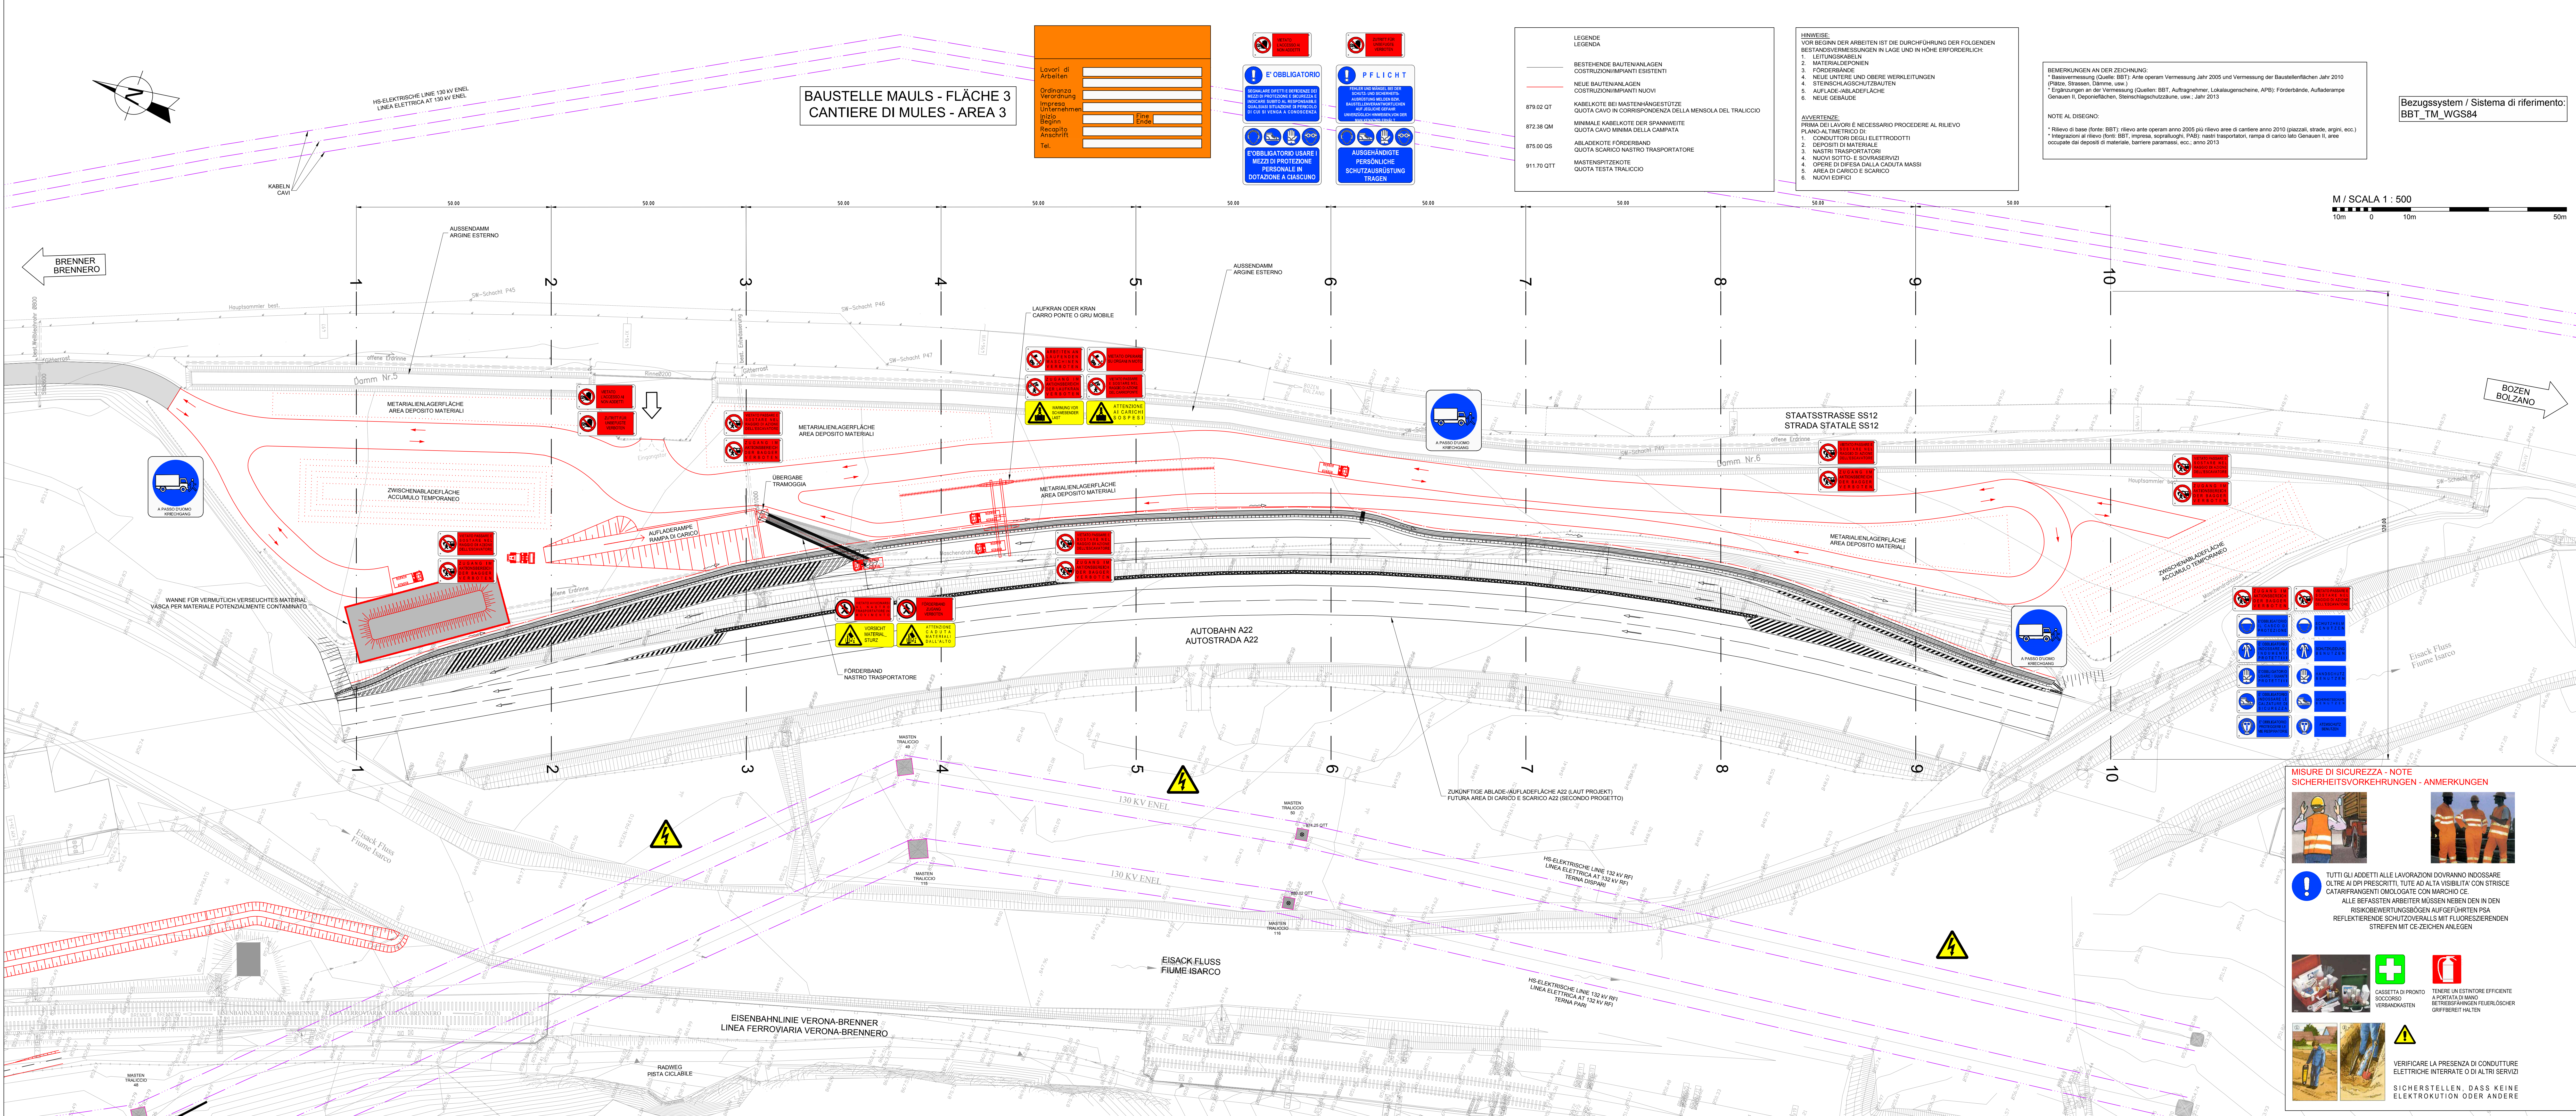

QUADRO D'UNIONE / BLATTÜBERSICHT

Referenzdokumente
Documenti di riferimento

Revision	Revisions	Änderungen	Verantwortlicher Änderung	Datum
00	Entwurf / Prima Versione		Franselli	28.04.2014
10	Einzelgüte / Consegna Definitiva		Franselli	31.07.2014
11	Projektvollständigung und Umsetzung der Verbesserungen aus dem Prüfverfahren		Franselli	09.10.2014
20	Überarbeitung des Entwurfs nach dem 1. vom 17.10.2014		Franselli	04.12.2014
21	Abgabe für Ausschreibung / Emissione per Appalto		Franselli	30.01.2015

Bearbeitungsstand
Stato di elaborazione

Revision	Revisions	Änderungen	Verantwortlicher Änderung	Datum
00	Entwurf / Prima Versione		Franselli	28.04.2014
10	Einzelgüte / Consegna Definitiva		Franselli	31.07.2014
11	Projektvollständigung und Umsetzung der Verbesserungen aus dem Prüfverfahren		Franselli	09.10.2014
20	Überarbeitung des Entwurfs nach dem 1. vom 17.10.2014		Franselli	04.12.2014
21	Abgabe für Ausschreibung / Emissione per Appalto		Franselli	30.01.2015

Brenner Basistunnel
GALLERIA DI BASE DEL BRENNERO
Progettazione esecutiva

D0700: Baufeld Mauls 2-3

Projektierung: WBS

Sicherheit: Sicurezza

Dokumentation: Tipo documento

Si-Ge-Plan: Elaborato grafico PSC

Titel: CSP - Area di cantiere - Settore Mules

Si-Ge - Baustellenflächen - Bereich Mauls: CSP - Area di cantiere - Settore Mules

Lageplan Baustelle Mauls Fläche 3: Planimetria cantiere Mules area 3

MISURE DI SICUREZZA - NOTE
SICHERHEITSVORKEHRUNGEN - ANMERKUNGEN

TUTTI GLI ADDETTI ALLE LAVORAZIONI DOVRANNO INDOSSARE
OLTRÉ AI DPI PRESCRITTI, TUTTE AD ALTA VISIBILITÀ CON STRISCIE
CATARIFRANGENTI OMOLOGATE CON MARCHIO CE.
ALLE BEFASSTEN ARBEITER MÜSSEN NEBEN DEN IN DEN
RISIKOBEWERTUNGSBÜGEN AUFGEFÜHRTEN PSA
REFLEKTIERENDE SCHUTZOVERALLS MIT FLUORESCIERENDEN
STREIFEN MIT CE-ZEICHEN ANLEGEN

CASSETTA DI PRONTO SOCCORSO
VERBANDKASTEN

TENERE UN ESTINTORE EFFICIENTE
A PORTATA DI MANO
BETRIEBSFÄHIGEN FEUERLÖSCHER
GRIFPIERT HALTEN

VERIFICARE LA PRESENZA DI CONDUTTURE
ELETTRICHE INTERRATE O DI ALTRI SERVIZI

SICHERSTELLEN, DASS KEINE
ELEKTROKUTION ODER ANDERE

BBT
Gallerie di Base del Brennero
Brenner Basistunnel BBT SE

Progetto: 02
Autore: H61
Data: 30.01.2015
Versione: SI
Scala: 1:500
Stato: 02

Nome / Nome: R. Zurlo
K. Bergmeister

Numero: 42015
Tipologia: 21