



VISTA LATERALE/SEITLICHER ANSICHT – SCALA/MASSSTAB 1:50

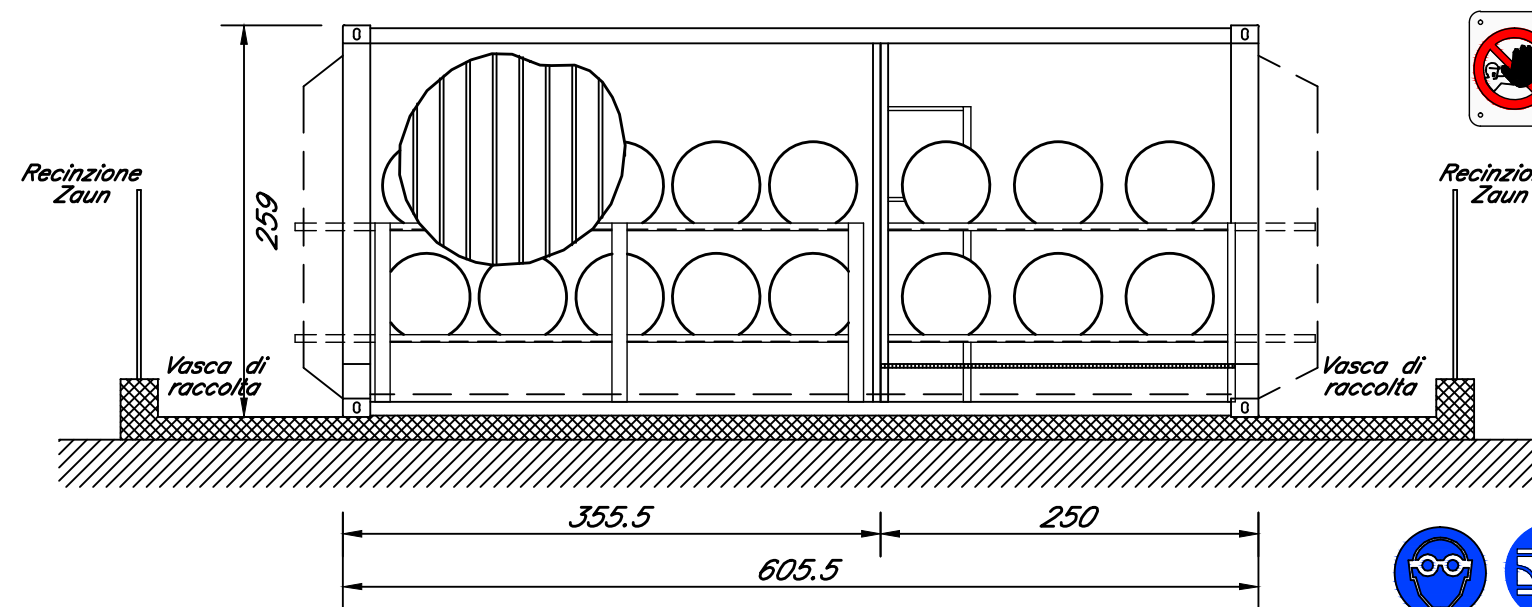



PIANTA QUOTA +0,35m/GRUNDRISS KOTE +0,35m

VISTA FRONTALE/FRONTALANSICHT – SCALA/MASSSTAB 1:50

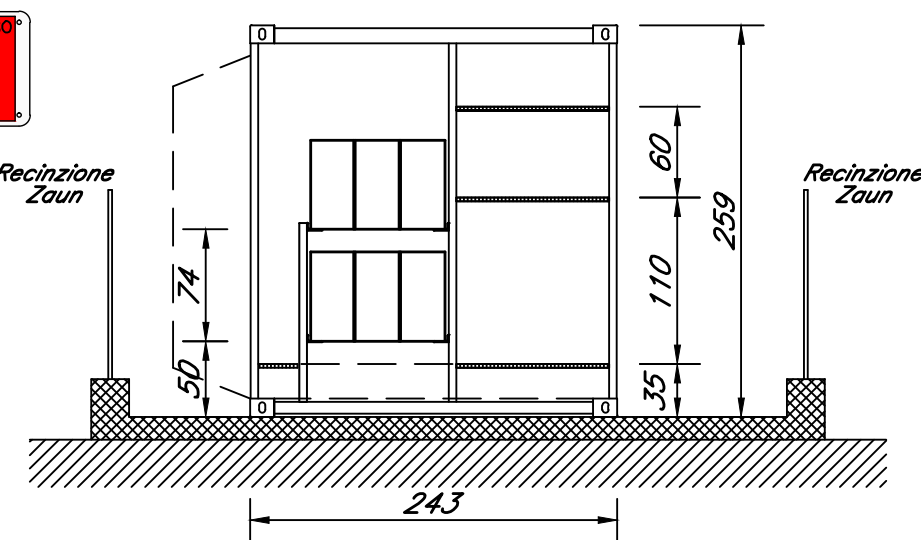

PIANTA QUOTA +0,35m/GRUNDRISS KOTE +2,05m

SCALA/MASSSTAB 1:50

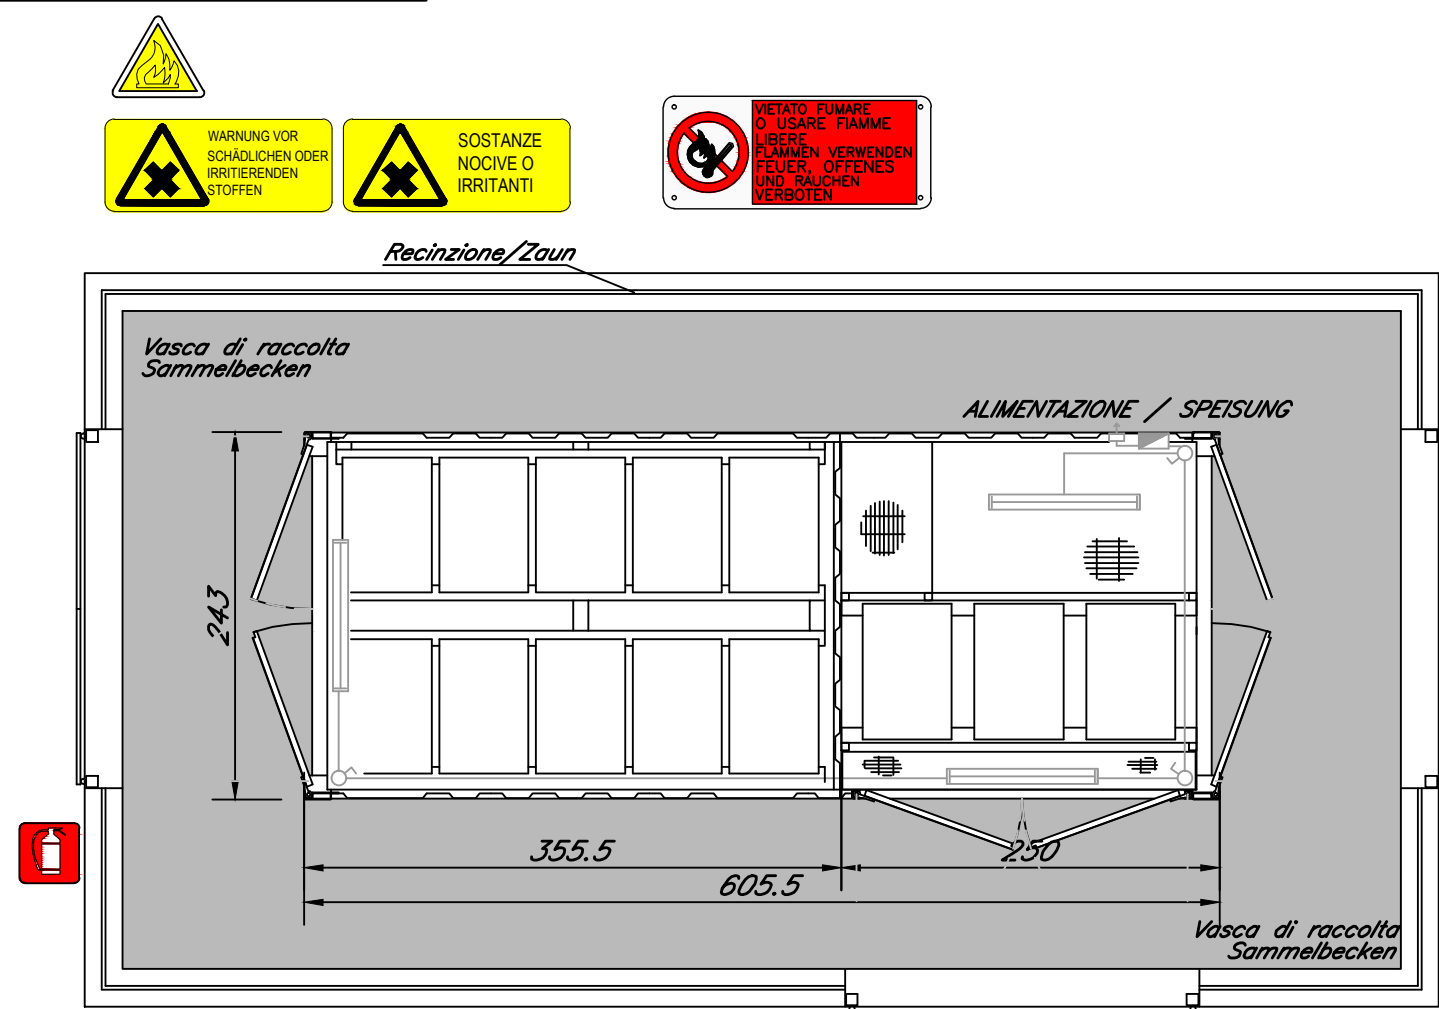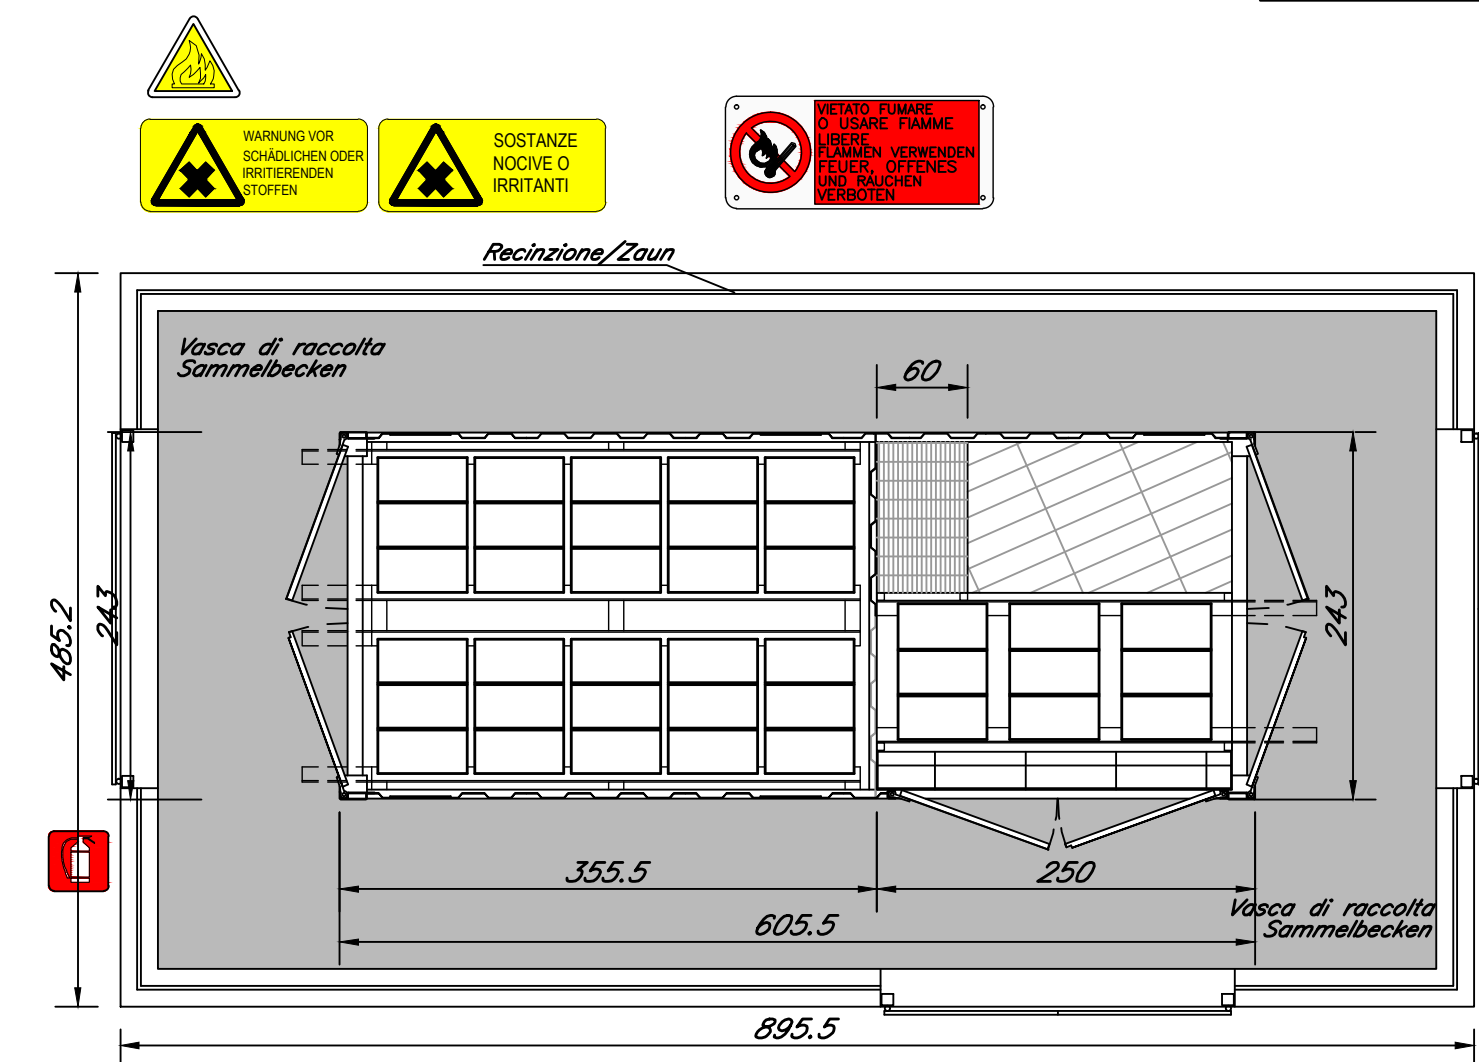


NORME DA SEGUIRE IN CASO DI INCENDIO

SOS V.V.F. SOVRAINTENDENZA SOCCORSO CAPO REPARTO

TENERE SEMPRE EFFICIENTI I MEZZI DI ESTINZIONE

- 1- Dare immediatamente l'allarme ed allontanare eventuali persone presenti in luoghi pericolosi.
- 2- Mettere fuori tensione il macchinario e le apparecchiature installate nella zona interessata dall'incendio e nelle sue immediate vicinanze.
- 3- Fermare gli eventuali impianti di ventilazione e di condizionamento interessati dall'incendio.
- 4- Azionare i dispositivi antincendio fissi e controllare l'intervento degli eventuali dispositivi antincendio automatici.
- 5- Azionare i dispositivi antincendio mobili (estintore, lance, ecc.).
- 6- Circondare quanto più possibile l'incendio, allontanando il materiale infiammabile che potrebbe venir raggiunto dal fuoco.
- 7- Richiedere, in caso di incendio grave, l'intervento dei Vigili del Fuoco.
- 8- Ad incendio domato, controllare attentamente che non esistano focolai occulti e non smobilitare finché non si sia raggiunta la certezza della impossibilità di ripresa dell'incendio.
- 9- La ripresa del servizio dovrà venire attuata solo dopo aver verificato, per sezioni, l'efficienza dell'impianto.

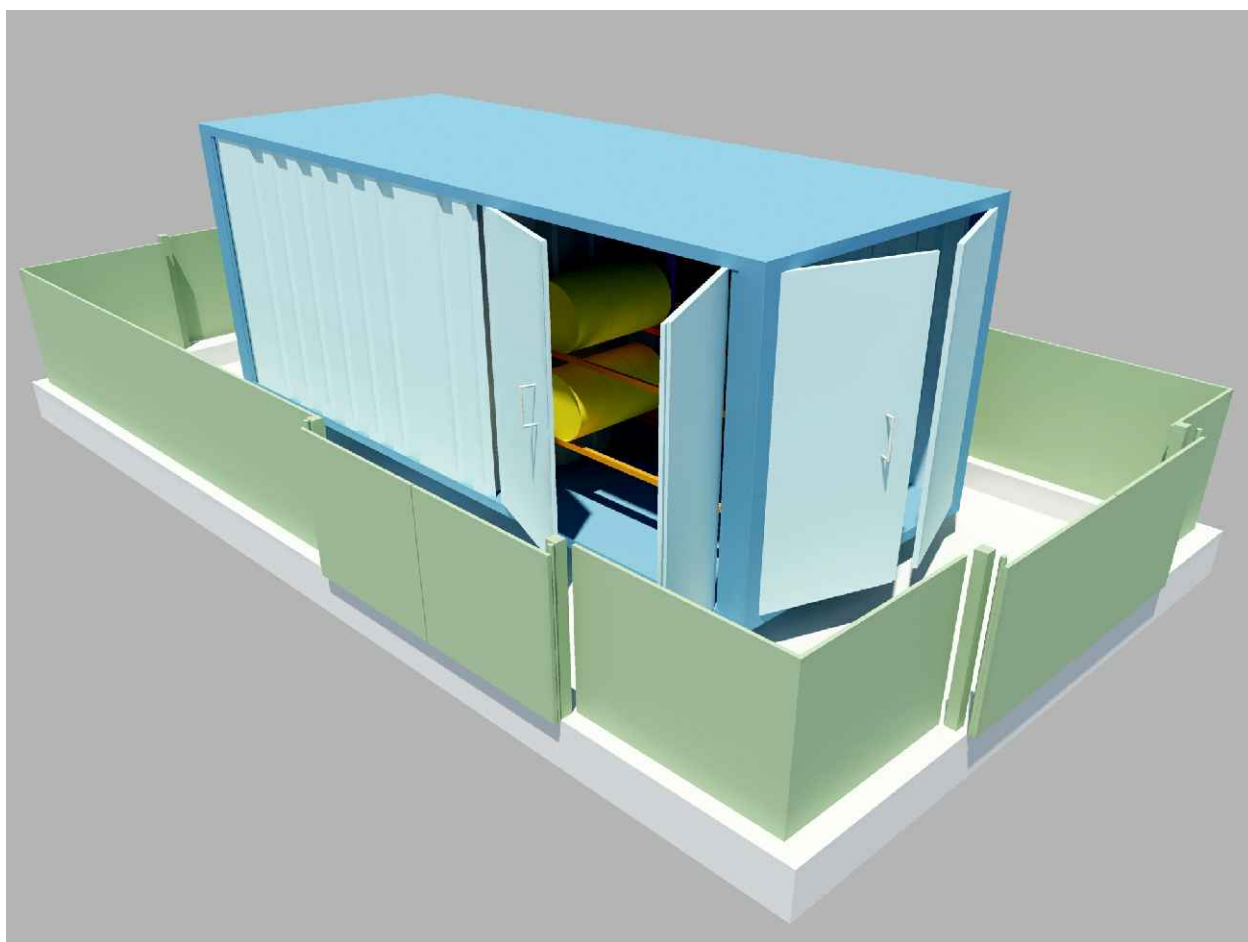

Referenzdokumente Documenti di riferimento		
02_H61_SI_550_KSI_D0700_42035	Rendering Baustelle Mauls	Rendering cantiere Mules

Bearbeitungsstand Stato di elaborazione			
Revision Revisione	Anderungen Modifiche	Verantwortlicher Änderung Responsabile modifica	Datum Data
00	Erstversion / Prima Versione	Caser	08.04.2014
10	Endabgabe / Consegna Definitiva	Caser	31.07.2014
11	Projektvollständigung und Umsetzung der Verbesserungen aus dem Prüfverfahren / Completamento progetto e recepimento istruttoria	Caser	09.10.2014
20	Überarbeitung infolge Dienstweisung Nr. 1 vom 17.10.2014 / Revisione a seguito ODS n°1 del 17.10.14	Caser	04.12.2014
21	Abgabe für Ausschreibung / Emissione per Appalto	Caser	30.01.2015

Mit Beteiligung der Europäischen Union aus dem Haushalt der Transeuropäischen Verkehrsnetze finanziertes Vorhaben
Opera finanziata con la partecipazione dell'Unione Europea attraverso il bilancio delle reti di trasporto transeuropee

Ausbau Eisenbahnachse München-Verona
BRENNER BASISTUNNEL
Ausführungsplanung

Potenziamento asse ferroviario Monaco - Verona
GALLERIA DI BASE DEL BRENNERO
Progettazione esecutiva

D0700: Baulos Mauls 2-3D0700: Lotto Mules 2-3

Projekteinheit	WBS
Sicherheit	Sicurezza
Dokumentenart	Typo documento
Si-Ge-Plan	Elaborato grafico PSC
Titel	Titolo
Si-Ge - Baustellenflächen - Baustellentypenzeichnungen	CSP - Aree di cantiere - Tipologici di cantiere
Ölsammelstelle	Deposito olii

 Raggruppamento Temporaneo di Imprese 4P Via Pro Reo S.r.l. Via S.S. Somme 5, 20125 Milano, Tel.: +39 02 7670111, Fax: +39 02 7670102		der Sicherheitskoordinator in der Planungsphase / Il Coordinatore della Sicurezza in fase di Progettazione Ing. Luigi Rausa Ord. Ingg. Sciaro N° 109	
 Raggruppamento Temporaneo di Imprese 4P Via Pro Reo S.r.l. Via S.S. Somme 5, 20125 Milano, Tel.: +39 02 7670111, Fax: +39 02 7670102		Als Zustimmung / Per Condivisione Ing. Enrico Maria Pizzarotti Ord. Ingg. Milano N° A 29470	
 Mandatar PÖYRY pint swiss engineers PASQUALI-RAUSA Ingegneri a Verona		Name / Nome Gesellschaft / Società	
Bearbeitet / Elaborato 30.01.2015		Caser Pasquali-Rausa	
Geprüft / Verificato 30.01.2015		Rausa Pasquali-Rausa	
 Galleria di Base del Brennero Brenner Basistunnel BBT SE		Name / Nome R. Zurlo Name / Nome K. Bergmeister	
Projekt- kilometer / Chilometro progetto	von / da bis / a bei / al 32.0+88 54.0+15	Bau- kilometer / Chilometro opera	von / da bis / a bei / al
Status Stato documento	von / da bis / a bei / al	Status Stato documento	von / da bis / a bei / al
Staat Stato	Los Lotto	Einheit Unità	Nummer Numero
Dokumentenart Tipo documento	Vertrag Contratto	Nummer Codice	Revision Revisione
02	H61	SI	550
KSI	D0700	42140	21