
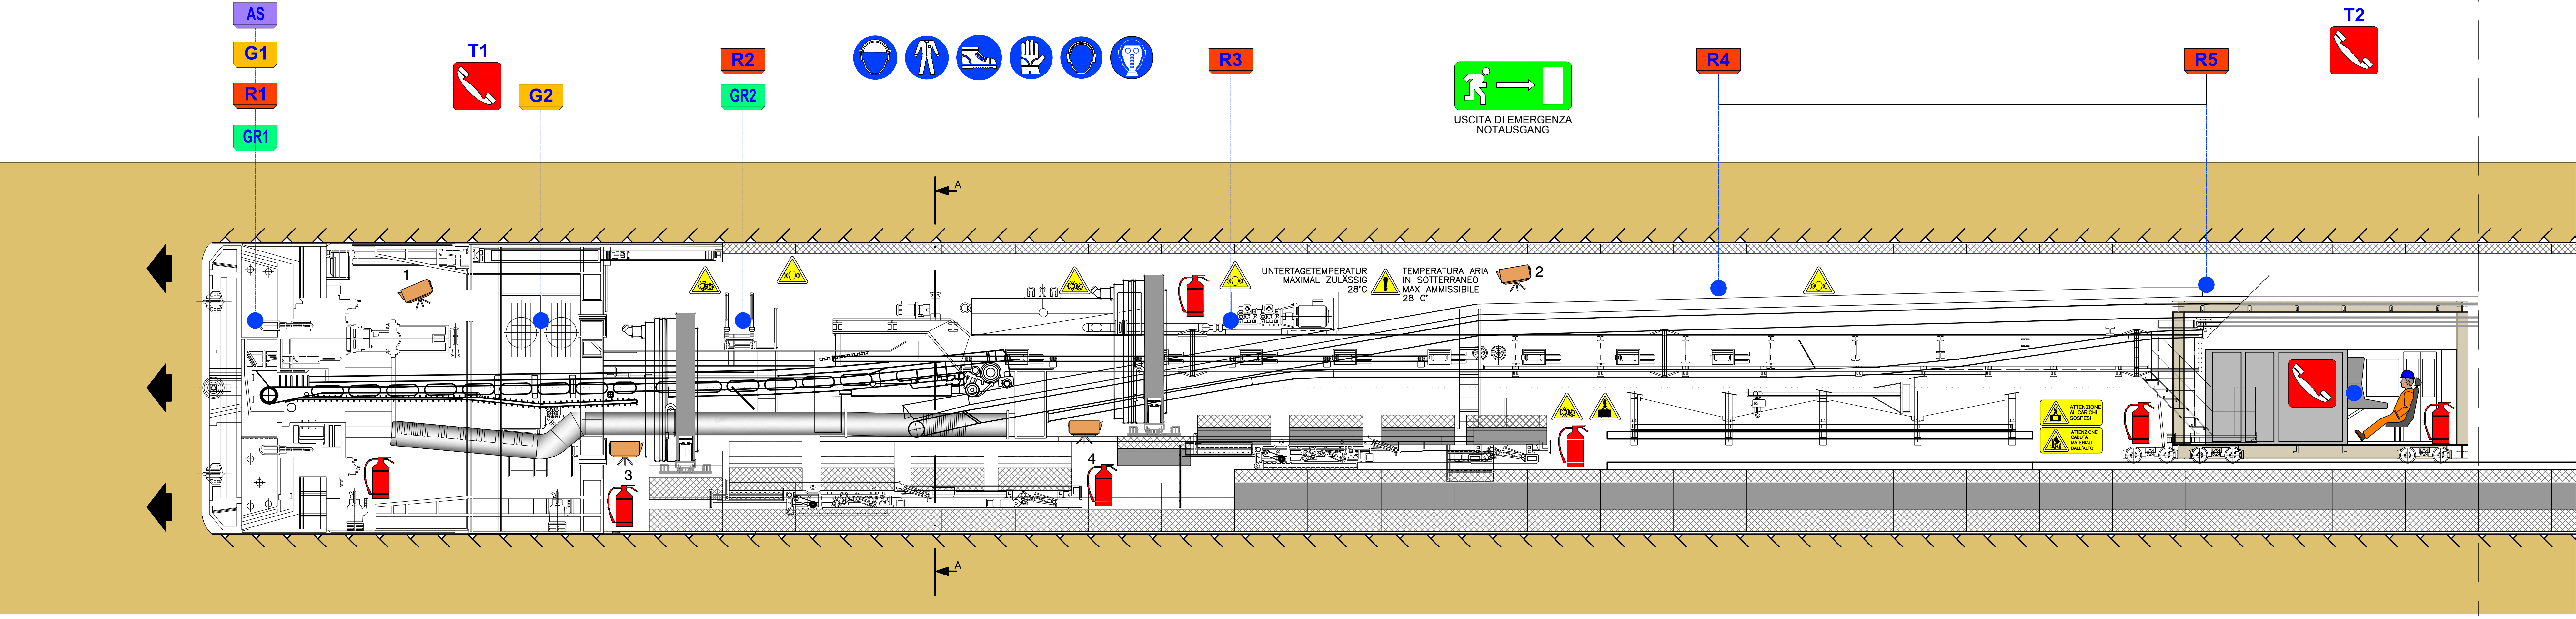


Avanzamento meccanizzato - Parte iniziale TBM
 Mechanischer Vortrieb-Anfangsteil der TBM
 1:50

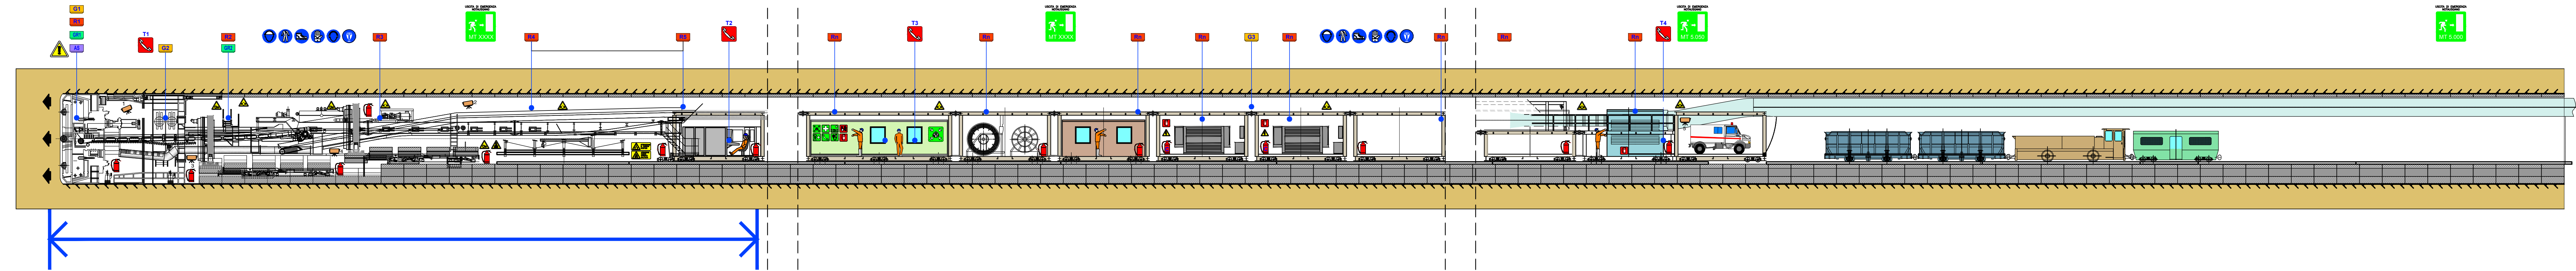

INNERE SICHERHEITSAUSSTATTUNGEN
 DOTAZIONI DI SICUREZZA IN GALLERIA

SOS Schrank je 500 M
 Armadio SOS ogni 500 m

Videüberwachung je 500 m
 Videosorveglianza ogni 500 m

GSM - Tunnelanlage
 Impianto GSM in galleria

AREE VIDEOSORVEGLIATE


Rettungscontainer je 2000 m
 Container di emergenza ogni 2000 m

INNERE BAULICHER BRANDSCHUTZMASSNAHMEN
 DOTAZIONI ANTINCENDIO IN GALLERIA

Feuerlöscher je 100 m
 Estintore ogni 100 m

Hydrant je 50 m
 Idrante ogni 50 m

- LEGENDA / LEGENDE
- 1-5 VIDEOCAMERA FERNSEHKAMERA
 - G1-G3 SENSORES DI RILEVAZIONE GAS RADON RADONGASMESSUNG
 - GR1-GR2 SENSORES DI RILEVAZIONE METANO SENSOREN ZUR ERDGASMESSUNG
 - R1-Rn SENSORES DI RILEVAZIONE INCENDI (ogni 10 m lungo il Back-up) SENSOREN ZUR BRANDMELDUNG (Alle 10 L.M. längs des Backups)
 - AS SENSORES DI RILEVAZIONE ACIDO SOLFIDRICO SENSOREN ZUR MESSUNG VON SCHWEFELWASSERSTOFF
 - ESTINTORE FEUERLÖSCHER
 - ESTINTORE A CO2 CO2 FEUERLÖSCHER
 - TELEFONO TELEFON

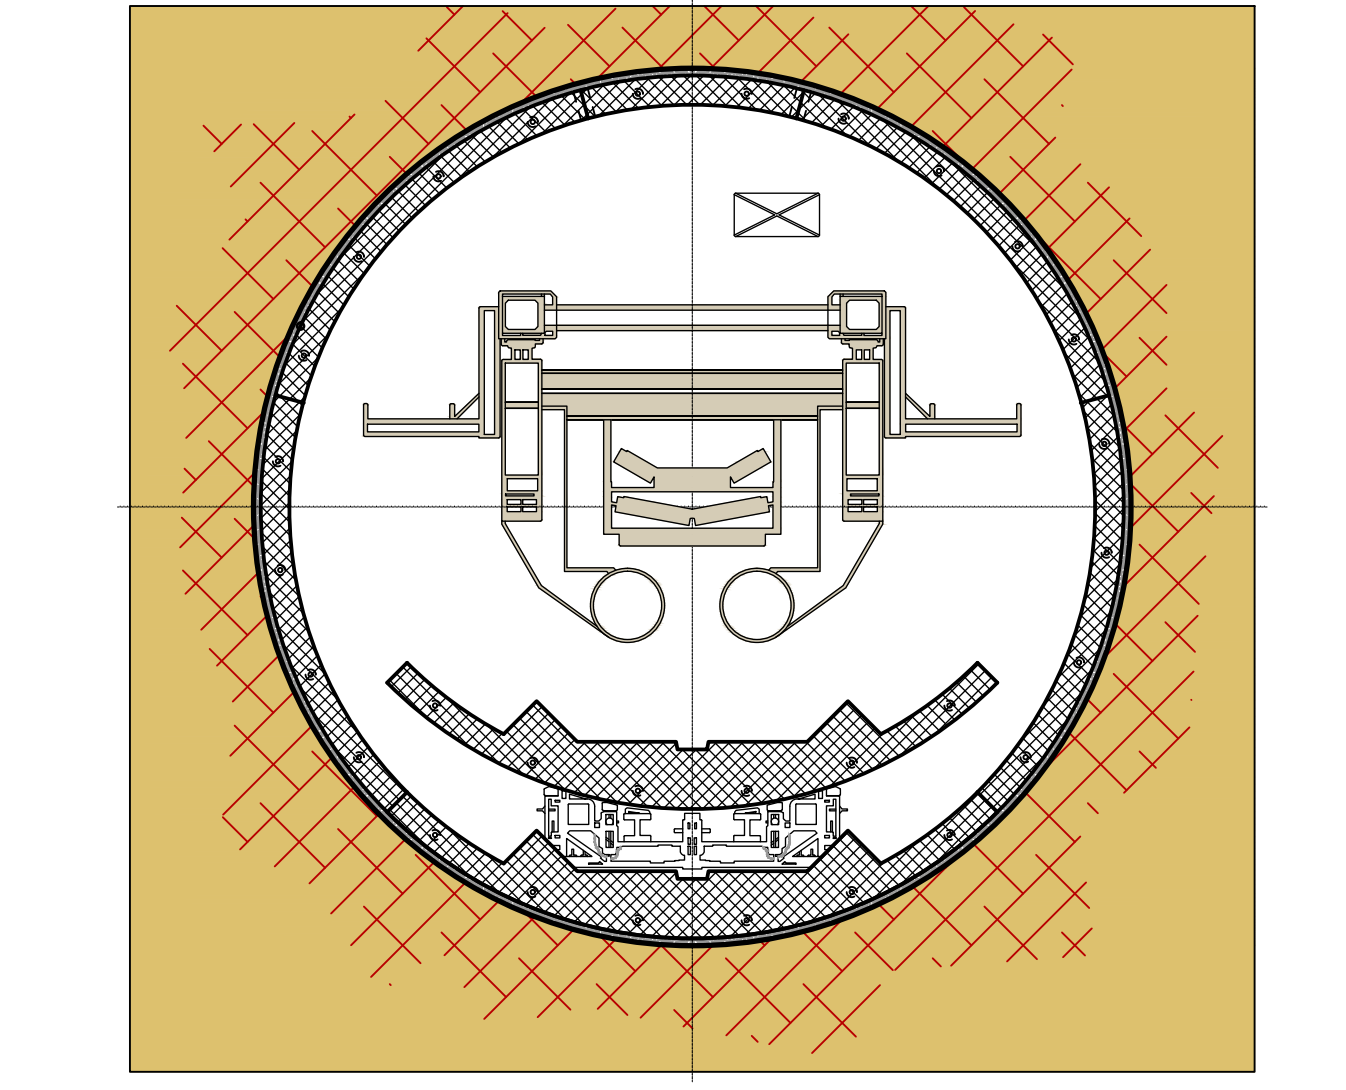

Referenzdokumente
Documenti di riferimento

02_H61_SI_650_KSG_D0700_41025	Anlage 4 - Unterirdische Bauarbeiten-TBM	Allegato 4 - Lavorazioni in sottoterrano - TBM
-------------------------------	--	--

M / SCALA 1 : 50

Bearbeitungsstand
Stato di elaborazione

Revision	Revisions	Änderungen	Verantwortlicher Änderung	Datum
Revisions	Modifiche	Responsabile modifica	Data	
00	Endversion / Prima Versione		Frasnelli	29.03.2014
10	Endabgabe / Consenza Definitiva		Frasnelli	31.07.2014
11	Projektbevollständigung und Umsetzung der Verbesserungen aus dem Prüfverfahren / Completamento progetto e recepimento risultati		Frasnelli	09.10.2014
20	Überarbeitung Folge Dienstleistung Nr. 1 vom 17.10.2014 / Revisione a seguito DDS n° 1 del 17.10.14		Frasnelli	04.12.2014

Mit Beteiligung der Europäischen Union aus dem Haushalt der Transportschienenverkehrsnetze Frankreichs Vorhaben
 Opera finanziata con la partecipazione dell'Unione Europea attraverso il bilancio delle reti di trasporto trans-europee

Brenner Basistunnel
BRENNER BASISTUNNEL
 Ausführungspannung

Potenziamento asse ferroviario Monaco - Verona
GALLERIA DI BASE DEL BRENNERO
 Progettazione esecutiva

D0700: Baues Muls 2-3 D0700: Loto Muls 2-3

Projekteinheit: WBS
 Sicherheit: Sicurezza
 Dokumentenart: Tipo documento
 Si-Ge-Plan: Elaborato grafico PSC
 Titel: Titolo
 Si-Ge - Untertagebauwerke - Verarbeitungen: CSP - Opere in sottoterrano - Lavorazioni
 Mechanischer Vortrieb - Anfangsteil der TBM: Avanzamento meccanizzato - Parte iniziale TBM

der Sicherheitskoordinator in der Planungsphase /
 il Coordinatore della Sicurezza in fase di Progettazione
 Ing. Luigi Rausa
 (Tel. 0471 400000)

Als Zustimmung / Per Convalida
 Ing. Enrico Maria Pizzarotti
 (Tel. 0471 400000)

Name / Nome	Gesellschaft / Società
Frasnelli	Pasquelli-Rausa
Rausa	Pasquelli-Rausa

Name / Nome	Name / Nome
R. Zurlo	K. Bergmeister

Projekt: Kilometer / Strecke / progetto	von / da da / a da / a	32,0+88 54,0+15	Bau- kilometer / Strecke / opera	von / da da / a da / a	32,0+88 54,0+15	Status Document / Stato documento	Meinung / Stato 1:50
Stat Stato	Lot Loto	Einheit Unità	Nummer Numero	Dokumentart Tipo documento	Vertrag Contratto	Nummer Codice	Revision Revisione
02	H61	SI	550	KSI	D0700	43245	20