



SCHEMA DI COLLEGAMENTO SALA POMPE ANTINCENDIO - SERBATOIO DI ACCUMULO scala 1:100

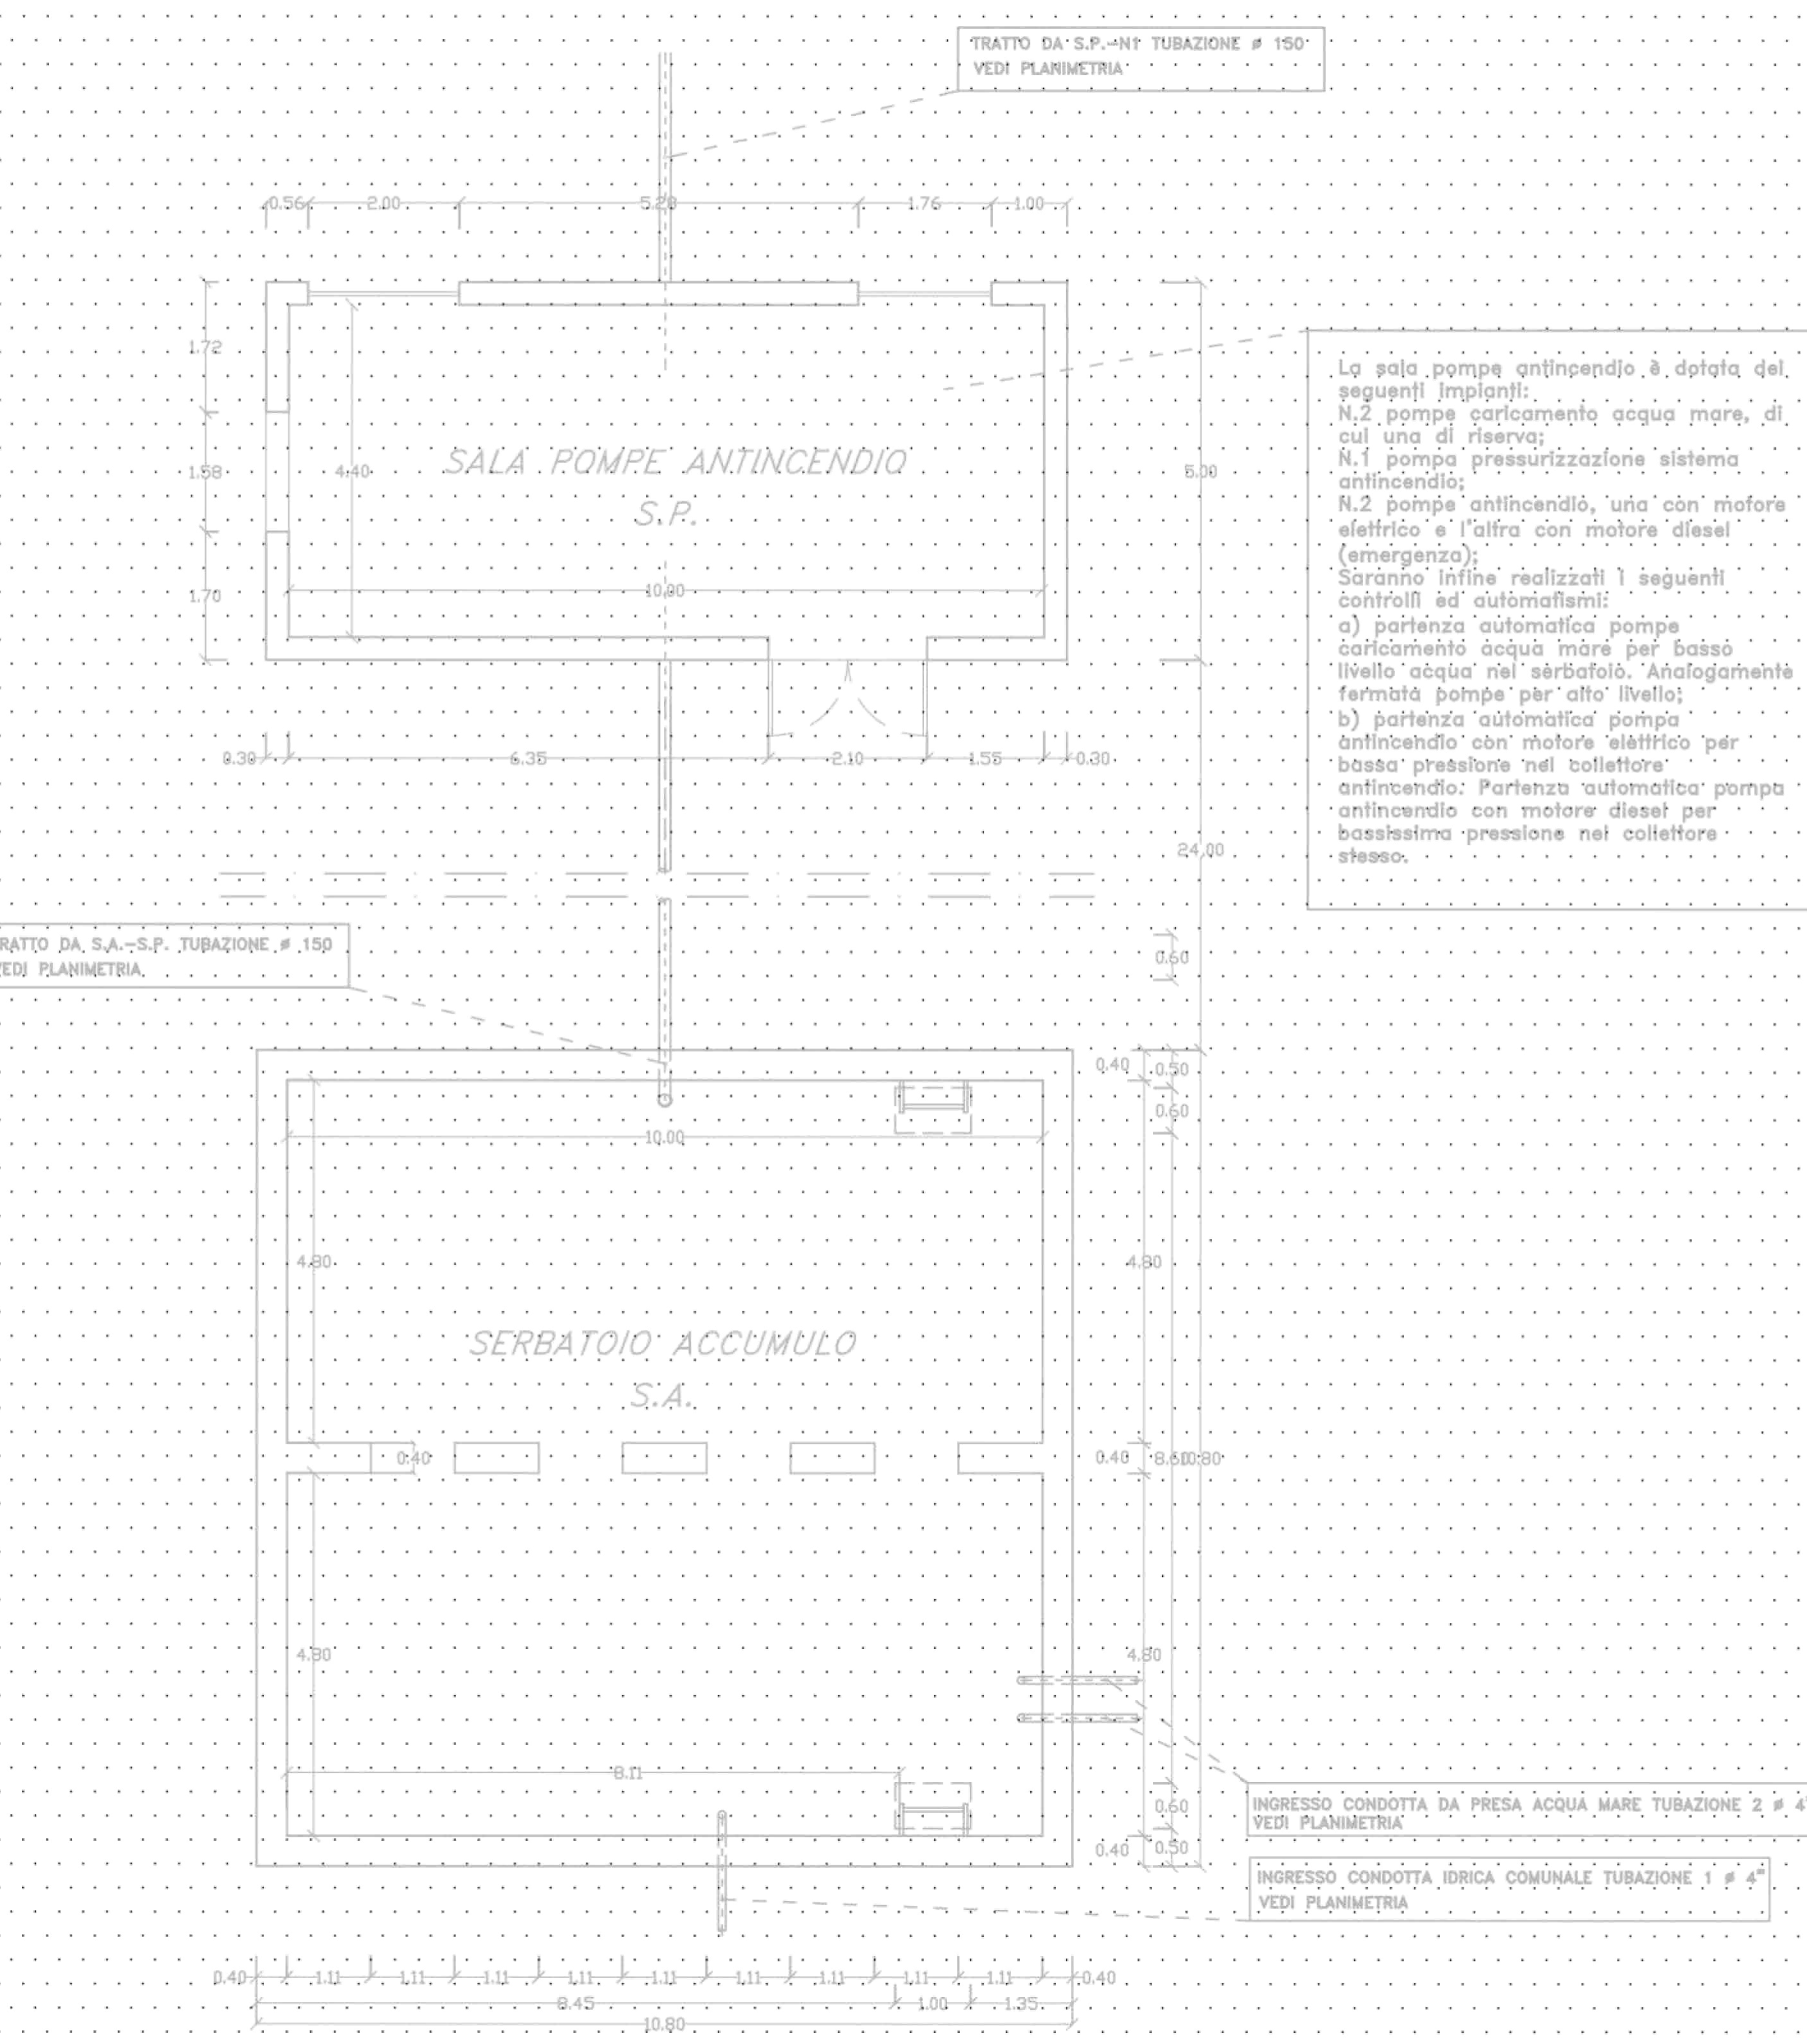


La sala pompe antincendio è dotata dei seguenti impianti:
 N.2 pompe caricamento acqua mare, di cui una di riserva;
 N.1 pompa pressurizzazione sistema antincendio;
 N.2 pompe antincendio, una con motore elettrico e l'altra con motore diesel (emergenza).
 Saranno infine realizzati i seguenti controlli ed automatismi:
 a) partenza automatica pompa caricamento acqua mare per basso livello acqua nel serbatoio. Analogamente fermata pompa per alto livello;
 b) partenza automatica pompa antincendio con motore elettrico per bassa pressione nel collettore antincendio; Partenza automatica pompa antincendio con motore diesel per bassissima pressione nel collettore stesso.


PARTIGOLARE ARCHITETTONICO DELLA VASCA DI ACCUMULO scala 1:100

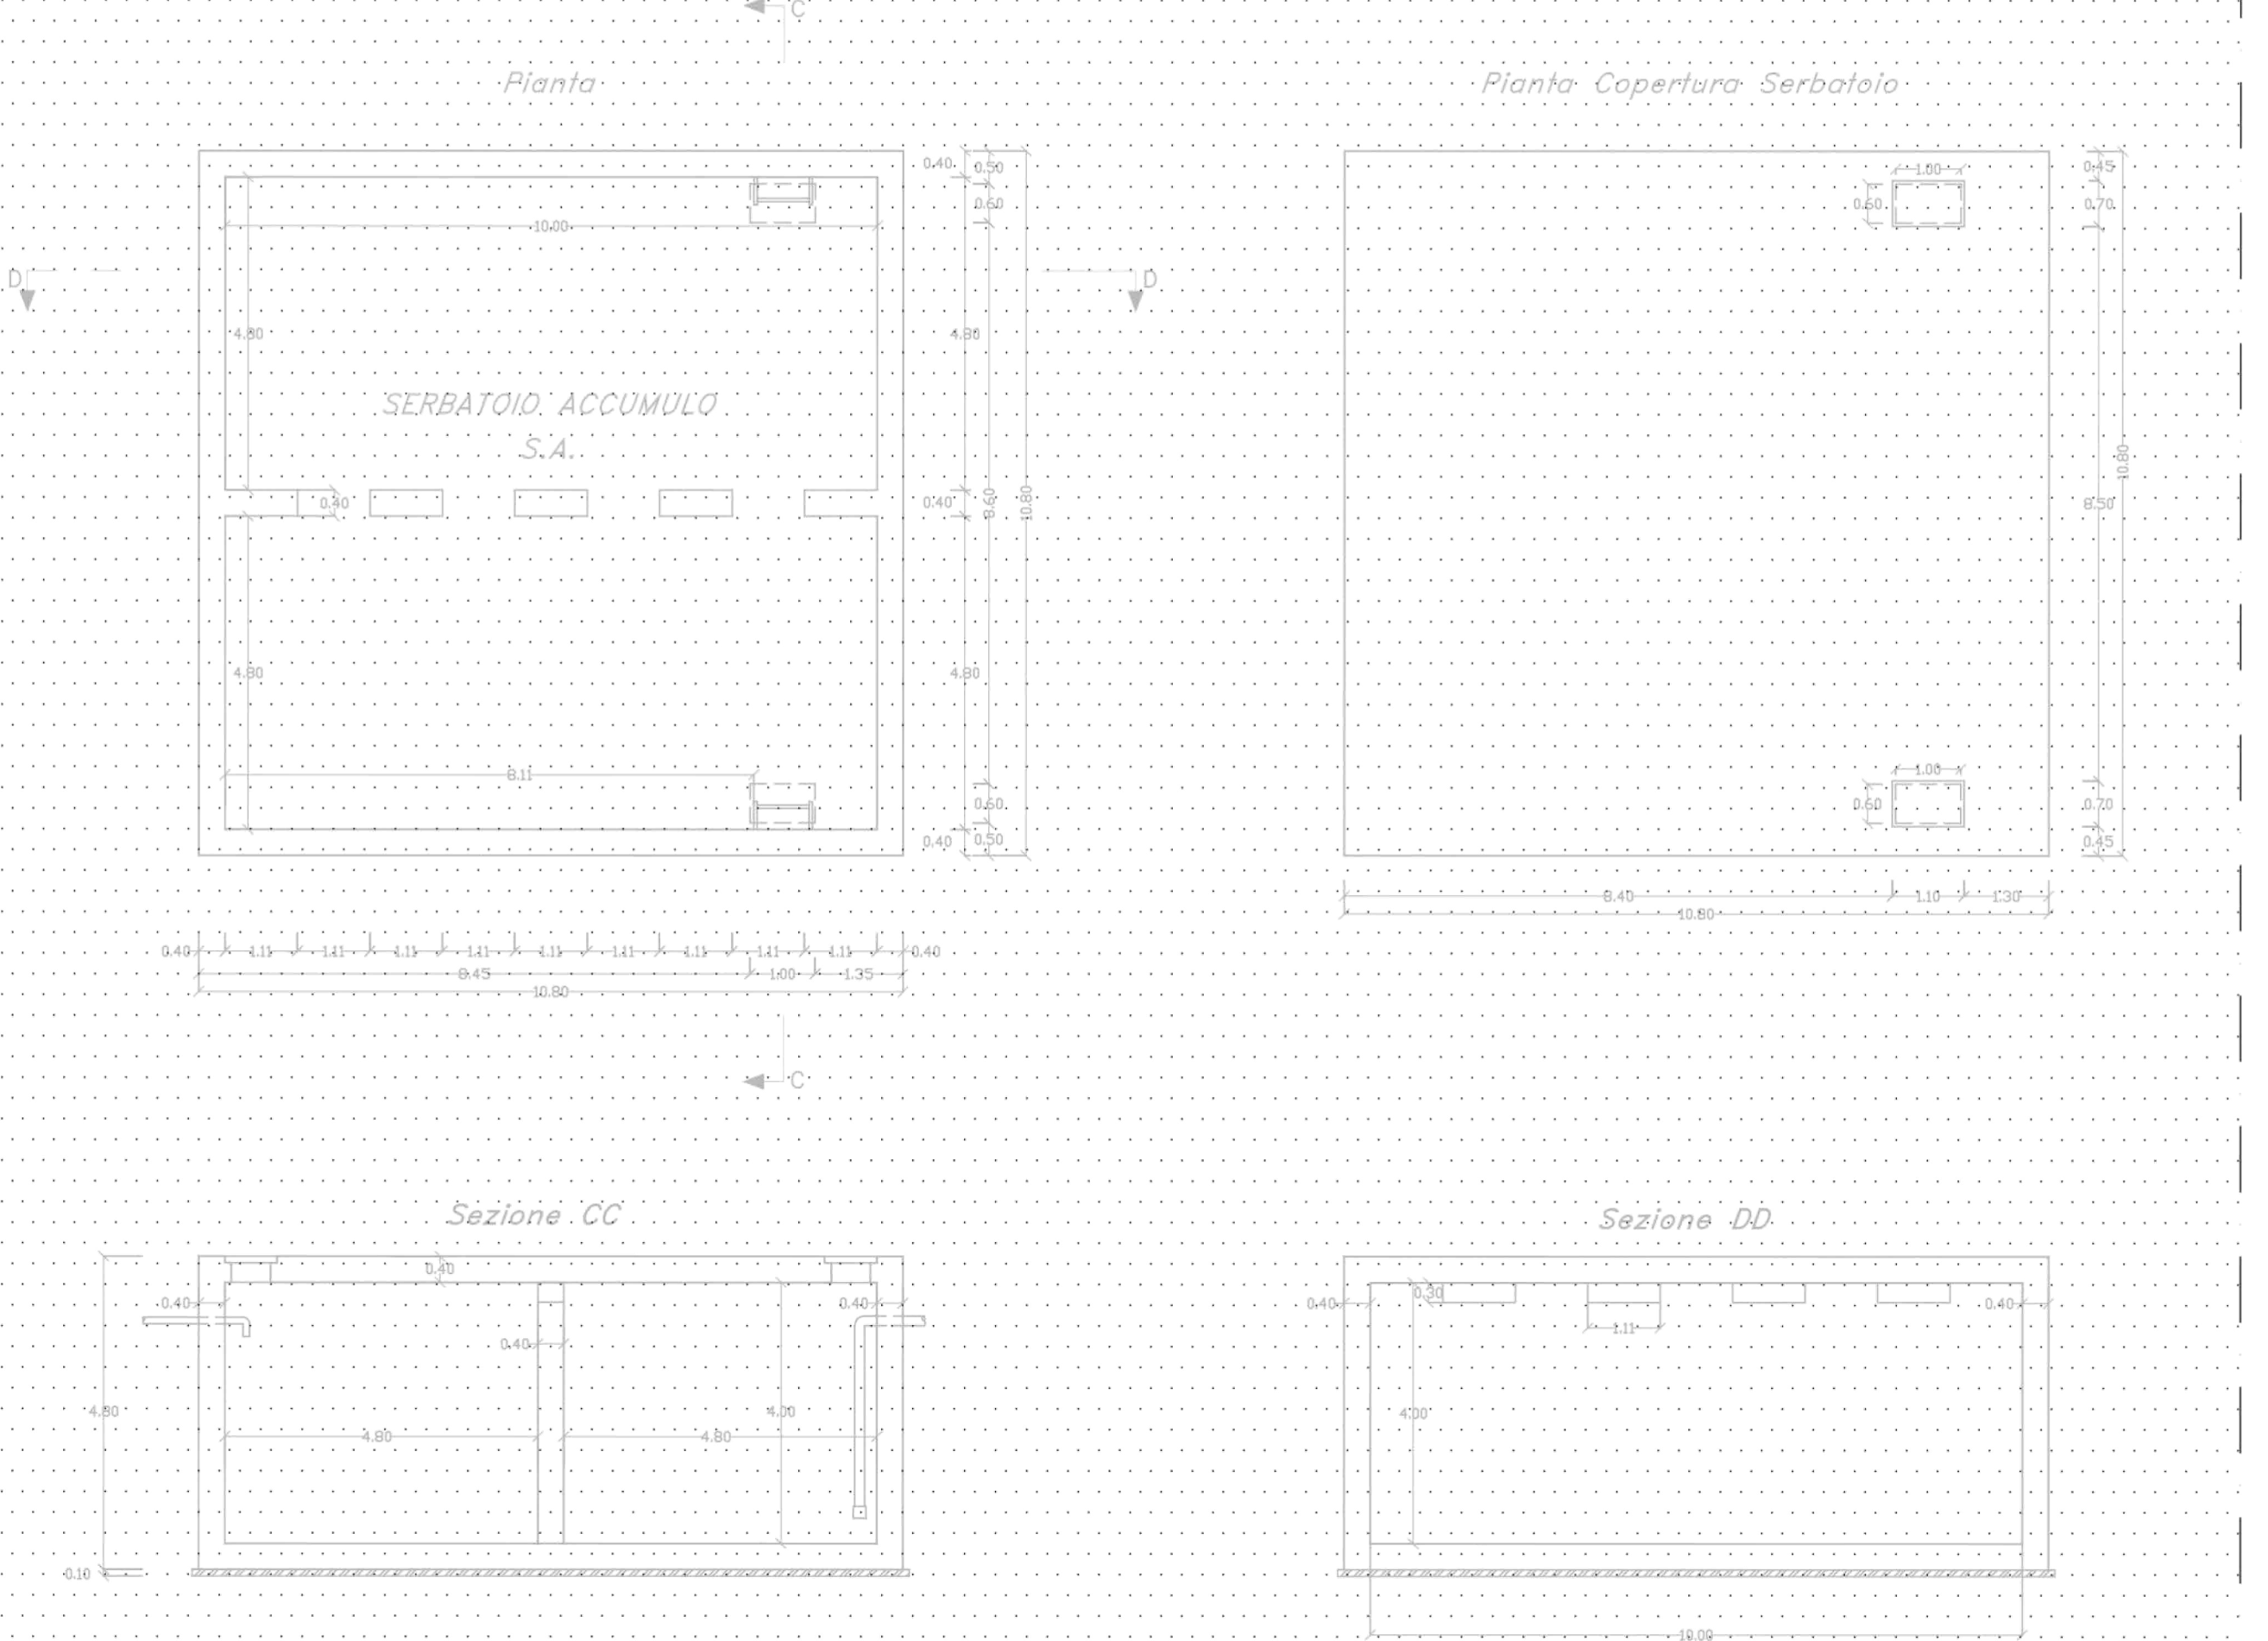

PARTIGOLARE ARCHITETTONICO DELLA SALA POMPE ANTINCENDIO E DELLA VASCA DI RILANCIO INTERRATA scala 1:100

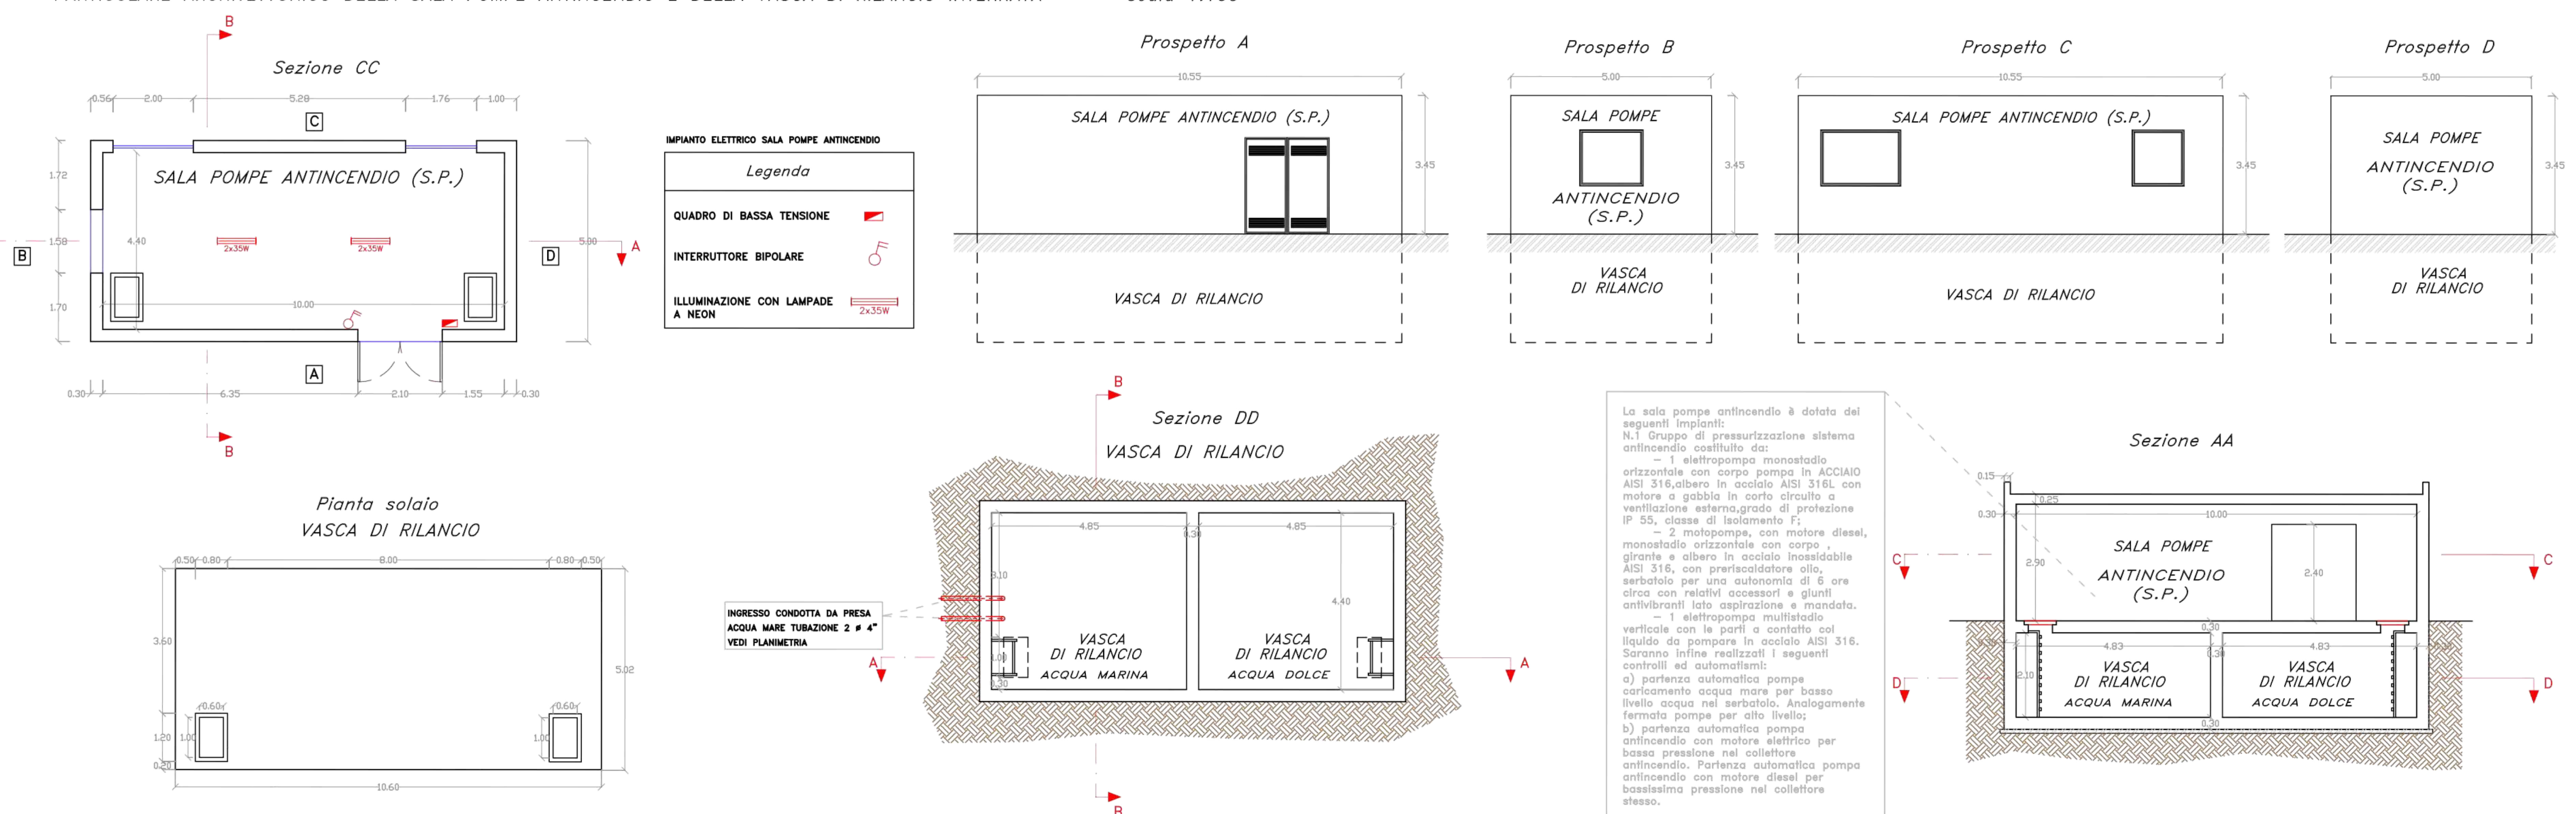

PROGETTO DI FUSIONE ED INTEGRAZIONE RELATIVO ALLE OPERE DI PRIMO STRALCIO ESECUTIVO "CON ESCLUSIONE DELL'AREA DELLA MARINA MILITARE" E DI SECONDO STRALCIO DEFINITIVO DEL PORTO COMMERCIALE DI AUGUSTA TERZA FASE - BANCHINE CONTAINERS

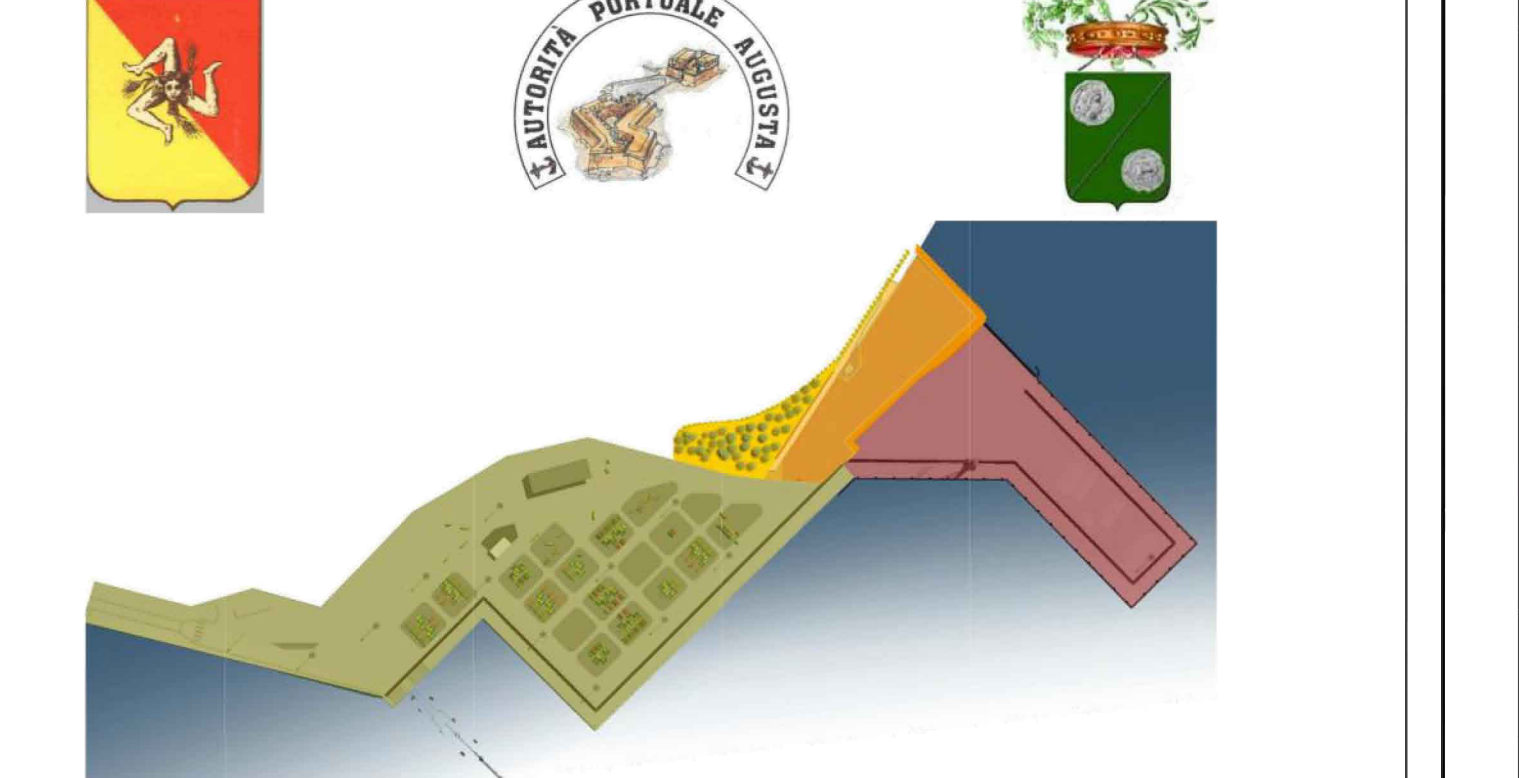

TITOLO I: PRIMO STRALCIO ESECUTIVO "CON ESCLUSIONE DELL'AREA DELLA MARINA MILITARE"

AUTORITA' PORTUALE DI AUGUSTA
 INTESA ISTITUZIONALE DI PROGRAMMA TRA IL GOVERNO DELLA REPUBBLICA E LA GIUNTA REGIONALE SICILIANA
 ACCORDO DI PROGRAMMA QUADRO PER IL TRASPORTO MARITTIMO

PROGETTO AGGIORNATO SECONDO LE PRESERIZIONI DEL DSA-DEC-2007-000244 DEL 27-03-2007 E CONFORME AI PARERI ESISTENTI IN CONFERENZA DEI SERVIZI NELLA SEDUTA DELLA COMMISSIONE REGIONALE LAVORI PUBBLICI DEL 20-11-2007 E DEL PARERE 40/08 DEL CONSIGLIO SUPERIORE DEI LAVORI PUBBLICI DEL 25-07-2008

OGGETTO: PORTO COMMERCIALE DI AUGUSTA
 OPERE DI COMPLETAMENTO TERZA FASE REALIZZAZIONE BANCHINA CONTAINERS

TITOLO I: PRIMO STRALCIO ESECUTIVO "CON ESCLUSIONE DELL'AREA DELLA MARINA MILITARE"

3. Art.38 - DPR 21 Dicembre 1999 N.554 "Elaborati Grafici del Progetto Esecutivo"

3.6 Impianto Antincendio
 3.6.3 Vasca di rilancio e sala pompaggio impianto antincendio - Architettonico

COMMITTENTE client		AUTORITA' PORTUALE DI AUGUSTA	
PROGETTO		1 0 7 3	
OPERA		I D 0 2	
TIPO ELAB.		P	
N° ELAB.		0 0 6	
REV.		A	
DATA		OCTOBRE 2010	
EMMISSIONE		0	
REDAZIONE		1	
VERIFICA		2	
APPROVAZIONE		3	
SCALE		1:100	



LAVORI DEL PRIMO STRALCIO E DEL SECONDO STRALCIO DELLA TERZA FASE DEL PORTO COMMERCIALE DI AUGUSTA - BANCHINE CONTAINERS -

IMPRESA:

CONDOTTE S.p.A. (MANDATARIA)

PIACENTINI COSTRUZIONI (MANDANTI)

COSEDIL S.p.A. (MANDANTI)

PROGETTO ESECUTIVO DI FUSIONE ED INTEGRAZIONE DEL I E II STRALCIO

3					
2					
1					
0	081114	PRIMA EMISSIONE		S. ZANLORENZA, MARCHIONNE	A. MULLER
REV.	DATA	EMMISSIONE	REDAZIONE	VERIFICA	APPROVAZIONE
	1 0 7 3	I D 0 2	P	0 0 6	A
SCALE: 1:100					

TITOLO ELABORATO:
 IMPIANTO ANTINCENDIO
 Vasca di rilancio e sala di pompaggio impianto antincendio - Architettonico

PROGETTAZIONE:

INGO (MANDATARIA)

SIGMA INGEGNERIA & P.L. (MANDANTE)

RESPONSABILE DEL PROCEDIMENTO:
 Geom. Venerando Toscano