


INTERNO LOCALE SALA TLC (P12 + ACEI) SCALA 1:25

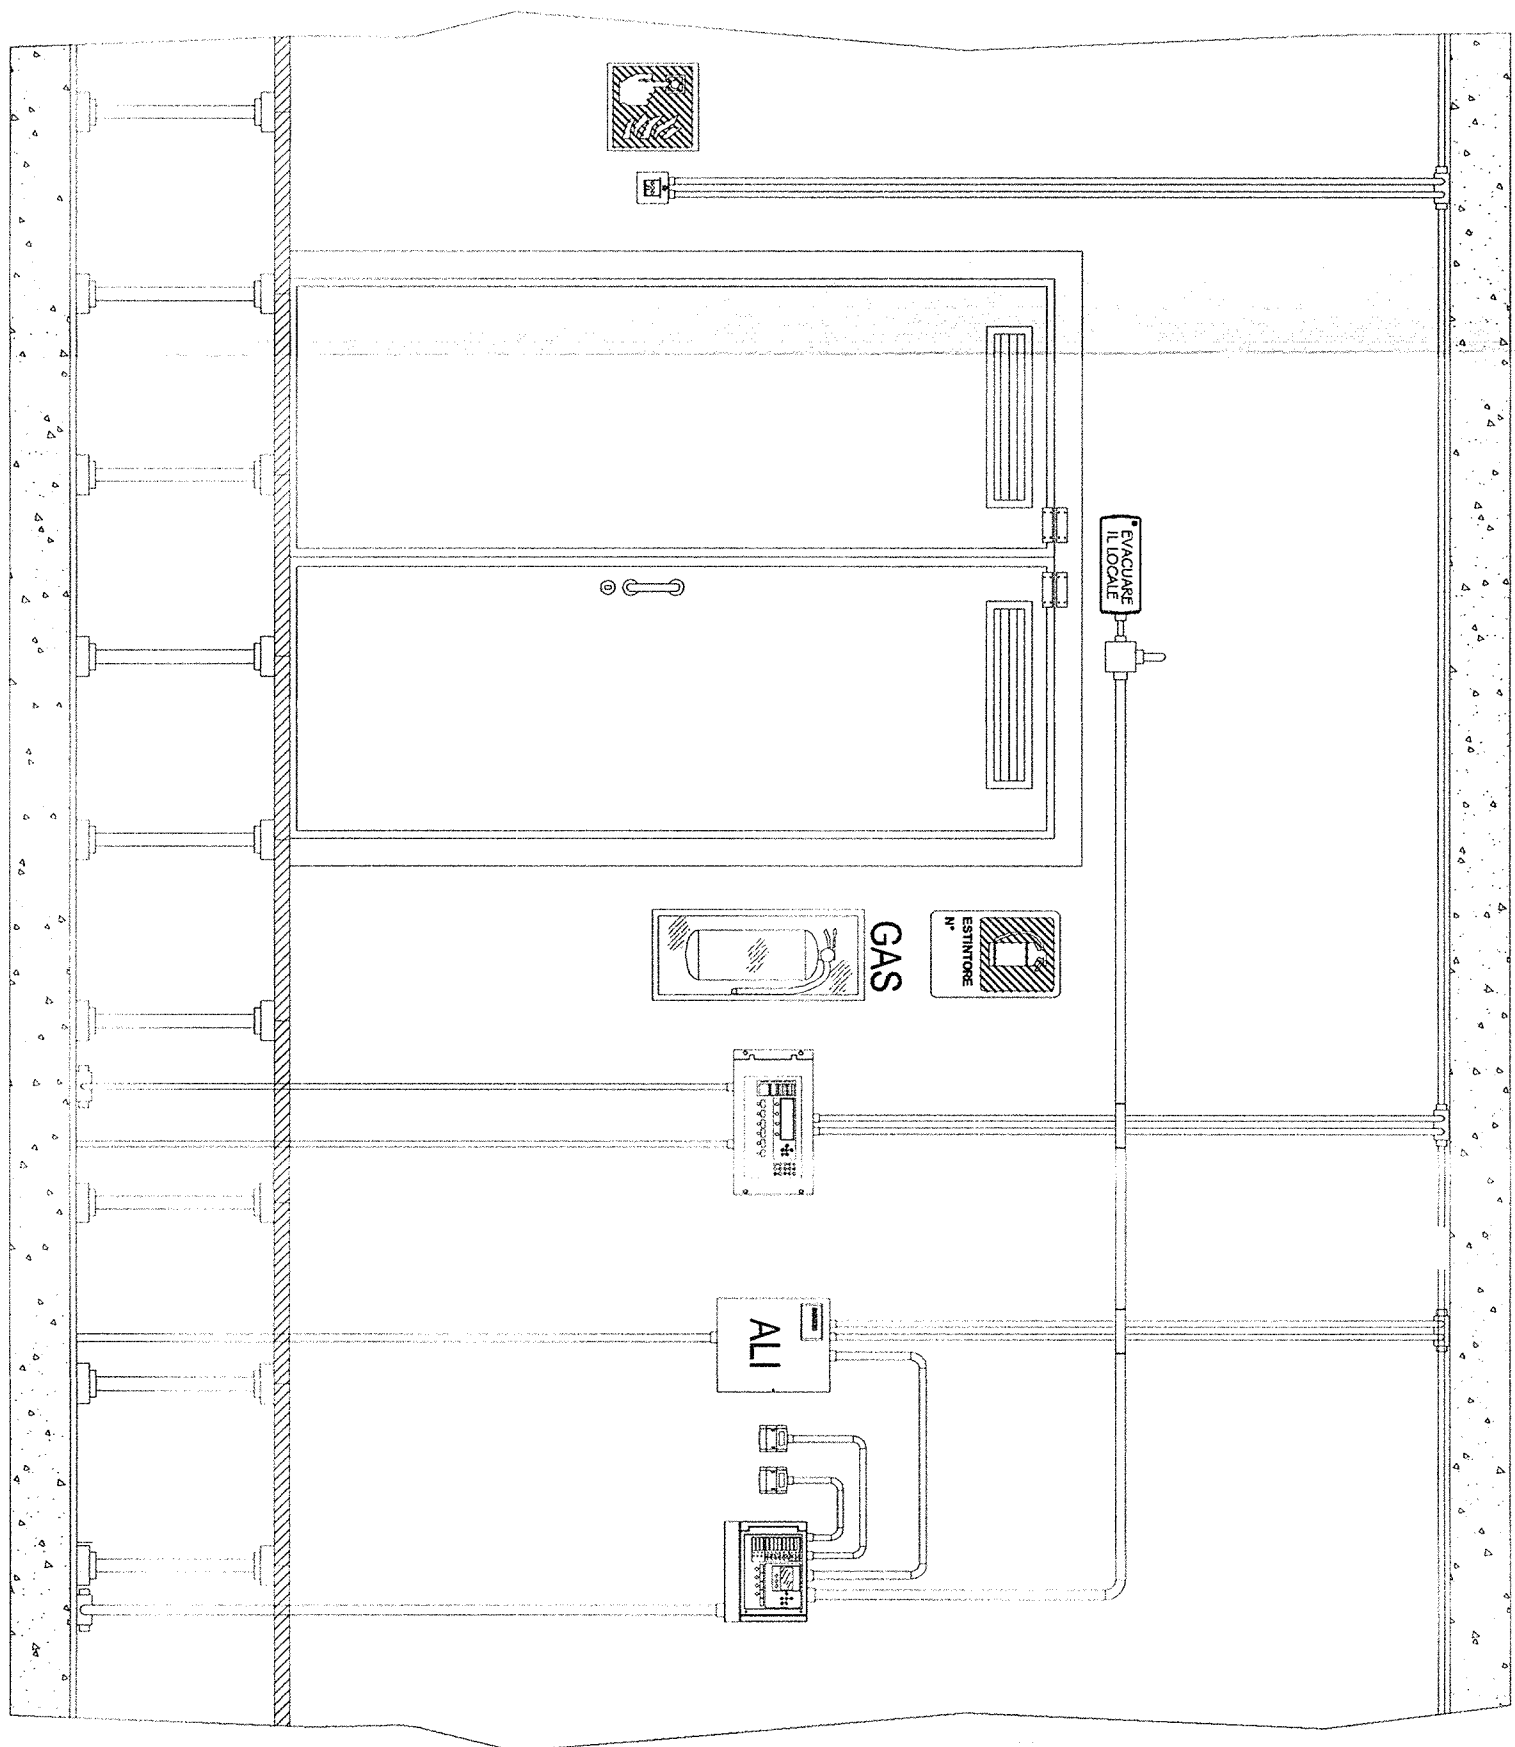

- Pannello ottico acustico di allarme incendio
- Unità di spegnimento D55
- Centrale di ricezione incendi
- Alimentatore 24Vcc
- Carrello indicatore UN7546-16 (Alto 33cm)
- Pulsante manuale di allarme incendio
- Pulsante manuale a rotura vetro per comando/unico spegnimento
- Carrello indicatore in Alluminio (30x20cm)



LEGENDA SIMBOLI

SIMBOLO	DESCRIZIONE	U.M.	QUANTITA'	MARCA	MODELLO	SIMBOLO	DESCRIZIONE	U.M.	QUANTITA'	MARCA	MODELLO
	Rivelatore di temperatura con modulo isolatore	cad	12	NOTIFIER	NFX1-TDRF		Pannello ottico acustico di allarme incendio	cad	2	NOTIFIER	PA11-EN
	Rivelatore ottico di fumo con modulo isolatore installato a soffitto	cad	19	NOTIFIER	NFX1-OP1		Unità di spegnimento a polvere CE	cad	1	NOTIFIER	ES012
	Rivelatore ottico di fumo AD1. Installato a soffitto	cad	2	NOTIFIER	IOX-7514E		Casee ABC 50kg, completo di cassetta di contenimento a parete e cartello indicatore	cad	12	ZIGGIOTTO	ES022
	Rivelatore di fiamma AD-FC con scheda relè installato a soffitto	cad	1	NOTIFIER	VCS-AD-42 SK-AR3N		Carrello indicatore	cad	4	ZIGGIOTTO	ES001
	Rivelatore di fiamma a raggi ultravioletti installato a soffitto	cad	1	NOTIFIER	40/40U		Editori portatili manuale a polvere "EN-3"	cad	2	EUSEBI	ES002
	Rivelatore ottico di fumo con modulo isolatore installato a pavimento componibile	cad	18	NOTIFIER	NFX1-OP1		Casee 113B 5kg, completo di cassetta di contenimento a parete e cartello indicatore	cad	1	EUSEBI	ES022
	Rivelazione ottica di fumo con modulo isolatore installato a soffitto	cad	18	NOTIFIER	NFX1-OP1		Casee 34x.233B.C (6kg), completo di cassetta di contenimento a parete e cartello indicatore	cad	1	ZIGGIOTTO	V0211M
	Pulsante manuale di allarme incendio con modulo indirizzato incorporato e cartello indicatore UN7546-16	cad	14	NOTIFIER	P700		Gruppo batterie gas estinguenti 1555 (normale + riserva)	cad	2	EUSEBI	ES001
	Pulsante manuale di allarme incendio con modulo indirizzato incorporato e cartello indicatore UN7546-16	cad	1	NOTIFIER	BG 14 ADPE		Centrale di ricezione incendi 2 loop (90x.4mm, 111 x 630 x 550mm)	cad	1	NOTIFIER	AN2000M
	Pulsante manuale a rotura vetro per comando spegnimento di colore giallo	cad	1	NOTIFIER	BG 35VIG		Unità di spegnimento (IUD.S.) (90x.4mm, 113 x 333 x 274h. mm)	cad	1	NOTIFIER	UDS-3N
	Pulsante manuale a rotura vetro per blocco spegnimento di colore blu	cad	1	NOTIFIER	BG 35VIB		Alimentatore 24Vcc (90x.4mm, 170 x 310 x 373h. mm)	cad	1	NOTIFIER	AL1-25-EN
	Alarme acustico incendio	cad	2	NOTIFIER	EM4 1224 16R		Modulo di interfaccia 1 uscita con isolatore	cad	10	NOTIFIER	CM41-1
	Pannello ottico acustico di allarme incendio	cad	1	NOTIFIER	PA11-EN		Modulo di interfaccia 1 ingresso con isolatore	cad	3	NOTIFIER	HM41-1
	Pannello ottico acustico di allarme incendio	cad	7	NOTIFIER	PA11-EN KIT-IP55		Modulo di interfaccia 2 ingressi con solatore per rivelatori di gas	cad	1	NOTIFIER	H721E
	Pannello ottico acustico di allarme incendio	cad	4	NOTIFIER	PA11-EN F-EL		Modulo di interfaccia per rivelatori ottici di fumo a sicurezza intrinseca	cad	1	NOTIFIER	IMX1
	Pannello ottico acustico di allarme incendio	cad	4	NOTIFIER	PA11-EN F-EL		Modulo di interfaccia 10 uscite relè	cad	1	NOTIFIER	CMX10RM

Nota 1: La disposizione dei componenti antincendio è indicativa. Verrà definita in fase di progettazione costruttiva. La disposizione dei sensori è calcolata secondo la norma UNI9295-2010.

Nota 2: Le opere civili, assenti ancora in fase di definizione potrebbero non essere perfettamente congruenti con il progetto definitivo.

PIANTA - SCALA 1:50

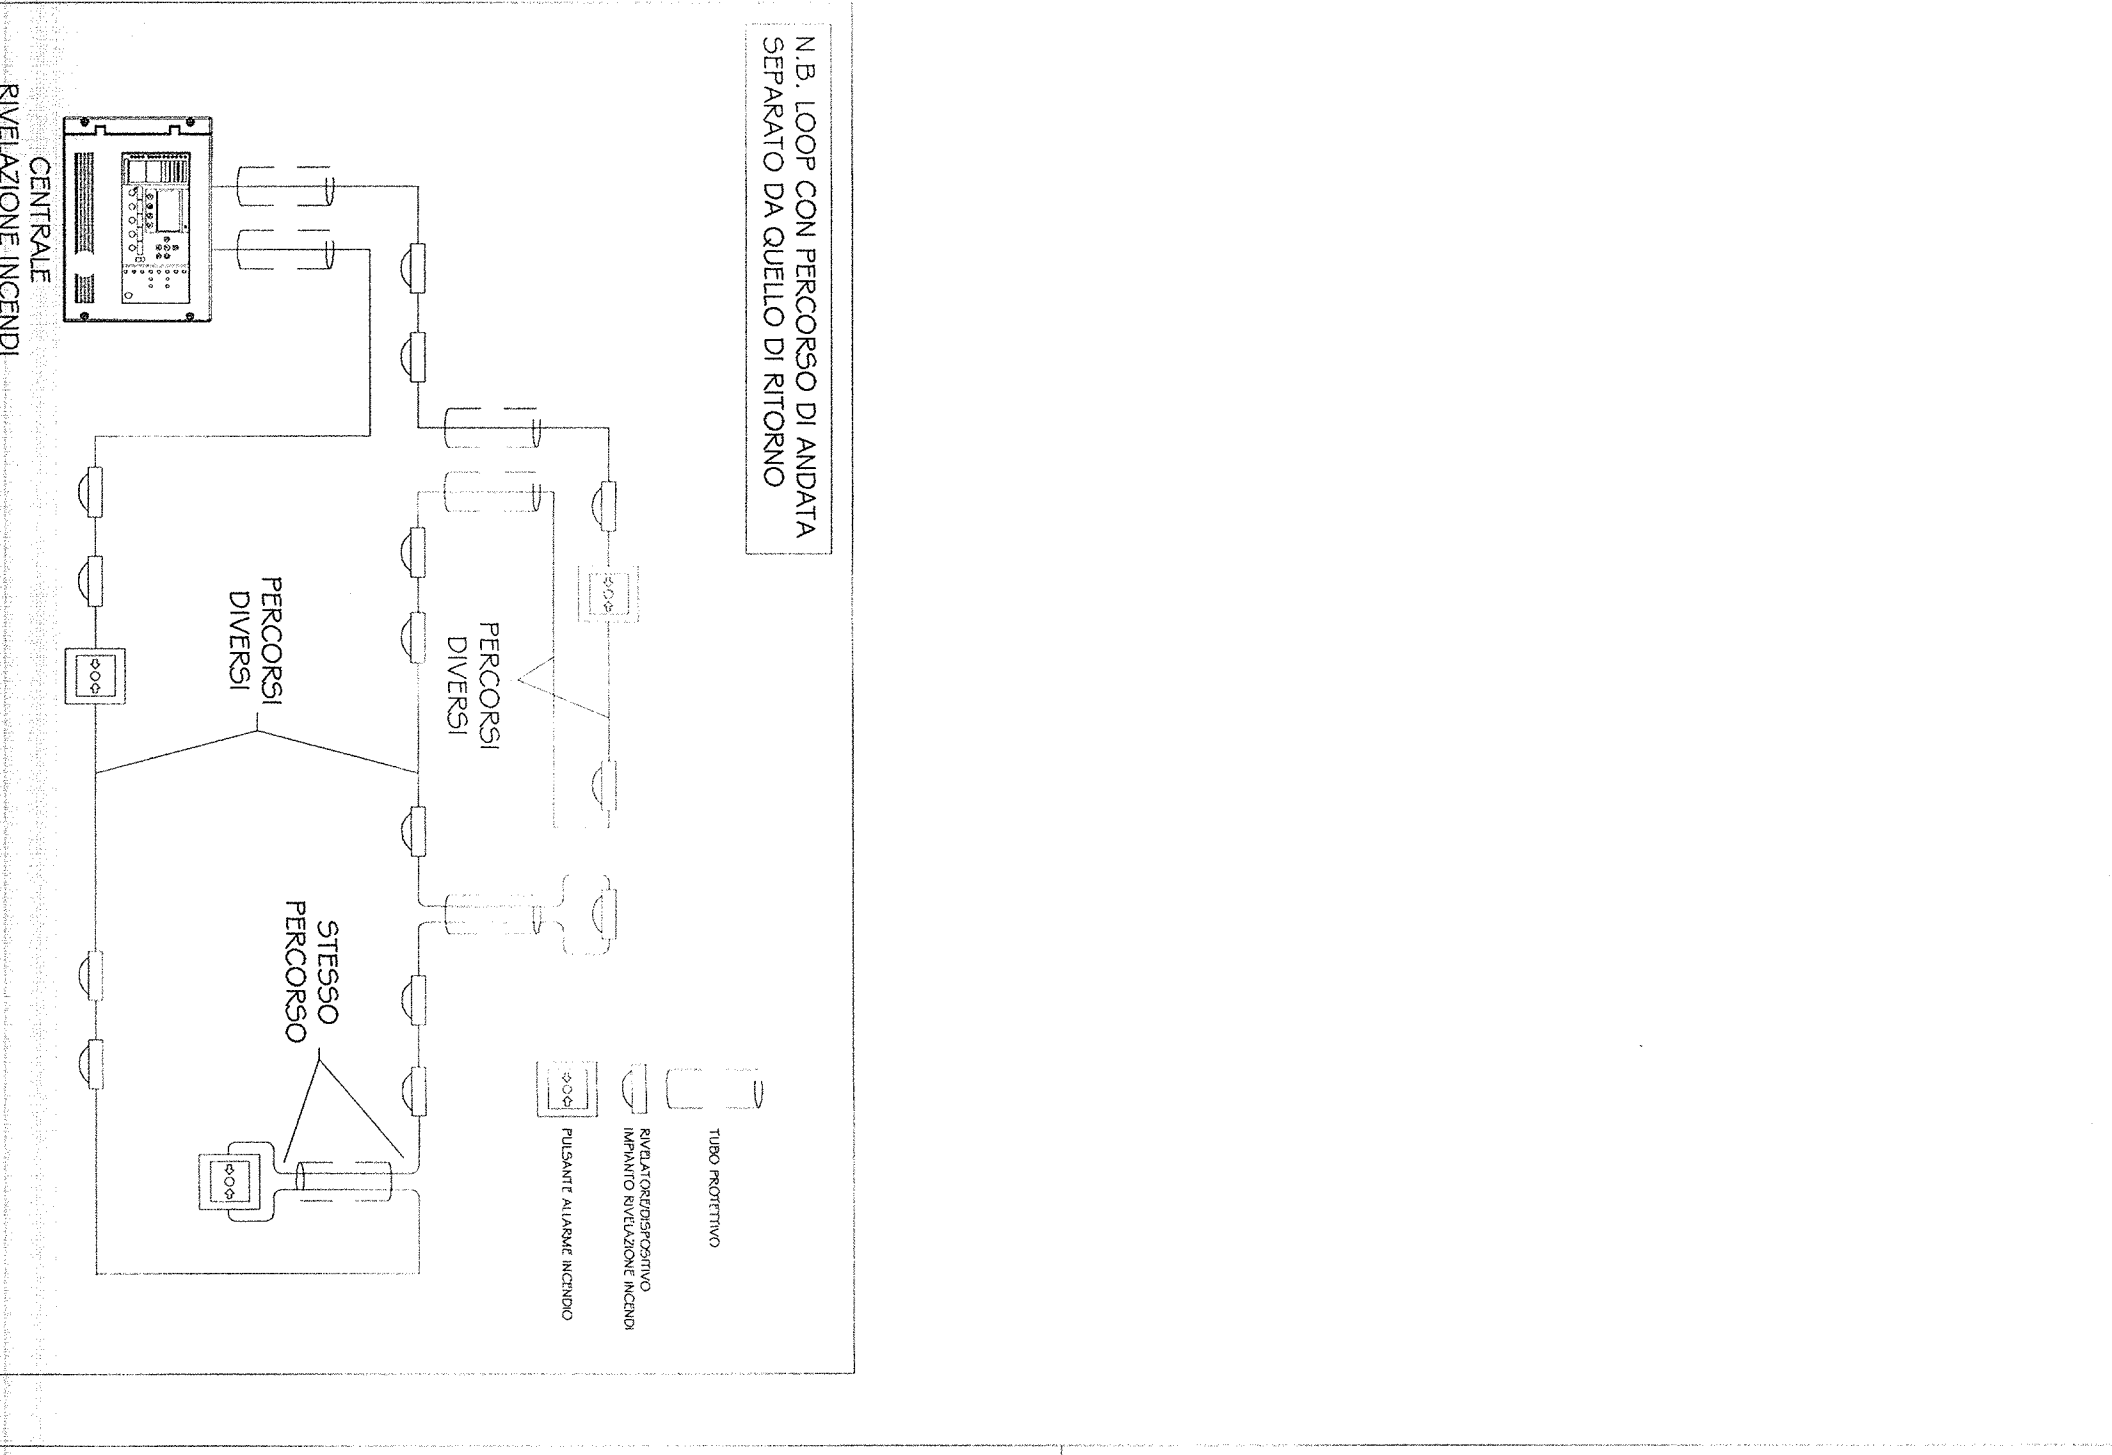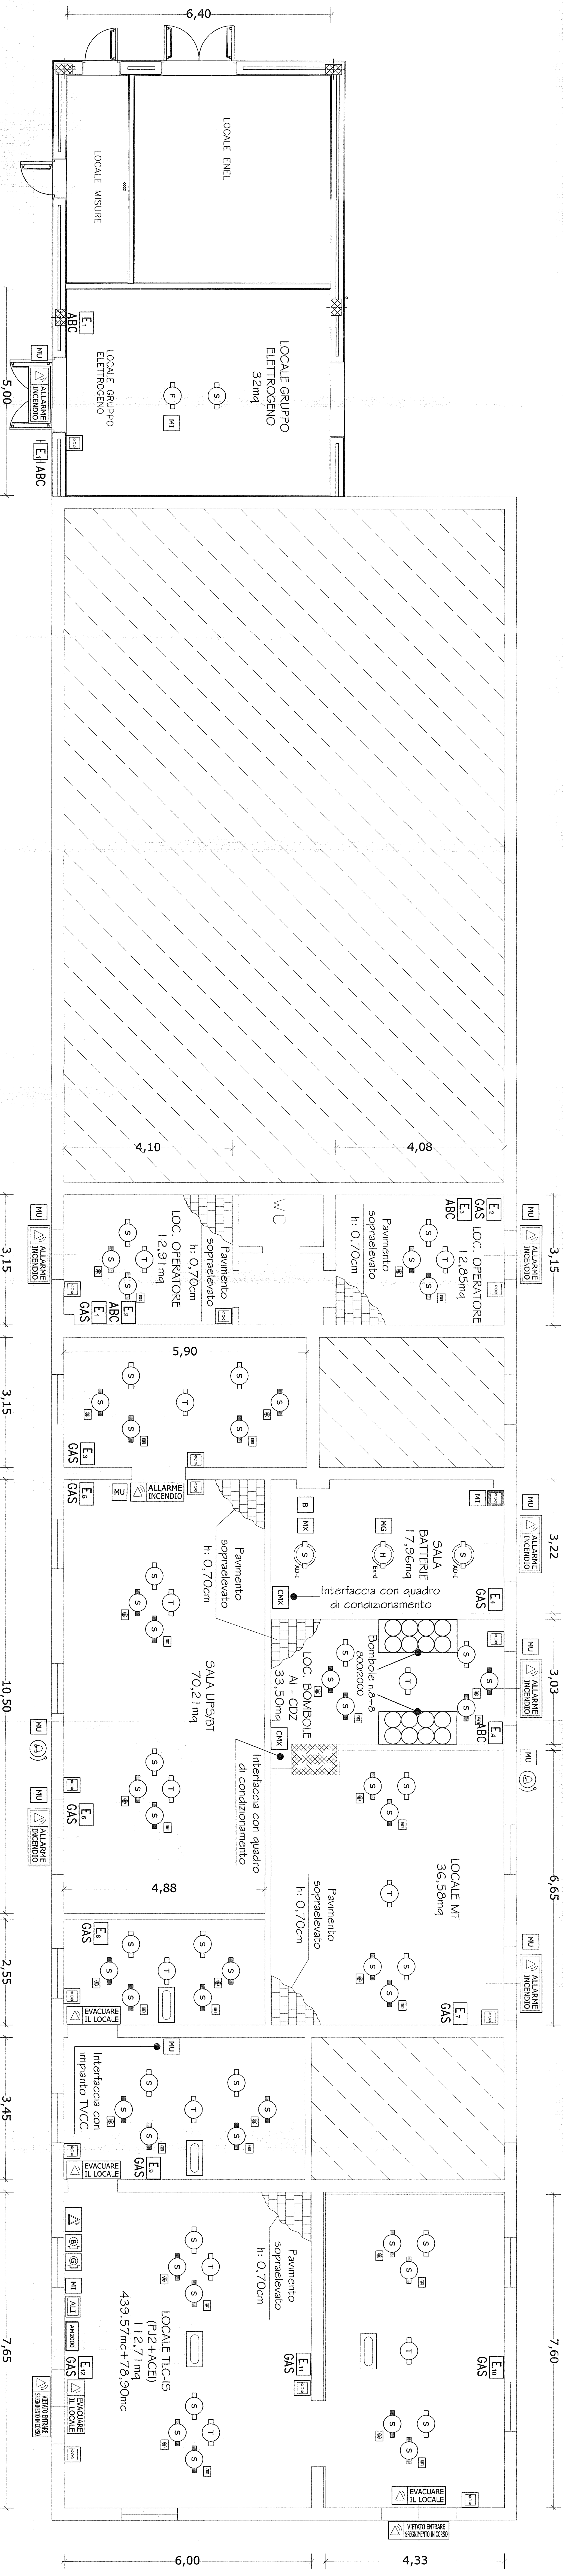

CONVENIENTE

ATA SORREGGIANZA

GENERAL CONTRACTOR

INFRASTRUTTURE FERROVIARIE STRATEGICHE DEFINITE DALLA LEONE OBIETTIVO N. 443/01

LINEA AV. /AC. TERZO VALICO DEI GIOVI

PROGETTO DEFINITIVO

IMPIANTO ANTINCENDIO

MASTER P12 TORTONA + ACEI

LAVORI APPARECCHIATURE

TRAFERI S.p.A. SCALA: 1:50

CONSOZIO SATURNIO

PROGETTORE

ARCHITETTO

INGEGNERE

CONTORE

REDAZIONE

VERBA CONSORTIO STRUTTORE

PROVINCIA DI TORTONA