


INTERNO LOCALE PGEP SCALA 1:25

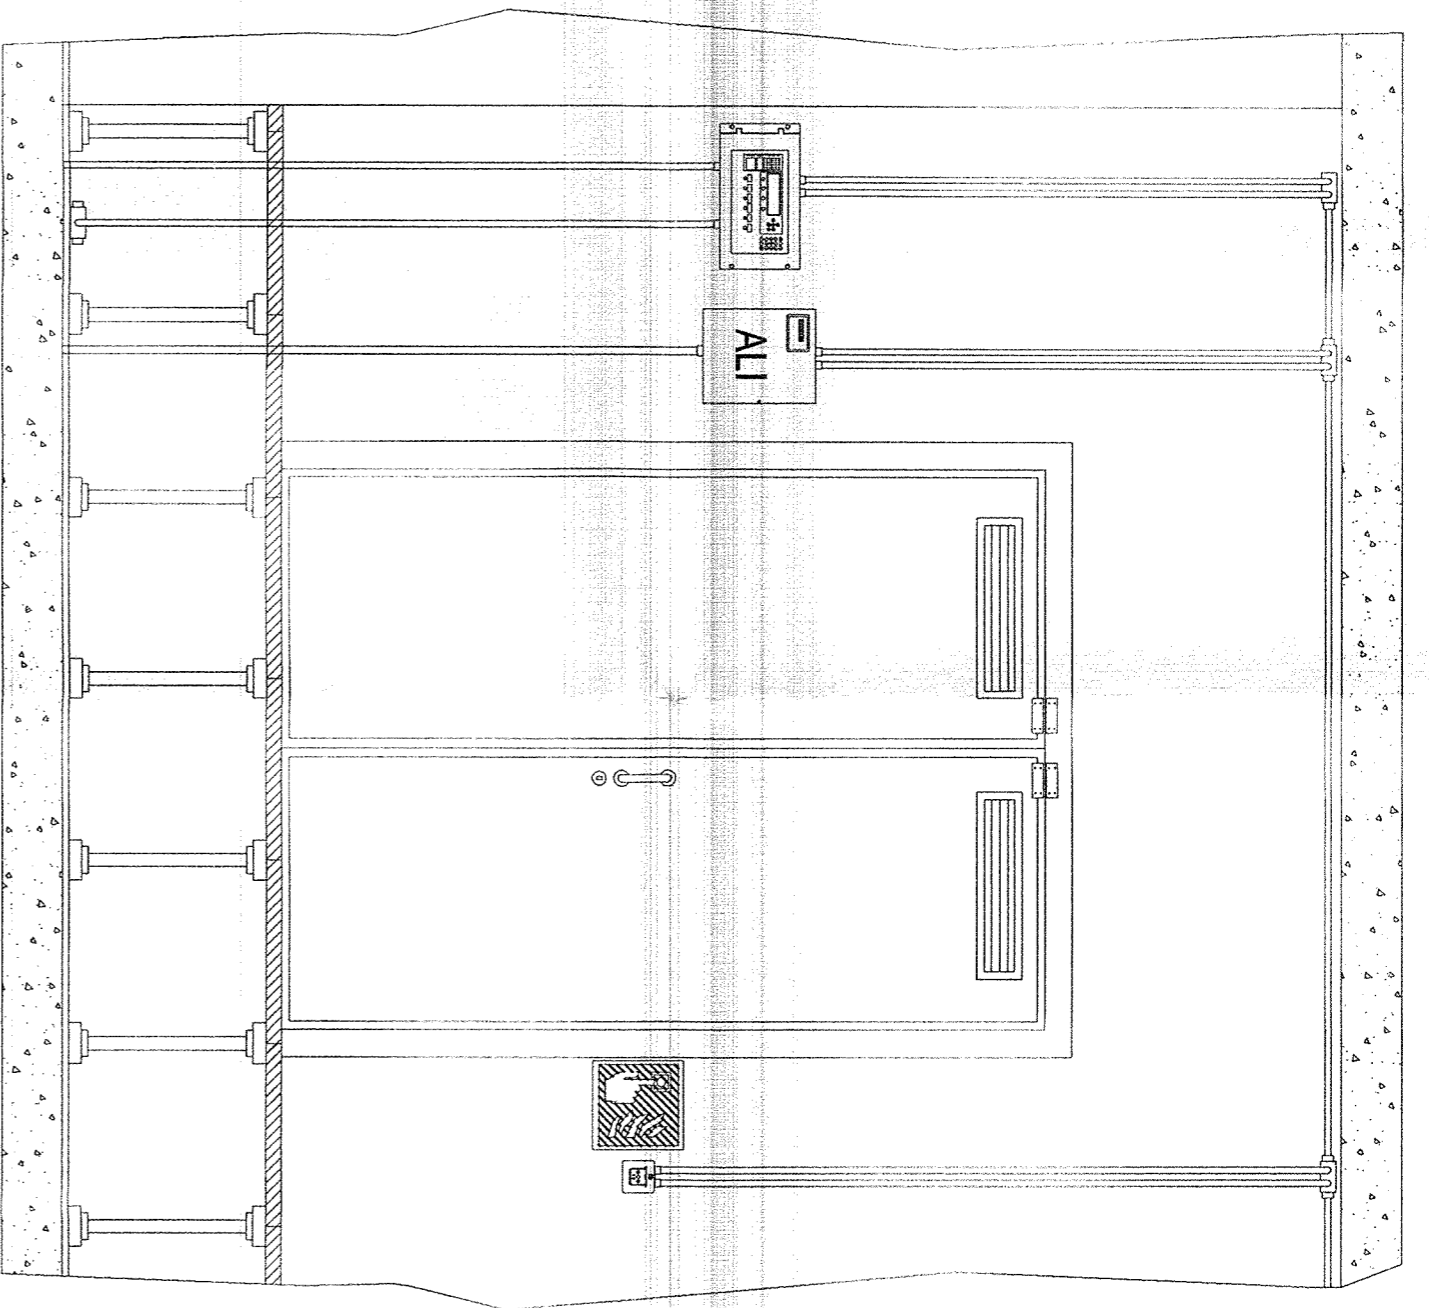


- Centrale di rivelazione incendi
- Alimentatore 24Vcc
- Carrello indicatore UN17546-16 (lato 33cm)
- Pulsante manuale di allarme incendio

LEGENDA SIMBOLI


SIMBOLO	DESCRIZIONE	U.M.	QUANTITA'	MARCA	MODELLO	SIMBOLO	DESCRIZIONE	U.M.	QUANTITA'	MARCA	MODELLO
	Rivelatore di temperatura con modulo isolatore installato a soffitto	cad	9	NOTIFIER	NFX1-TDIFF		Alimentatore 24Vcc (box dim. 170 x 310 x 373h mm.)	cad	1	NOTIFIER	ALI-25-EN
	Rivelatore ottico di fumo con modulo isolatore installato a soffitto	cad	10	NOTIFIER	NFX1-OPT		Modulo di interfaccia 1 uscita con isolatore	cad	7	NOTIFIER	CM41-1
	Rivelatore ottico di fumo con modulo isolatore installato sotto pavimento completo di ripetitore ottico di allarme a pavimento capassibile	cad	8	NOTIFIER	NFX1-OPT INDIC-PAV		Modulo di interfaccia 1 ingresso con isolatore	cad	3	NOTIFIER	MM41-1
	Pulsante manuale di allarme incendio con modulo indirizzato incorporato e cartello indicatore UN17546-16	cad	5	NOTIFIER	P700		Modulo di interfaccia 10 uscite relè	cad	1	NOTIFIER	CMX10RM
	Allarme acustico incendio	cad	1	NOTIFIER	EMA 1224 B4R		Estintore portatile manuale a polvere CE classe ABC 50kg, completo di cartello indicatore	cad	1	ZIGGIOTTO	ES0012 V0211N
	Pannello ottico-acustico di allarme IP55	cad	5	NOTIFIER	PANI-EN KIT-IP55		Estintore portatile manuale a gas CO2 "EN 3" classe 113B 5kg, completo di cassetta di contenimento a parete e cartello indicatore	cad	8	ZIGGIOTTO	ES0022 A0982 V0211N
	Sonda antilaglaggiamento puntiforme	cad	2	NOTIFIER	AL-03		Estintore portatile manuale a polvere "EN 3" classe 34A, 233B, C 6kg, completo di cassetta di contenimento a parete e cartello indicatore	cad	1	ZIGGIOTTO	ES0001 A0982 V0211N
	Centrale di rivelazione incendi 2 loop (Box dim. 111 x 483 x 266h mm.)	cad	1	NOTIFIER	AM2000N						

Nota 1: La disposizione dei componenti antincendio è indicativa. Verrà definita in fase di progettazione costruttiva. La disposizione dei sensori è calcolata secondo la norma UNI9795-2010.
 Nota 2: Le opere civili essendo ancora in fase di definizione potrebbero non essere perfettamente congruenti con il progetto definitivo.

PIANTA - SCALA 1:50

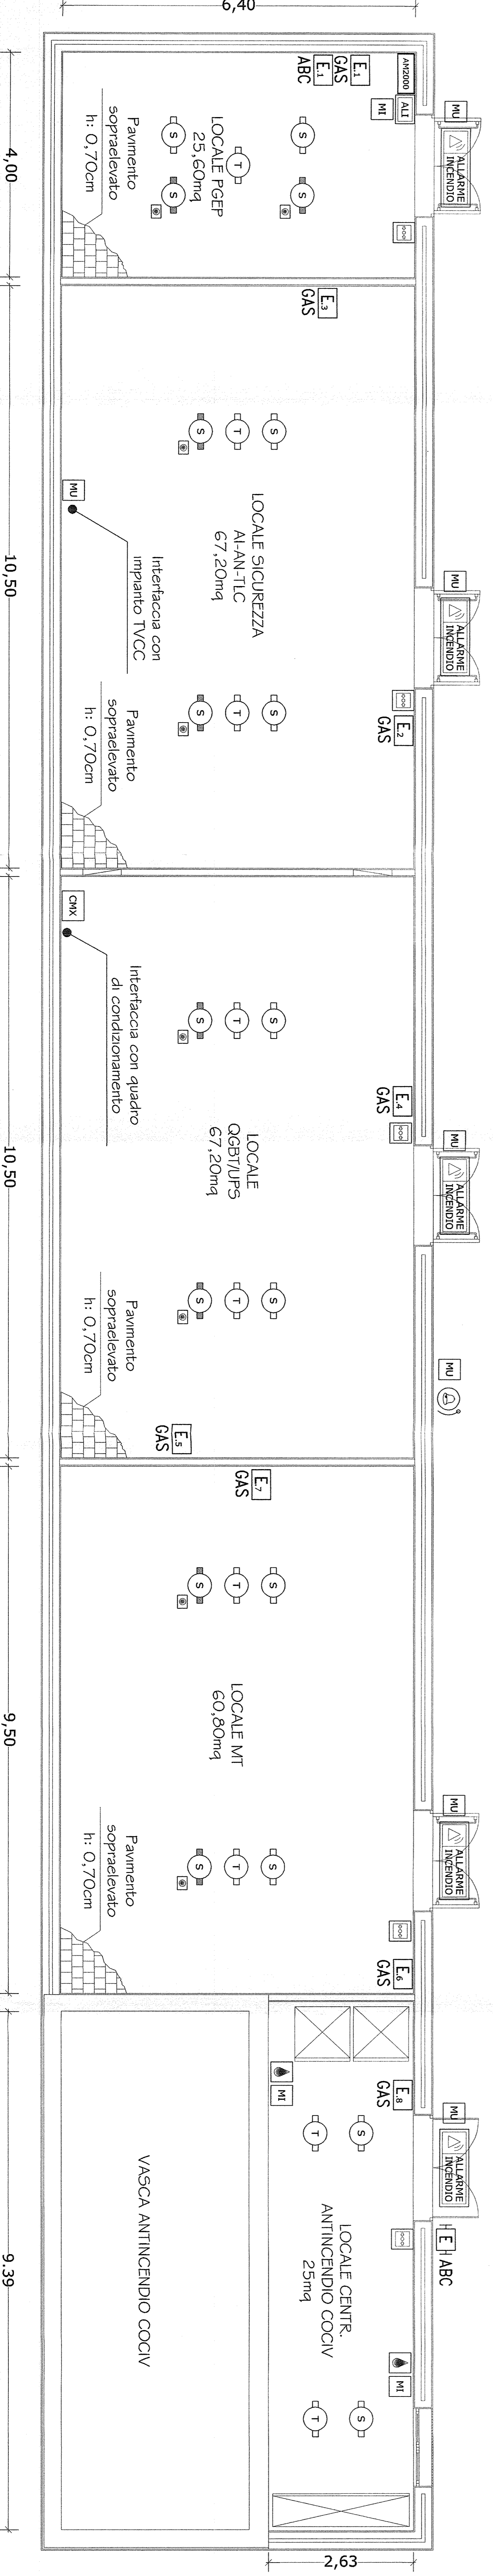

N.B. LOOP CON PERCORSO DI ANDATA SEPARATO DA QUELLO DI RITORNO

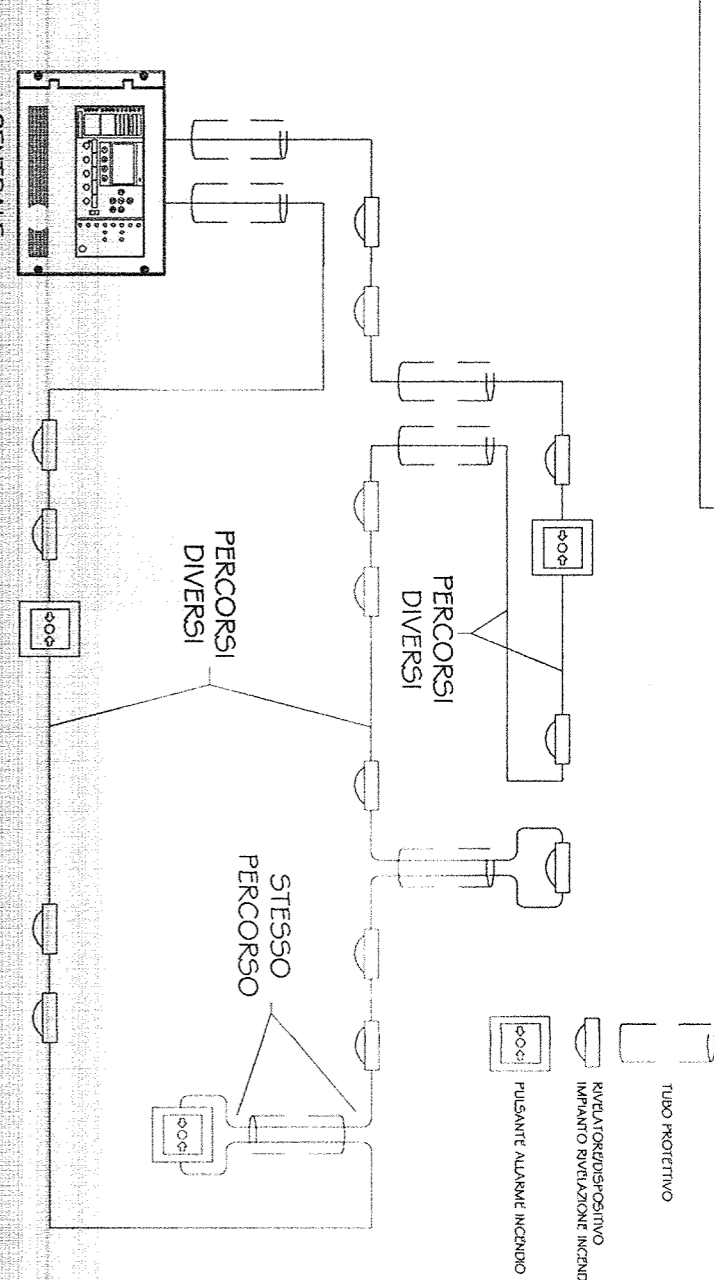

CENTRALE RIVELAZIONE INCENDI

COMMENTI:



ALTA SORVEGLIANZA



GENERAL CONTRACTOR:



INFRASTRUTTURE FERROVIARIE STRATEGICHE DEFINITE DALLA LEGGE ORBITIVO N. 443/01
 LINEA AV./A.C. TERZO VALICO DEI GIOVI
 PROGETTO DEFINITIVO

IMPIANTO ANTINCENDIO FABBRICATO SICUREZZA IMBOCCO NORD GALLERIA SERRAVALLE LAYOUT APPARECCHIATURE

ANTINCENDIO AGENZIA CONTRATTORI
 IL PROGETTISTA INVESTITORE DI VILLANOVA
 COCIV
 DATA: 19 MAR 2010
 SCALA: 1:50

CONSORZIO SATURNO
 PROGETTAZIONE: SATURNO
 DATA: 19 MAR 2010
 SCALA: 1:50

Rev.	Descrizione	Redatto	Data	Verificato	Data	Il RESPONSABILE DELLA PROVA	Il RESPONSABILE DELLA PROVA
A	EMISSIONE	[Signature]	19/03/10	[Signature]	19/03/10	[Signature]	[Signature]
B							
C							

File: A301000202010012_1095
 CUP: F81H20000000008