


LEGENDA SIMBOLI

SIMBOLO	DESCRIZIONE	U.M.	QUANTITA'	MARCA	MODELLO
T	Rivelatore di temperatura con modulo isolatore installato a soffitto	cad	1	NOTIFIER	NFX1-TDIF
S	Rivelatore ottico di fumo con modulo isolatore installato a soffitto	cad	2	NOTIFIER	NFX1-OPT
S	Rivelatore ottico di fumo con modulo isolatore installato sotto pavimento completo di ripetitore ottico di allarme a pavimento calpestabile	cad	2	NOTIFIER	NFX1-OPT INDIC-PAV
☐	Pulsante manuale di allarme incendio con modulo indirizzato incorporato e cartello indicatore UNI7546-16	cad	1	NOTIFIER	P700
🔊	Allarme acustico incendio	cad	1	NOTIFIER	EMA 1224 BAR
🔊	Pannello ottico acustico di allarme IP55	cad	1	NOTIFIER	PAN1-EN KIT-IP55
AM2000	Centrale di rivelazione incendi 2 loop (Box dim. 111 x 483 x 266h mm.)	cad	1	NOTIFIER	AM2000N
MU	Modulo di interfaccia 1 uscita con isolatore	cad	3	NOTIFIER	CM1-1
E GAS	Estintore portatile manuale a gas CO2 "EN 3" classe 113B 5kg, completo di cassetta di contenimento a parete e cartello indicatore	cad	1	ZIGGIOTTO	ES0022 A0982 V0211N


Nota 1: La disposizione dei componenti antincendio è indicativa. Verrà definita in fase di progettazione costruttiva.
 La disposizione dei sensori è calcolata secondo la norma UNI9795-2010.
 Nota 2: Le opere civili essendo ancora in fase di definizione potrebbero non essere perfettamente congruenti con il progetto definitivo.

PIANTA - SCALA 1:50

Interfaccia con quadro di condizionamento

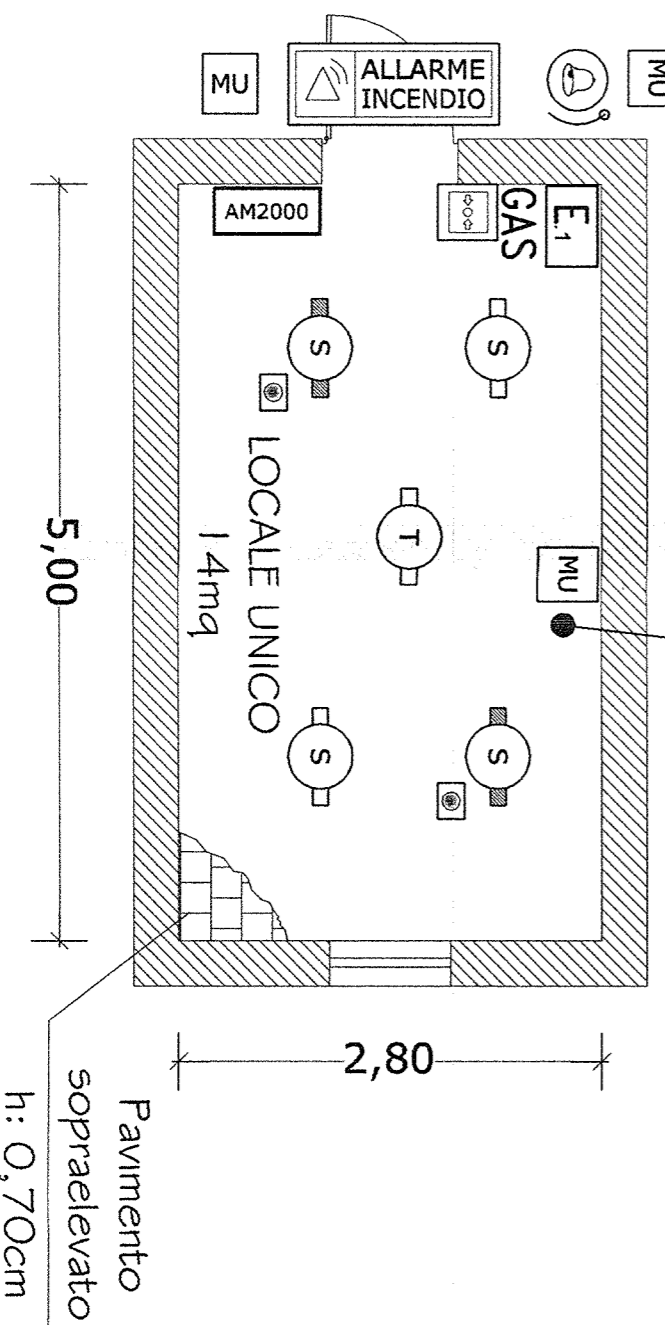

N.B. LOOP CON PERCORSO DI ANDATA SEPARATO DA QUELLO DI RITORNO

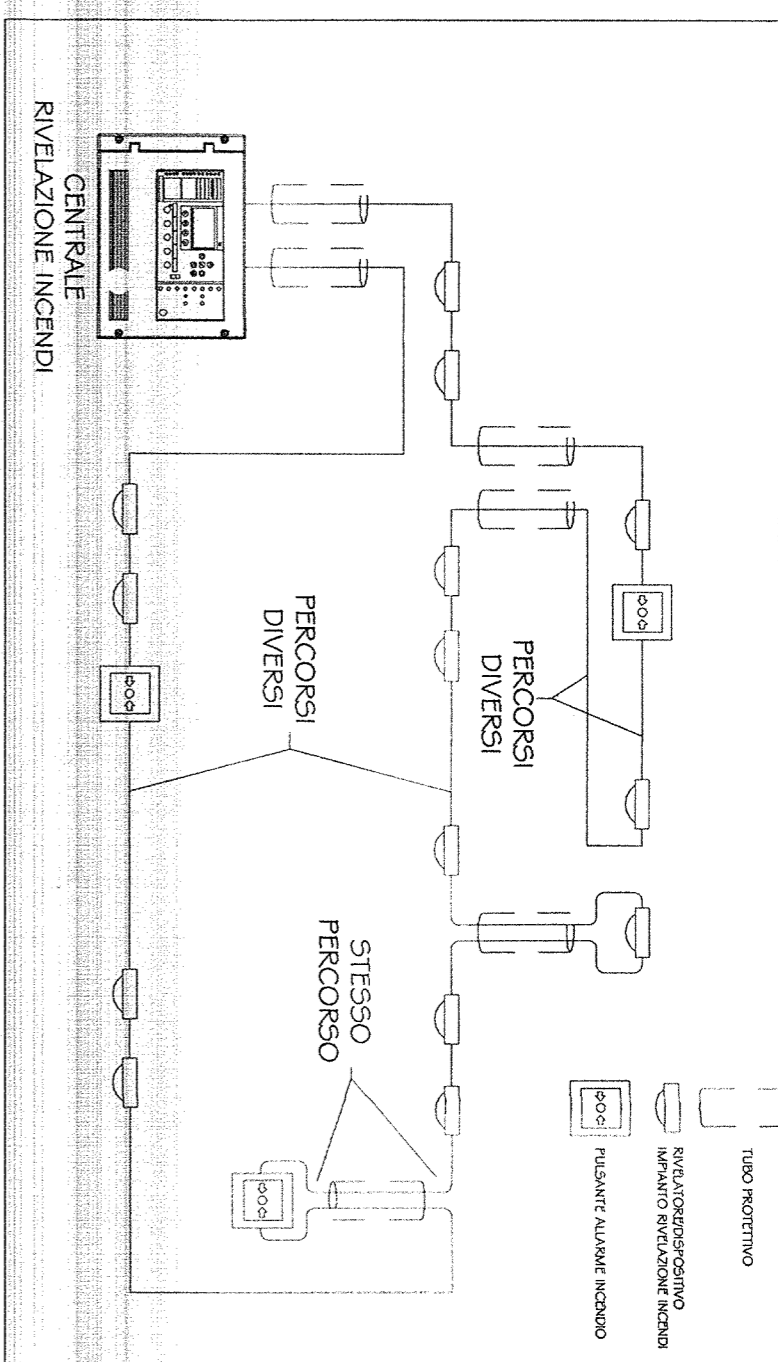

COMMITTENTE:

RFI
 RETE FERROVIARIA ITALIANA
 GRUPPO FERROVIE DELLO STATO ITALIANO

ALTA SORVEGLIANZA:

ITALFERR
 GRUPPO FERROVIE DELLO STATO ITALIANO

GENERAL CONTRACTOR:

COOP
 Consorzio Collegamenti Integrati Vobati

INFRASTRUTTURE FERROVIARIE STRATEGICHE DEFINITE DALLA LEGGE OBIETTIVO N. 443/01
 LINEA A.V. /A.C. TERZO VALICO DEI GIOVI
 PROGETTO DEFINITIVO

IMPIANTO ANTINCENDIO
 FABBRICATO RTB
 LAYOUT APPARECCHIATURE

GENERAL CONTRACTOR: ITALFERR S.P.A. SCALA: 1:50

IL PROGETTO È STATO ELABORATO IN OTTOBRE 2012
 ORDINI INGEGNERIA DI MILANO
 Project Manager: *[Signature]*

COMMESSA: LOTTO FASE ENTE TIPO DOC. OPERA/DISCIPLINA PROG. REV. FOGLIO
 A301 00 C.V. 2L A11000A G21 A 001 di 001

DATA: 19/02/12

CONSORZIO SATURNO

PROGETTAZIONE: *[Signature]*

Rev. Descrizione Redatto Data Verificato Data Approvato Data

A	EMISSIONE	<i>[Signature]</i>	13/02/12	<i>[Signature]</i>	13/02/12	13/02/12
B						
C						

Firma: *[Signature]* 19/02/12

PROVA DI ACCETTAZIONE

DOT. ING. GIACOMO LUIGI

File: A301000021A0000021_1864

Cod. origine: 1864

CUP: F81H920000000008