


INTERNO O LOCALE APPARATIS - TLC SCALA 1:25

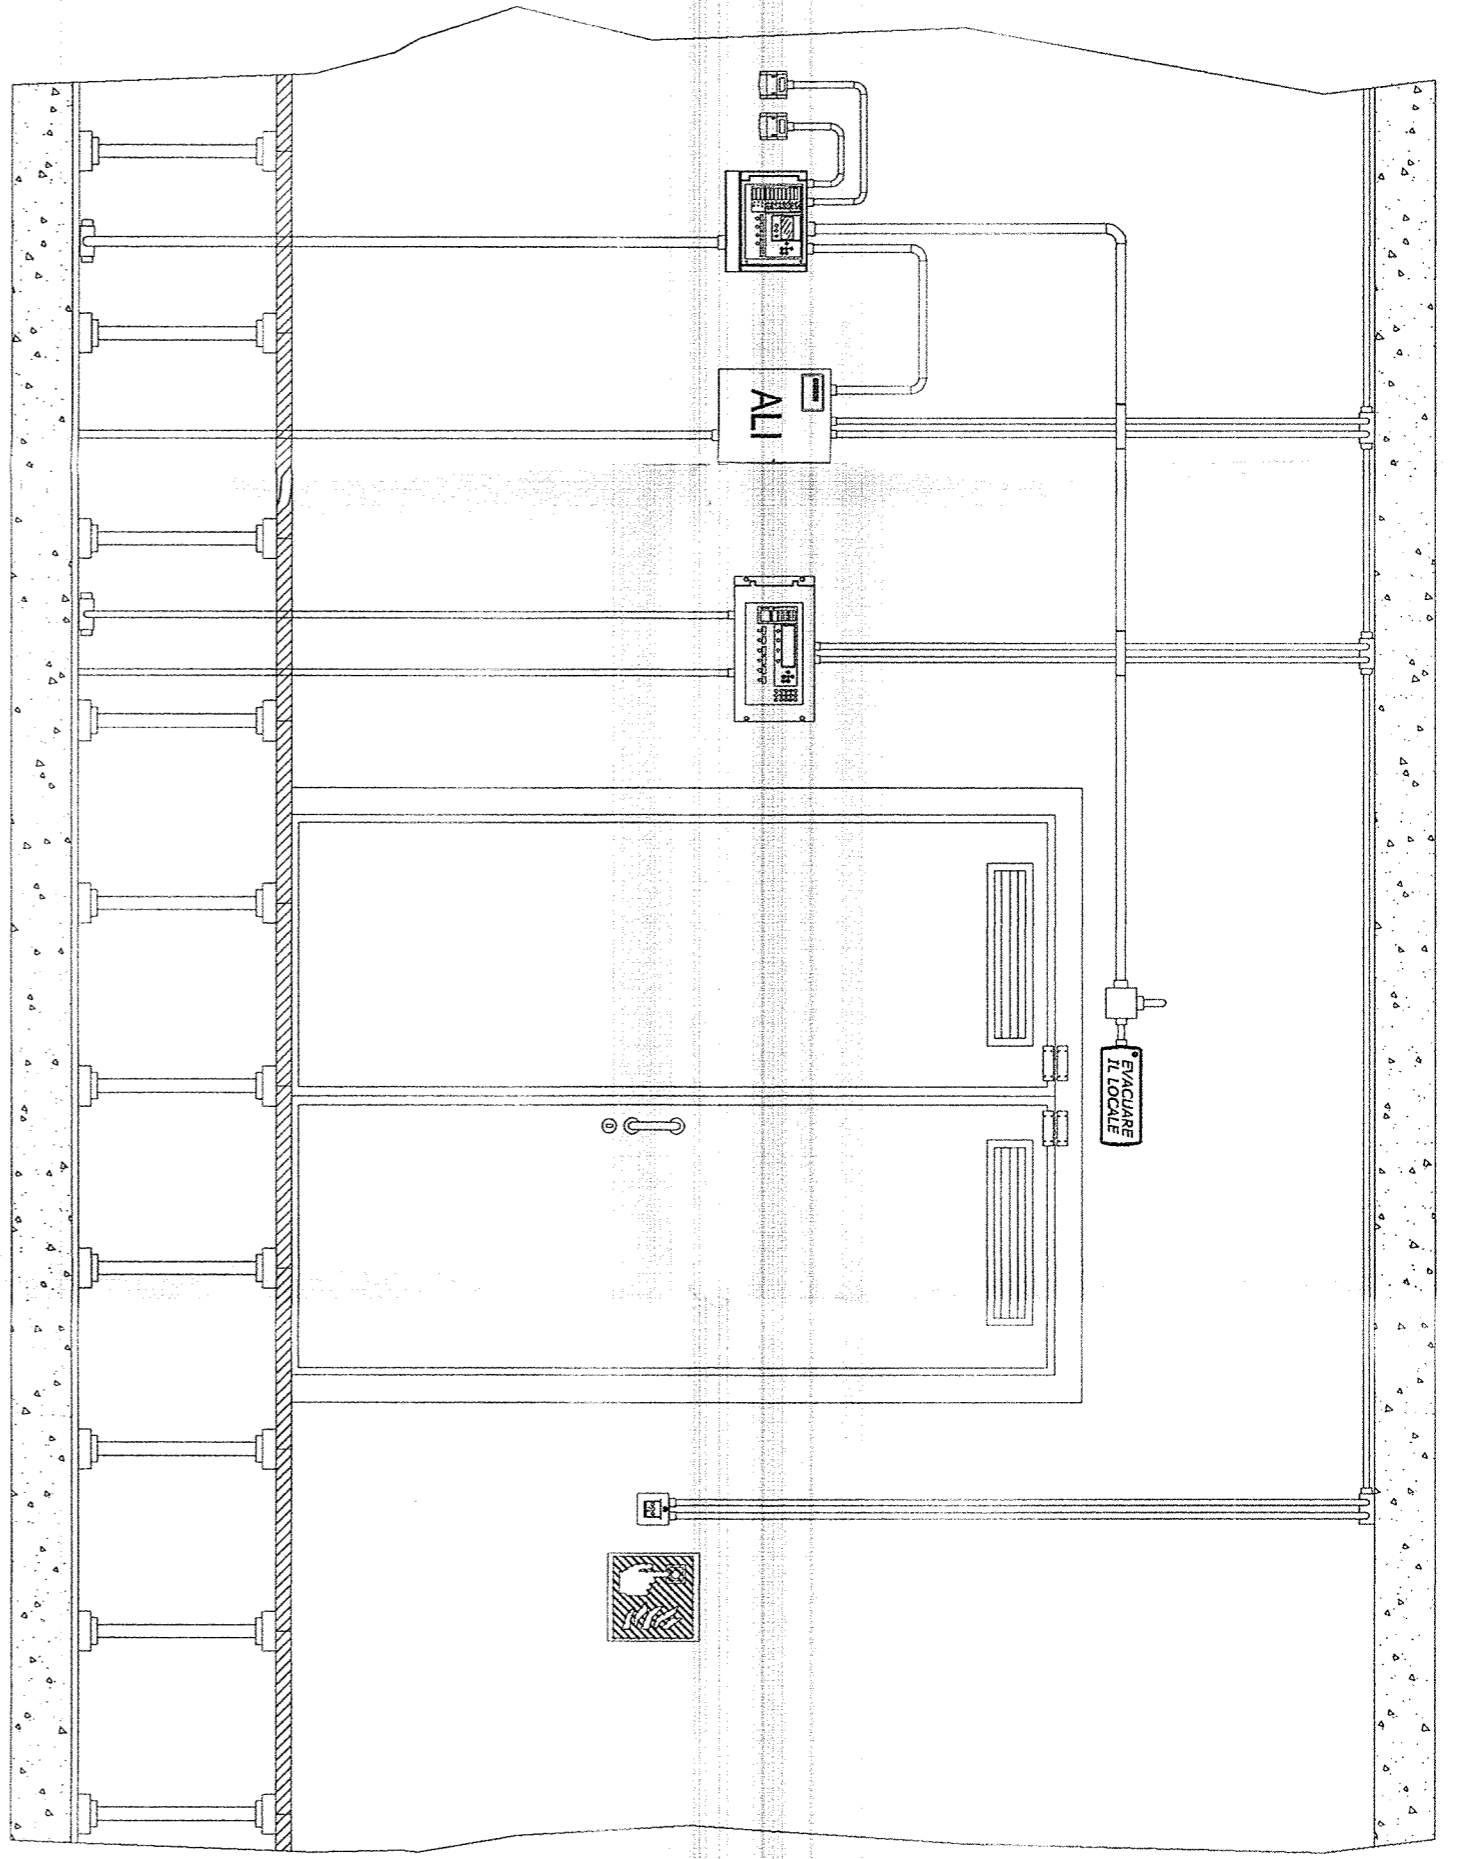

- Pannello ottico acustico di allarme incendio
- Unità di spegnimento UDS
- Centrale di rivelazione incendi
- Alimentatore 24Vdc
- Caricello Indicatore UNI7546-16 (Lato 33mm)
- Pulsante manuale di allarme incendio
- Pulsante manuale a rottura vetro per comando/blocco spegnimento

PIANTA - SCALA 1:50



LEGENDA SIMBOLI


SIMBOLO	DESCRIZIONE	U.M.	QUANTITÀ	MARCA	MODELLO	SIMBOLO	DESCRIZIONE	U.M.	QUANTITÀ	MARCA	MODELLO	SIMBOLO	DESCRIZIONE	U.M.	QUANTITÀ	MARCA	MODELLO
	Rivelatore di temperatura con modulo isolatore installato a soffitto	cad	12	NOTIFIER	NPX-TDUF		Allarme acustico incendio	cad	1	NOTIFIER	EM4 1224 BKR		Modulo di interfaccia per rivelatori ottici di fumo a sicurezza intrinseca	cad	1	NOTIFIER	IMX1
	Rivelatore ottico di fumo con modulo isolatore installato a soffitto	cad	17	NOTIFIER	NPXI-ORT		Pannello ottico acustico di allarme IP95	cad	5	NOTIFIER	PAN-EN KIT-IP95		Barriera a sicurezza intrinseca	cad	1	NOTIFIER	Z 972
	Rivelatore ottico di fumo AD-1 installato a soffitto	cad	2	NOTIFIER	IDX-751ME		Pannello ottico acustico di allarme "EVALUARE IL LOCALE"	cad	1	NOTIFIER	PAN-EN P-EL		Modulo di interfaccia 10 uscite relè	cad	1	NOTIFIER	CMX10RM
	Rivelatore di fidrogeno AD-PE con scheda relè installato a soffitto	cad	1	NOTIFIER	VGS-AD-H2 SK BR3N		Pannello ottico acustico di allarme IP95 "SPENNAMENTO IN CORSO"	cad	1	NOTIFIER	PAN-EN P-5S		Gruppo bombole gas estinguibile IG55 (formato + riserva)	cad	2	EUSEBI	EU5EB1
	Rivelatore di fiamma a raggi ultravioletti	cad	1	NOTIFIER	40/40U		Centrale di rivelazione incendi 2 loop installato a soffitto	cad	1	NOTIFIER	AM200NM		Impianto automatico di spegnimento a gas	cad	1	EUSEBI	EU5EB1
	Rivelatore ottico di fumo con modulo isolatore installato a soffitto	cad	16	NOTIFIER	NPXI-ORT IND-C-PAV		Unità di spegnimento (U.D.S.) (box dlm. 113 x 333 x 274h mm.)	cad	1	NOTIFIER	UDS-3N		Estintore portatile manuale a gas CO2 EN3 3"	cad	1	ZIGGIOTTO	ES0012 V0211N
	Pulsante manuale di allarme incendio caricello indicatore UNI7546-16	cad	8	NOTIFIER	P700		Alimentazione 24Vdc (box dlm. 170 x 310 x 373h mm.)	cad	1	NOTIFIER	ALI-3S-EN		Estintore portatile manuale a gas CO2 EN3 3"	cad	11	ZIGGIOTTO	ES0022 V0211N
	Pulsante manuale di allarme incendio AD-PE e caricello indicatore UNI7546-16	cad	1	NOTIFIER	BG 14 ADPE		Modulo di interfaccia 1 uscita con isolatore	cad	7	NOTIFIER	CHM1-1		Estintore portatile manuale a gas CO2 EN3 3"	cad	2	ZIGGIOTTO	ES0091 V0211N
	Pulsante manuale a rottura vetro per comando spegnimento di calore fissa	cad	1	NOTIFIER	BG 35VG		Modulo di interfaccia 2 ingressi con isolatore	cad	3	NOTIFIER	HM41-1		Estintore portatile manuale a gas CO2 EN3 3"	cad	2	ZIGGIOTTO	ES0092 V0211N
	Pulsante manuale a rottura vetro per blocco spegnimento di calore fissa	cad	1	NOTIFIER	BG 35VB		Modulo di interfaccia 2 ingressi con isolatore per rivelatori di gas	cad	1	NOTIFIER	H721E						

Nota 1: La disposizione dei componenti antincendio è indicativa. Verrà definita in fase di progettazione costruttiva.

Nota 2: Le opere civili esistenti ancora in fase di definizione potrebbero non essere perfettamente compatibili con il progetto definitivo.

N.B. LOOP CON PERCORSO DI ANDATA

SEMPRANO DA QUELLO DI RITORNO

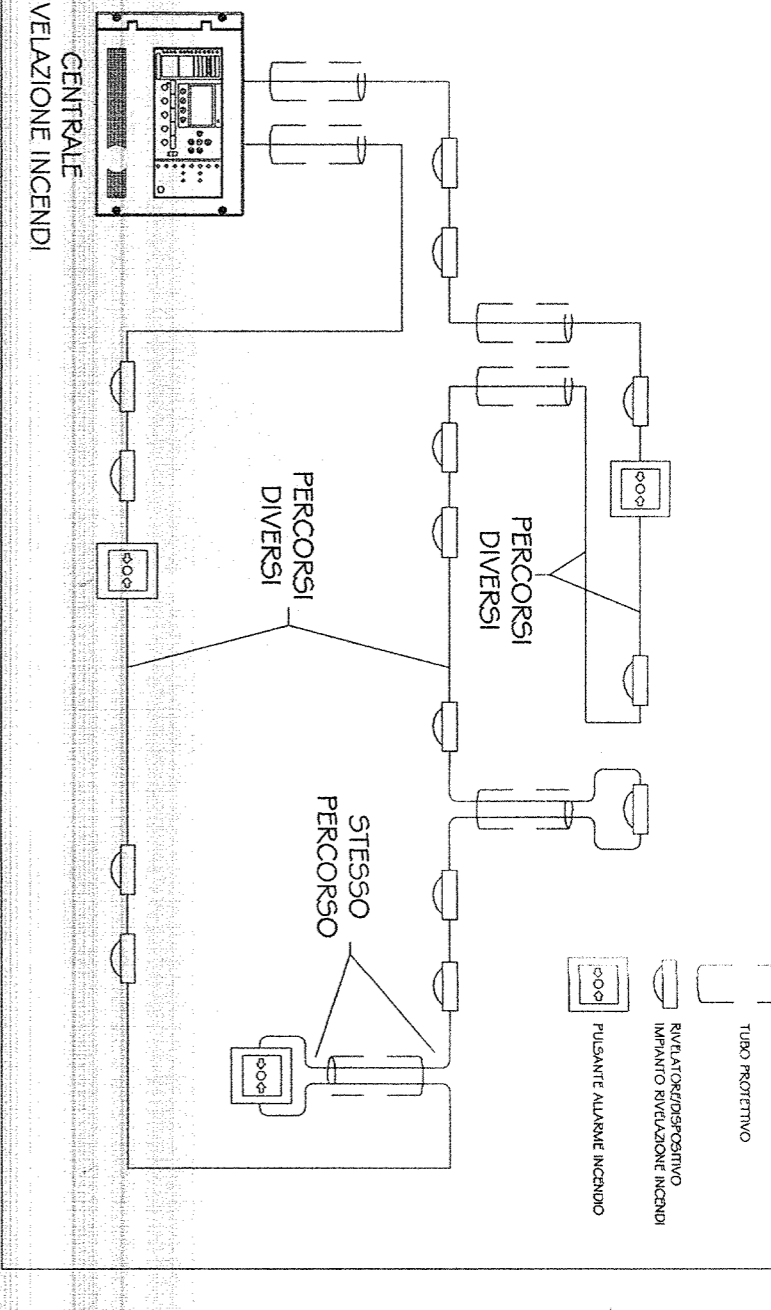

COMITENTE:

GRUPPO FERROVIARIO ITALIANA
REFERENZIALE
GRUPPO FERROVIE DELLO STATO ITALIANO

ALTA SPONDEGANZA

ITALFERRA
Consorzio Ferrovie dello Stato Italiane

GENERALI CONTRATTORI:

COOP
Consorzio Cooperatori Italiani

INFRASTRUTTURE FERROVIARIE STRATEGICHE DEFINITE DALLA
LEGE OBETTIVO N. 443/01

LINEA A.V./A.C. TERZO VALICO DEI GIOVI
PROGETTO DEFINITIVO

IMPIANTO ANTINCENDIO
P.U1/P.02 RACCORDO TECNICO
LAYOUT APPARECCHIATURE

GENERALI CONTRATTORI	Scanno	ITALFERRA S.p.A.	SCALA:	1:50
PROGETTISTA	Scanno	ITALFERRA S.p.A.	PROG.	GREDA/DISPER/PIUMA
REDAZIONE	Scanno	ITALFERRA S.p.A.	REV.	A 0001 H-001
VERIFICA	Scanno	ITALFERRA S.p.A.	REV.	A 0001 H-001
APPROVAZIONE	Scanno	ITALFERRA S.p.A.	REV.	A 0001 H-001

SATURNIO

PROGETTO	Disegnato	Disegnato	Disegnato	Disegnato	Disegnato	Disegnato
VERIFICA	Disegnato	Disegnato	Disegnato	Disegnato	Disegnato	Disegnato
APPROVAZIONE	Disegnato	Disegnato	Disegnato	Disegnato	Disegnato	Disegnato

Scale in dpi: 1:1
TUTTI I DIRITTI RISERVATI. RIPRODUZIONE SENZA PERMESSA È VIETATA.
CIP: EB182000000000