


PIANTA PIANO TERRA - SCALA 1:50

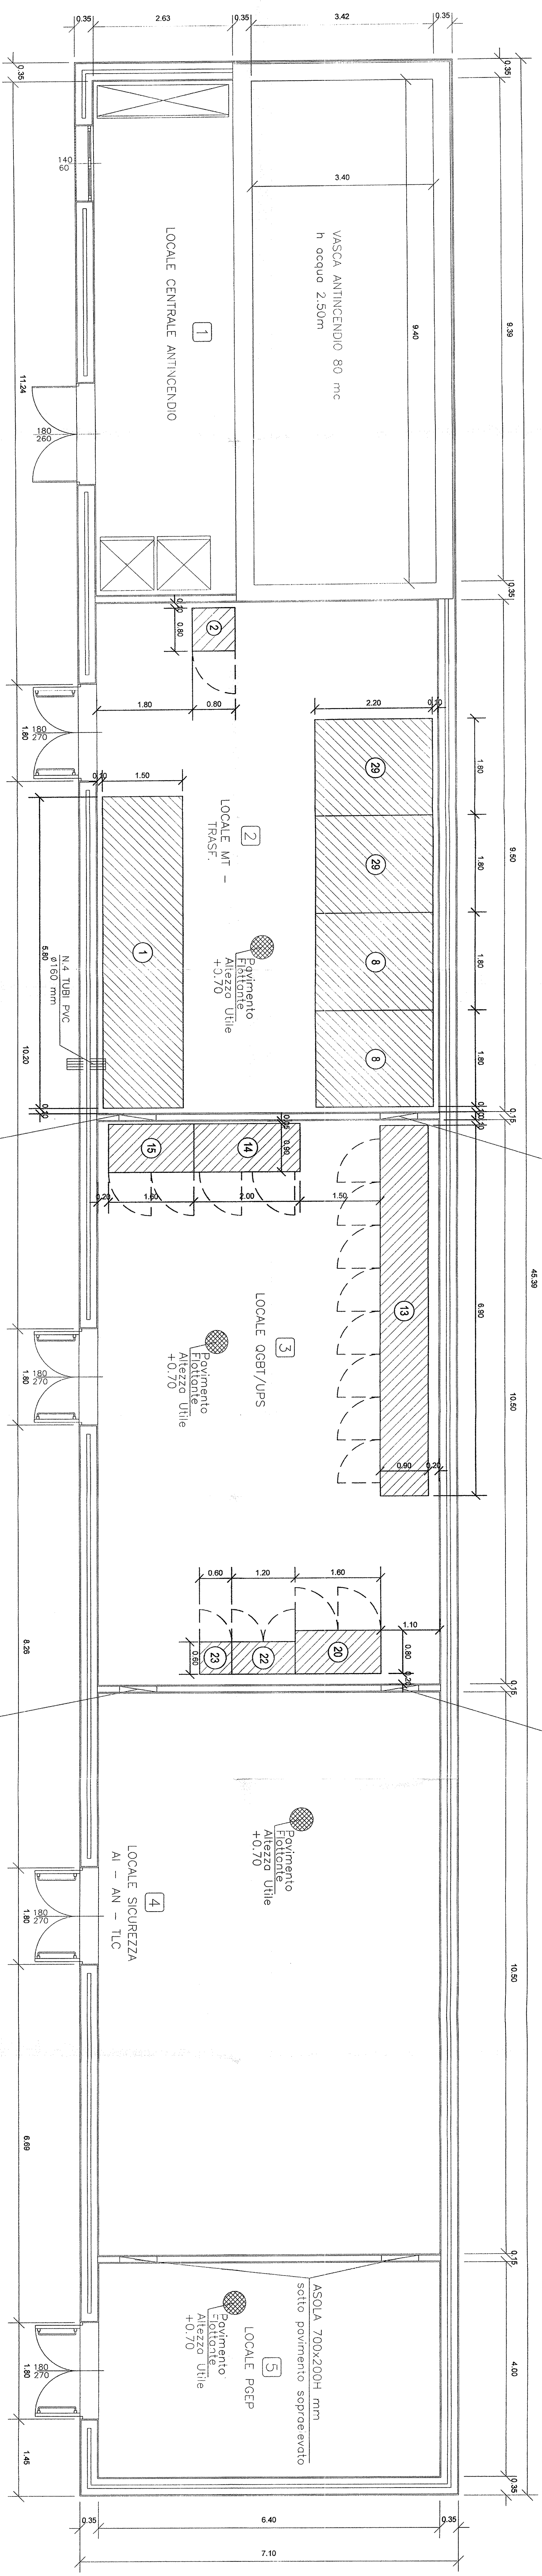

LINEA B.D.  
 PLANIMETRIA  
 ASOLA 700x200H mm  
 sotto pavimento sopraelevato  
 ASOLA 700x200H mm  
 sotto pavimento sopraelevato  
 ASOLA 700x200H mm  
 sotto pavimento sopraelevato  
 ASOLA 700x200H mm  
 sotto pavimento sopraelevato

NOTE GENERALI

1	LE MISURE SONO ESPRESSE IN METRI.	3	QUESTO DOCUMENTO È VALIDO PER INTERFACCIA TRALE CO.CO. E LE TECNOLOGIE
2	QUESTO DOCUMENTO È VALIDO PER INTERFACCIA TRALE CO.CO. E LE TECNOLOGIE	4	LEGENDA APPARECCHIATURE IMP. LUCE E F.M. - RIF. ASTIS

POS.	DESCRIZIONE	Q.TA	POS.	Q.TA
1	080 x 080 x 2000	1	2001	2
2	080 x 080 x 2000	1	2002	2
3	080 x 080 x 2000	1	2003	2
4	080 x 080 x 2000	1	2004	2
5	080 x 080 x 2000	1	2005	2
6	080 x 080 x 2000	1	2006	2
7	080 x 080 x 2000	1	2007	2
8	080 x 080 x 2000	1	2008	2
9	080 x 080 x 2000	1	2009	2
10	080 x 080 x 2000	1	2010	2

GENERAL CONTRACTOR: ITALFER S.p.A.

COMITENTE: **SRFI** RETE FERROVIARIA ITALIANA

ALTA SPERANZA: **ITALFER** GRUPPO FERROVIE DELLO STATO ITALIANO

INFRASTRUTTURE FERROVIARIE STRATEGICHE DEFINITE DALLA LEGGE OBBIETTIVO N. 443/01

LINEA AV. JA.C. TERZO VALICO DEI GIOVI

PROGETTO DEFINITIVO

IMPIANTO LUCE E FM  
 LAY OUT APPARATI LFM  
 CABINA SICUREZZA IMBOCCO NORD SERRAVALLE

SCALE: 1:50

PROGETTO: SATURNO

REVISIONI:

REV.	DATA	DESCRIZIONE
01	11/01/04	PROGETTO DEFINITIVO