


PIANTA PIANO TERRA - SCALA 1:50

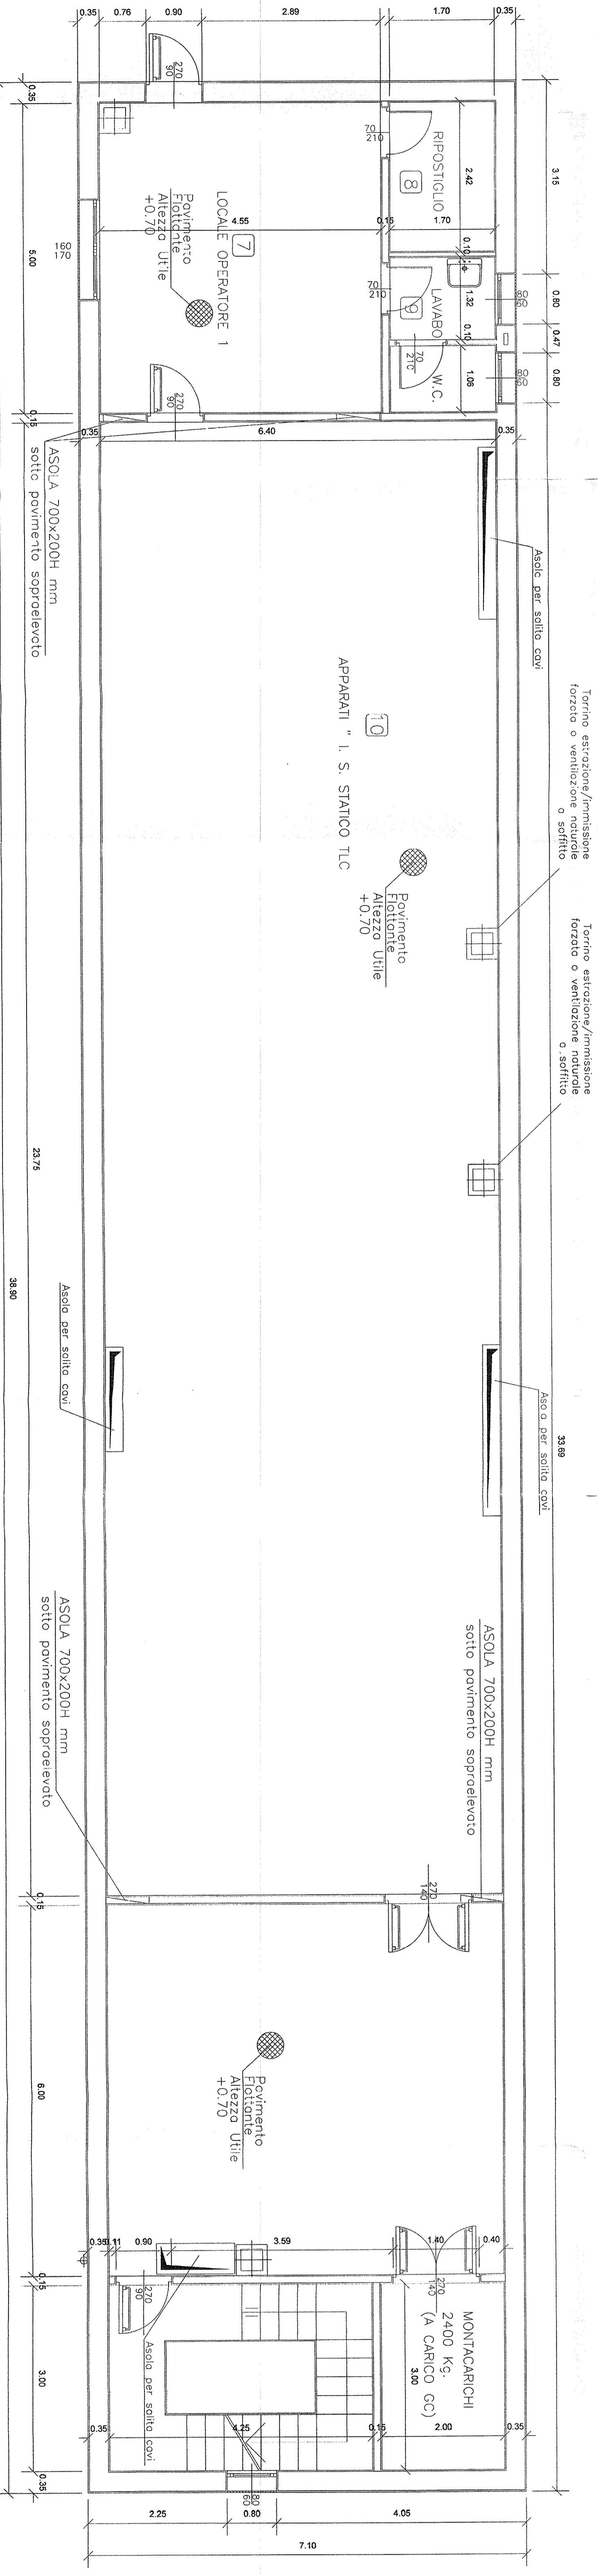

PIANTA PRIMO PIANO - SCALA 1:50

**NOTE GENERALI**

- LE MAREE SONO ESPRESSE IN METRI.
- QUESTI DOCUMENTI SONO LA PROPRIETA' DI SATURNIA SPA. IL CONCESSIONARIO E' AUTORIZZATO A RIPRODURLI SOLO PER IL PROPOSITO DI FORNIRE INFORMAZIONI SULLA LINEA. IL CONCESSIONARIO NON E' RESPONSABILE DI QUALSIASI ERRORE O OMISSIONE.
- IL CONCESSIONARIO NON E' RESPONSABILE DI QUALSIASI ERRORE O OMISSIONE.
- IL CONCESSIONARIO NON E' RESPONSABILE DI QUALSIASI ERRORE O OMISSIONE.

**DOCUMENTI DI RIFERIMENTO**

CODICE	REV.	TITOLO	EMITTENTE
AS000001/000001	A	IMPIANTO DI LINEA ELETTRICA	ASTS
AS000001/000002	B	CALIBRATURA E VERIFICA	ASTS
AS000001/000003	A	SISTEMAZIONE	ASTS
AS000001/000004	A	MANIPOLAZIONE	ASTS

**NOTA PARTICOLARE**

PER QUALUNQUE COMMENTO, RICHIESTA O INTERROGO, SI RIVOLGA AL SERVIZIO CLIENTI SATURNIA SPA. TEL. 0577/256543.

**LEGENDA APPARECCHIATURE IMP. LUCE E F.M. - SIP - ASTS**

POS.	DESCRIZIONE	Q.TA.	POS.	DESCRIZIONE	Q.TA.
1	047 - 04800 - 1000 x 2700	1	1	2000 - 1000 x 2500	1
2	049 - 04900 - 1000 x 2700	1	2	2000 - 1000 x 2500	1
3	050 - 05000 - 1000 x 2700	1	3	2000 - 1000 x 2500	1
4	051 - 05100 - 1000 x 2700	1	4	2000 - 1000 x 2500	1

COMMITTENTE:

ALTA SORVEGLIANZA:

GENERAL CONTRACTOR:

GENERAL CONTRACTOR:

PROGETTO DEFINITIVO

IMPIANTO LUCE E F.M.

LAY OUT APPARATI LUMI

CABINA SICUREZZA I ORAVASSO + PT CRAMASCO

INFRASTRUTTURE FERROVIARIE STRATEGICHE DEFINITE DALLA LEGGE OBETTIVO N. 443/01

LINEA A.V./A.C. TERZO VALICO DEI GIOVI

PROGETTO DEFINITIVO

IMPIANTO LUCE E F.M.

LAY OUT APPARATI LUMI

CABINA SICUREZZA I ORAVASSO + PT CRAMASCO

GENERAL CONTRACTOR:

GENERAL CONTRACTOR:

PROGETTO DEFINITIVO

IMPIANTO LUCE E F.M.

LAY OUT APPARATI LUMI

CABINA SICUREZZA I ORAVASSO + PT CRAMASCO

SCALE: 1:50

PROGETTO DEFINITIVO

IMPIANTO LUCE E F.M.

LAY OUT APPARATI LUMI

CABINA SICUREZZA I ORAVASSO + PT CRAMASCO