

NOTE GENERALI



- LE MISURE SONO ESPRESSE IN METRI.
- QUESTO DOCUMENTO È VALIDO PER INTERFACCIA TRALE CODIC E LE TECNOLOGIE DOCUMENTI DI RIFERIMENTO
- TUTTE LE PORTE ESTERNE DOVRANNO ESSERE IN LAMIERA DI GRIGLIA DI VENTILAZIONE A PRESINAM E RETE ANTIDIFCO ALTEZZA UTILE NETTA SOTTO PAVIMENTO SOPRAELEVATO 10mm (PORTATA PAVIMENTO SOPRAELEVATO 3000 kg/m<sup>2</sup>)
- ALTEZZA UTILE NETTA SOTTO PAVIMENTO SOPRAELEVATO 10mm (PORTATA PAVIMENTO SOPRAELEVATO 3000 kg/m<sup>2</sup>)

CODICE	REV.	TECNOLOGIA	TITOLO	EMITTENTE
A30100CV21L-FR08919	A	SISTEMAZIONE IMPIANTISTICA	IMPIANTO LUCE E FORZA MOTRICE AREA SOTTINTENDENDO LFM RAMI SIC. DISPARI	ASIS
A30100CV21L-FR08910	A	IMPIANTO DI TERRA	IMPIANTO LUCE E FORZA MOTRICE AREA SOTTINTENDENDO LFM RAMI SIC. DISPARI	ASIS

NOTA PARTICOLARE PER QUANTO CONCERNE I PERICORI IL NUMERO IN CASO DI CAVI CONDOTTI ESTERNI VEDI DOC. "SATURNO" N. A30100CV21L-FR10000\_007

**LEGENDA APPARECCHIATURE IMP. LUCE E M.-RIE. ASIS**

POS	DESCRIZIONE	Q.TA	POS	DESCRIZIONE	Q.TA
①	7800 x 2100	1	⑩	2500 x 800 x 2200	1
②	7800 x 2100	1	⑪	2500 x 800 x 2200	1
③	17850 x 800 x 2200	1	⑫	17850 x 800 x 2200	1
④	2500 x 1700 x 2000 (BOX)	2	⑬	2500 x 800 x 2200	1
⑤	2500 x 1700 x 2000 (BOX)	2	⑭	2500 x 800 x 2200	1
⑥	2500 x 1700 x 2000 (BOX)	2	⑮	2500 x 800 x 2200	1
⑦	2500 x 1700 x 2000 (BOX)	2	⑯	2500 x 800 x 2200	1
⑧	2500 x 1700 x 2000 (BOX)	2	⑰	2500 x 800 x 2200	1
⑨	2500 x 1700 x 2000 (BOX)	2	⑱	2500 x 800 x 2200	1

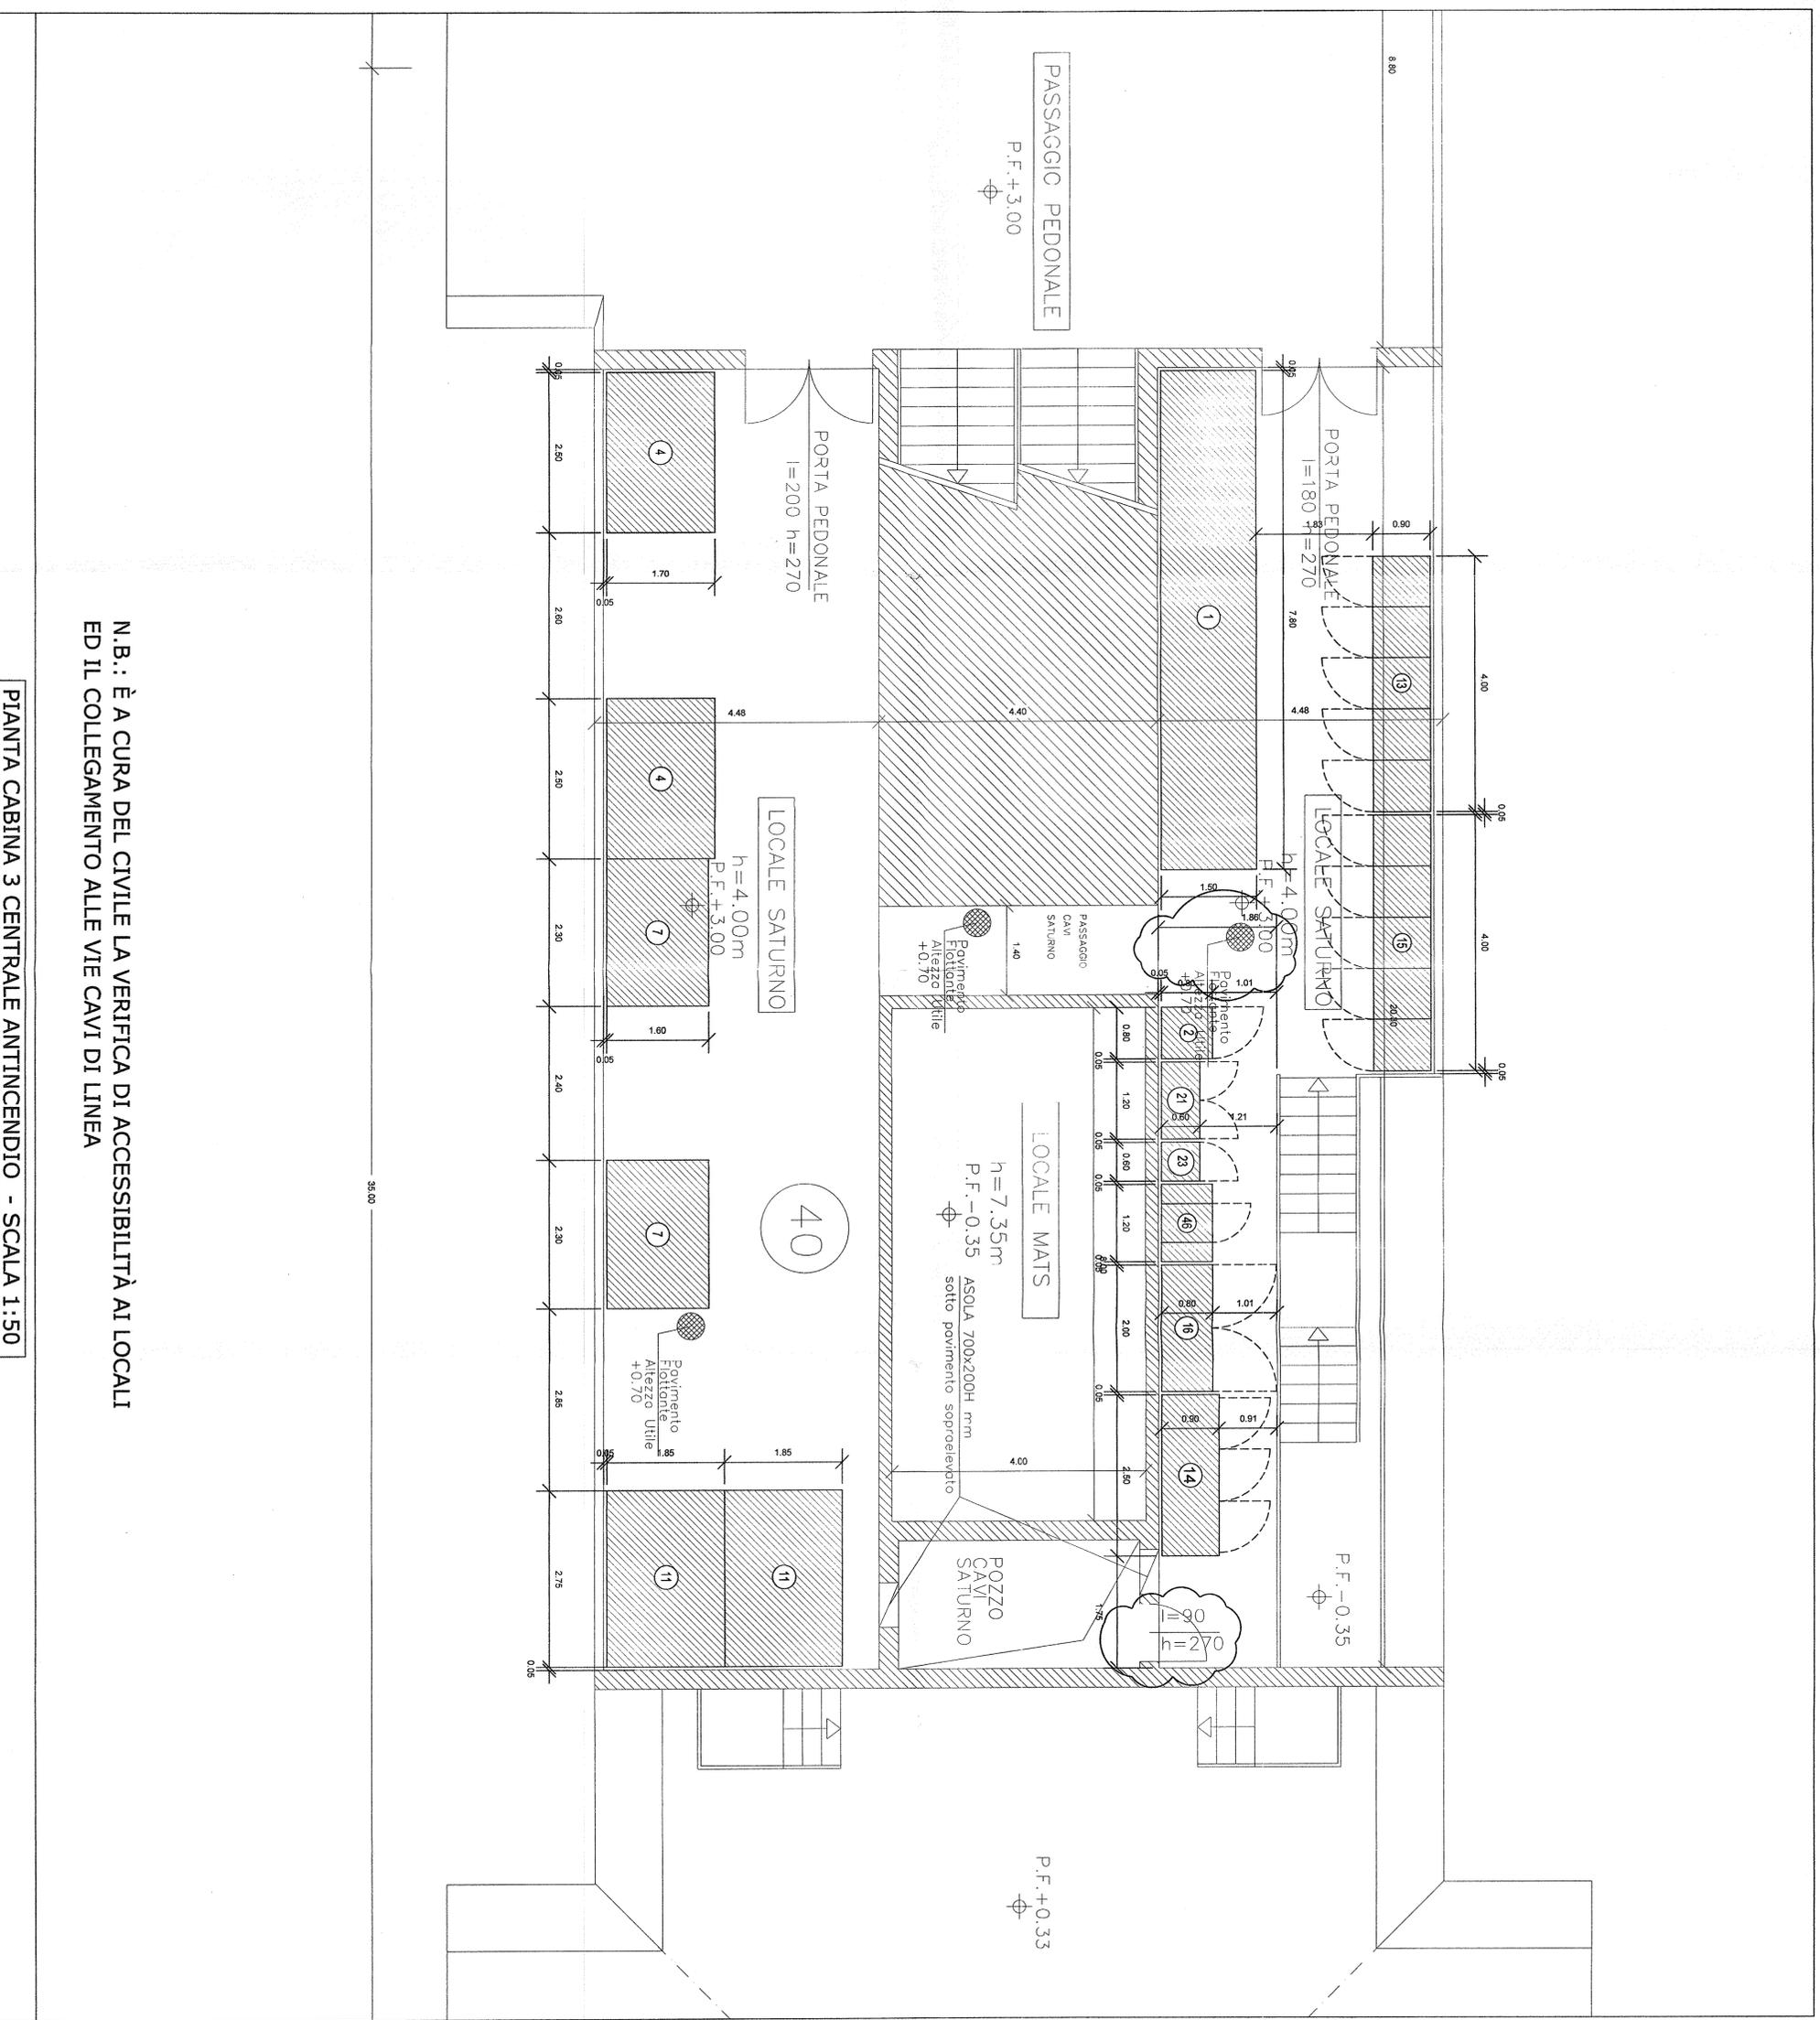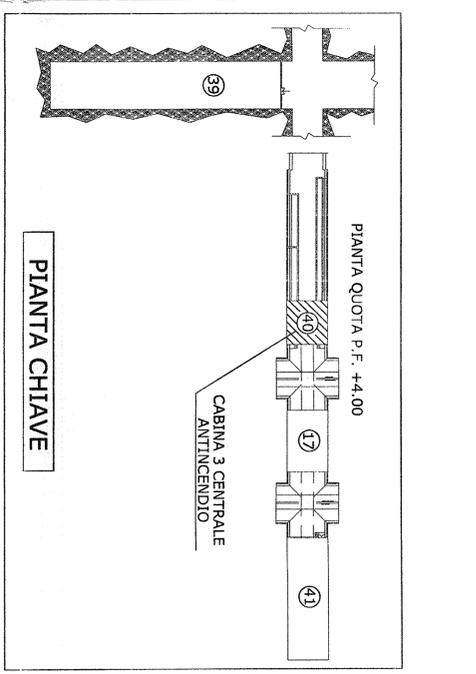

N.B.: È A CURA DEL CIVILE LA VERIFICA DI ACCESSIBILITÀ AI LOCALI ED IL COLLEGAMENTO ALLE VIE CAVI DI LINEA

PIANTA CABINA 3 CENTRALE ANTINCENDIO - SCALA 1:50

COMMITTENTE: **SRFI** RETE FERROVIARIA ITALIANA GRUPPO FERROVIE DELLO STATO ITALIANE

ALTA Sorveglianza: **ITALFER** S.p.A. GRUPPO FERROVIE DELLO STATO ITALIANE

GENERAL CONTRACTOR: **COOP** Gruppo Coop

INFRASTRUTTURE FERROVIARIE STRATEGICHE DEFINITE DALLA LEGGE OBIETTIVO N. 443/01

LINEA A.V./A.C. TERZO VALICO DEI GIOVI PROGETTO DEFINITIVO

IMPIANTO LUCE E FORZA MOTRICE LAY OUT APPARATI LFM AREA SICUREZZA VALLEMME - CABINA 3 CENTRALE ANTINCENDIO + LFM RAMI SIC. DISPARI

PROGETTISTA INTERFACCIA: **SATURNO**

PROGETTORE: **ITALFER** S.p.A. SCALA: 1:50

DATA: 19 MAR 2012

Rev.	Descrizione	Redatto	Data	Verificato	Data	Approvato	Data
A	EMMISSIONE	LAURIA	FEBR 2012	LAURIA	FEBR 2012	LAURIA	FEBR 2012
B							
C							

FILE: A30100CV21L-FR08919\_007  
Cod. origine: XXXXXXXXXXXXXXXXXXXX