


Asola a parete per ventilazione  
dotata di griglia antipio e rete  
anti insetto

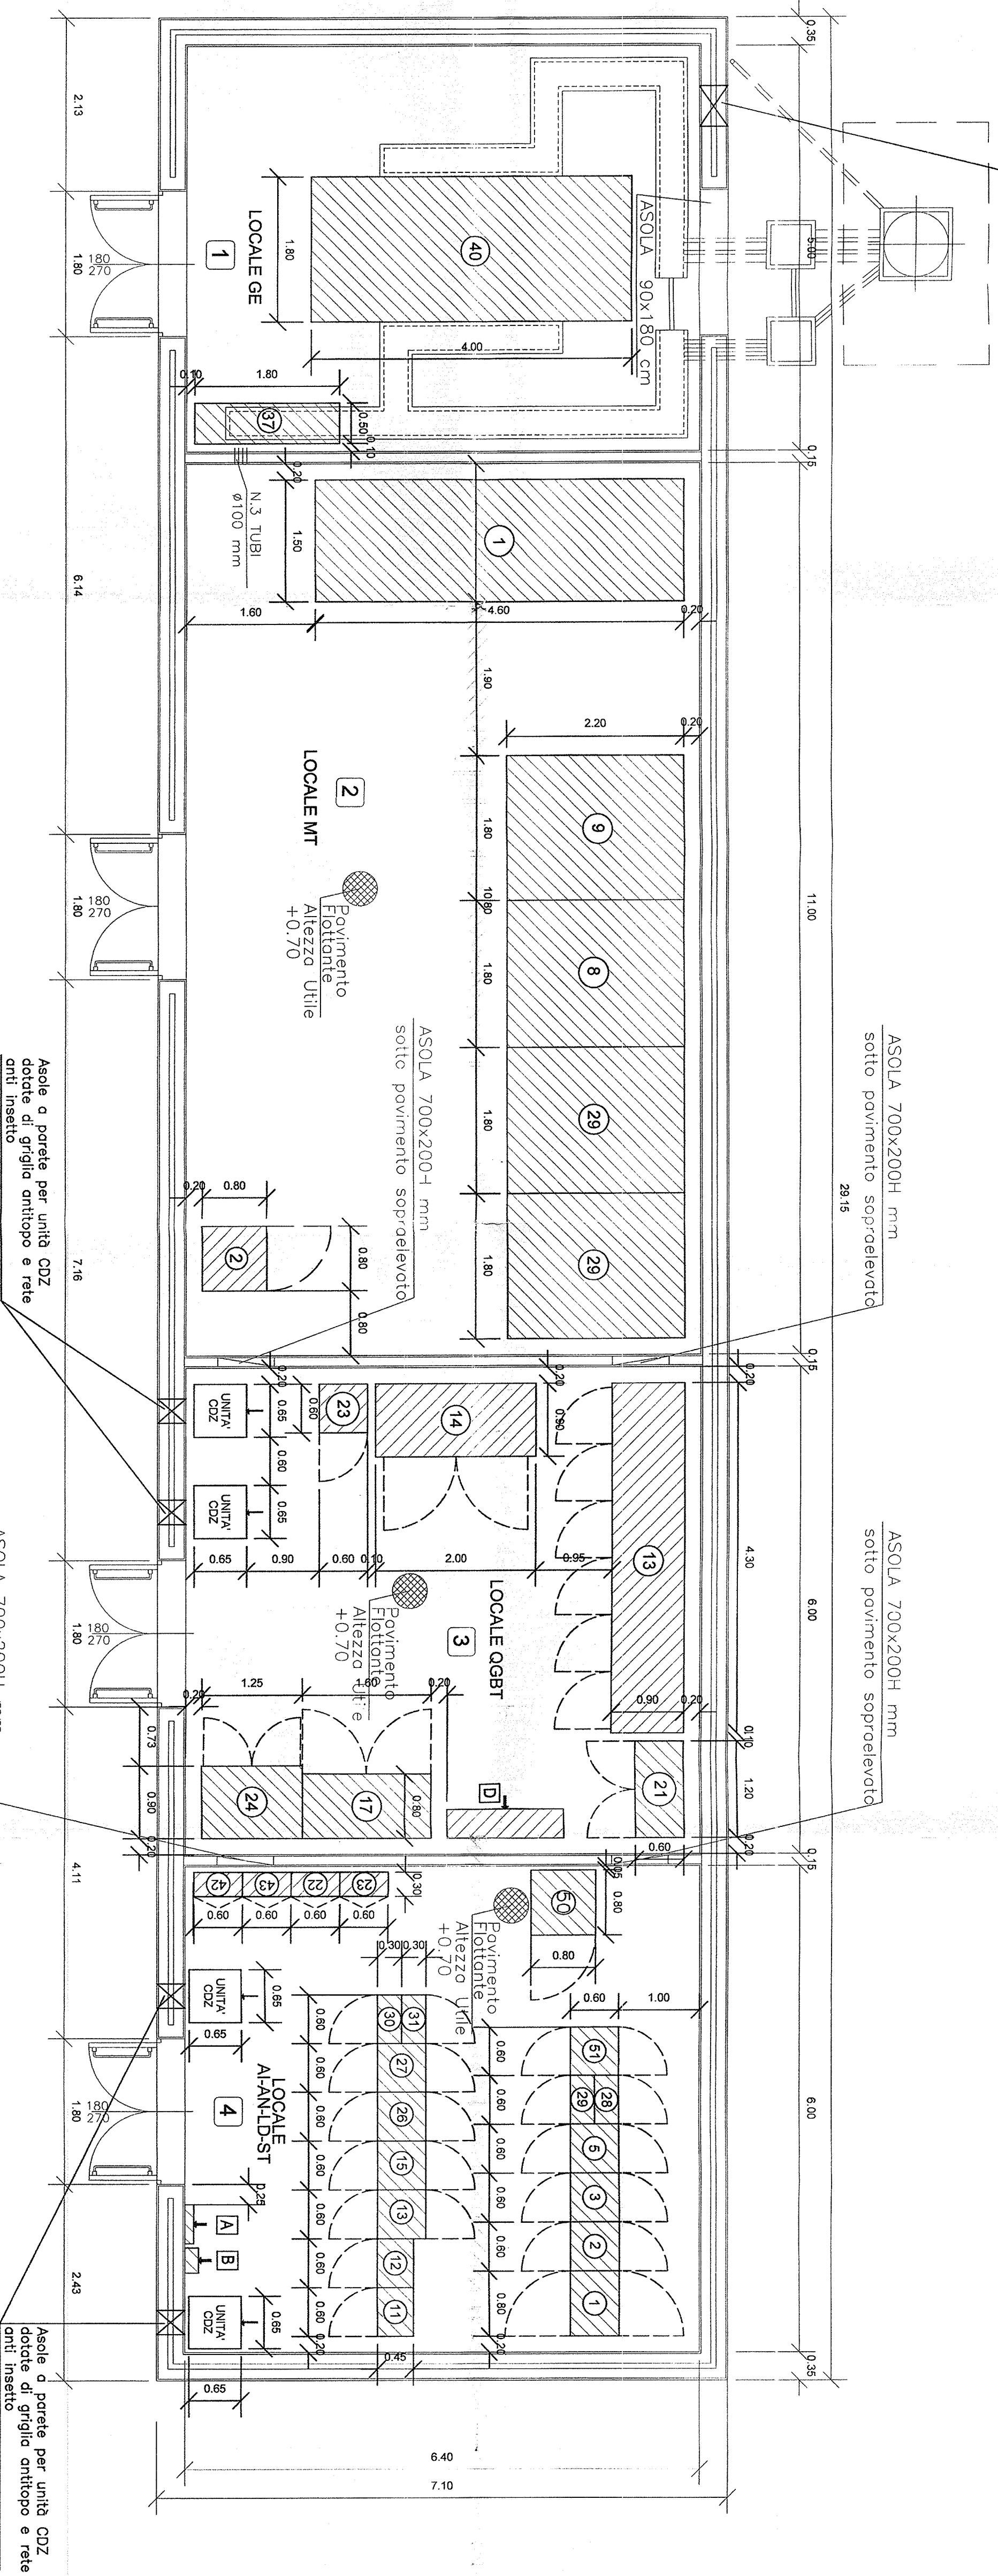

PIANTA PIANO TERRA - SCALA 1:50

NOTE GENERALI

TUTTE LE PARETI ESTERNE CONGRANNO BERRI IN LAMIERA DI ACCIAIO PRESSOPUNTA A STRUTTURAZIONE IN ACCIAIO CON RIFREDDAMENTO A CIRCOLAZIONE D'ACQUA FREDDA. IL PIANO DI LAVORAZIONE E LA STRUTTURAZIONE DI SOLI DI CANTIERE PER LE OPERAZIONI DI POLVERE. LE MURE E LE TRAVI DI CANTIERE PER LE OPERAZIONI DI POLVERE. LE MURE E LE TRAVI DI CANTIERE PER LE OPERAZIONI DI POLVERE.

POS.	DESCRIZIONE	Q.TA	POS.	DESCRIZIONE	Q.TA
1	LE MURE E LE TRAVI DI CANTIERE PER LE OPERAZIONI DI POLVERE		3	ACQUA PRESSOPUNTA A STRUTTURAZIONE IN ACCIAIO CON RIFREDDAMENTO A CIRCOLAZIONE D'ACQUA FREDDA	
2	INTERVENZIONI PER LE OPERAZIONI DI POLVERE		4	ASOLA 700x200H mm	

NOTA PARTICOLARE

PER QUANTO CONCERNE I PRECORSI, IL MATERIALE E I SISTEMI ESTERMI USI DOG. SATURNO N. 4501800012742000007 REV. 01, PG. 4 DI 51

**LEGENDA APPARECCHIATURE IMP. LUCE E F.M. - RIF. AS15**

LOCALE DI RIFERIMENTO : LOCALE GE (ITEM 1)

POS.	DESCRIZIONE	Q.TA	POS.	DESCRIZIONE	Q.TA
1	GRUPPO ELETTROGENO	1	2	GRUPPO ELETTROGENO	1
3	ALIMENTAZIONE (IMPIANTO LAM)		4	ALIMENTAZIONE (IMPIANTO LAM)	
5	IMPIANTO LUCE E F.M. - RIF. AS15		6	IMPIANTO LUCE E F.M. - RIF. AS15	
7	IMPIANTO LUCE E F.M. - RIF. AS15		8	IMPIANTO LUCE E F.M. - RIF. AS15	
9	IMPIANTO LUCE E F.M. - RIF. AS15		10	IMPIANTO LUCE E F.M. - RIF. AS15	

**LEGENDA APPARECCHIATURE IMP. TELECOMUNICAZIONI - RIF. SISTI**

LOCALE DI RIFERIMENTO : LOC. AL - AN - LD - ST (ITEM 4)

POS.	DESCRIZIONE	Q.TA	POS.	DESCRIZIONE	Q.TA
1	TELECOMUNICAZIONI - RIF. SISTI		2	TELECOMUNICAZIONI - RIF. SISTI	
3	TELECOMUNICAZIONI - RIF. SISTI		4	TELECOMUNICAZIONI - RIF. SISTI	

**LEGENDA APPARECCHIATURE TELECOMUNICAZIONI - RIF. BRRAL**

LOCALE DI RIFERIMENTO : LOC. AL - AN - LD - ST (ITEM 4)

POS.	DESCRIZIONE	Q.TA	POS.	DESCRIZIONE	Q.TA
1	TELECOMUNICAZIONI - RIF. BRRAL		2	TELECOMUNICAZIONI - RIF. BRRAL	
3	TELECOMUNICAZIONI - RIF. BRRAL		4	TELECOMUNICAZIONI - RIF. BRRAL	

**LEGENDA APPARECCHIATURE IMP. TELECOMUNICAZIONI - RIF. ALSTOM**

LOCALE DI RIFERIMENTO : LOC. AL - AN - LD - ST (ITEM 4)

POS.	DESCRIZIONE	Q.TA	POS.	DESCRIZIONE	Q.TA
1	TELECOMUNICAZIONI - RIF. ALSTOM		2	TELECOMUNICAZIONI - RIF. ALSTOM	
3	TELECOMUNICAZIONI - RIF. ALSTOM		4	TELECOMUNICAZIONI - RIF. ALSTOM	

**GENERAL CONTRACTOR**

ITALFERR SPA

**SCALE :**

1:50

**COMMITTENTE :**

ITALFERR SPA

**ALTA Sorveglianza :**

ITALFERR SPA

**GENERAL CONTRACTOR :**

ITALFERR SPA

**INFRASTRUTTURE FERROVIARIE STRATEGICHE DEFINITE DALLA LEGGE OGGETTO N. 443/01**

**LINEA A.V. I.A.C. TERZO VALICO DEI GIOVI**

**PROGETTO DEFINITIVO**

**IMPIANTO LUCE E F.M.**

**LAY OUT DISPOSIZIONE APPARECCHIATURE**

**CABINA MT/BT SICUREZZA I POLCEVERA**

**GENERAL CONTRACTOR :**

ITALFERR SPA

**SCALE :**

1:50

**CONSOZIO SATURNO**

19 MAR 2012

**REVISIONI**

Rev.	Descrizione	Autore	Verificato	Data
A	EMISSIONE			
B				
C				

**PROGETTISTI**

ITALFERR SPA

**SCALE :**

1:50