


PIANTA PIANO TERRA - SCALA 1:50

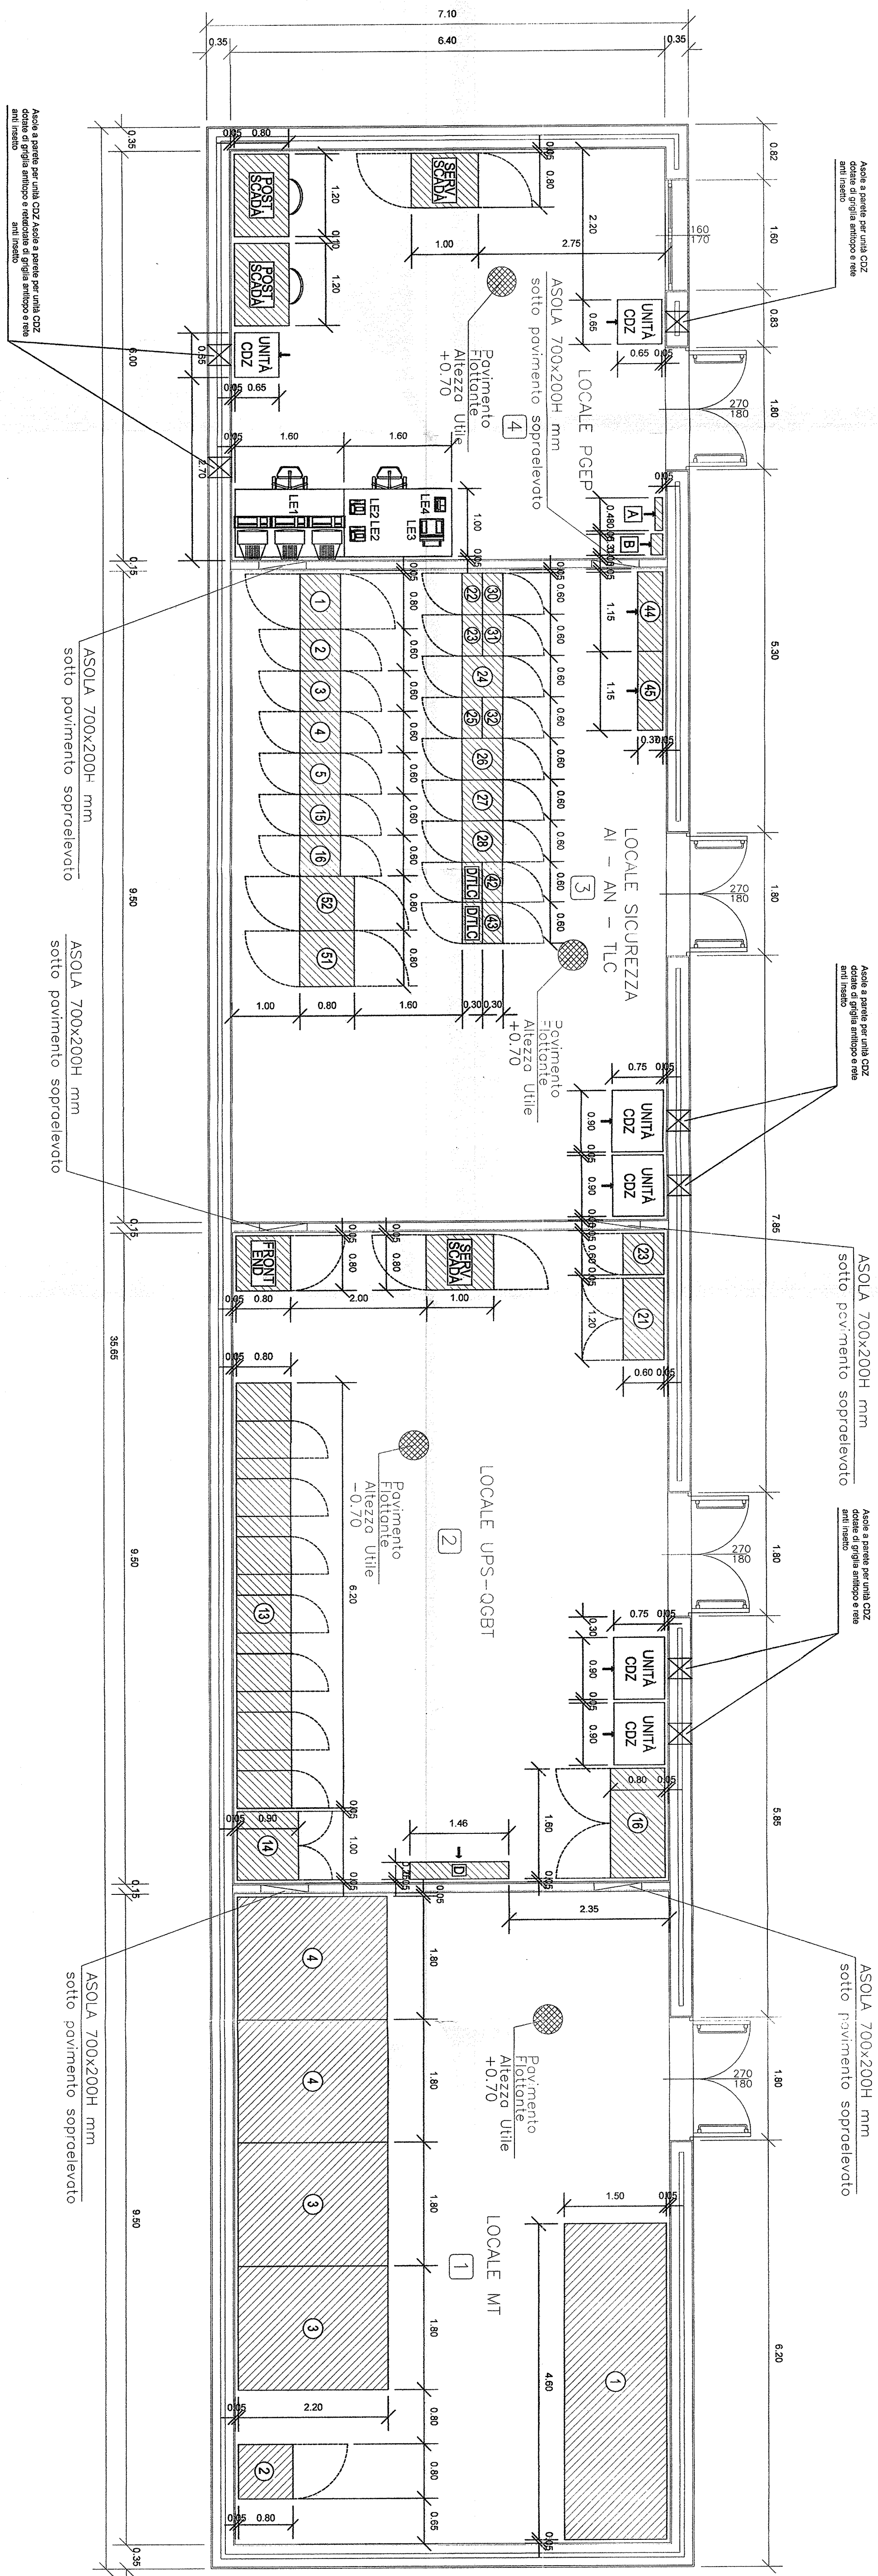

LEGENDA APPARECCHIATURE IMP. TELECOMUNICAZIONI - RIF. SISTI

POS.	DESCRIZIONE	Q.TA	POS.	DESCRIZIONE	Q.TA
①	AVVANTO	1	②	AVVANTO	1
③	AVVANTO	1	④	AVVANTO	1
⑤	AVVANTO	1	⑥	AVVANTO	1
⑦	AVVANTO	1	⑧	AVVANTO	1
⑨	AVVANTO	1	⑩	AVVANTO	1
⑪	AVVANTO	1	⑫	AVVANTO	1
⑬	AVVANTO	1	⑭	AVVANTO	1
⑮	AVVANTO	1	⑯	AVVANTO	1
⑰	AVVANTO	1	⑱	AVVANTO	1
⑲	AVVANTO	1	⑳	AVVANTO	1
㉑	AVVANTO	1	㉒	AVVANTO	1
㉓	AVVANTO	1	㉔	AVVANTO	1
㉕	AVVANTO	1	㉖	AVVANTO	1
㉗	AVVANTO	1	㉘	AVVANTO	1
㉙	AVVANTO	1	㉚	AVVANTO	1
㉛	AVVANTO	1	㉜	AVVANTO	1
㉝	AVVANTO	1	㉞	AVVANTO	1
㉟	AVVANTO	1	㊱	AVVANTO	1
㊲	AVVANTO	1	㊳	AVVANTO	1
㊴	AVVANTO	1	㊵	AVVANTO	1
㊶	AVVANTO	1	㊷	AVVANTO	1
㊸	AVVANTO	1	㊹	AVVANTO	1
㊺	AVVANTO	1	㊻	AVVANTO	1
㊼	AVVANTO	1	㊽	AVVANTO	1
㊾	AVVANTO	1	㊿	AVVANTO	1

LEGENDA APPARECCHIATURE TELECOMUNICAZIONI - RIF. SISTI

POS.	DESCRIZIONE	Q.TA	POS.	DESCRIZIONE	Q.TA
1	TELEFONO DOTTILE	2	1	TELEFONO DOTTILE	1
2	TELEFONO DOTTILE	1	1	TELEFONO DOTTILE	1

NOTE GENERALI

- LE ELENCHI SONO ESPRESSE IN METRI.
- QUESTO DOCUMENTO È VALIDO PER IL PROGETTO IN CUI È STATO REALIZZATO.
- QUESTO DOCUMENTO È VALIDO PER IL PROGETTO IN CUI È STATO REALIZZATO.
- QUESTO DOCUMENTO È VALIDO PER IL PROGETTO IN CUI È STATO REALIZZATO.

DOCUMENTI DI RIFERIMENTO

CODICE	REV.	TECNOLOGIA	TITOLO	EMITTENTE
A	001	ALIMENTAZIONE	IMPIANTO LINEE TELECOMUNICAZIONI	ASIS
A	002	IMPIANTO	IMPIANTO LINEE TELECOMUNICAZIONI	ASIS
A	003	IMPIANTO	IMPIANTO LINEE TELECOMUNICAZIONI	ASIS
A	004	IMPIANTO	IMPIANTO LINEE TELECOMUNICAZIONI	ASIS

ALTA SORVEGLIANZA

SPR
SISTEMI PER LA PROTEZIONE SOTTO SVEVIA

ITALEFER S.p.A.
CORSE FERROVIE SOTTO SVEVIA

GENERAL CONTRACTOR: **GOLE**

INFRASTRUTTURE FERROVIARIE STRATEGICHE DEFINITE DALLA LEGGE ORILETTIVO N. 443/01

LINEA A.V./A.C. TERZO VALICO DEI GIOVI
PROGETTO DEFINITIVO

IMPIANTO LUCE E FORZA MOTRICE
LAY OUT DISPOSIZIONE APPARECCHIATURE
IMBCCO SUD POZZOLO

COMITENTE: **SPR**
SISTEMI PER LA PROTEZIONE SOTTO SVEVIA

GENERAL CONTRACTOR: **ITALEFER S.p.A.**

SCALA: 1:50

DATE: 13/03/2013

SATURNO

PROGETTO: IMPIANTO LUCE E FORZA MOTRICE

IMBCCO SUD POZZOLO

REDAZIONE:

NO.	DESCRIZIONE	DATA	REDAZIONE
1	PROGETTO DEFINITIVO	13/03/2013	GOLE
2	REVISIONE		
3	REVISIONE		
4	REVISIONE		

REDAZIONE: **GOLE**

REVISIONI:

REVISIONE	DATA	REDAZIONE
1	13/03/2013	GOLE
2		
3		
4		

PROGETTO: **SATURNO**

IMBCCO SUD POZZOLO

REDAZIONE: **GOLE**

REVISIONI:

REVISIONE	DATA	REDAZIONE
1	13/03/2013	GOLE
2		
3		
4		

PROGETTO: **SATURNO**

IMBCCO SUD POZZOLO

REDAZIONE: **GOLE**

REVISIONI:

REVISIONE	DATA	REDAZIONE
1	13/03/2013	GOLE
2		
3		
4		

Scale of doc. 1:1