

N.B.: È A CURA DEL CIVILE LA VERIFICA DI ACCESSIBILITÀ AI LOCALI ED IL COLLEGAMENTO ALLE VIE CAVI DI LINEA

PIANTA CABINA 3 CENTRALE ANTINCENDIO - SCALA 1:50

NOTE GENERALI

- LE MISURE SONO ESPRESSE IN METRI
- QUESTO DOCUMENTO È VALIDO PER INTERFACCIA TRA LE CO.CC. E LE TECNOLOGIE
- TUTTE LE FORTE ESTERNE DOVRANNO ESSERE IN LAMIERA DI ACCIAIO PRESSOPRELEGATA SU STRUTTURA IN ACCIAIO CON GRADUALE DI VENTILAZIONE AEROSOL E RETE ANTICOMBUSTIONE
- ALTEZZE UTILI NETTE SOTTO PAVIMENTO SCOPRELEVAIO 700mm (PORTATA PAVIMENTO SOPRAELEVATO 3000 mmph)

DOCUMENTI DI RIFERIMENTO

CODICE	REV/TECNOLOGIA	TITOLO	EMITTENTE
AS31000/CALL/009B93	A	ALIMENTAZIONE (IMPIANTO LFM)	ASIS
AS31000/CALL/009B910	A	IMPIANTO AREA SICUREZZA VALLEME - CABINA 3 CENTRALE ANTINCENDIO - LAY OUT IMPIANTO DI TERRA CENTRALE ANTINCENDIO - LFM RAMI SIC. DISPARI	ASIS

NOTA PARTICOLARE


PER QUANTO CONCERNE I PERCORSI, IL NUMERO E LA CONSISTENZA DEI CAVI/LOTTI ESTERNI VEDI DOC. "SATURNO N. AS31001/D/01/PK10000/007"

LEGENDA APPARECCHIATURE IMP. LUCE E F.M. - RIF. ASIS

POS.	DESCRIZIONE	Q.TA	POS.	DESCRIZIONE	Q.TA
1	7800 x 1800 x 2700	1	19	2500 x 900 x 2200	1
2	800 x 500 x 2250	1	20	Q. SERVIZI SIC.	1
3	TRAFICO TIRAZ AV. (SERVIZIO C5)	1	21	Q. SERVIZI C5	1
4	2500 x 1800 x 1800 (R50X)	2	22	Q. SERVIZI C5	1
5	2500 x 1800 x 1800 (R50X)	2	23	Q. SERVIZI C5	1
6	2300 x 1800 x 1800 (R50X)	2	24	Q. SERVIZI C5	1
7	2750 x 1850 x 2400 (R50X)	2	25	Q. SERVIZI C5	1
8	4800 x 8300 x 2200	1	26	Q. SERVIZI C5	1
9	4800 x 8300 x 2200	1	27	Q. SERVIZI C5	1

LEGENDA APPARECCHIATURE IMP. AUSILIARI - RIF. ASIS

POS.	DESCRIZIONE	Q.TA	POS.	DESCRIZIONE	Q.TA
1	4800 x 1110 x 280	1	28	QUADRO ES. 1° CONDIZIONAMENTO	1

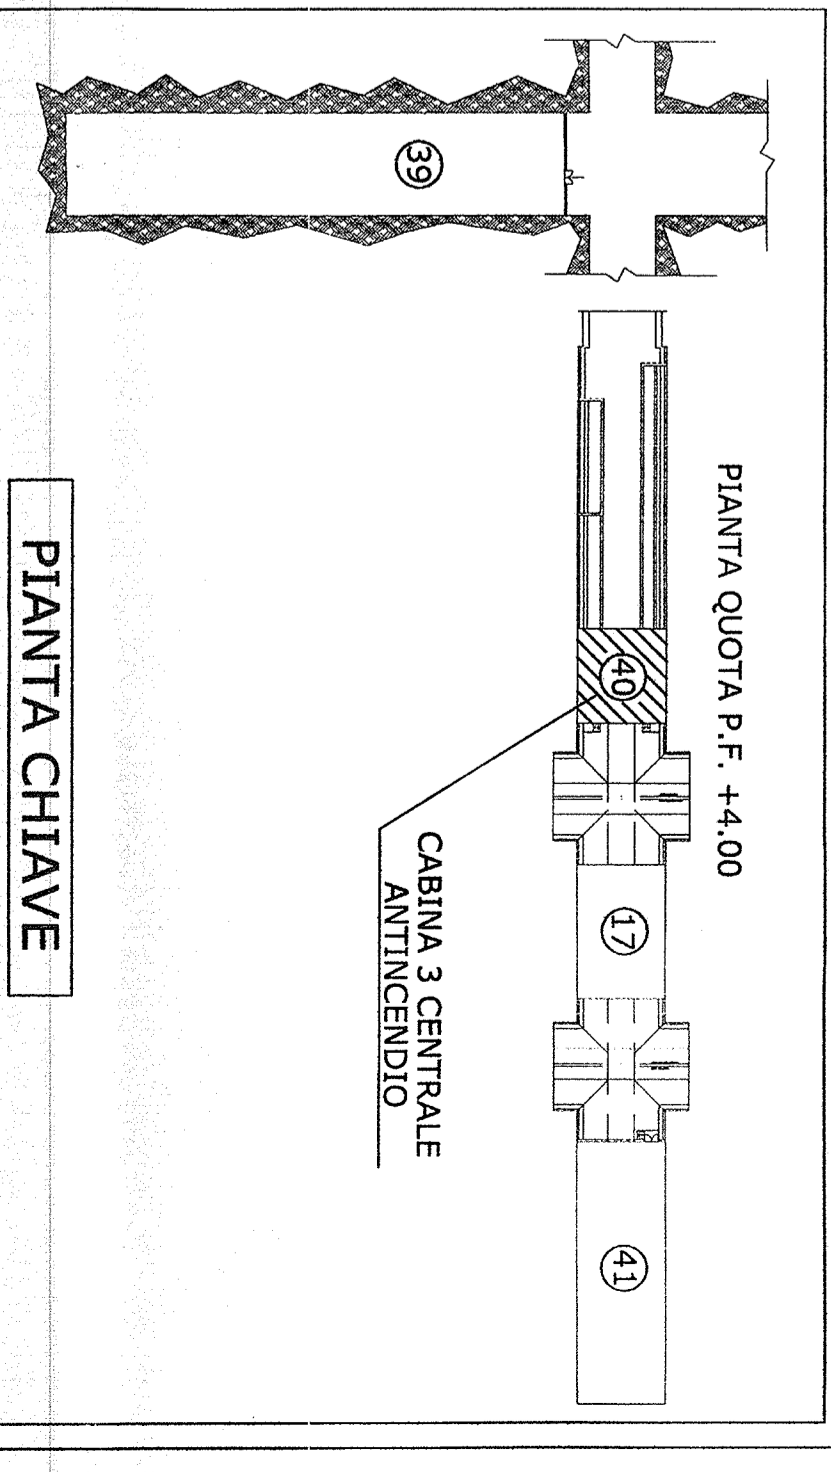

COMMITTENTE:



ALTA SORVEGLIANZA:



GENERAL CONTRACTOR:
INFRASTRUTTURE FERROVIARIE STRATEGICHE DEFINITE DALLA LEGGE OBIETTIVO N. 443/01
 LINEA A.V./A.C. TERZO VALICO DEI GIOVI
 PROGETTO DEFINITIVO

IMPIANTO LUCE E FORZA MOTTRICE
 LAY OUT DISPOSIZIONE APPARECCHIATURE
 AREA SICUREZZA VALLEME - CABINA 3 CENTRALE ANTINCENDIO + LFM RAMI SIC. DISPARI

PROGETTISTA/INTEGRATORE	GENERAL CONTRACTOR	ITALEFERR S.P.A.	SCALA:	1:50
SPECIFICAZIONE	COORDINATORE			
ORDINE INGEGNERIA	DATA			
IN. 15/2004				
COMMESSA	LOTTO	FASE	ENTE	TIPO DOC.
A3101	010	B	CV	2L
OPERANDISCRIZIONE	PROGR.	REV.	FOGLIO	
LFI000B	G09	A	0101	0101

PROGETTAZIONE:	Redatto	Data	Verificato	Data	Approvato	Data
Rev.	REDAZIONE	20/01/2012	VERIFICA	20/01/2012	LA MURATA	20/01/2012
A	EMMISSIONE					
B						
C						

CONSOZIO	CONSOZIO	CONSOZIO
SATURNO	SATURNO	SATURNO
19 MAR 2012	19 MAR 2012	19 MAR 2012
FILE AS31001/CV/2/L/FI000B/0101	FILE AS31001/CV/2/L/FI000B/0101	FILE AS31001/CV/2/L/FI000B/0101
Cod. origine: XXXXXXXXXXXXXXXXX	Cod. origine: XXXXXXXXXXXXXXXXX	Cod. origine: XXXXXXXXXXXXXXXXX
Cod. origine: XXXXXXXXXXXXXXXXX	Cod. origine: XXXXXXXXXXXXXXXXX	Cod. origine: XXXXXXXXXXXXXXXXX