

NOTE GENERALI

1	1. ISTRUZIONI PER L'INSTALLAZIONE ALIAREGGIOTTI VERIFICAZIONE E INSTALLAZIONE DEI COMPONENTI DEL SISTEMA DI SEZIONAMENTO POZZETTI DI SEZIONAMENTO	3
2	OPERE PER I POZZETTI SARMANO DEL TIPO CORRIBILE	4

DOCUMENTI DI RIFERIMENTO

CODICE	REV.	TECNOLOGIA	TITOLO	EMITTENTE
A31000CV3ALF000497	A	ALIMENTAZIONE (IMPIANTO LEM)	CABINA SICUREZZA 1 VALLEMANE - PT VALLEMANE	ASIS
A31000CV3ALF000495	A	ISTRUTTORIA	IMPIANTO LUCE E FORZA MOTRICE CABINA SICUREZZA 1 VALLEMANE - PT VALLEMANE	ASIS
A31000CV3ALF000491	A	IMPIANTO DI TERZA	SCHEMI DI COLLEGAMENTO E POSIZIONE DEI CAVI CABINA SICUREZZA 1 VALLEMANE - PT VALLEMANE	ASIS

NOTA PARTICOLARE
PER QUANTO CONCERNE I PREZZI, IL NUMERO DI SEZIONI E I SEGNALI DI SEZIONAMENTO N. A31000CV3ALF000497 - REV. 4 - FEB. 01/03

LEGENDA MATERIALI

SIMBOLO	Q.TA'	DESCRIZIONE
	N° 4	Pozzetto ispezionabile carrabile dim. 50x50x450 completo di dispenser labiale a norme CEI 11-8 644, 8" di raggio per l'installazione dopo lavorazione. Lunghezza 1,5715 m, completo di cassettonio a bandiera e 4 fori Ø 15 filettati internamente.
	N° 6	Pozzetto ispezionabile carrabile dim. 50x50x450 di sezionamento, completo di BTM.
	N° 14	Nodo equipotenziale (BTM)
	N° 10	Morsetto bilancia a compressione in rame per cavi di rame da 120 mmq.
	m 130	Corda di rame sez. 120 mmq. - Interrata a 0,70 piano cassettonio all'esterno - Ubicata sotto il pavimento fodera all'interno
	m 125	Bandole di rame elettronico 40x5

COMMITTENTE:
SRFI
GRUPPO FERROVIARIA ITALIANA

ALTA SONEGLIQUAZA:
ITALFER
GRUPPO FERROVIARIO ITALIANO

GENERAL CONTRACTOR:
COPEL
SISTEMI ELETTRICI S.p.A.

INFRASTRUTTURE FERROVIARIE STRATEGICHE DEFINITE DALLA
LEGGI OBBIETTIVO N. 443/01

LINEA A.V./A.C. TERZO VALICO DEI GIOVI
PROGETTO DEFINITIVO

IMPIANTO LUCE E FM
LAY OUT IMPIANTO DI TERRA

CABINA SICUREZZA 1 VALLEMANE + PT VALLEMANE

GENERAL CONTRACTOR: ITALFER S.p.A.
SCALE: 1:50


PROGETTAZIONE:
SATURNO
VISTO CONSIGLIO SATURNO

COMPAGNIA DI INGEGNERIA
SATURNO
Via S. Felice 13 20133 Milano

PROGETTO:
IMPIANTO LUCE E FORZA MOTRICE
SCHEMATICO GENERALE SISTEMA DI TERRA

DATA: 13/03/2003

FILE: A31000CV3ALF000497_4_01
COP: R9192000000000008

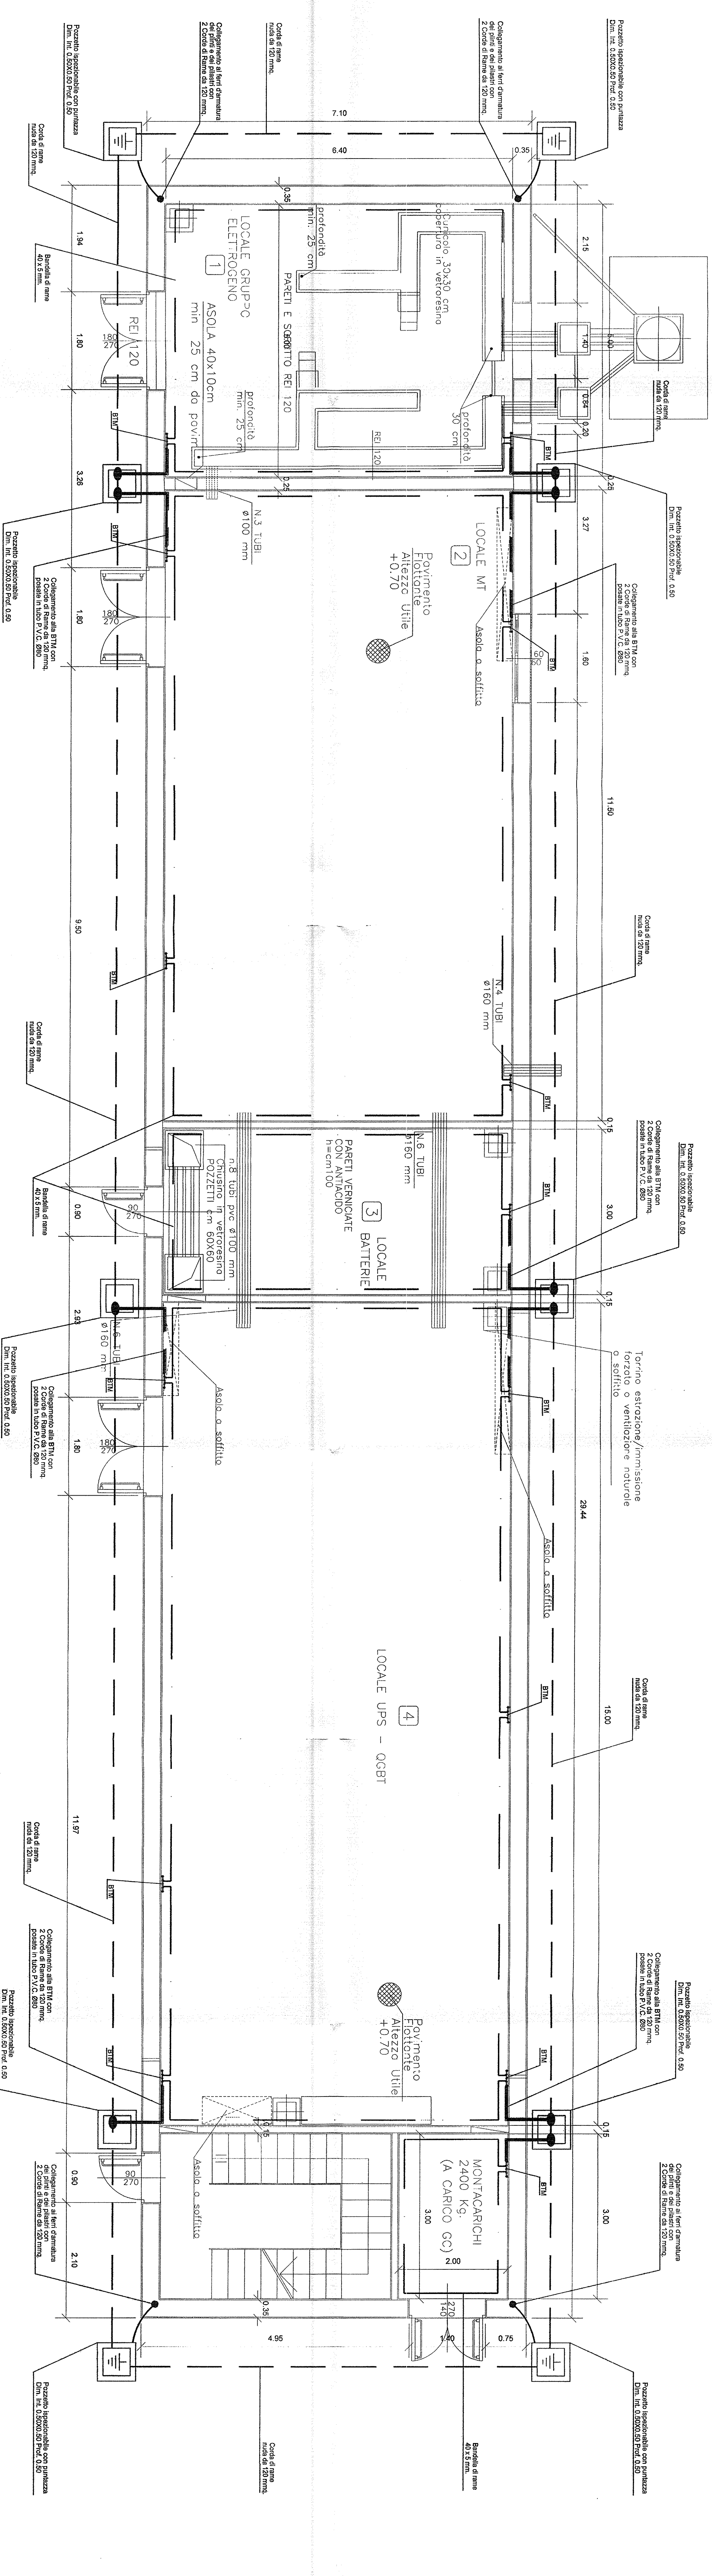

PER LA MAGLIA DI TERRA DEL PIAZZALE VEDI DOCUMENTO:
A30100DDCV3ALF000A-G11
IMPIANTO LUCE E FORZA MOTRICE
SCHEMATICO GENERALE SISTEMA DI TERRA

PIANTA PIANO TERRA - SCALA 1:50