

NOTE GENERALI


1	120L EQUIPAMENTI CONTENITORI PER IL RACCORDO ELETTRICO CON I CORDI DI RAME DA 120L PER I RACCORDI IN SEZIONAMENTO	3
2	I CORDI DEI POZZETTI SARANO DEL TIPO CARABILE	4

DOCUMENTI DI RIFERIMENTO	TITOLO	EMITTENTE
AS0100DCCV3ALF000AG11	IMPIANTO LUCE E FORZA MOTRICE LAY OUT IMPIANTO LAY	AS15
AS0100DCCV3ALF000AG11	IMPIANTO LUCE E FORZA MOTRICE IMPIANTO LAY	AS15
AS0100DCCV3ALF000AG11	IMPIANTO LUCE E FORZA MOTRICE SCHEMATICO GENERALE SISTEMA DI TERRA	AS15

NOTA PARTICOLARE PER QUANTO CONCERNE I PERICORSI E IL NUMERO E LA CONSISTENZA DEI CONDOTTI ESTERNI VEDI DOC. "SATURNO" N. AS0100DCCV3ALF000AG11 REV. H. 19.10.13

LEGENDA MATERIALI


SIMBOLO	Q.TA'	DESCRIZIONE
	N° 4	Pozzetto sezionabile carabile dim. 50x50x50 con R = 37/45, spessore 5 mm ca, zincato a caldo per immersione dopo lavorazione. 64-8-81-1, Tubolare in acciaio al carbonio semiduro lunghezza 1,5+1,5 m, completo di cappuccio e bandiera a 4 (0/1/2/3) libello intermittenza.
	N° 4	Pozzetto sezionabile carabile dim. 50x50x50 di sezionamento, completo di BTM.
	N° 16	Nodo equipotenziale (BTM)
	N° 8	Morsello filettare a compressione in rame per corde di rame da 120 mmq.
	ml 110	Corde di rame sez. 120 mmq. isolamento - Isolante scavo - Pannello isolante all'interno
	ml 117	Bandiera di rame elettronico 40 x 5

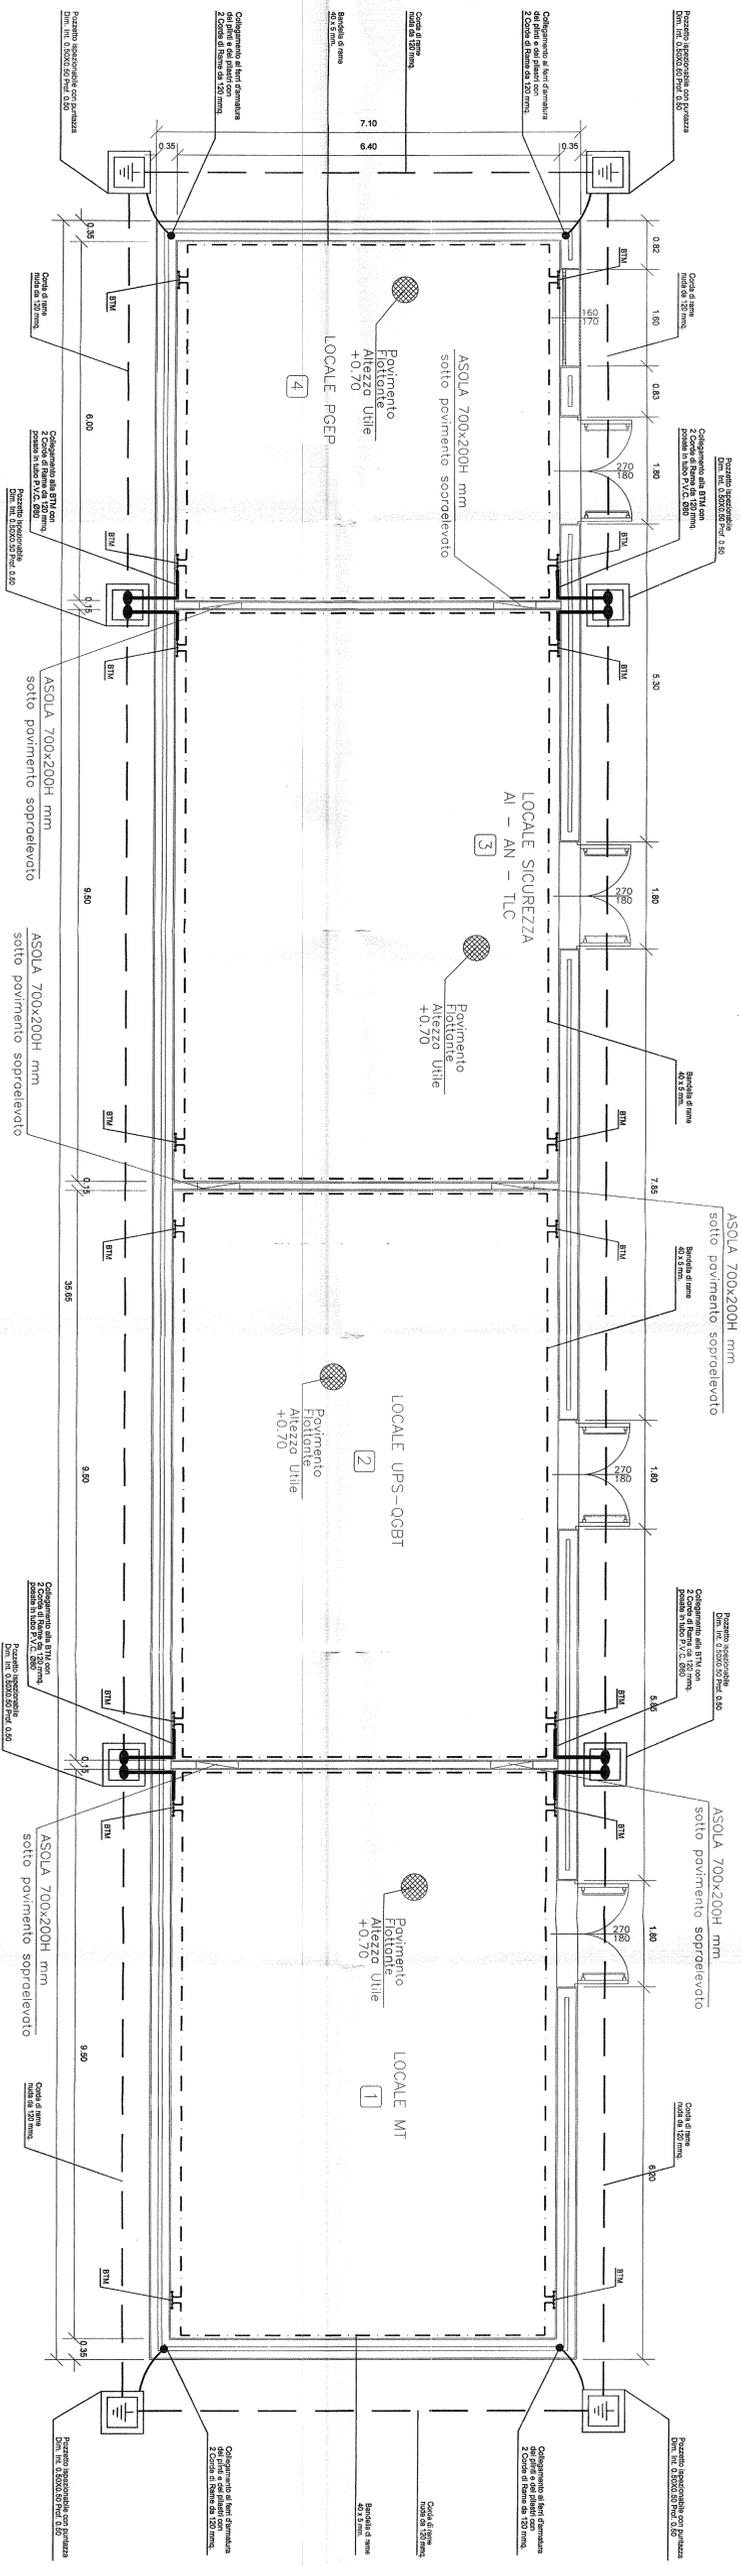

PER LA MAGLIA DI TERRA DEL PIAZZALE VEDI DOCUMENTO:  
 A30100DCCV3ALF000AG11  
 IMPIANTO LUCE E FORZA MOTRICE  
 SCHEMATICO GENERALE SISTEMA DI TERRA

PIANTA PIANO TERRA - SCALA 1:50

 COMMITTENTE



ALTA SORVEGLIANZA:



GENERAL CONTRACTOR:



INFRASTRUTTURE FERROVIARIE STRATEGICHE DEFINITE DALLA  
 LEGGE OBIETTIVO N. 443/01  
 LINEA A.V./A.C. TERZO VALICO DEI GIOVI  
 PROGETTO DEFINITIVO  
 IMPIANTO LUCE E FORZA MOTRICE  
 LAY OUT IMPIANTO DI TERRA  
 IMBOCOCCO NORD POZZOLO

GENERAL CONTRACTOR: ITALFERR S.p.A. SCALA: 1:50

PROGETTO: 158/01

CONVEGNO: SATURNO

REVISIONI	DATA	CAUSA	PRODOTTORE	REVISORE
A	15/01/13	EMISSIONE	...	...
B	15/01/13	...	...	...
C	15/01/13	...	...	...