

ELENCO DEI FOGLI
CHE COMPONGONO IL DOCUMENTO

FOGLIO	DESCRIZIONE
002	LEGENDA
003	EDIFICIO TECNOLOGICO "PM-PC-PJ" E "PT"
004	STRALCIO PIANTA "PM-PC-PJ"
005	STRALCIO PIANTA "PT"
006	VISTA FRONTALE E SEZIONE
007	SCHEMA DISPOSIZIONE TUBAZIONI PER ATTRAVERSAMENTI NEI PJ

COMMITTENTE:



10

ALTA SORVEGLIANZA:



GENERAL CONTRACTOR:



INFRASTRUTTURE FERROVIARIE STRATEGICHE DEFINITE DALLA
LEGGE OBIETTIVO N. 443/01

LINEA A.V. /A.C. TERZO VALICO DEI GIOVI
PROGETTO DEFINITIVO

TELECOMUNICAZIONI – PREDISPOSIZIONE ARRIVO CAVI TLC E
TELEFONO A PARETE ALL'ESTERNO DEI PPF
CON SCHEMA DISPOSIZIONE TUBAZIONE TLC

GENERAL CONTRACTOR ing. G. Guagnozzi Consorzio CODIV Project Manager		ITALFERR S.p.A.	SCALA :
IL PROGETTISTA INTEGRATORE INTEGRAZIONE PRESTAZIONI SPECIALISTICHE ORDINE INGEGNERI DI MILANO n. 15498 Ettore Pagani	Data:		

COMMESSA	LOTTO	FASE	ENTE	TIPO	DOC.	OPERA/DISCIPLINA	PROGR.	REV.	FOGLIO
A301	00	D	CV	1X		ST0000	X07	C	001 di 007

	VISTO CONSORZIO SATURNO	
	Firma R. M. ...	Data 13/09/2012

Progettazione :

Rev.	Descrizione	Redatto	Data	Verificato	Data	Approvato	Data	IL PROGETTISTA
A	Prima emissione	NODARI	20/02/04	ESTE	20/02/04	PECCHIA	20/02/04	
B	Revisione interna	DREON	21/09/04	ESTE	21/09/04	PECCHIA	21/09/04	
C	Aggiornamento per P.D. Adeguamenti	RIBAUDO	29/02/2012	ESTE	29/02/2012	LECCHI	29/02/2012	

n. Elab.:	File:
	Cod. origine: 1600_00263239


CUP: F81H9200000008

LEGENDA:

- Ⓐ - TELEFONO STAGNO A PARETE CON RELATIVA CAPP A DI PROTEZIONE
- Ⓑ - N°1 TUBO PVC Ø35 mm (RAGGIO MINIMO DI CURVATURA DEL TUBO ≥25 mm)
- Ⓒ - POZZETTO DIM. INT. 1.50 x 1.50 m
- Ⓓ - N° 12TUBI PVC Øi=125 mm. DI COLLEGAMENTO TRA PPF E CUNICOLO DI DORSALE
- Ⓔ - CAVO ST 4 cp
- Ⓕ - FORO PASSANTE A PARETE Ø50 mm

N.B.: - LA CAPP A DI PROTEZIONE DEL TELEFONO STAGNO VIENE DIRETTAMENTE FISSATA
A MURO CON DEI TASSELLI AD ESPANSIONE

- EDIFICIO TECNOLOGICO

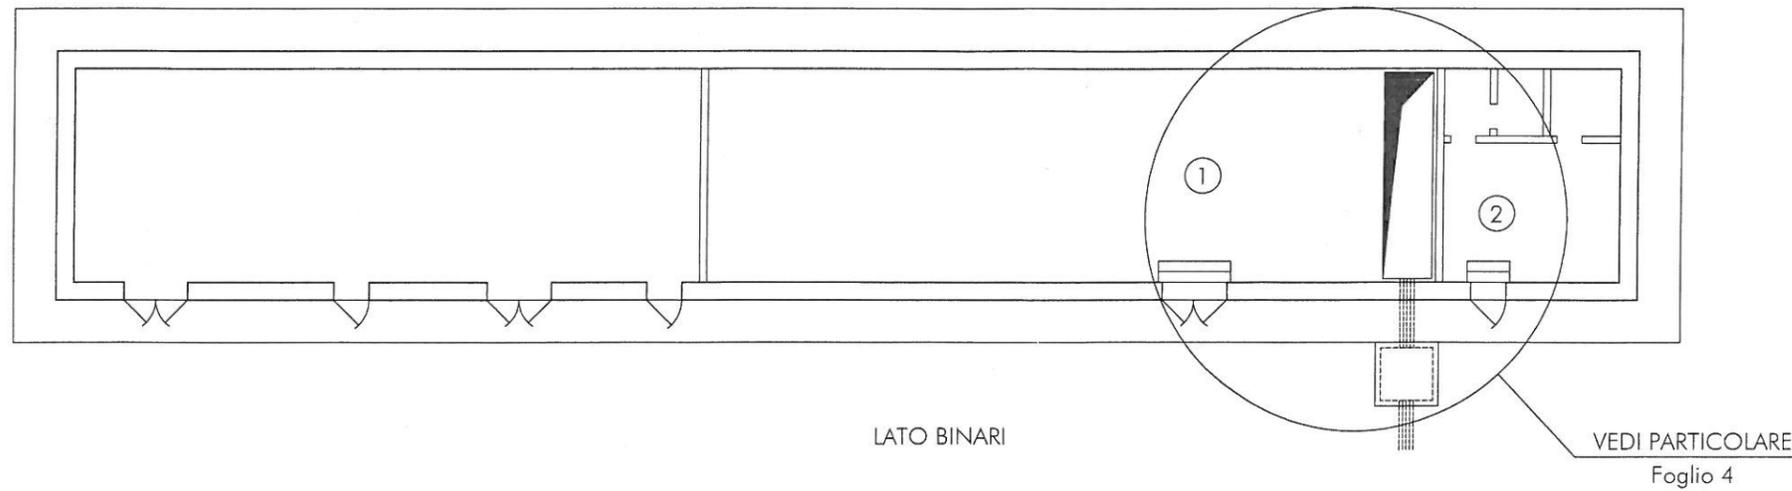


LEGENDA:

- ① - LOCALE TECNOLOGICO
- ② - LOCALE OPERATORE

- EDIFICIO TECNOLOGICO

CONSORZIO
SATURNO

PROGETTO	LOTTO	ENTE	DOC.	REV.	FOGLIO	SCALA:
A301	00	DCV	1X	ST 00 00 X07	C 003 di 006	1:50
TUTTI I DIRITTI DEL PRESENTE DOCUMENTO SONO RISERVATI; LA RIPRODUZIONE ANCHE PARZIALE E' VIETATA						

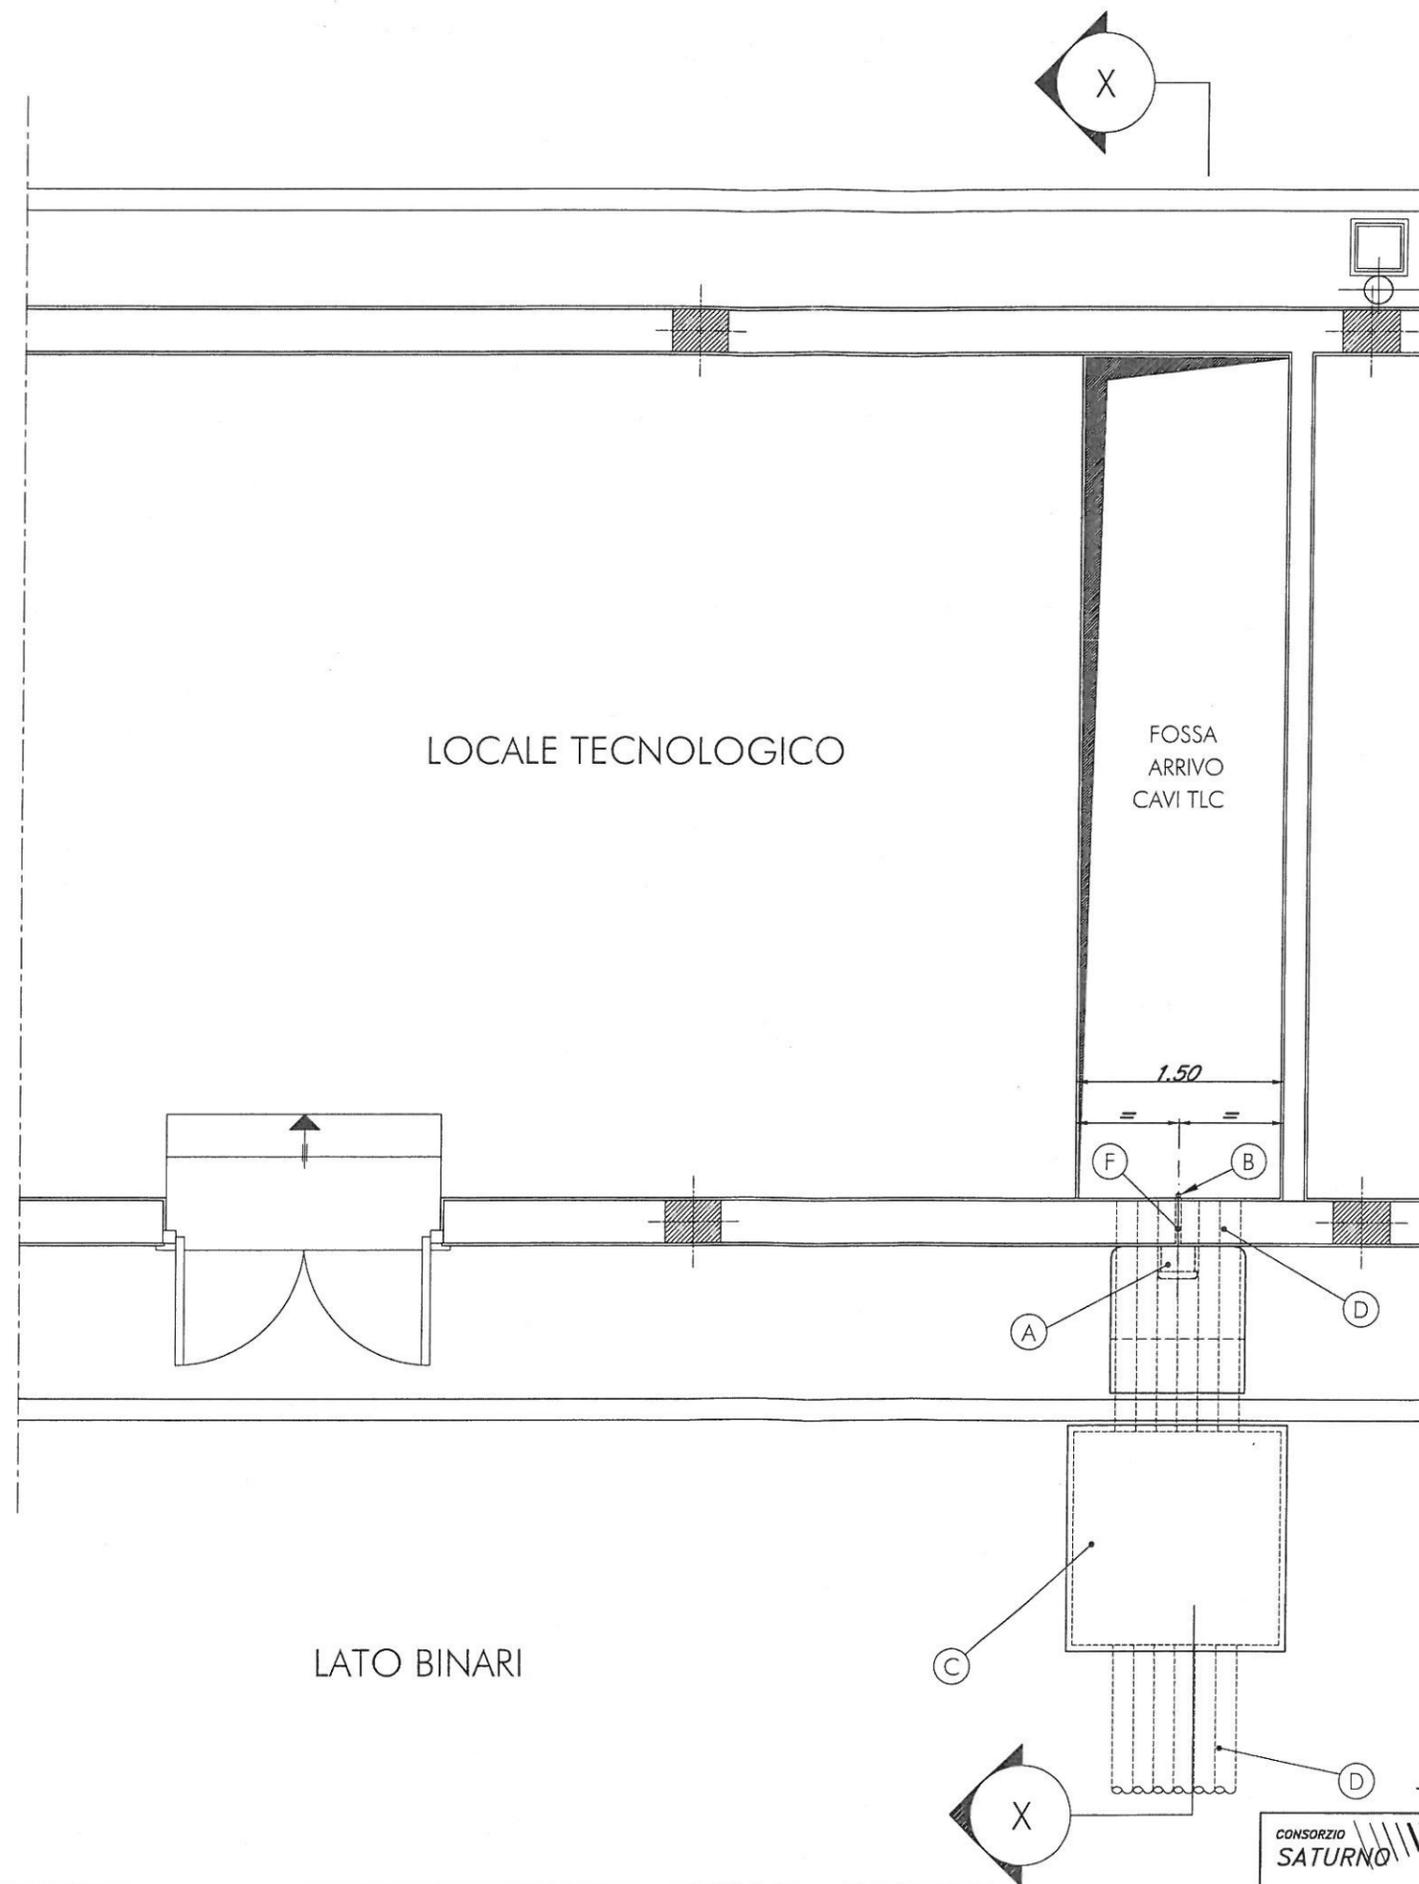


- STRALCIO PIANTA PIANO TERRA EDIFICIO TECNOLOGICO




PROGETTO	LOTTO	ENTE	DOC.	REV.	FOLIO	SCALA
A301	00	DCV	1X	ST 00 00 X07	C 004 01 006	1:50

TUTTI I DIRITTI DEL PRESENTE DOCUMENTO SONO RISERVATI; LA RIPRODUZIONE ANCHE PARZIALE E' VIETATA.

VISTA FRONTALE LOCALE TECNOLOGICO

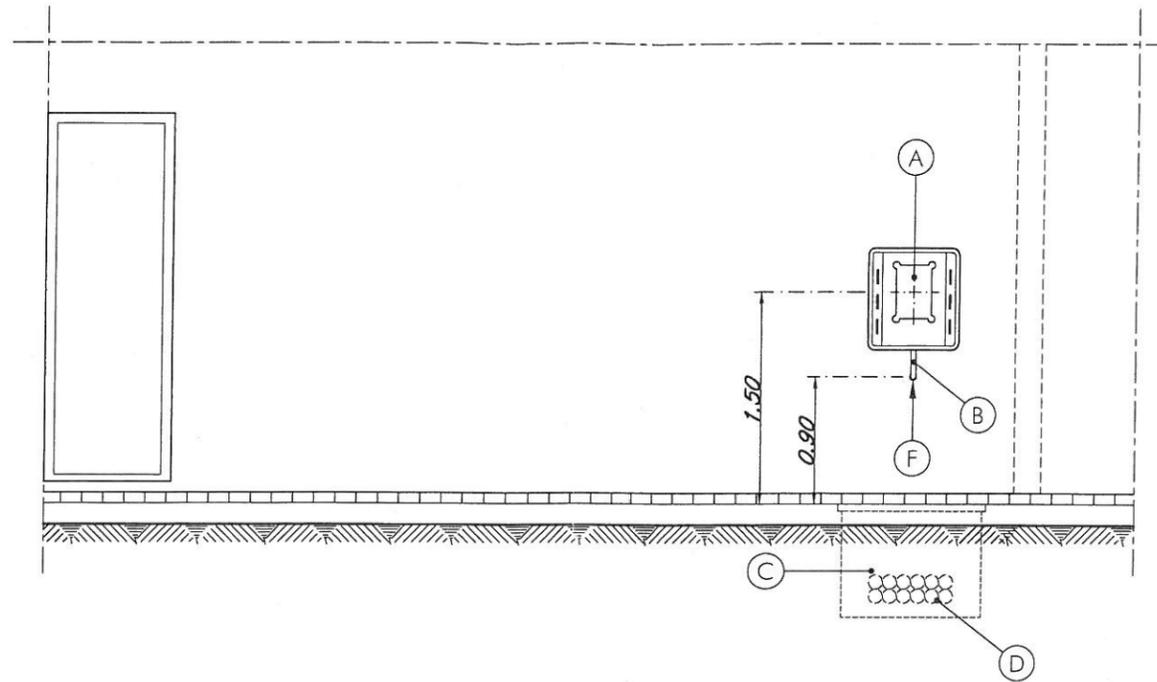


Sezione X-X

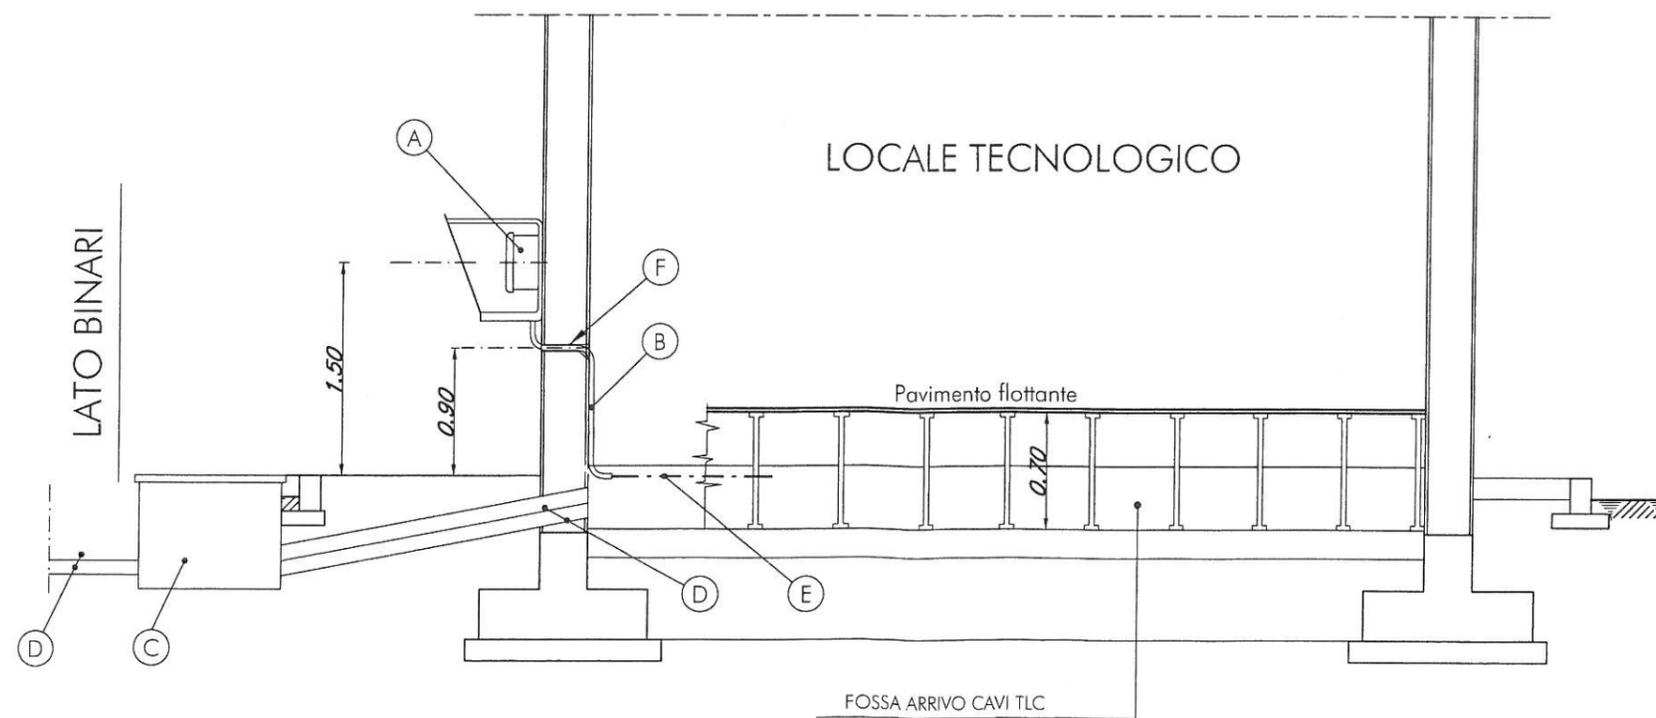

VISTA FRONTALE E SEZIONE

TIPOLOGICO TUBAZIONI IN ATTRAVERSAMENTO

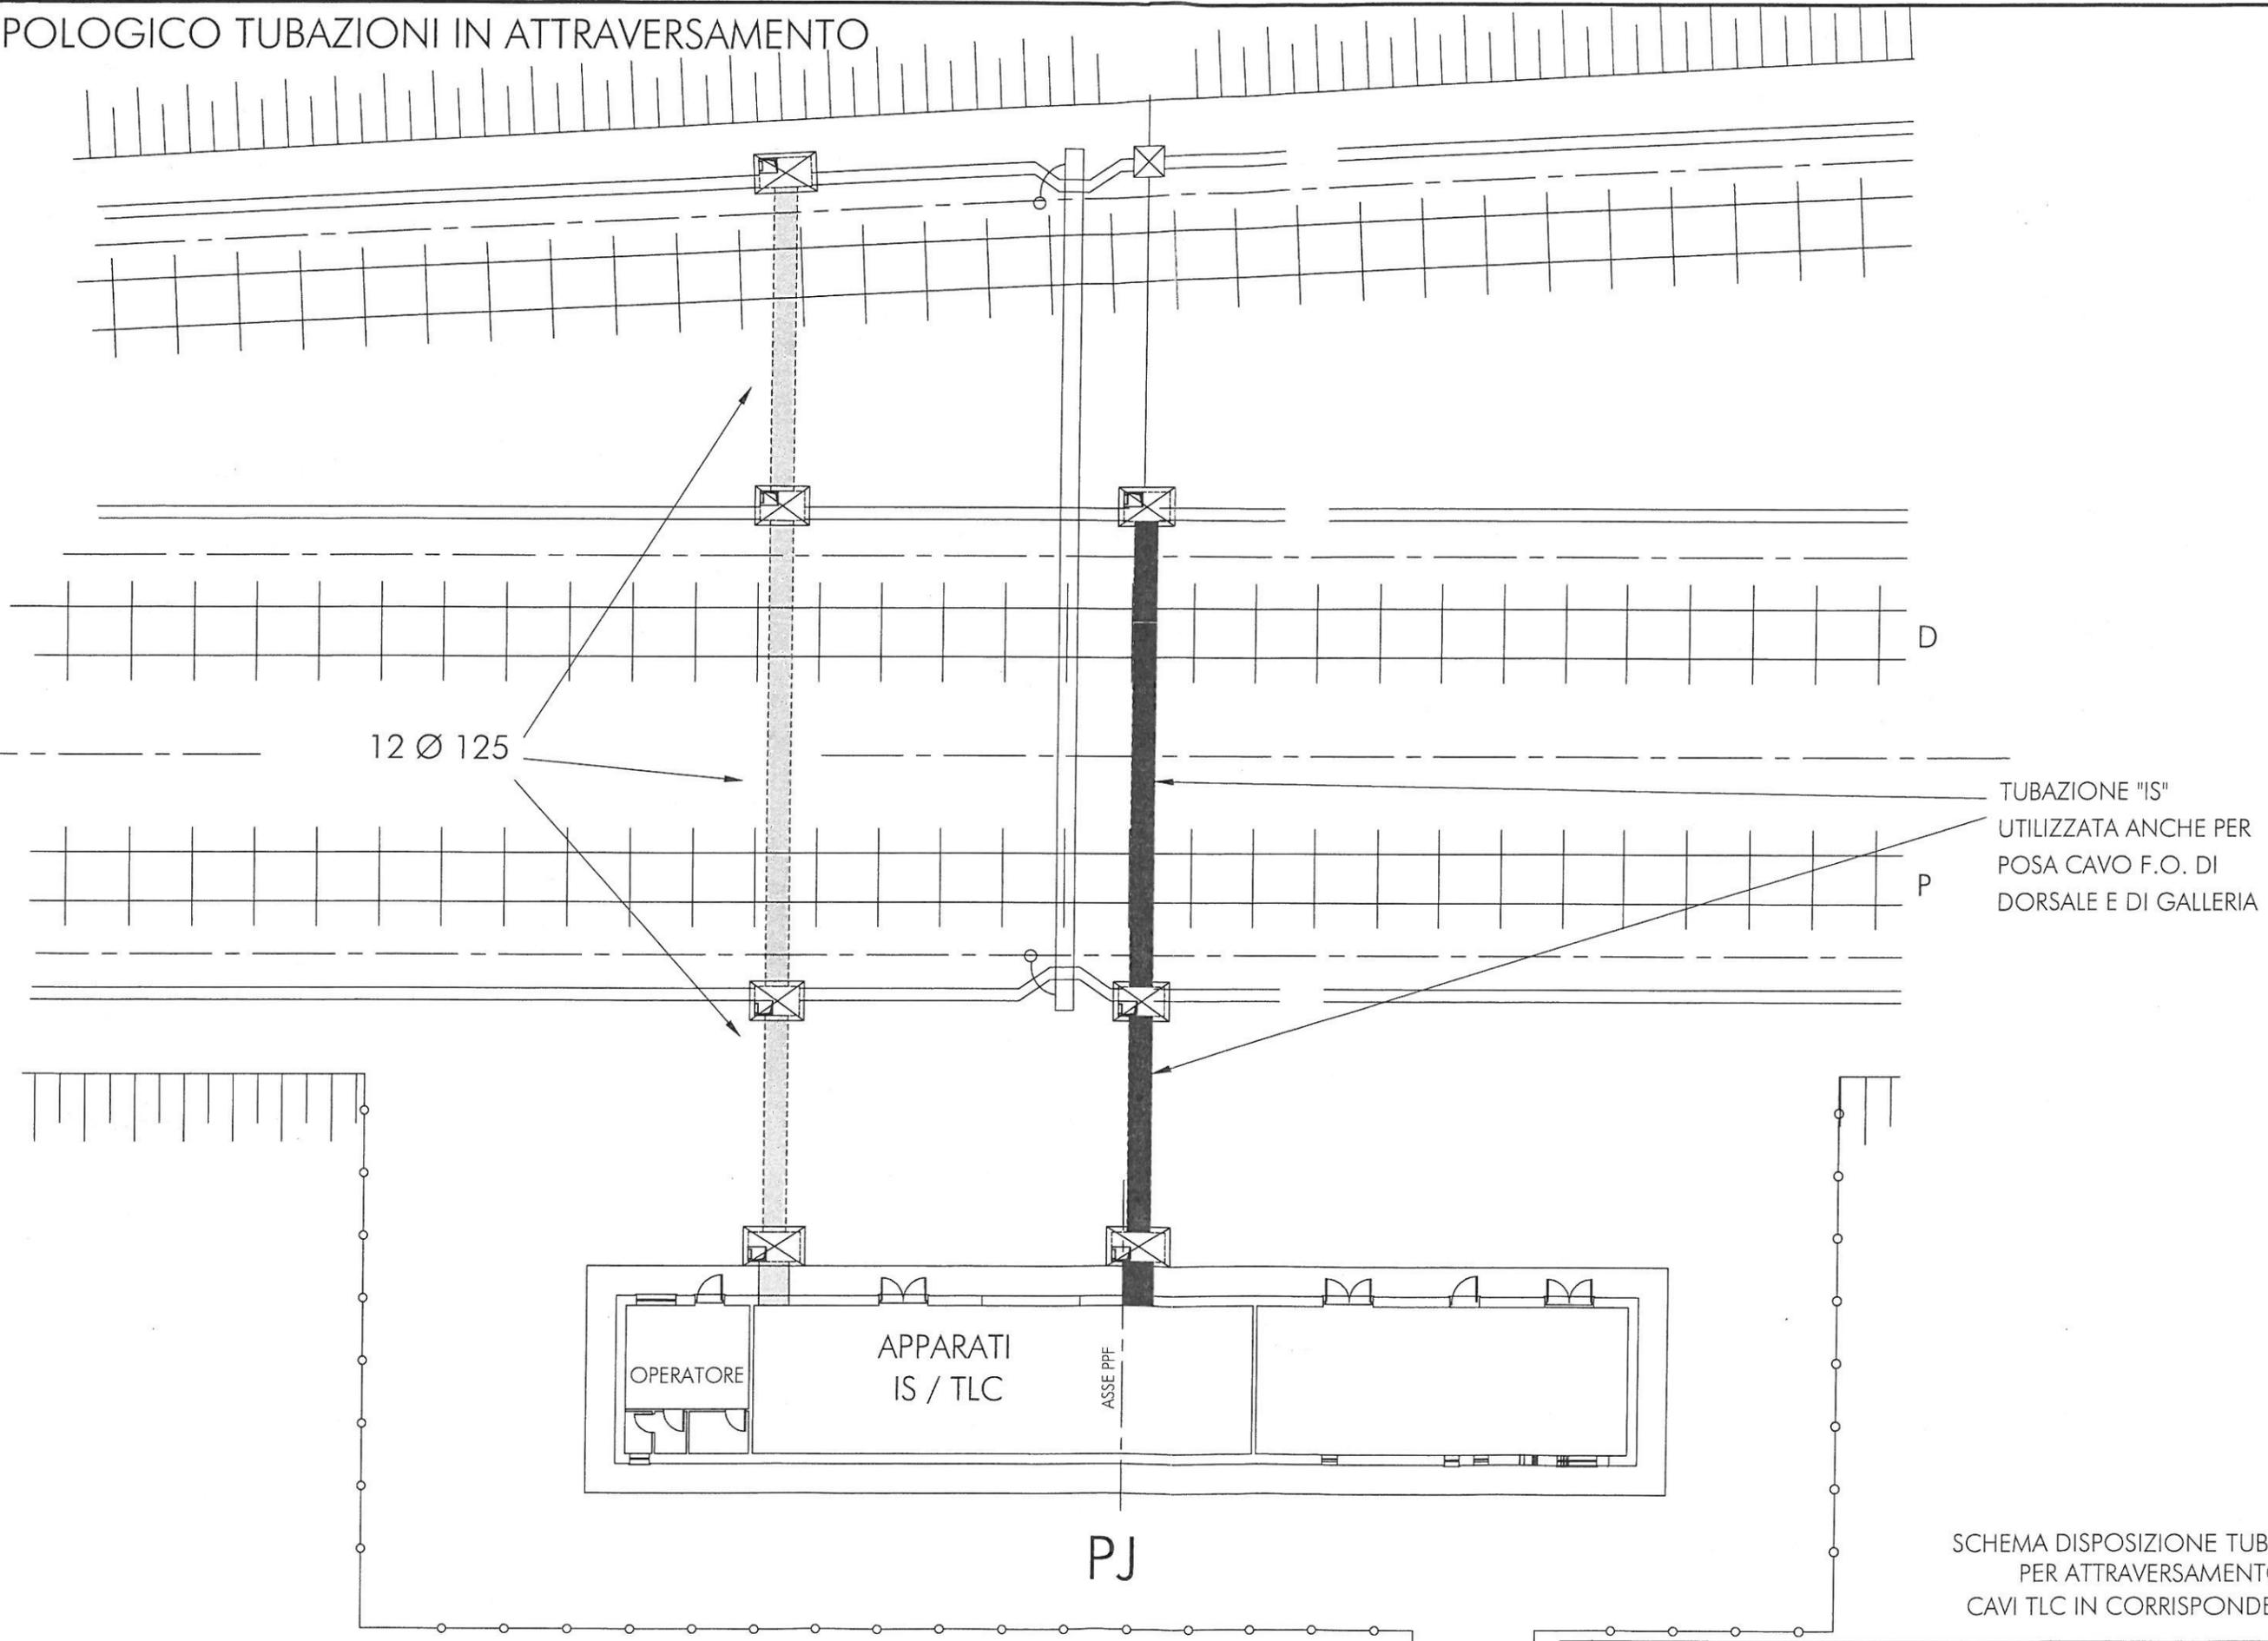

TUBAZIONE "IS"
UTILIZZATA ANCHE PER
POSA CAVO F.O. DI
DORSALE E DI GALLERIA

SCHEMA DISPOSIZIONE TUBAZIONI
PER ATTRAVERSAMENTO
CAVI TLC IN CORRISPONDENZA PJ

		PROGETTO A301	LOTTO 00	ENTE DCV	DOC. TX	ST 00 00 X07	REV. C	FOGLIO 006 di 006	SCALA 1:50
TUTTI I DIRITTI DEL PRESENTE DOCUMENTO SONO RISERVATI; LA RIPRODUZIONE ANCHE PARZIALE E' VIETATA									