



STRALCIO PLANIMETRICO IMPIANTO IDRICO ANTINCENDIO
SCALA 1:1000

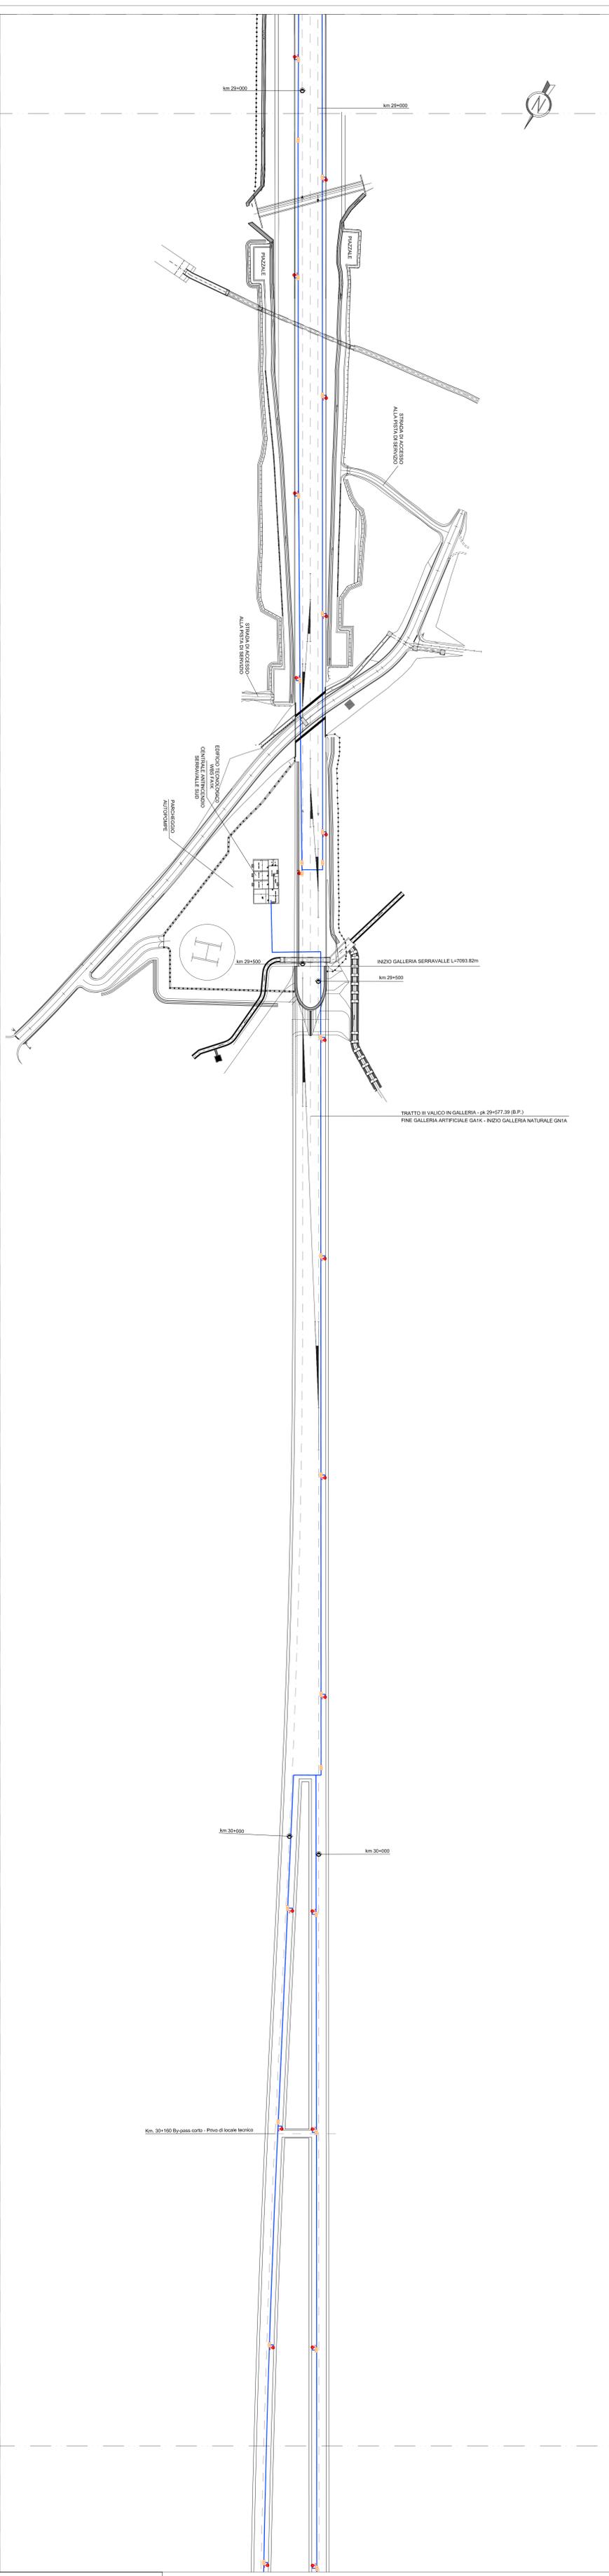

PIANTA CHIAVE

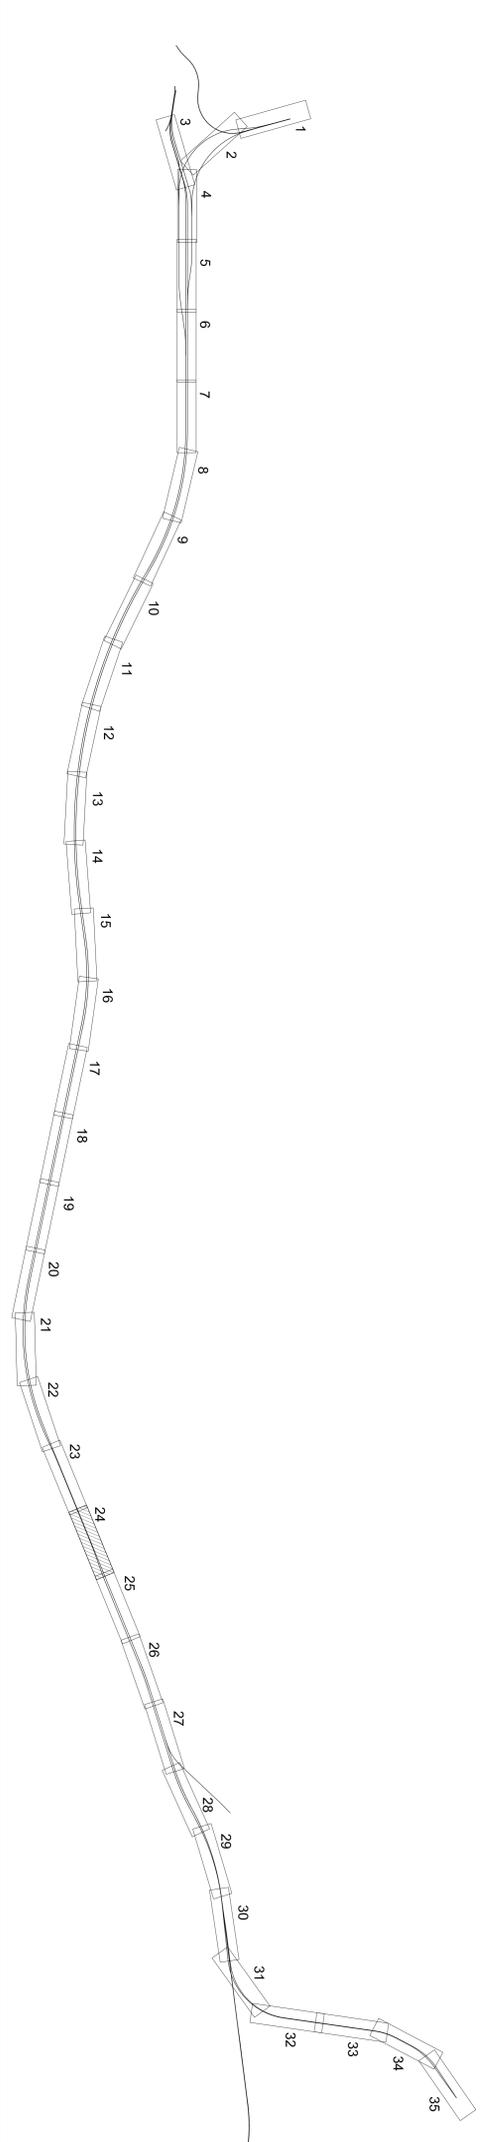

LEGENDA

	BOIANTE LINE DI COMPARTO DI PROZETTO CON SARMONICA ANTINFILTRAZIONE
	PROZETTO CON SARMONICA PROTETTIVA DI COLONNA SIRMARIVA
	TUBAZIONE IMPIANTO IDROICO ANTINCENDIO IN LINEA AC CN 150
	TUBAZIONE IMPIANTO IDROICO ANTINCENDIO NELLE INTERCONNESSIONI DN 150

NOTA:
NEL TRATTO ALL'INTERNO LE TUBAZIONI DEVONO ESSERE PROTETTE DAL GLOTO CON CAVO ELETTRICO ISOLANTE

COMMITTENTE:

ALTA SORREGGIANZA

GENERAL CONTRACTOR:



INFRASTRUTTURE FERROVIARIE STRATEGICHE DEFINITE DALLA LEGGE OBIETTIVO N.443/01
TRATTA A.V./A.C. TERZO VALICO DEI GIOVI
PROGETTO DEFINITIVO

IMPIANTO IDRICO ANTINCENDIO
PARTE MECCANICA
GALLERIA SERRAVALLE
PIANIMETRICA L/6

GENERAL CONTRACTOR:	ITALSER S.p.A.	SCALE:	1:1000
COMITATO:		PROZETTO:	01/1
PROZETTO:	01/1	DATA:	31/07/2012

NO.	DESCRIZIONE MODIFICAZIONE	DATA	PROZETTO	DATA	PROZETTO	DATA	PROZETTO
102	Adempimento cartaceo in allegato	14/03/12	01/1	01/1	01/1	01/1	01/1
103	Modifica di dimensionamento	23/03/12	01/1	01/1	01/1	01/1	01/1
104	Modifica di dimensionamento	26/03/12	01/1	01/1	01/1	01/1	01/1

