



STRALCIO PLANIMETRICO IMPIANTO IDRICO ANTINCENDIO
 SCALA 1:1000

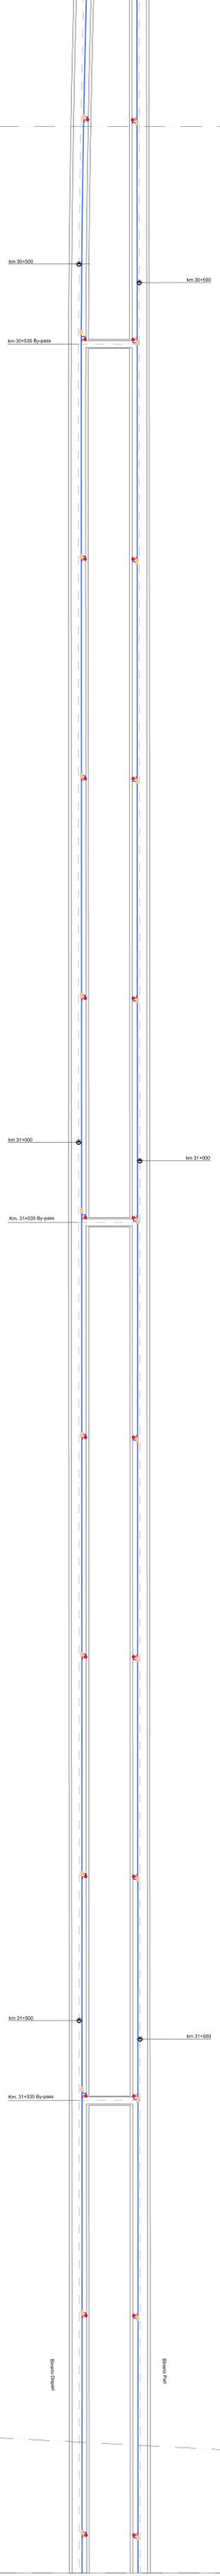

PIANTA CHIAVE

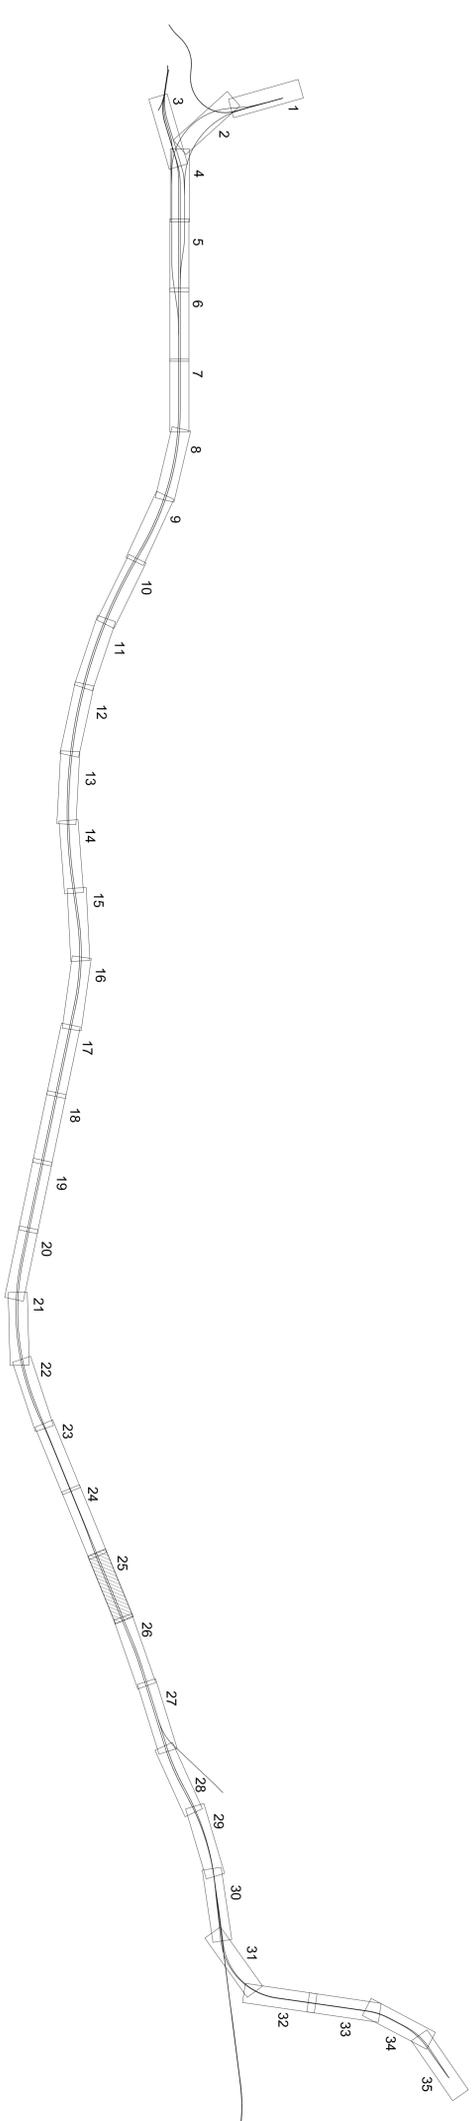

LEGENDA

- BOLLANTE SUI 40 COMPLETO DI PROGETTO CON SAGOMERISCA DI INTERSTADIONE
- POZZETTO CON SAGOMERISCA PROVVISORIA IN COLONNA DI MANOVRA
- TUBAZIONE IMPIANTO IDRICO ANTINCENDIO SU LINEA AC IN 150
- TUBAZIONE IMPIANTO IDRICO ANTINCENDIO NELLE INTERCONNESSIONI IN 150

NOTE:
 NEI TRATTI ALL'INTERNO LE TUBAZIONI DEVONO ESSERE PROTETTE DAL GELLO CON CAVO ELETTRICO SCALDANTE

COMMITTENTE:

ALTA SORREGGIANZA



GENERAL CONTRACTOR:



INFRASTRUTTURE FERROVIARIE STRATEGICHE DEFINITE DALLA
 LEGGE OBBIETTIVO N.443/01
 TRATTA A.V./A.C. TERZO VALICO DEI GOVI
 PROGETTO DEFINITIVO
IMPIANTO IDRICO ANTINCENDIO
 PARTE MECCANICA
 GALLERIA SERRAVALLE
 PIANI 2/6

GENERAL CONTRACTOR	ITALFERRA S.P.A.	SCALE	1:1000
COMITTEE	COOIV	PROJEKCIJA	AI11K0X
PROJEKCIJA	0101	PROJEKCIJA	0102

NO.	OPERAZIONE	DATA	PROJEKCIJA	PROJEKCIJA	PROJEKCIJA	PROJEKCIJA	PROJEKCIJA
1/0	PROJEKTOVANJE IZ OBLASTI	10/2013	AI11K0X	AI11K0X	AI11K0X	AI11K0X	AI11K0X
2/0	PROJEKTOVANJE IZ OBLASTI	10/2013	AI11K0X	AI11K0X	AI11K0X	AI11K0X	AI11K0X
3/0	PROJEKTOVANJE IZ OBLASTI	10/2013	AI11K0X	AI11K0X	AI11K0X	AI11K0X	AI11K0X