




SEZIONE TIPO BANCHINA (PRESSO UN MONITORE)  
SCALA 1:1.000

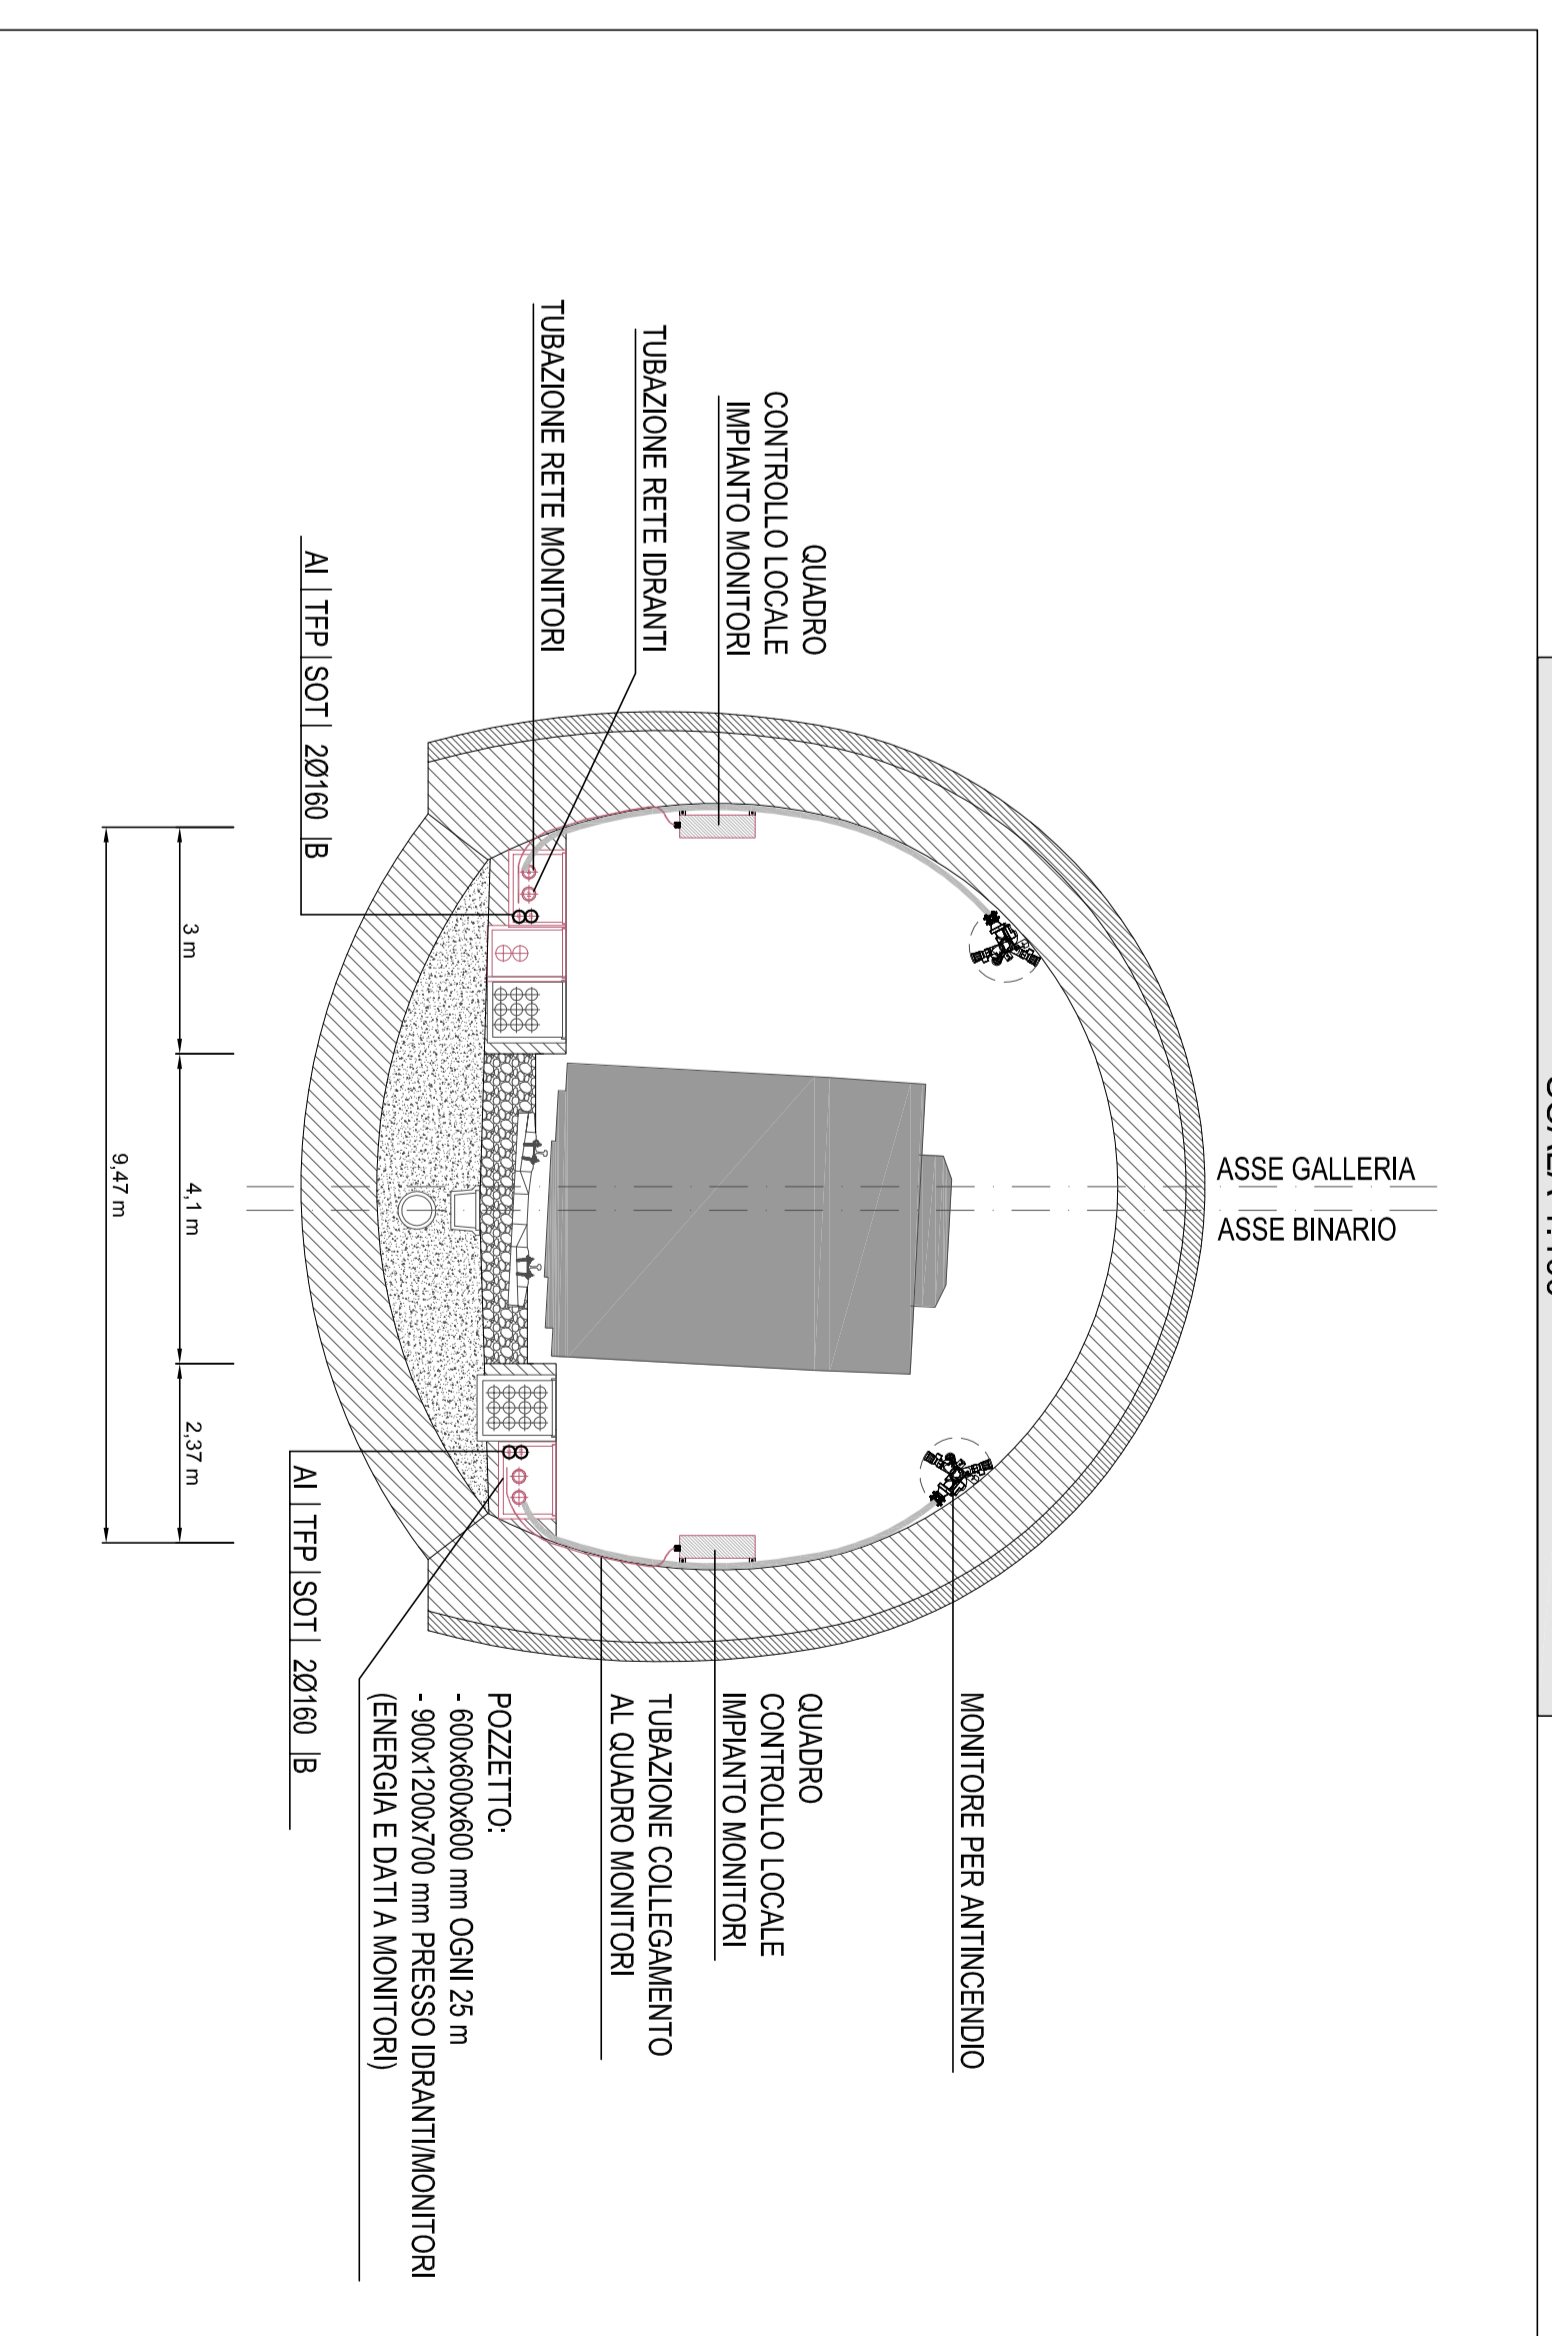







PIANTA QUOTA P.F. +4.00  
SCALA 1:200

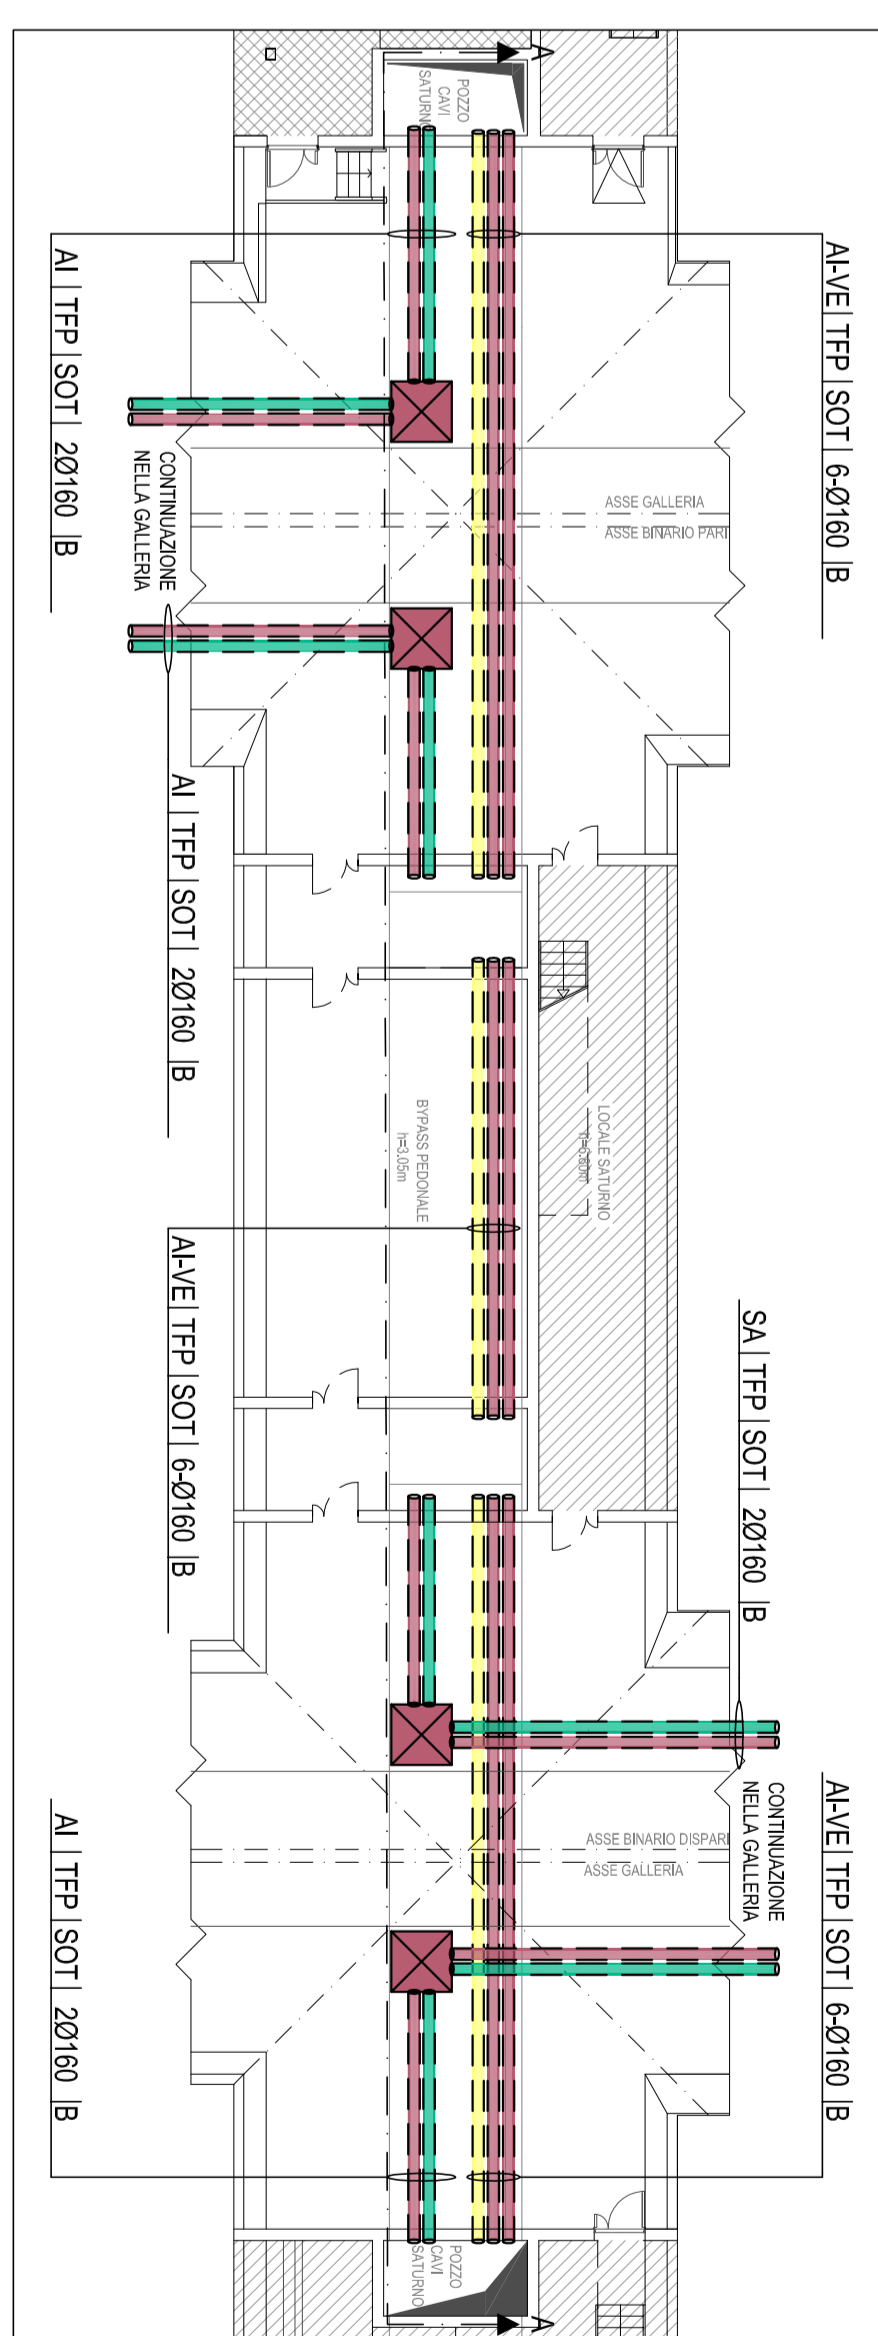

SEZIONE LONGITUDINALE AA  
SCALA 1:200

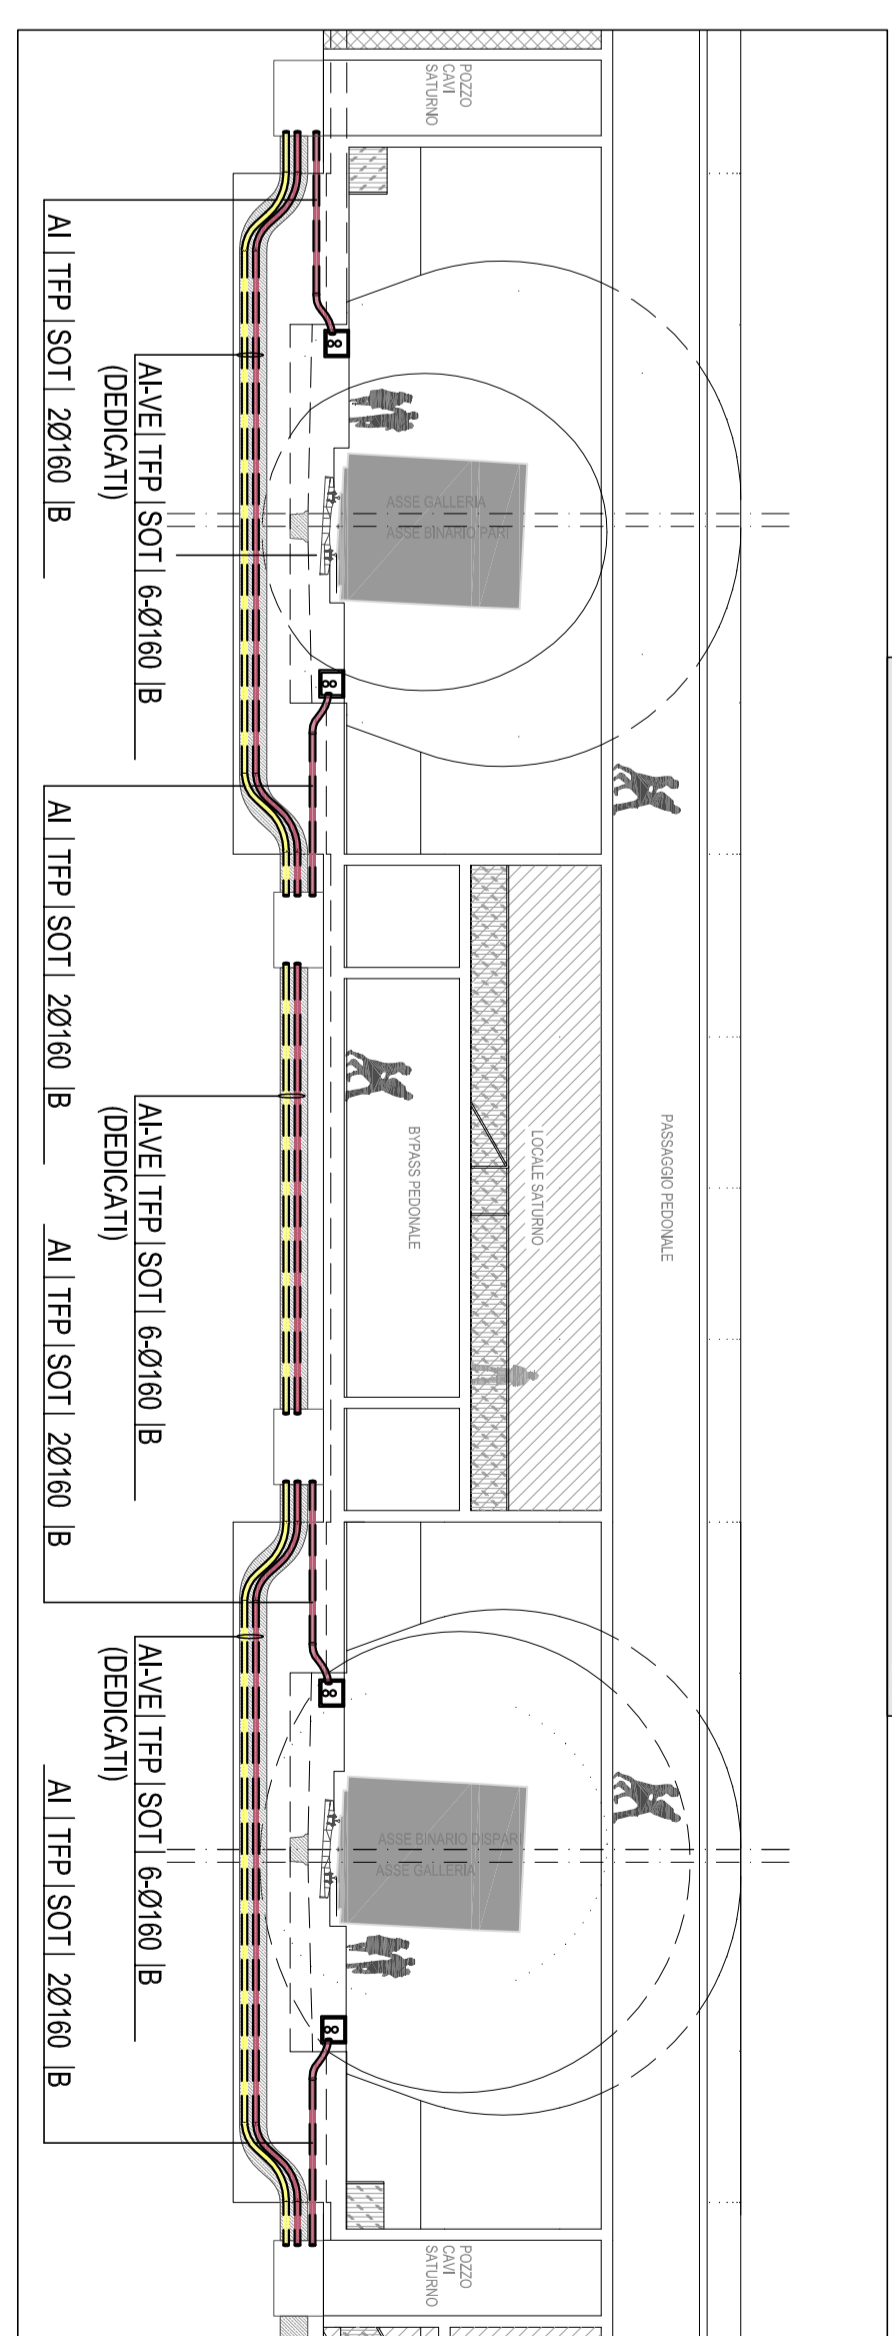

PARTICOLARE DISTRIBUZIONE IMPIANTI  
NELLA CENTRALE ANTINCENDIO - SCAALA 1:200

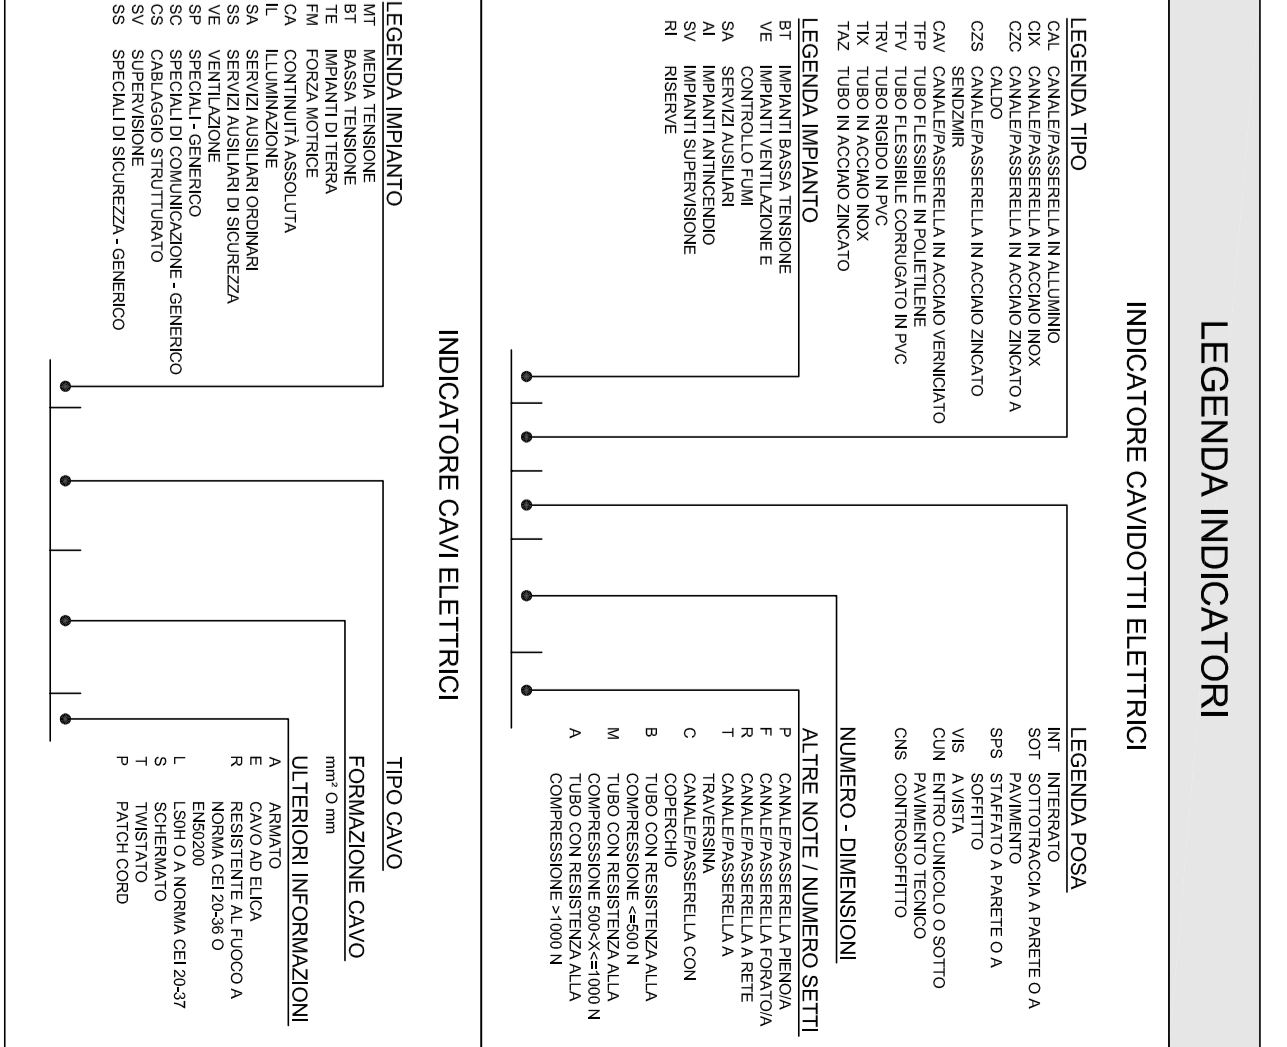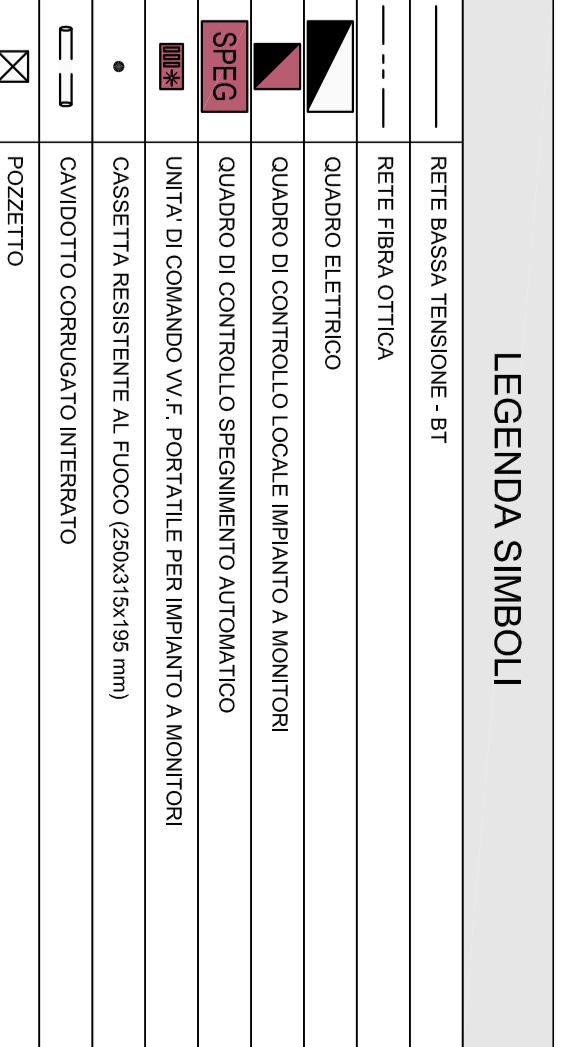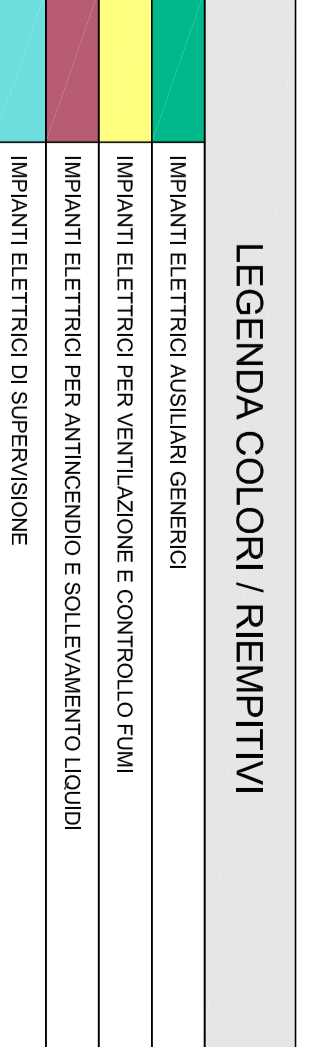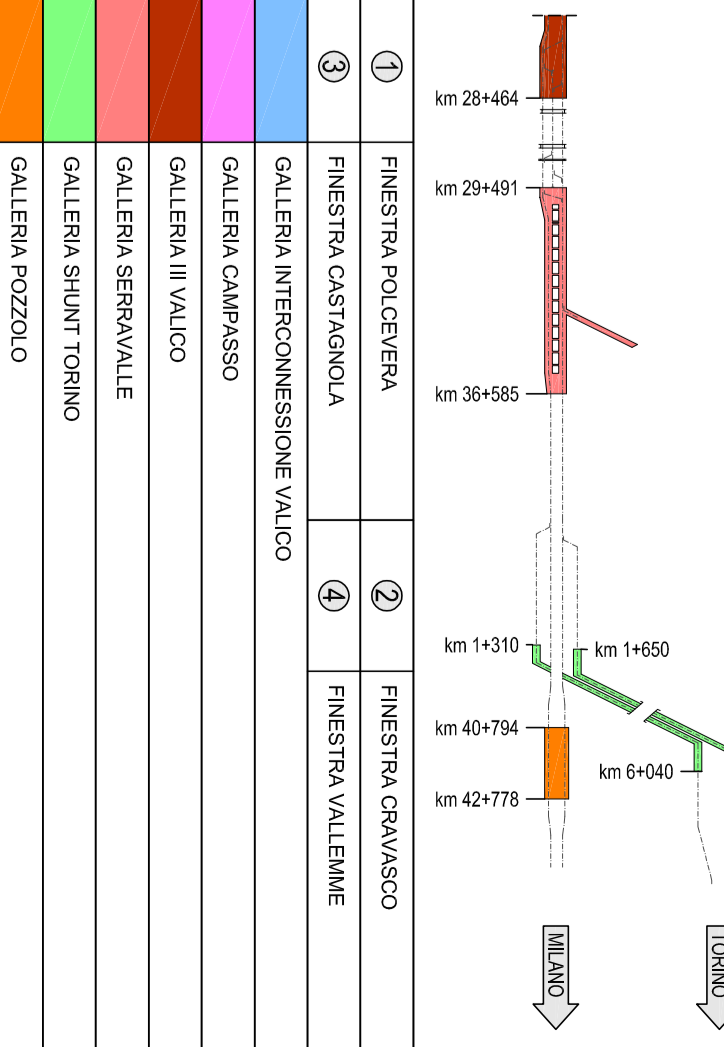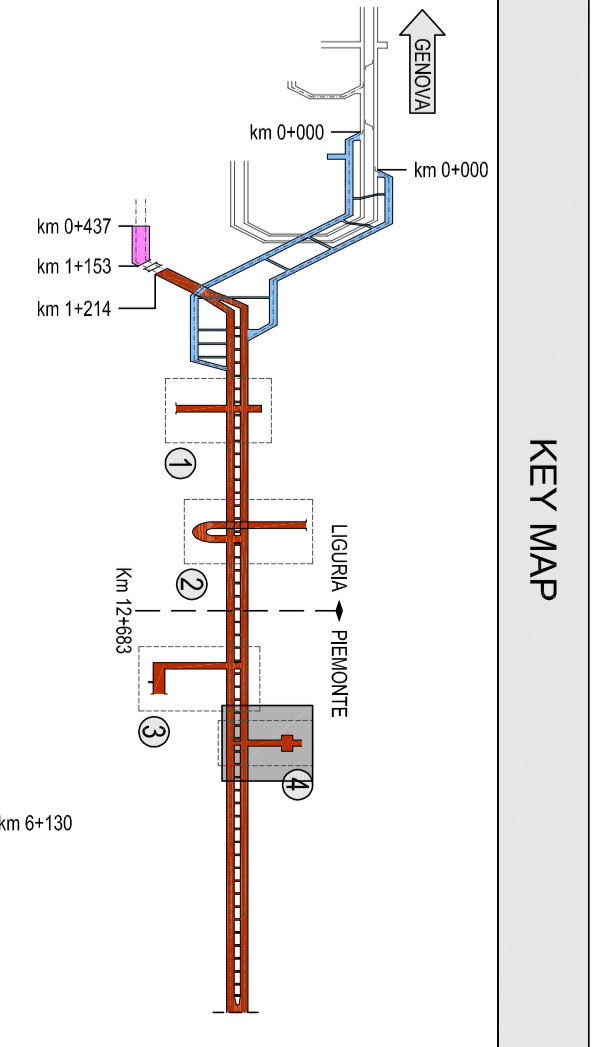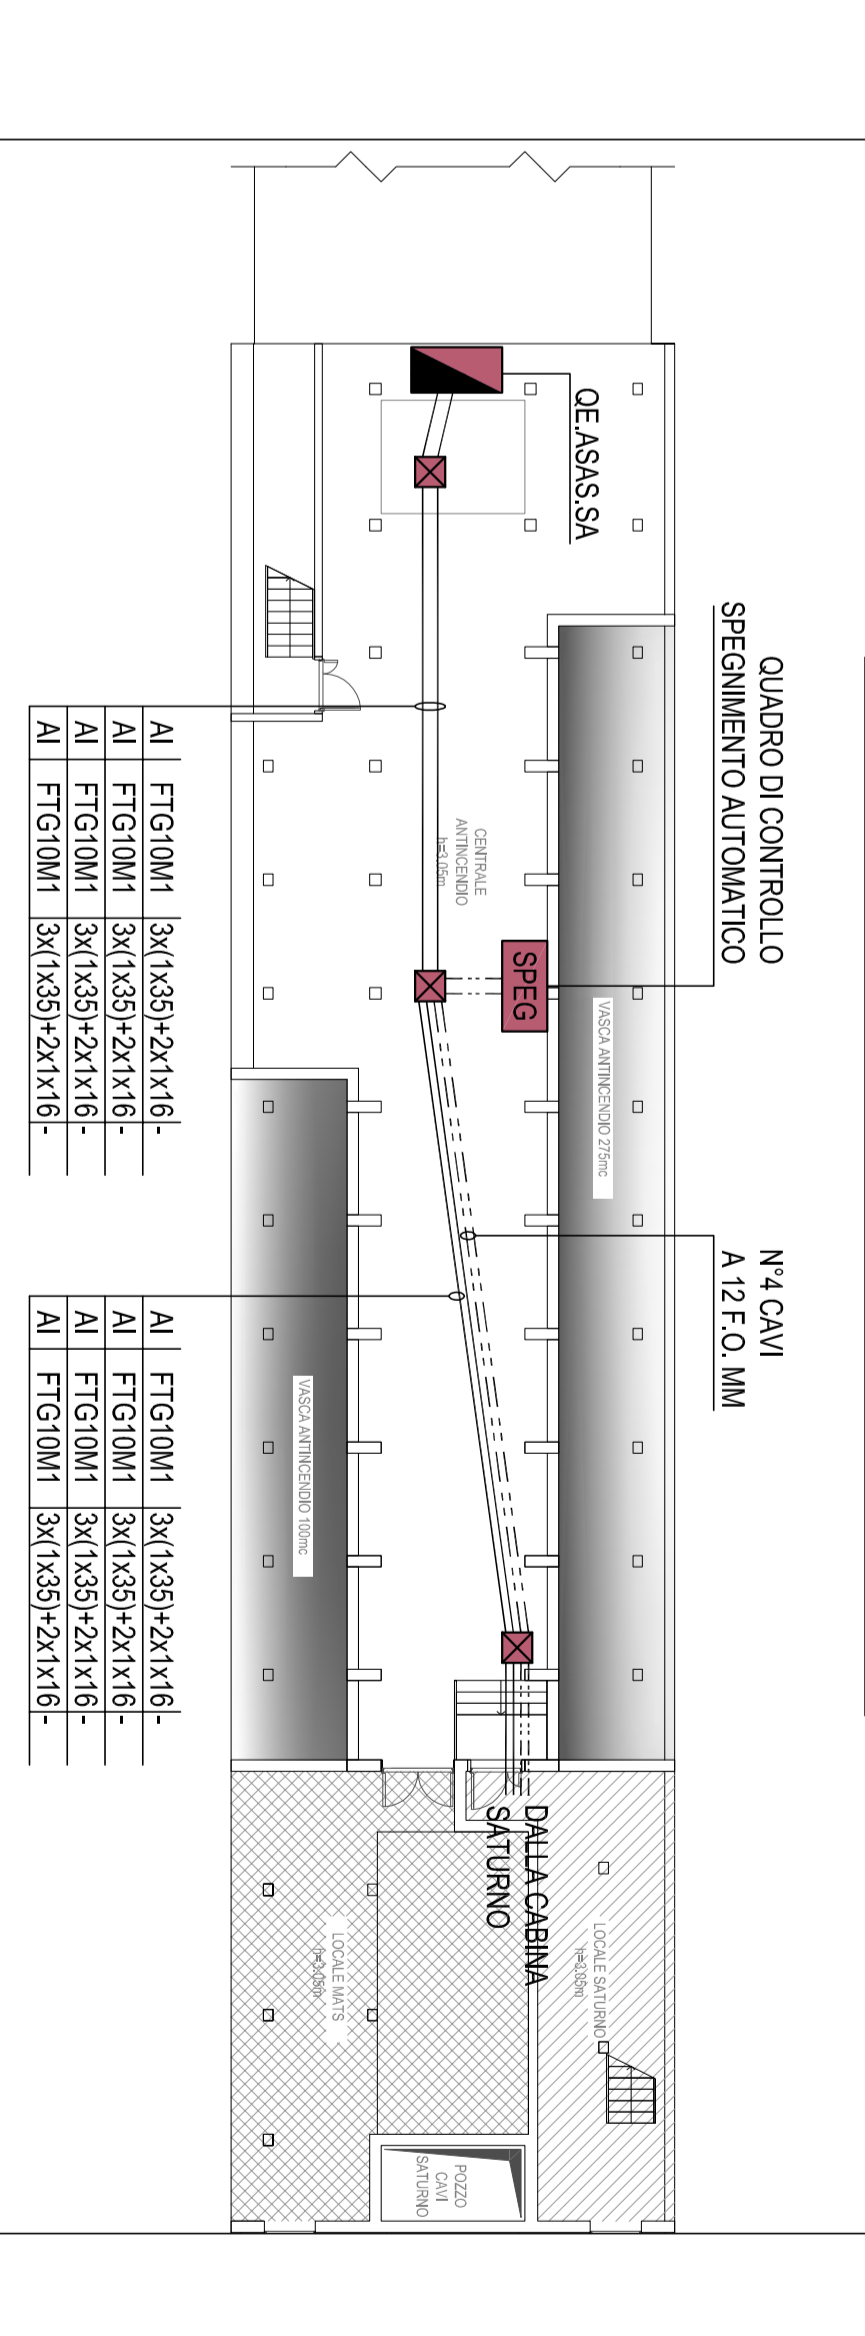

NOTE:  
- I CAVI VERTICALI COMPRESA LA RISERVA IN ACCIAIO NON SONO COMPRESI  
- IL PRESENTE ELABORAZIONE È VALIDA ESCLUSIVAMENTE PER GLI APERTI IMPIANTI ELETTRICI  
- IL PROZETTO È STATO REALIZZATO PRESSO UN MONITORE

ALTA SEMPLICITÀ

GENERAL CONTRACTOR

**COOY**  
GRUPPO FERROVIE DELLO STATO ITALIANO

**INFRASTRUTTURE FERROVIE STRATEGICHE DEFINITE DALLA LEGGE OBBLIGATIVO N.445/01**

**TRATTA A.V./A.C. TERZO VALICO DEI GOMI**

**AREA DI SICUREZZA VAL LEMME**

**IMPIANTI ELETTRICI E SPECIALI**

Impianto di spegnimento automatico

Distribuzione impianti di rilevamento e controllo incendio

GENERAL CONTRACTOR

**COOY**  
GRUPPO FERROVIE DELLO STATO ITALIANO

**INFRASTRUTTURE FERROVIE STRATEGICHE DEFINITE DALLA LEGGE OBBLIGATIVO N.445/01**

**TRATTA A.V./A.C. TERZO VALICO DEI GOMI**

**AREA DI SICUREZZA VAL LEMME**

**IMPIANTI ELETTRICI E SPECIALI**

Impianto di spegnimento automatico

Distribuzione impianti di rilevamento e controllo incendio

SCALE: 1:1000

PROGETTISTA: **Coeliv**

PROGETTO: 000

REVISIONI:

REVISIONE	DATA	DESCRIZIONE	PROGETTISTA	VERIFICATORE
001	14/01/2023	PROGETTO INIZIALE	[Signature]	[Signature]
002	15/01/2023	MODIFICAZIONE	[Signature]	[Signature]
003	16/01/2023	MODIFICAZIONE	[Signature]	[Signature]
004	17/01/2023	MODIFICAZIONE	[Signature]	[Signature]
005	18/01/2023	MODIFICAZIONE	[Signature]	[Signature]
006	19/01/2023	MODIFICAZIONE	[Signature]	[Signature]
007	20/01/2023	MODIFICAZIONE	[Signature]	[Signature]
008	21/01/2023	MODIFICAZIONE	[Signature]	[Signature]
009	22/01/2023	MODIFICAZIONE	[Signature]	[Signature]
010	23/01/2023	MODIFICAZIONE	[Signature]	[Signature]

Scala: 1:1000

PROGETTO: 000

REVISIONI: