
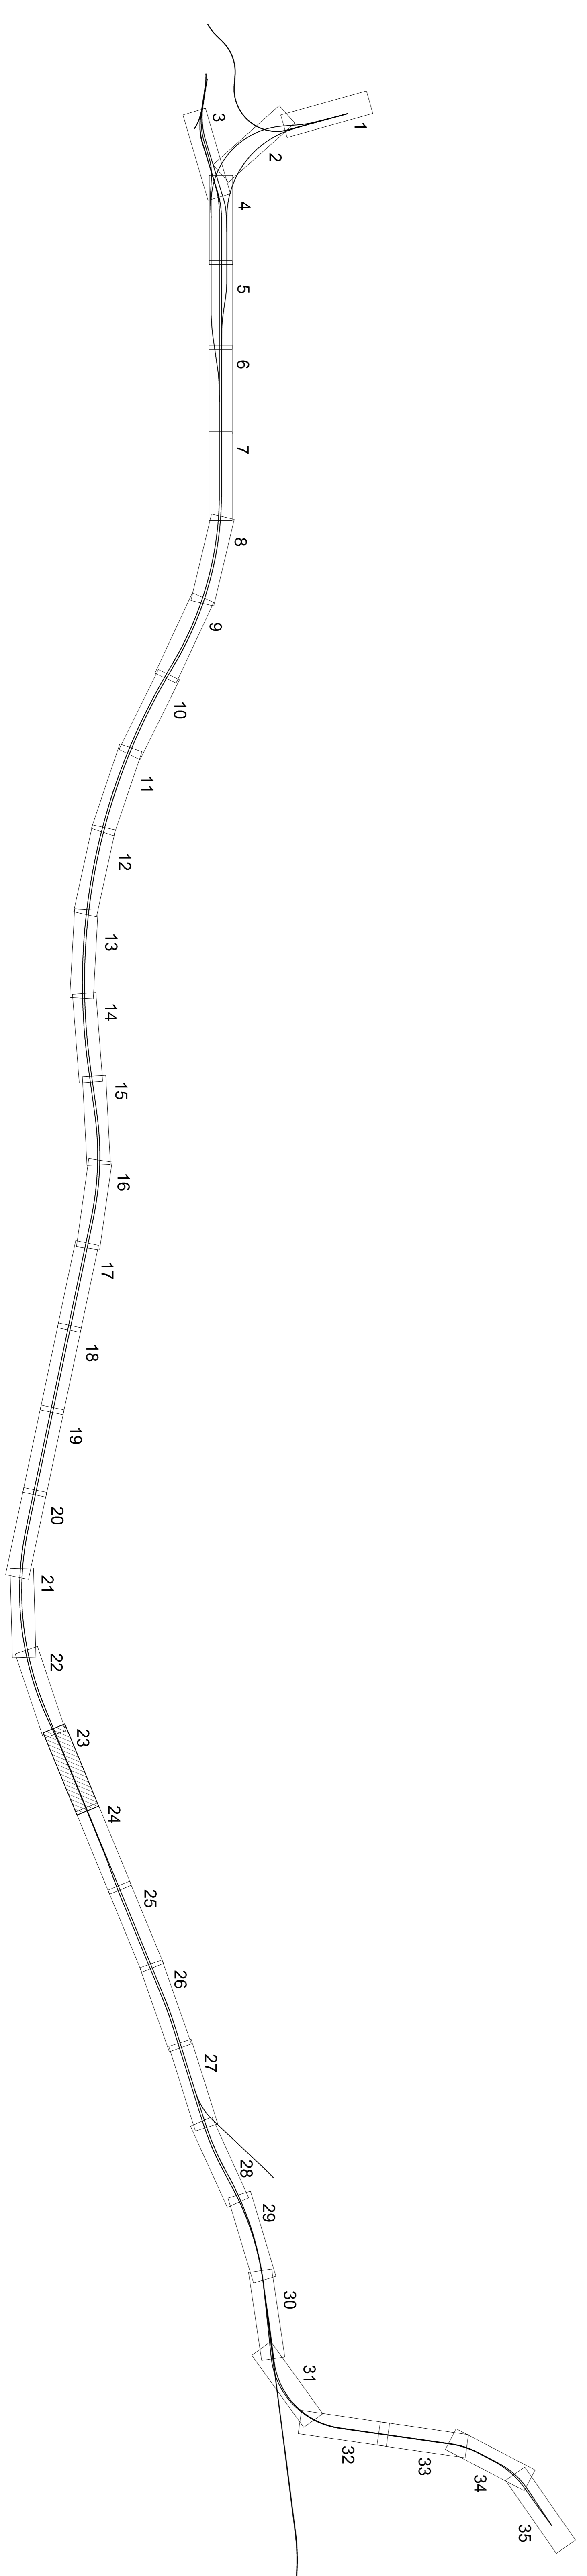


PIANTA CHIAVE

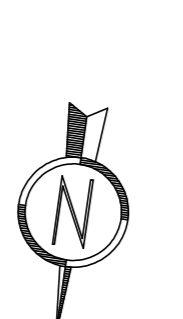

LEGENDA

	IDENTITÀ LINEE COMPLETATE DI PROGETTO CON SAGOMINERCA DI INTERSEZIONE
	PROGETTO CON SAGOMINERCA PROVVISORIA DI COLONNA DI MANOVRA
	TUBAZIONE IMPIANTO IDRICO ANTINCENDIO DI LINEA AC 200 IN 150
	TUBAZIONE IMPIANTO IDRICO ANTINCENDIO NELLE INTERSEZIONI IN 150

NOTE:
NELLE TUBAZIONI LE TUBAZIONI DEVONO ESSERE PROTETTE DAL SOLO CON CAVO ELETTRICO SCALANTE

COMMITENTE:

ALTA SORREQUANZA

GENERAL CONTRACTOR:



INFRASTRUTTURE FERROVIARIE STRATEGICHE DEFINITE DALLA
 LEGGE OBIETTIVO N.443/01
 TRATTA A.V./A.C. TERZO VALICO VALICO DEI GIOVI
 PROGETTO DEFINITIVO
 IMPIANTO IDRICO ANTINCENDIO
 AREA DI SICUREZZA LIBARNA
 IMPIANTO IDRICO ANTINCENDIO
 PLANIMETRIA 1/2

GENERAL CONTRACTOR: ITALFERRA S.p.A.

SCALE: 1:1000

COMPAGNIA	LOTTO	FASE	PRODOTTORE	DATA	REVISIONI
	00	D	CIV	P7	A194DX
PROGETTAZIONE	00	D	CIV	P7	A194DX
REVISIONI	00	D	CIV	P7	A194DX
01	01	01	01	01	01
02	02	02	02	02	02
03	03	03	03	03	03
04	04	04	04	04	04
05	05	05	05	05	05
06	06	06	06	06	06
07	07	07	07	07	07
08	08	08	08	08	08
09	09	09	09	09	09
10	10	10	10	10	10
11	11	11	11	11	11
12	12	12	12	12	12
13	13	13	13	13	13
14	14	14	14	14	14
15	15	15	15	15	15
16	16	16	16	16	16
17	17	17	17	17	17
18	18	18	18	18	18
19	19	19	19	19	19
20	20	20	20	20	20
21	21	21	21	21	21
22	22	22	22	22	22
23	23	23	23	23	23
24	24	24	24	24	24
25	25	25	25	25	25
26	26	26	26	26	26
27	27	27	27	27	27
28	28	28	28	28	28
29	29	29	29	29	29
30	30	30	30	30	30
31	31	31	31	31	31
32	32	32	32	32	32
33	33	33	33	33	33
34	34	34	34	34	34
35	35	35	35	35	35