


PREFABBRICATO AD USO SPOGLIATOIO
 N° 1 UNITA' - H. INT. MT. 2,70 - MQ. 60,48

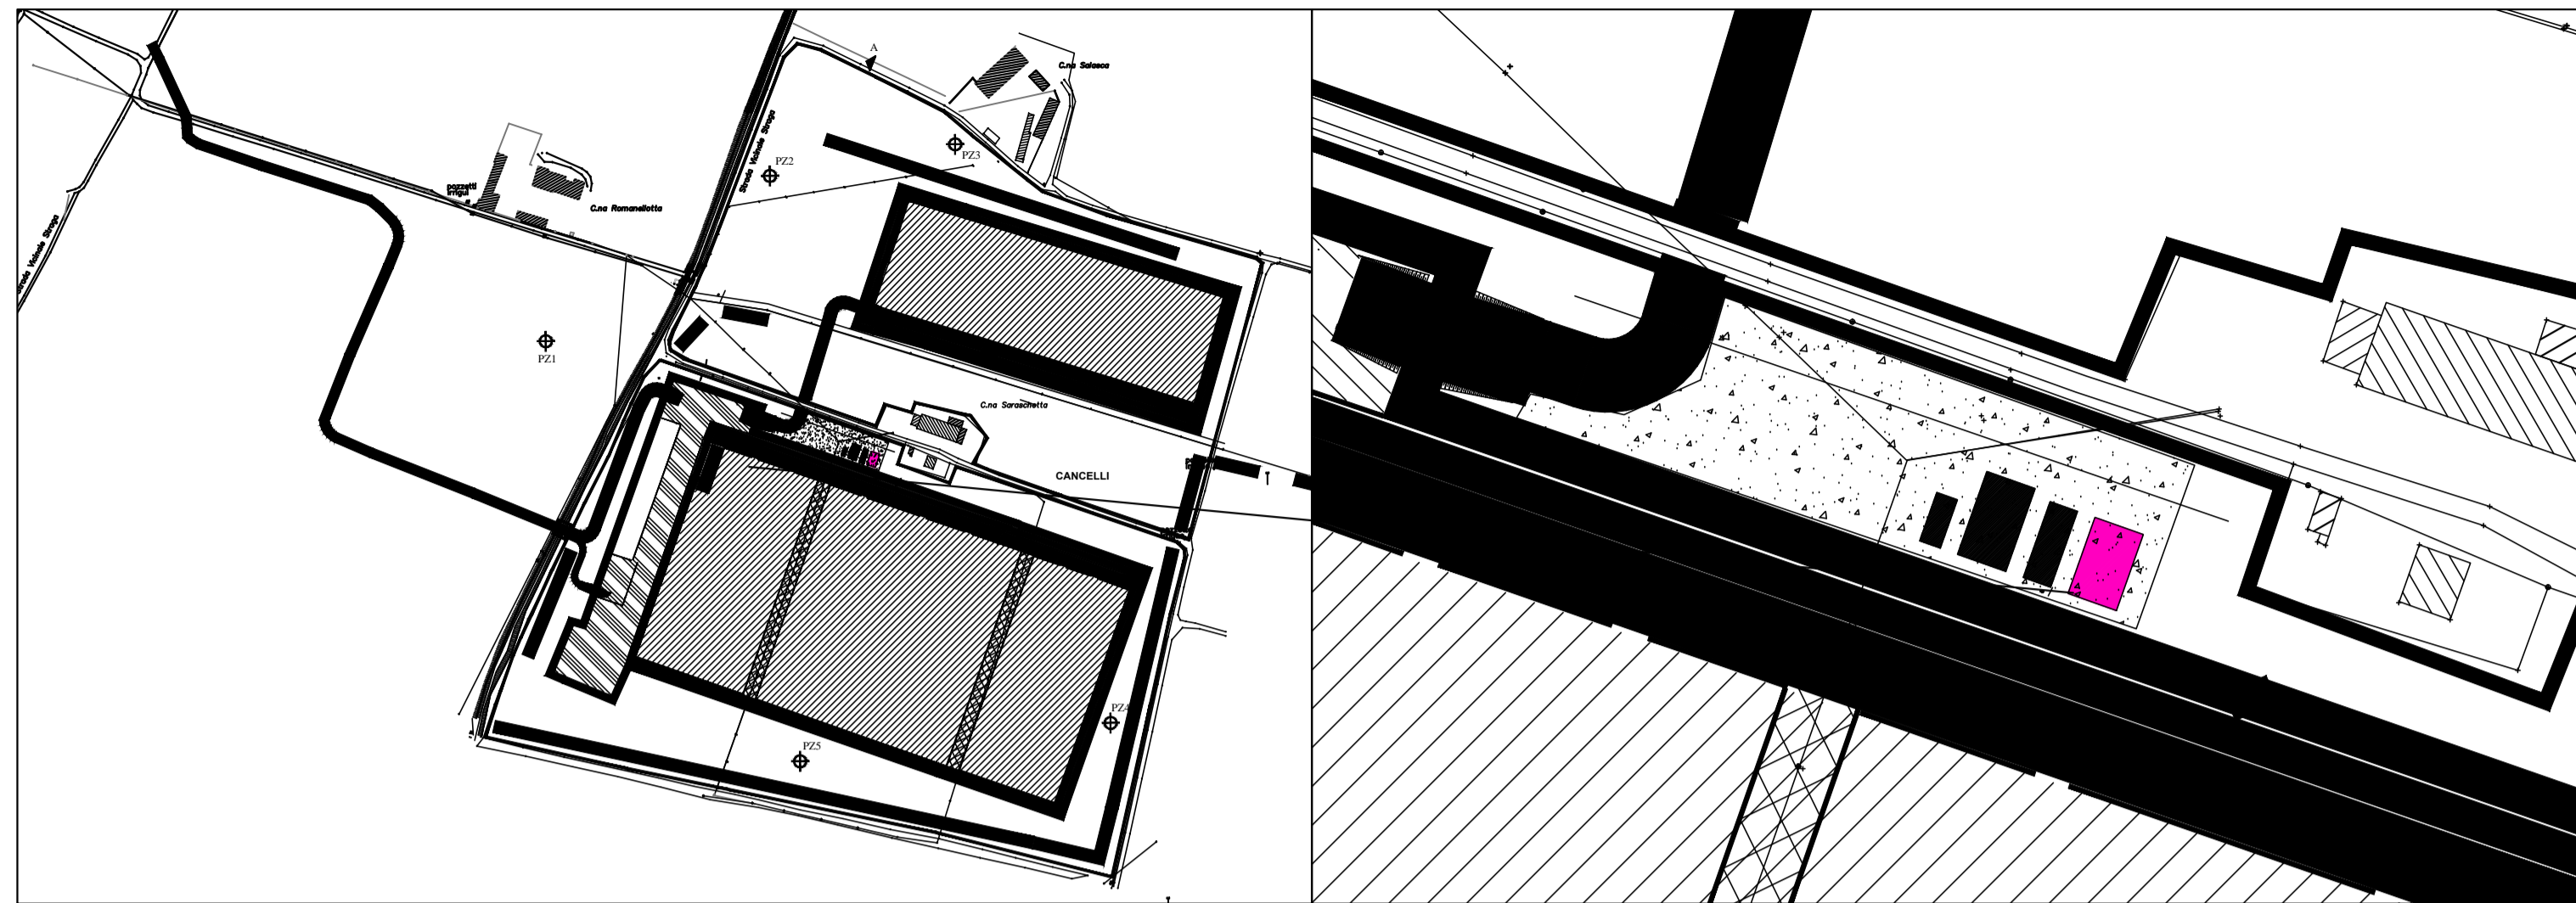


PIANTA

VISTA C)

YPSILON 60
 Altezza esterna 2,992
 Altezza interna 2,700


Disegno n.1515002

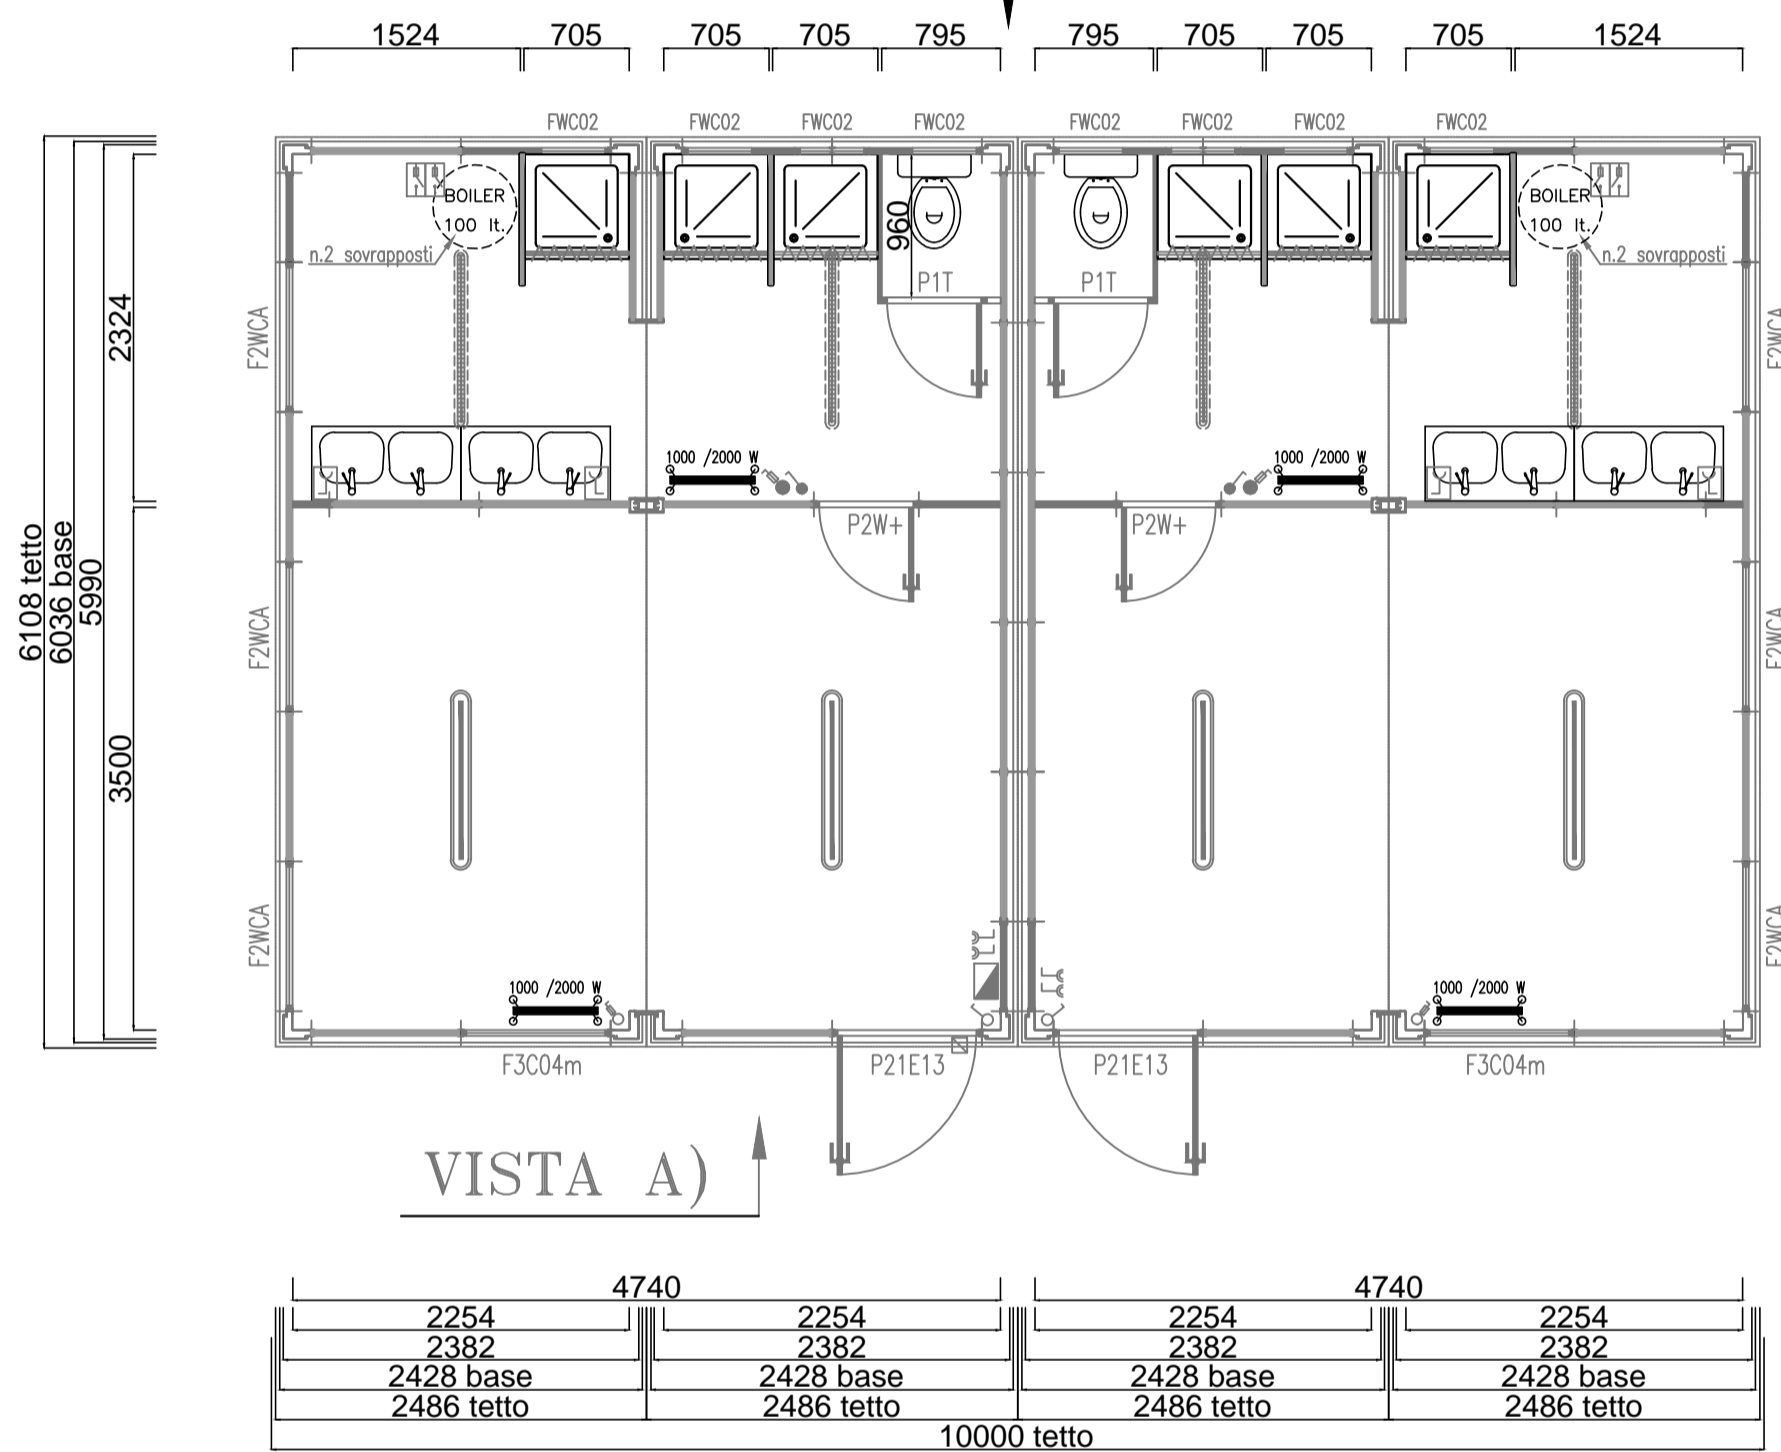


LEGENDA IMPIANTO ELETTRICO

	Ingresso alimentazione
	Quadro elettrico
	Presse monophasi 10A stagno
	Presse bipasso 10/16A
	Presse bipasso 2 x 10/16A
	Interruttore boiler
	Interruttore termocavetto
	Interruttore stagno termocavetto
	Termocavetto 1000/2000W c/termost.

VISTA B)

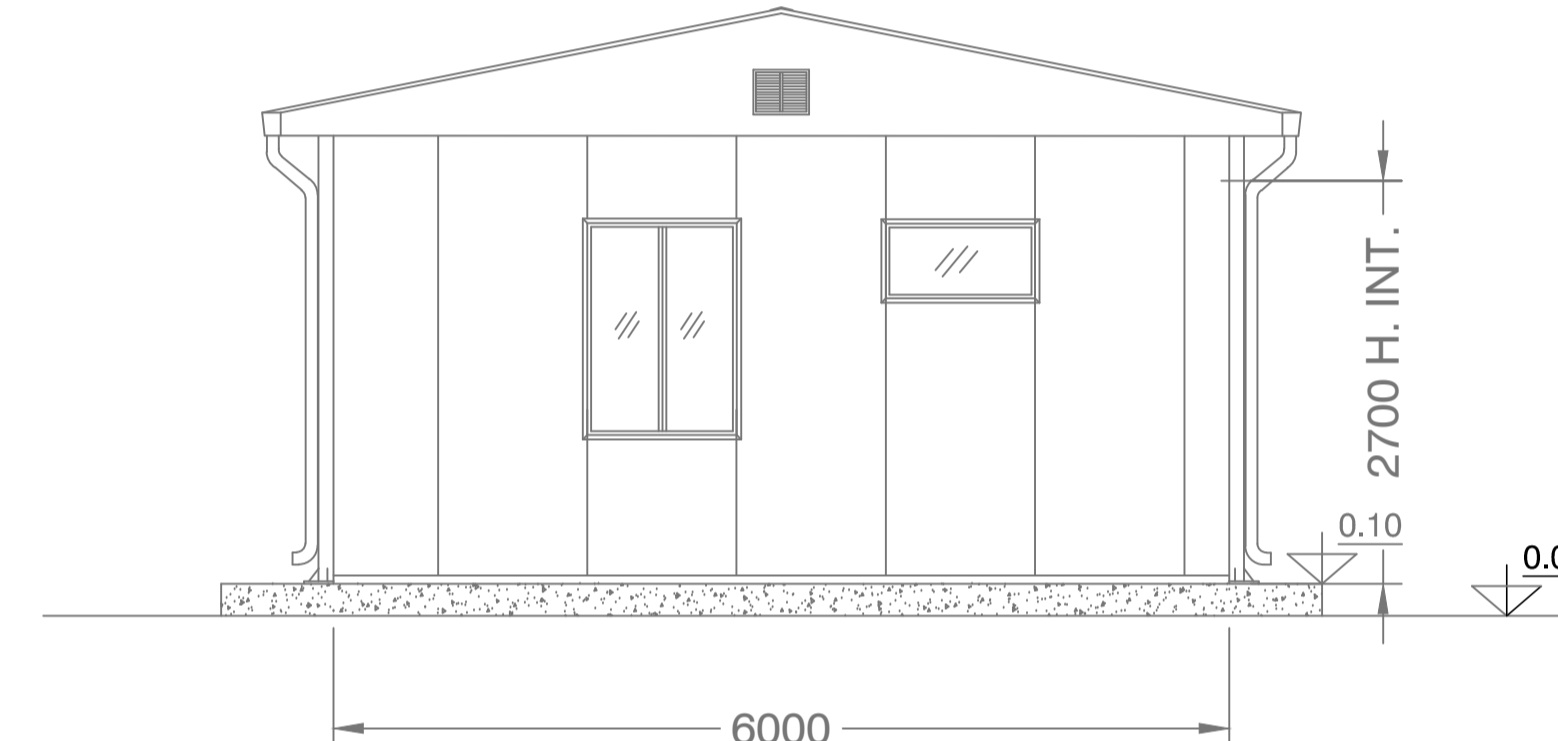


VISTA D)

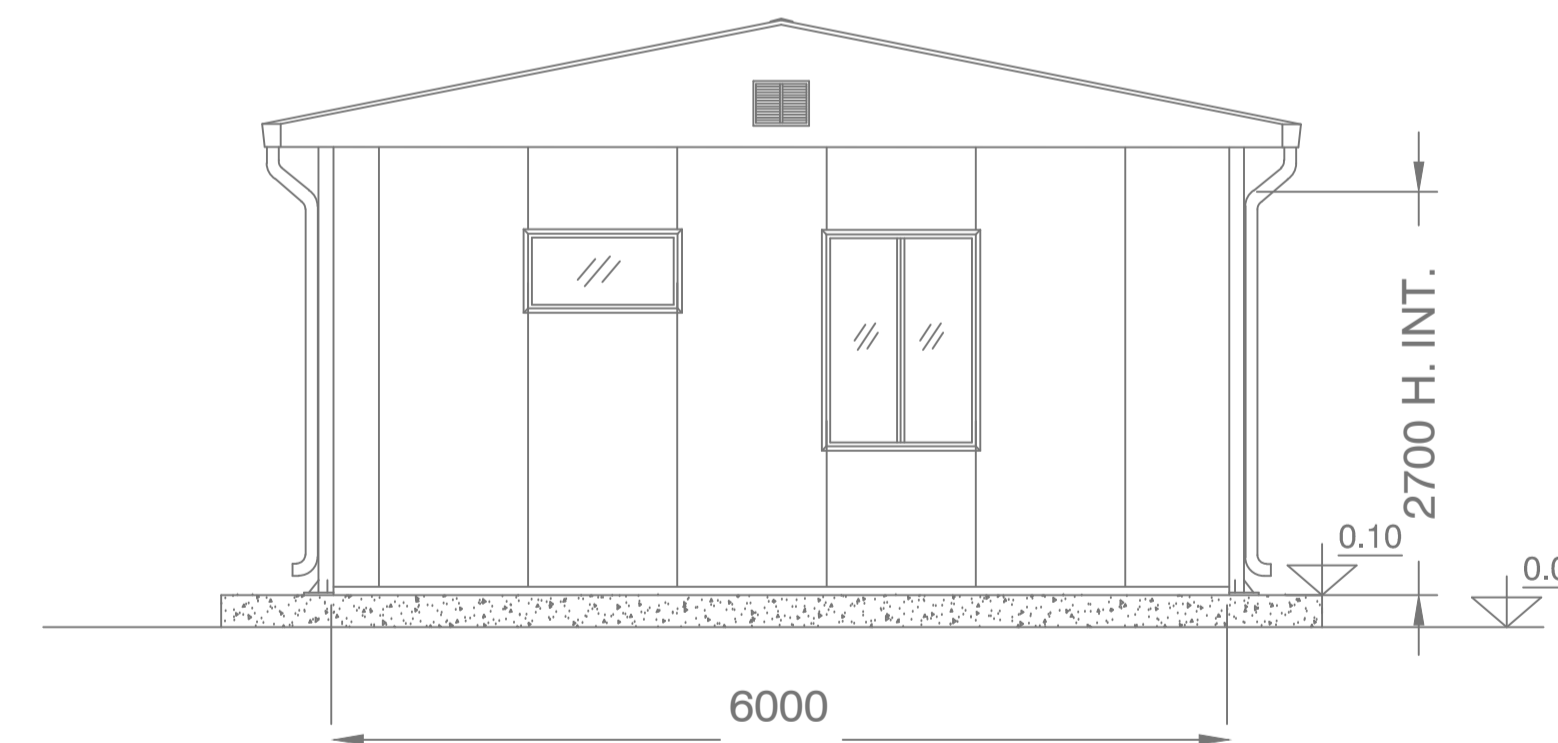

VISTA A)



VISTA C)

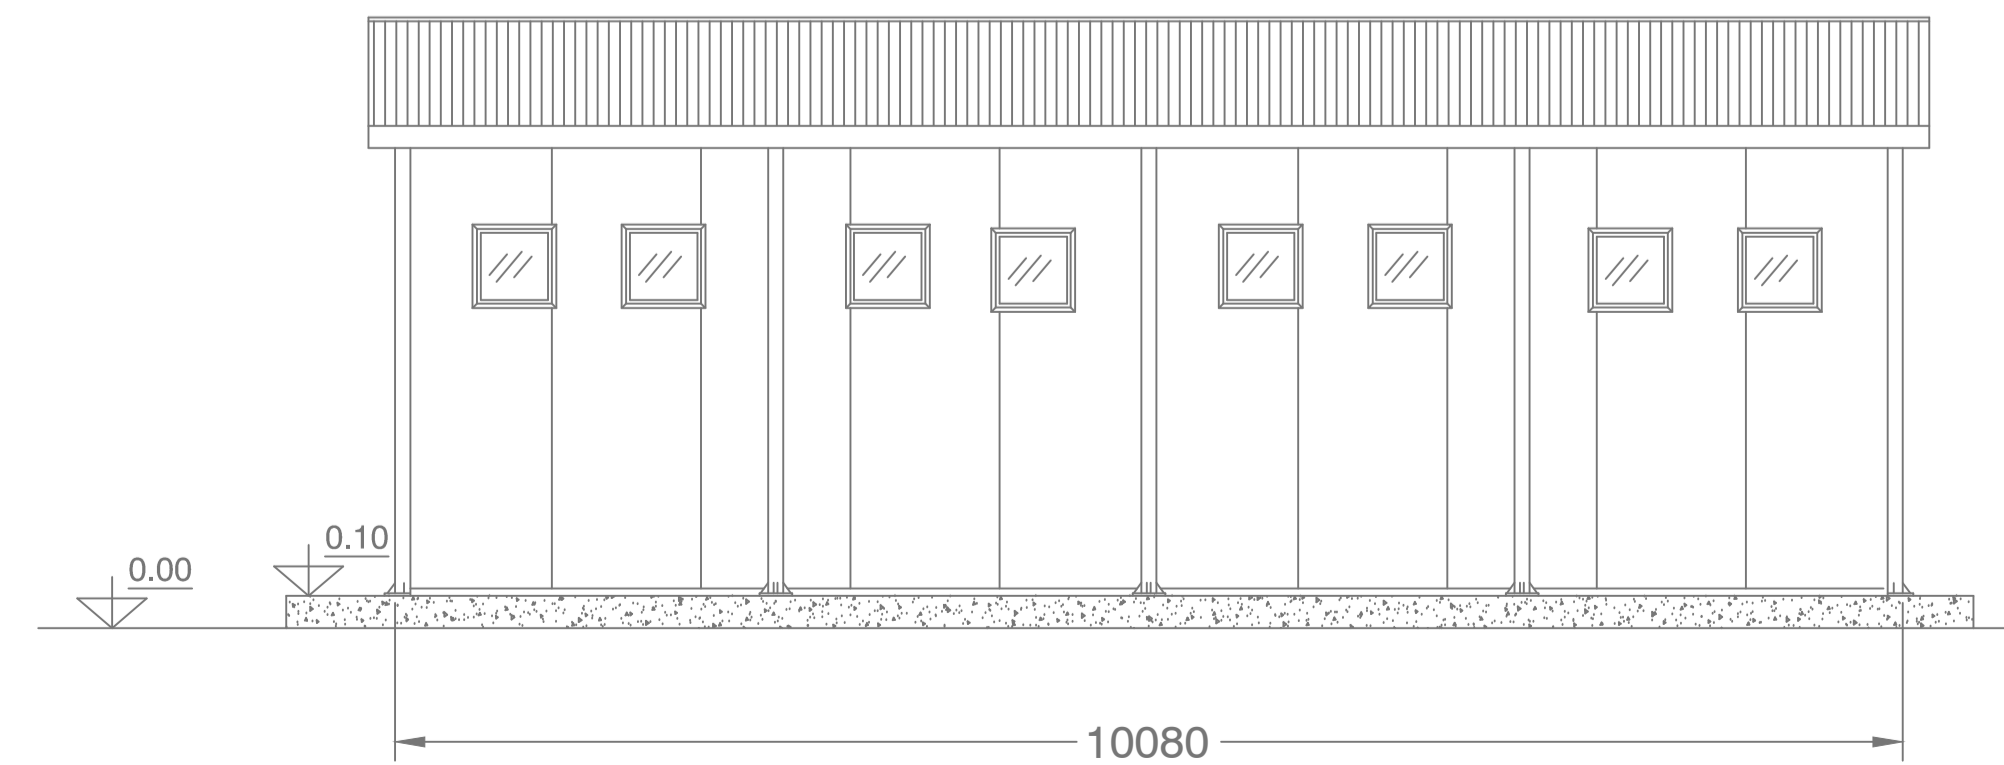

LEGENDA SERRAMENTI (DIMENSIONI LORDE)

SIMB.	DESCRIZIONE	N°
P11	Porta esterna cieca, dotata di maniglione antipanico, serratura tipo CISA, mm. 1040 x 2100 H.	2
F4	Porta interna cieca, serratura tipo CISA, mm. 790 x 2100 H. dotate di ritorno automatico	4
F2	Finestra ad un'anta ribalta, vetriniera 4+9+4 + veneziane, mm. 1040 x 1480 H. (vetro opaco)	4
FW1	Finestrino wassistas, vetro retinato, mm. 1080 x 580	2
FW2	Finestrino wassistas, vetro retinato, mm. 580 x 580	6

LEGENDA IMPIANTO IDRICO

SIMB.	DESCRIZIONE	N°
	Vaso W.C. in vetrochina con cassetta a zaino, sedietta in PVC	2
	Lavabo a canale in ABS a 2 rubinetti acqua calda e fredda	4
	Piatto doccia in acciaio smaltato con tendina e rubinetteria acqua calda e fredda	6
	Boiler elettrico da Lt. 300 con relativi allacciamenti	1

IMPIANTO DI RISCALDAMENTO / RAFFRESCAMENTO

DESCRIZIONE	
IMPIANTO DI RISCALDAMENTO: Realizzato mediante termocavetori elettrici mobili o a parete	
IMPIANTO DI RAFFRESCAMENTO: Non previsto in dotazione	

COMMITTENTE:

ALTA Sorveglianza:

GENERAL CONTRACTOR:

INFRASTRUTTURE FERROVIARIE STRATEGICHE DEFINITE DALLA LEGGE OBIETTIVO N.443/01
 TRATTA A.V./A.C. TERZO VALICO DEI GIOVI
 PROGETTO CANTIERE C.NA ROMANELLOTTA DEL COMUNE DI POZZOLO FORMIGARO
 PROGETTO ESECUTIVO INTEGRATIVO WBS DP22 "C.NA ROMANELLOTTA"
 PRESIDI DI PROTEZIONE AMBIENTALE DEPOSITO INTERMEDIO CASCINA ROMANELLOTTA
 TAVOLA 21 - LOCALE SPOGLIATOIO

GENERAL CONTRACTOR Consortio Cociv Ing. E. Pagani	DIRETTORE LAVORI	SCALA: 1:50						
COMMESSA 1G51	LOTTO 02	FASE E	ENTE CV	TIPO DOC. AB	OPERA/DISCIPLINA DP2200	PROGR. 001	REV. A	
PROGETTAZIONE								
Rev.	Descrizione emissione	Redatto	Data	Verificato	Data	Progettista	Data	IL PROGETTISTA
A00	Prima Emissione	ISAF SRL	20/04/16	CO CIV	20/04/16	A. Mancarella	20/04/16	
		n. Etab. A13-002/TBM/R02-1		Nome File: E:\ASACV\PROSP21A01				