


PLANIMETRIA GENERALE - AREE DI CANTIERE
SCALA 1:500

GENOVA

TORTONA

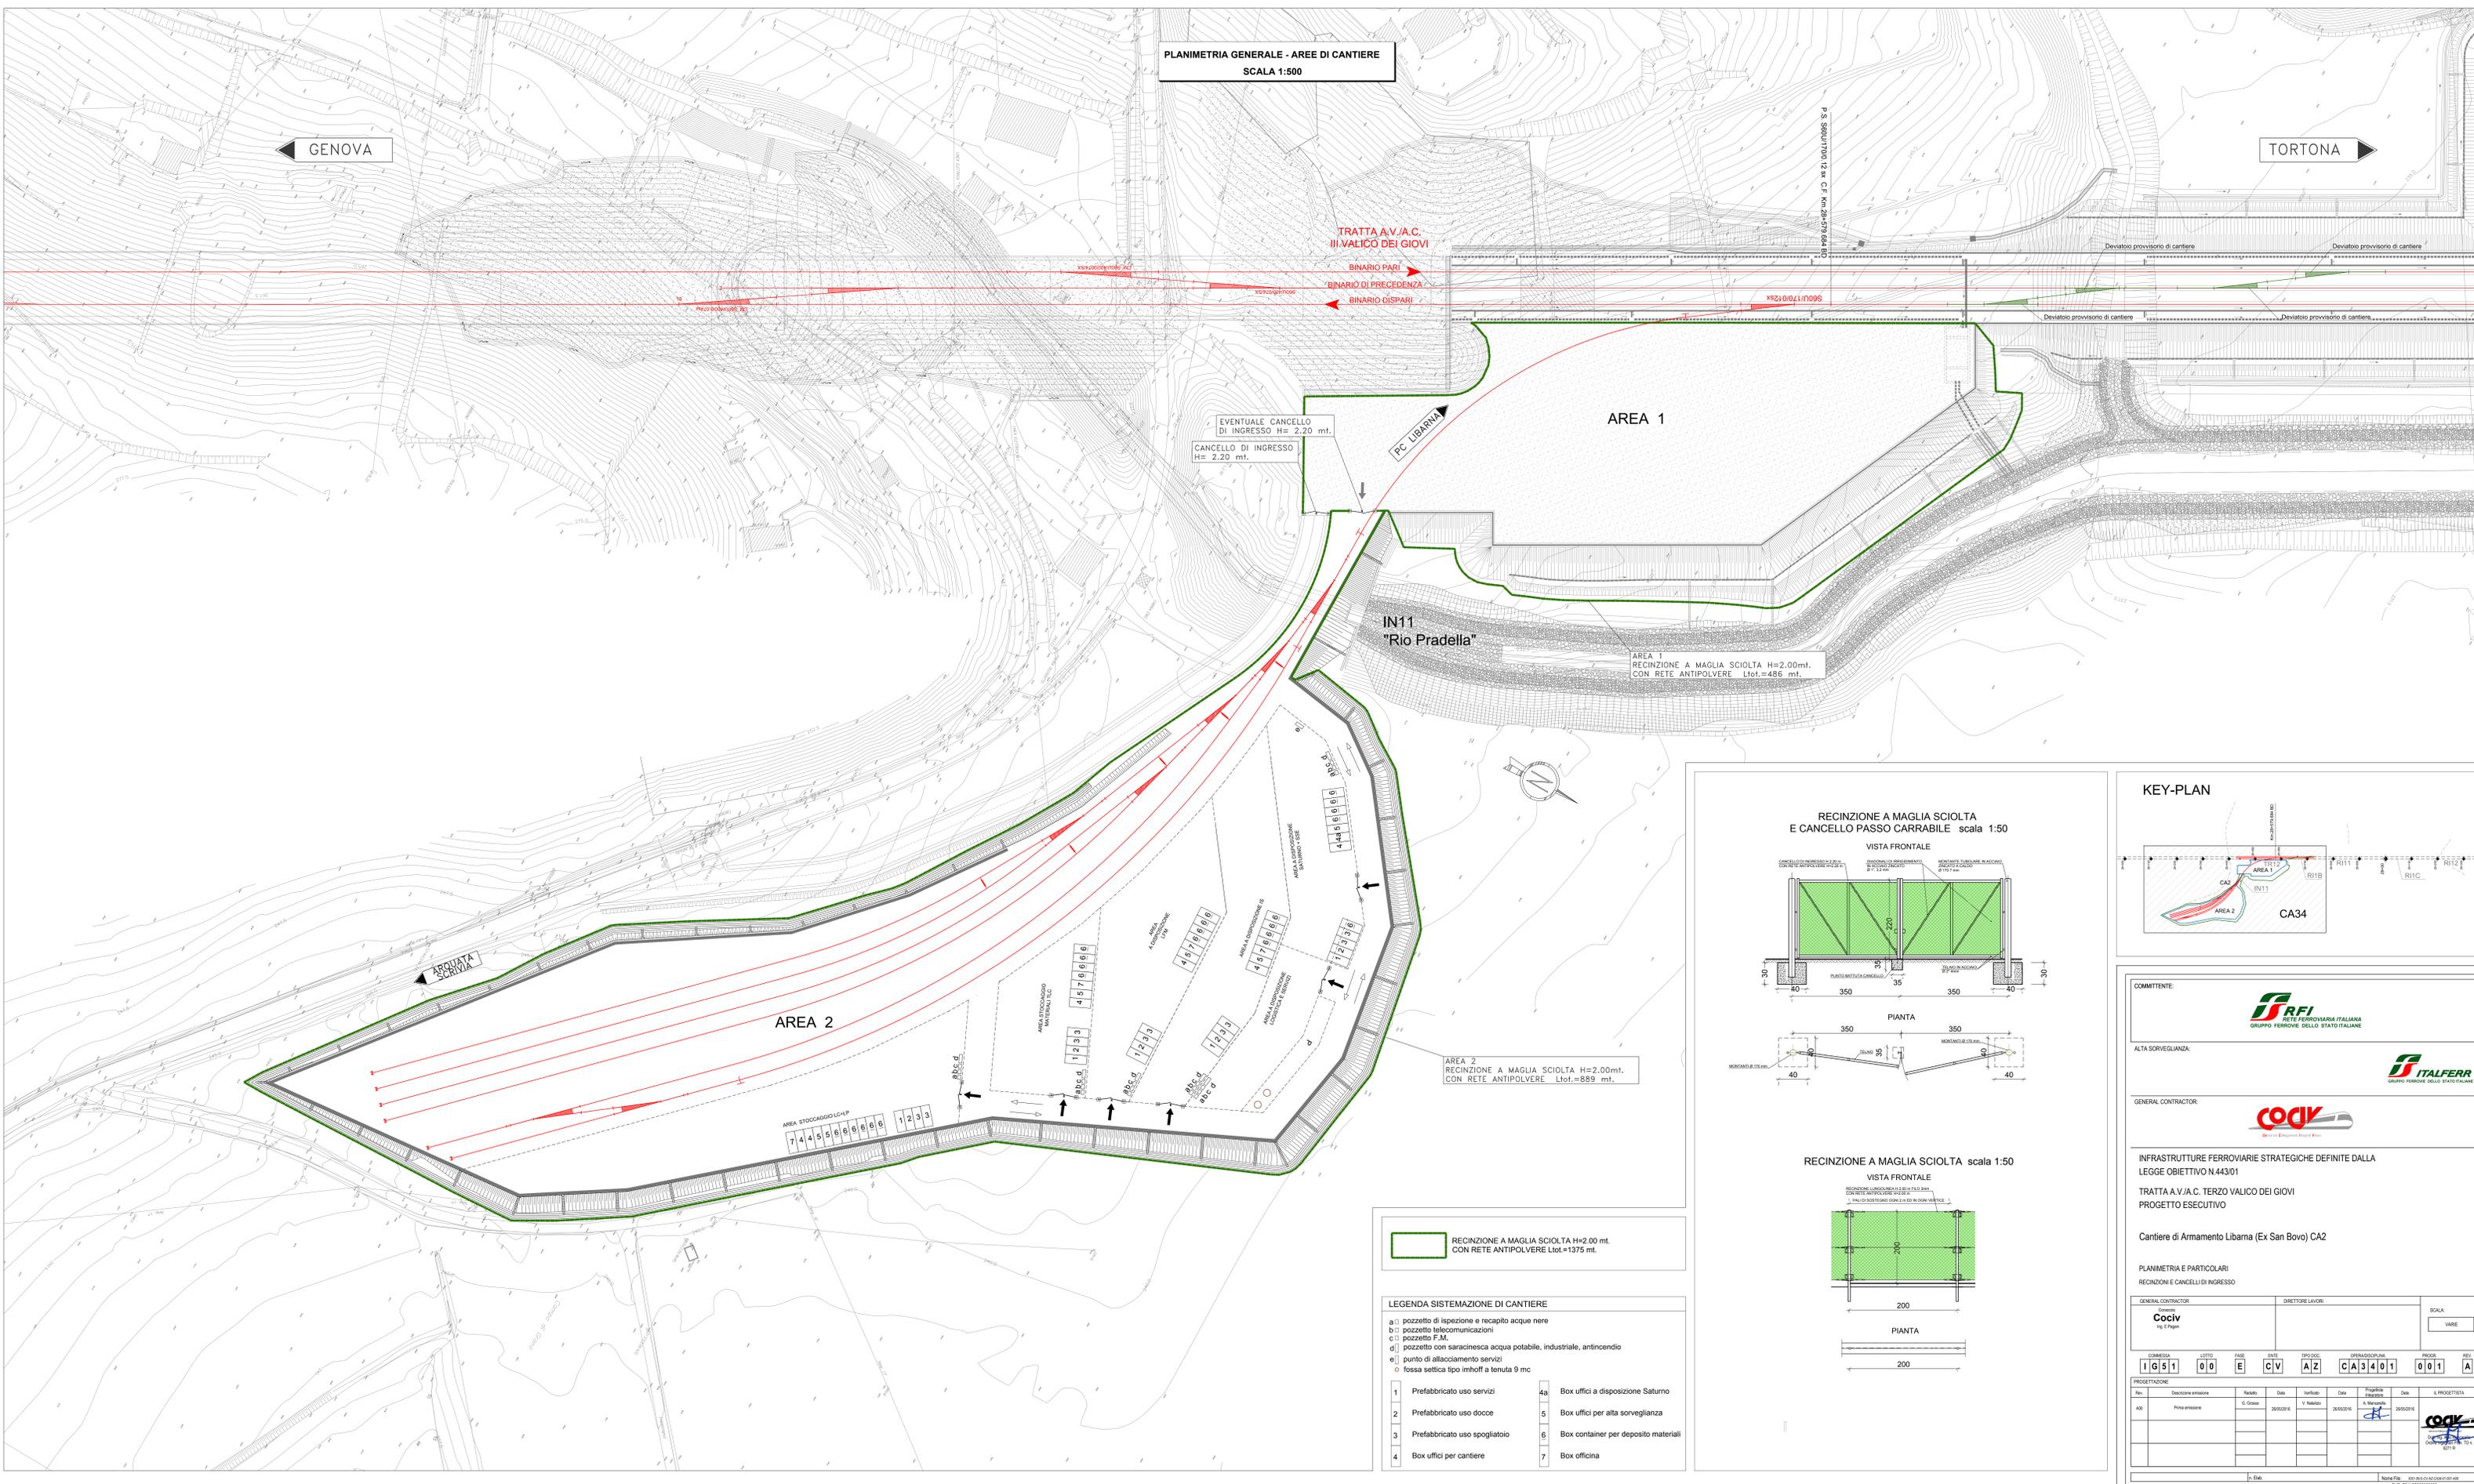

EVENTUALE CANCELLO DI INGRESSO H= 2.20 mt.
CANCELLO DI INGRESSO H= 2.20 mt.

AREA 1

IN11
"Rio Pradella"

AREA 1
RECINZIONE A MAGLIA SCIOLTA H=2.00mt.
CON RETE ANTIPIVERE Ltof.=486 mt.

AREA 2


AREA 2
RECINZIONE A MAGLIA SCIOLTA H=2.00mt.
CON RETE ANTIPIVERE Ltof.=889 mt.

RECINZIONE A MAGLIA SCIOLTA H=2.00 mt.
CON RETE ANTIPIVERE Ltof.=1375 mt.


LEGENDA SISTEMAZIONE DI CANTIERE

- a) pozzetto di ispezione e recapito acque nere
- b) pozzetto telecomunicazioni
- c) pozzetto F.M.
- d) pozzetto con saracinesca acqua potabile, industriale, antincendio
- e) punto di allacciamento servizi
- f) fossa settica tipo imhoff a tenuta 9 mc
- 1) Prefabbricato uso servizi
- 2) Prefabbricato uso docce
- 3) Prefabbricato uso spogliatoio
- 4) Box uffici per cantiere
- 4a) Box uffici a disposizione Saturno
- 5) Box uffici per alta sorveglianza
- 6) Box container per deposito materiali
- 7) Box officina


RECINZIONE A MAGLIA SCIOLTA
E CANCELLO PASSO CARRABILE scala 1:50

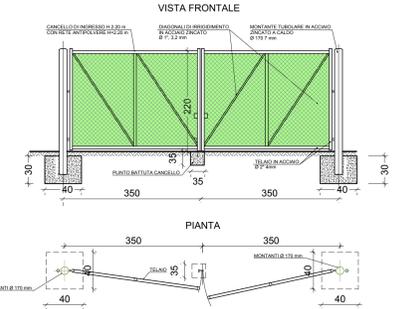

RECINZIONE A MAGLIA SCIOLTA scala 1:50

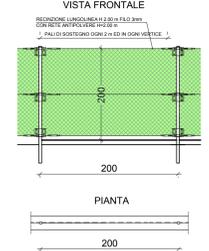

KEY-PLAN

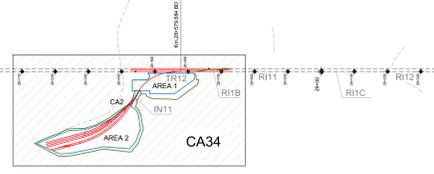

COMMITTENTE:



ALTA Sorveglianza:



GENERAL CONTRACTOR:



INFRASTRUTTURE FERROVIARIE STRATEGICHE DEFINITE DALLA
LEGGI OBIETTIVO N.443/01

TRATTA A.V.I.A.C. TERZO VALICO DEI GIOVI
PROGETTO ESECUTIVO

Cantiere di Armamento Libarna (Ex San Bovo) CA2

PLANIMETRIA E PARTICOLARI
RECINZIONI E CANCELLI DI INGRESSO

GENERAL CONTRACTOR		DIRETTORE LAVORI		SCALA:	
Cociv Ing. E. Pagan				VARE	
COMMESSA	LOTTO	FASE	ENTE	TIPO DOC.	OPERAZIONE/PIANO
IG51	00	E	CV	AZ	CA3401
PROGETTAZIONE	Disegnato	Verificato	Progettista	Autore	Rev.
Dir.	Disegnato	Verificato	Progettista	Autore	Rev.
Aut.	Disegnato	Verificato	Progettista	Autore	Rev.