


PLANIMETRIA DI PROGETTO CON INTERFERENZE
SCALA 1:1000

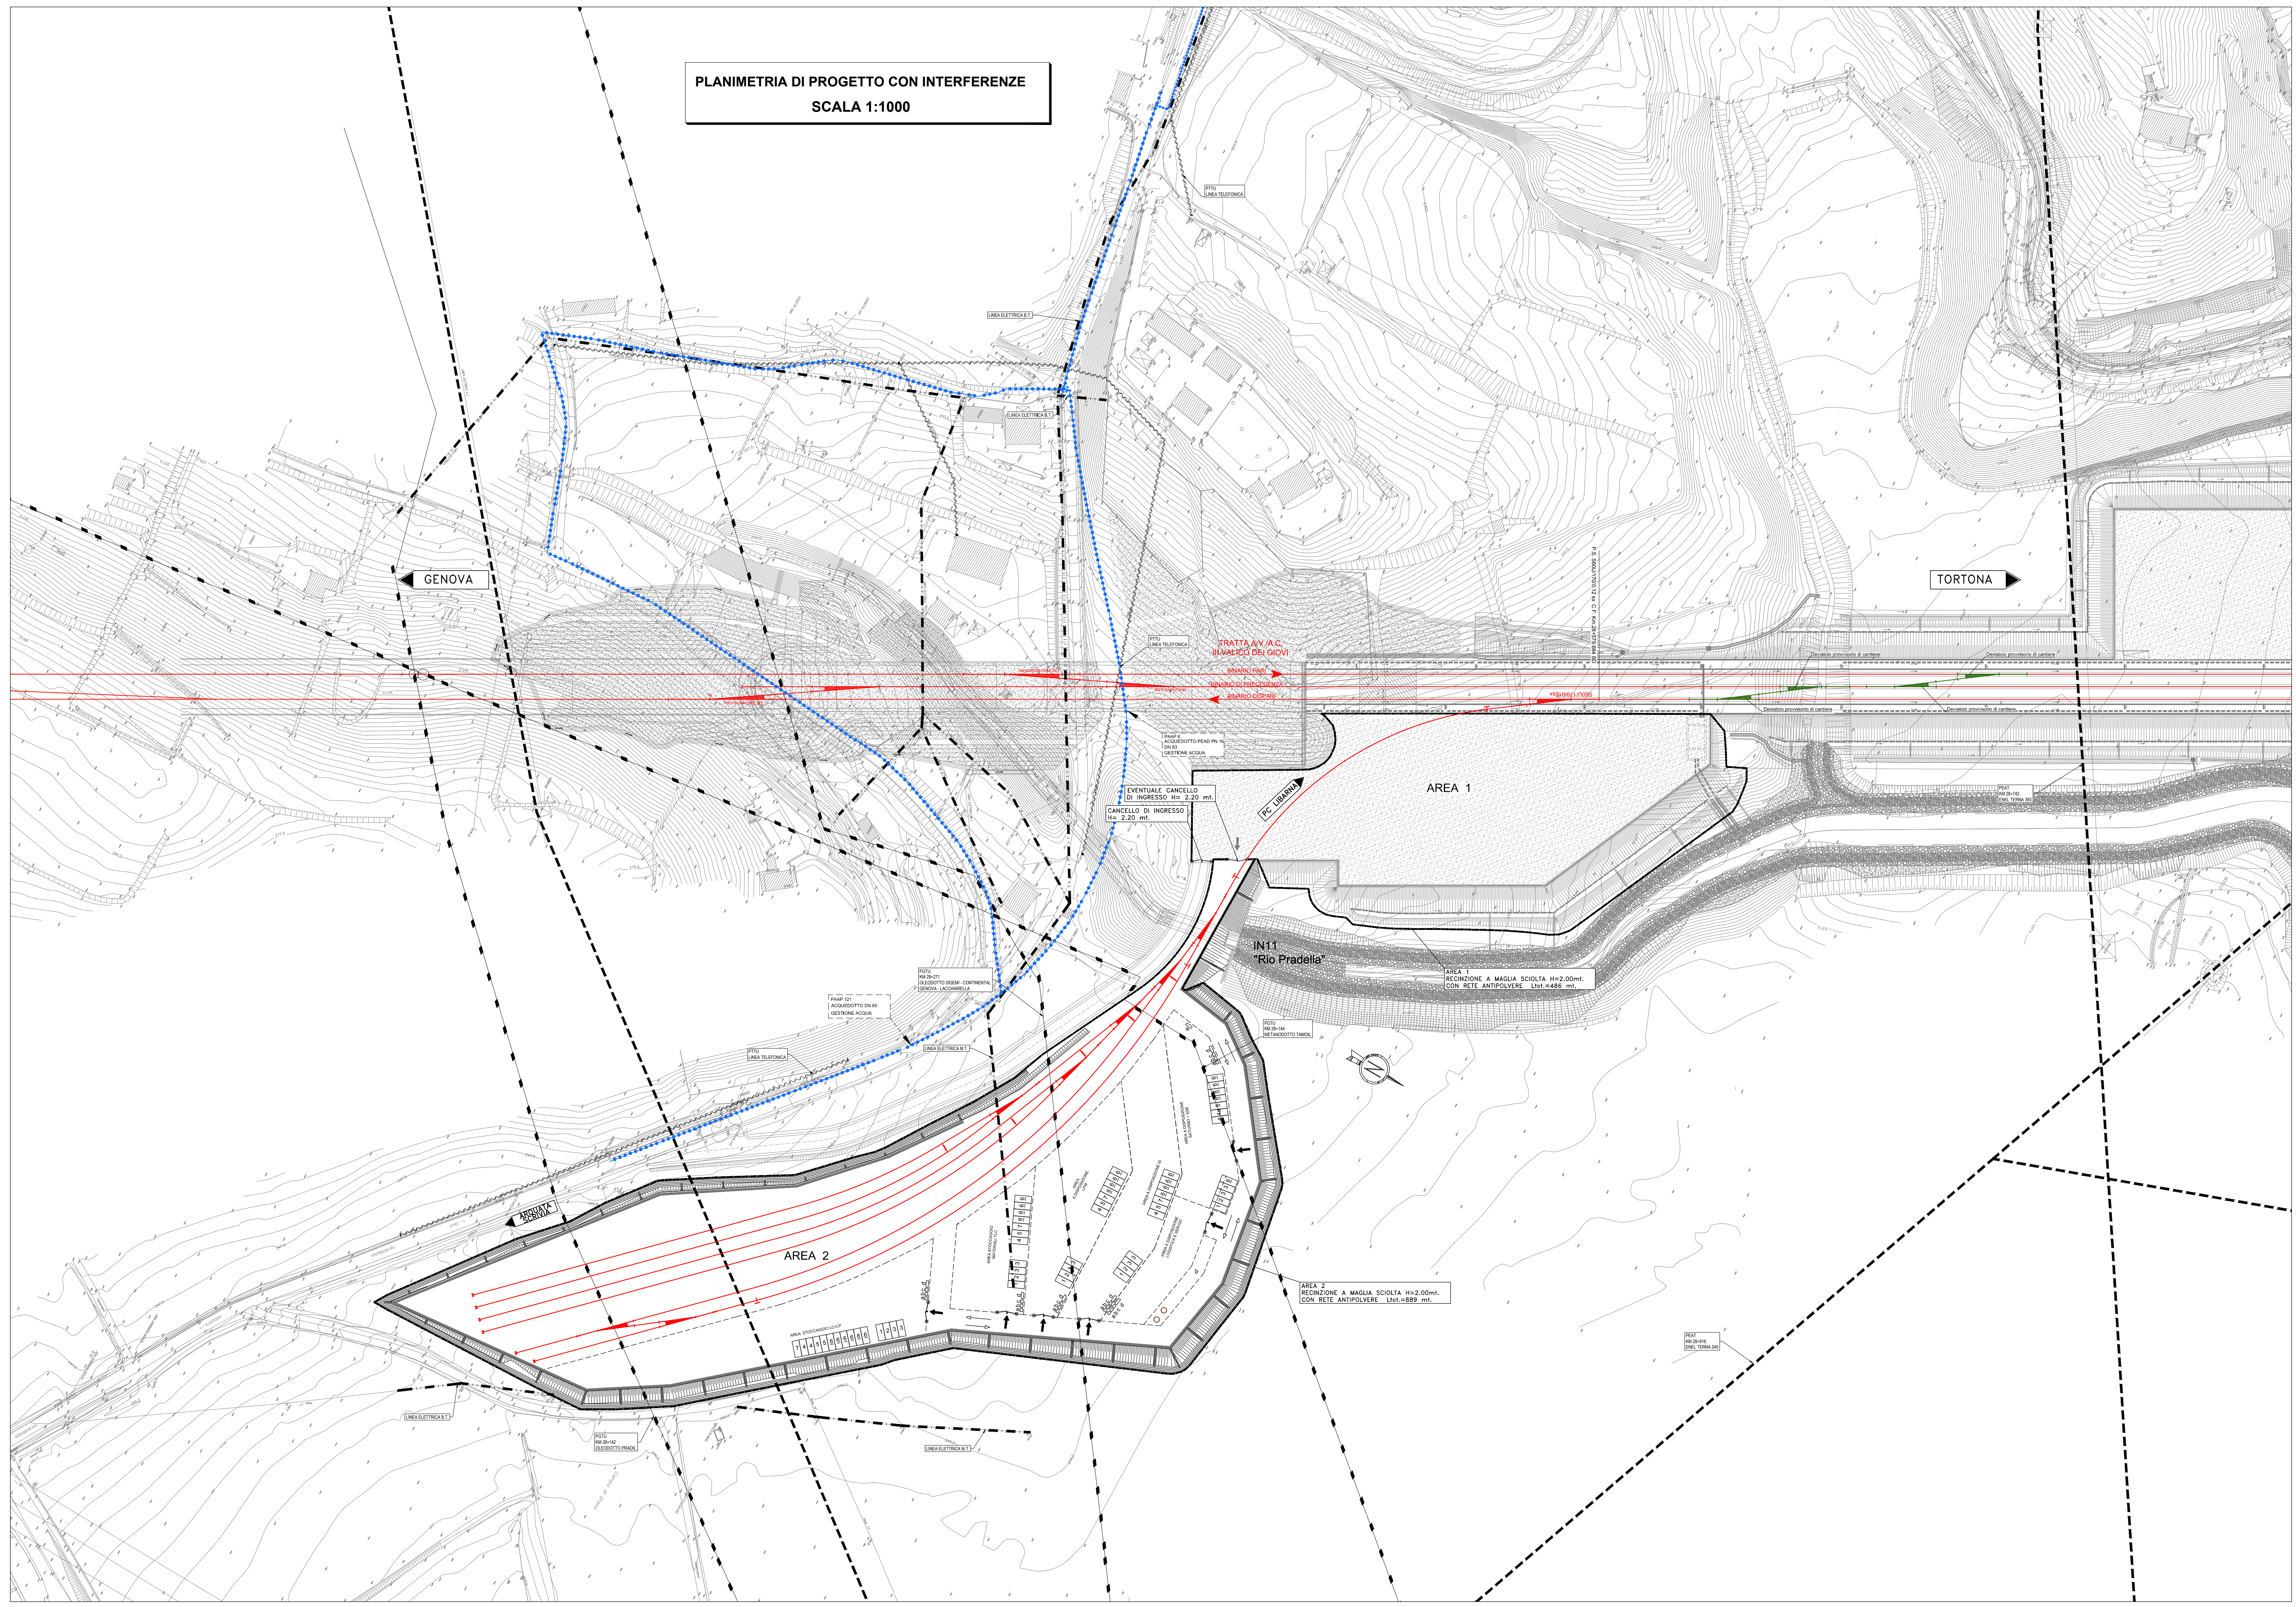


LEGENDA INTERFERENZE - SOTTOSERVIZI ESISTENTI


PEAT	ELETTRODOTTI ED IMPIANTI ELETTRICI A.T.	POTU	OLEODOTTI E METANODOTTI
PEMT	ELETTRODOTTI ED IMPIANTI ELETTRICI M.T.	PTTU	LINEA TELEFONICA
PEBT	ELETTRODOTTI ED IMPIANTI ELETTRICI B.T.	PAAP	ACQUEDOTTO

LEGENDA SISTEMAZIONE DI CANTIERE

a □ pozzetto di ispezione e recapito acque nere
b □ pozzetto telecomunicazioni
c □ pozzetto F.M.
d □ pozzetto con saracinesca acqua potabile, industriale, antincendio
e □ punto di allacciamento servizi
o fossa settica tipo imhoff a tenuta 9 mc


1	Prefabbricato uso servizi	4a	Box uffici a disposizione Saturno
2	Prefabbricato uso docce	5	Box uffici per alta sorveglianza
3	Prefabbricato uso spogliatoio	6	Box container per deposito materiali
4	Box uffici per cantiere	7	Box officina

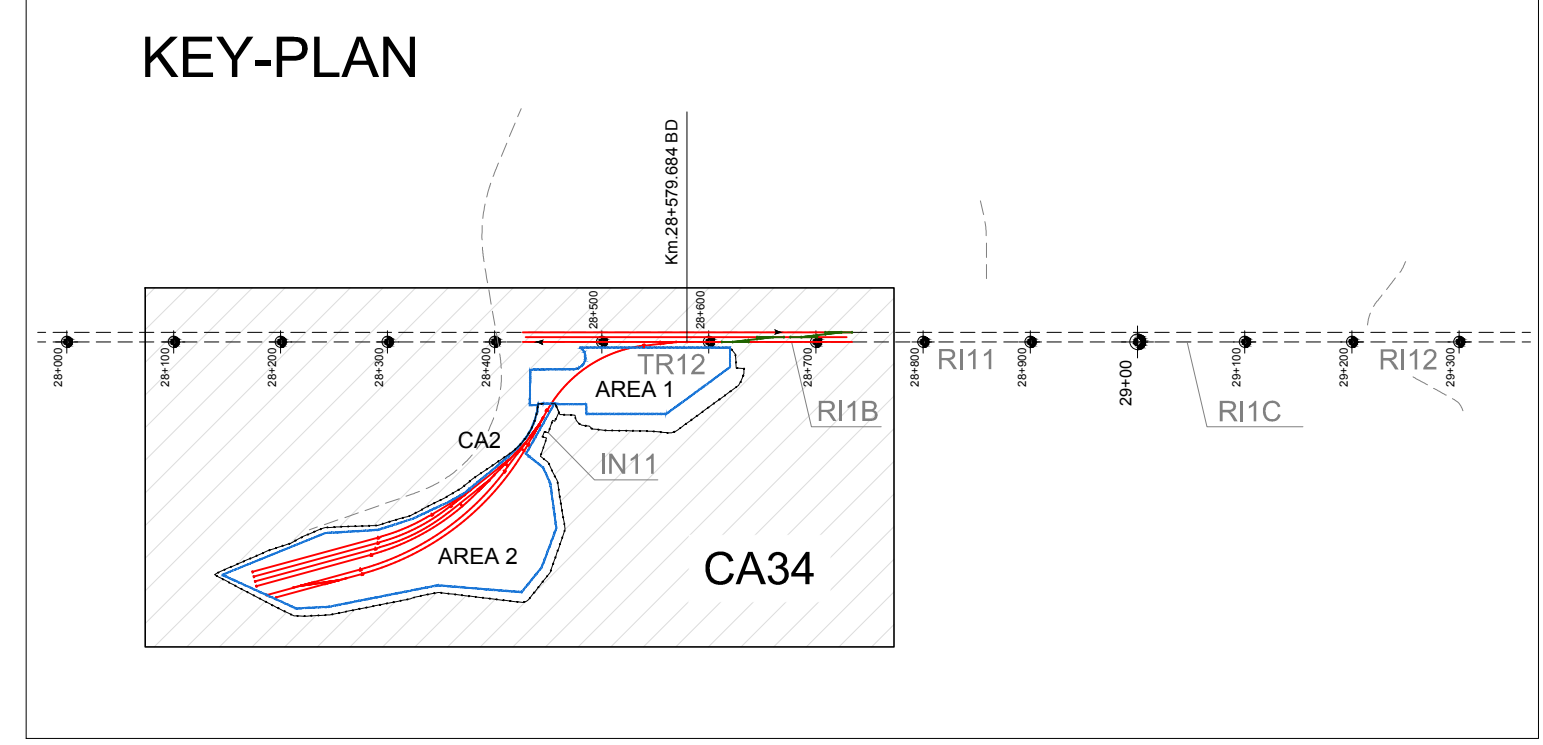

COMMITTENTE:

RETE FERROVIARIA ITALIANA
GRUPPO FERROVIE DELLO STATO ITALIANE

ALTA SORVEGLIANZA:


ITALFERR
GRUPPO FERROVIE DELLO STATO ITALIANE

GENERAL CONTRACTOR:

COCIV
Consorzio Costruttori Italiani

INFRASTRUTTURE FERROVIARIE STRATEGICHE DEFINITE DALLA
LEGGE OBIETTIVO N.443/01
TRATTA A.V./A.C. TERZO VALICO DEI GIOVI
PROGETTO ESECUTIVO

Cantiere di Armamento Libarna (Ex San Bovo) CA2

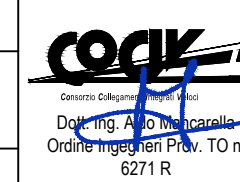PLANIMETRIA DI PROGETTO CON INTERFERENZE
SOTTOSERVIZI ESISTENTI

GENERAL CONTRACTOR Cociv Ing. E. Fogari		DIRETTORE LAVORI		SCALA: 1:1000			
COMMESSA	LOTTO	FASE	ENTE	TIPO DOC.	OPERAVDISCIPLINA	PROGR.	REV.
IG51	00	E	CV	P7	CA3401	003	A
PROGETTAZIONE							
Rev.	Descrizione emissione	Redatto	Data	Verificato	Data	Progettista	Data
A00	Prima emissione	G. Grosso	26/05/2016	V. Natalizio	26/05/2016	A. Mancarella	26/05/2016
							
							Nome File: IGH-06-CV-P7-CA34-01-003-A00 CUP: F81H2000000008