




ILLUMINAZIONE PARCHEGGI
ARMATURA DI TIPO STRADALE
(MONTAGGIO SU PAILO)

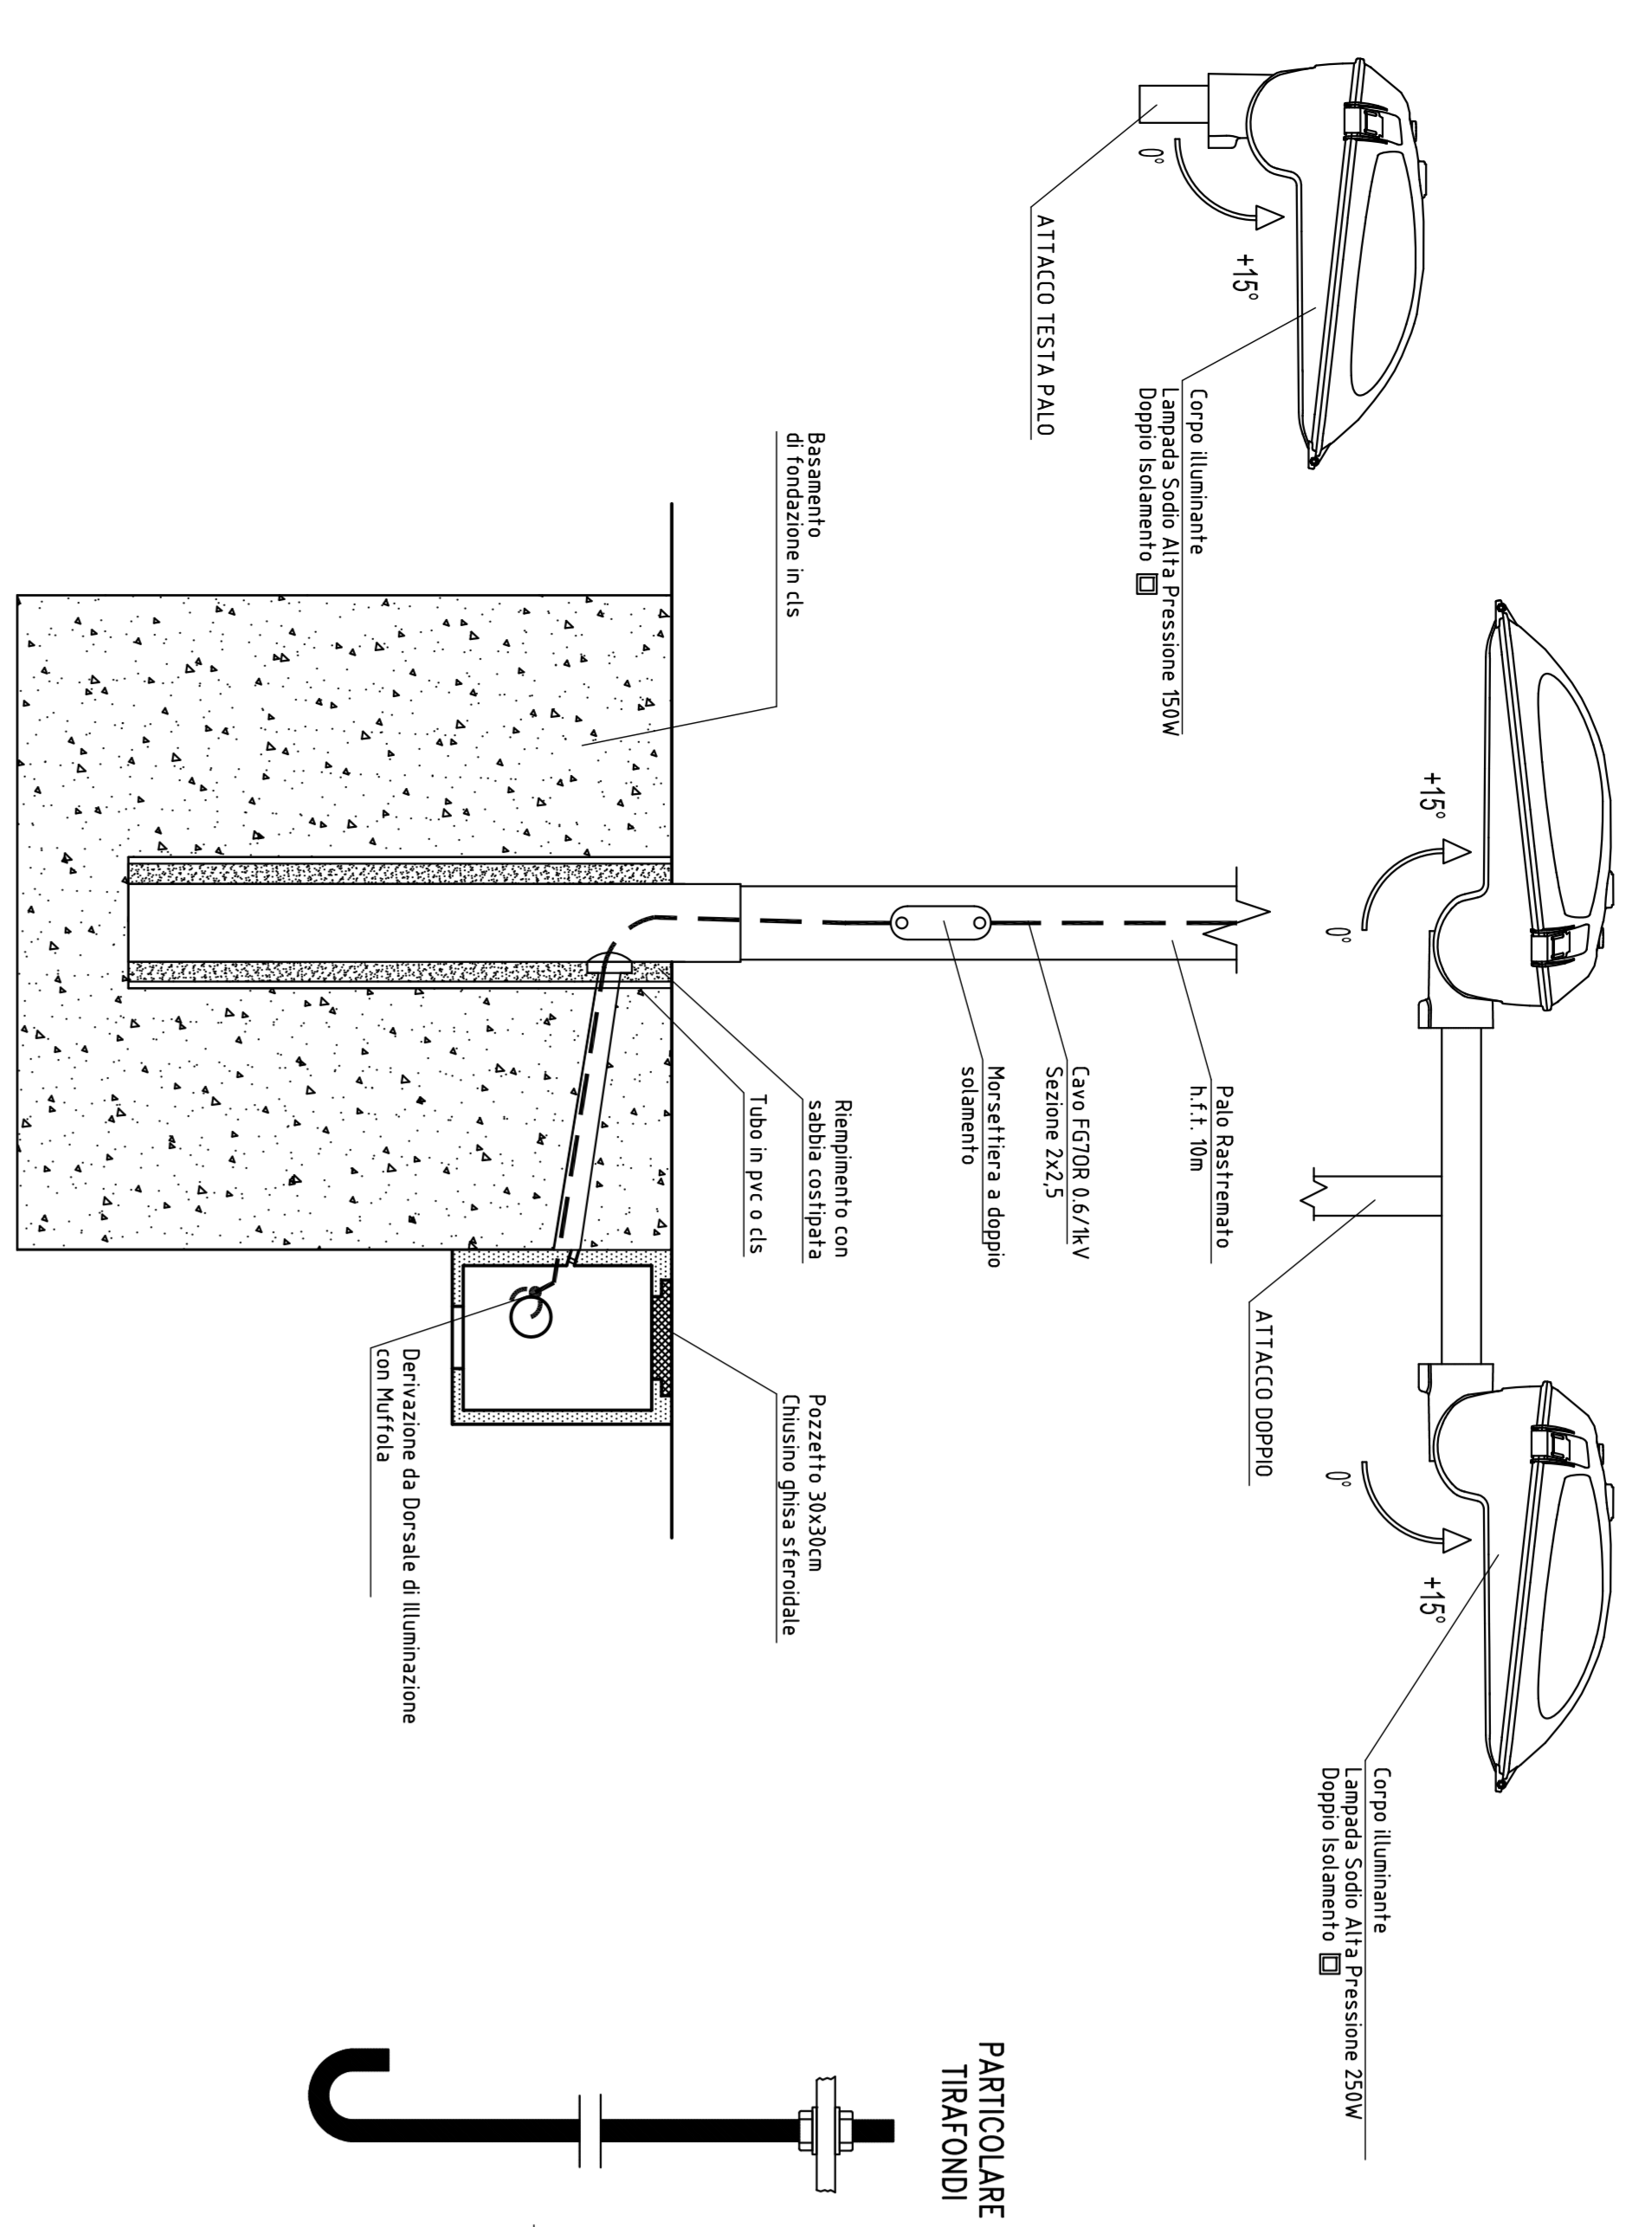


TIPICO BASAMENTO
TORRE FARO

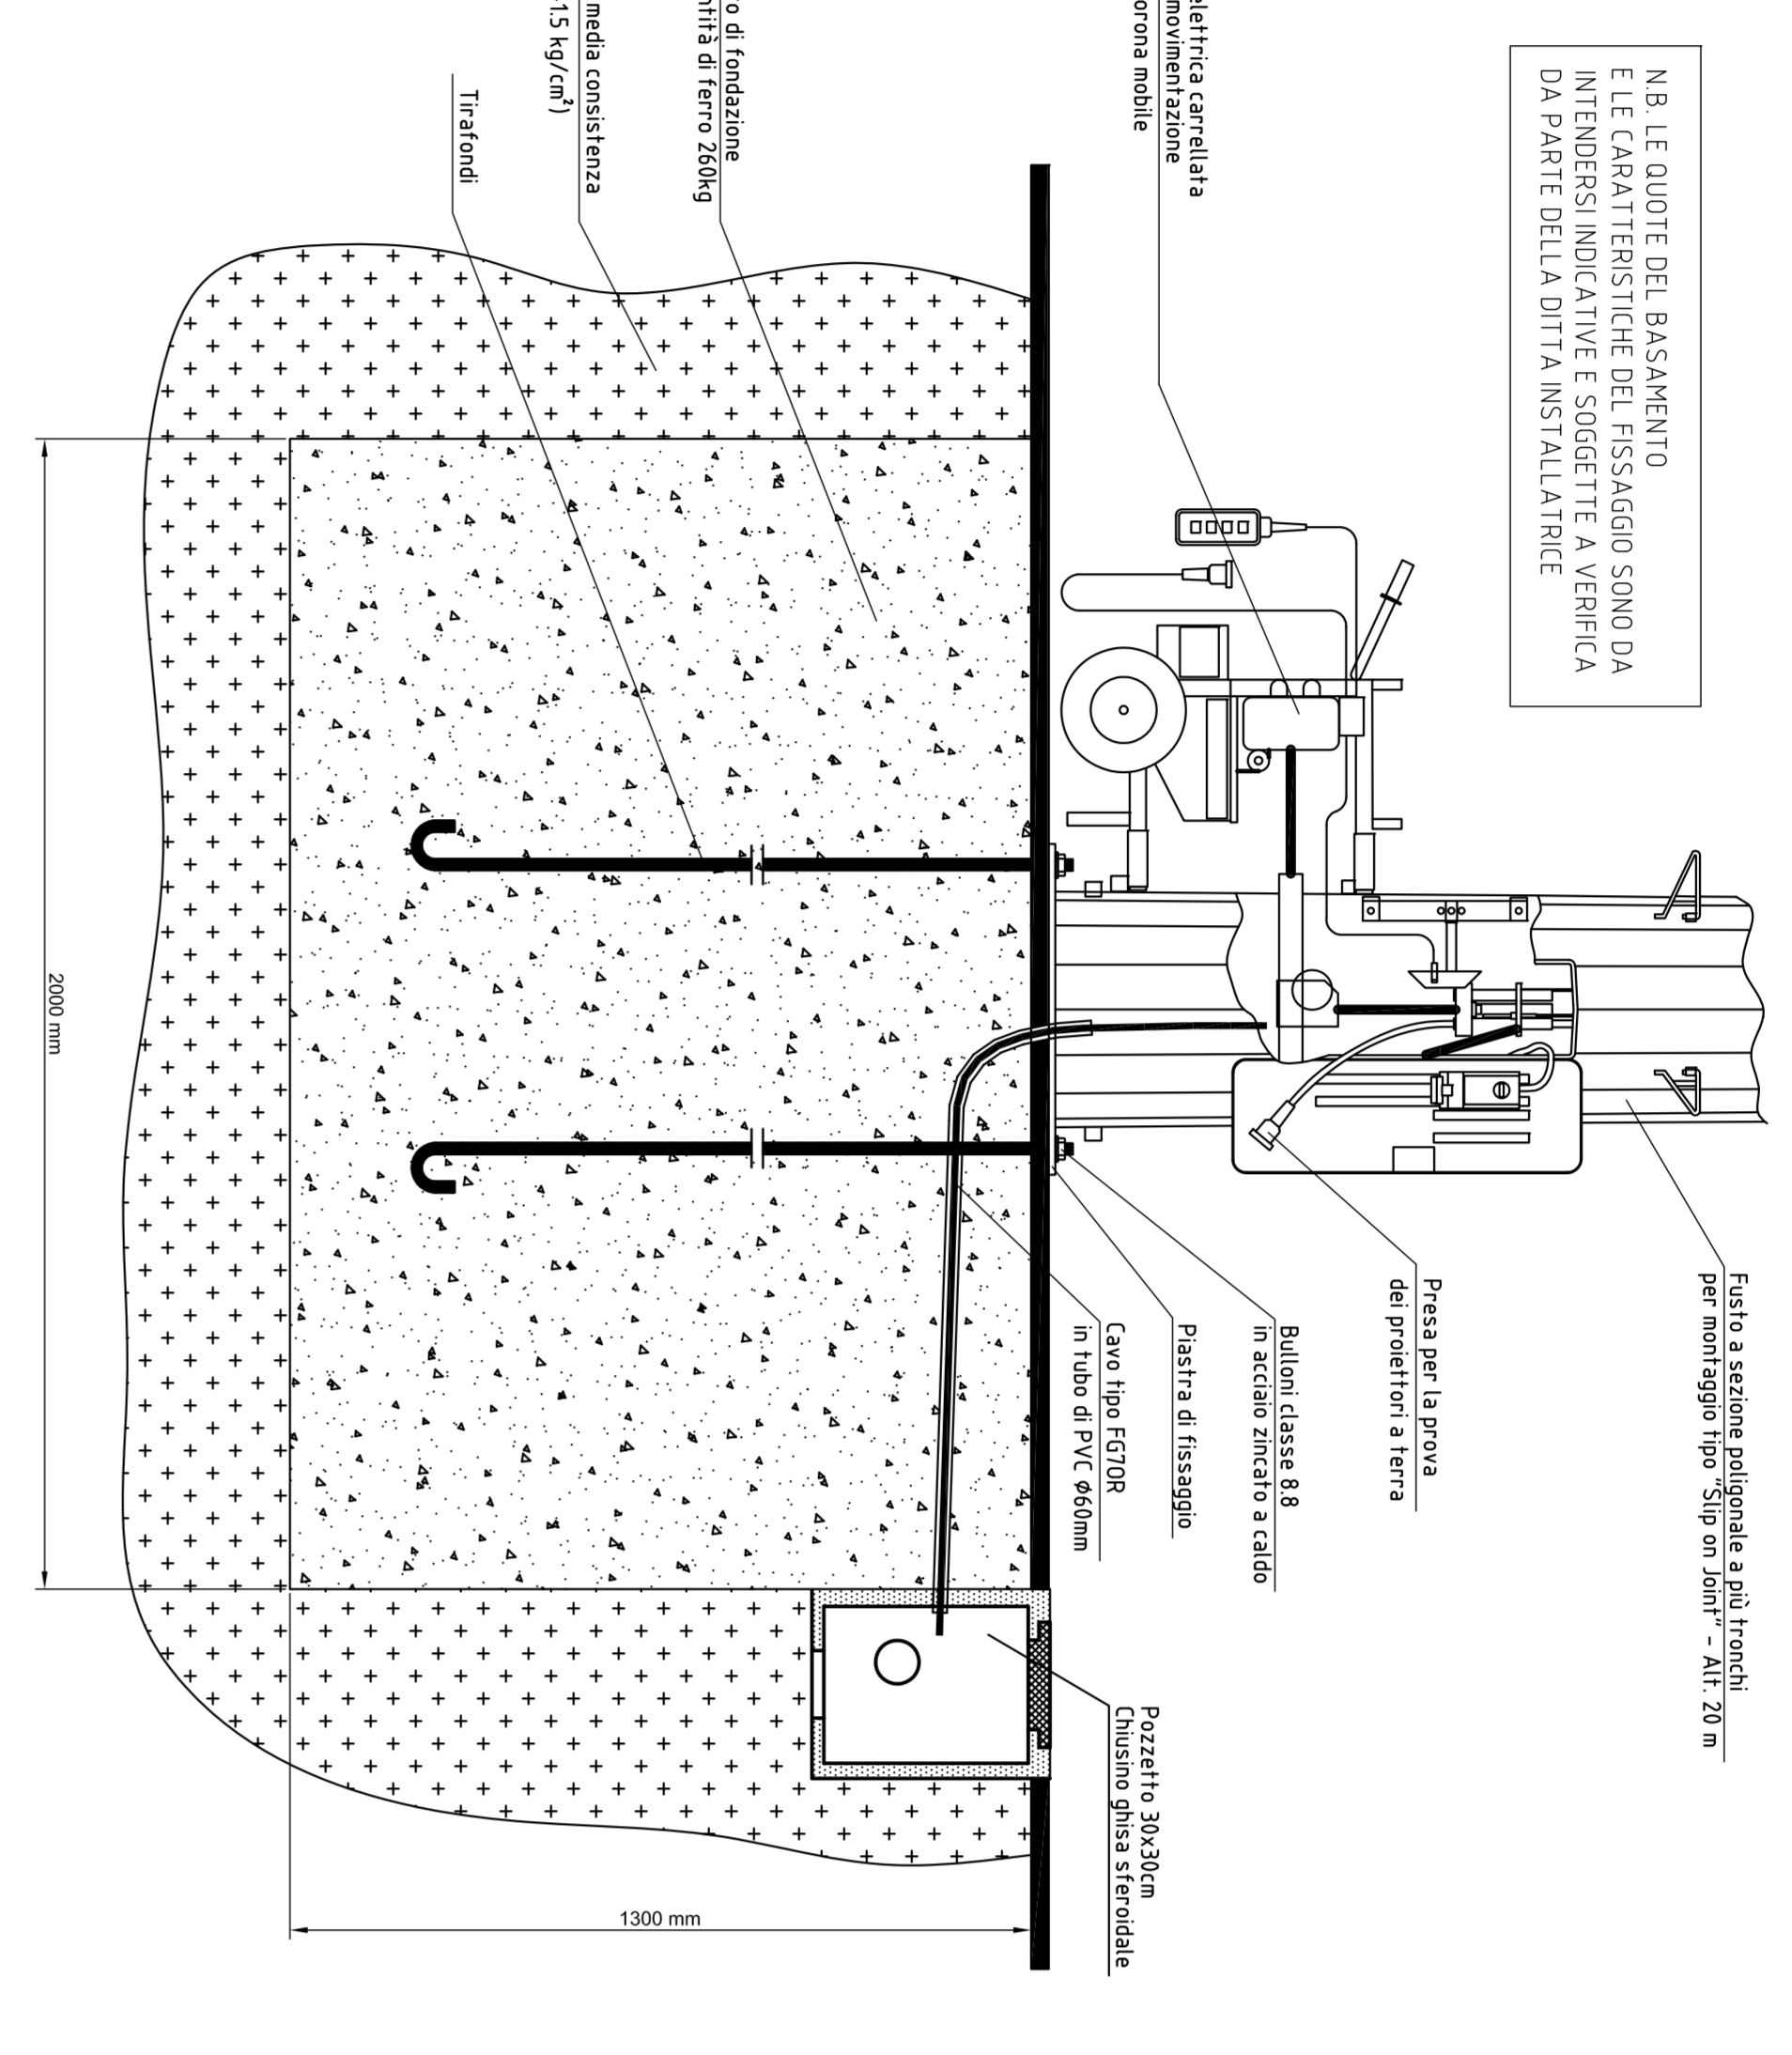


TIPICO
TORRE FARO

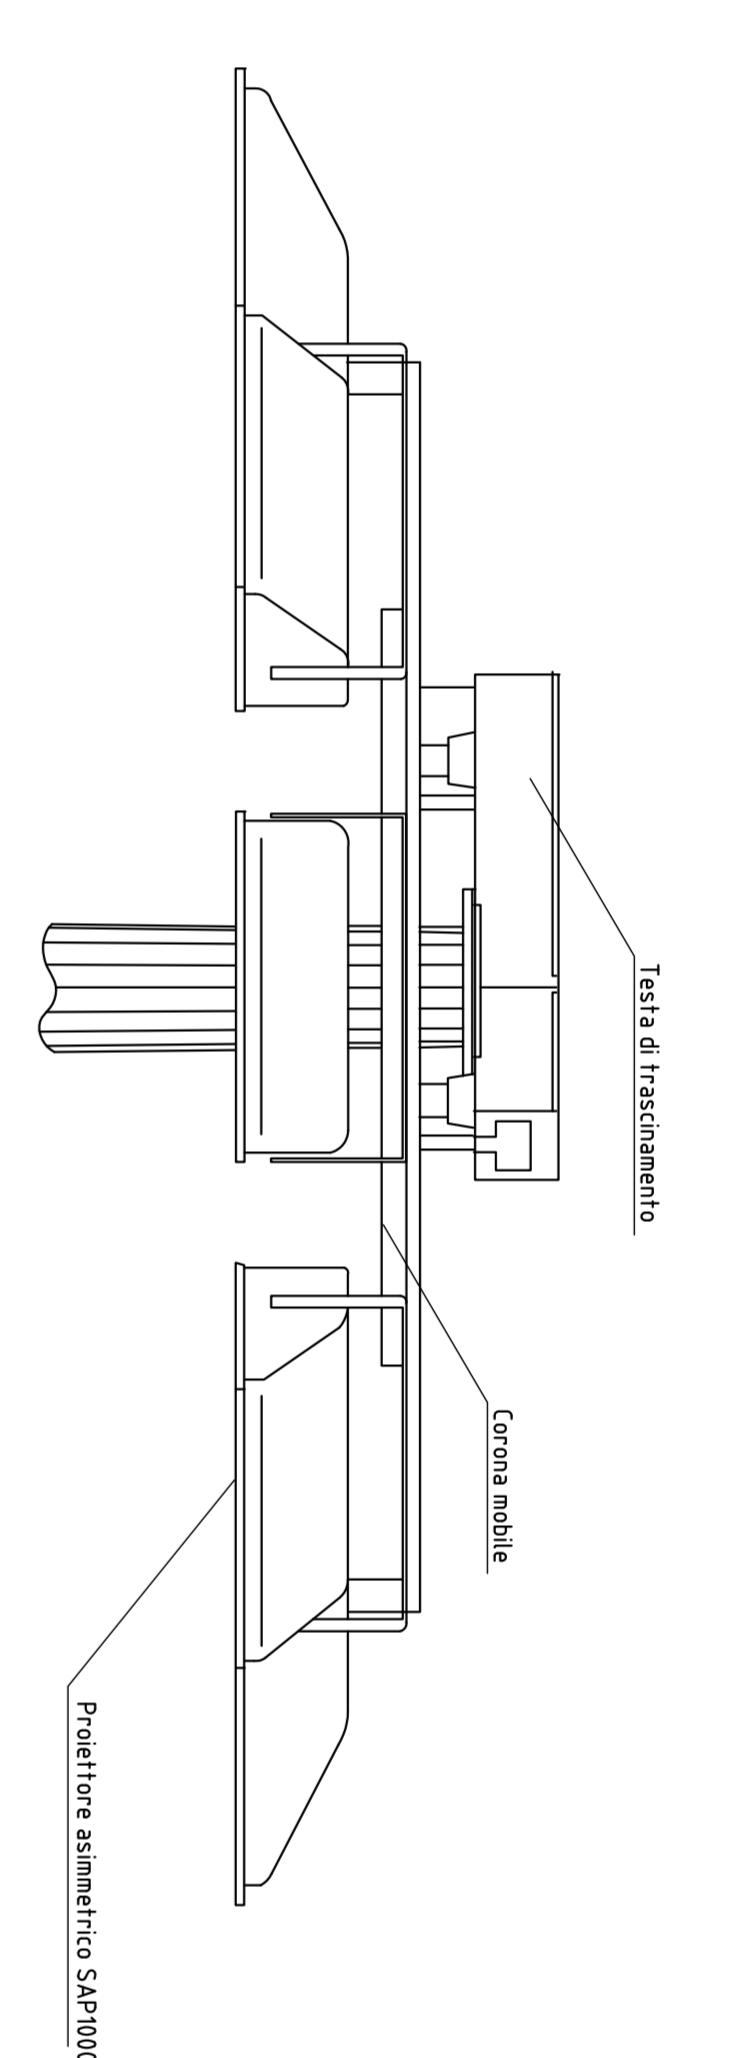

TIPICO
COLLEGAMENTO A TERRA DELLE STRUTTURE

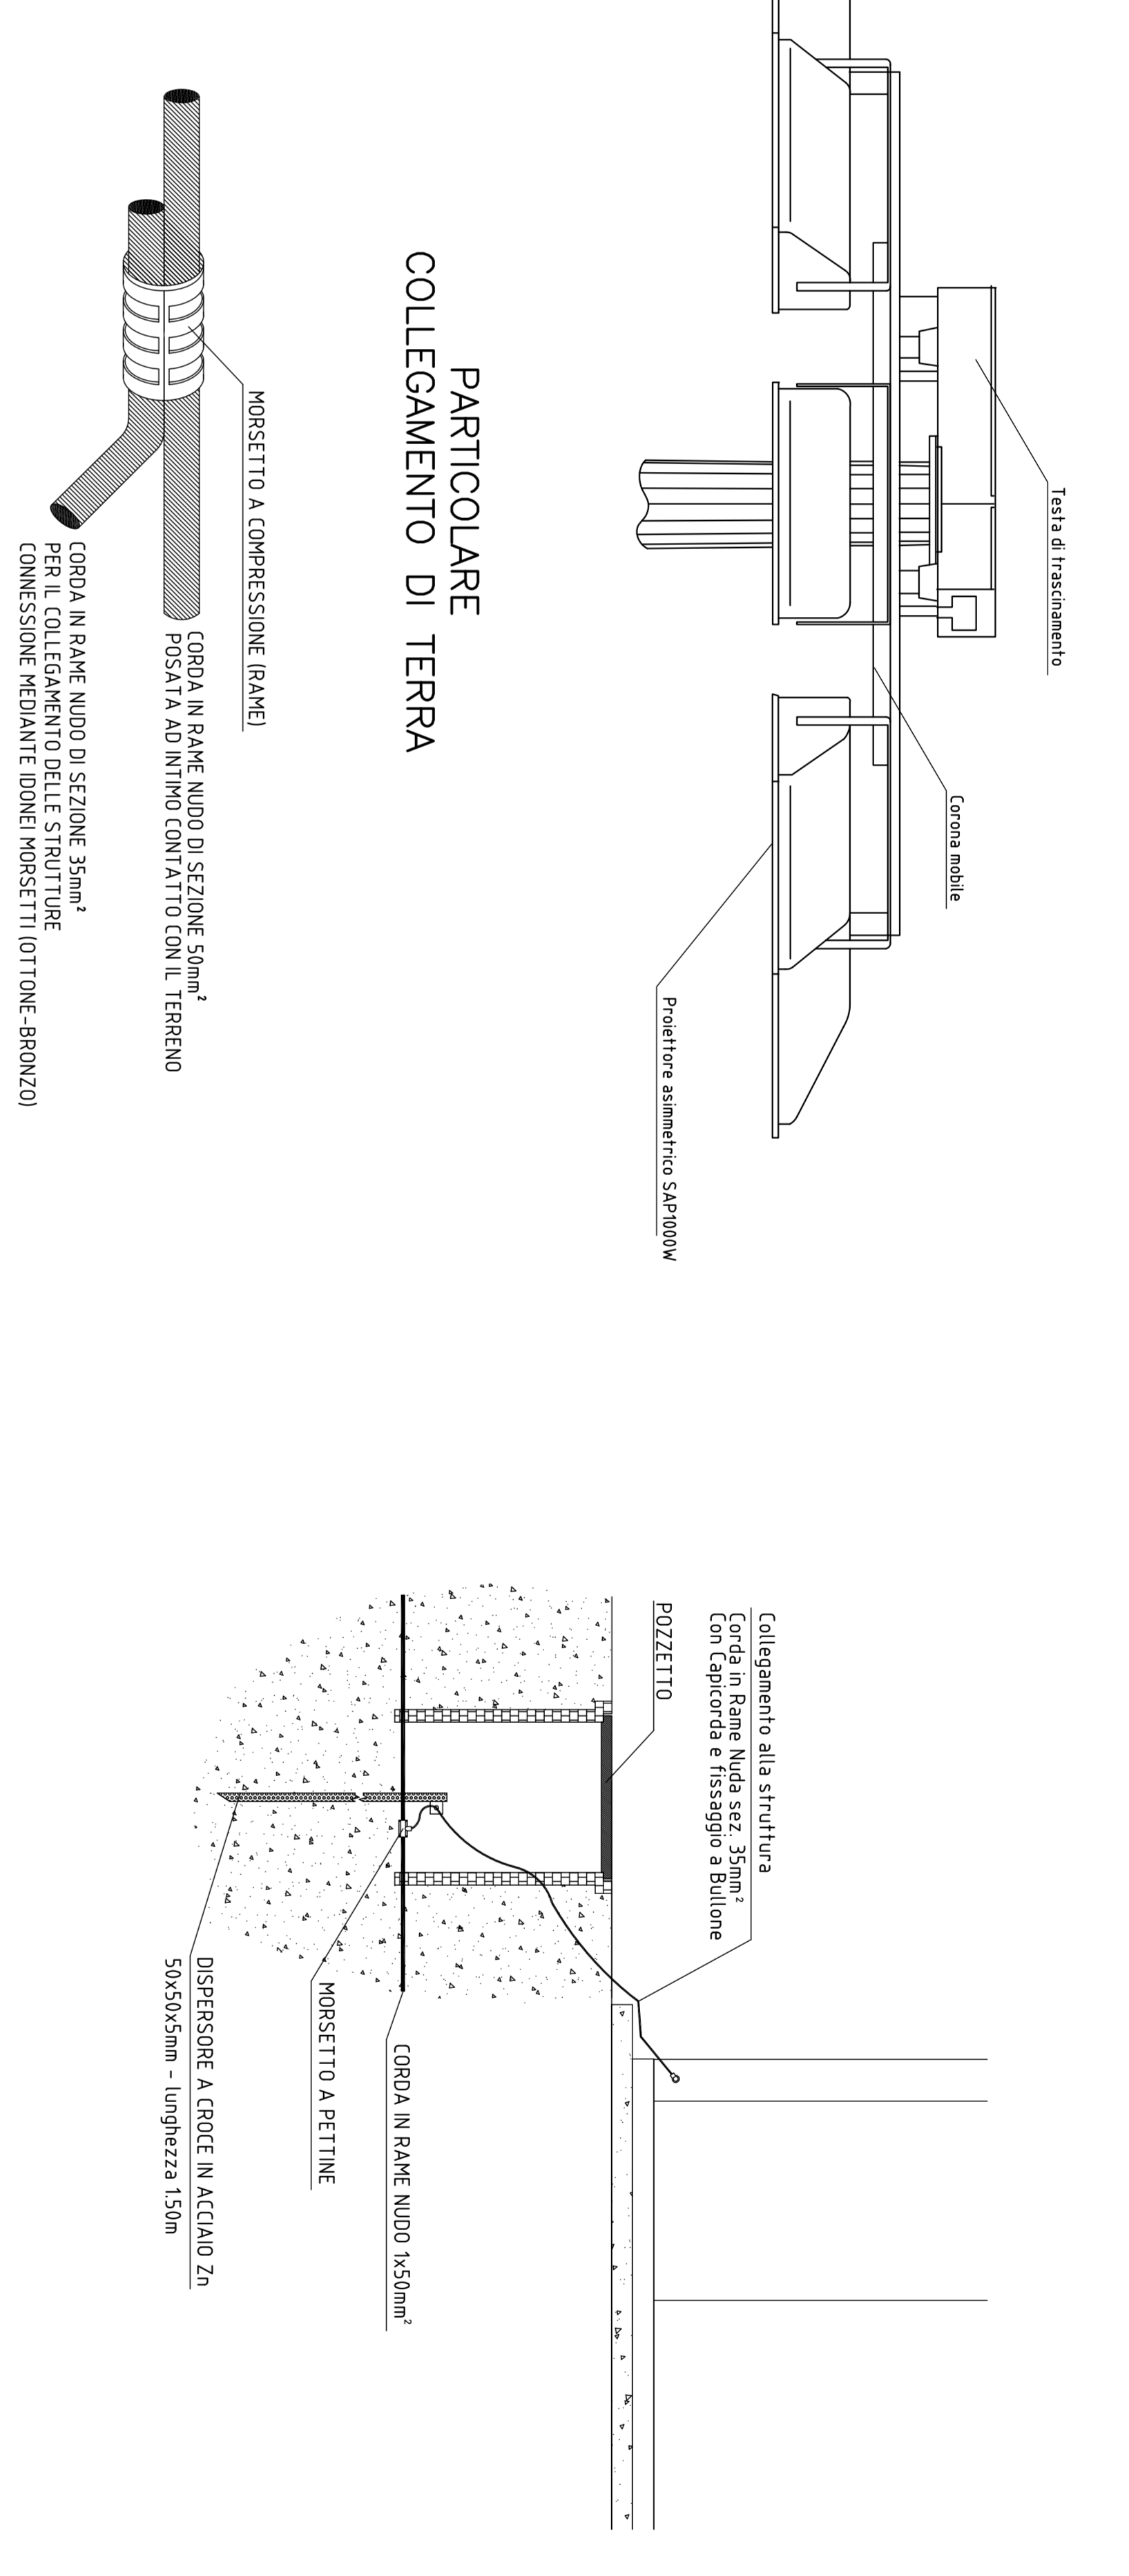

PLANIMETRIA GENERALE IMPIANTO ELETTRICO
SCALA 1:1000

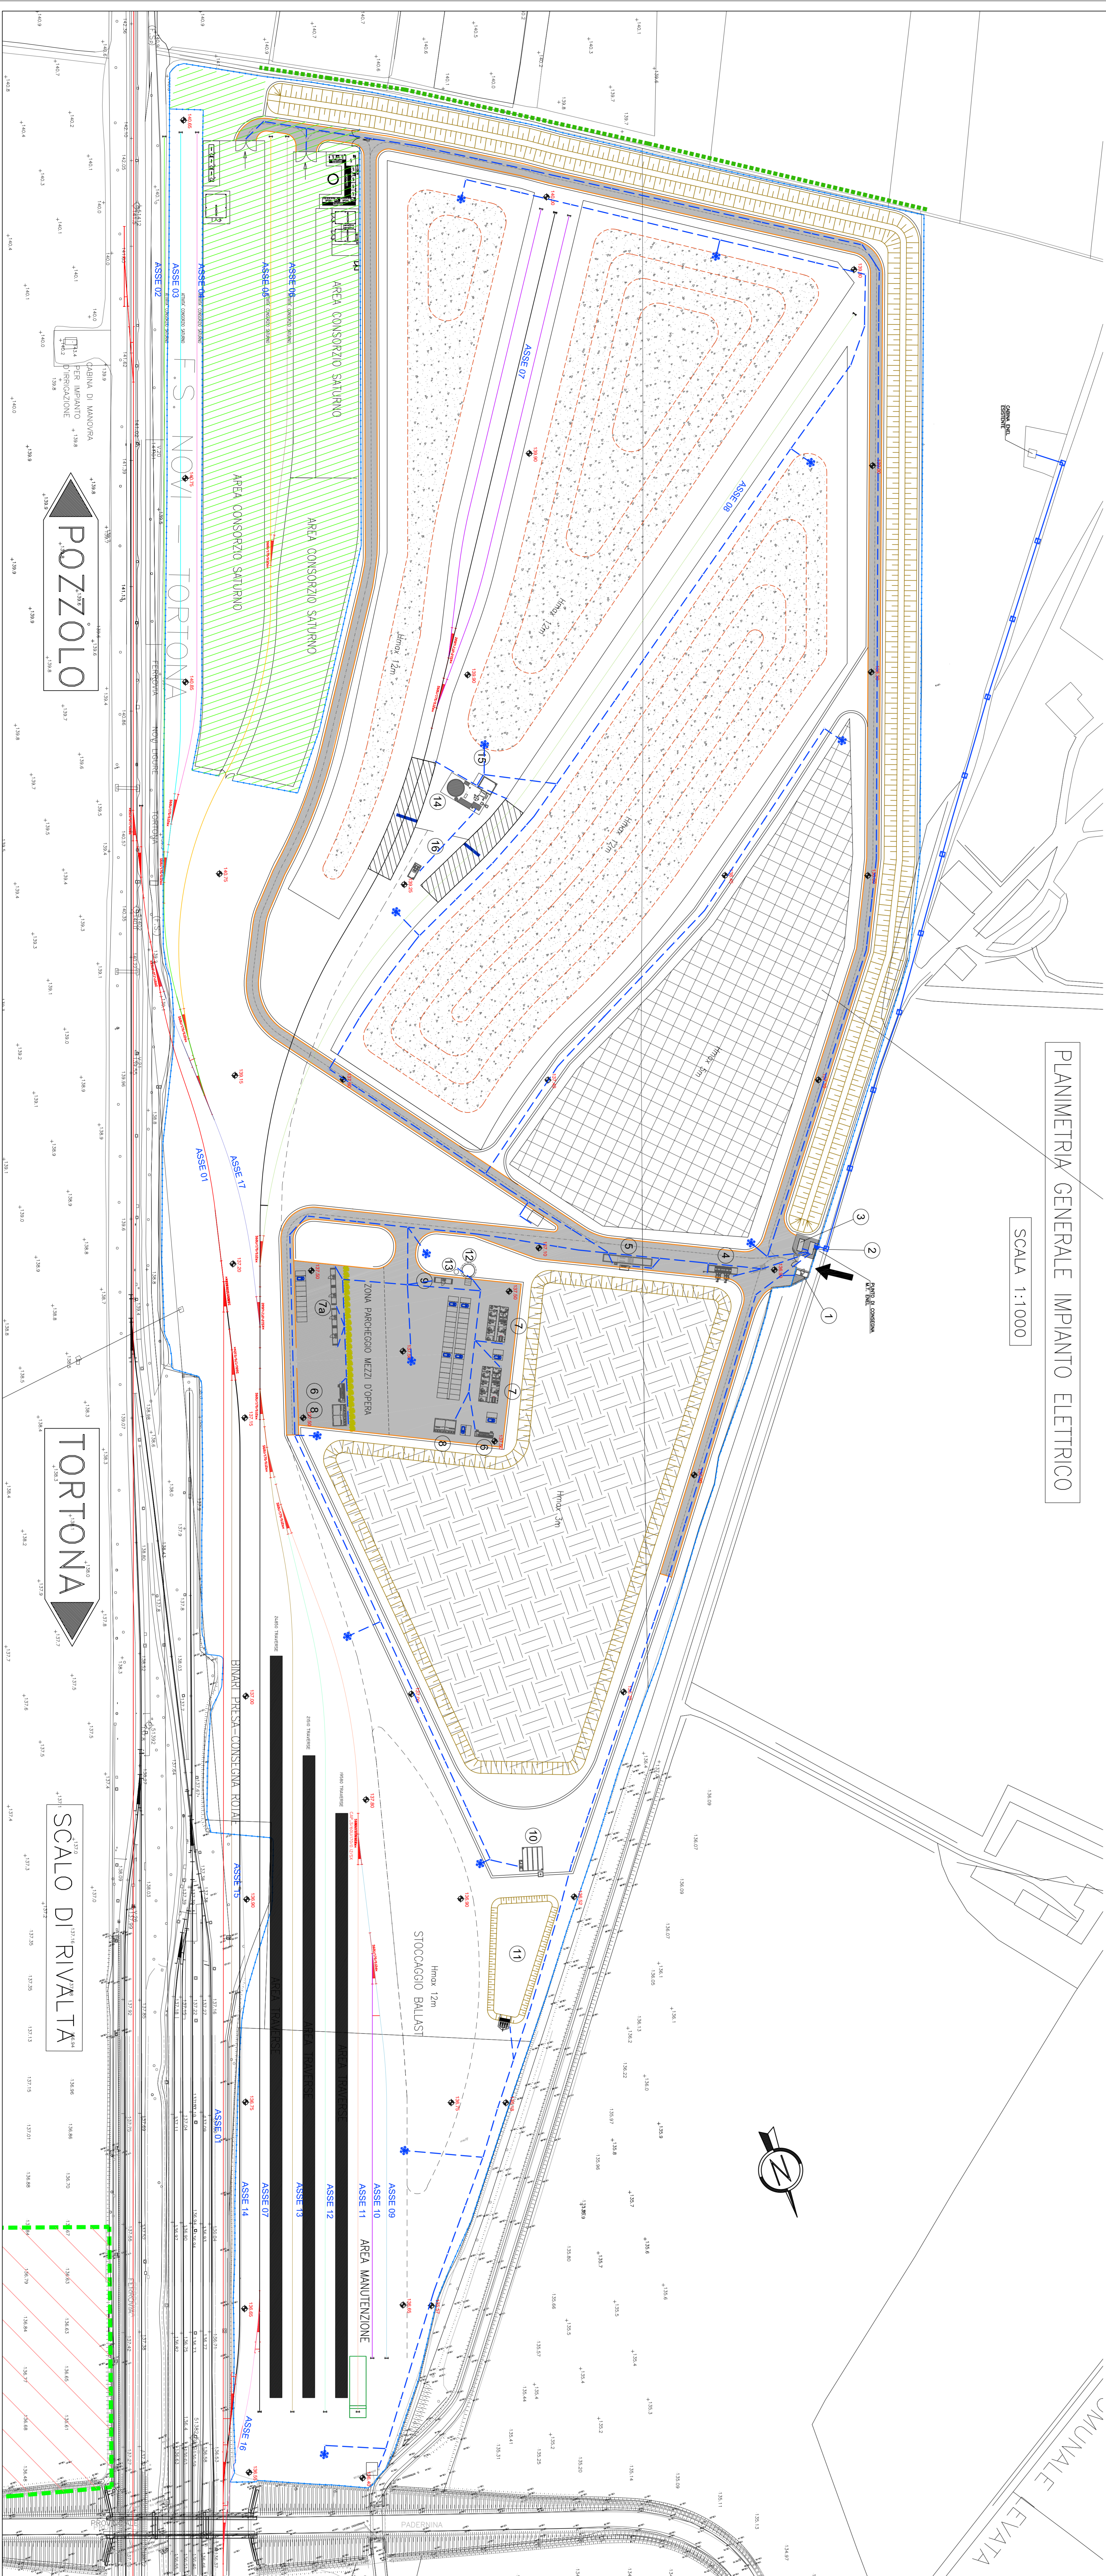

LEGENDA SIMBOLI

PUNTO DI ILLUMINAZIONE
 COLLEGAMENTO A TERRA
 COLLEGAMENTO A TERRA

SISTEMAZIONI ESTERNE

PUNTO DI ILLUMINAZIONE
 COLLEGAMENTO A TERRA
 COLLEGAMENTO A TERRA

COMITENTE: ALTA SORVEGLIANZA

GENERAL CONTRACTOR: COIV

INFRASTRUTTURE FERROVIE STRATEGICHE DEFINITE DALLA LEGGE OBBLIGATIVA N.443/01 TRATTATA V.A.C. TERZO VALICO DEI GIOVI PROGETTO ESECUTIVO

CA3 - CANTIERE ARMAMENTO RIVALTA

PLANIMETRIA IMPIANTI ELETTRICI DI DISTRIBUZIONE INT. BT E ILLUMINAZIONE

DATA: 15/01/2011

PROGETTO: COIV

VERIFICA: COIV

APPROVAZIONE: COIV

SCALA: 1:1000

FOGLIO: 01/01

PROGETTO: COIV

VERIFICA: COIV

APPROVAZIONE: COIV

SCALA: 1:1000

FOGLIO: 01/01