
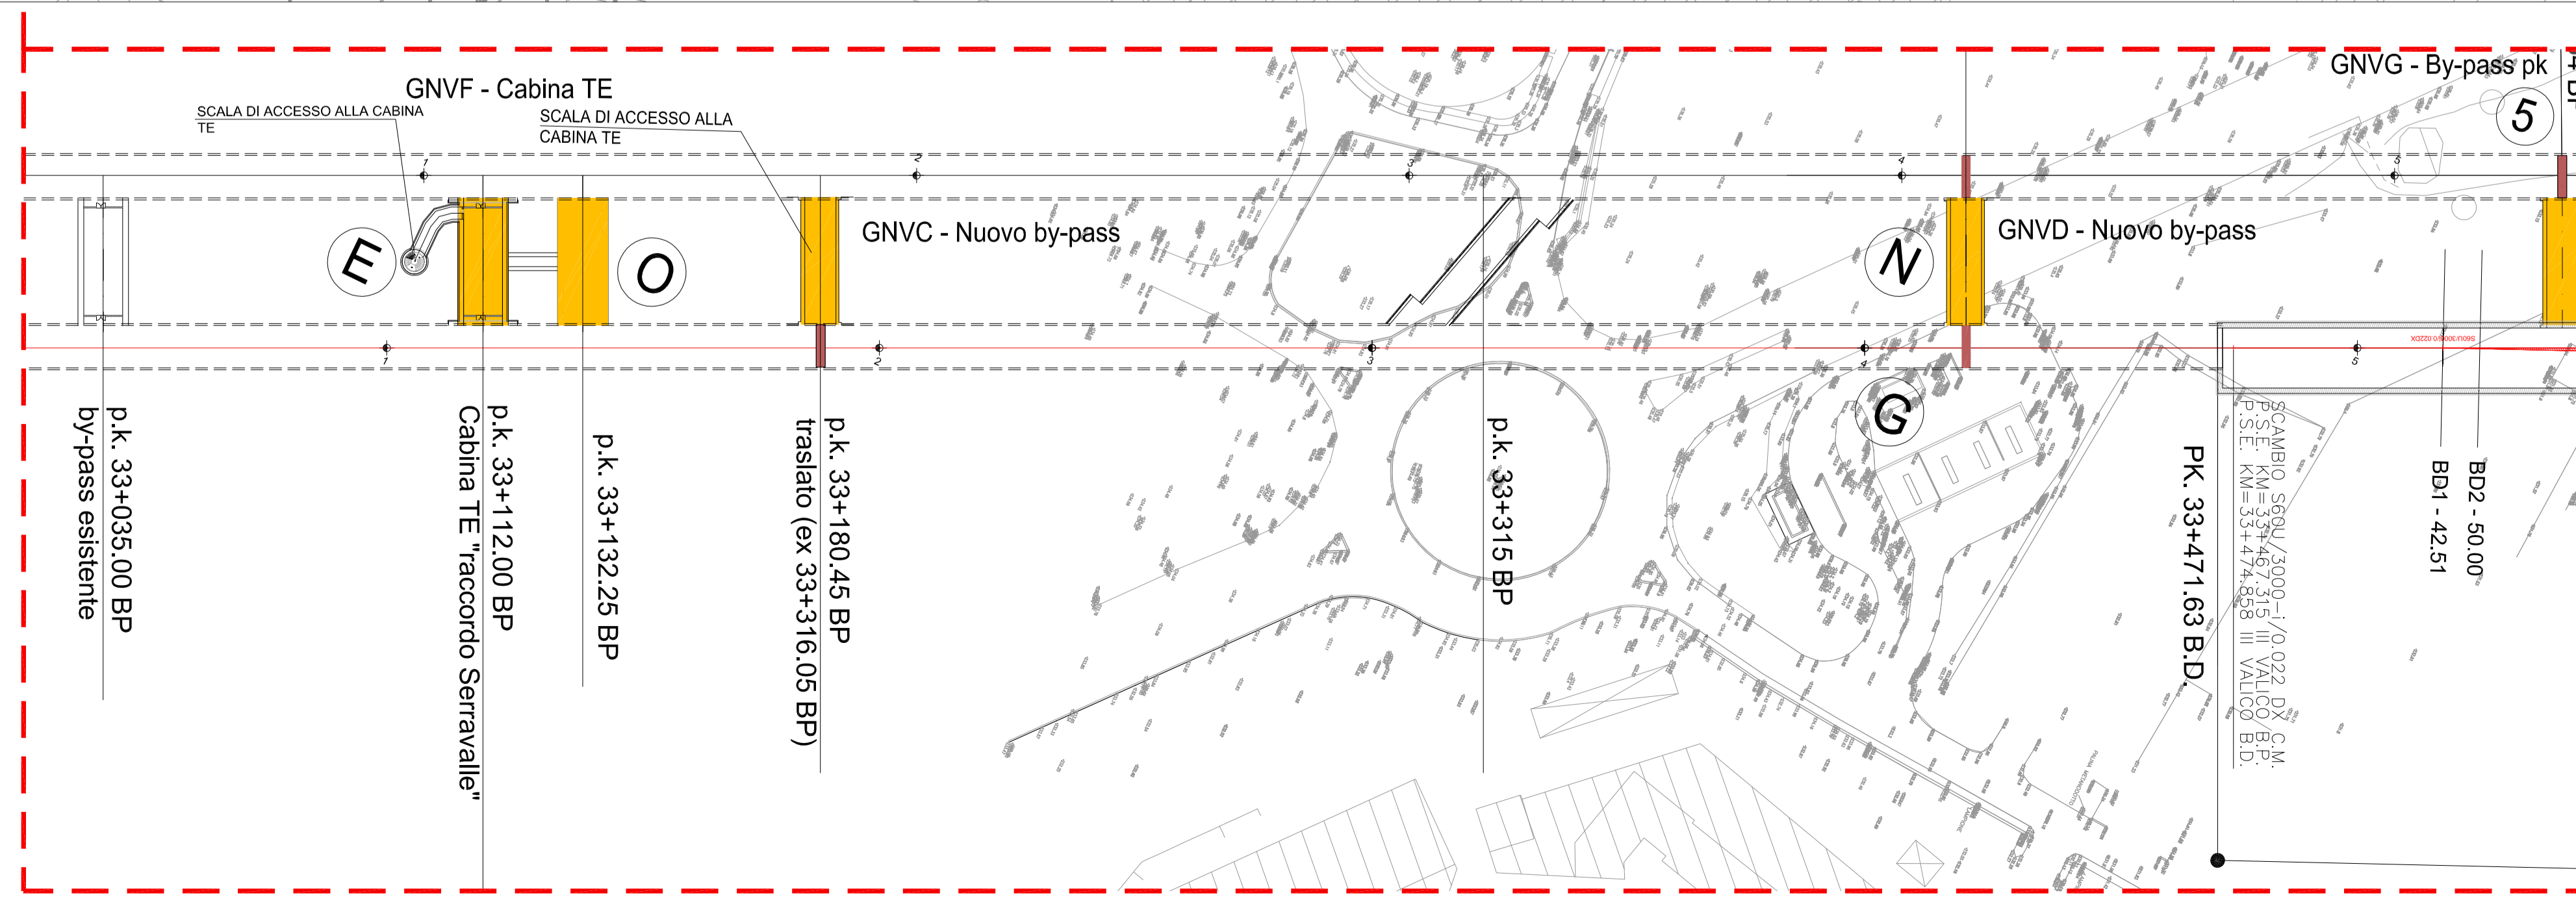
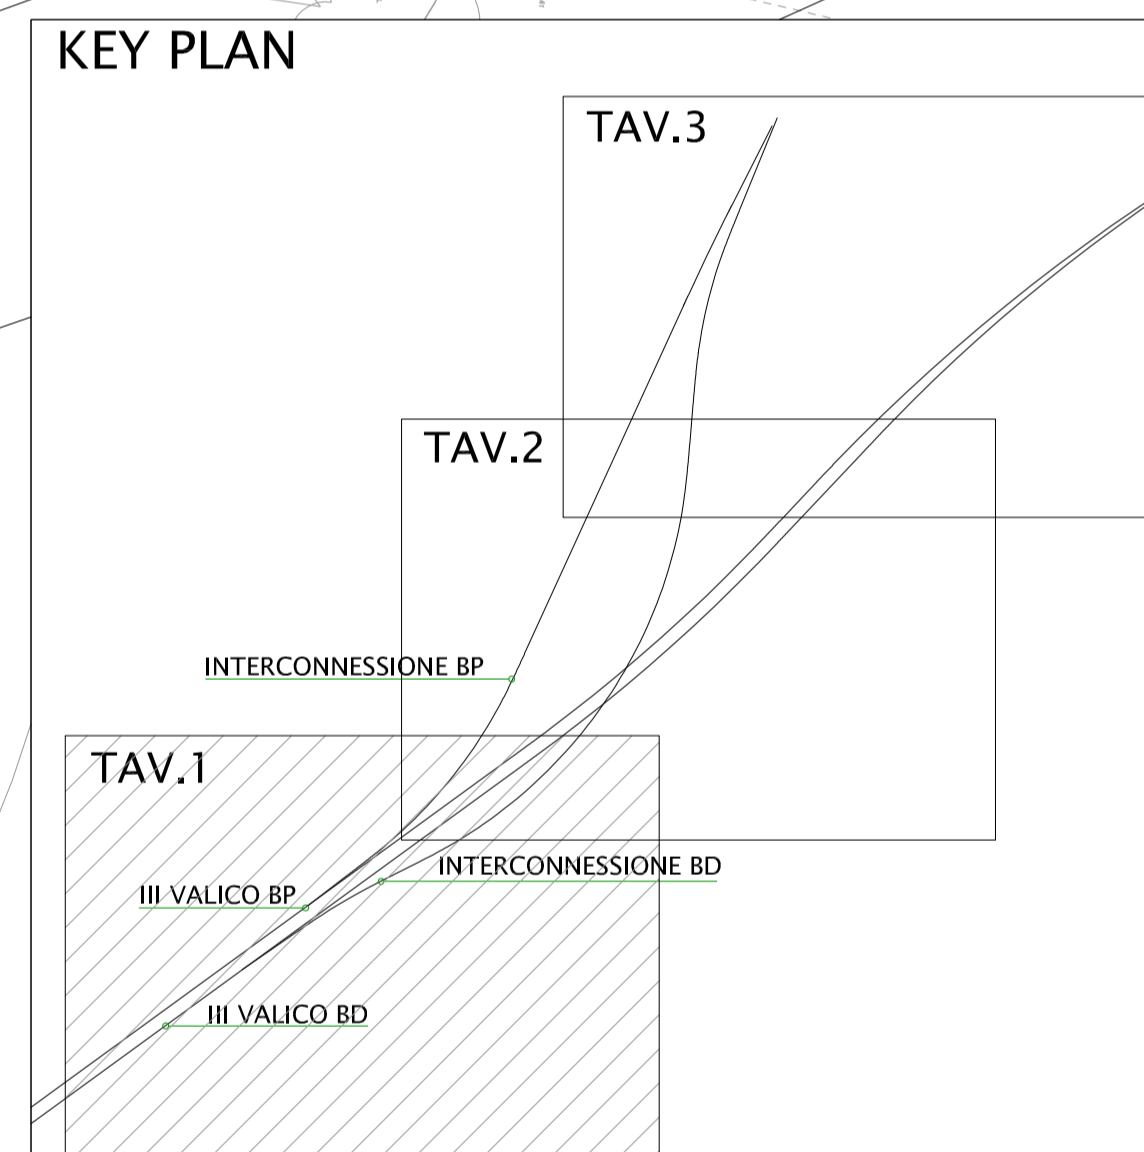
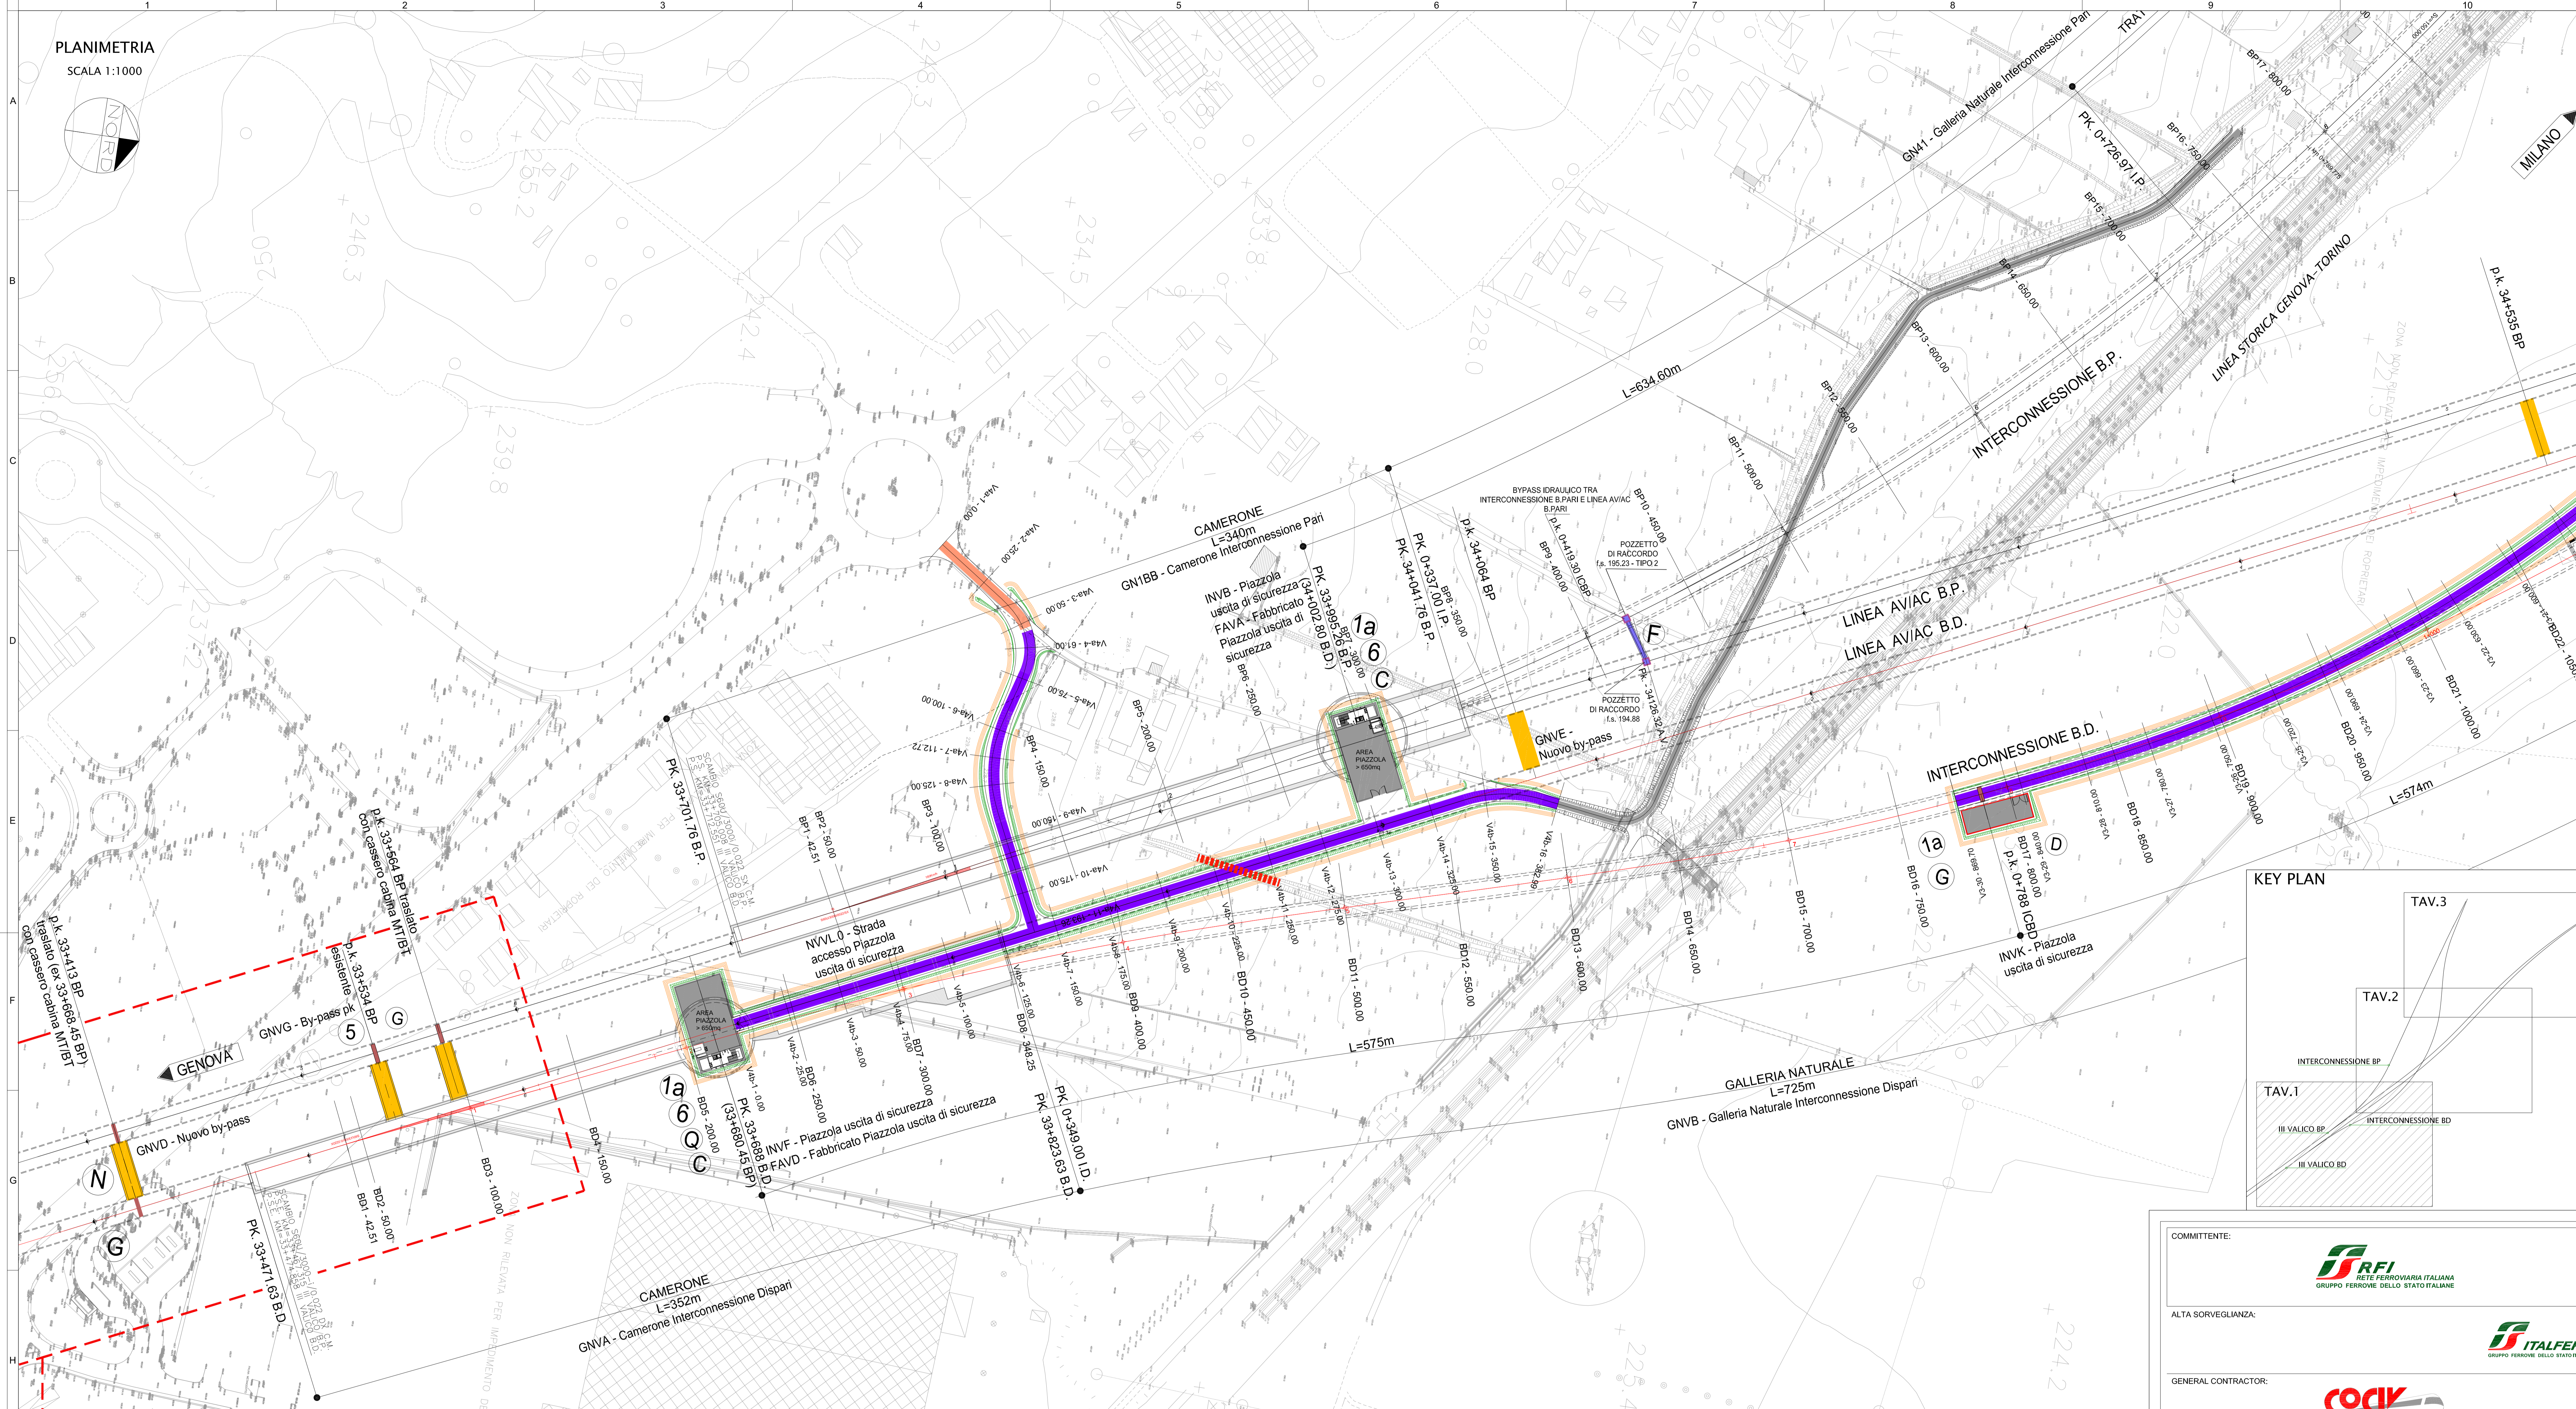


PLANIMETRIA  
SCALA 1:1000

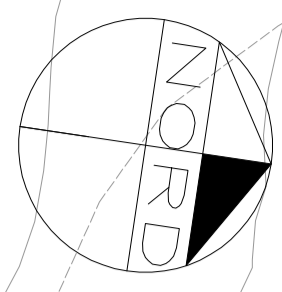

LEGENDA	
	STRADELLO CARRABILE
	CANCELLO DI ACCESSO
	SCALA DI ACCESSO ALLA PIATTAFORMA FERROVIARIA
	DEVAZIONE STRADE CAMPESTRI E VICINALI (TIPO "C")
	FOSSI, CANALI, RII (NATURALI E/O ARTIFICIALI)
	PISTA CARRABILE NELL'AREA INTERCLUSA PER LA PROTEZIONE CIVILE E PER LA MANUTENZIONE DEI CAVI IRRIGUI
	POZZETTI DI REGOLAZIONE E/O DERIVAZIONE
	POZZETTI DI ISPEZIONE PER CONDOTTE FOGNARIE
	POZZETTI PER SIFONI

**LEGENDA**

(A) AREA DI SICUREZZA CON AREA TRIAGE	(1a) SCALE DI EMERGENZA (larghezza = 1.50m)
(B) PIAZZALE ANTINCENDIO + CABINA MT + ELISUPERFICIE E TRIAGE	(1b) SCALE DI EMERGENZA (larghezza = 2.25m)
(C) SCALA DI SICUREZZA CON AREA TRIAGE	(2) POZZO
(D) SCALA DI SICUREZZA	(3) FABBRICATO
(E) CABINA MT/BT IN GALLERIA	(4) ELISUPERFICIE
(F) BYPASS IDRAULICO	(5) PASSAGGIO A RASO
(G) PASSAGGIO A RASO PEDONALE	(6) AREA TRIAGE
(I) SOVRAPPASSO CARRABILE DA DEMOLIRE E RIPRISTINARE	
(L) SOTTOPASSO DA TOMBARE/RICOSTRUIRE IN AFFIANCAMENTO	
(M) PASSAGGIO A RASO PEDONALE/CARRABILE	
(N) BY-PASS	
(O) NICCHIA TS	
(P) IMPIANTO DI SOLLEVAMENTO	

■ NUOVA VIABILITA' - Sezione tipo 7.5m     ■ ADEGUAMENTO VIABILITA' ESISTENTE - Sezione tipo 7.5m  
■ NUOVA VIABILITA' - Sezione tipo 6.5m     ■ ADEGUAMENTO VIABILITA' ESISTENTE - Sezione tipo 6.5m  
■ VIABILITA' VBS NV28 (LOTTO 1)  
■ MANUFATTI IDRAULICI INTERFERENTI DA ADEGUARE

**COMMITTENTE:** RFI - RIFERIMENTI FERROVIARIA ITALIANA - GRUPPO FERROVIE DELLO STATO ITALIANO

**ALTA Sorveglianza:** ITAFERR - GRUPPO FERROVIE DELLO STATO ITALIANO

**GENERAL CONTRACTOR:** COCV - Consorzio Costruttori Impianti Veicoli

**INFRASTRUTTURE FERROVIARIE STRATEGICHE DEFINITE DALLA LEGGE OBIETTIVO N.443/01**  
**TRATTA A.V./A.C. TERZO VALICO DEI GIOVI**  
**PROGETTO DEFINITIVO**

**INTERCONNESSIONE DI NOVI LIGURE ALTERNATIVA ALLO SHUNT GENERALI**

Planimetria di progetto area interconnessione Novi Ligure - Tav. 1 di 3

GENERAL CONTRACTOR	DIRETTORE LAVORI	SCALA:
		1:1000

COMMESSA	LOTTO	FASE	ENTE	TIPO DOC.	OPERAZIONE/STAD.	PROGR.	REV.
A301	0.X	D	CV	P7	OC0000	005	D

PROGETTAZIONE	PROGETTO	IL PROGETTISTA
Rev. Descrizione emersione	Redatto	Verificato
000 Rev. prv. 002131CTVA M.A.T.T	ARCHINGIRO	COCV
000 Modifica Investra	COCV	COCV
000 Rev. IFF A301003118000001A	COCV	COCV

Nome File: A301-401-01-00-00000000000000  
CUP: F81H9200000000